


A - CHAPADA DA NATIVIDADE

LOCALIZAÇÃO DOS ATIVOS

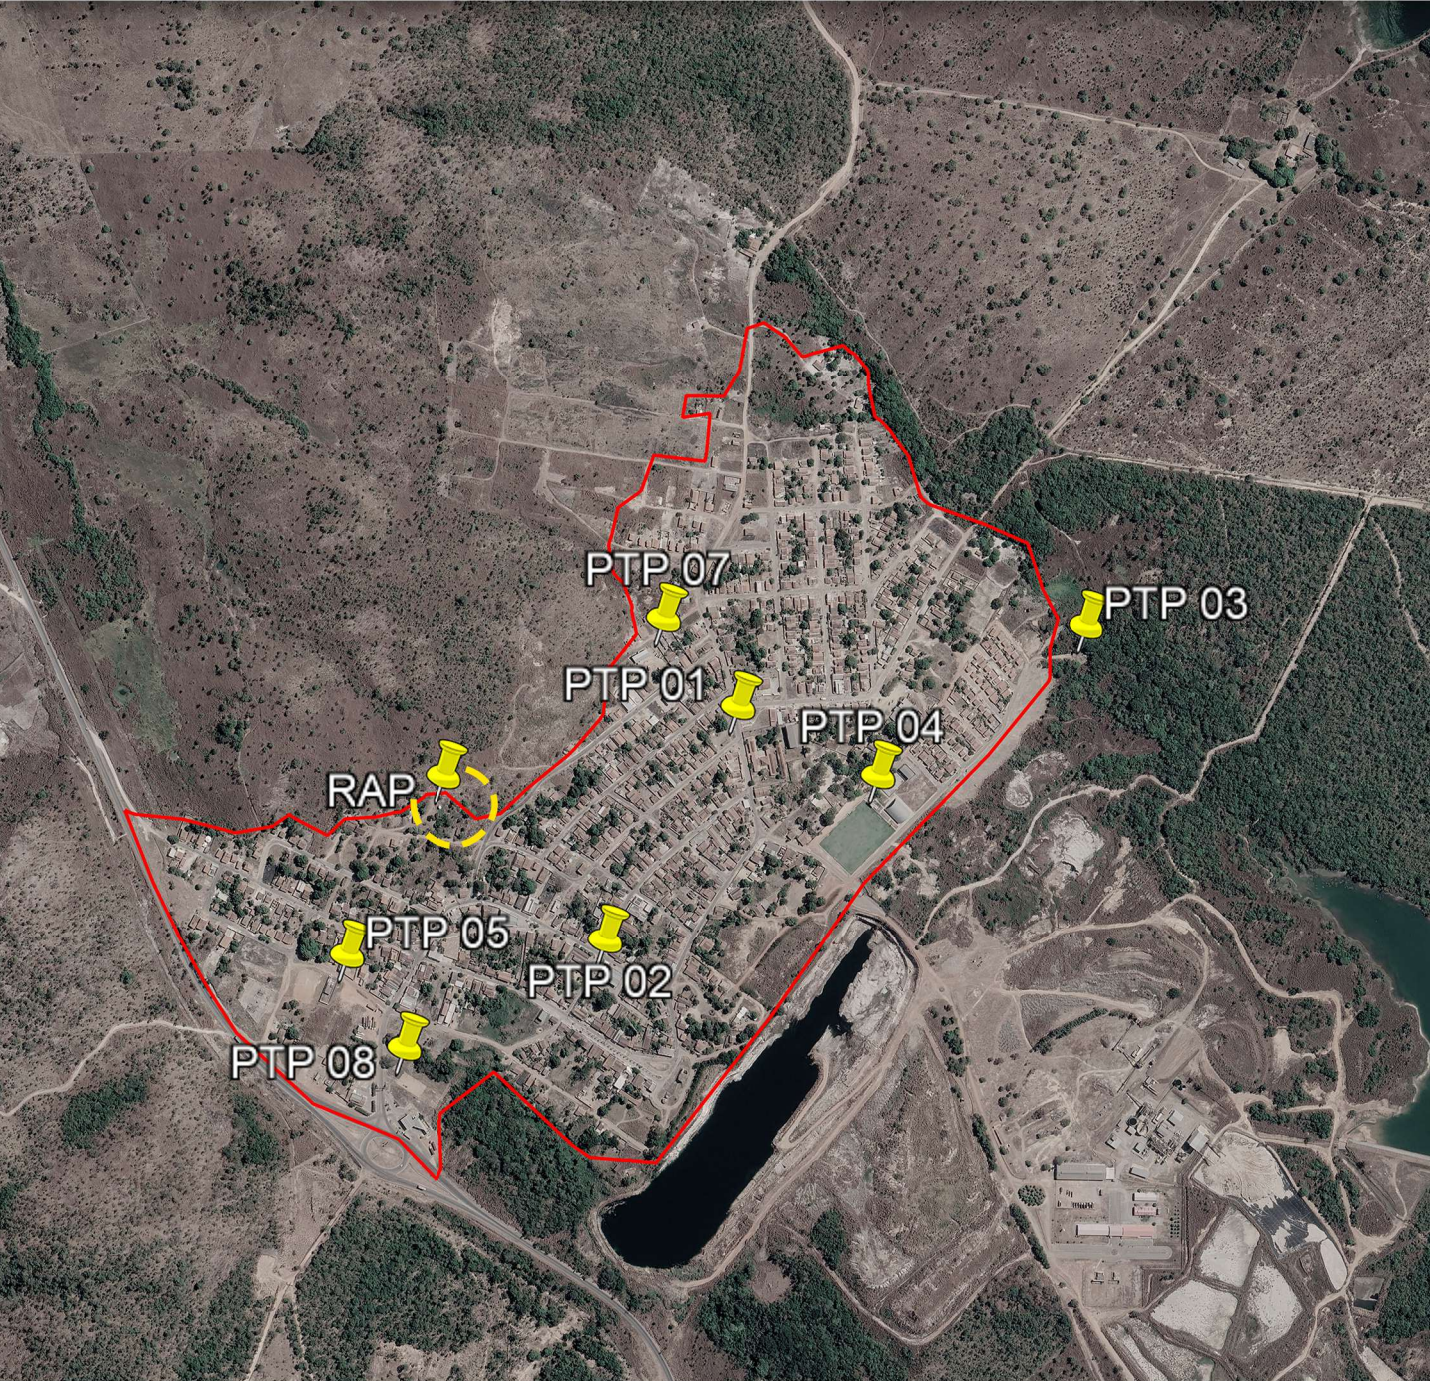

LEGENDA

-  LOCALIZAÇÃO DO ATIVO
-  PERÍMETRO URBANO
- 
- PTP: POÇO TUBULAR PROFUNFO
- REL: RESERVATÓRIO ELEVADO
- RAP: RESERVATÓRIO APOIADO
- ETA: ESTAÇÃO DE TRATAMENTO DE ÁGUA
- UTS: UNIDADE DE TRATAMENTO SIMPLIFICADO
- RSE: RESERVATÓRIO SEMI-ENTERRADO

B - MICROLOCALIZAÇÃO

RAP - COORDENADAS: -11.613946578996261, -47.75421224133353



C - VISTORIA NO LOCAL

RAP - COORDENADAS: -11.613946578996261, -47.75421224133353





VVR GROUP

ENGENHARIA E GESTÃO
DE ATIVOS IMOBILIÁRIOS

CONTRATADA:
VVRGROUP Engenharia e Gestão de Ativos
Imobiliários Ltda.
CNPJ: 37.571.359/0001-29

RESPONSÁVEL TÉCNICO:
Vitor Vinicius Rodrigues de Matos
Engenheiro Civil e Arquiteto Urbanista
CREA nº 241924725-6 CAU nº A269556-1

ENDEREÇO:
Município de Chapada da Natividade, Tocantins
RAP (RESERVATÓRIO APOIADO)

CONTRATANTE:
Hidro Forte Saneamento

PRANCHA:
LOCALIZAÇÃO RAP (RESERVATÓRIO APOIADO)

CONTEÚDO DA PRANCHA:
Localização do RAP


Nº RRT:

Data: 11/09/2025
Escala: Indicada


Nº Prancha:
01/ 04

ACESSAR ARQUIVOS



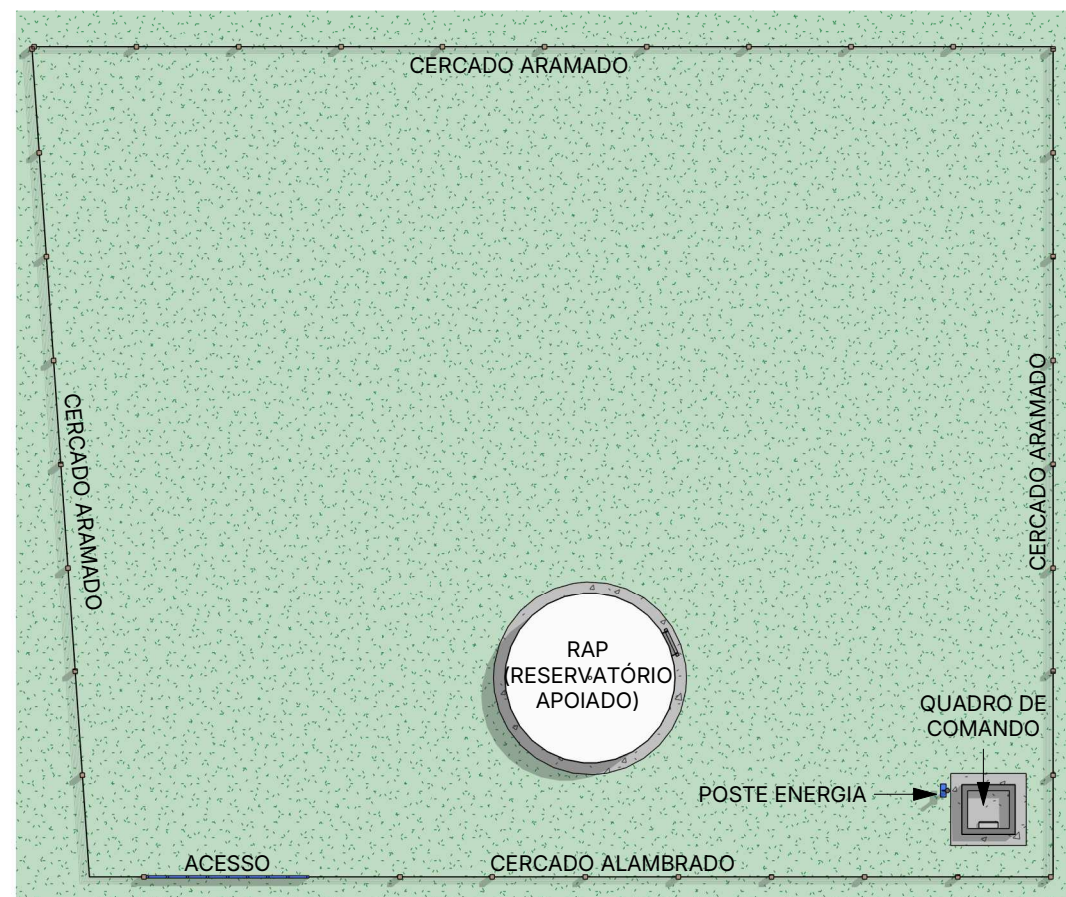

1 Planta Baixa Layout
Escala 1 : 200

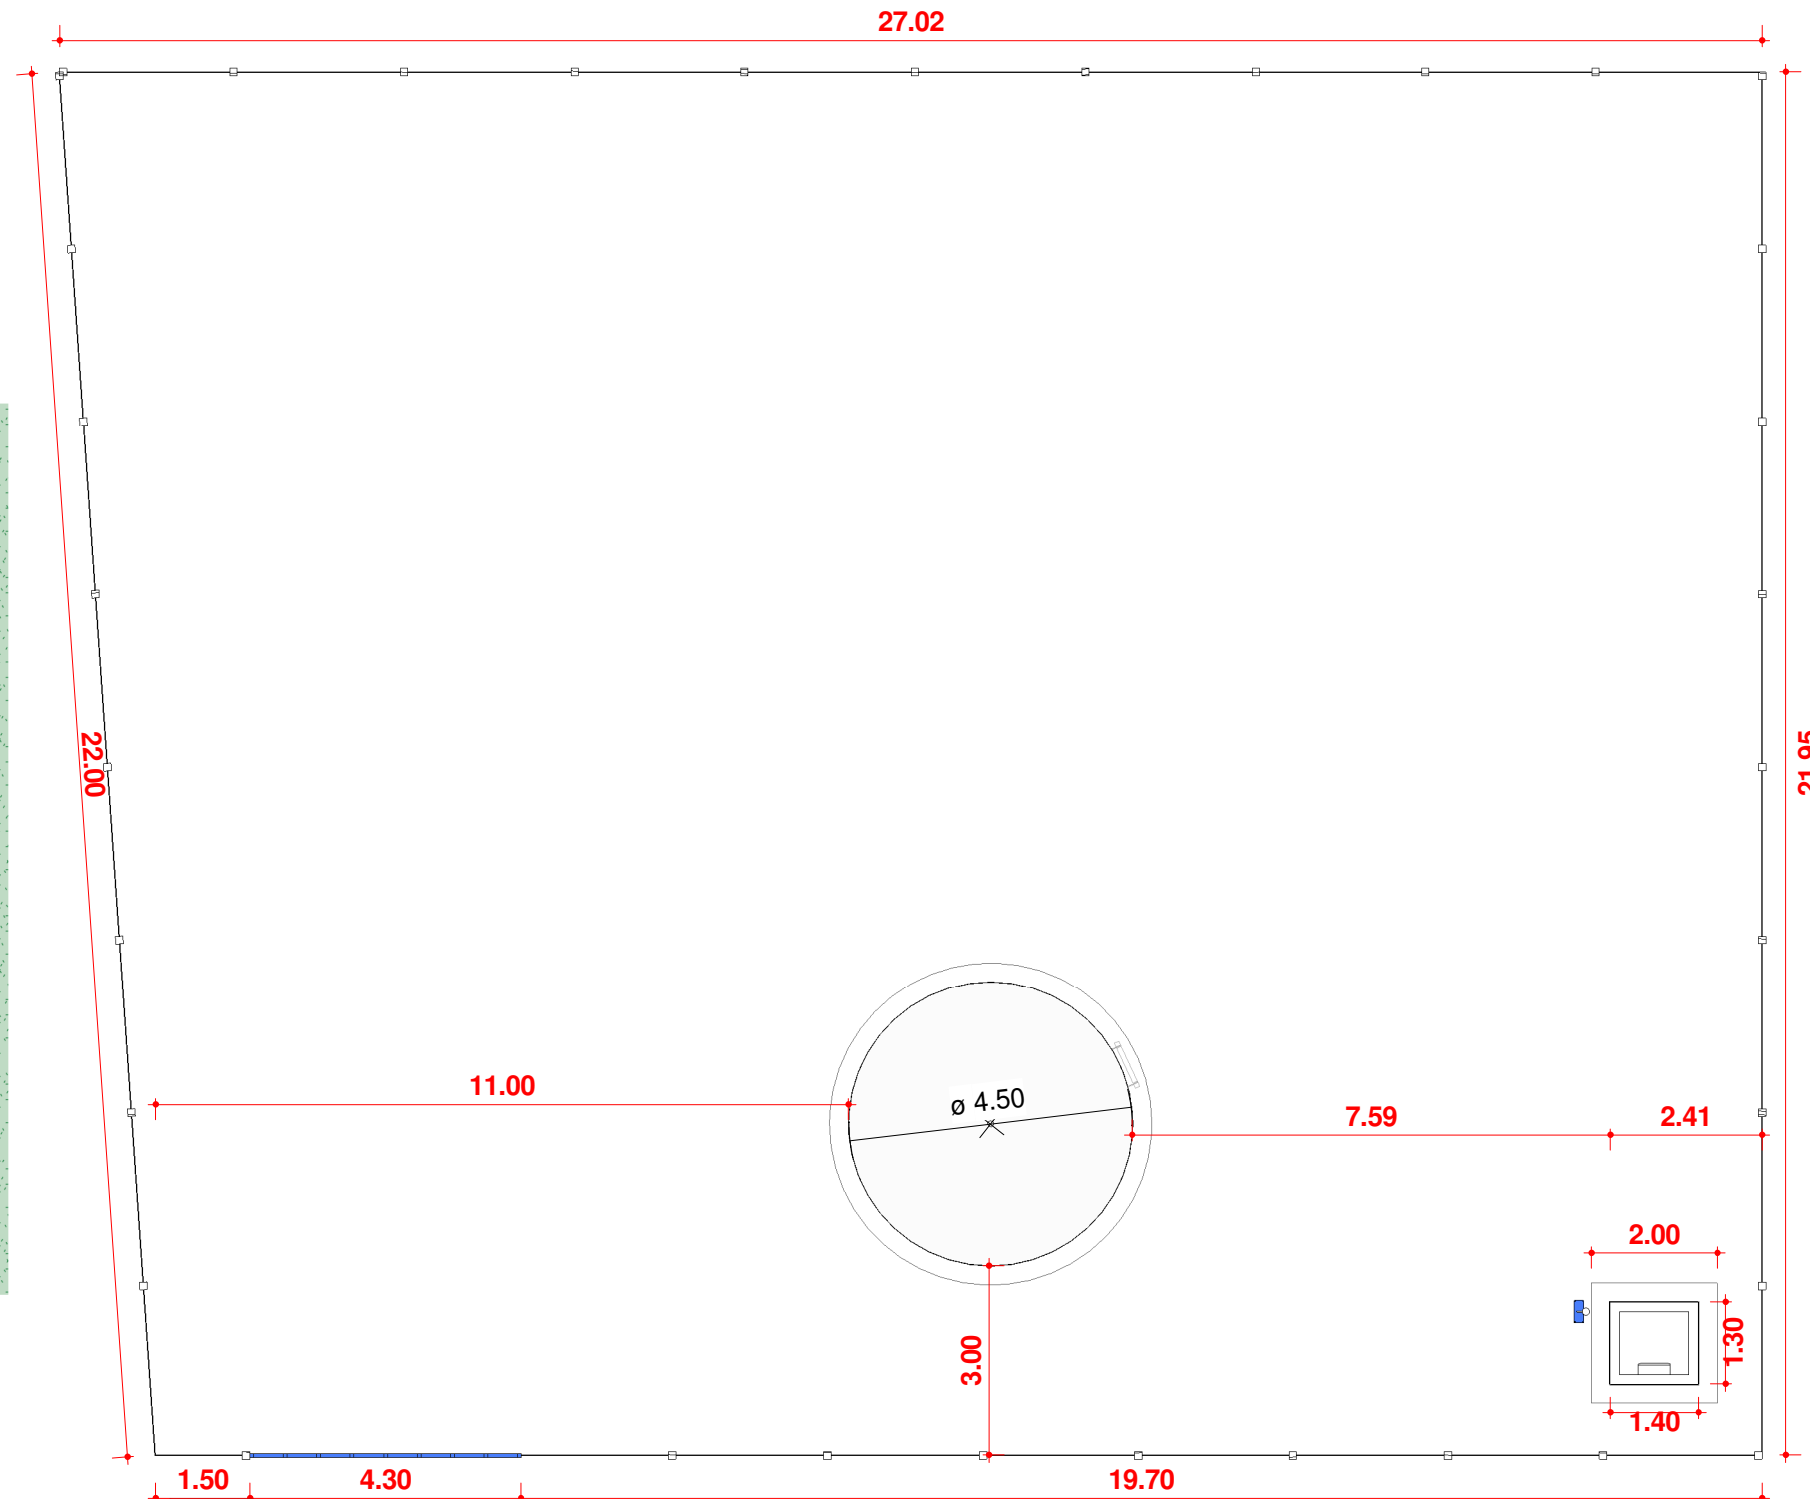

2 Planta Baixa Técnica
Escala 1 : 120



CONTRATADA:
VVRGROUP Engenharia e Gestão de Ativos Imobiliários Ltda.
CNPJ: 37.571.359/0001-29

RESPONSÁVEL TÉCNICO:
Vitor Vinicius Rodrigues de Matos
Engenheiro Civil e Arquiteto Urbanista
CREA nº 241924725-6 CAU nº A269556-1

ENDEREÇO:
Município de Chapada da Natividade, Tocantins
RAP (RESERVATÓRIO APOIADO)

CONTRATANTE:
Hidro Forte Saneamento

PRANCHA:
DETALHAMENTO RAP (RESERVATÓRIO APOIADO)


CONTEÚDO DA PRANCHA:
Levantamento plantas baixas
RAP (RESERVATÓRIO APOIADO)

Nº RRT:



Data: 11/09/2025
Escala: Indicada

Nº Prancha:
02/ 04




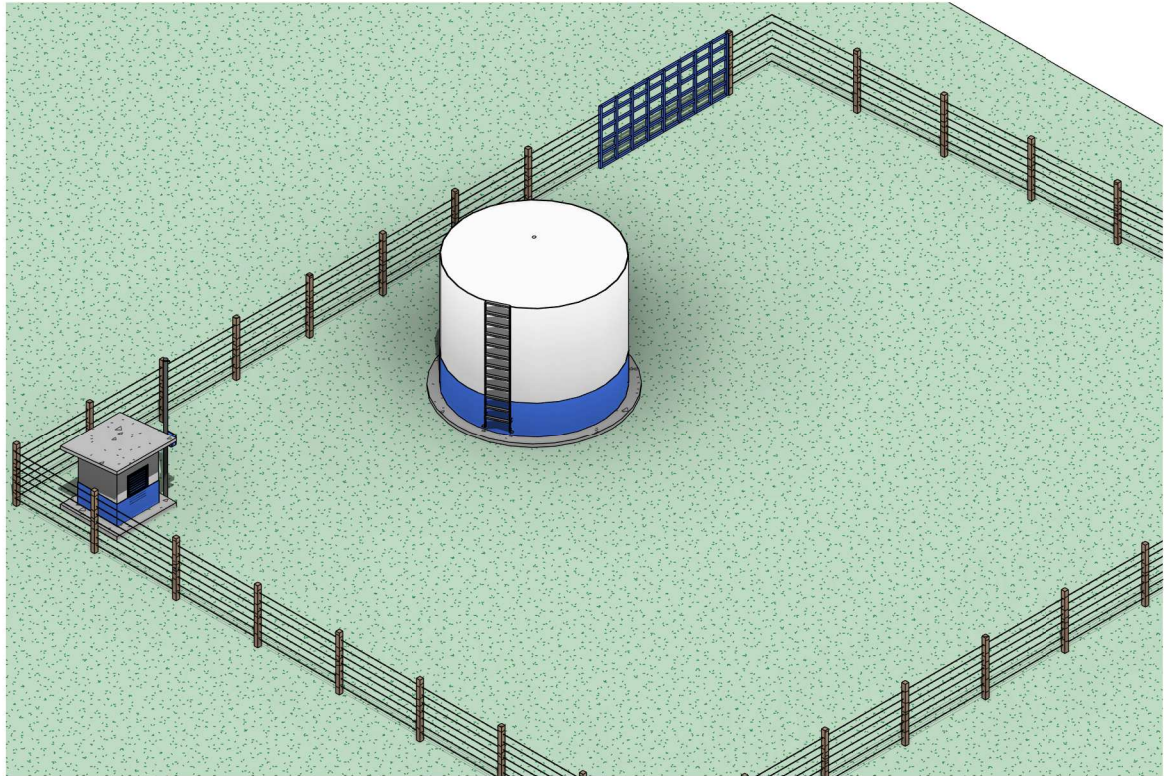

01 Perspectiva RAP (RESERVATÓRIO APOIADO)
Escala

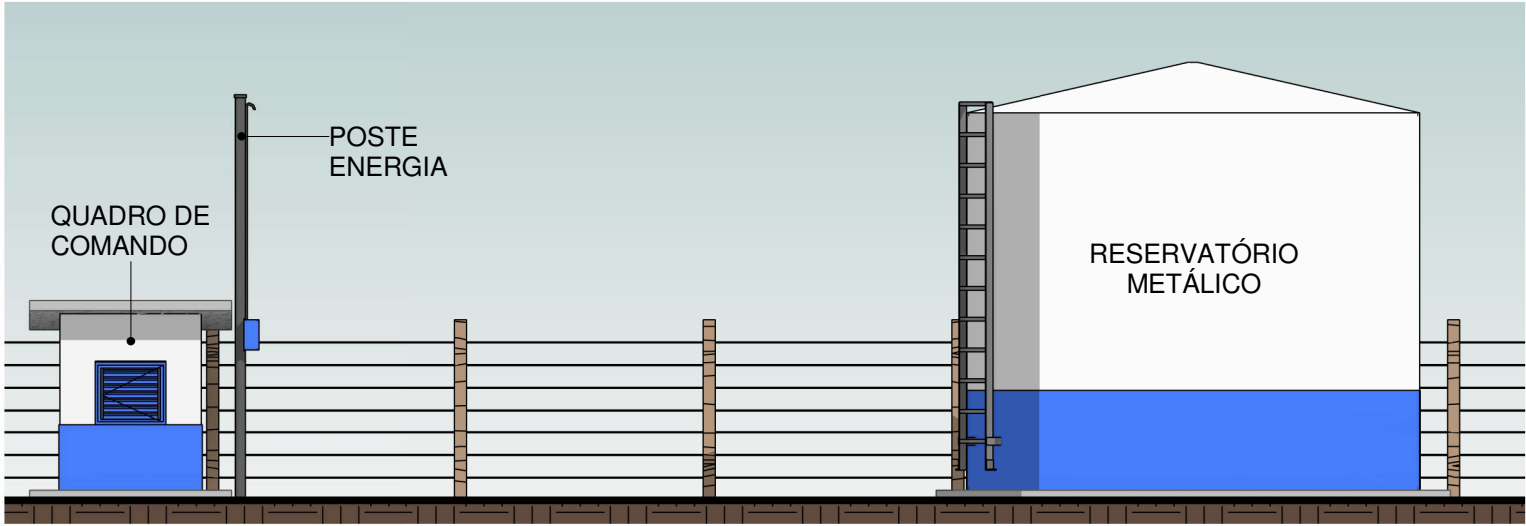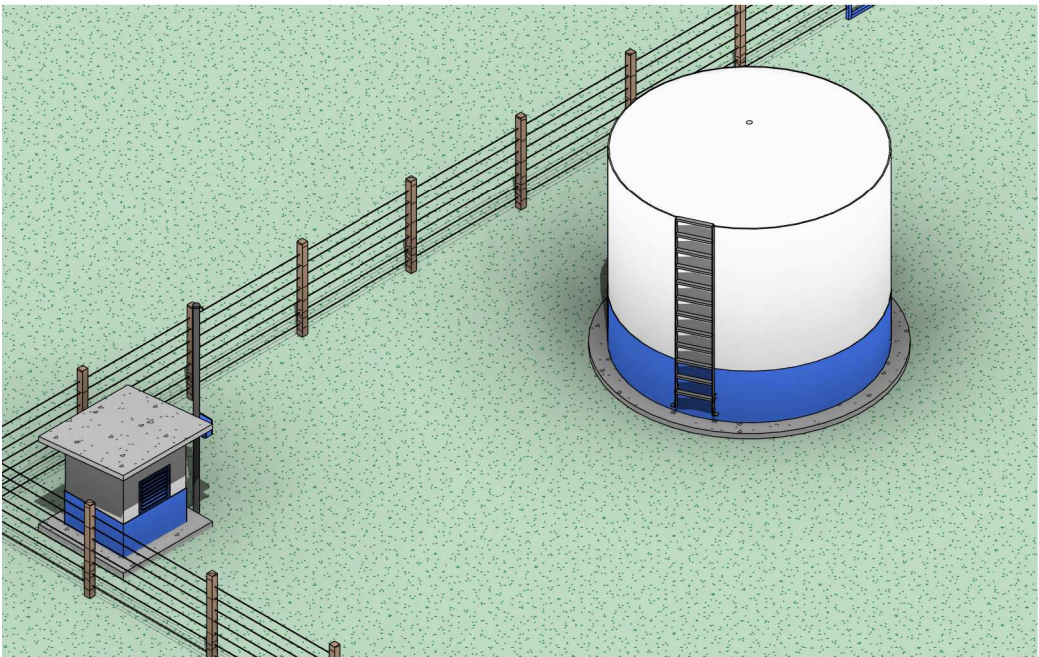

3 VISTA DE ELEVAÇÃO RAP
Escala 1 : 75

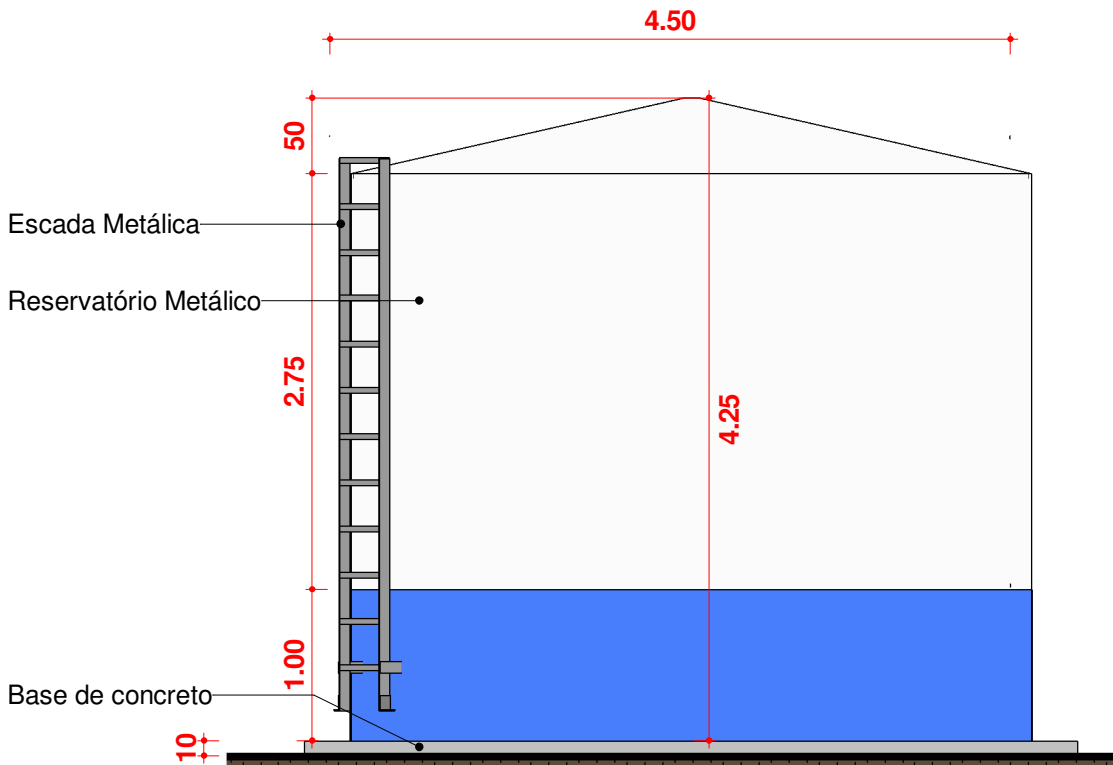

2 RAP (RESERVATÓRIO APOIADO)
Escala 1 : 50



CONTRATADA:
VVRGROUP Engenharia e Gestão de Ativos Imobiliários Ltda.
CNPJ: 37.571.359/0001-29

RESPONSÁVEL TÉCNICO:
Vitor Vinicius Rodrigues de Matos
Engenheiro Civil e Arquiteto Urbanista
CREA nº 241924725-6 CAU nº A269556-1

ENDEREÇO:
Município de Chapada da Natividade, Tocantins
RAP (RESERVATÓRIO APOIADO)

CONTRATANTE:
Hidro Forte Saneamento

PRANCHA:
DETALHAMENTO RAP (RESERVATÓRIO APOIADO)

CONTEÚDO DA PRANCHA:
Levantamento RAP (RESERVATÓRIO APOIADO)

Nº RRT:

Data: 11/09/2025
Escala: Indicada

Nº Prancha:
03/ 04

[ACESSAR ARQUIVOS](#)







VVR GROUP

ENGENHARIA E GESTÃO
DE ATIVOS IMOBILIÁRIOS

CONTRATADA:
VVRGROUP Engenharia e Gestão de Ativos
Imobiliários Ltda.
CNPJ: 37.571.359/0001-29

RESPONSÁVEL TÉCNICO:
Vitor Vinicius Rodrigues de Matos
Engenheiro Civil e Arquiteto Urbanista
CREA nº 241924725-6 CAU nº A269556-1

ENDEREÇO:
Município de Chapada da Natividade, Tocantins
RAP (RESERVATÓRIO APOIADO)

CONTRATANTE:
Hidro Forte Saneamento

PRANCHA:
REGISTROS FOTOGRÁFICOS

CONTEÚDO DA PRANCHA:
Registros Fotográficos do RAP (RESERVATÓRIO APOIADO)

Nº RRT:

Data: 11/09/2025
Escala: Indicada

Nº Prancha:
04/ 04

ACESSAR ARQUIVOS

