


A - SÃO VALÉRIO DA NATIVIDADE

LOCALIZAÇÃO DOS ATIVOS

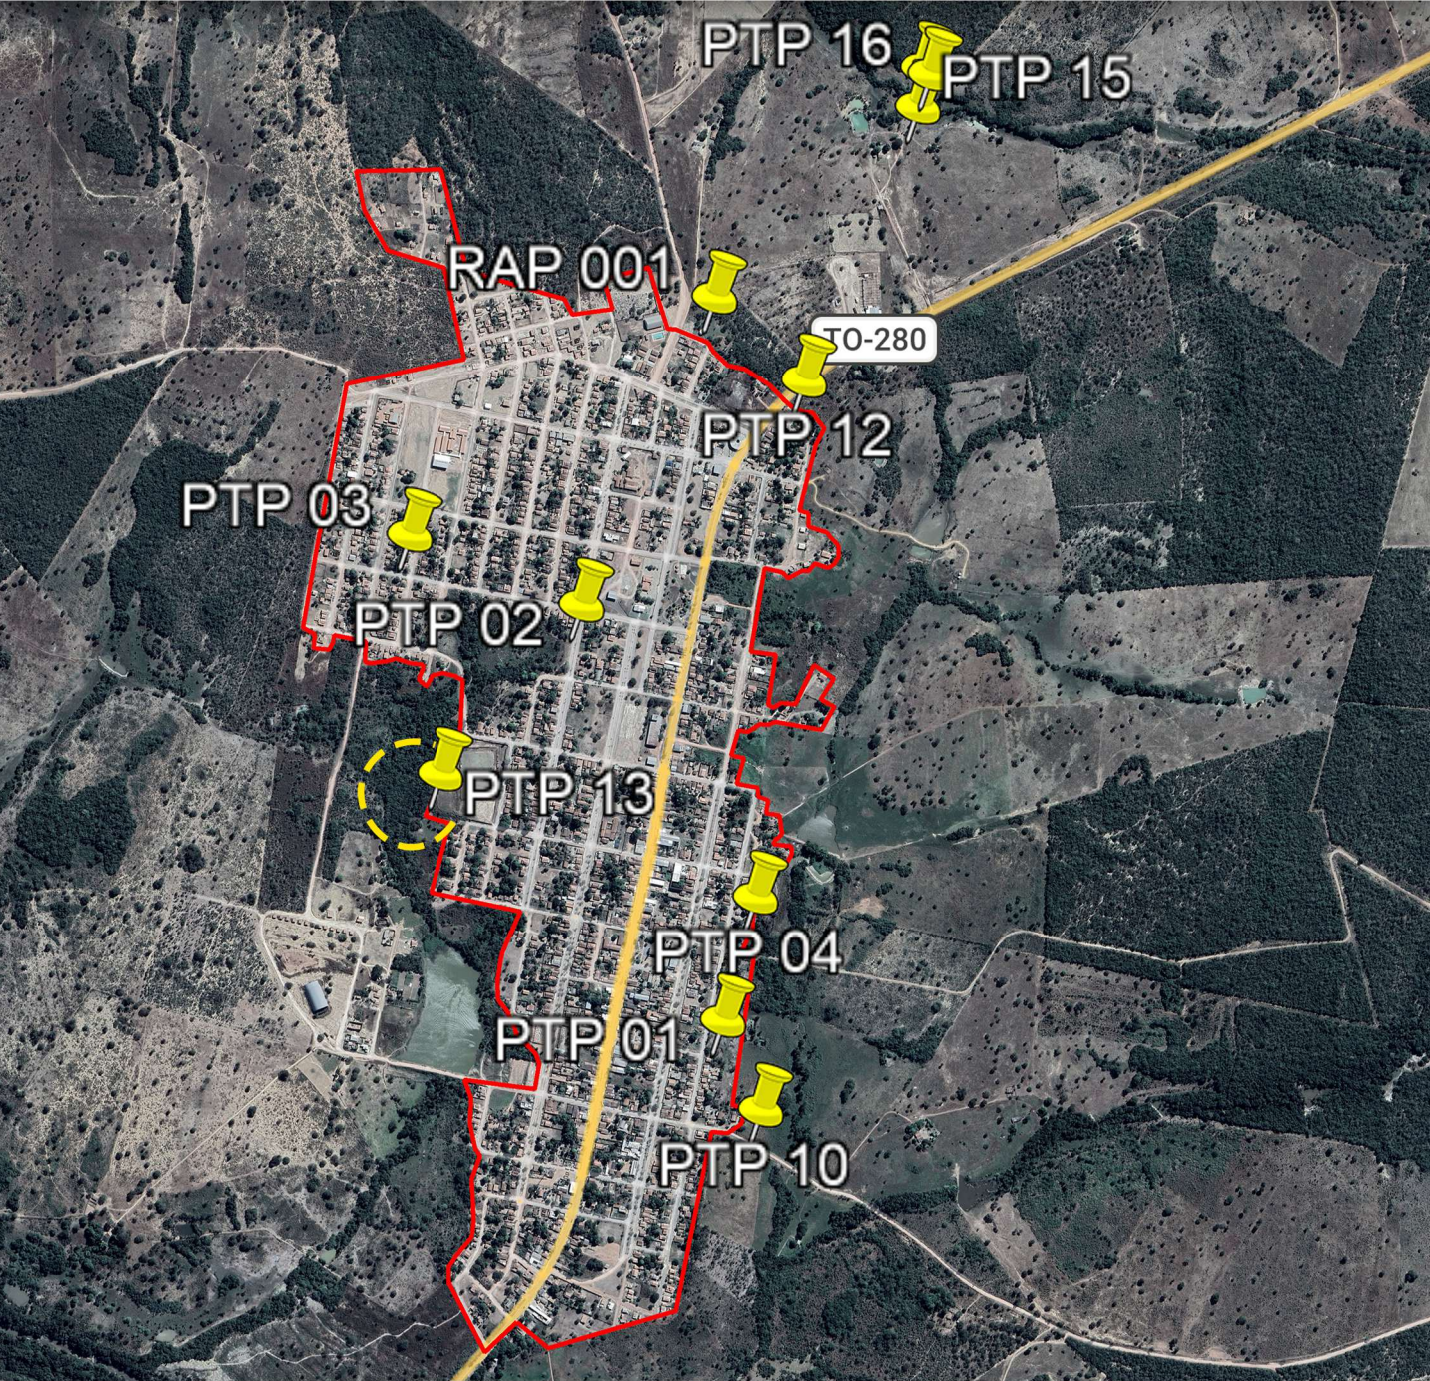

LEGENDA

- LOCALIZAÇÃO DO ATIVO
- PTP: POÇO TUBULAR PROFUNFO
- RAP: RESERVATÓRIO APOIADO
- UTS: UNIDADE DE TRATAMENTO SIMPLIFICADO
- PERÍMETRO URBANO
- REL: RESERVATÓRIO ELEVADO
- ETA: ESTAÇÃO DE TRATAMENTO DE ÁGUA
- RSE: RESERVATÓRIO SEMI-ENTERRADO

B - MICROLOCALIZAÇÃO

PTP 13 - COORDENADAS: -11.972921663707417, -48.23805296783451



C - VISTORIA NO LOCAL

PTP 13 - COORDENADAS: -11.972921663707417, -48.23805296783451



VVR GROUP
ENGENHARIA E GESTÃO
DE ATIVOS IMOBILIÁRIOS

CONTRATADA:
VVRGROUP Engenharia e Gestão de Ativos
Imobiliários Ltda.
CNPJ: 37.571.359/0001-29

RESPONSÁVEL TÉCNICO:
Vitor Vinicius Rodrigues de Matos
Engenheiro Civil e Arquiteto Urbanista
CREA nº 241924725-6 CAU nº A269556-1

ENDEREÇO:
Município de São Valerio da Natividade, Tocantins
PTP 13

CONTRATANTE:
Hidro Forte Saneamento

PRANCHA:
LOCALIZAÇÃO PTP 13


CONTEÚDO DA PRANCHA:
Localização do PTP 13

Nº RRT:


Data: 11/09/2025
Escala: Indicada

Nº Prancha:
01/ 04

ACESSAR ARQUIVOS


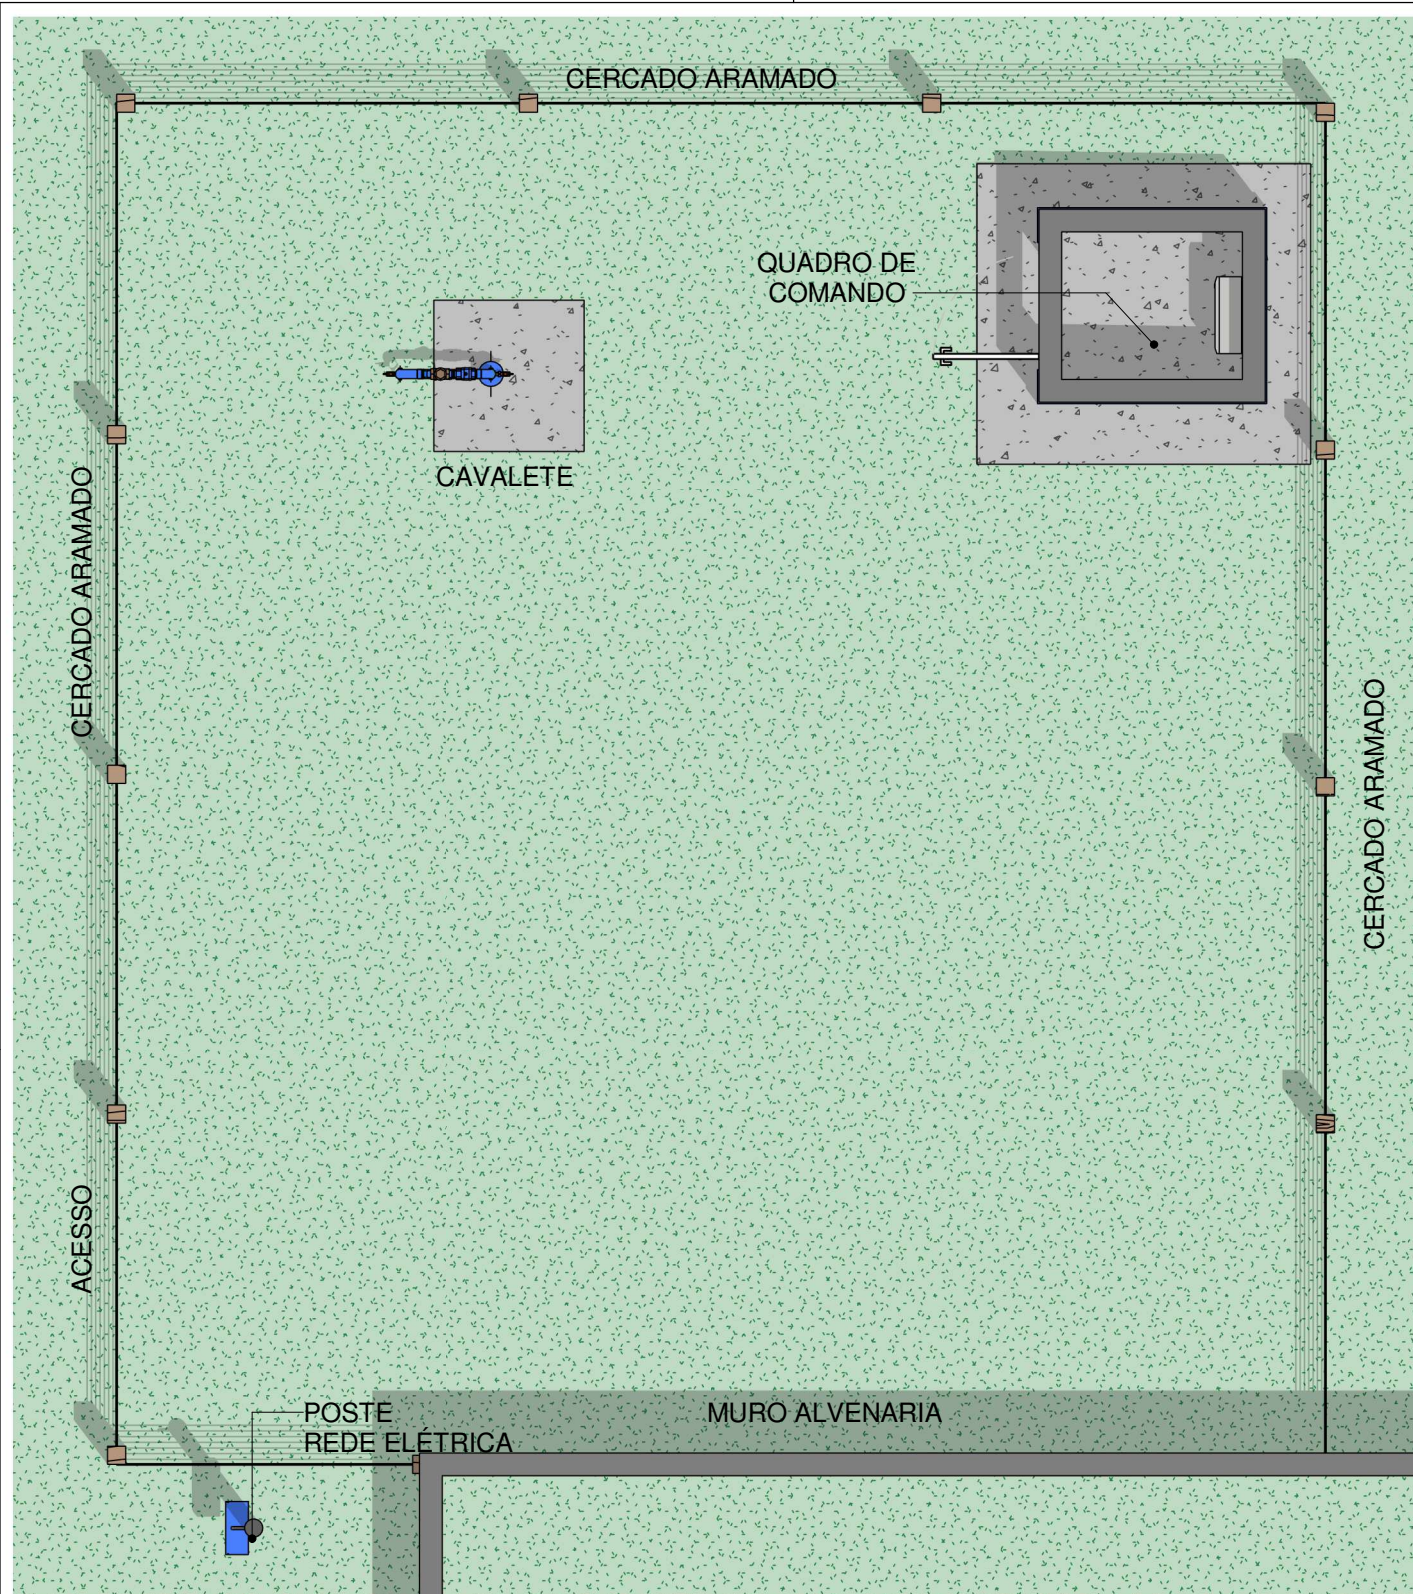


1 Planta Baixa Layout
Escala 1 : 50

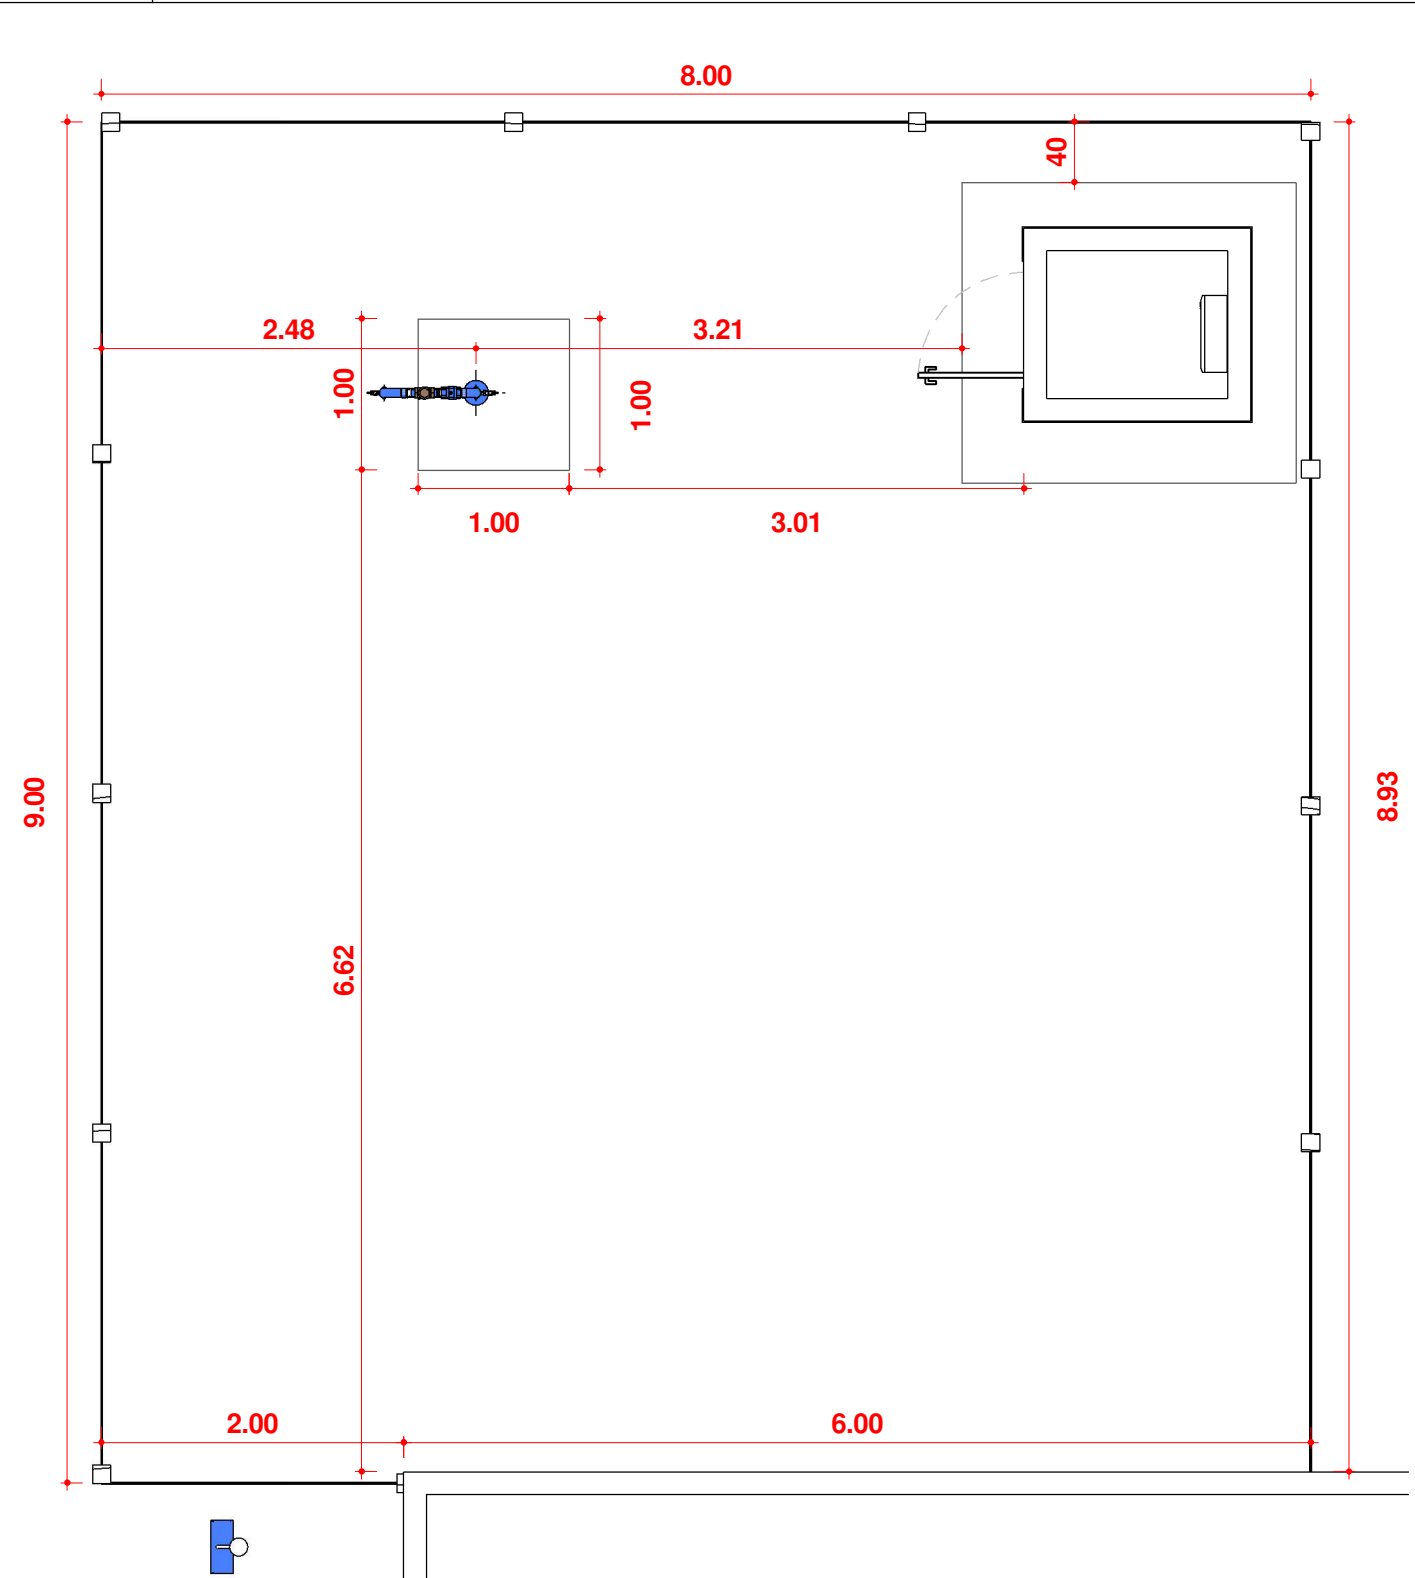


2 Planta Baixa Técnica
Escala 1 : 50


 ENGENHARIA E GESTÃO DE ATIVOS IMOBILIÁRIOS	CONTRATADA: VVRGROUP Engenharia e Gestão de Ativos Imobiliários Ltda. CNPJ: 37.571.359/0001-29	ENDEREÇO: Município de São Valerio da Natividade, Tocantins PTP 13	PRANCHA: DETALHAMENTO PTP 13 CONTEÚDO DA PRANCHA: Levantamento plantas baixas cavelete do PTP 13 Nº RRT:	Data: 11/09/2025 Escala: Indicada Nº Prancha: 02/ 04	ACESSAR ARQUIVOS 
	RESPONSÁVEL TÉCNICO: Vitor Vinicius Rodrigues de Matos Engenheiro Civil e Arquiteto Urbanista CREA nº 241924725-6 CAU nº A269556-1	CONTRATANTE: Hidro Forte Saneamento			

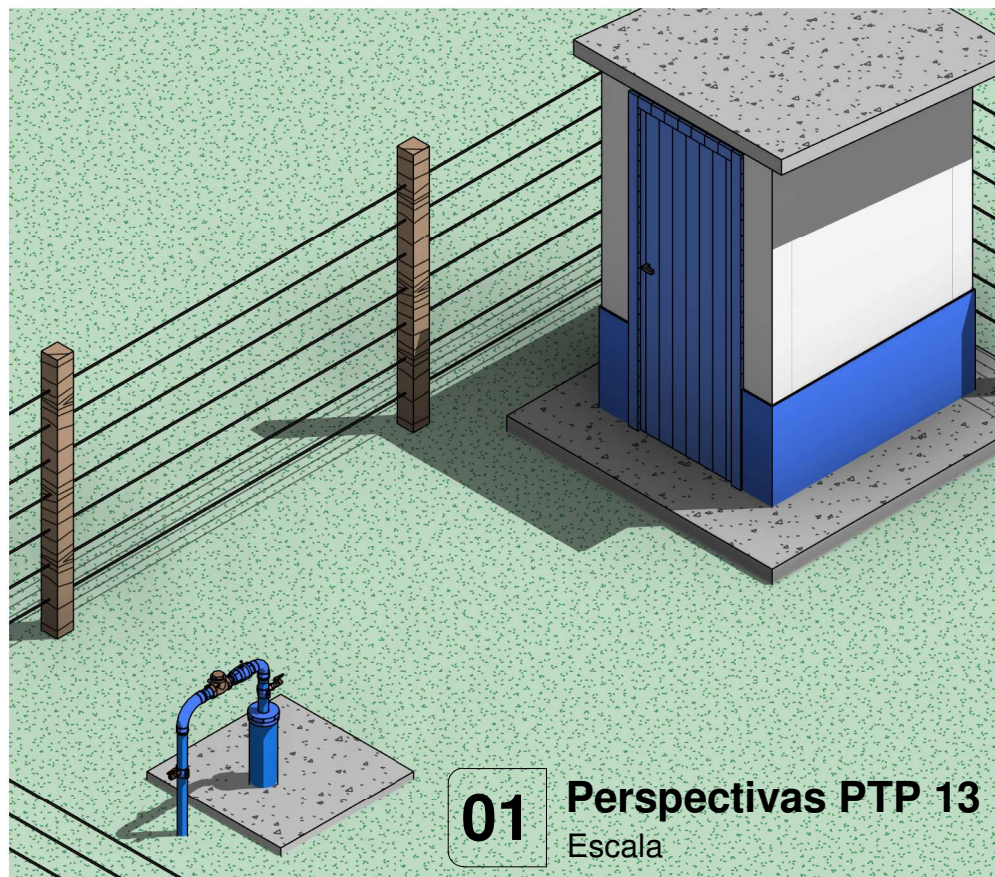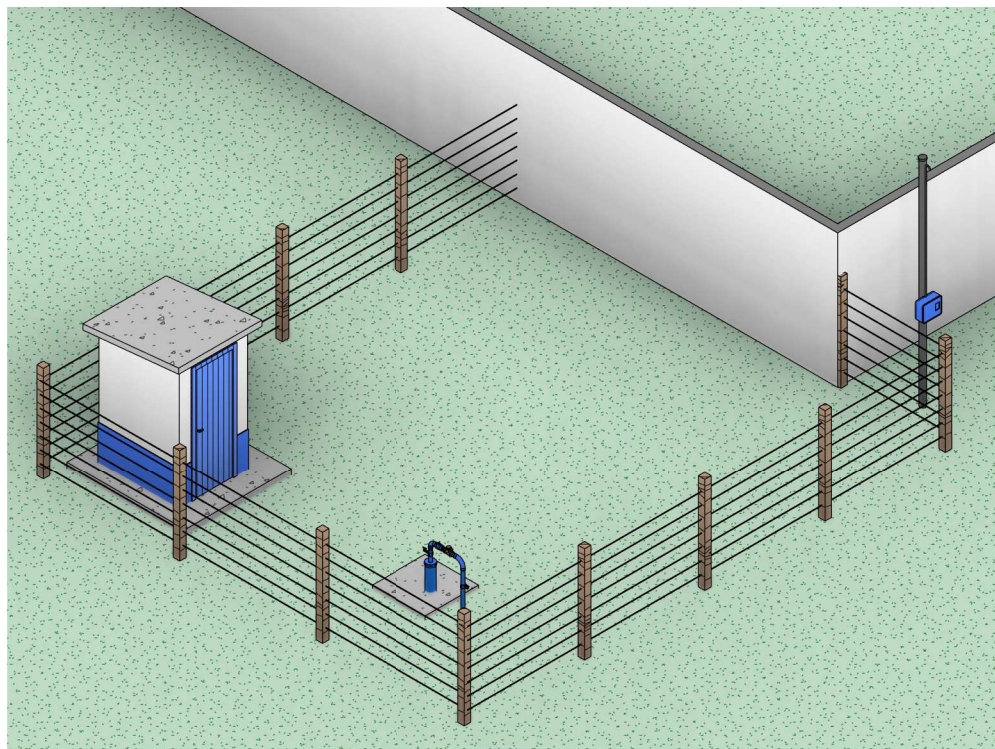


01 Perspectivas PTP 13
Escala

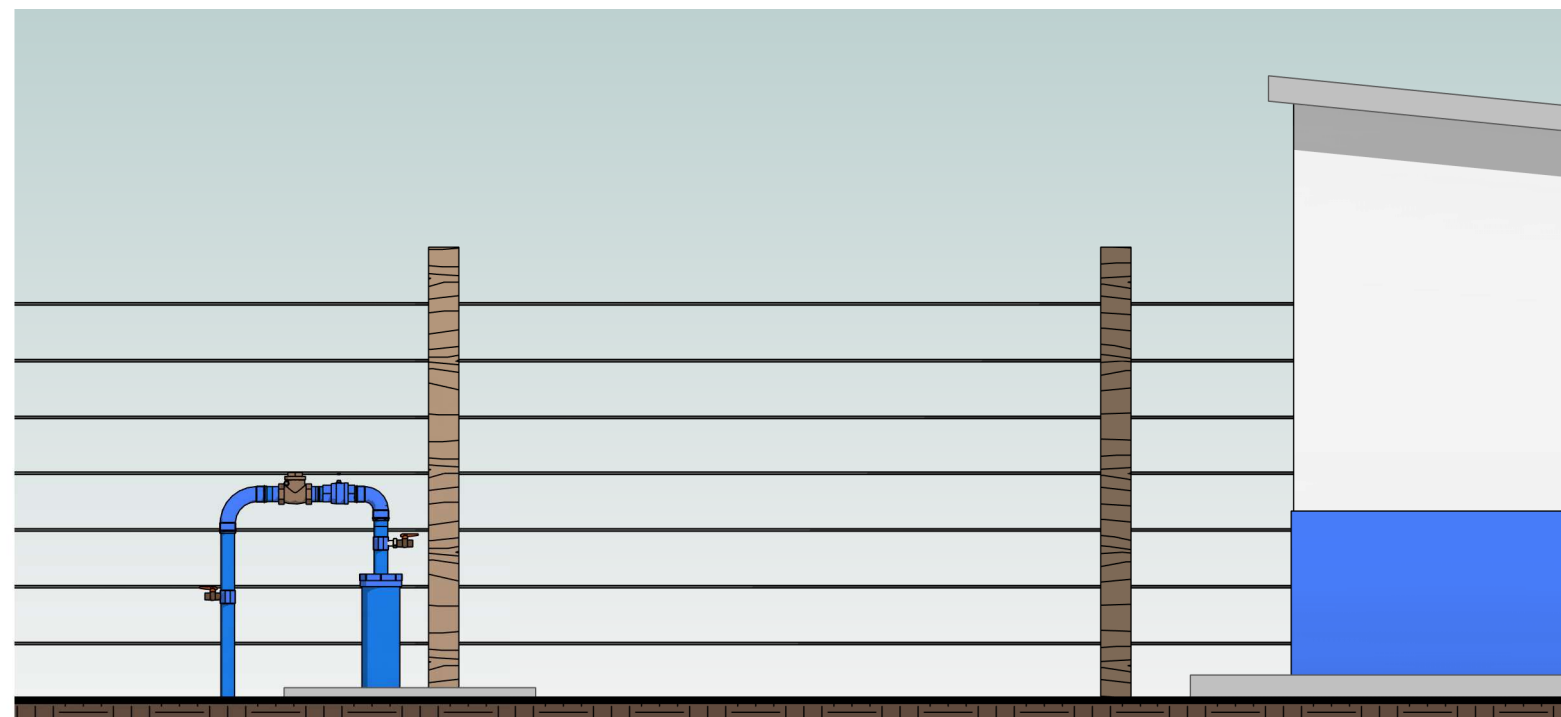

5 ELEVAÇÃO, CAVALETE PTP 13
Escala 1 : 30

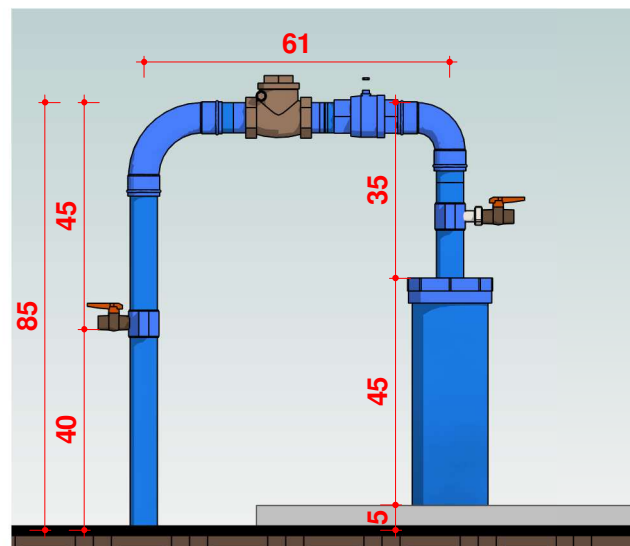

3 CAVALETE PTP 13
Escala 1 : 15

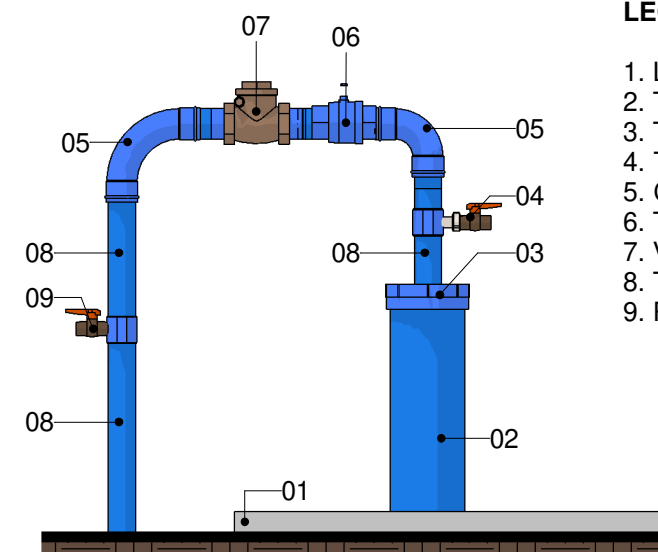

4 CAVALETE PTP 13
Escala 1 : 15

LEGENDA

1. Laje Proteção Sanitária
2. Tubo de Revestimento
3. Tampa de Vedação
4. Tê com Torneira de Amostra
5. Cotovelo de 90°
6. Tê com Válvula Ventosa
7. Válvula de retenção horizontal
8. Tubo Galvanizado Ø60m
9. Registro de Esfera



CONTRATADA:
VVRGROUP Engenharia e Gestão de Ativos
Imobiliários Ltda.
CNPJ: 37.571.359/0001-29

RESPONSÁVEL TÉCNICO:
Vitor Vinicius Rodrigues de Matos
Engenheiro Civil e Arquiteto Urbanista
CREA nº 241924725-6 CAU nº A269556-1

ENDEREÇO:
Município de São Valerio da Natividade, Tocantins
PTP 13

CONTRATANTE:
Hidro Forte Saneamento

PRANCHA:
DETALHAMENTO PTP 13

CONTEÚDO DA PRANCHA:
Levantamento cavalete do PTP 13


Nº RRT:

Data: 11/09/2025
Escala: Indicada

Nº Prancha:
03/ 04

ACESSAR ARQUIVOS



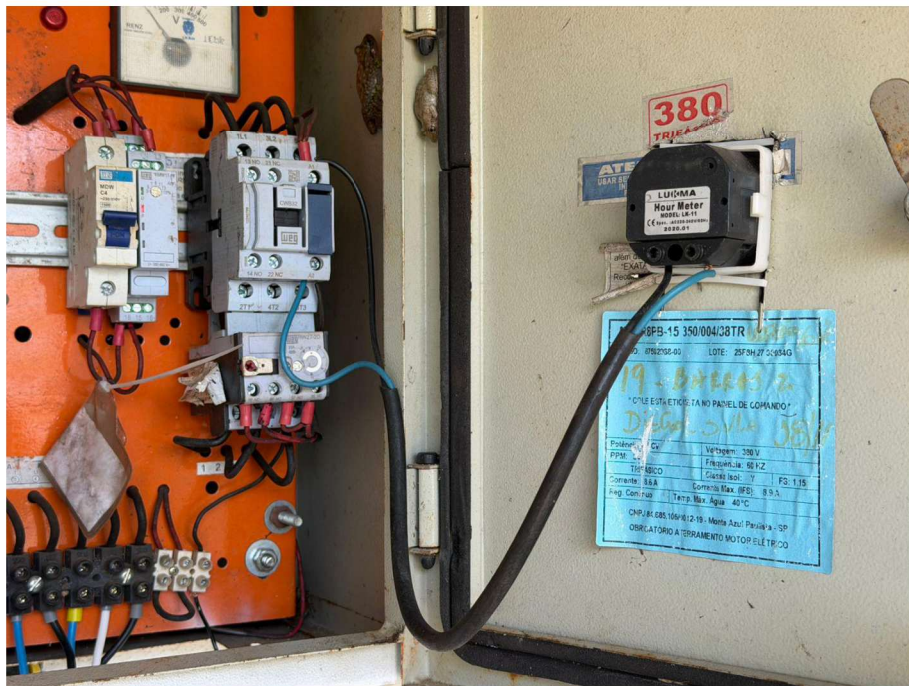

 VVR GROUP ENGENHARIA E GESTÃO DE ATIVOS IMOBILIÁRIOS	CONTRATADA: VVRGROUP Engenharia e Gestão de Ativos Imobiliários Ltda. CNPJ: 37.571.359/0001-29	ENDEREÇO: Município de São Valerio da Natividade, Tocantins PTP 13	PRANCHA: REGISTROS FOTOGRÁFICOS	ACESSAR ARQUIVOS 	
	RESPONSÁVEL TÉCNICO: Vitor Vinicius Rodrigues de Matos Engenheiro Civil e Arquiteto Urbanista CREA nº 241924725-6 CAU nº A269556-1	CONTRATANTE: Hidro Forte Saneamento	CONTEÚDO DA PRANCHA: Registros Fotográficos do PTP 13		Data: 11/09/2025 Escala: Indicada Nº Prancha: 04/ 04
					Nº RRT: