


A - SÍTIO NOVO DO TOCANTINS

LOCALIZAÇÃO DOS ATIVOS

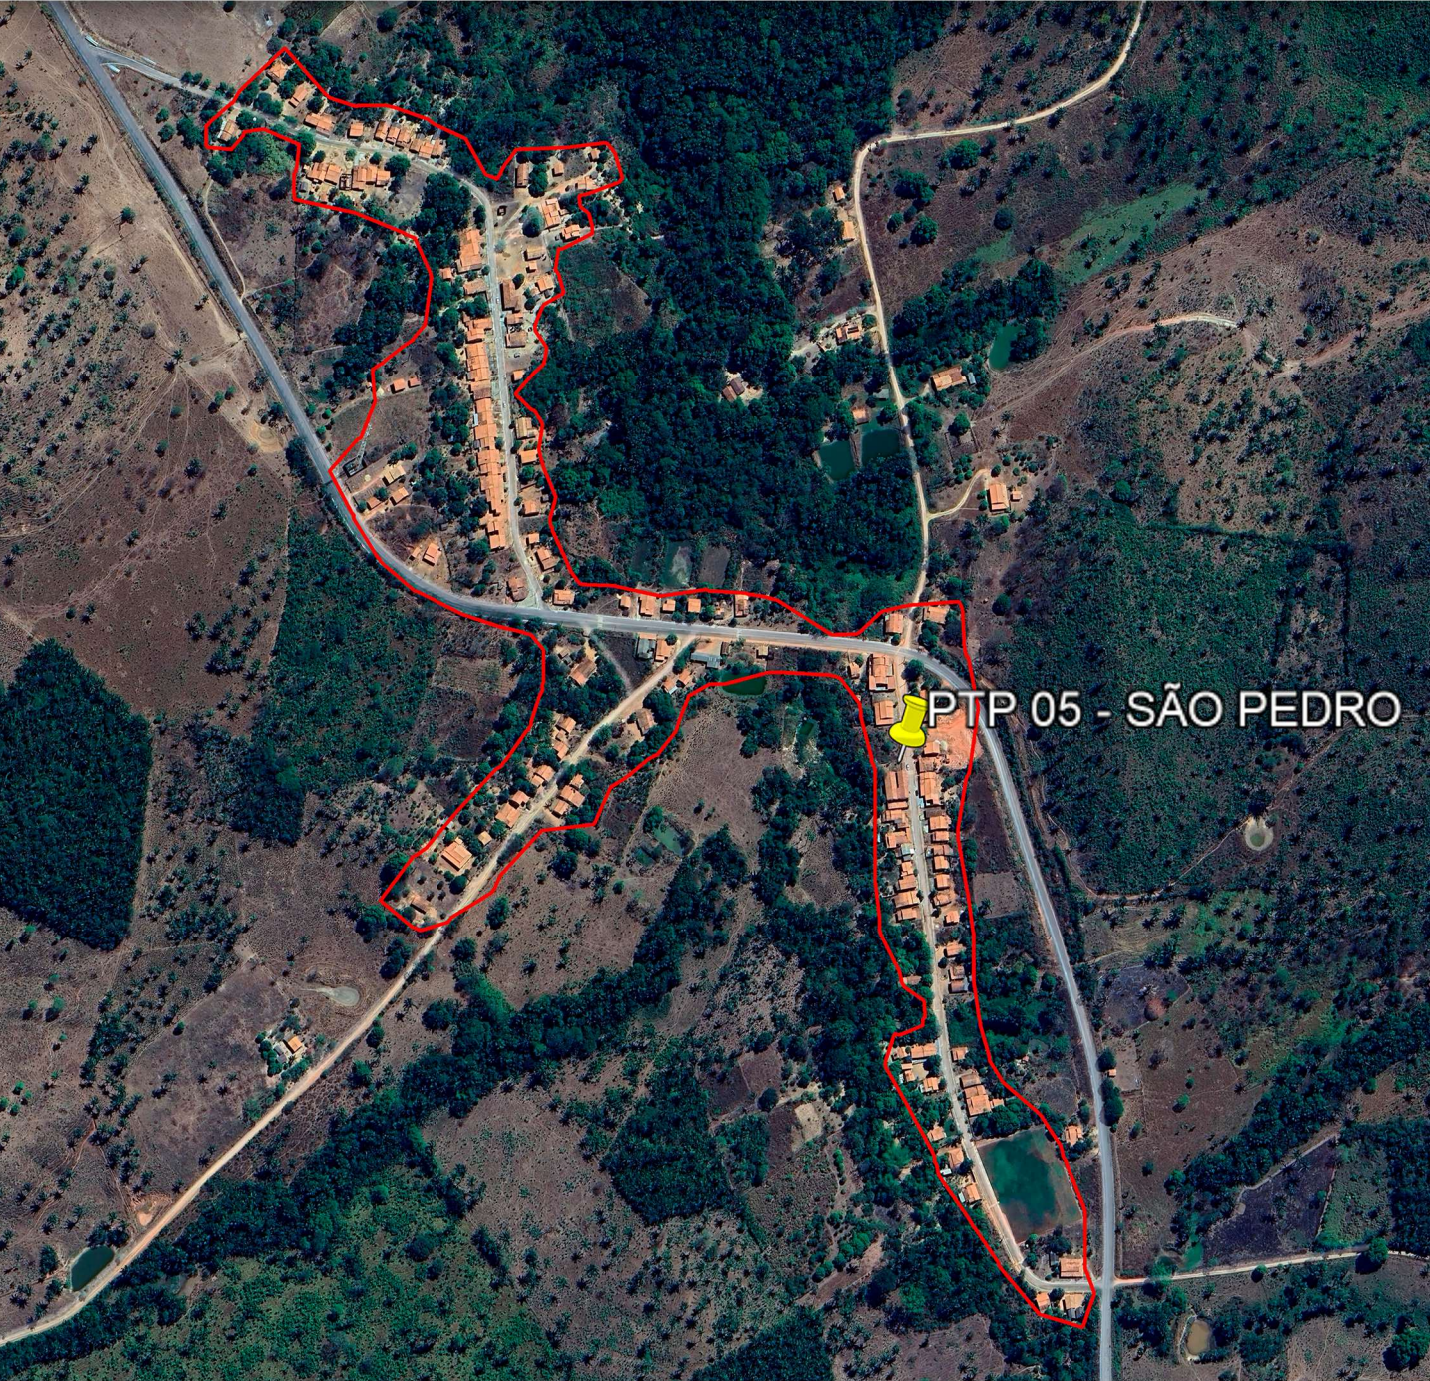

LEGENDA

- LOCALIZAÇÃO DO ATIVO
- PERÍMETRO URBANO
- PTP:** POÇO TUBULAR PROFUNFO
- REL:** RESERVATÓRIO ELEVADO
- RAP:** RESERVATÓRIO APOIADO
- ETA:** ESTAÇÃO DE TRATAMENTO DE ÁGUA
- UTS:** UNIDADE DE TRATAMENTO SIMPLIFICADO
- RSE:** RESERVATÓRIO SEMI-ENTERRADO



B - MICROLOCALIZAÇÃO

PTP 05 - COORDENADAS: -5.548204052724738, -47.63555362670256



C - VISTORIA NO LOCAL

PTP 05 - COORDENADAS: -5.548204052724738, -47.63555362670256



ENGENHARIA E GESTÃO DE ATIVOS IMOBILIÁRIOS

CONTRATADA:
VVRGROUP Engenharia e Gestão de Ativos Imobiliários Ltda.
CNPJ: 37.571.359/0001-29

RESPONSÁVEL TÉCNICO:
Vitor Vinicius Rodrigues de Matos
Engenheiro Civil e Arquiteto Urbanista
CREA nº 241924725-6 CAU nº A269556-1

ENDEREÇO:
Município Sítio Novo do Tocantins, Tocantins
PTP 05

CONTRATANTE:
Hidro Forte Saneamento

PRANCHA:
LOCALIZAÇÃO PTP 05

CONTEÚDO DA PRANCHA:
Localização PTP 05


Nº RRT:

Data: 16/09/2025
Escala: Indicada

Nº Prancha:
01/ 03

ACESSAR ARQUIVOS



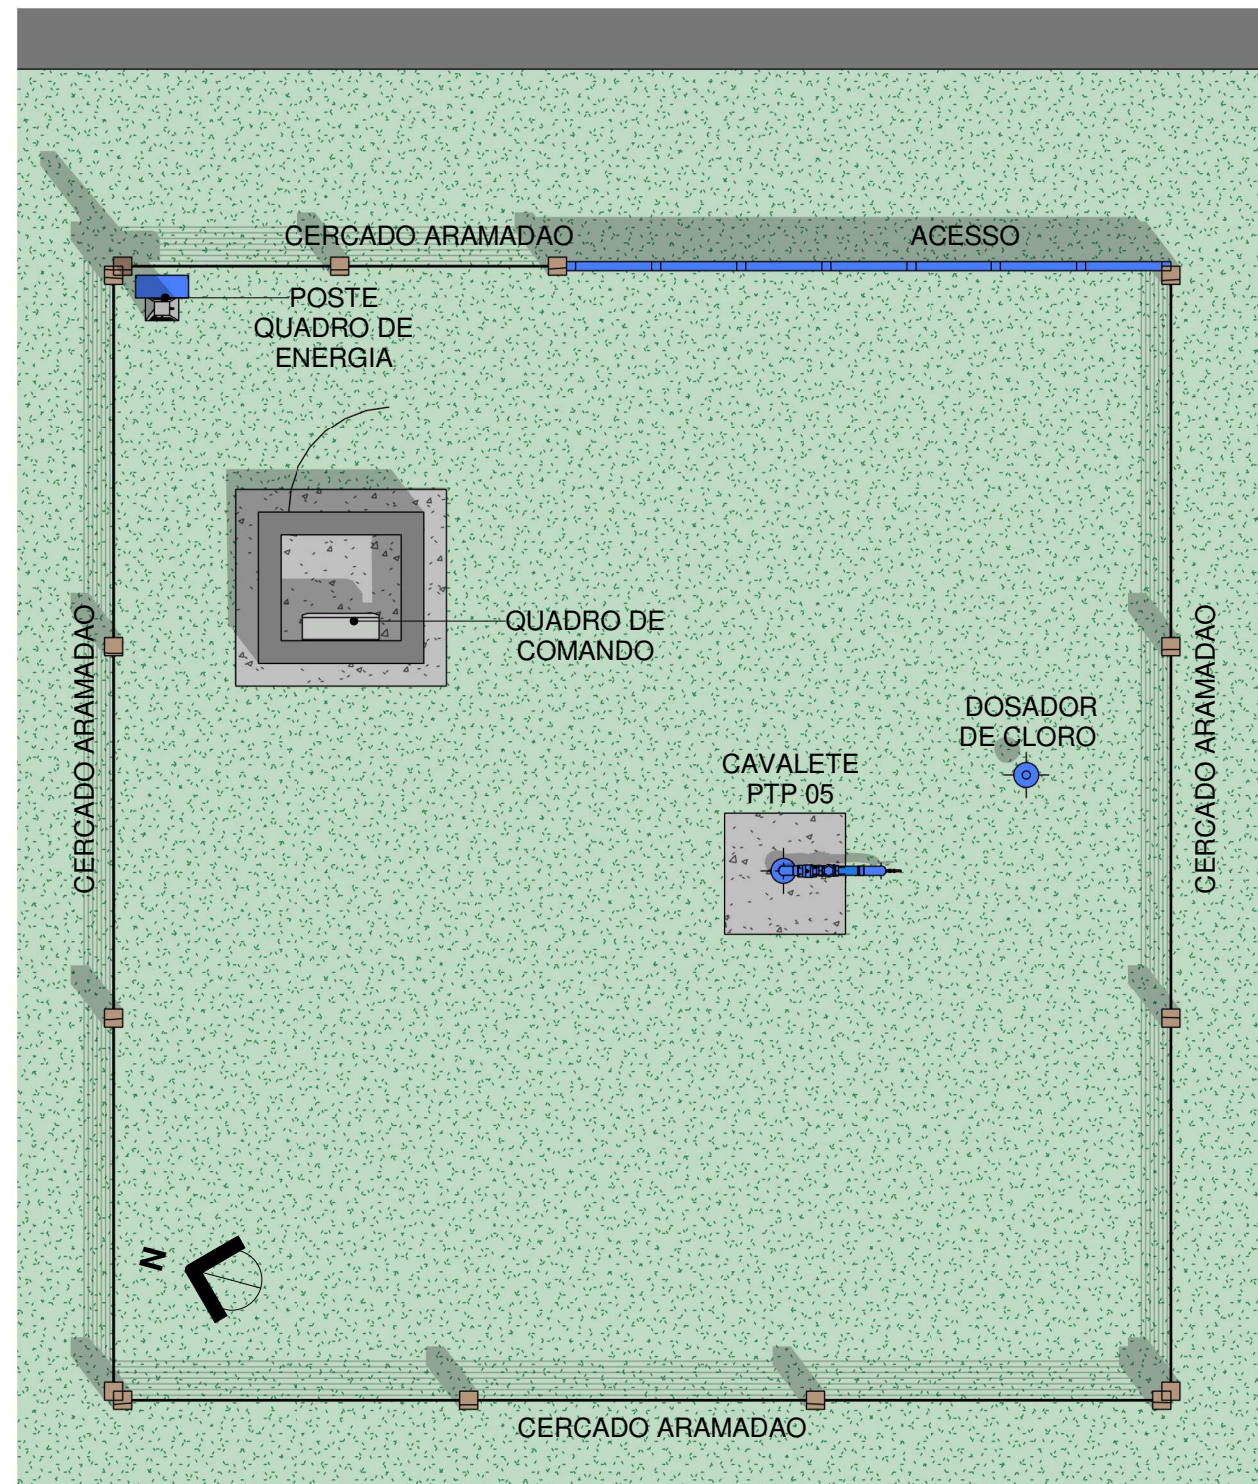

1


Planta Baixa Layout PTP 05



Escala 1 : 50

2


Planta Baixa Técnica

Escala 1 : 50

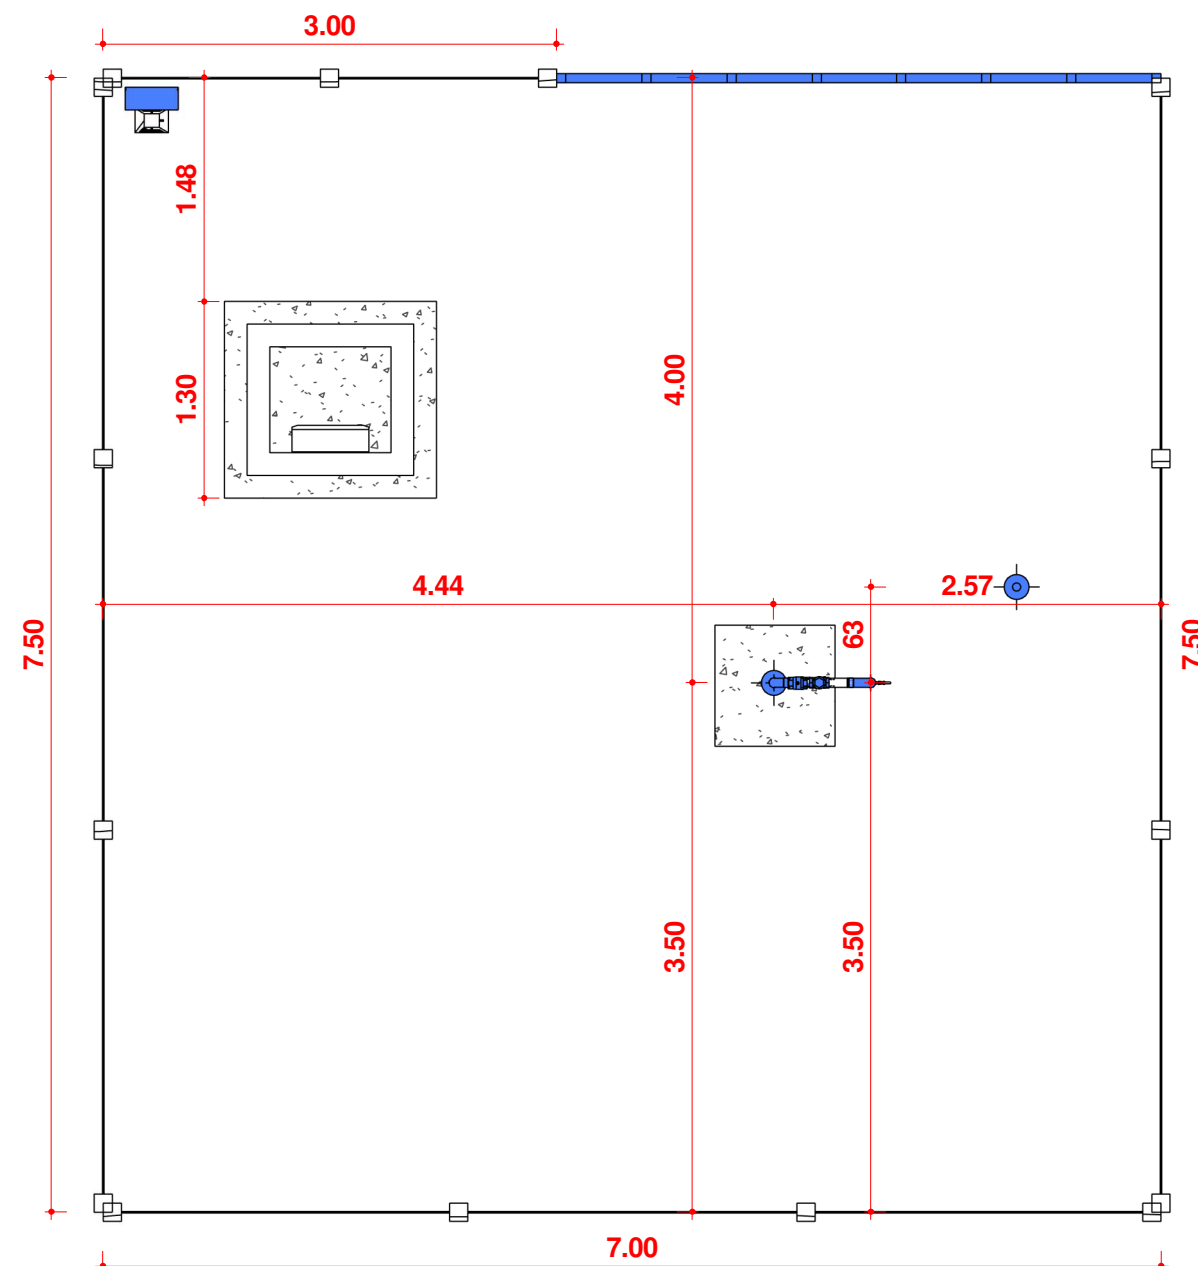

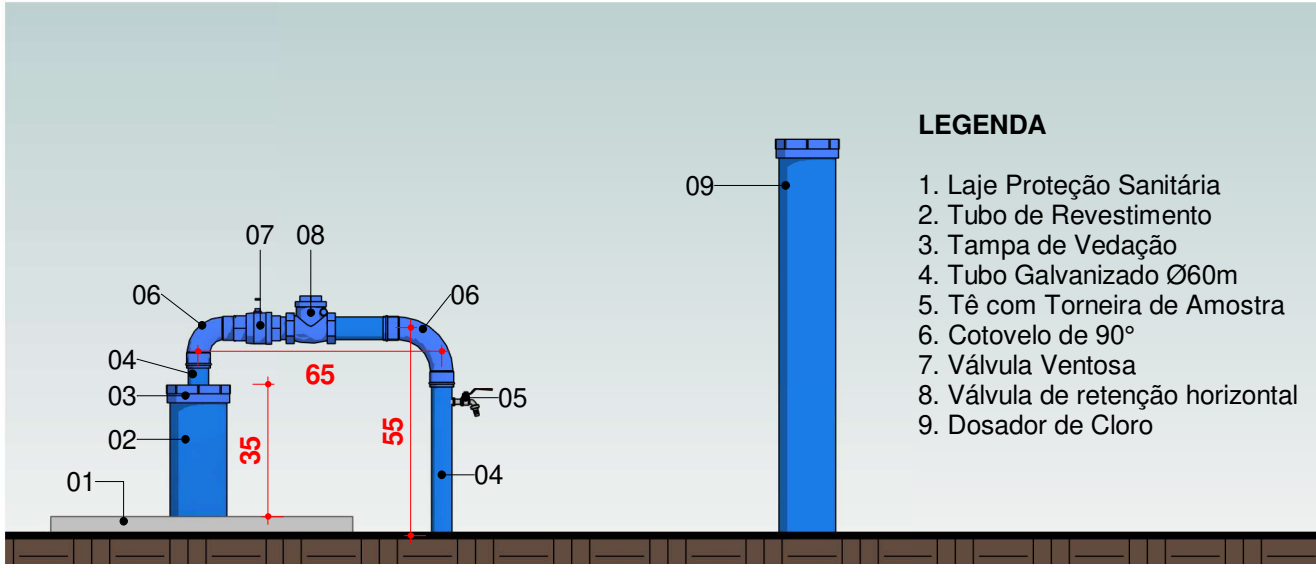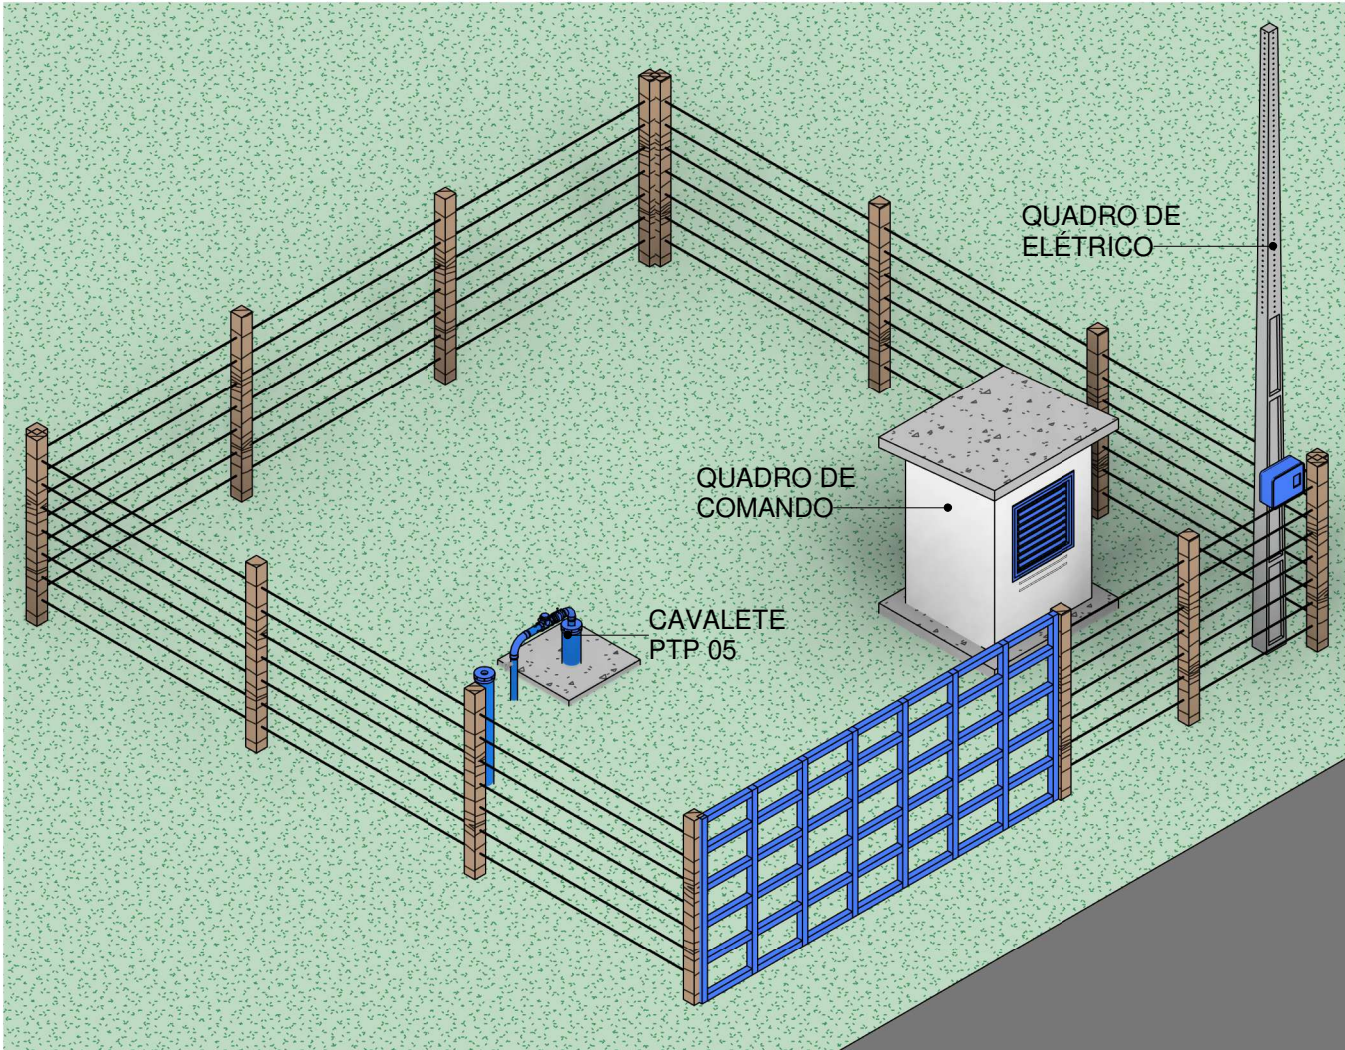

2 VISTA FRONTAL - CAVALETE PTP 05
Escala 1 : 20

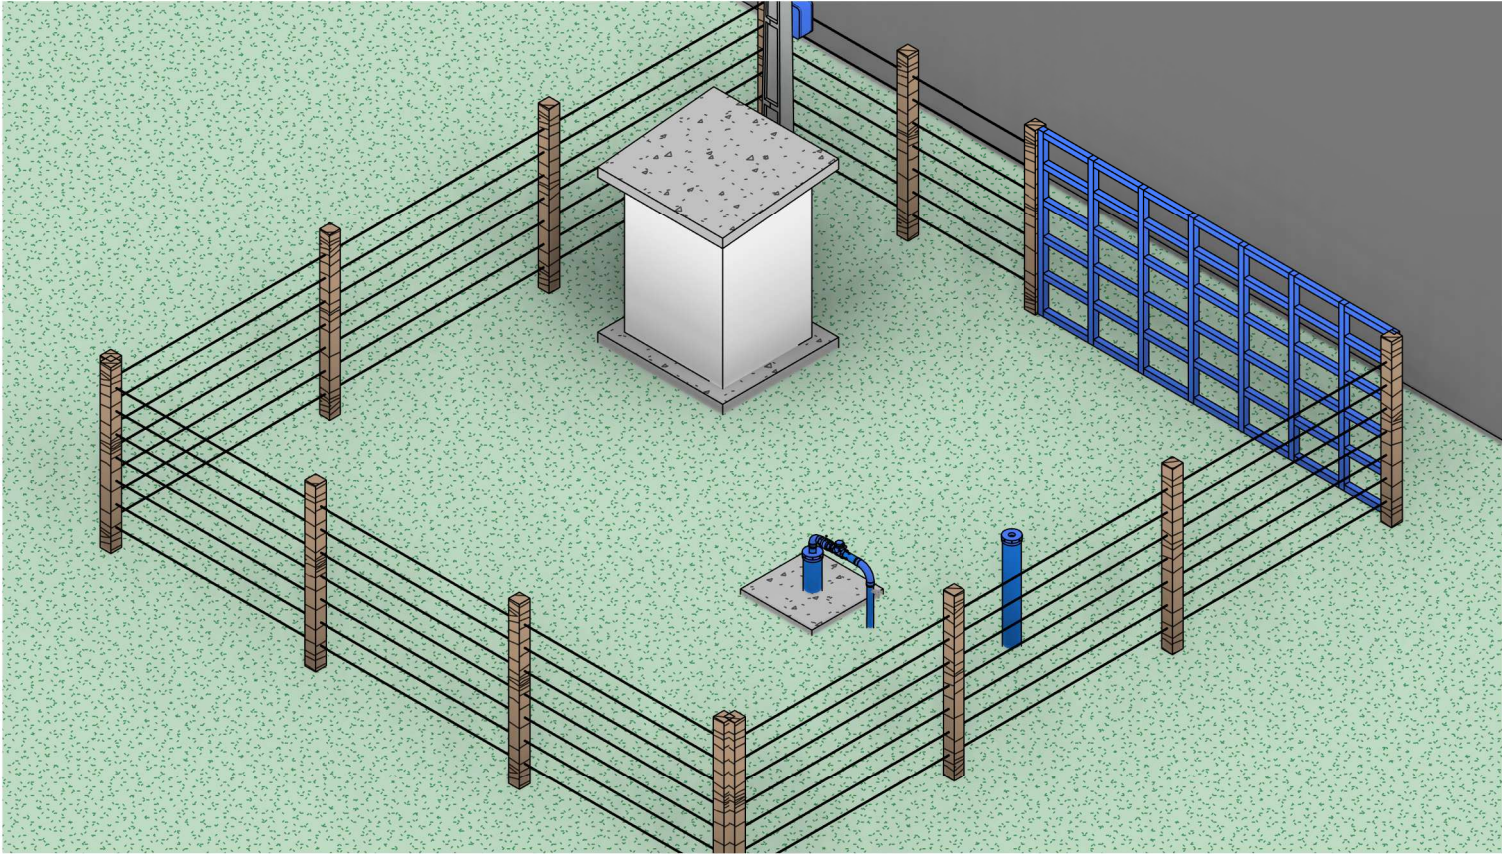

CONTRATADA:
VVRGROUP Engenharia e Gestão de Ativos Imobiliários Ltda.
CNPJ: 37.571.359/0001-29

RESPONSÁVEL TÉCNICO:
Vitor Vinicius Rodrigues de Matos
Engenheiro Civil e Arquiteto Urbanista
CREA nº 241924725-6 CAU nº A269556-1

ENDEREÇO:
Município Sitio Novo do Tocantins, Tocantins
PTP 05

CONTRATANTE:
Hidro Forte Saneamento

PRANCHA:
DETALHAMENTO PTP 05

CONTEÚDO DA PRANCHA:
Levantamento PTP 05

Nº RRT:

Data: 16/09/2025
Escala: Indicada

Nº Prancha:
03 / 03

[ACESSAR ARQUIVOS](#)

