


A - DIVINÓPOLIS DO TOCANTINS

LOCALIZAÇÃO DOS ATIVOS

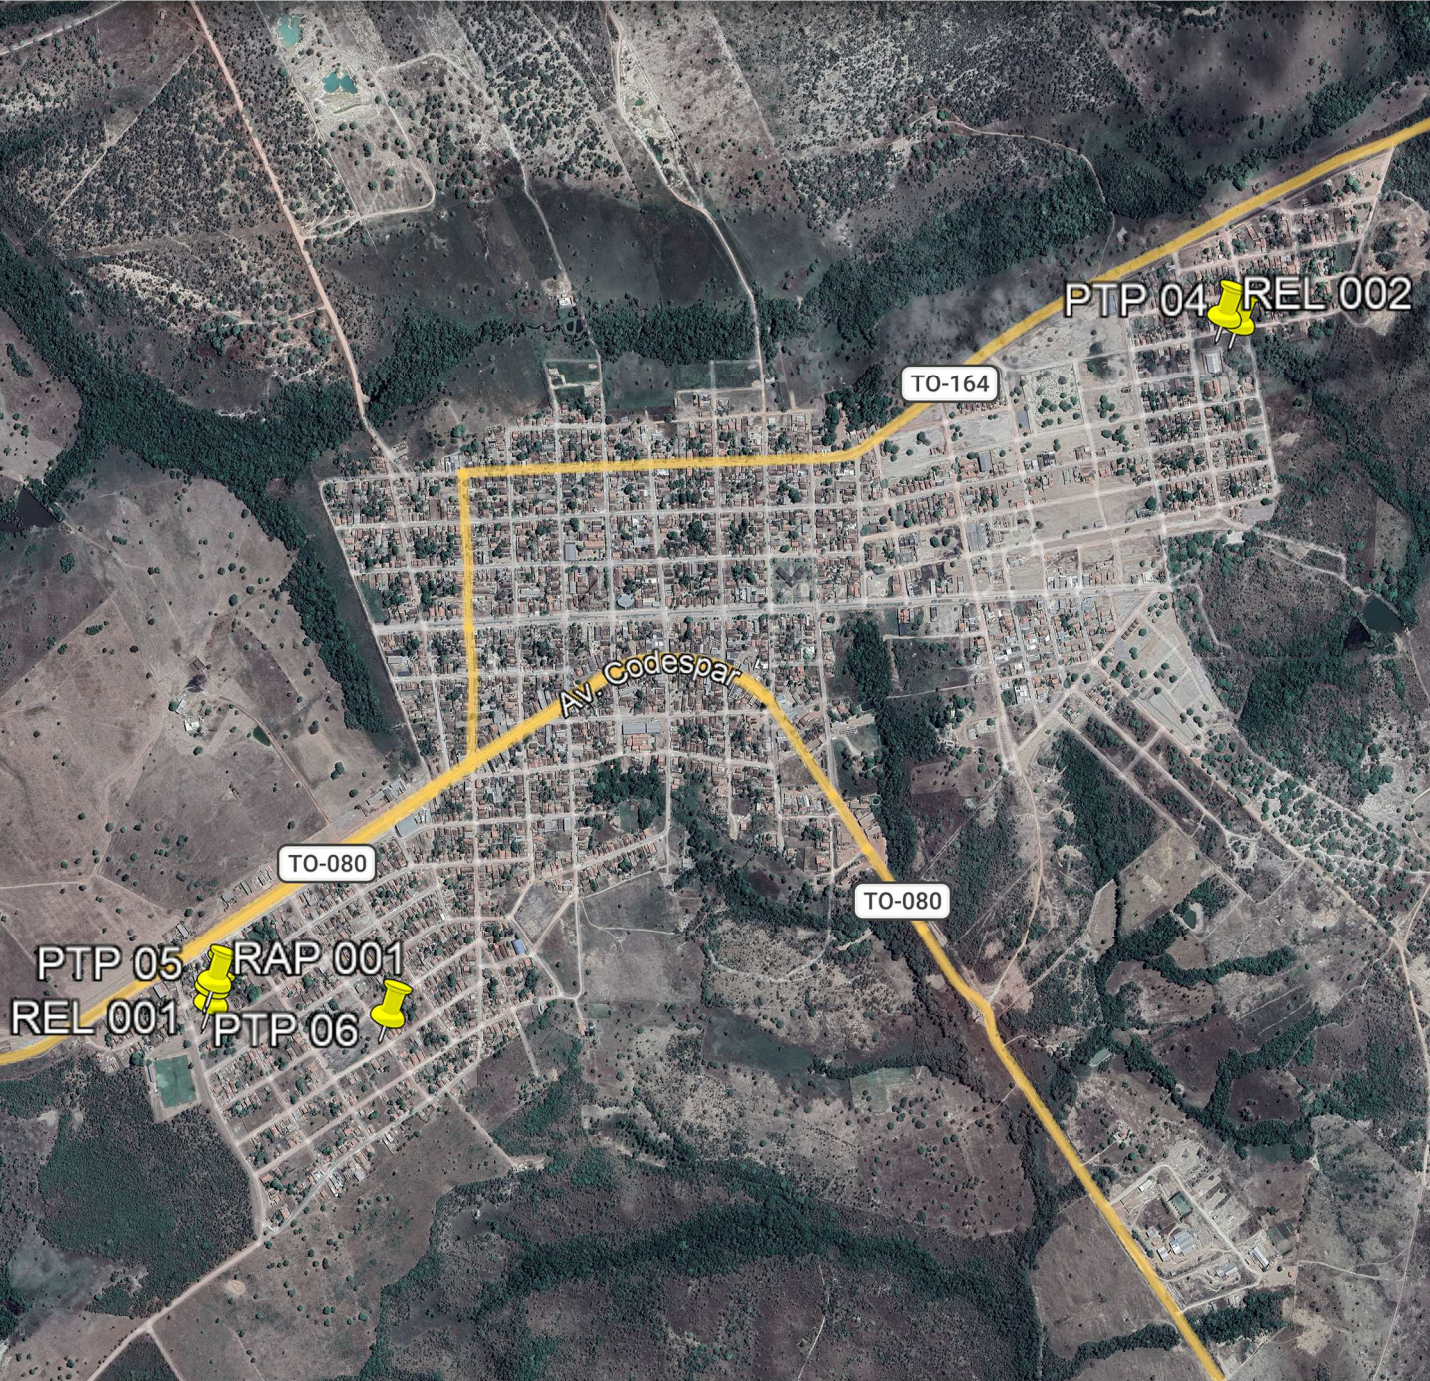

LEGENDA

- LOCALIZAÇÃO DO ATIVO
- PERÍMETRO URBANO
- PTP: POÇO TUBULAR PROFUNFO
- REL: RESERVATÓRIO ELEVADO
- RAP: RESERVATÓRIO APOIADO
- ETA: ESTAÇÃO DE TRATAMENTO DE ÁGUA
- UTS: UNIDADE DE TRATAMENTO SIMPLIFICADO
- RSE: RESERVATÓRIO SEMI-ENTERRADO

B - MICROLOCALIZAÇÃO

RAP 01, RAP 02, PTP 05, REL 01 - COORDENADAS: -9.809335878324239, -49.223152716065535



C - VISTORIA NO LOCAL

RAP 01, RAP 02, PTP 05, REL 01 - COORDENADAS: -9.809335878324239, -49.223152716065535



VVR GROUP
ENGENHARIA E GESTÃO
DE ATIVOS IMOBILIÁRIOS

CONTRATADA:
VVRGROUP Engenharia e Gestão de Ativos
Imobiliários Ltda.
CNPJ: 37.571.359/0001-29

RESPONSÁVEL TÉCNICO:
Vitor Vinicius Rodrigues de Matos
Engenheiro Civil e Arquiteto Urbanista
CREA nº 241924725-6 CAU nº A269556-1

ENDEREÇO:
Município de Divinópolis do Tocantins
ETA 001 - RAP 001, RAP 002, PTP 05, REL 001

CONTRATANTE:
Hidro Forte Saneamento

PRANCHA:
LOCALIZAÇÃO ETA 001 - RAP 001, RAP 002, PTP 05, REL 001



CONTEÚDO DA PRANCHA:
Localização do ETA 001 - RAP 001, RAP 002, PTP 05, REL 001

Nº RRT:

Data: 11/09/2025
Escala: Indicada

Nº Prancha:
01/ 04

ACESSAR ARQUIVOS

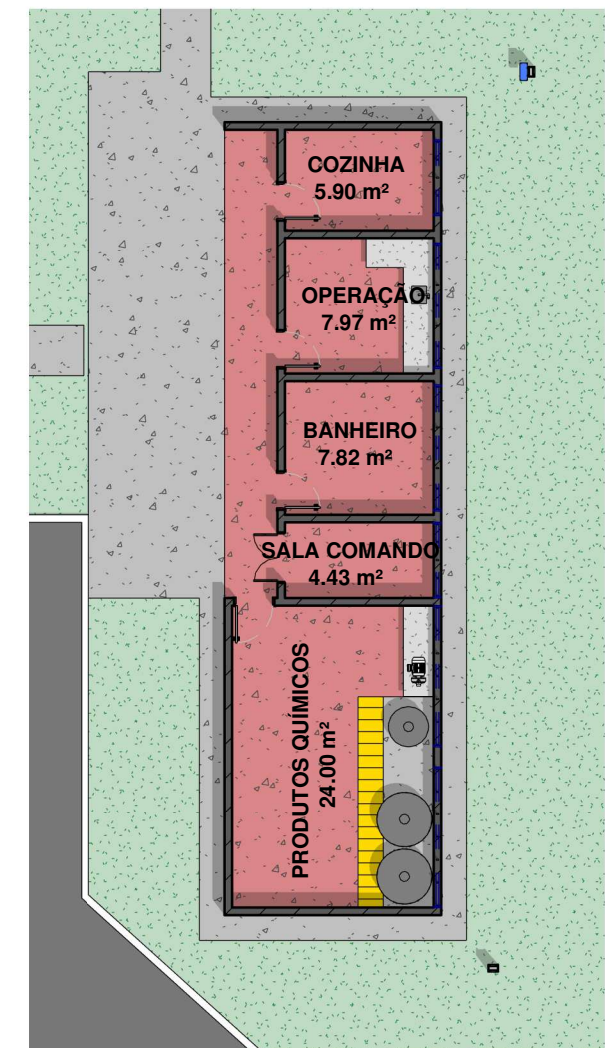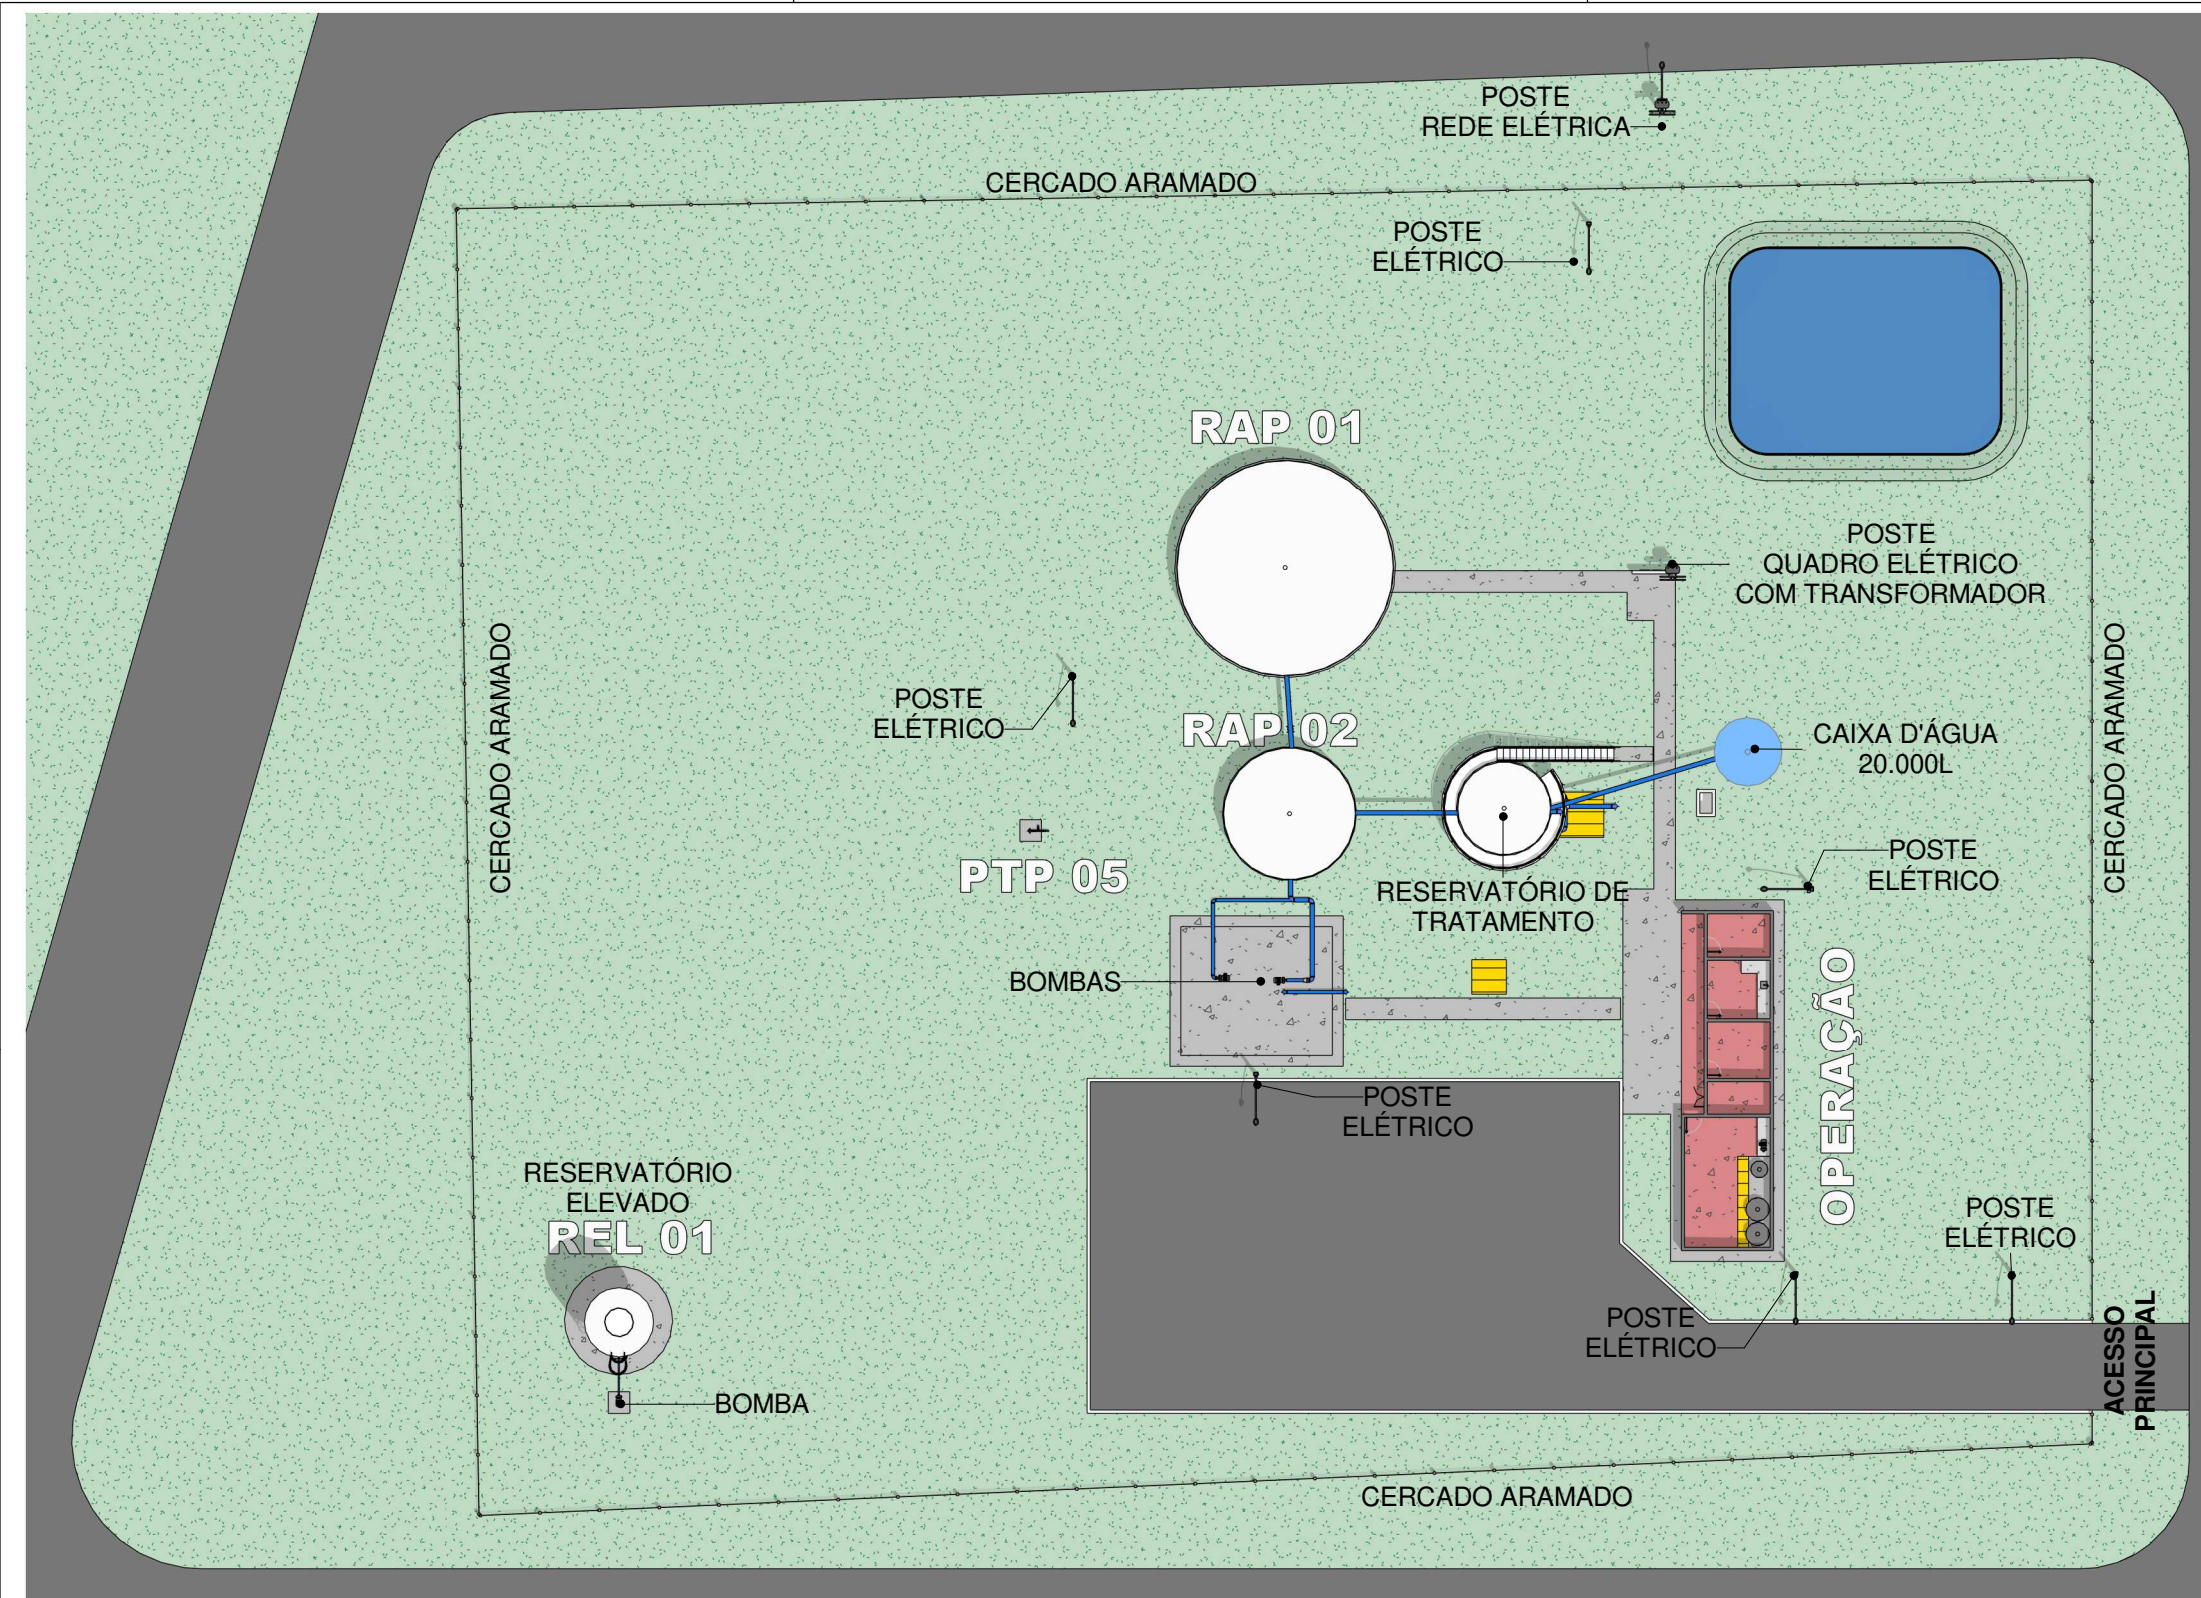

3 Planta Layout Operação
Escala 1 : 150

1 Planta Baixa Layout
Escala 1 : 350



CONTRATADA:
VVRGROUP Engenharia e Gestão de Ativos
Imobiliários Ltda.
CNPJ: 37.571.359/0001-29

RESPONSÁVEL TÉCNICO:
Vitor Vinicius Rodrigues de Matos
Engenheiro Civil e Arquiteto Urbanista
CREA nº 241924725-6 CAU nº A269556-1

ENDEREÇO:
Município de Divinópolis do Tocantins
ETA 001 - RAP 001, RAP 002, PTP 05, REL 001

CONTRATANTE:
Hidro Forte Saneamento

PRANCHA:
DETALHAMENTO ETA 001 - RAP 001, RAP 002, PTP 05, REL 001

CONTEÚDO DA PRANCHA:
Implantação geral
ETA 001 - RAP 001, RAP 002, PTP 05, REL 001


Nº RRT:

Data: 11/09/2025
Escala: Indicada

Nº Prancha:
02/ 04

[ACESSAR ARQUIVOS](#)




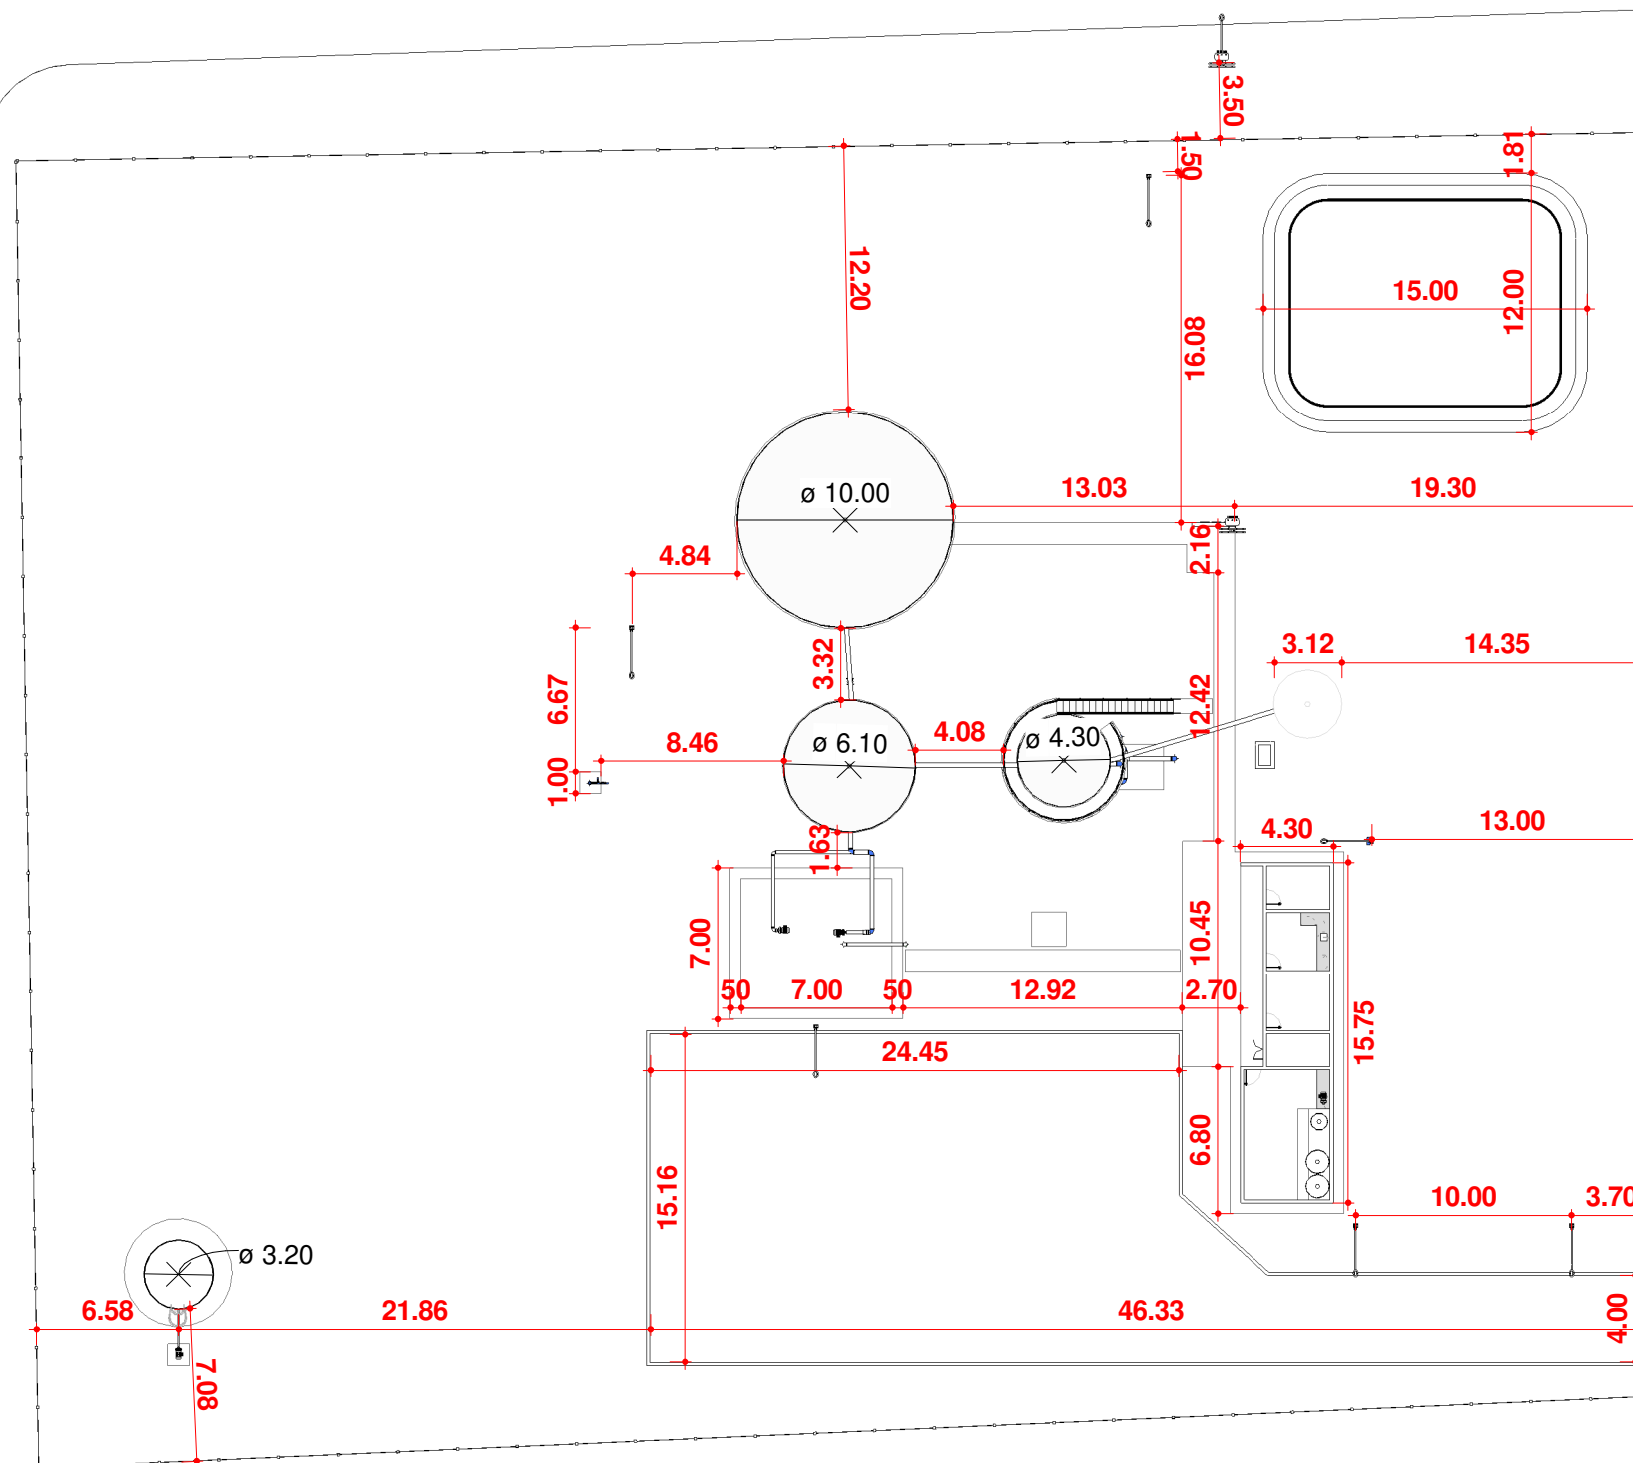

2

Planta Técnica Operação

Escala 1 : 150

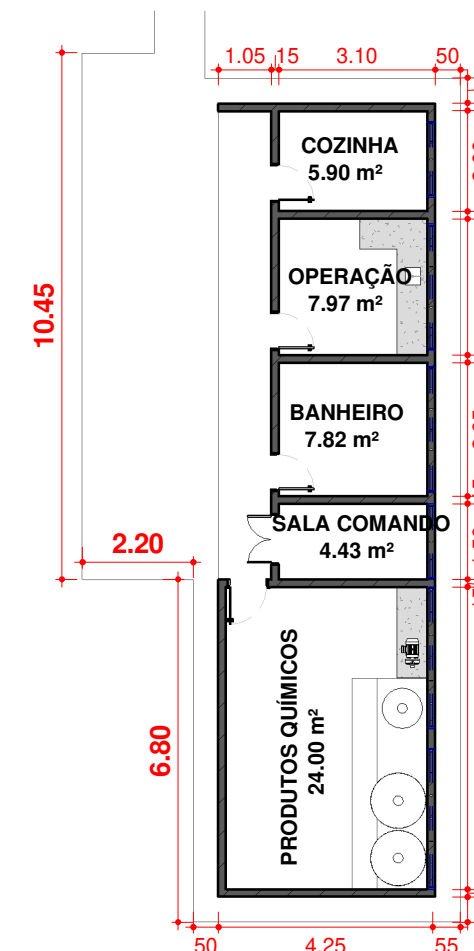

1

Planta Baixa Técnica

Escala 1 : 350



ENGENHARIA E GESTÃO
DE ATIVOS IMOBILIÁRIOS

CONTRATADA:

VVRGROUP Engenharia e Gestão de Ativos
Imobiliários Ltda.
CNPJ: 37.571.359/0001-29

RESPONSÁVEL TÉCNICO:

Vitor Vinicius Rodrigues de Matos
Engenheiro Civil e Arquiteto Urbanista
CREA nº 241924725-6 CAU nº A269556-1

ENDEREÇO:

Município de Divinópolis do Tocantins
ETA 001 - RAP 001, RAP 002, PTP 05, REL 001

CONTRATANTE:

Hidro Forte Saneamento

PRANCHA:

ETA 001 - RAP 001, RAP 002, PTP 05, REL 001

CONTEÚDO DA PRANCHA:

Levantamento plantas baixas
ETA 001 - RAP 001, RAP 002, PTP 05, REL 001

Nº RRT:

Data: 11/09/2025


Escala: Indicada

Nº Prancha:


03/ 04

ACESSAR ARQUIVOS



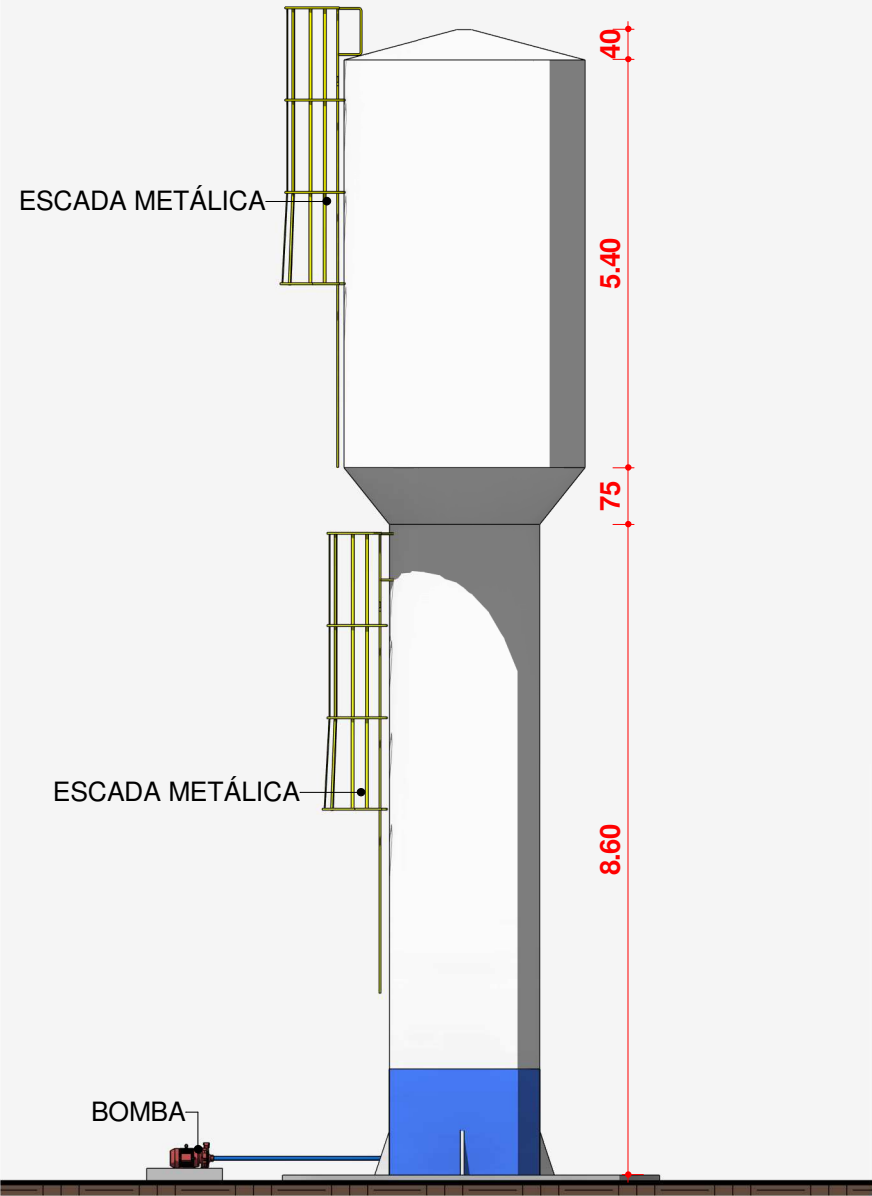

01 REL 01 VISTA FRONTAL
Escala

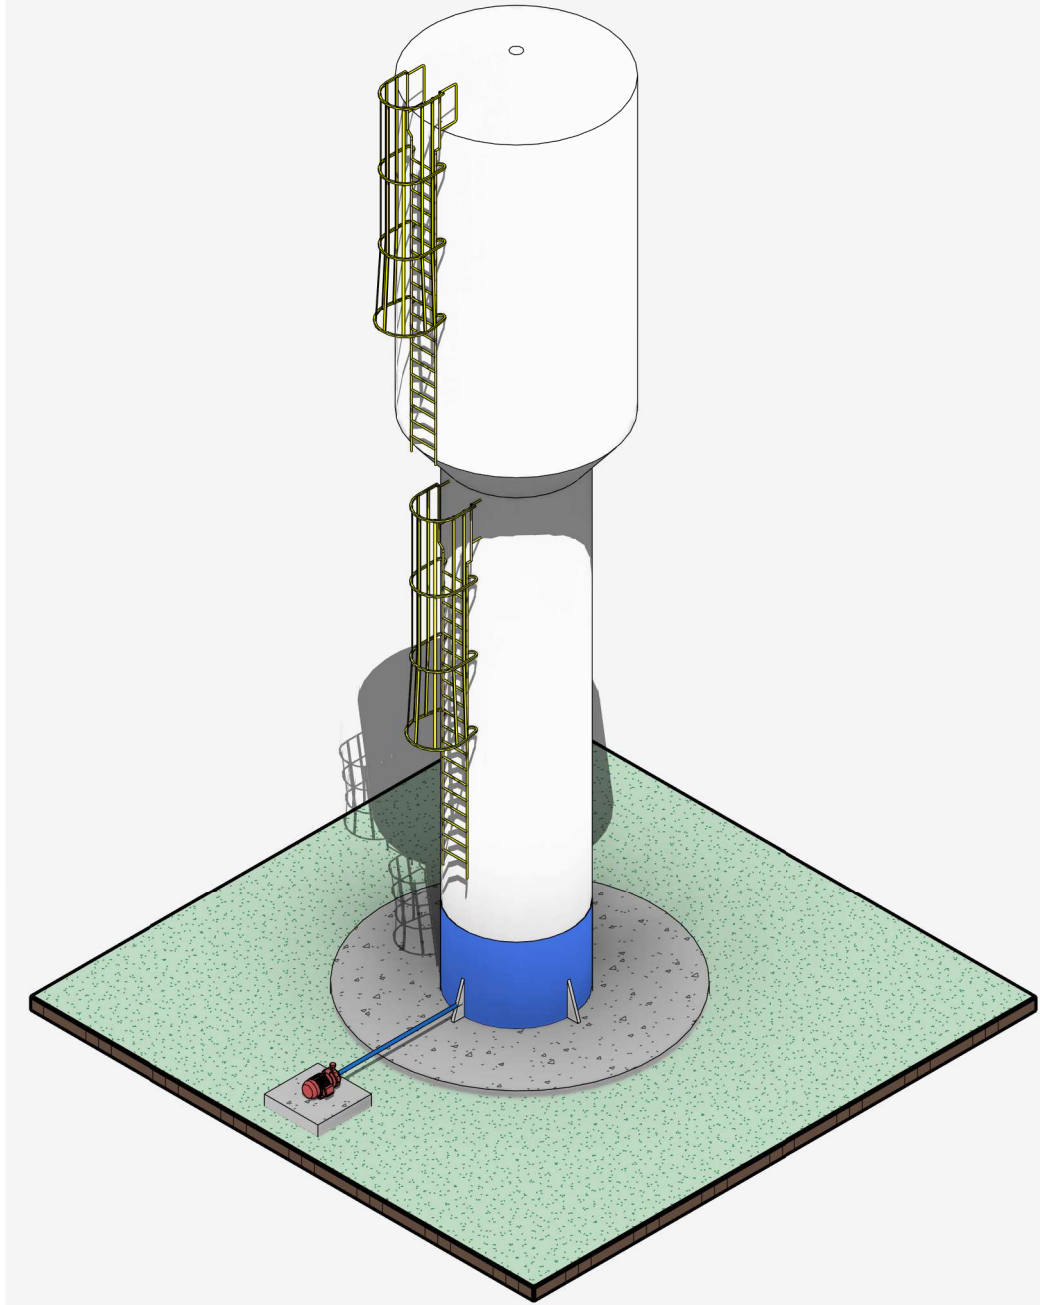

02 REL 01 PERSPECTIVA
Escala



CONTRATADA:
VVRGROUP Engenharia e Gestão de Ativos
Imobiliários Ltda.
CNPJ: 37.571.359/0001-29

RESPONSÁVEL TÉCNICO:
Vitor Vinicius Rodrigues de Matos
Engenheiro Civil e Arquiteto Urbanista
CREA nº 241924725-6 CAU nº A269556-1

ENDEREÇO:
Município de Divinópolis do Tocantins
ETA 001 - RAP 001, RAP 002, PTP 05, REL 001

CONTRATANTE:
Hidro Forte Saneamento

PRANCHA:
DETALHAMENTO REL 01

CONTEÚDO DA PRANCHA:
Levantamento REL 01


Nº RRT:

Data: 11/09/2025
Escala: Indicada


Nº Prancha:
04/ 04

[ACESSAR ARQUIVOS](#)



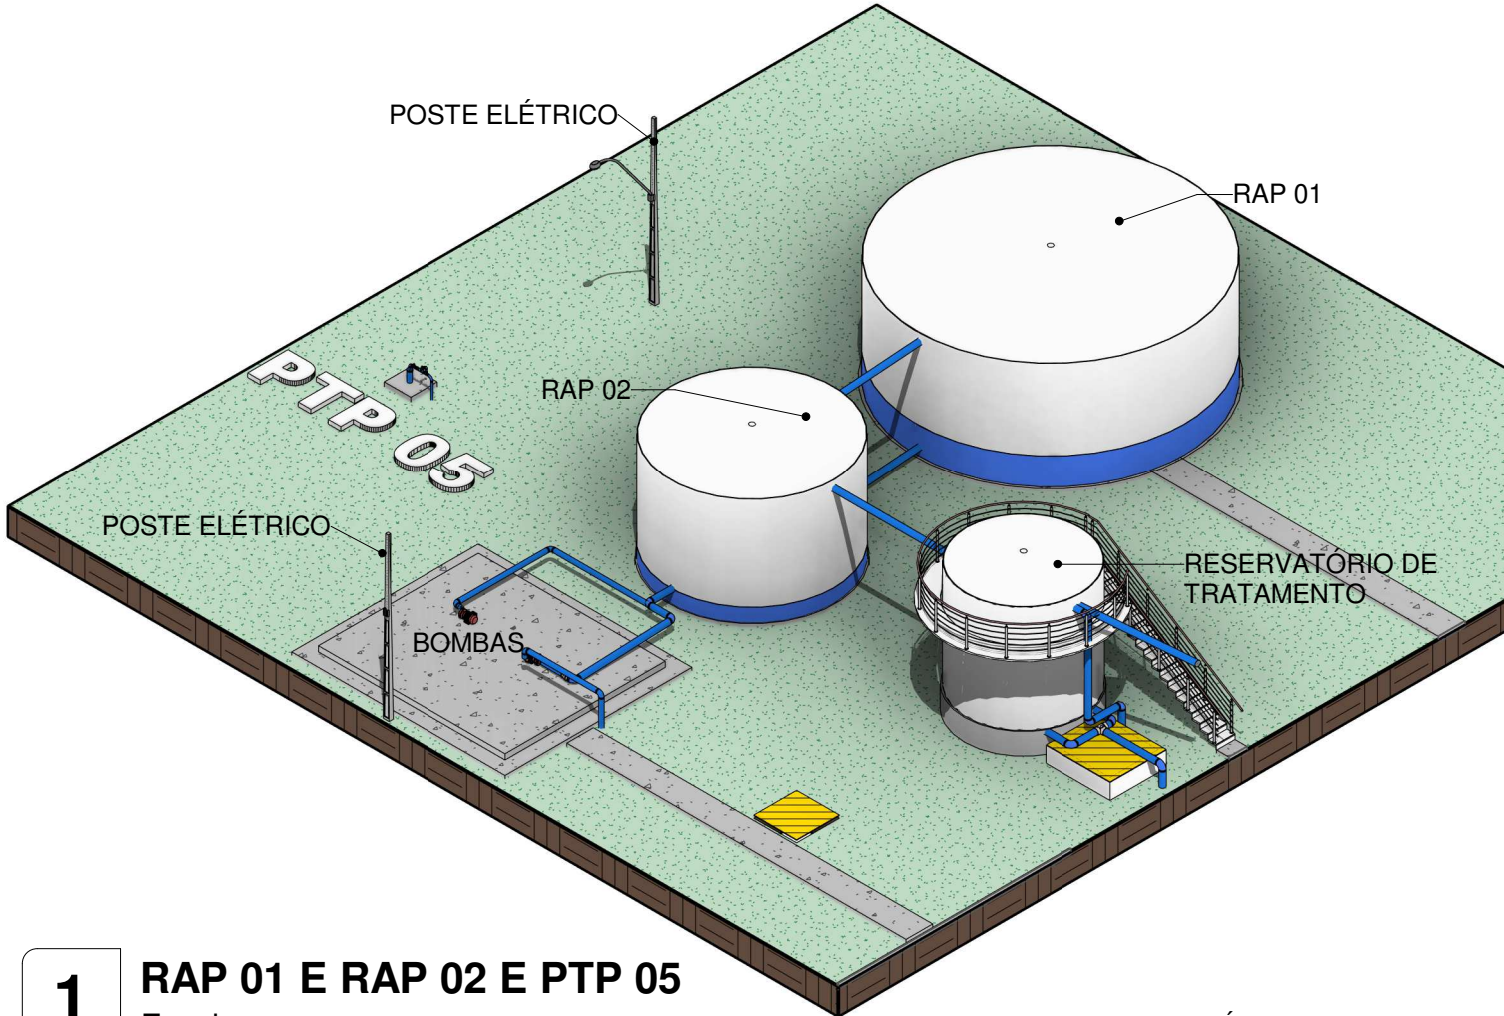

1 RAP 01 E RAP 02 E PTP 05
Escala

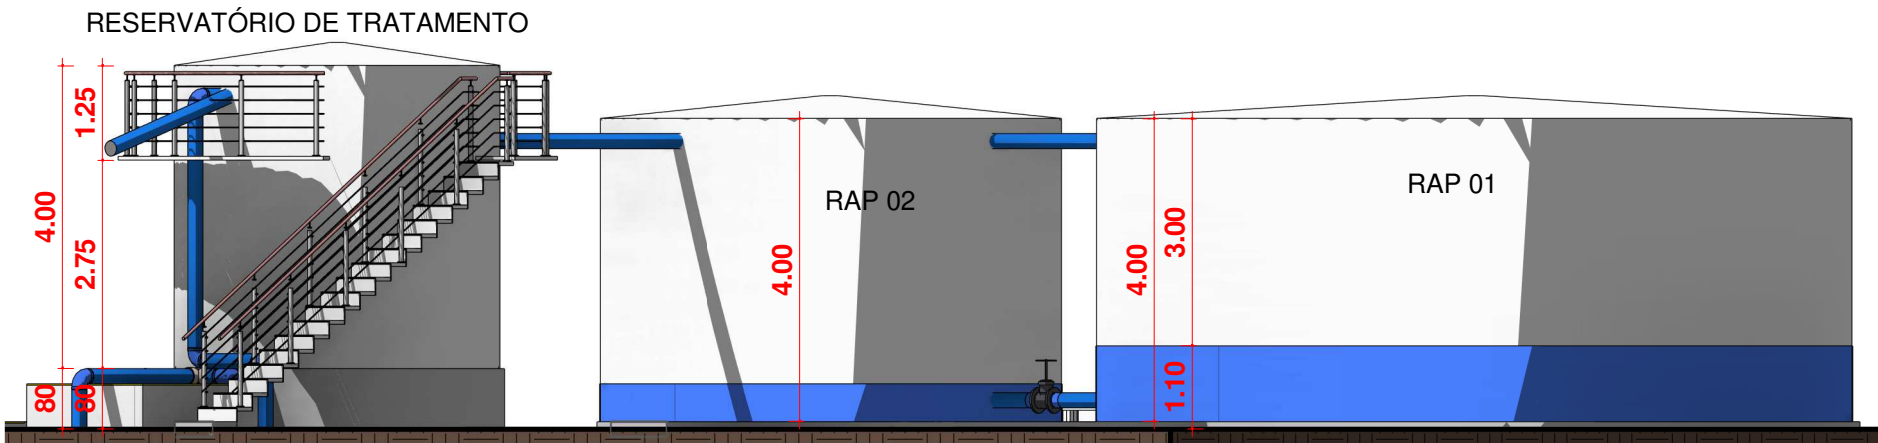

2 RAP 01 E RAP 02 - VISTA FRONTAL
Escala



CONTRATADA:
VVRGROUP Engenharia e Gestão de Ativos
Imobiliários Ltda.
CNPJ: 37.571.359/0001-29

RESPONSÁVEL TÉCNICO:
Vitor Vinicius Rodrigues de Matos
Engenheiro Civil e Arquiteto Urbanista
CREA nº 241924725-6 CAU nº A269556-1

ENDEREÇO:
Município de Divinópolis do Tocantins
ETA 001 - RAP 001, RAP 002, PTP 05, REL 001

CONTRATANTE:
Hidro Forte Saneamento

PRANCHA:
DETALHAMENTO RAP 01 E RAP 02


CONTEÚDO DA PRANCHA:
Levantamento RAP 01 E RAP 02

Nº RRT:

Data: 11/09/2025
Escala: Indicada

Nº Prancha:
05/ 04



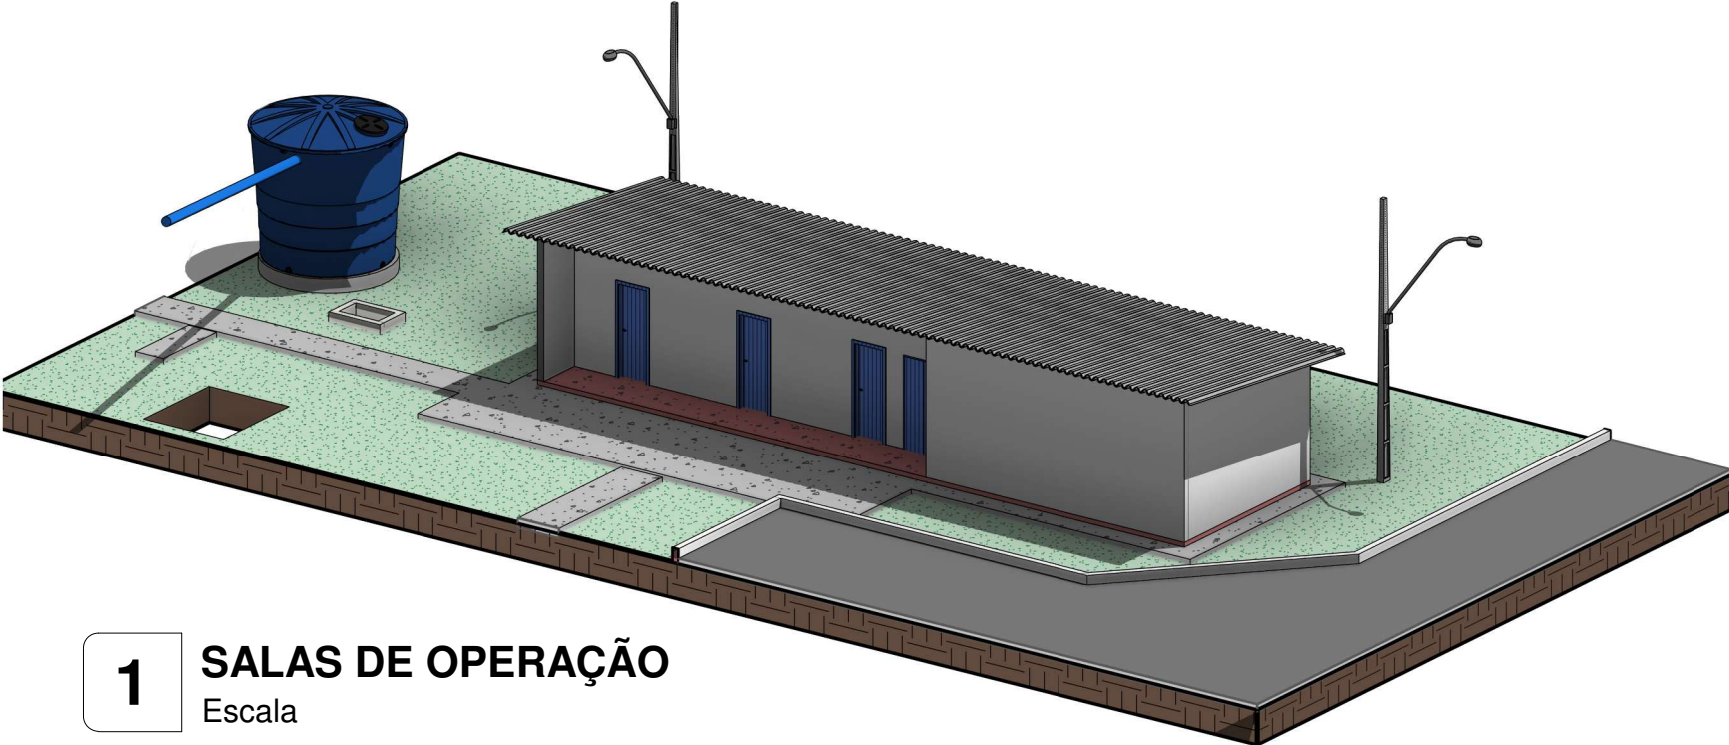

1 SALAS DE OPERAÇÃO
Escala



CONTRATADA:
VVRGROUP Engenharia e Gestão de Ativos
Imobiliários Ltda.
CNPJ: 37.571.359/0001-29

RESPONSÁVEL TÉCNICO:
Vitor Vinicius Rodrigues de Matos
Engenheiro Civil e Arquiteto Urbanista
CREA nº 241924725-6 CAU nº A269556-1

ENDEREÇO:
Município de Divinópolis do Tocantins
ETA 001 - RAP 001, RAP 002, PTP 05, REL 001

CONTRATANTE:
Hidro Forte Saneamento

PRANCHA:
DETALHAMENTO OPERAÇÃO

CONTEÚDO DA PRANCHA:
Levantamento OPERAÇÃO


Nº RRT:

Data: 11/09/2025
Escala: Indicada

Nº Prancha:
06/ 04

[ACESSAR ARQUIVOS](#)



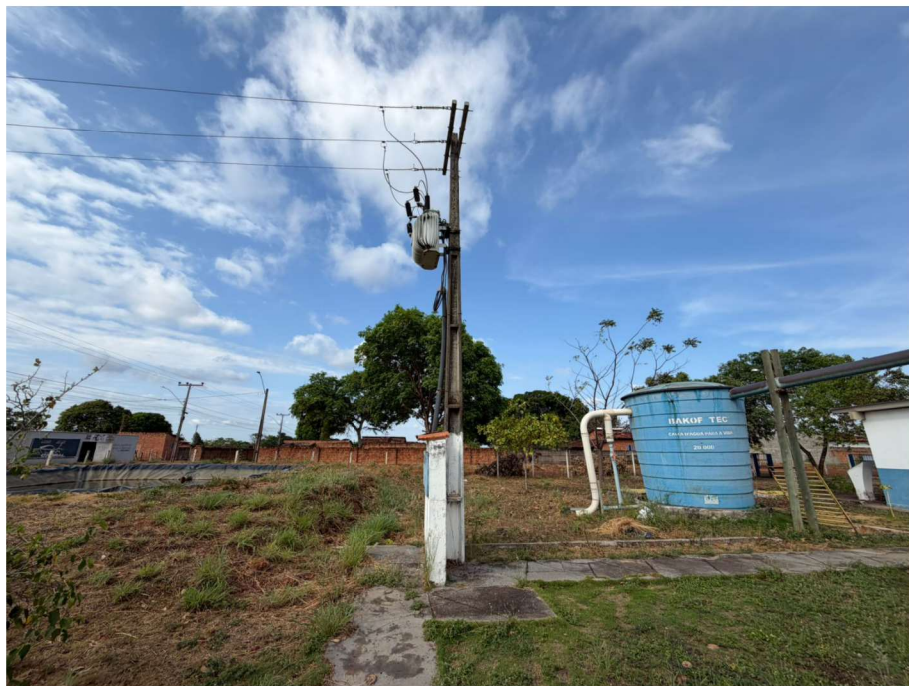

CONTRATADA:
VVRGROUP Engenharia e Gestão de Ativos
Imobiliários Ltda.
CNPJ: 37.571.359/0001-29

RESPONSÁVEL TÉCNICO:
Vitor Vinicius Rodrigues de Matos
Engenheiro Civil e Arquiteto Urbanista
CREA nº 241924725-6 CAU nº A269556-1

ENDEREÇO:
Município de Divinópolis do Tocantins
ETA 001 - RAP 001, RAP 002, PTP 05, REL 001

CONTRATANTE:
Hidro Forte Saneamento

PRANCHA:
REGISTROS FOTOGRÁFICOS

CONTEÚDO DA PRANCHA:
Registros Fotográficos ETA 001 - RAP 001, RAP 002,
PTP 05, REL 001

Nº RRT:

Data: 11/09/2025
Escala: Indicada

Nº Prancha:
07/ 04

[ACESSAR ARQUIVOS](#)

