


A - CHAPADA DA NATIVIDADE

LOCALIZAÇÃO DOS ATIVOS

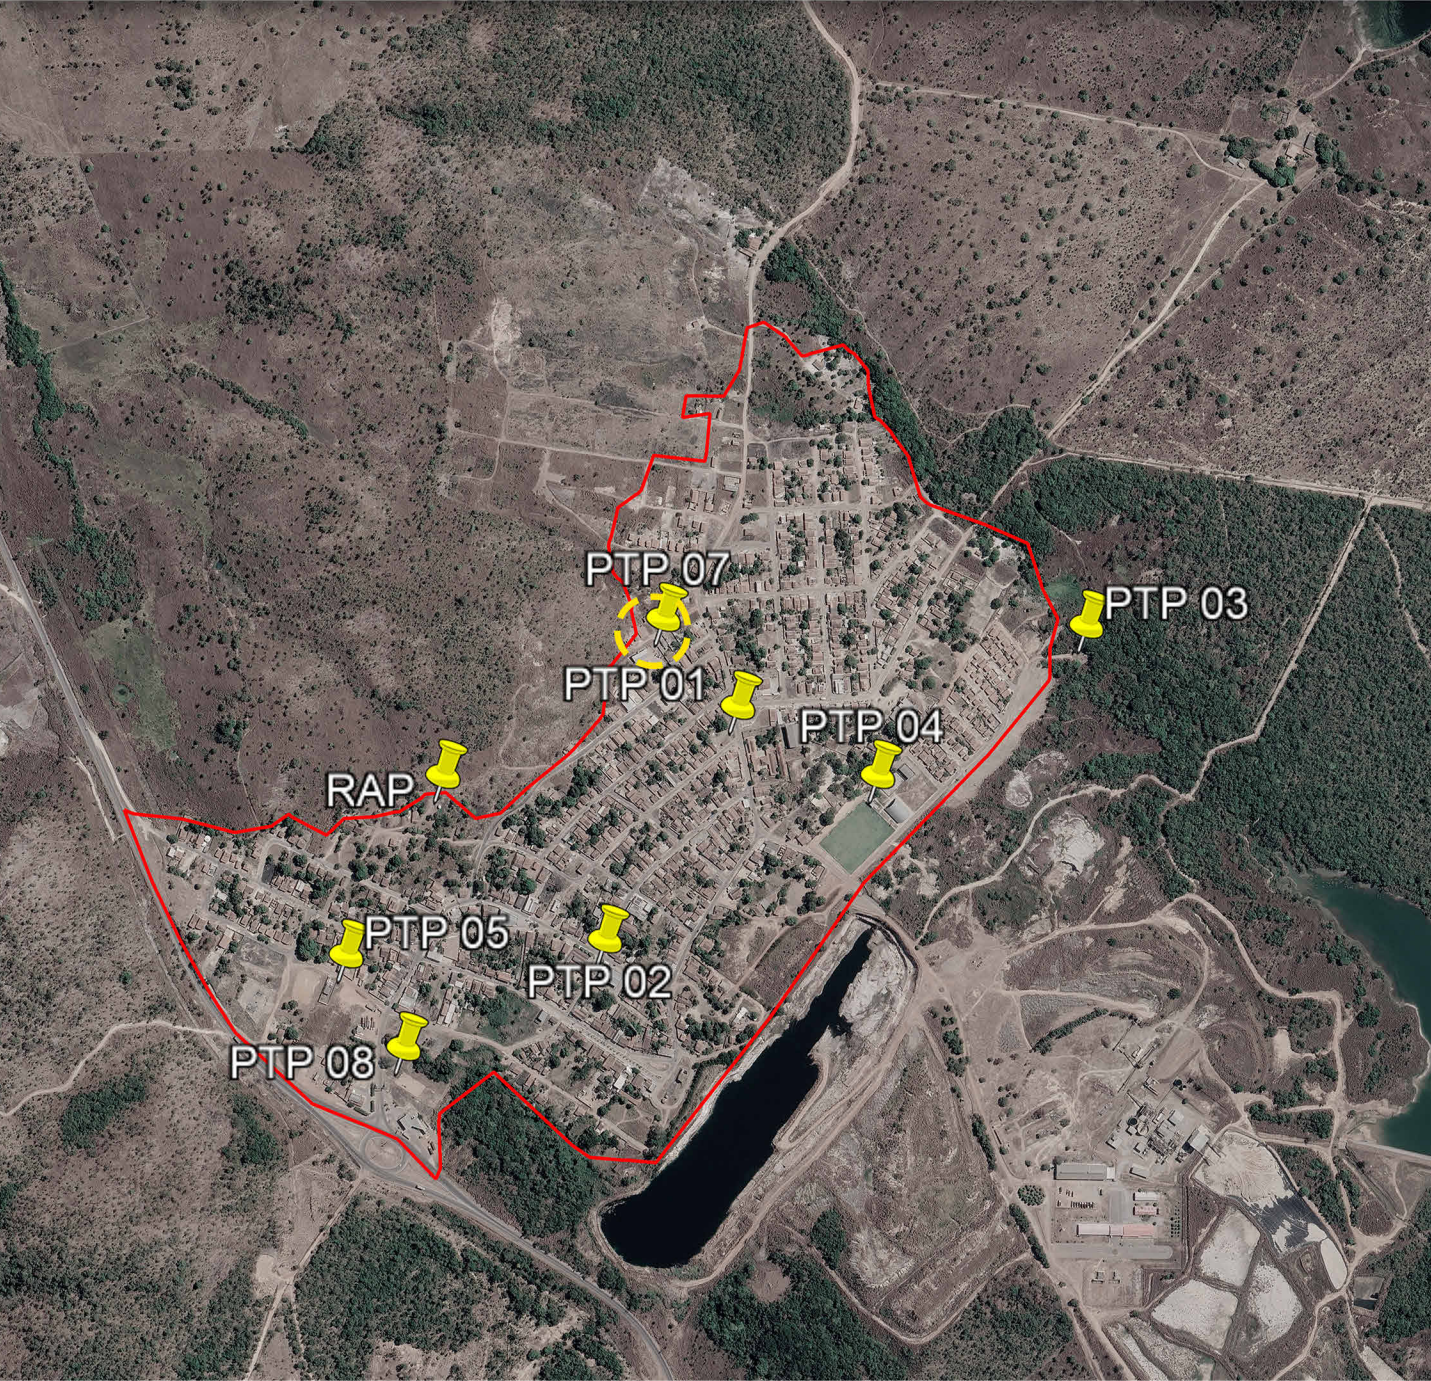

LEGENDA

- LOCALIZAÇÃO DO ATIVO
- PERÍMETRO URBANO
- PTP:** POÇO TUBULAR PROFUNFO
- RAP:** RESERVATÓRIO APOIADO
- UTS:** UNIDADE DE TRATAMENTO SIMPLIFICADO
- REL:** RESERVATÓRIO ELEVADO
- ETA:** ESTAÇÃO DE TRATAMENTO DE ÁGUA
- RSE:** RESERVATÓRIO SEMI-ENTERRADO



VVR GROUP

ENGENHARIA E GESTÃO
DE ATIVOS IMOBILIÁRIOS

CONTRATADA:
VVRGROUP Engenharia e Gestão de Ativos
Imobiliários Ltda.
CNPJ: 37.571.359/0001-29

RESPONSÁVEL TÉCNICO:
Vitor Vinicius Rodrigues de Matos
Engenheiro Civil e Arquiteto Urbanista
CREA nº 241924725-6 CAU nº A269556-1

ENDEREÇO:
Município de Chapada da Natividade, Tocantins
PTP 07

CONTRATANTE:
Hidro Forte Saneamento

B - MICROLOCALIZAÇÃO

PTP 07 - COORDENADAS: -11.611673166982813, -47.75107207122553



C - VISTORIA NO LOCAL

PTP 07 - COORDENADAS: -11.611673166982813, -47.75107207122553



PRANCHA:
LOCALIZAÇÃO PTP 07

CONTEÚDO DA PRANCHA:
Localização do PTP 07


Nº RRT:

Data: 11/09/2025
Escala: Indicada


Nº Prancha:
01/ 04

ACESSAR ARQUIVOS



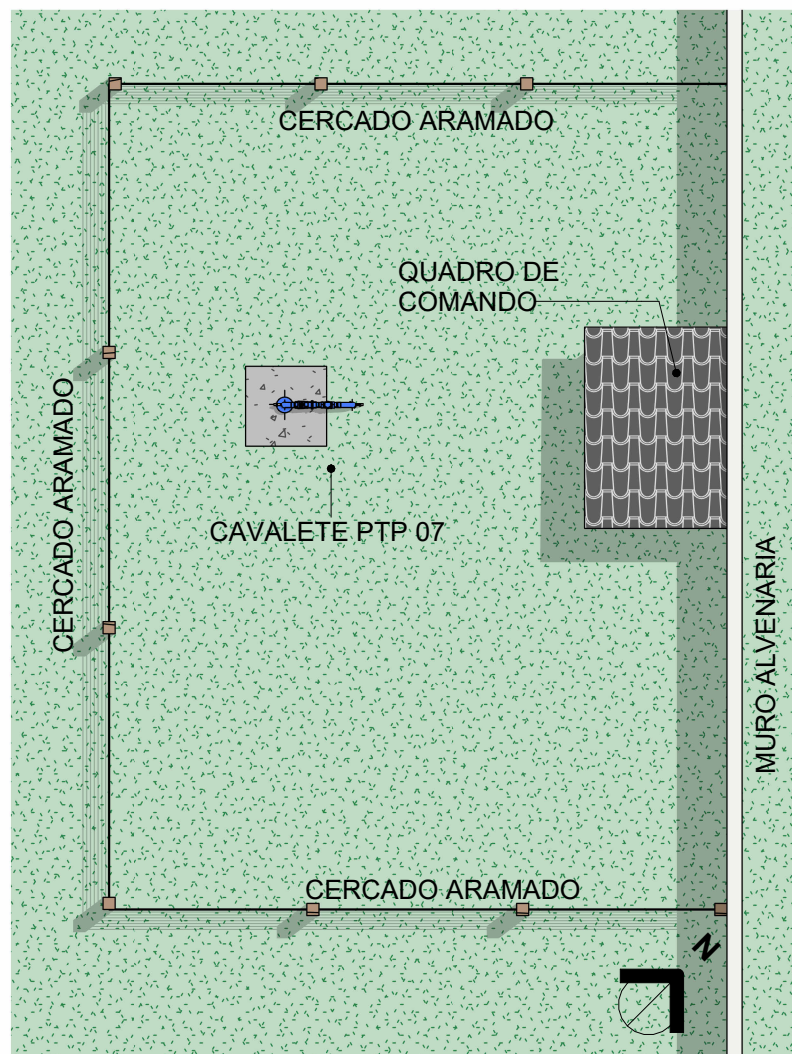

1 Planta Baixa Layout
Escala 1 : 75

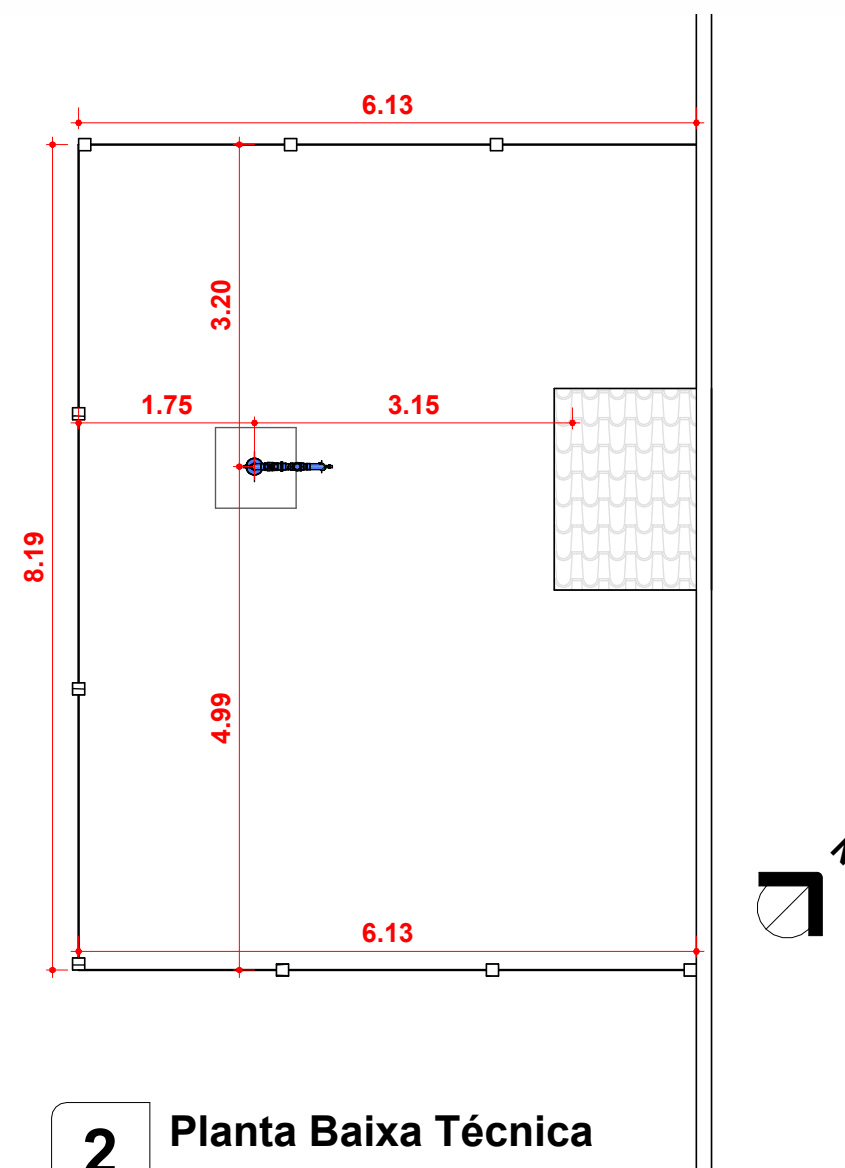

2 Planta Baixa Técnica
Escala 1 : 75



CONTRATADA:
VVRGROUP Engenharia e Gestão de Ativos
Imobiliários Ltda.
CNPJ: 37.571.359/0001-29

RESPONSÁVEL TÉCNICO:
Vitor Vinicius Rodrigues de Matos
Engenheiro Civil e Arquiteto Urbanista
CREA nº 241924725-6 CAU nº A269556-1

ENDEREÇO:
Município de Chapada da Natividade, Tocantins
PTP 07

CONTRATANTE:
Hidro Forte Saneamento

PRANCHA:
DETALHAMENTO PTP 07

CONTEÚDO DA PRANCHA:
Levantamento plantas baixas
cavelete do PTP 07


Nº RRT:

Data: 11/09/2025
Escala: Indicada


Nº Prancha:
02/ 04

[ACESSAR ARQUIVOS](#)





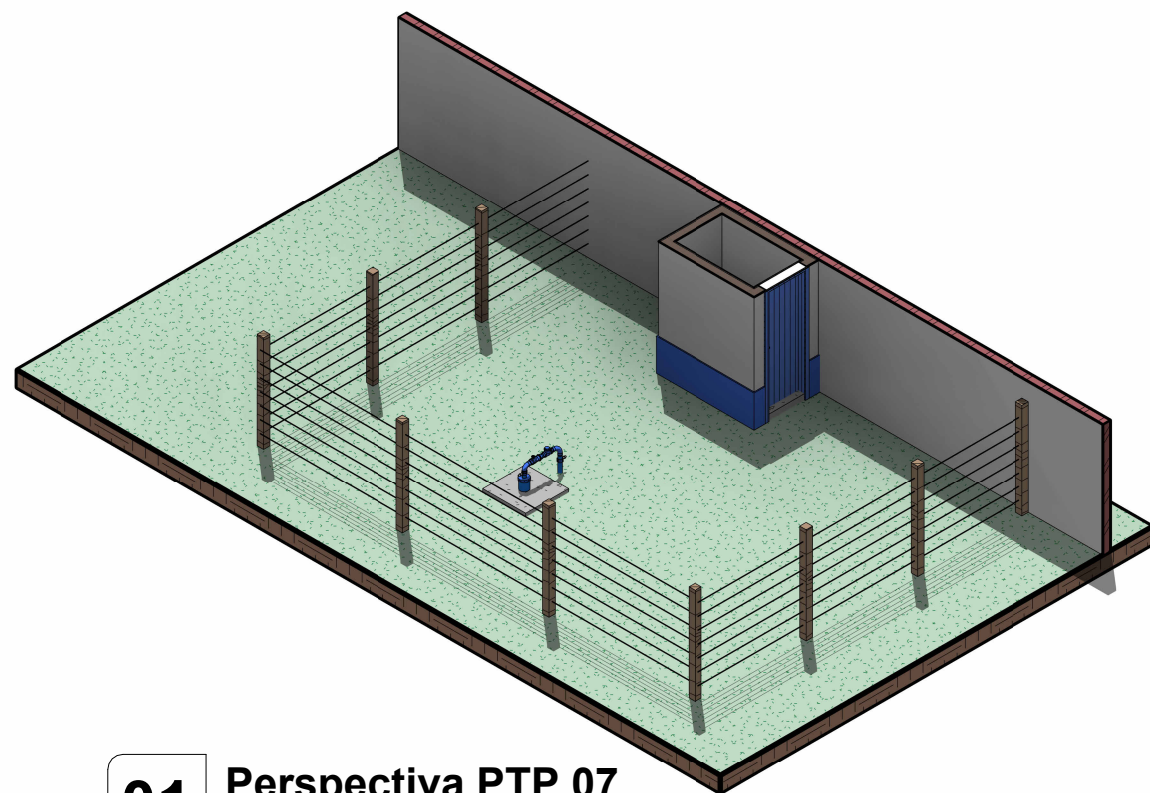


01 Perspectiva PTP 07
Escala

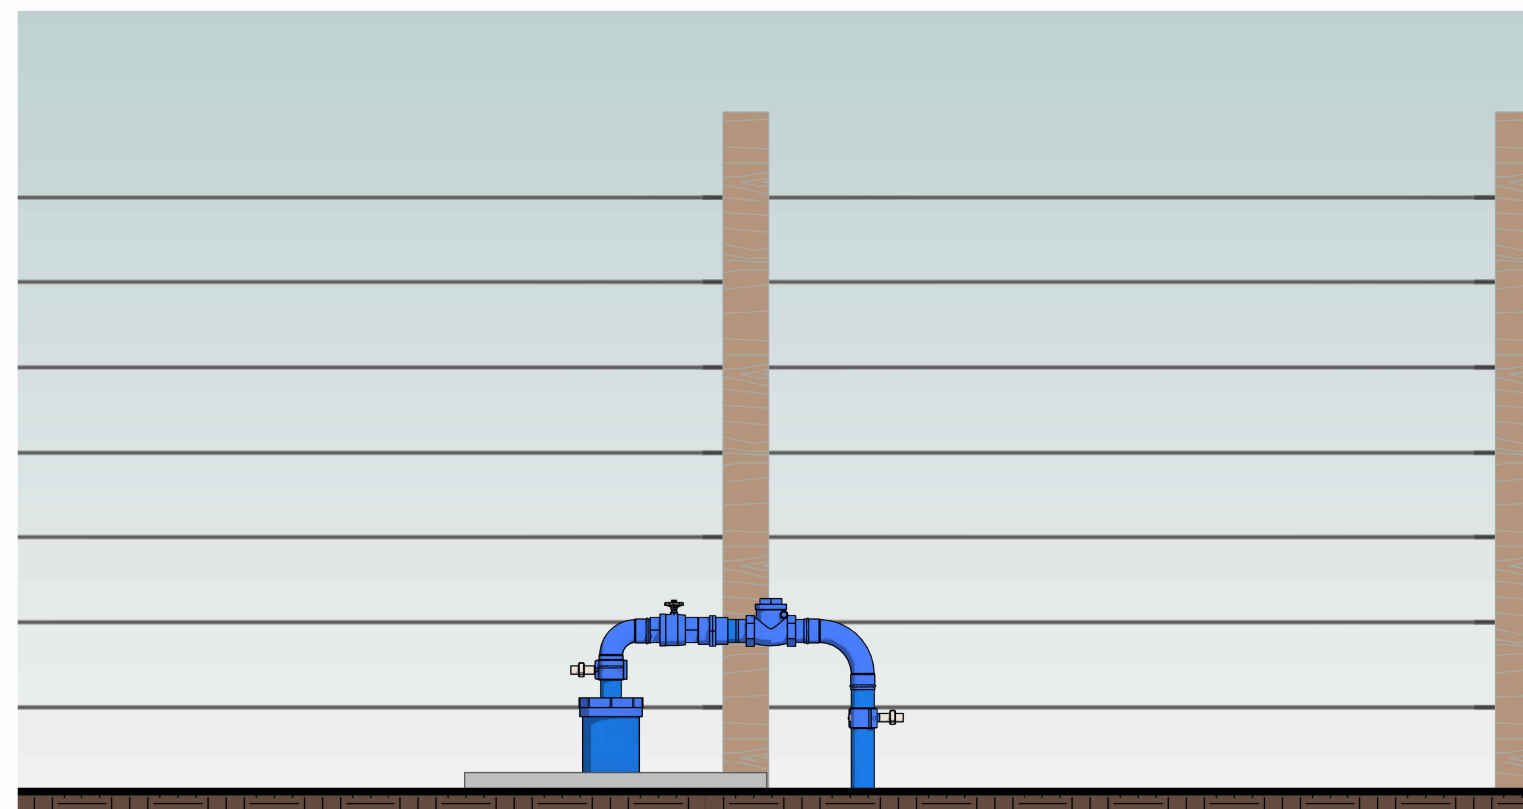

02 ELEVação, CAVALETE PTP 07
Escala 1 : 20

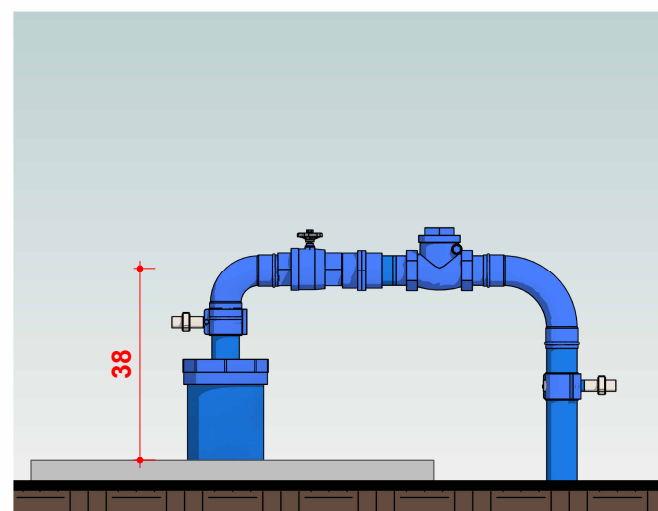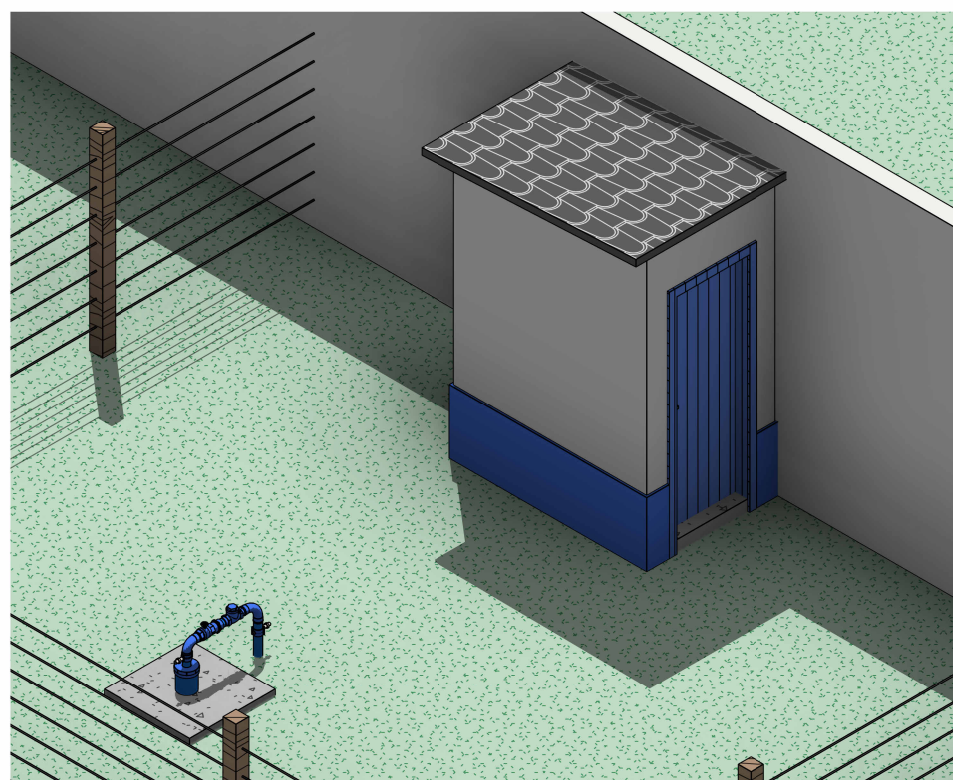

03 CAVALETE PTP 07
Escala 1 : 15

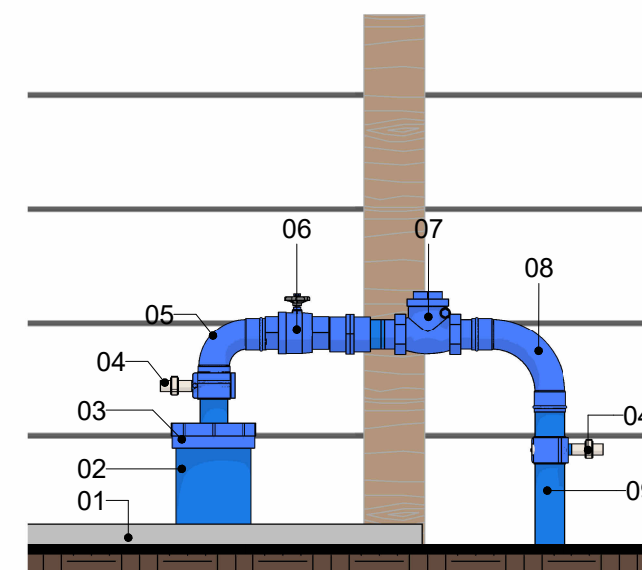

04 CAVALETE PTP 07.
Escala 1 : 15

LEGENDA

1. Laje Proteção Sanitária
2. Tubo de Revestimento
3. Tampa de Vedação
4. Tê com Torneira de Amostra
5. Cotovelo de 90°
6. Registro de Gaveta
7. Válvula de retenção horizontal
8. Cotovelo de 90°
9. Tubo de Descida Ø60mm



CONTRATADA:
VVRGROUP Engenharia e Gestão de Ativos Imobiliários Ltda.
CNPJ: 37.571.359/0001-29

RESPONSÁVEL TÉCNICO:
Vitor Vinicius Rodrigues de Matos
Engenheiro Civil e Arquiteto Urbanista
CREA nº 241924725-6 CAU nº A269556-1

ENDEREÇO:
Município de Chapada da Natividade, Tocantins
PTP 07

CONTRATANTE:
Hidro Forte Saneamento

PRANCHA:
DETALHAMENTO PTP 07

CONTEÚDO DA PRANCHA:
Levantamento cavalete do PTP 07


Nº RRT:

Data: 11/09/2025
Escala: Indicada

Nº Prancha:
03/ 04

ACESSAR ARQUIVOS



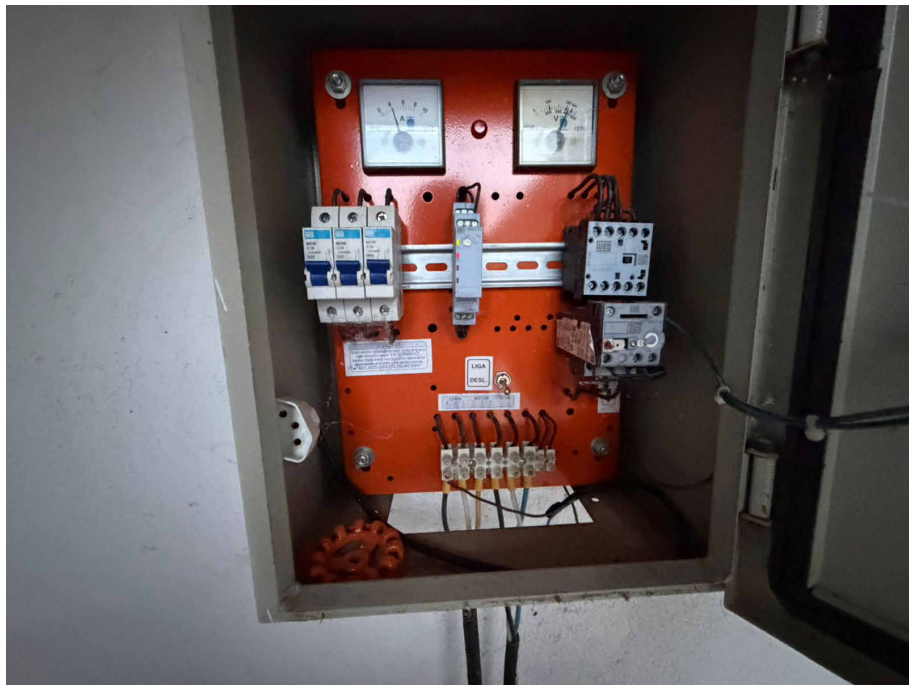



VVR GROUP

ENGENHARIA E GESTÃO
DE ATIVOS IMOBILIÁRIOS

CONTRATADA: VVRGROUP Engenharia e Gestão de Ativos Imobiliários Ltda. CNPJ: 37.571.359/0001-29	ENDEREÇO: Município de Chapada da Natividade, Tocantins PTP 07
RESPONSÁVEL TÉCNICO: Vitor Vinicius Rodrigues de Matos Engenheiro Civil e Arquiteto Urbanista CREA nº 241924725-6 CAU nº A269556-1	CONTRATANTE: Hidro Forte Saneamento

PRANCHA: REGISTROS FOTOGRÁFICOS	ACESSAR ARQUIVOS
CONTEÚDO DA PRANCHA: Registros Fotográficos do PTP 07	
Nº RRT:	Data: 11/09/2025 Escala: Indicada Nº Prancha: 04/ 04

