

A - CHAPADA DE AREIA

LOCALIZAÇÃO DOS ATIVOS



LEGENDA

LOCALIZAÇÃO DO ATIVO

PTP: POÇO TUBULAR PROFUNFO

RAP: RESERVATÓRIO APOIADO

UTS: UNIDADE DE TRATAMENTO SIMPLIFICADO

PERÍMETRO URBANO

REL: RESERVATÓRIO ELEVADO

ETA: ESTAÇÃO DE TRATAMENTO DE ÁGUA

RSE: RESERVATÓRIO SEMI-ENTERRADO



CONTRATADA:
VVRGROUP Engenharia e Gestão de Ativos
Imobiliários Ltda.
CNPJ: 37.571.359/0001-29

RESPONSÁVEL TÉCNICO:
Vitor Vinicius Rodrigues de Matos
Engenheiro Civil e Arquiteto Urbanista
CREA nº 241924725-6 CAU nº A269556-1

ENDEREÇO:
Município de Chapada de Areia, Tocantins
REL 003

CONTRATANTE:
Hidro Forte Saneamento

B - MICROLOCALIZAÇÃO

REL 003 - COORDENADAS: -10.143357482254743, -49.179950300111386



C - VISTORIA NO LOCAL

REL 003 - COORDENADAS: -10.143357482254743, -49.179950300111386



PRANCHA:
LOCALIZAÇÃO REL 003

CONTEÚDO DA PRANCHA:
Localização do REL 003


Nº RRT:

Data: 11/09/2025
Escala: Indicada

Nº Prancha:
01/ 04

ACESSAR ARQUIVOS




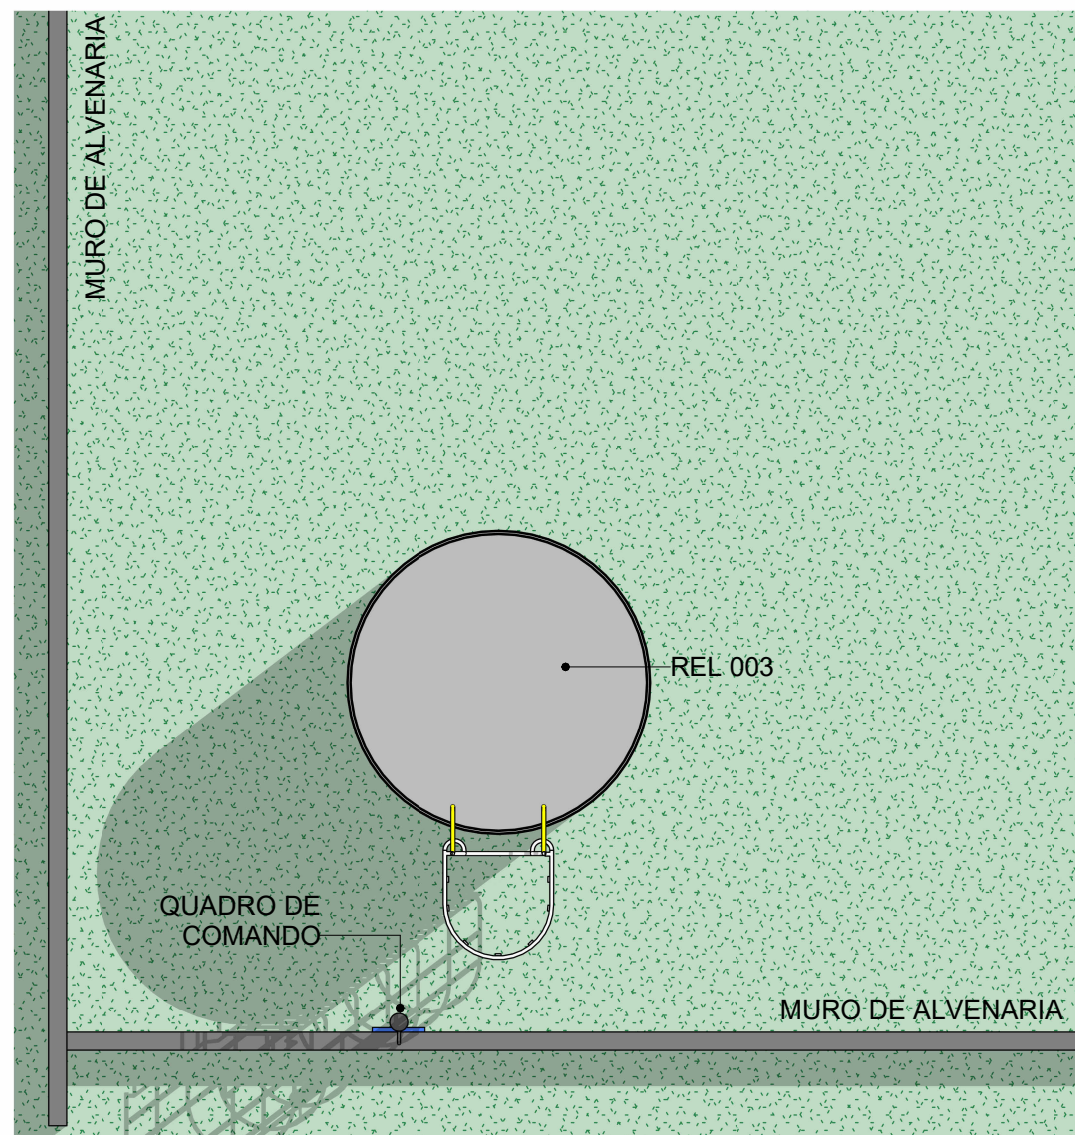

1

Planta Baixa Layout

Escala 1 : 50

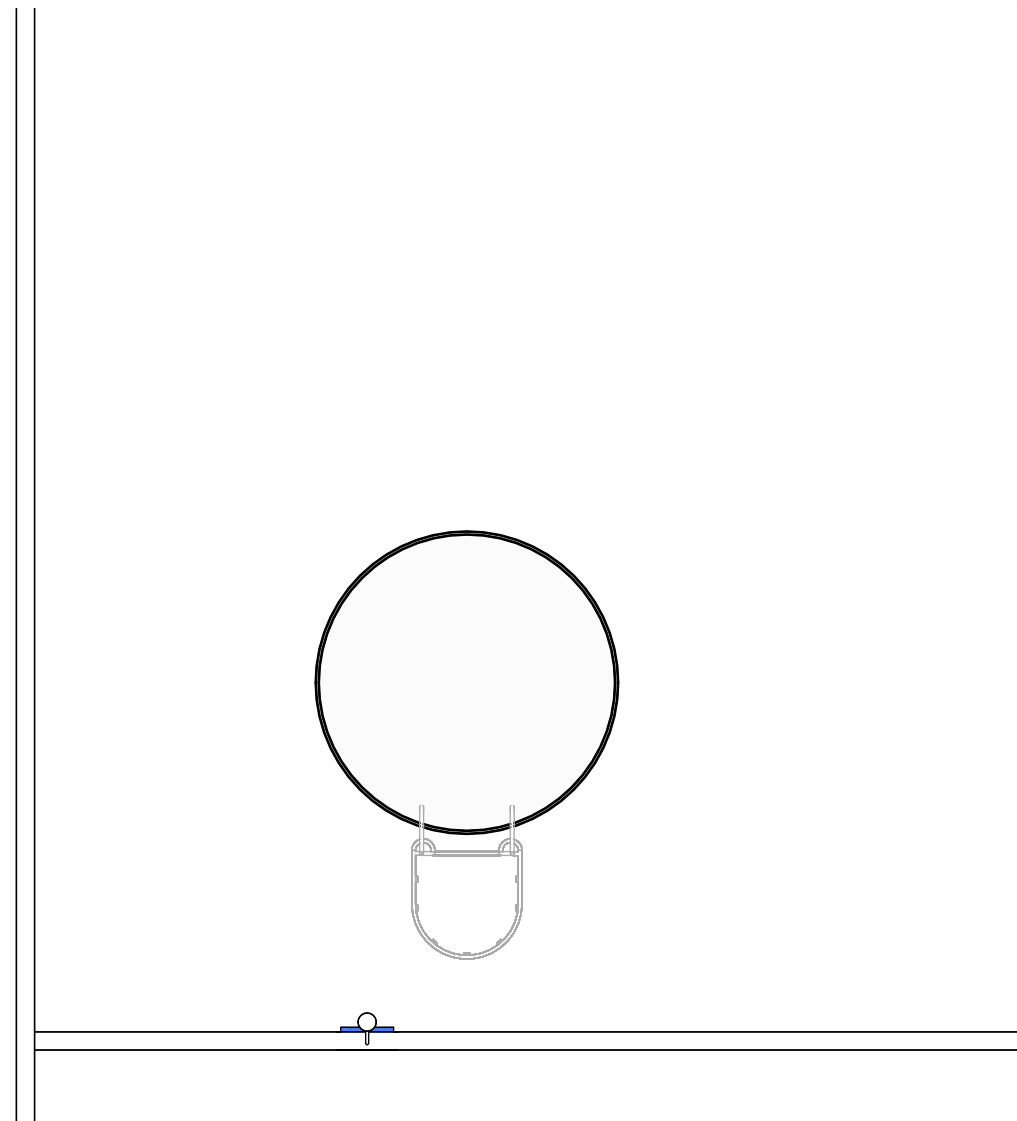

2

Planta Baixa Técnica

Escala 1 : 50



CONTRATADA:
VVRGROUP Engenharia e Gestão de Ativos
Imobiliários Ltda.
CNPJ: 37.571.359/0001-29

RESPONSÁVEL TÉCNICO:
Vitor Vinicius Rodrigues de Matos
Engenheiro Civil e Arquiteto Urbanista
CREA nº 241924725-6 CAU nº A269556-1

ENDEREÇO:
Município de Chapada de Areia, Tocantins
REL 003

CONTRATANTE:
Hidro Forte Saneamento

PRANCHA:
DETALHAMENTO REL 003

CONTEÚDO DA PRANCHA:
Levantamento plantas baixas
cavelete do REL 003


Nº RRT:

Data: 11/09/2025
Escala: Indicada


Nº Prancha:
02/ 04

[ACESSAR ARQUIVOS](#)



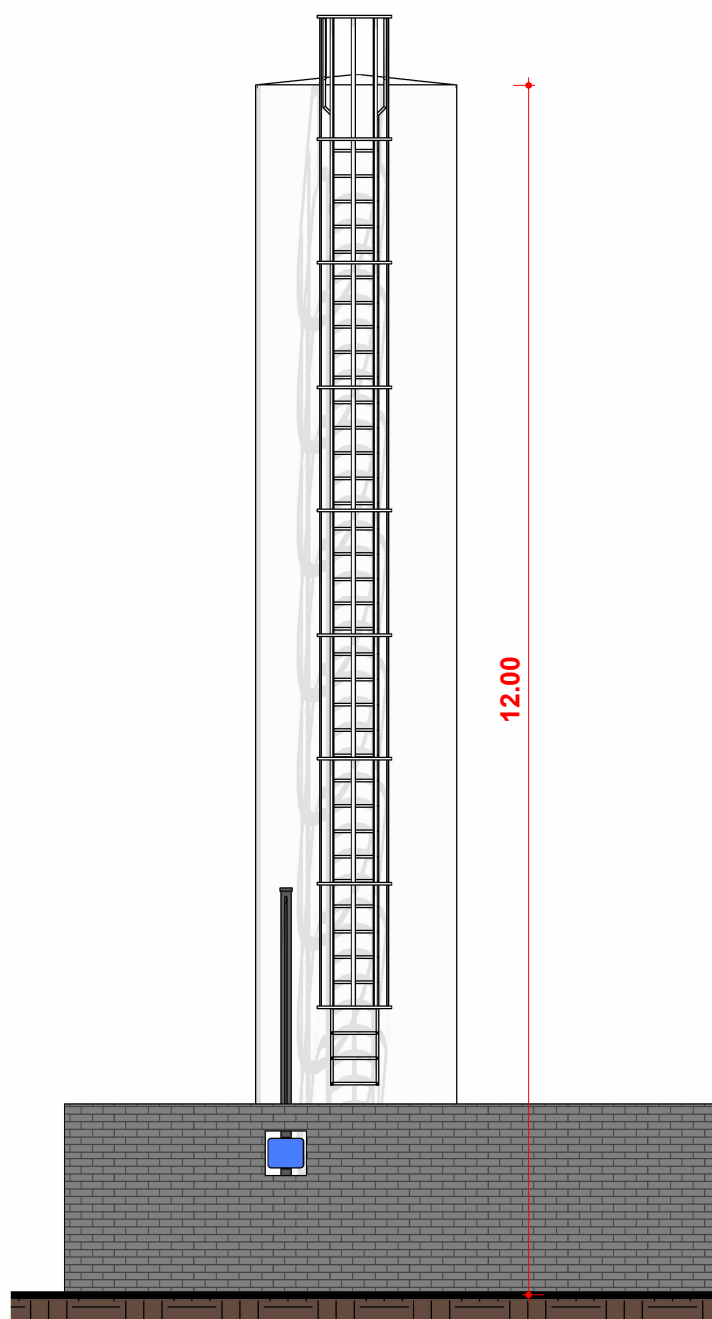

1 REL 003 - VISTA FRONTAL
Escala 1 : 75

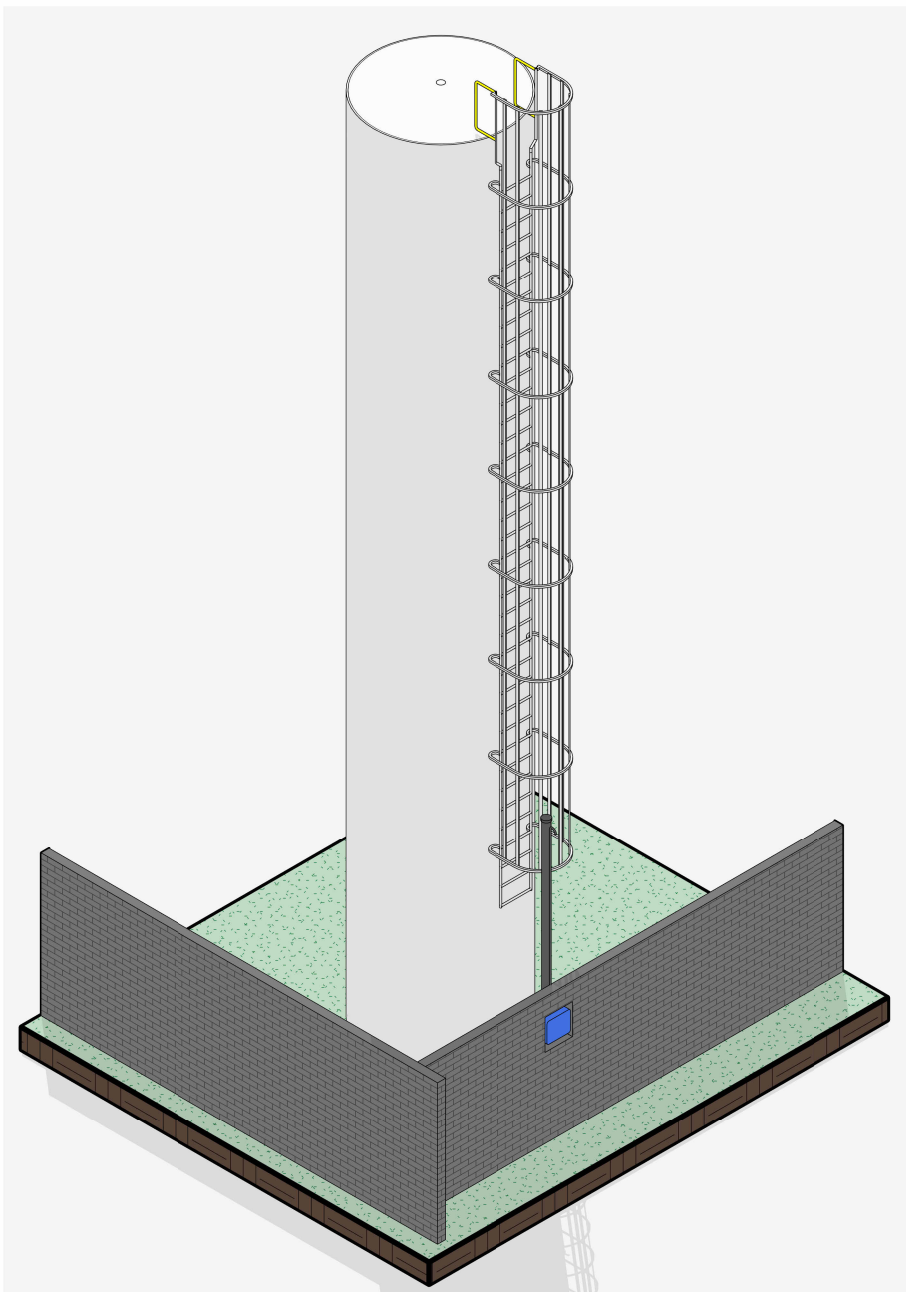

2 REL 003 PERSPECTIVA
Escala



CONTRATADA:
VVRGROUP Engenharia e Gestão de Ativos
Imobiliários Ltda.
CNPJ: 37.571.359/0001-29

RESPONSÁVEL TÉCNICO:
Vitor Vinicius Rodrigues de Matos
Engenheiro Civil e Arquiteto Urbanista
CREA nº 241924725-6 CAU nº A269556-1

ENDEREÇO:
Município de Chapada de Areia, Tocantins
REL 003

CONTRATANTE:
Hidro Forte Saneamento

PRANCHA:
DETALHAMENTO REL 003

CONTEÚDO DA PRANCHA:
Levantamento cavalete do REL 003

Nº RRT:

Data: 11/09/2025
Escala: Indicada

Nº Prancha:
03/ 04

[ACESSAR ARQUIVOS](#)





CONTRATADA:
VVRGROUP Engenharia e Gestão de Ativos Imobiliários Ltda.
CNPJ: 37.571.359/0001-29

RESPONSÁVEL TÉCNICO:
Vitor Vinicius Rodrigues de Matos
Engenheiro Civil e Arquiteto Urbanista
CREA nº 241924725-6 CAU nº A269556-1

ENDEREÇO:
Município de Chapada de Areia, Tocantins
REL 003

CONTRATANTE:
Hidro Forte Saneamento

PRANCHA:
REGISTROS FOTOGRÁFICOS

CONTEÚDO DA PRANCHA:
Registros Fotográficos do REL 003

Nº RRT:

Data: 11/09/2025
Escala: Indicada

Nº Prancha:
04/ 04

[ACESSAR ARQUIVOS](#)

