

A - PRAIA NORTE

LOCALIZAÇÃO DOS ATIVOS



LEGENDA

- LOCALIZAÇÃO DO ATIVO
- PTP: POÇO TUBULAR PROFUNFO
- RAP: RESERVATÓRIO APOIADO
- UTS: UNIDADE DE TRATAMENTO SIMPLIFICADO
- PERÍMETRO URBANO
- REL: RESERVATÓRIO ELEVADO
- ETA: ESTAÇÃO DE TRATAMENTO DE ÁGUA
- RSE: RESERVATÓRIO SEMI-ENTERRADO

VVR GROUP
ENGENHARIA E GESTÃO
DE ATIVOS IMOBILIÁRIOS

CONTRATADA:
VVRGROUP Engenharia e Gestão de Ativos
Imobiliários Ltda.
CNPJ: 37.571.359/0001-29

RESPONSÁVEL TÉCNICO:
Vitor Vinicius Rodrigues de Matos
Engenheiro Civil e Arquiteto Urbanista
CREA nº 241924725-6 CAU nº A269556-1

ENDEREÇO:
Município de Praia Norte, Tocantins, PTP 05 e REL

CONTRATANTE:
Hidro Forte Saneamento

B - MICROLOCALIZAÇÃO

REL, PTP 05 - COORDENADAS: -5.447471839850569, -47.645914945567874



C - VISTORIA NO LOCAL

REL, PTP 05 - COORDENADAS: -5.447471839850569, -47.645914945567874



PRANCHA:
LOCALIZAÇÃO PTP 05

CONTEÚDO DA PRANCHA:
Localização do PTP 05



Nº RRT:

Data: 11/09/2025
Escala: Indicada

Nº Prancha:
01/ 04

ACESSAR ARQUIVOS



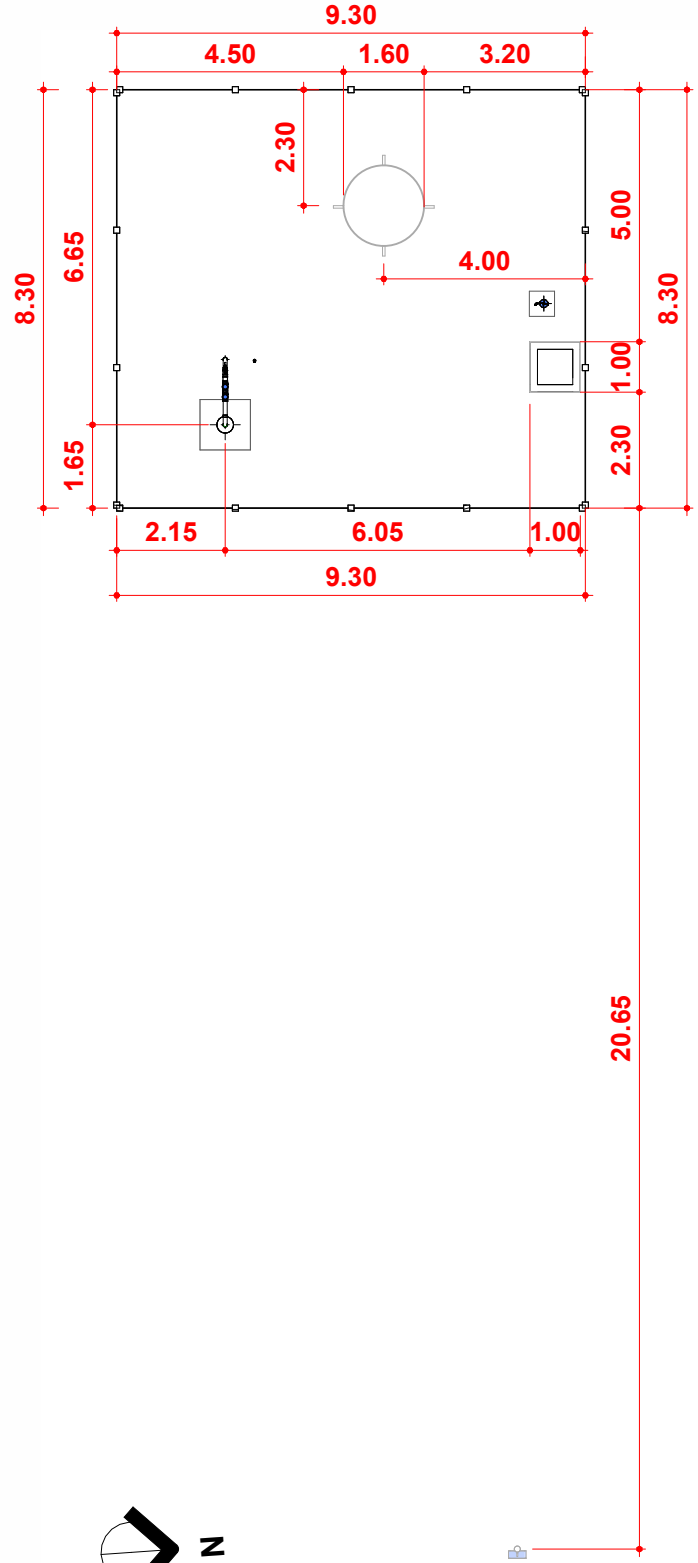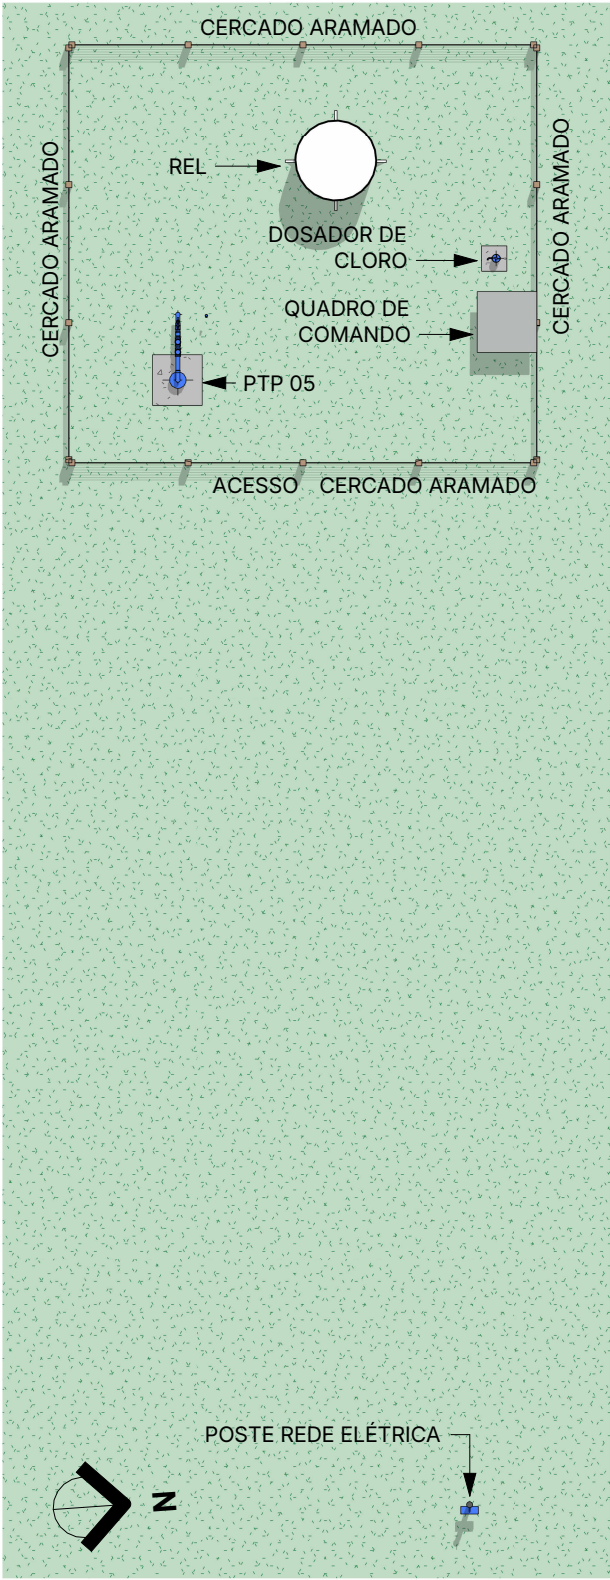

1 Planta Baixa Layout
Escala 1 : 150

2 Planta Baixa Técnica
Escala 1 : 150



CONTRATADA:
VVRGROUP Engenharia e Gestão de Ativos Imobiliários Ltda.
CNPJ: 37.571.359/0001-29

RESPONSÁVEL TÉCNICO:
Vitor Vinicius Rodrigues de Matos
Engenheiro Civil e Arquiteto Urbanista
CREA nº 241924725-6 CAU nº A269556-1

ENDEREÇO:
Município de Praia Norte, Tocantins, PTP 05 e REL

CONTRATANTE:
Hidro Forte Saneamento

PRANCHA:
DETALHAMENTO PTP 05

CONTEÚDO DA PRANCHA:
Plantas baixas do PTP 05


Nº RRT:

Data: 11/09/2025
Escala: Indicada




Nº Prancha:
02/ 04




1 Perspectiva PTP 05
Escala

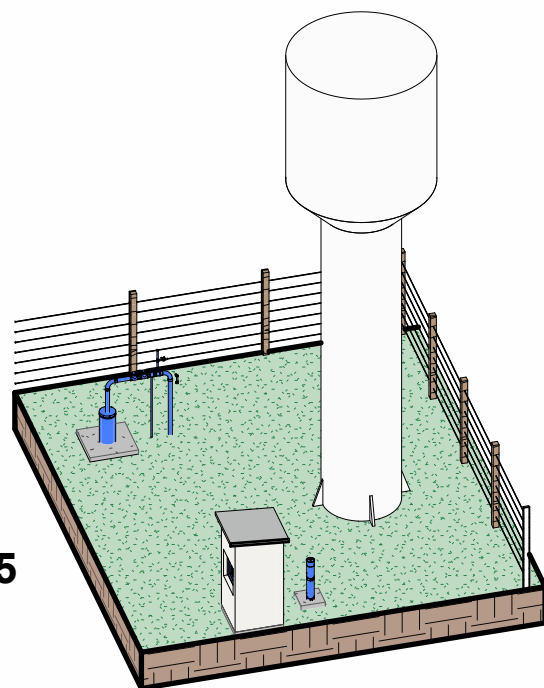

2 ELEVAÇÃO, CAVALETE PTP 05
Escala 1 : 25

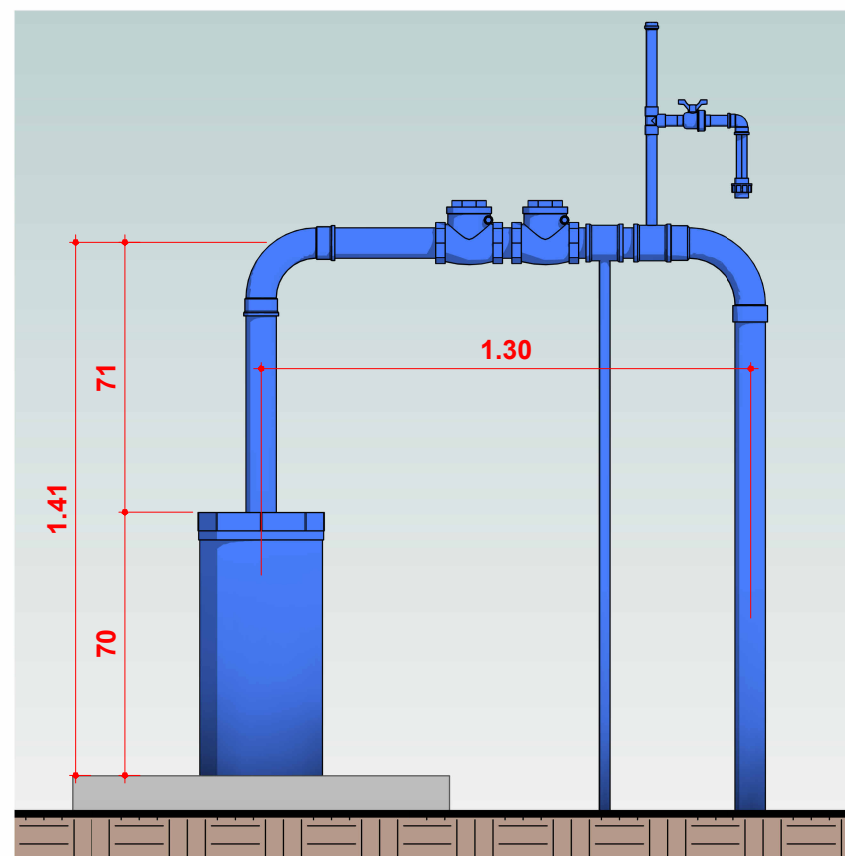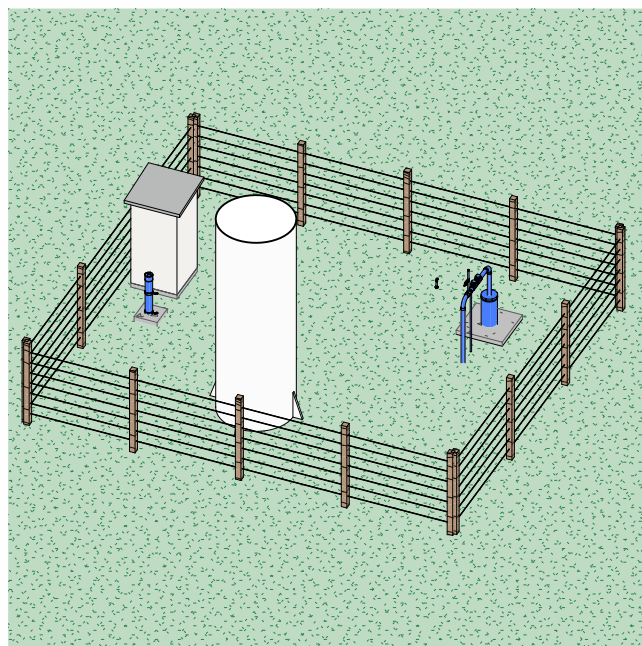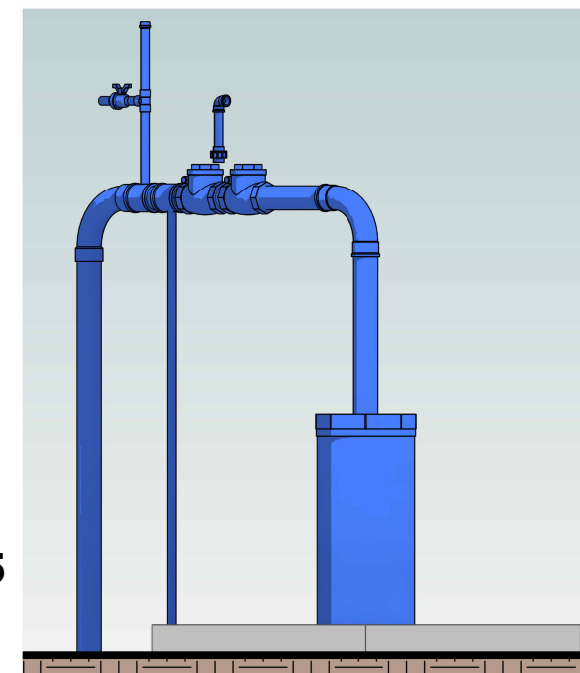

4 Cavalete PTP 05
Escala 1 : 20

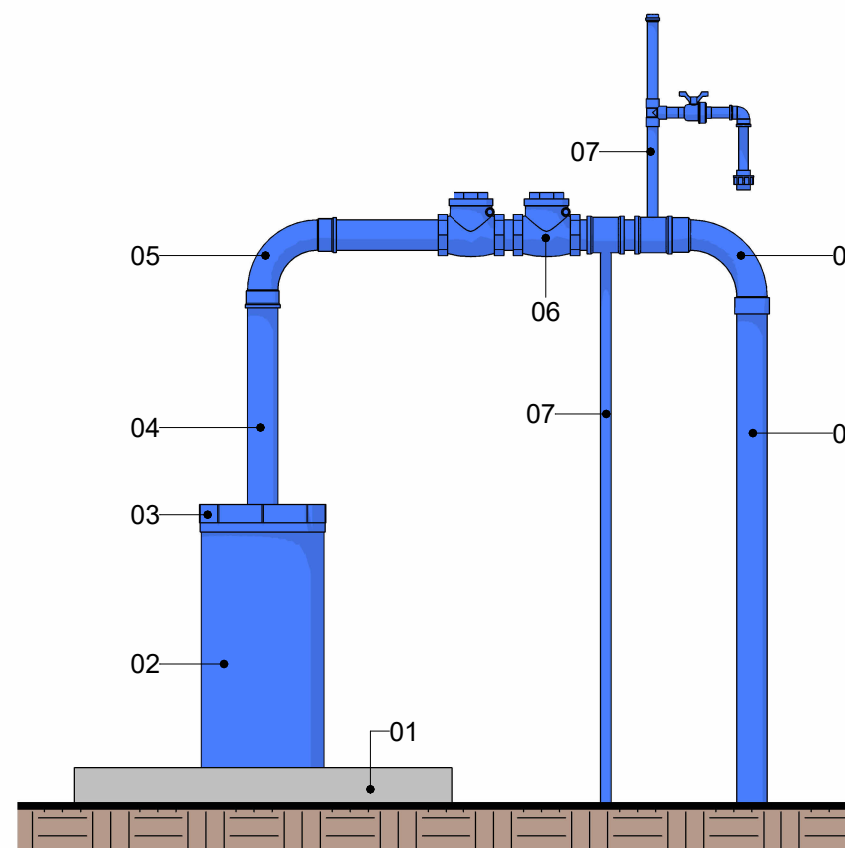

5 Cavalete PTP 05
Escala 1 : 20

LEGENDA

1. Base de Concreto
2. Tubo de Revestimento
3. Tampa de Vedação
4. Tubo
5. Curva
6. Válvula de retenção
7. Derivação
8. Tubulação de saída



CONTRATADA:
VVRGROUP Engenharia e Gestão de Ativos Imobiliários Ltda.
CNPJ: 37.571.359/0001-29

RESPONSÁVEL TÉCNICO:
Vitor Vinicius Rodrigues de Matos
Engenheiro Civil e Arquiteto Urbanista
CREA nº 241924725-6 CAU nº A269556-1

ENDEREÇO:
Município de Praia Norte, Tocantins, PTP 05 e REL

CONTRATANTE:
Hidro Forte Saneamento

PRANCHA:
DETALHAMENTO PTP 05

CONTEÚDO DA PRANCHA:
Levantamento cavalete do PTP 05

Nº RRT:

Data: 11/09/2025
Escala: Indicada

Nº Prancha:
03/ 04

ACESSAR ARQUIVOS





CONTRATADA:
VVRGROUP Engenharia e Gestão de Ativos Imobiliários Ltda.
CNPJ: 37.571.359/0001-29

RESPONSÁVEL TÉCNICO:
Vitor Vinicius Rodrigues de Matos
Engenheiro Civil e Arquiteto Urbanista
CREA nº 241924725-6 CAU nº A269556-1

ENDEREÇO:
Município de Praia Norte, Tocantins, PTP 05 e REL

CONTRATANTE:
Hidro Forte Saneamento

PRANCHA:
REGISTROS FOTOGRÁFICOS

CONTEÚDO DA PRANCHA:
Registros Fotográficos do PTP 05 e REL

Nº RRT:

Data: 11/09/2025
Escala: Indicada

Nº Prancha:
04/ 04

[ACESSAR ARQUIVOS](#)

