

A - PRAIA NORTE

LOCALIZAÇÃO DOS ATIVOS



LEGENDA

 LOCALIZAÇÃO DO ATIVO

PTP: POÇO TUBULAR PROFUNFO

RAP: RESERVATÓRIO APOIADO

UTS: UNIDADE DE TRATAMENTO SIMPLIFICADO

 PERÍMETRO URBANO

REL: RESERVATÓRIO ELEVADO

ETA: ESTAÇÃO DE TRATAMENTO DE ÁGUA

RSE: RESERVATÓRIO SEMI-ENTERRADO



B - MICROLOCALIZAÇÃO

REL - COORDENADAS: -5.466072820546422, -47.70907450972244



C - VISTORIA NO LOCAL

REL - COORDENADAS: -5.466072820546422, -47.70907450972244



CONTRATADA:

VVRGROUP Engenharia e Gestão de Ativos
Imobiliários Ltda.
CNPJ: 37.571.359/0001-29

RESPONSÁVEL TÉCNICO:

Vitor Vinicius Rodrigues de Matos
Engenheiro Civil e Arquiteto Urbanista
CREA nº 241924725-6 CAU nº A269556-1

ENDEREÇO:

Município de Praia Norte, Tocantins, REL

CONTRATANTE:

Hidro Forte Saneamento

PRANCHA:

LOCALIZAÇÃO REL

CONTEÚDO DA PRANCHA:

Localização do REL

Nº RRT:

Data: 11/09/2025


Escala: Indicada

Nº Prancha:


01/ 04

ACESSAR ARQUIVOS



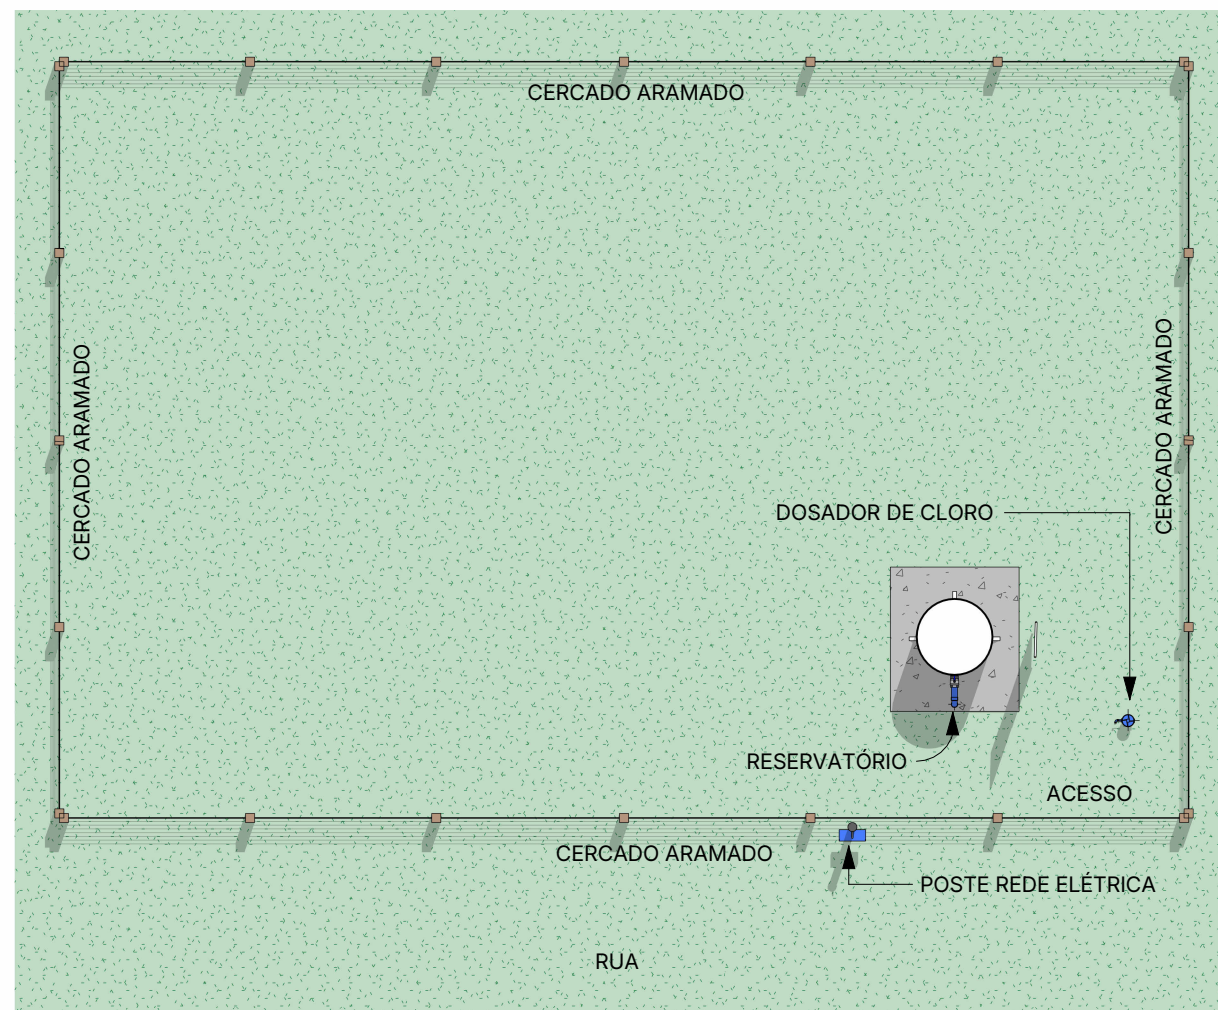

1 Planta Baixa Layout
Escala 1 : 100

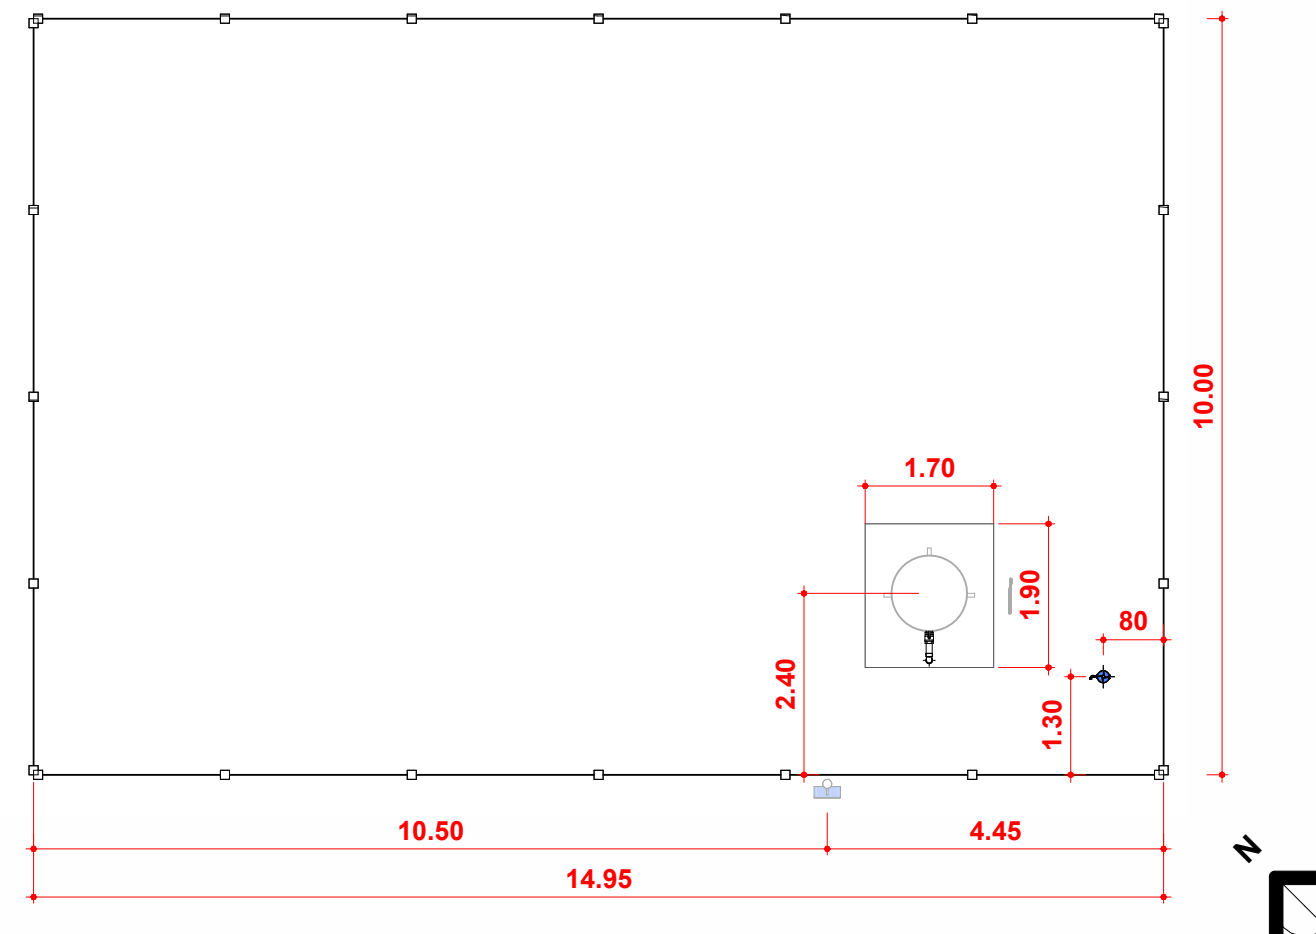

2 Planta Baixa Técnica
Escala 1 : 100



CONTRATADA:
VVRGROUP Engenharia e Gestão de Ativos
Imobiliários Ltda.
CNPJ: 37.571.359/0001-29

RESPONSÁVEL TÉCNICO:
Vitor Vinicius Rodrigues de Matos
Engenheiro Civil e Arquiteto Urbanista
CREA nº 241924725-6 CAU nº A269556-1

ENDEREÇO:
Município de Praia Norte, Tocantins, REL

CONTRATANTE:
Hidro Forte Saneamento

PRANCHA:
DETALHAMENTO REL

CONTEÚDO DA PRANCHA:
Plantas baixas do REL


Nº RRT:

Data: 11/09/2025
Escala: Indicada


Nº Prancha:
02/ 04

[ACESSAR ARQUIVOS](#)



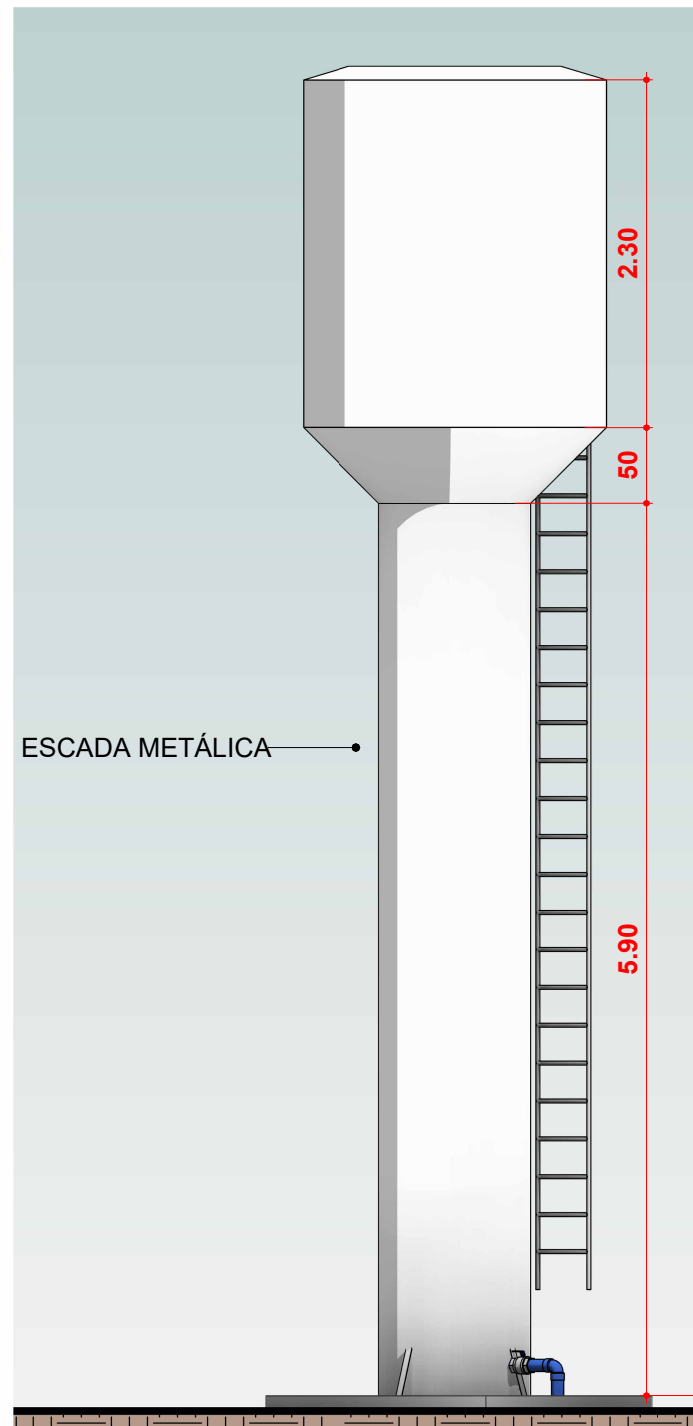

1 ELEVAÇÃO FRONTAL - REL
Escala 1 : 50

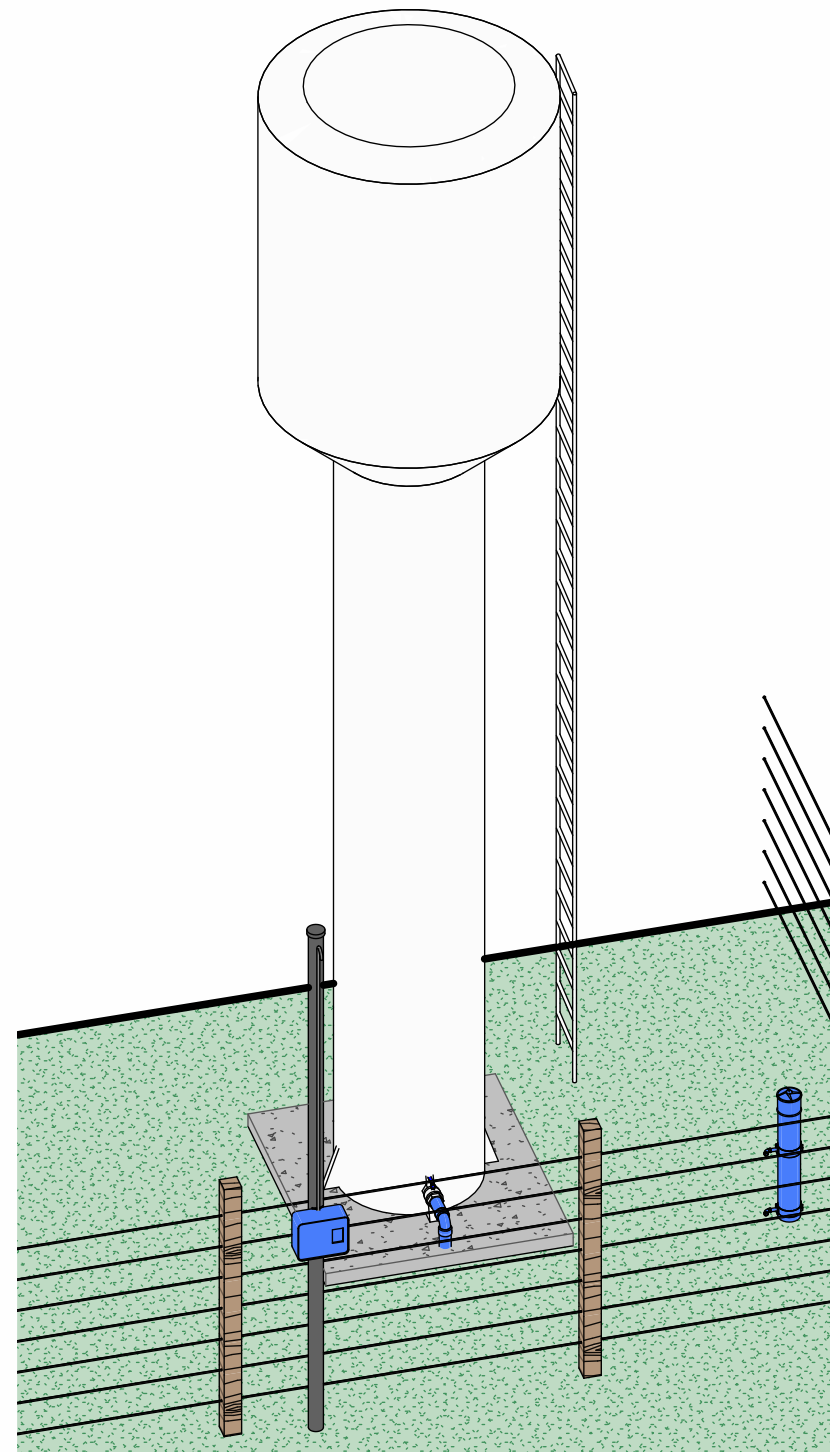

2 Perspectiva REL
Escala



CONTRATADA:
VVRGROUP Engenharia e Gestão de Ativos Imobiliários Ltda.
CNPJ: 37.571.359/0001-29

RESPONSÁVEL TÉCNICO:
Vitor Vinicius Rodrigues de Matos
Engenheiro Civil e Arquiteto Urbanista
CREA nº 241924725-6 CAU nº A269556-1

ENDEREÇO:
Município de Praia Norte, Tocantins, REL

CONTRATANTE:
Hidro Forte Saneamento

PRANCHA:
DETALHAMENTO REL

CONTEÚDO DA PRANCHA:
Elevação, Vista e Registro fotográfico REL

Nº RRT:

Data: 11/09/2025
Escala: Indicada

Nº Prancha:
03/ 04

[ACESSAR ARQUIVOS](#)





CONTRATADA:
VVRGROUP Engenharia e Gestão de Ativos Imobiliários Ltda.
CNPJ: 37.571.359/0001-29

RESPONSÁVEL TÉCNICO:
Vitor Vinicius Rodrigues de Matos
Engenheiro Civil e Arquiteto Urbanista
CREA nº 241924725-6 CAU nº A269556-1

ENDEREÇO:
Município de Praia Norte, Tocantins, REL

CONTRATANTE:
Hidro Forte Saneamento

PRANCHA:
REGISTROS FOTOGRÁFICOS

CONTEÚDO DA PRANCHA:
Registros Fotográficos do REL

Nº RRT:

Data: 11/09/2025
Escala: Indicada

Nº Prancha:
04/ 04

[ACESSAR ARQUIVOS](#)

