


A - SÃO VALÉRIO DA NATIVIDADE

LOCALIZAÇÃO DOS ATIVOS

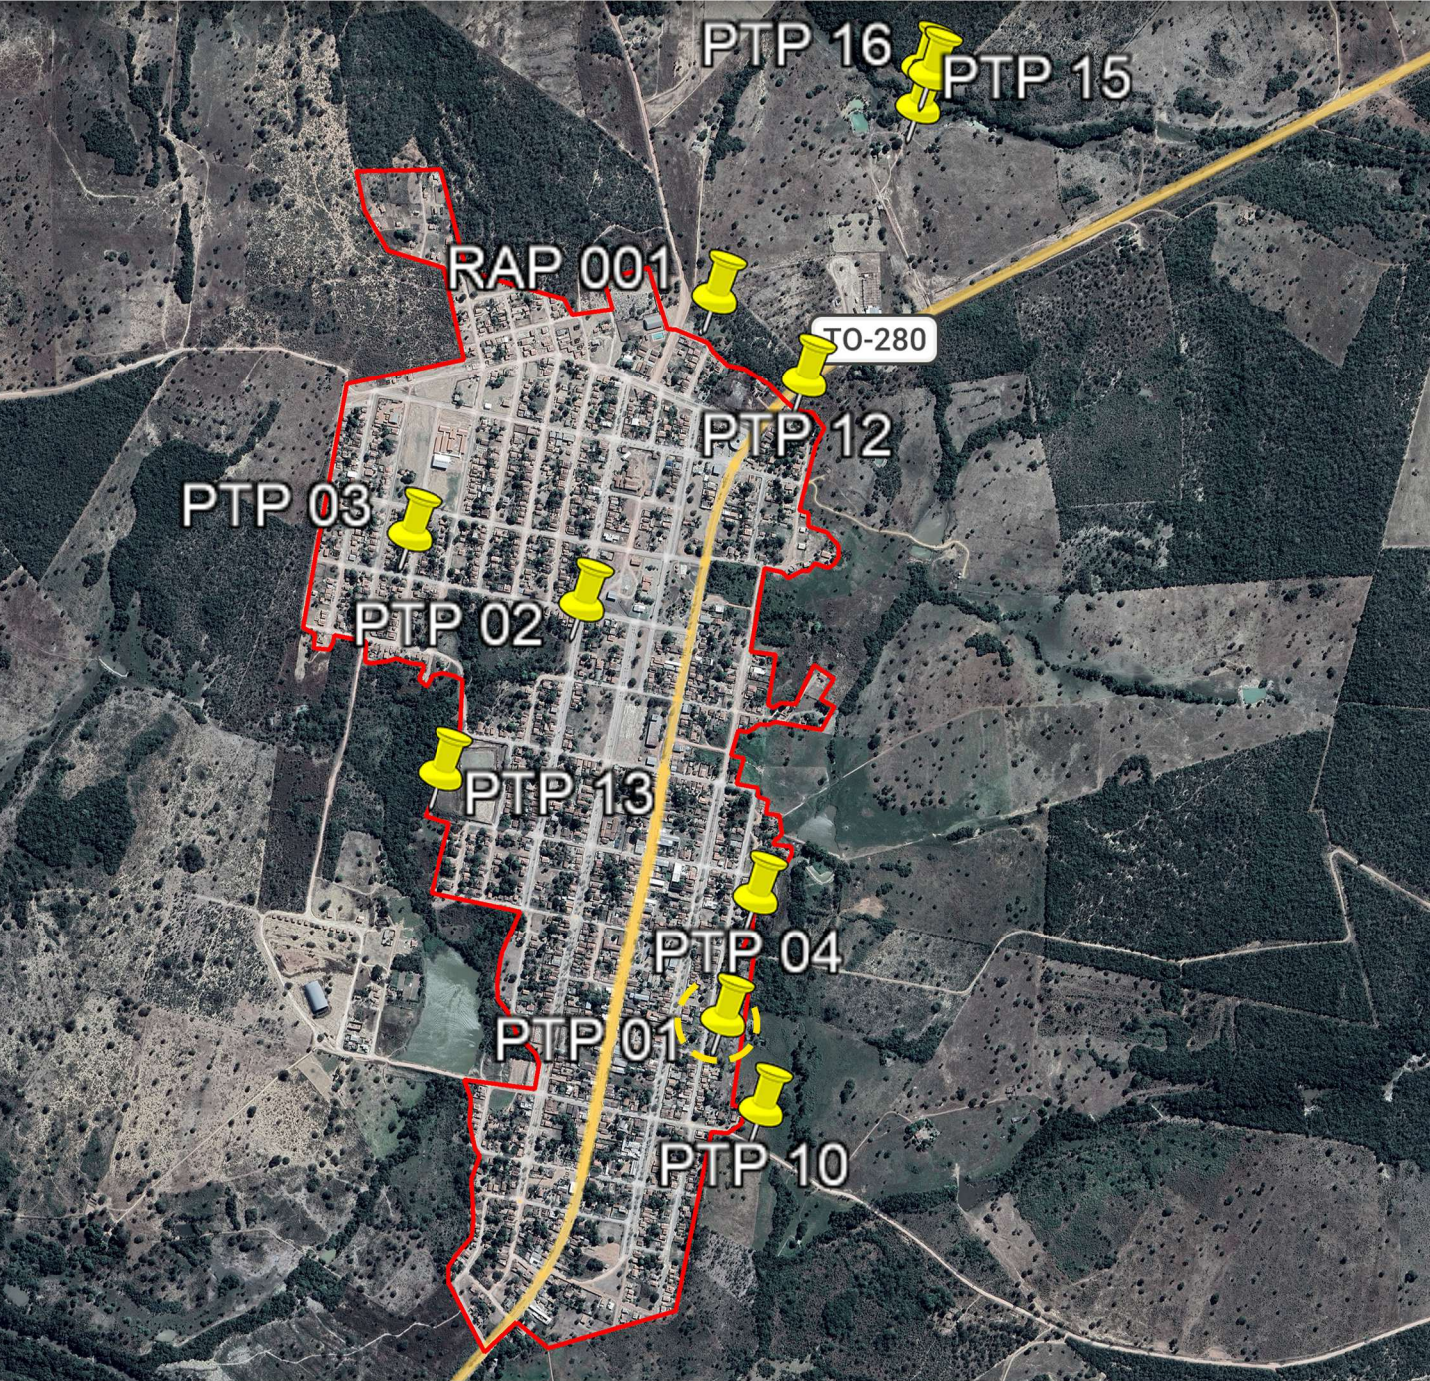

LEGENDA

-  LOCALIZAÇÃO DO ATIVO
-  PERÍMETRO URBANO
- 
- PTP: POÇO TUBULAR PROFUNFO
- REL: RESERVATÓRIO ELEVADO
- RAP: RESERVATÓRIO APOIADO
- ETA: ESTAÇÃO DE TRATAMENTO DE ÁGUA
- UTS: UNIDADE DE TRATAMENTO SIMPLIFICADO
- RSE: RESERVATÓRIO SEMI-ENTERRADO

B - MICROLOCALIZAÇÃO

PTP 04 - COORDENADAS: -11.97538250465771, -48.23133872883607



C - VISTORIA NO LOCAL

PTP 04 - COORDENADAS: -11.97538250465771, -48.23133872883607





VVR GROUP

ENGENHARIA E GESTÃO
DE ATIVOS IMOBILIÁRIOS

CONTRATADA:
VVRGROUP Engenharia e Gestão de Ativos
Imobiliários Ltda.
CNPJ: 37.571.359/0001-29

RESPONSÁVEL TÉCNICO:
Vitor Vinicius Rodrigues de Matos
Engenheiro Civil e Arquiteto Urbanista
CREA nº 241924725-6 CAU nº A269556-1

ENDEREÇO:
Município de São Valerio da Natividade, Tocantins
PTP 04

CONTRATANTE:
Hidro Forte Saneamento

PRANCHA:
LOCALIZAÇÃO PTP 04

CONTEÚDO DA PRANCHA:
Localização do PTP 04


Nº RRT:

Data: 11/09/2025
Escala: Indicada


Nº Prancha:
01/ 04

ACESSAR ARQUIVOS




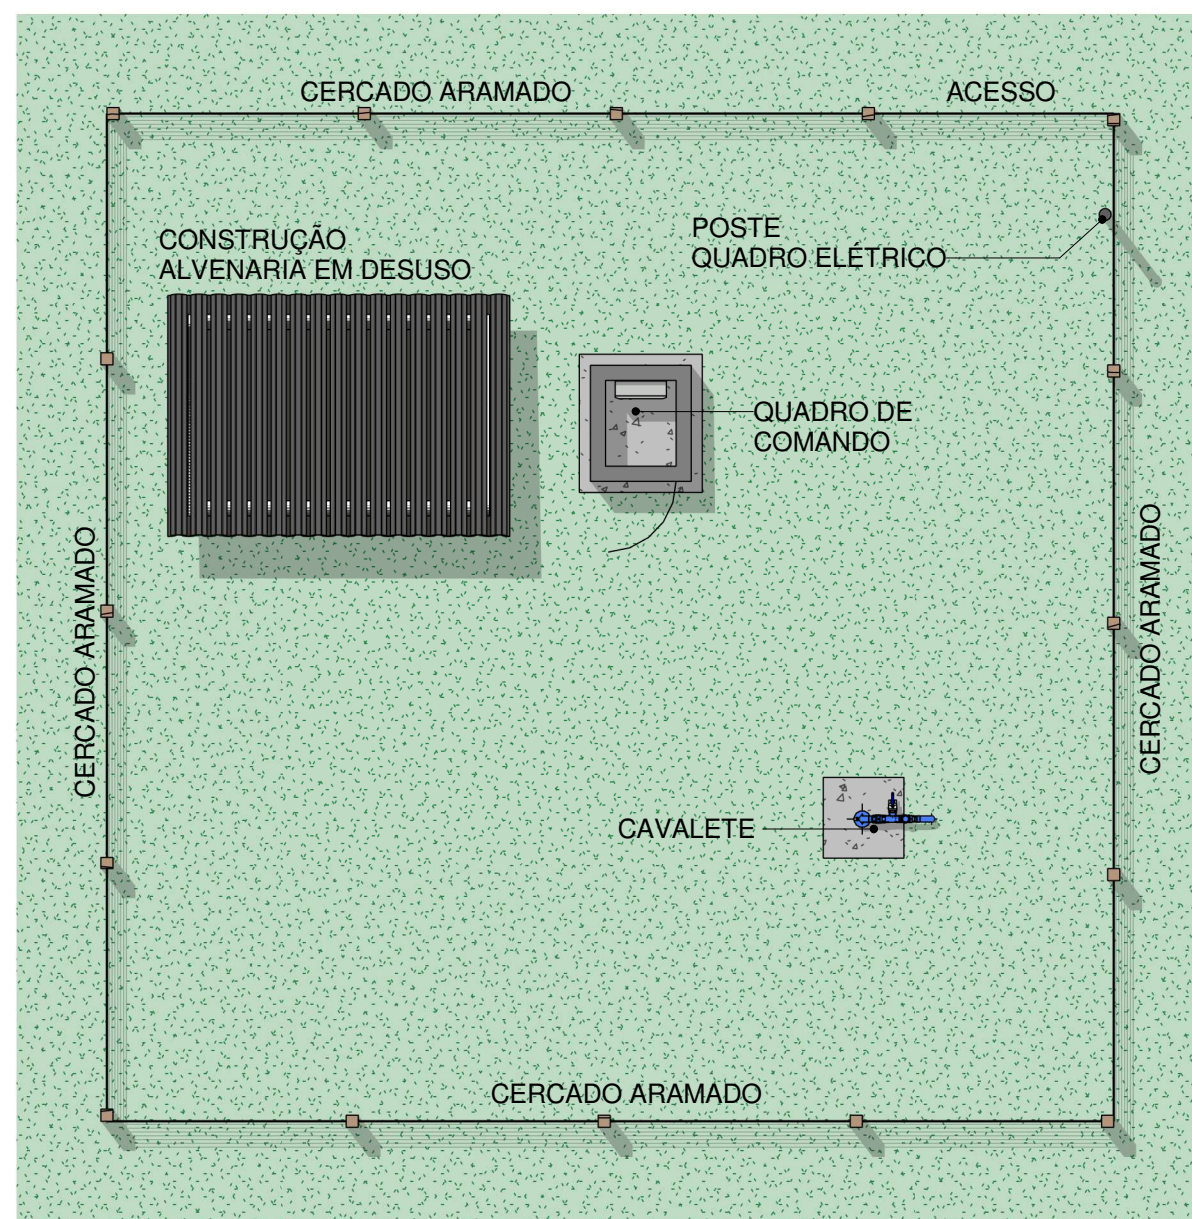


1 Planta Baixa Layout
Escala 1 : 75

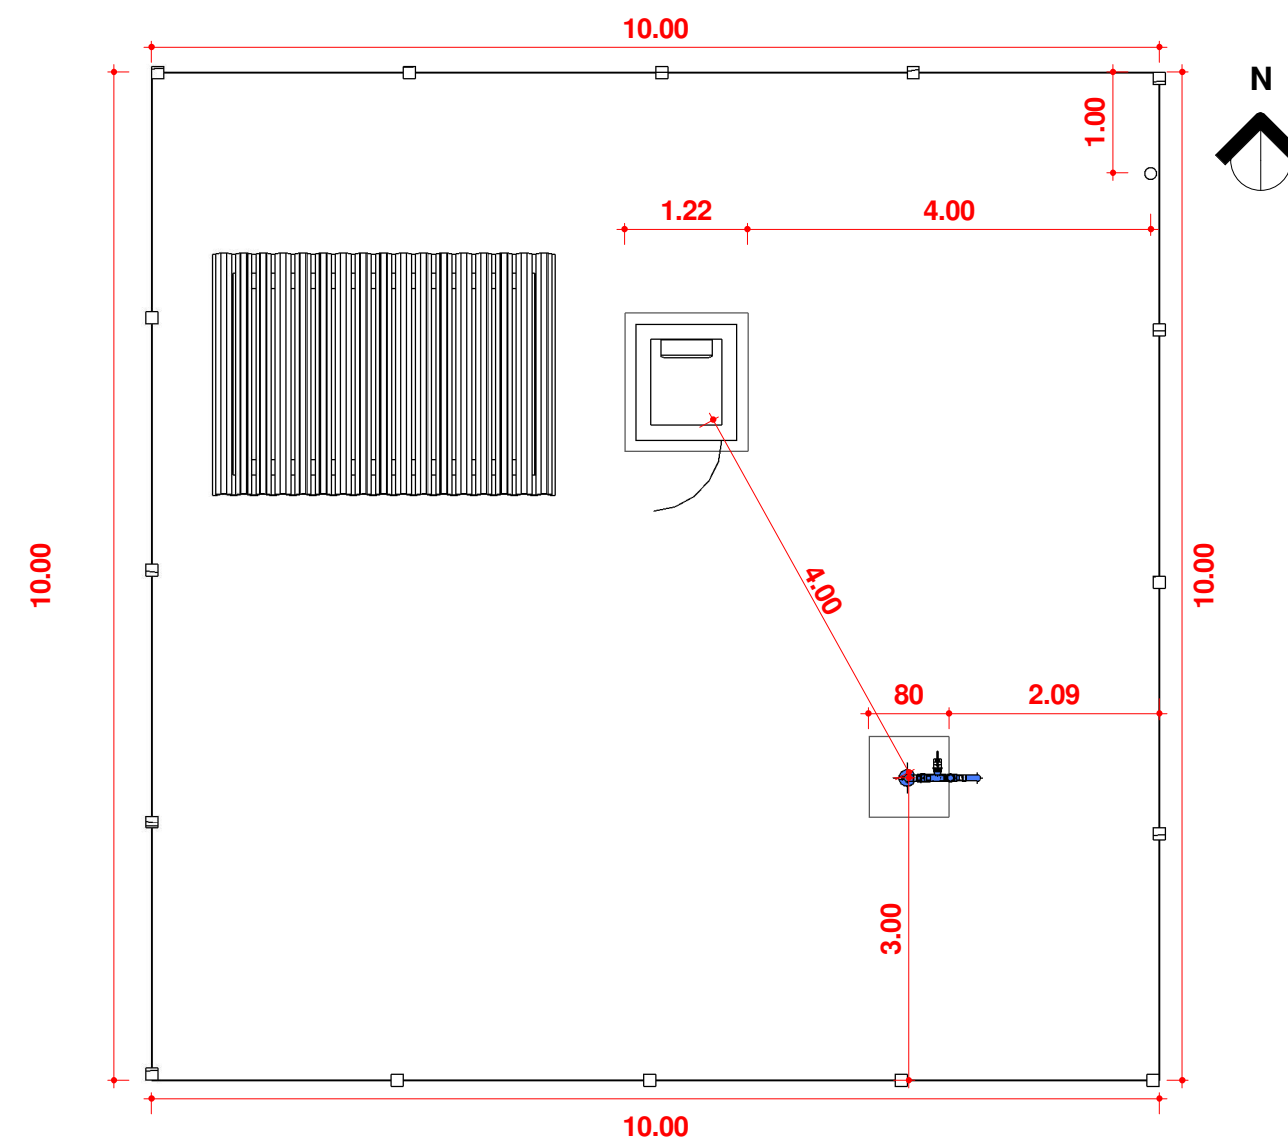


2 Planta Baixa Técnica
Escala 1 : 75




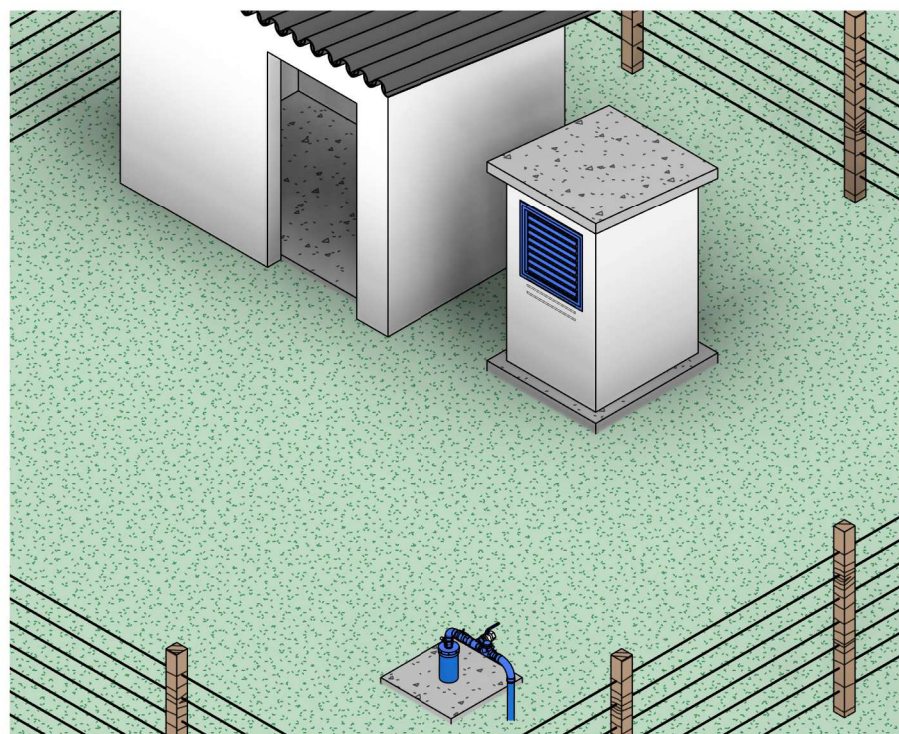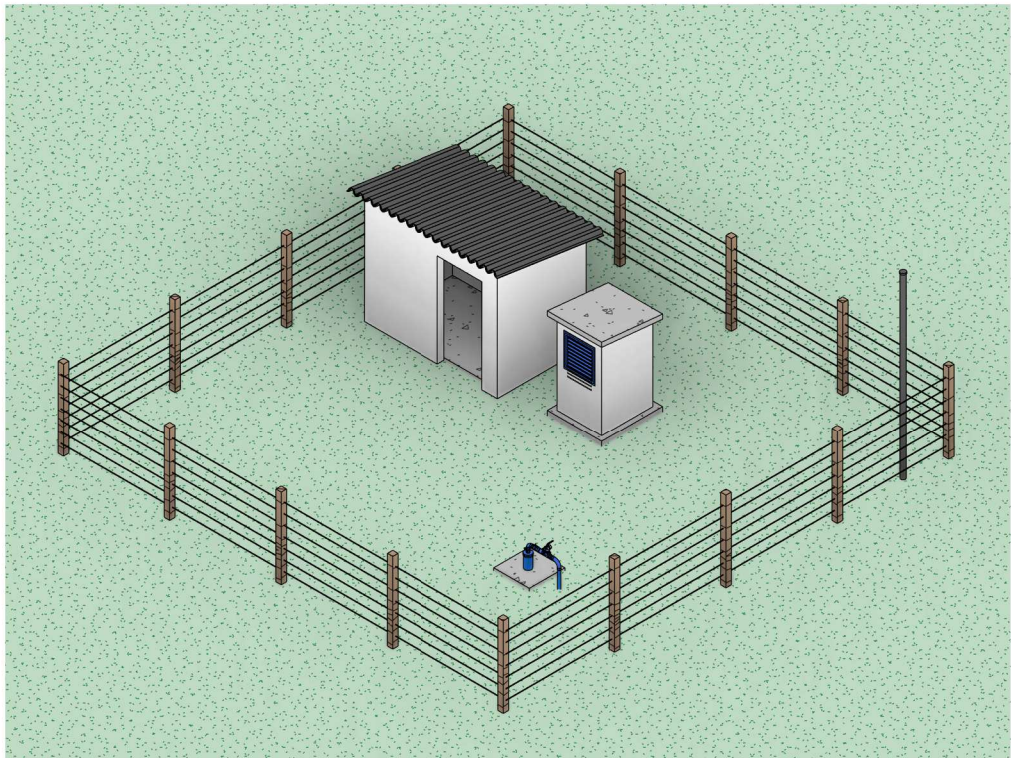


01 Perspectivas PTP 04
Escala

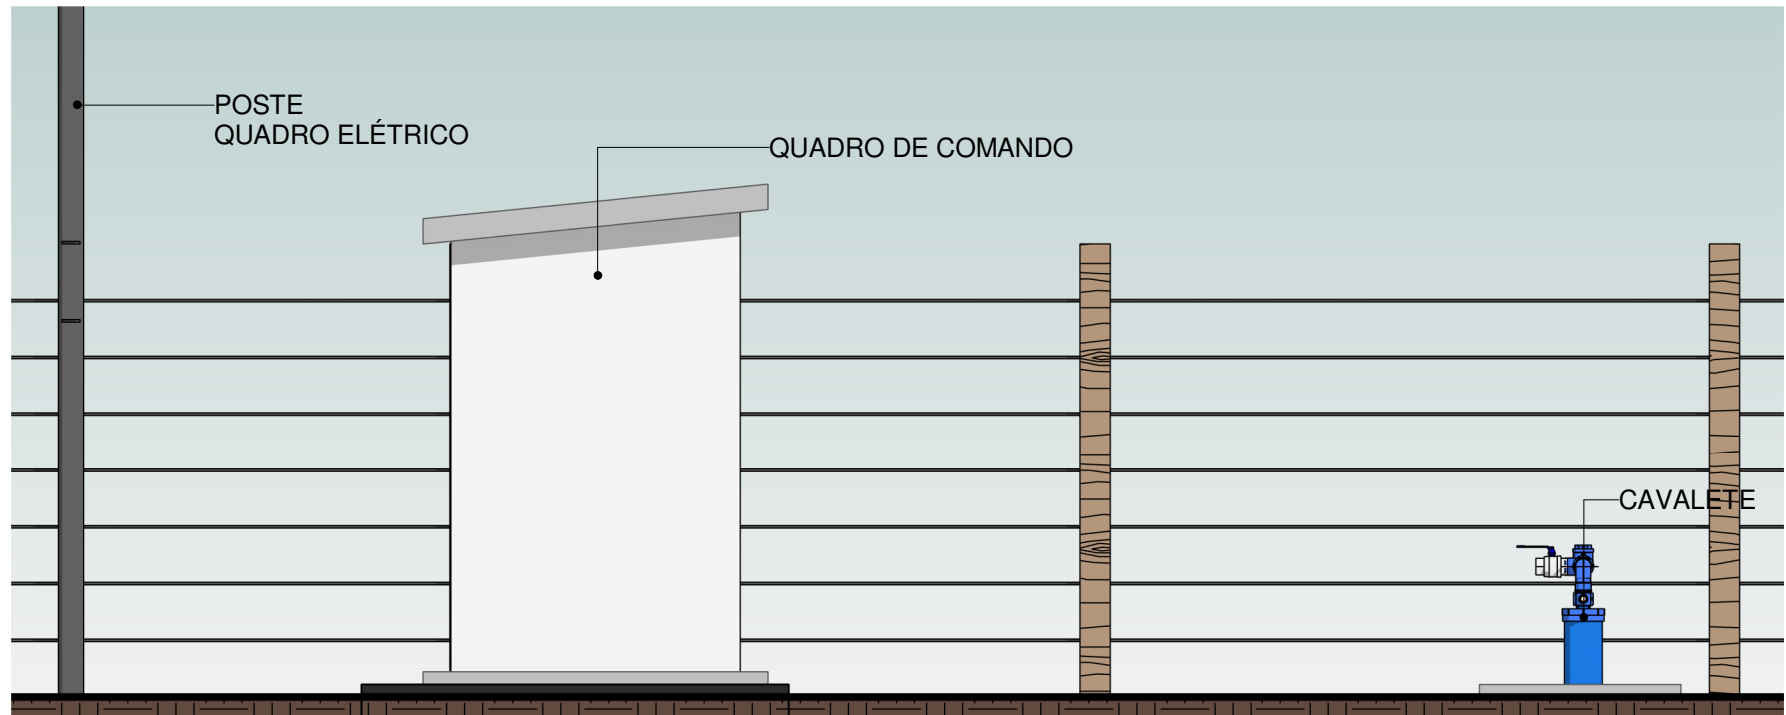

02 ELEVAÇÃO, CAVALETE PTP 04
Escala 1 : 30

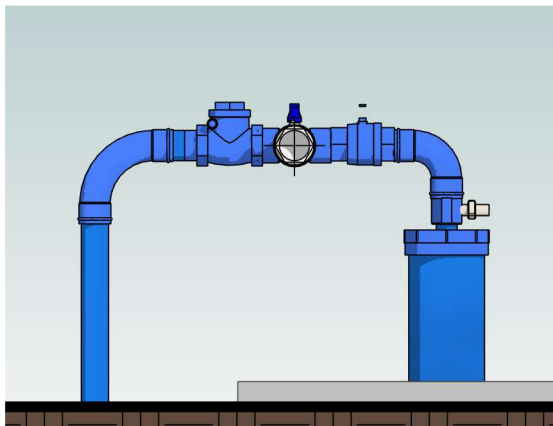

3 CAVALETE PTP 04
Escala 1 : 15

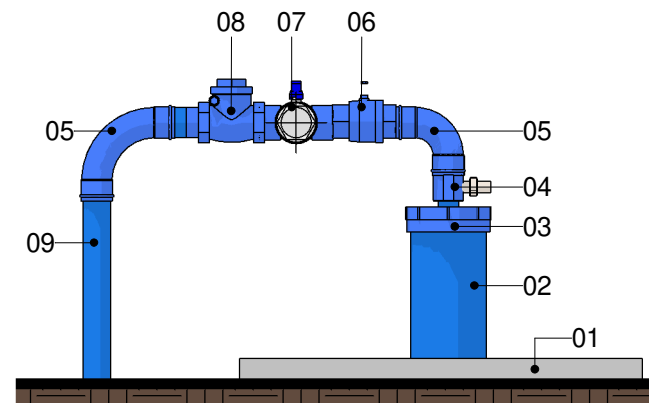

4 CAVALETE PTP 04
Escala 1 : 15

LEGENDA

1. Laje Proteção Sanitária
2. Tubo de Revestimento
3. Tampa de Vedação
4. Tê com Torneira de Amostra
5. Cotovelo de 90°
6. Tê com Válvula Ventosa
7. Cruzeta com Ventosa e Ponto de Purga
8. Válvula de retenção horizontal
9. Tubo Galvanizado Ø60m



CONTRATADA:
VVRGROUP Engenharia e Gestão de Ativos Imobiliários Ltda.
CNPJ: 37.571.359/0001-29

RESPONSÁVEL TÉCNICO:
Vitor Vinicius Rodrigues de Matos
Engenheiro Civil e Arquiteto Urbanista
CREA nº 241924725-6 CAU nº A269556-1

ENDEREÇO:
Município de São Valerio da Natividade, Tocantins
PTP 04

CONTRATANTE:
Hidro Forte Saneamento

PRANCHA:
DETALHAMENTO PTP 04

CONTEÚDO DA PRANCHA:
Levantamento cavalete do PTP 04

Nº RRT:

Data: 11/09/2025
Escala: Indicada

Nº Prancha:
03/ 04

ACESSAR ARQUIVOS







VVR GROUP

ENGENHARIA E GESTÃO
DE ATIVOS IMOBILIÁRIOS

CONTRATADA:
VVRGROUP Engenharia e Gestão de Ativos
Imobiliários Ltda.
CNPJ: 37.571.359/0001-29

RESPONSÁVEL TÉCNICO:
Vitor Vinicius Rodrigues de Matos
Engenheiro Civil e Arquiteto Urbanista
CREA nº 241924725-6 CAU nº A269556-1

ENDEREÇO:
Município de São Valerio da Natividade, Tocantins
PTP 04

CONTRATANTE:
Hidro Forte Saneamento

PRANCHA:
REGISTROS FOTOGRÁFICOS

CONTEÚDO DA PRANCHA:
Registros Fotográficos do PTP 04

Nº RRT:

Data: 11/09/2025
Escala: Indicada

Nº Prancha:
04/ 04

ACESSAR ARQUIVOS

