

A - FORTALEZA DO TABOCÃO

LOCALIZAÇÃO DOS ATIVOS



LEGENDA

- LOCALIZAÇÃO DO ATIVO
- PERÍMETRO URBANO
-
- PTP: POÇO TUBULAR PROFUNFO
- REL: RESERVATÓRIO ELEVADO
- RAP: RESERVATÓRIO APOIADO
- ETA: ESTAÇÃO DE TRATAMENTO DE ÁGUA
- UTS: UNIDADE DE TRATAMENTO SIMPLIFICADO
- RSE: RESERVATÓRIO SEMI-ENTERRADO

B - MICROLOCALIZAÇÃO

PTP 01- COORDENADAS: -9.05926264132565, -48.51827984430936



C - VISTORIA NO LOCAL

PTP 01- COORDENADAS: -9.05926264132565, -48.51827984430936



VVR GROUP

ENGENHARIA E GESTÃO
DE ATIVOS IMOBILIÁRIOS

CONTRATADA:
VVRGROUP Engenharia e Gestão de Ativos
Imobiliários Ltda.
CNPJ: 37.571.359/0001-29

RESPONSÁVEL TÉCNICO:
Vitor Vinicius Rodrigues de Matos
Engenheiro Civil e Arquiteto Urbanista
CREA nº 241924725-6 CAU nº A269556-1

ENDEREÇO:
Município de Fortaleza do Tabocao, Tocantins
PTP 01

CONTRATANTE:
Hidro Forte Saneamento

PRANCHA:
LOCALIZAÇÃO PTP 01

CONTEÚDO DA PRANCHA:
Localização PTP 01


Nº RRT:

Data: 16/09/2025
Escala: Indicada

Nº Prancha:
01/ 05

ACESSAR ARQUIVOS



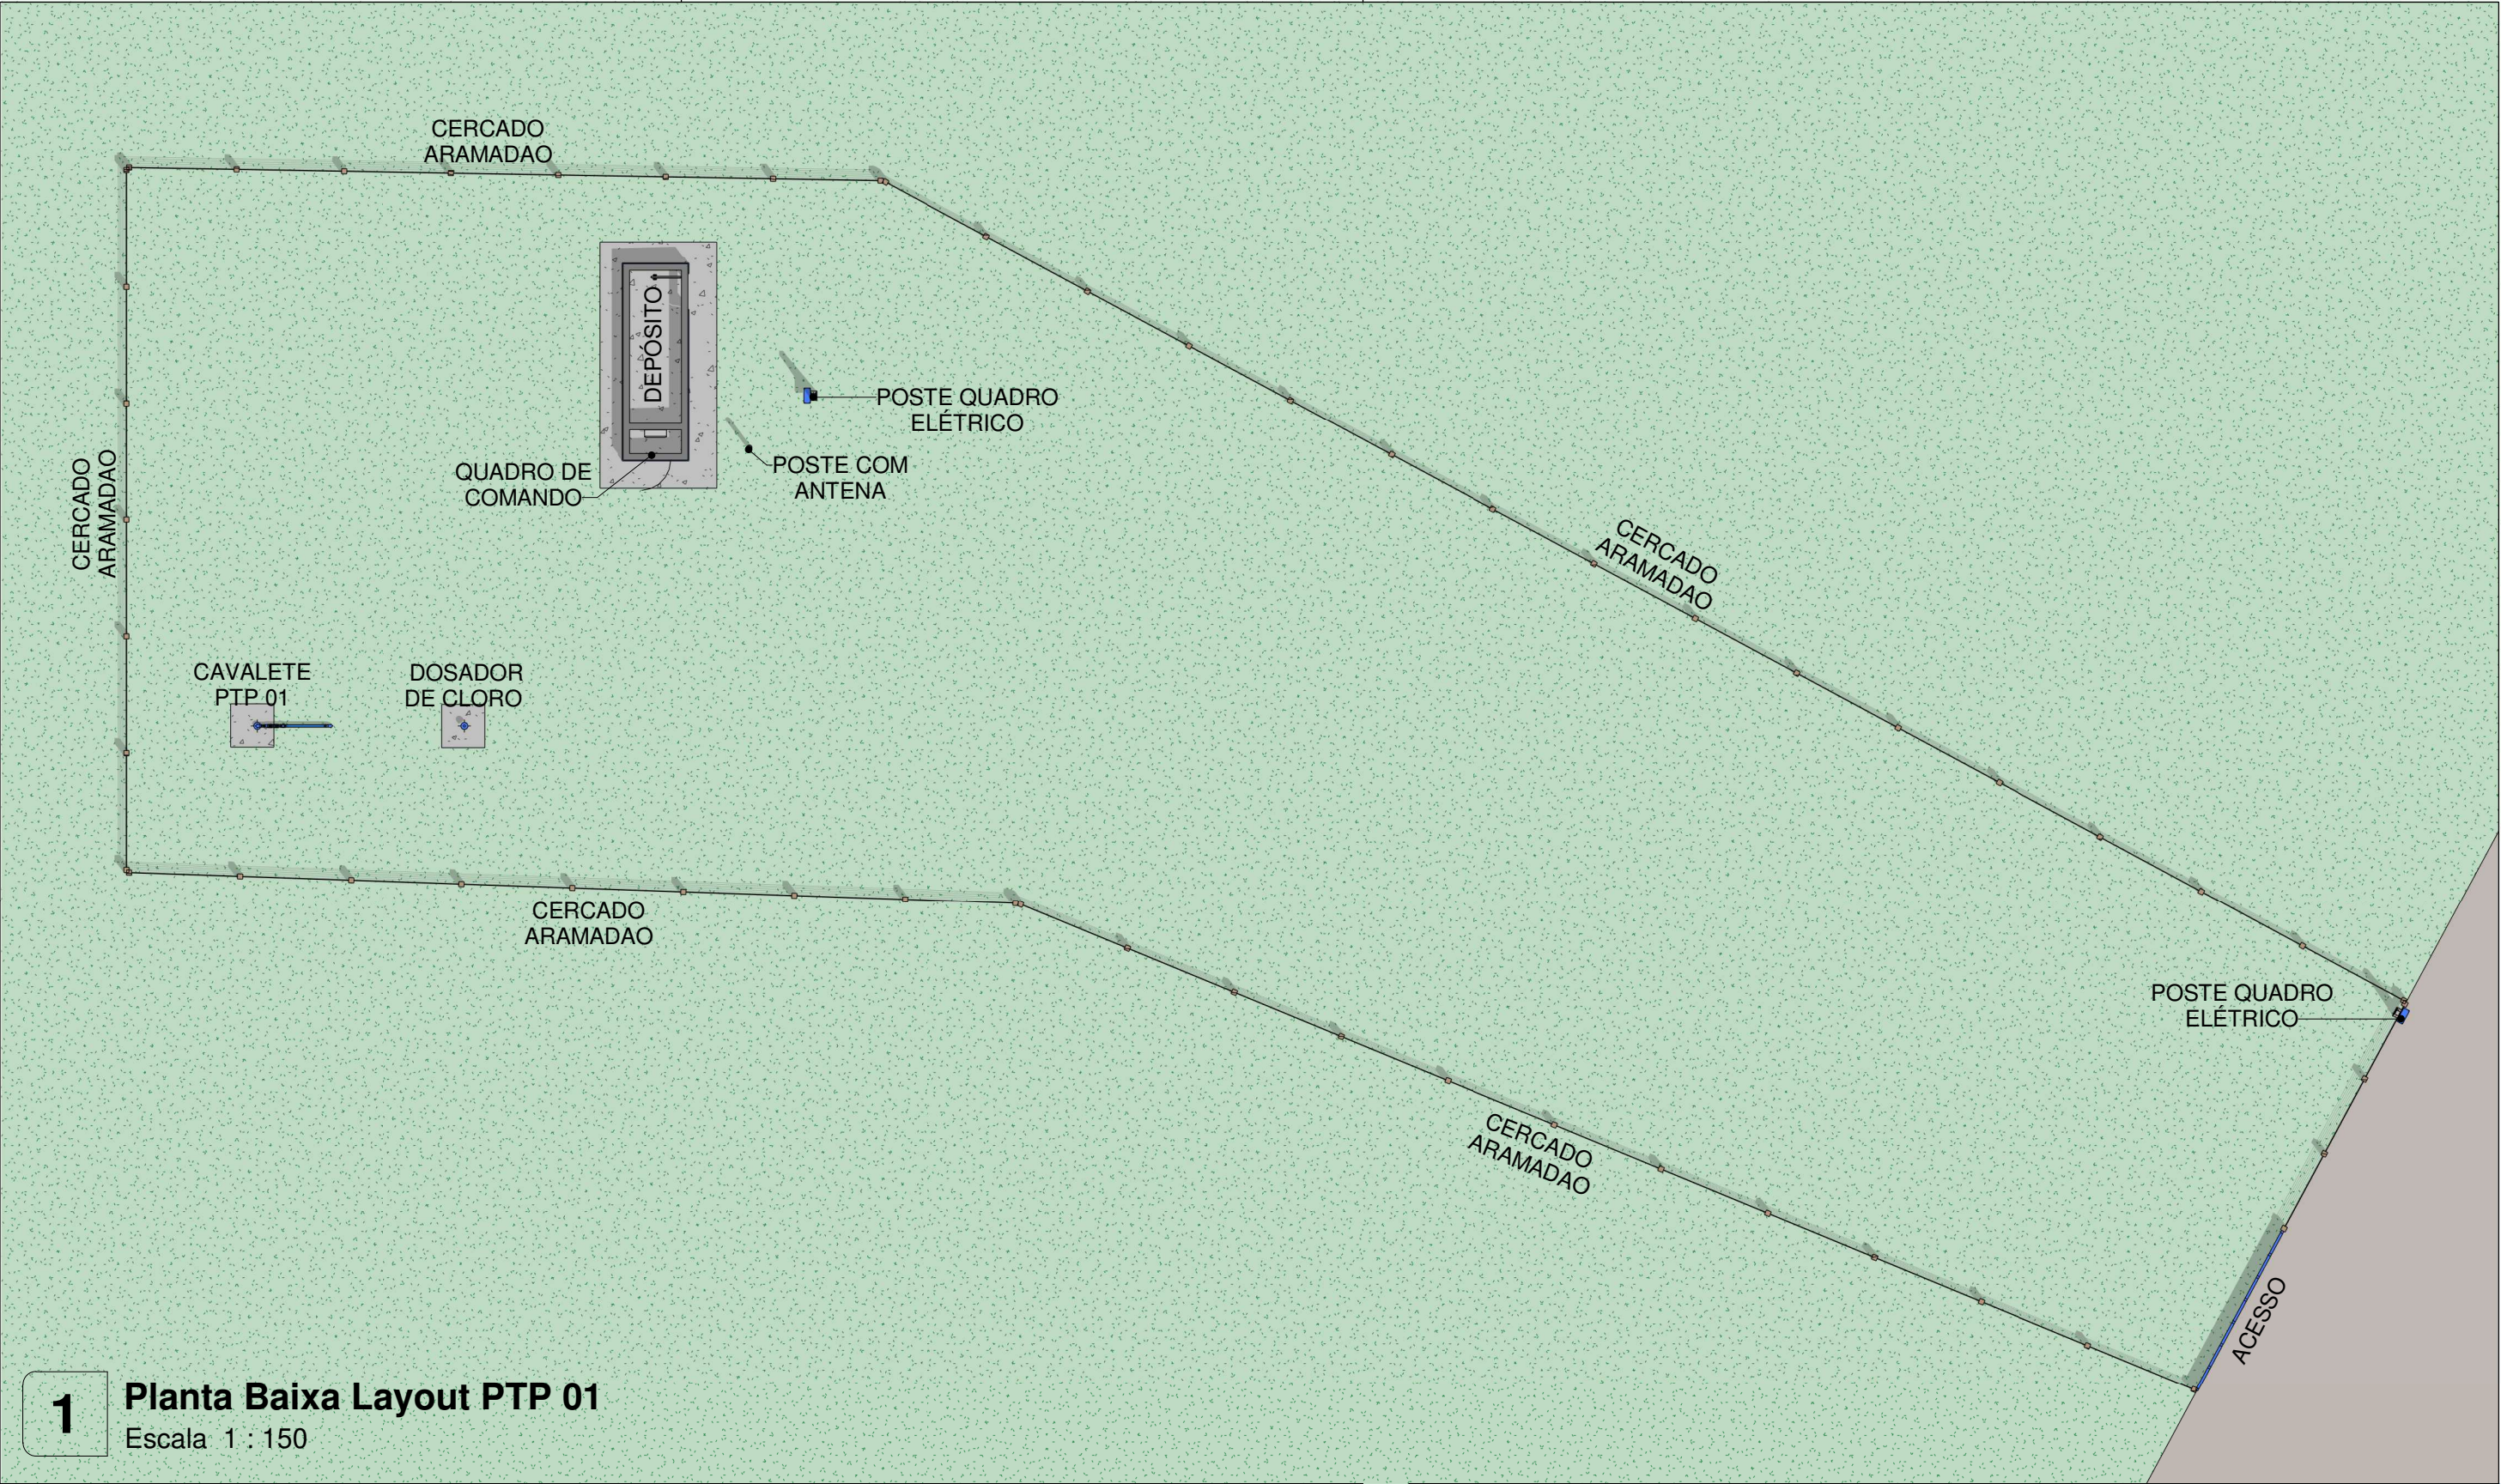


1 Planta Baixa Layout PTP 01
Escala 1 : 150

 VVR GROUP ENGENHARIA E GESTÃO DE ATIVOS IMOBILIÁRIOS	CONTRATADA: VVRGROUP Engenharia e Gestão de Ativos Imobiliários Ltda. CNPJ: 37.571.359/0001-29	ENDEREÇO: Município de Fortaleza do Tabocao, Tocantins PTP 01	PRANCHA: DETALHAMENTO PTP 01	ACESSAR ARQUIVOS 
	RESPONSÁVEL TÉCNICO: Vitor Vinicius Rodrigues de Matos Engenheiro Civil e Arquiteto Urbanista CREA nº 241924725-6 CAU nº A269556-1	CONTRATANTE: Hidro Forte Saneamento	CONTEÚDO DA PRANCHA: Levantamento plantas baixas PTP 01 Nº RRT:	

Data: 16/09/2025
Escala: Indicada

Nº Prancha:
02/ 05

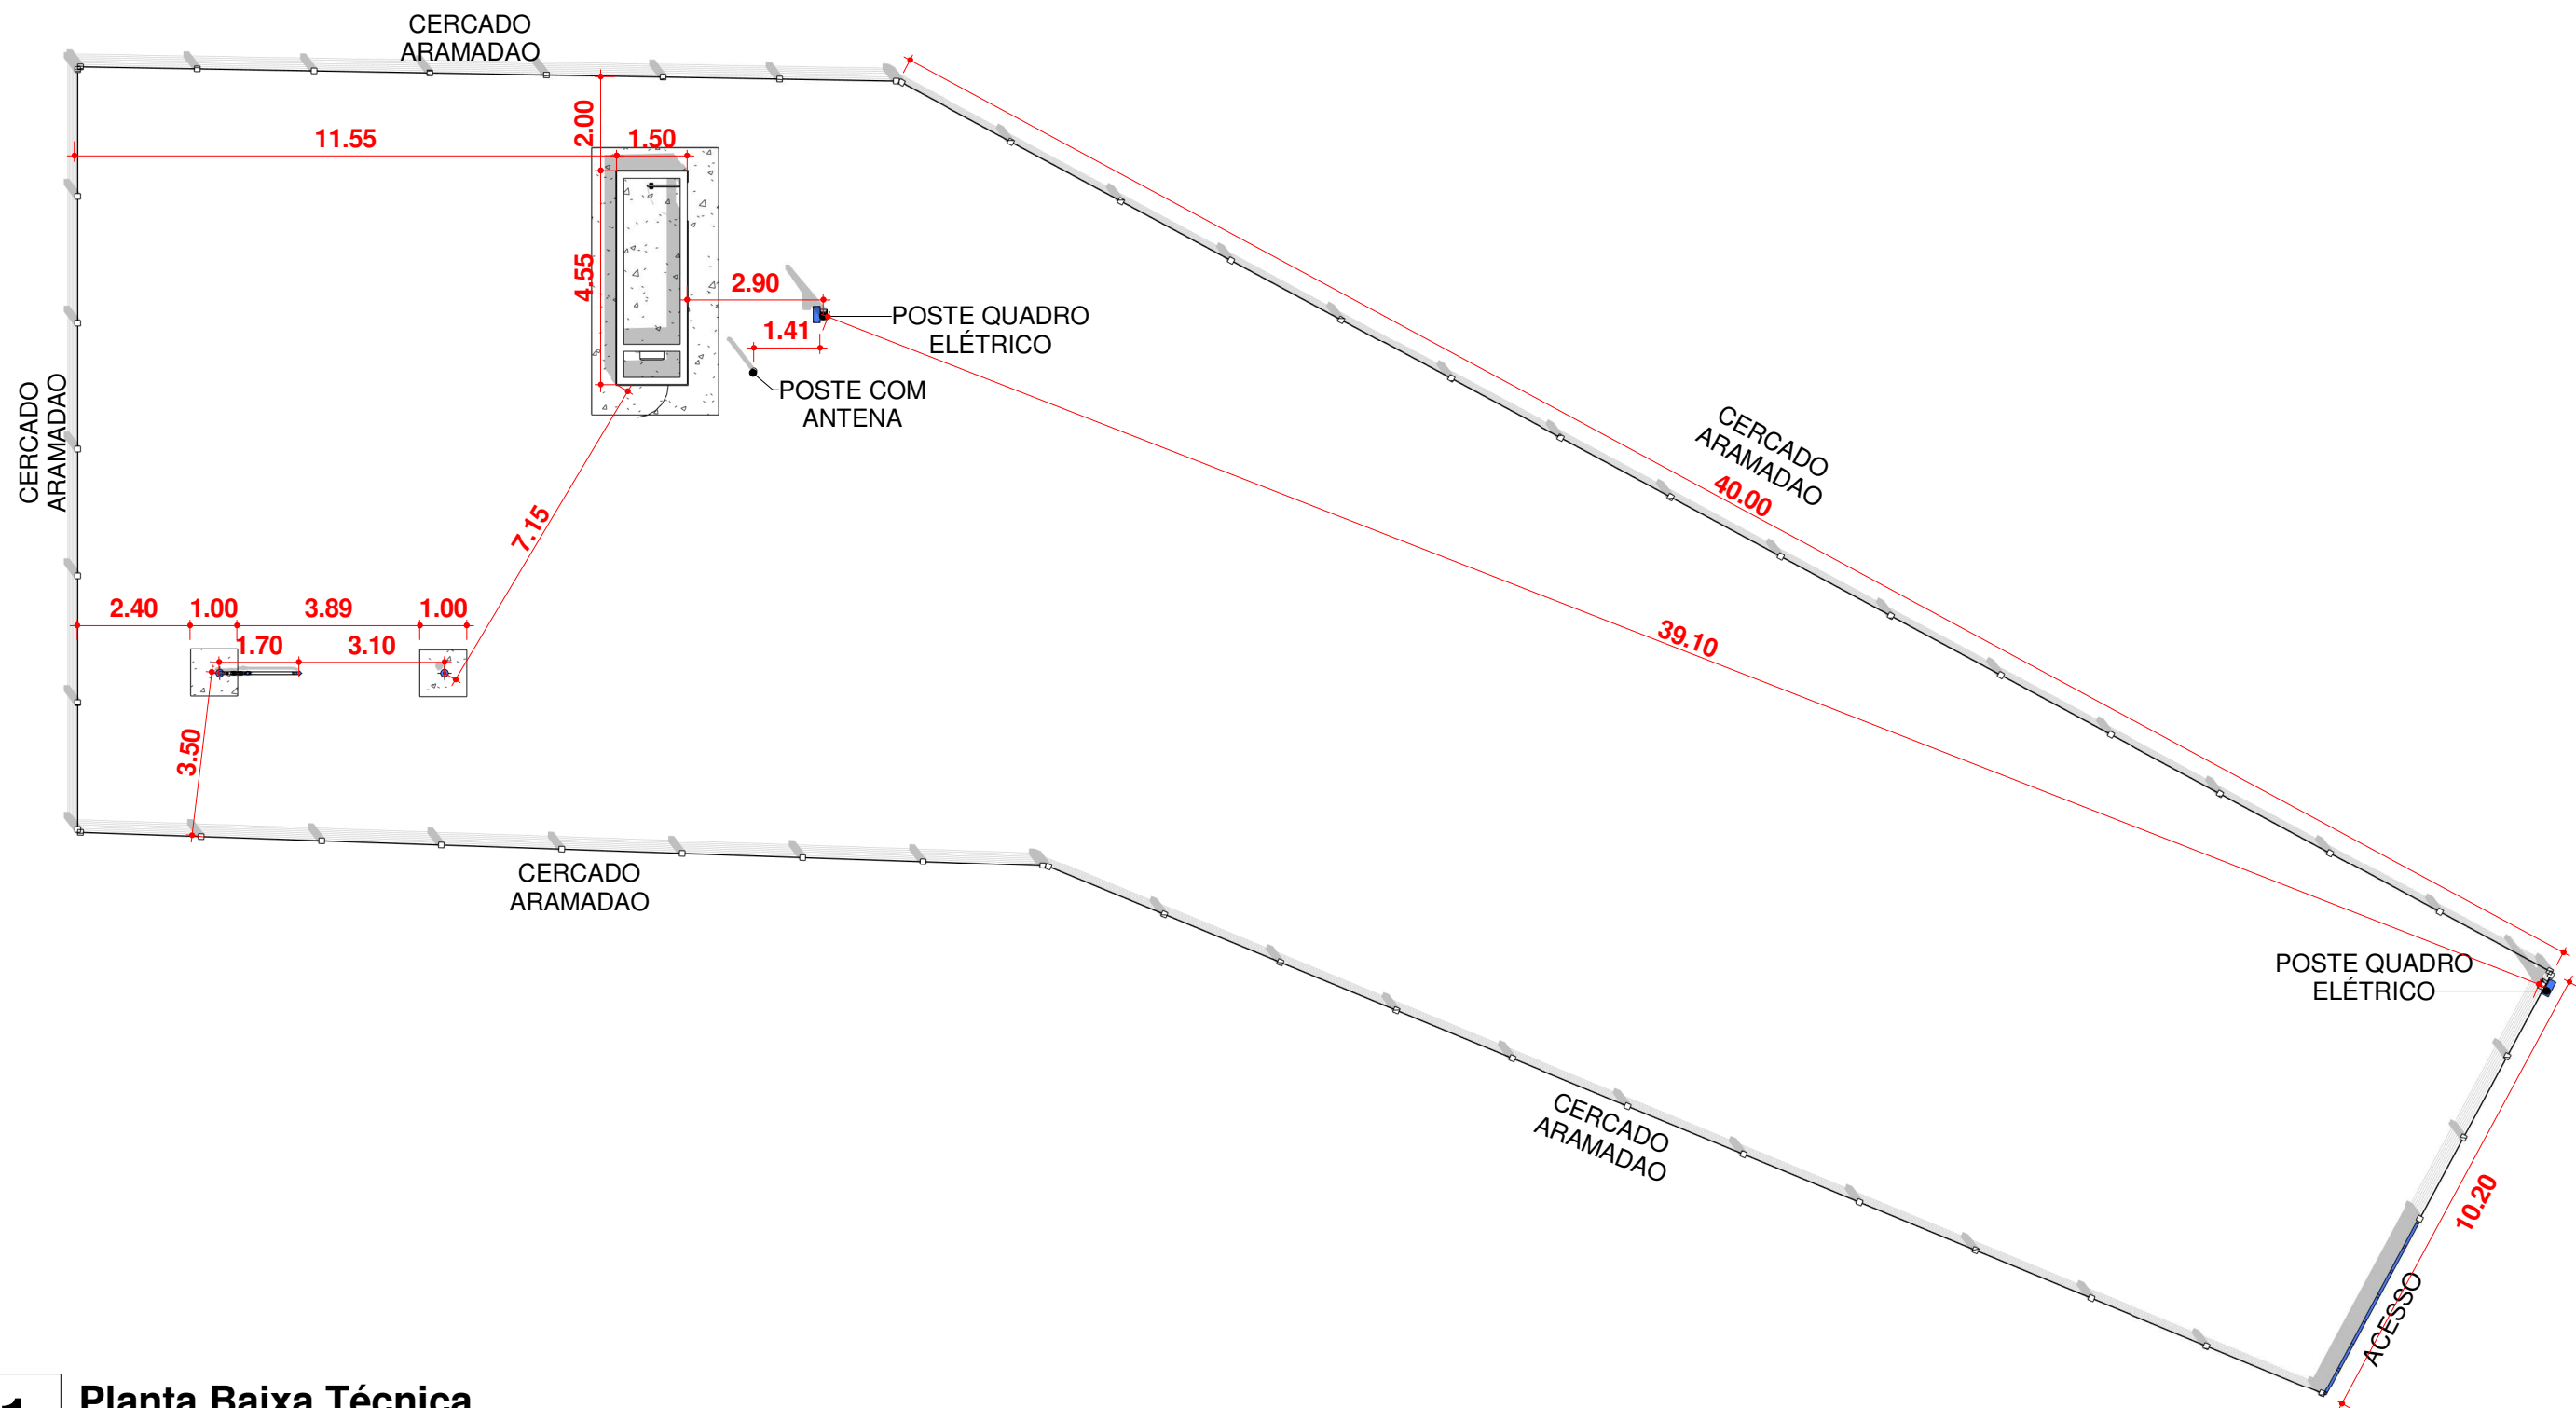

1 Planta Baixa Técnica
Escala 1 : 150



CONTRATADA:
VVRGROUP Engenharia e Gestão de Ativos Imobiliários Ltda.
CNPJ: 37.571.359/0001-29

RESPONSÁVEL TÉCNICO:
Vitor Vinicius Rodrigues de Matos
Engenheiro Civil e Arquiteto Urbanista
CREA nº 241924725-6 CAU nº A269556-1

ENDEREÇO:
Município de Fortaleza do Tabocao, Tocantins
PTP 01

CONTRATANTE:
Hidro Forte Saneamento

PRANCHA:
DETALHAMENTO PTP 01


CONTEÚDO DA PRANCHA:
Levantamento plantas baixas
PTP 01

Nº RRT:

Data: 16/09/2025
Escala: Indicada


Nº Prancha:
03/ 05



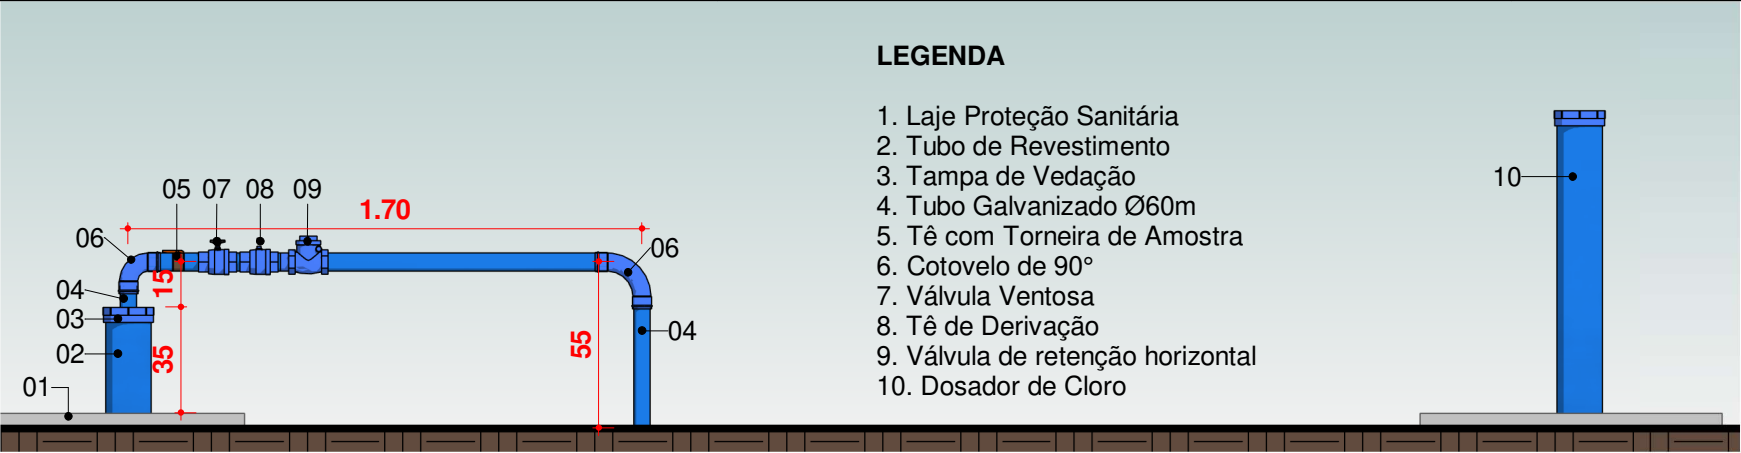

1

VISTA FRONTAL - CAVALETE PTP 01
Escala 1 : 25



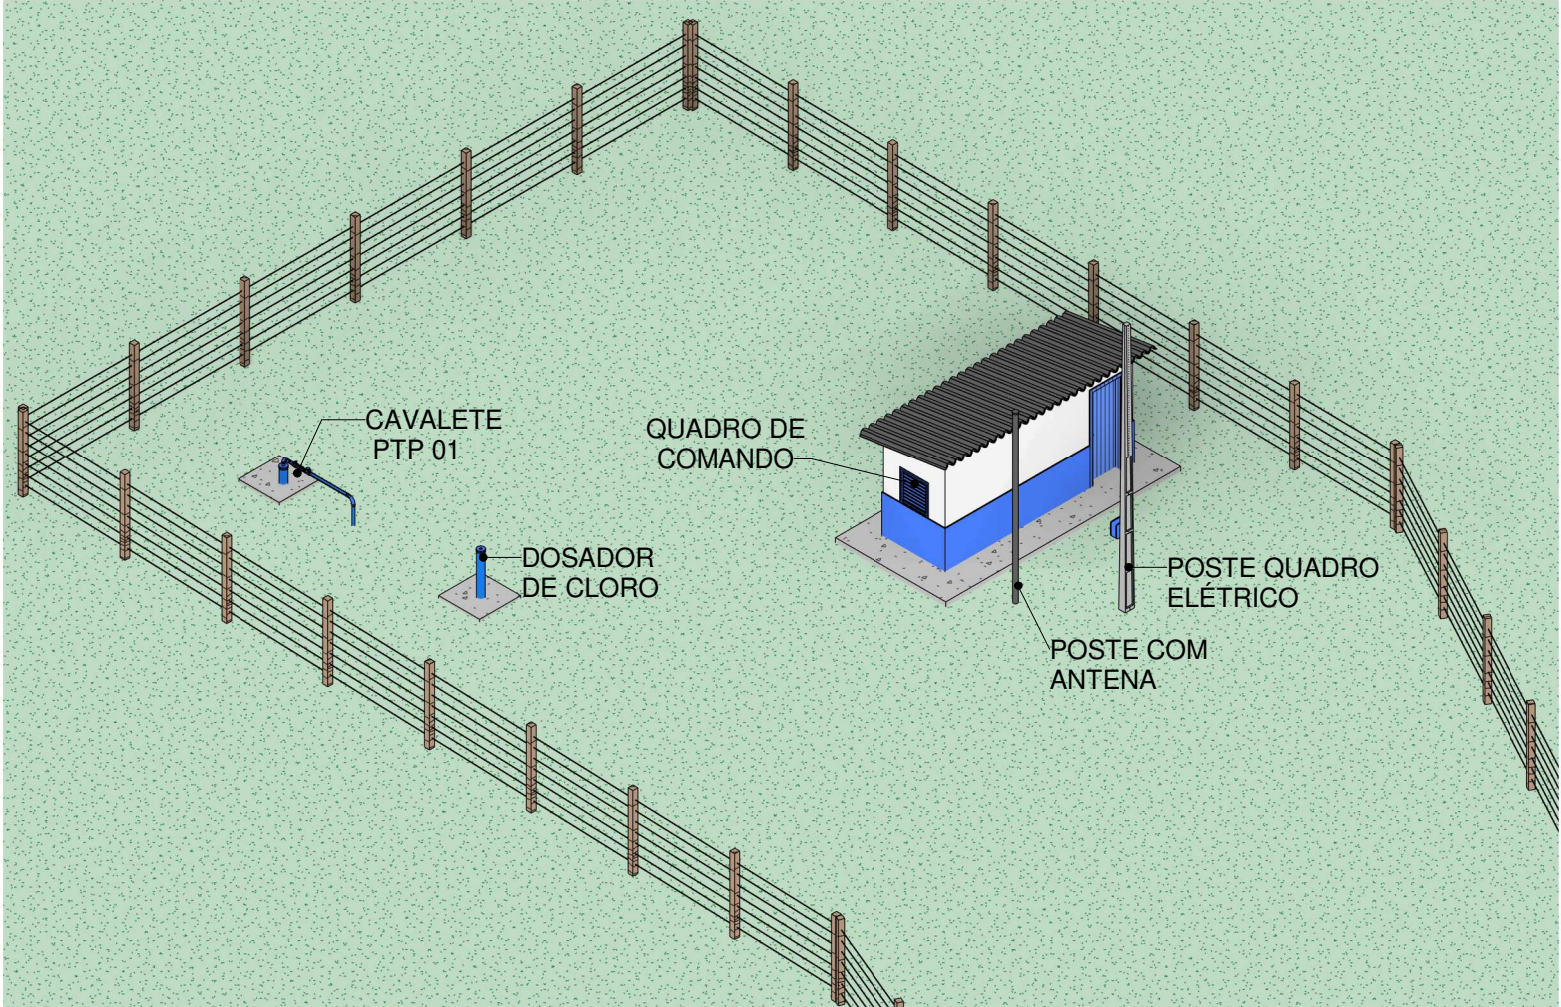


3

PERSPECTIVA PTP 01
Escala



 ENGENHARIA E GESTÃO DE ATIVOS IMOBILIÁRIOS	CONTRATADA: VVRGROUP Engenharia e Gestão de Ativos Imobiliários Ltda. CNPJ: 37.571.359/0001-29	ENDEREÇO: Município de Fortaleza do Tabocao, Tocantins PTP 01	PRANCHA: DETALHAMENTO PTP 01	ACESSAR ARQUIVOS 
	RESPONSÁVEL TÉCNICO: Vitor Vinicius Rodrigues de Matos Engenheiro Civil e Arquiteto Urbanista CREA nº 241924725-6 CAU nº A269556-1	CONTRATANTE: Hidro Forte Saneamento	CONTEÚDO DA PRANCHA: Levantamento PTP 01 Nº RRT:	

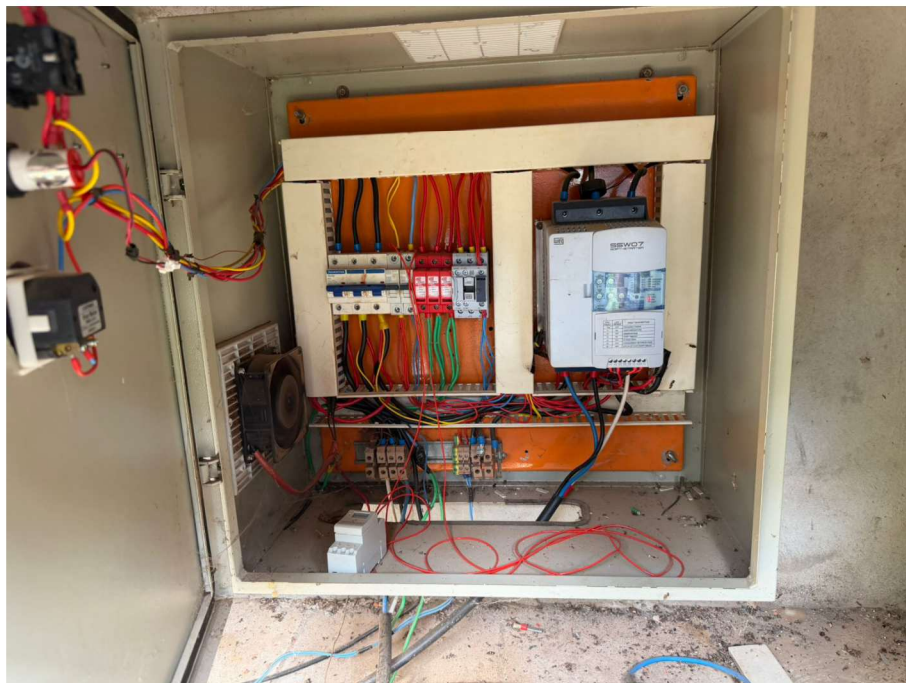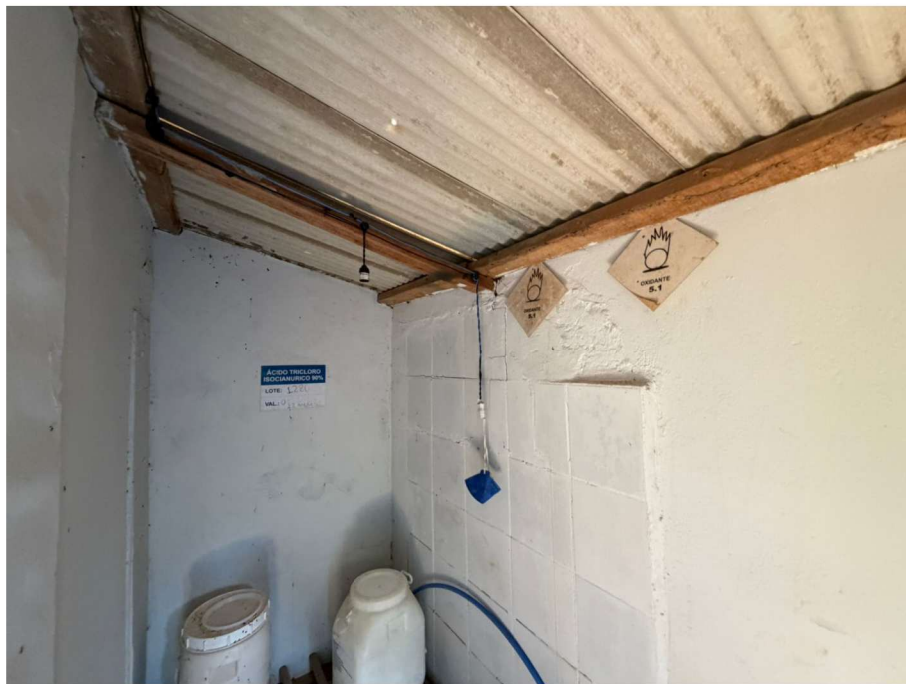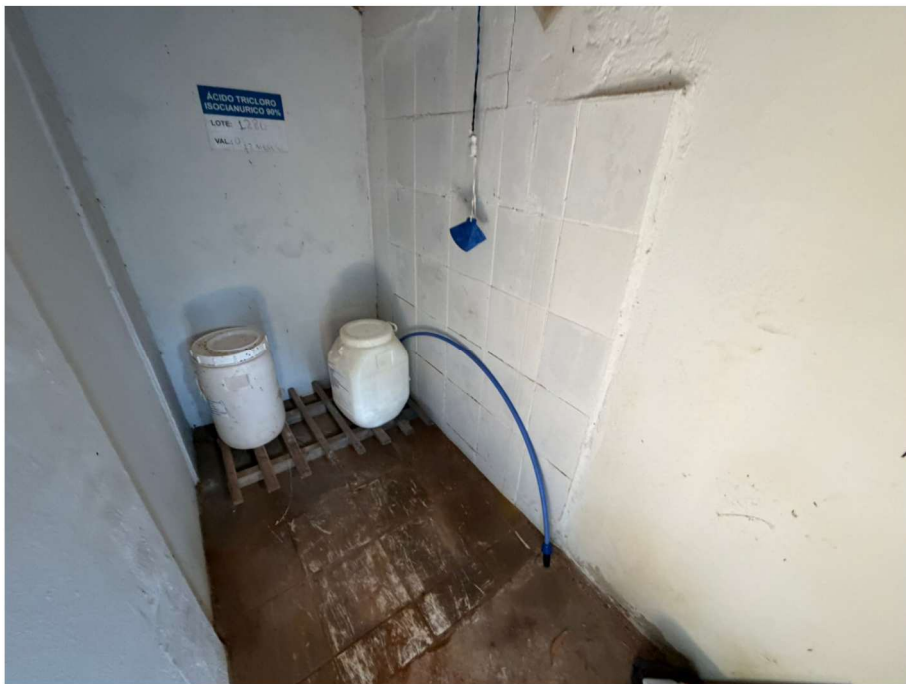

CONTRATADA:
VVRGROUP Engenharia e Gestão de Ativos Imobiliários Ltda.
CNPJ: 37.571.359/0001-29

RESPONSÁVEL TÉCNICO:
Vitor Vinicius Rodrigues de Matos
Engenheiro Civil e Arquiteto Urbanista
CREA nº 241924725-6 CAU nº A269556-1

ENDEREÇO:
Município de Fortaleza do Tabocao, Tocantins
PTP 01

CONTRATANTE:
Hidro Forte Saneamento

PRANCHA:
REGISTROS FOTOGRÁFICOS

CONTEÚDO DA PRANCHA:
Registros Fotográficos PTP 01

Nº RRT:

Data: 16/09/2025
Escala: Indicada

Nº Prancha:
05/ 05

