


A - PIUM

LOCALIZAÇÃO DOS ATIVOS

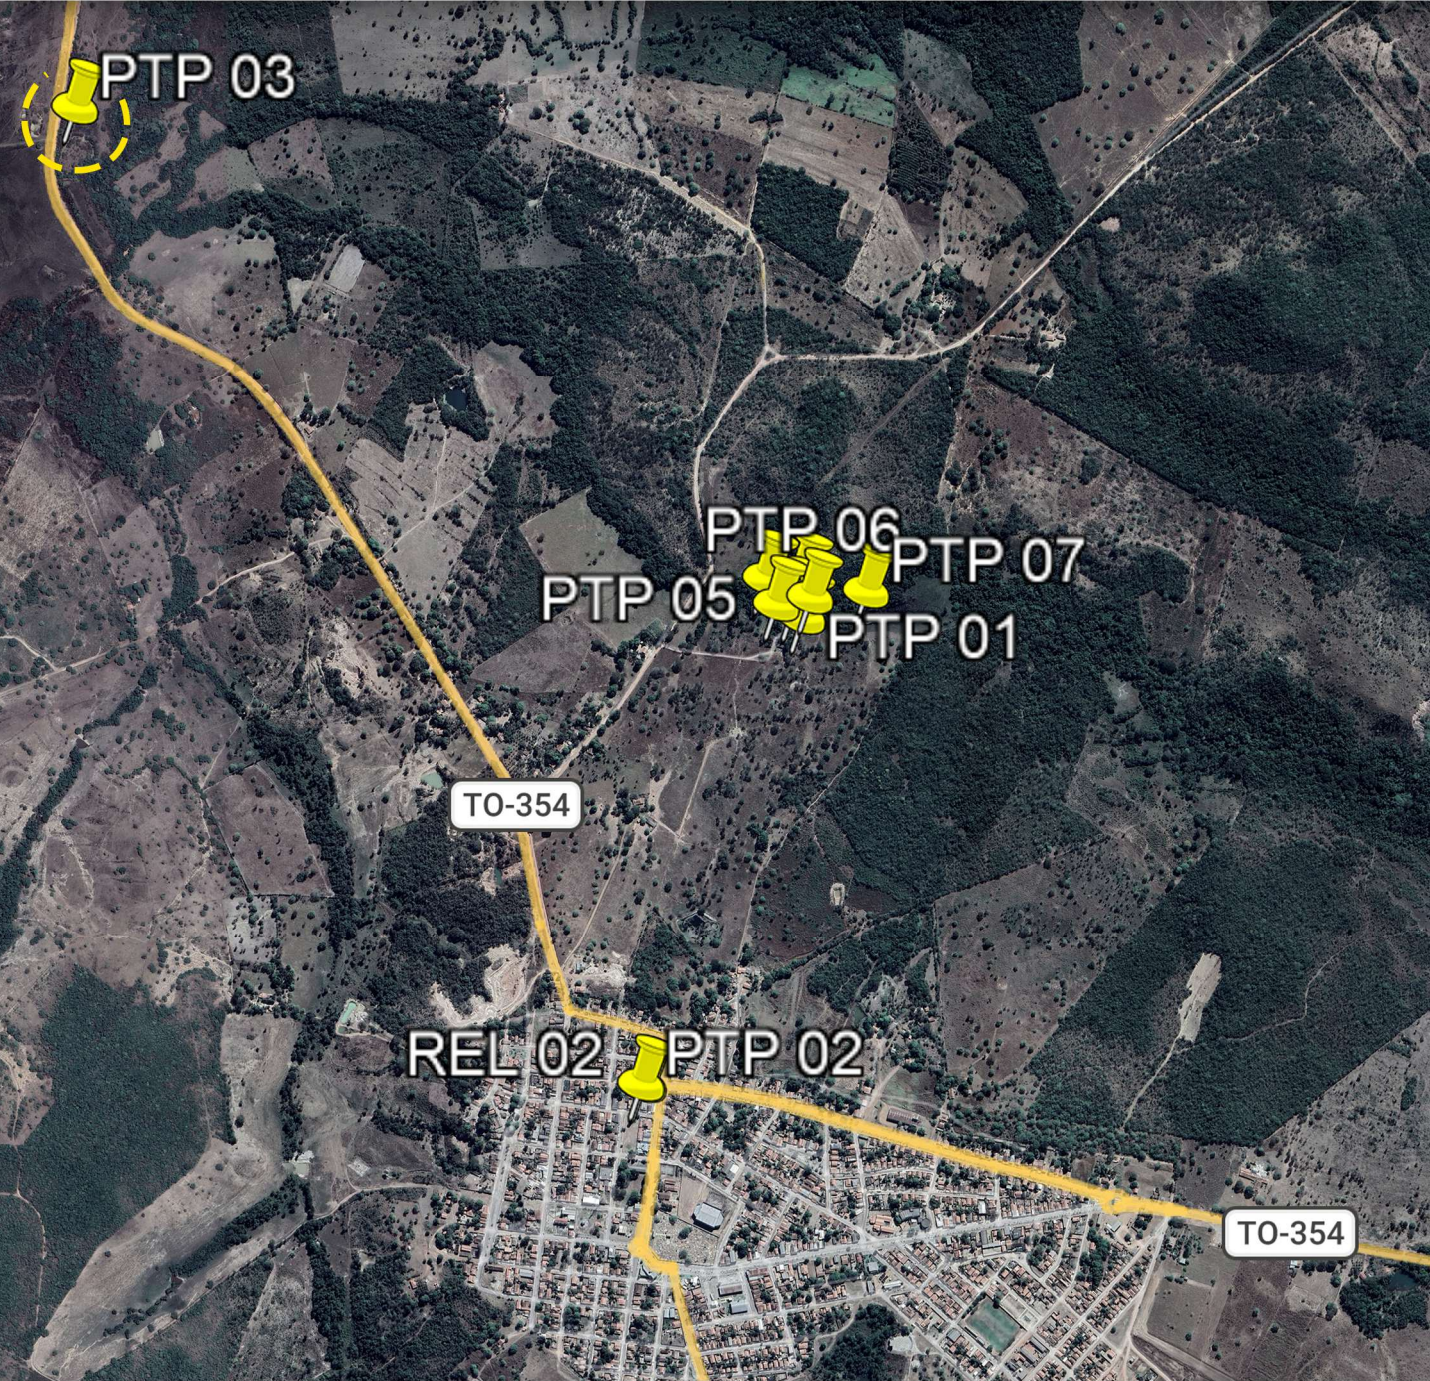

LEGENDA

- LOCALIZAÇÃO DO ATIVO
- PERÍMETRO URBANO
- PTP: POÇO TUBULAR PROFUNFO
- RAP: RESERVATÓRIO APOIADO
- UTS: UNIDADE DE TRATAMENTO SIMPLIFICADO
- REL: RESERVATÓRIO ELEVADO
- ETA: ESTAÇÃO DE TRATAMENTO DE ÁGUA
- RSE: RESERVATÓRIO SEMI-ENTERRADO

VVR GROUP
ENGENHARIA E GESTÃO
DE ATIVOS IMOBILIÁRIOS

CONTRATADA:
VVRGROUP Engenharia e Gestão de Ativos
Imobiliários Ltda.
CNPJ: 37.571.359/0001-29

RESPONSÁVEL TÉCNICO:
Vitor Vinicius Rodrigues de Matos
Engenheiro Civil e Arquiteto Urbanista
CREA nº 241924725-6 CAU nº A269556-1

ENDEREÇO:
Município de Pium, Tocantins
PTP 03

CONTRATANTE:
Hidro Forte Saneamento

B - MICROLOCALIZAÇÃO

PTP 03 - COORDENADAS: -10.419898951582462, -49.19206011811943



C - VISTORIA NO LOCAL

PTP 03 - COORDENADAS: -10.419898951582462, -49.19206011811943



PRANCHA:
LOCALIZAÇÃO PTP 03

CONTEÚDO DA PRANCHA:
Localização do PTP 03


Nº RRT:

Data: 16/09/2025
Escala: Indicada


Nº Prancha:
01/ 04

ACESSAR ARQUIVOS



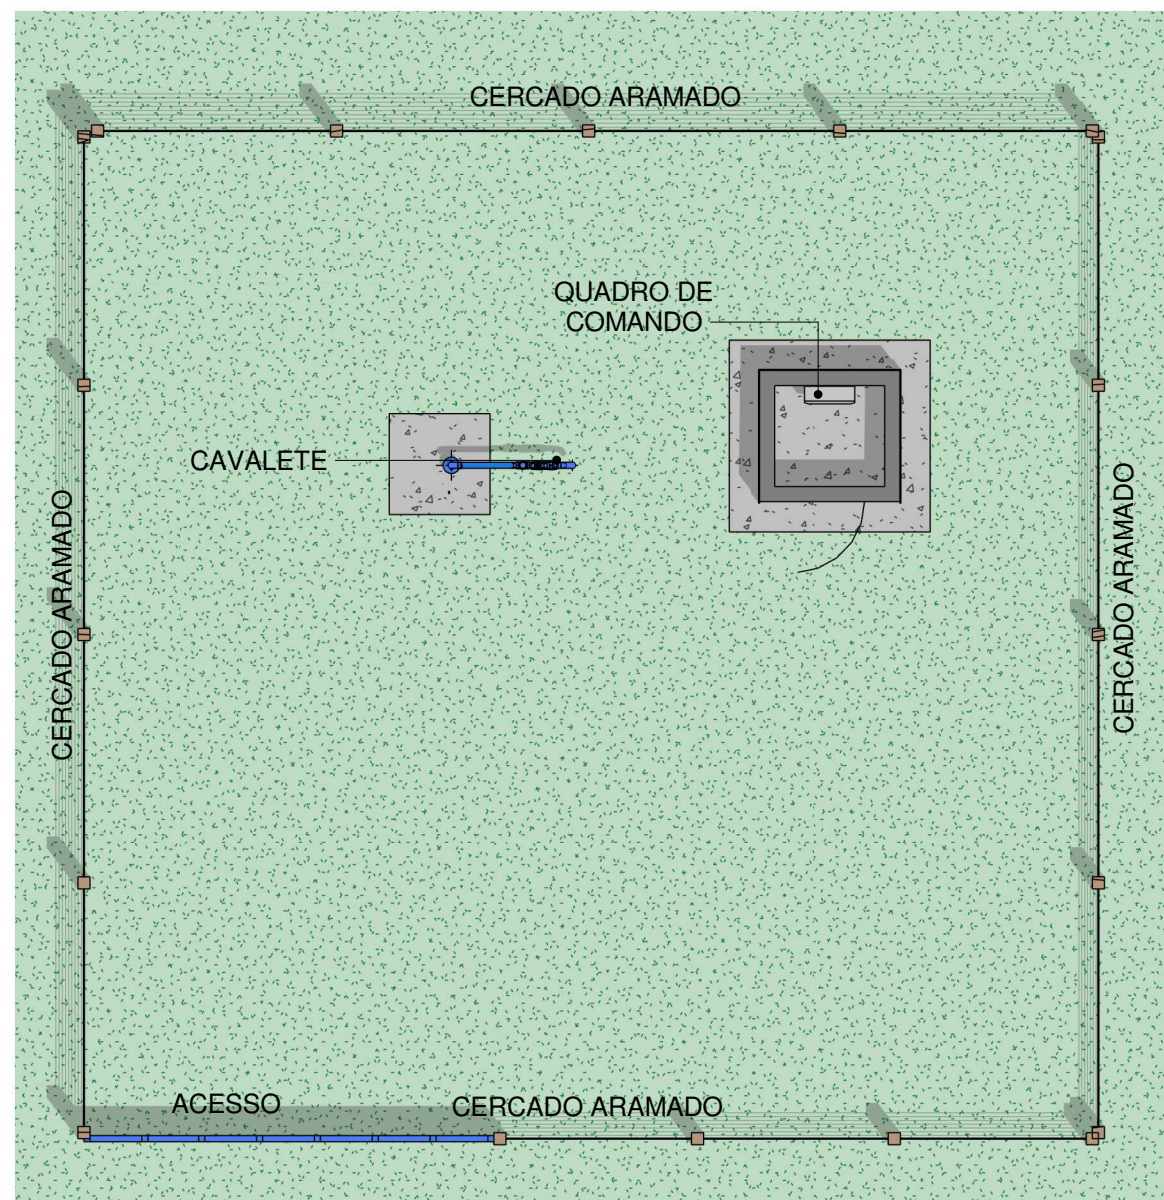

1 Planta Baixa Layout
Escala 1 : 75

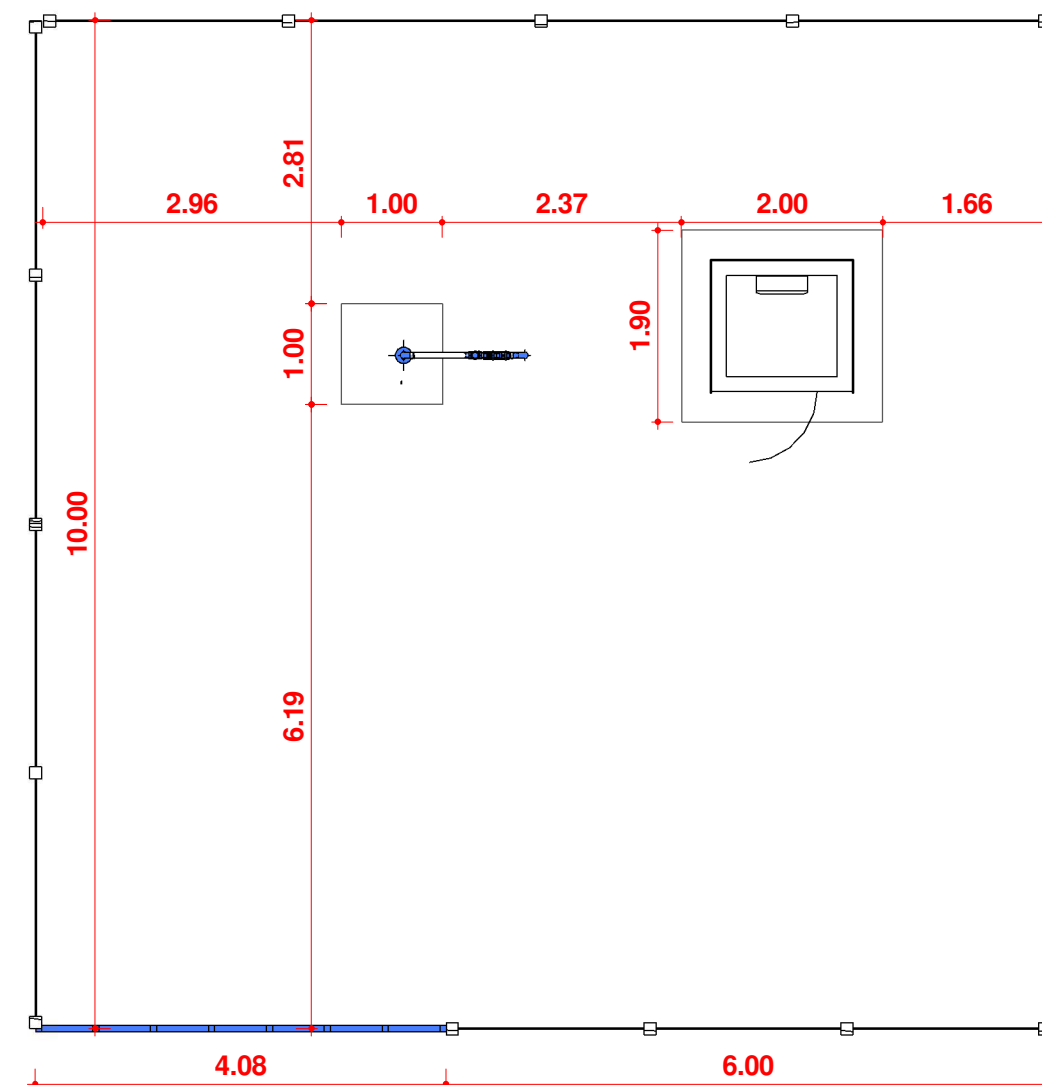

2 Planta Baixa Técnica
Escala 1 : 75



CONTRATADA:
VVRGROUP Engenharia e Gestão de Ativos
Imobiliários Ltda.
CNPJ: 37.571.359/0001-29

RESPONSÁVEL TÉCNICO:
Vitor Vinicius Rodrigues de Matos
Engenheiro Civil e Arquiteto Urbanista
CREA nº 241924725-6 CAU nº A269556-1

ENDEREÇO:
Município de Pium, Tocantins
PTP 03

CONTRATANTE:
Hidro Forte Saneamento

PRANCHA:
DETALHAMENTO PTP 03

CONTEÚDO DA PRANCHA:
Levantamento plantas baixas
caveleto do PTP 03


Nº RRT:

Data: 16/09/2025
Escala: Indicada



Nº Prancha:
02/ 04

[ACESSAR ARQUIVOS](#)




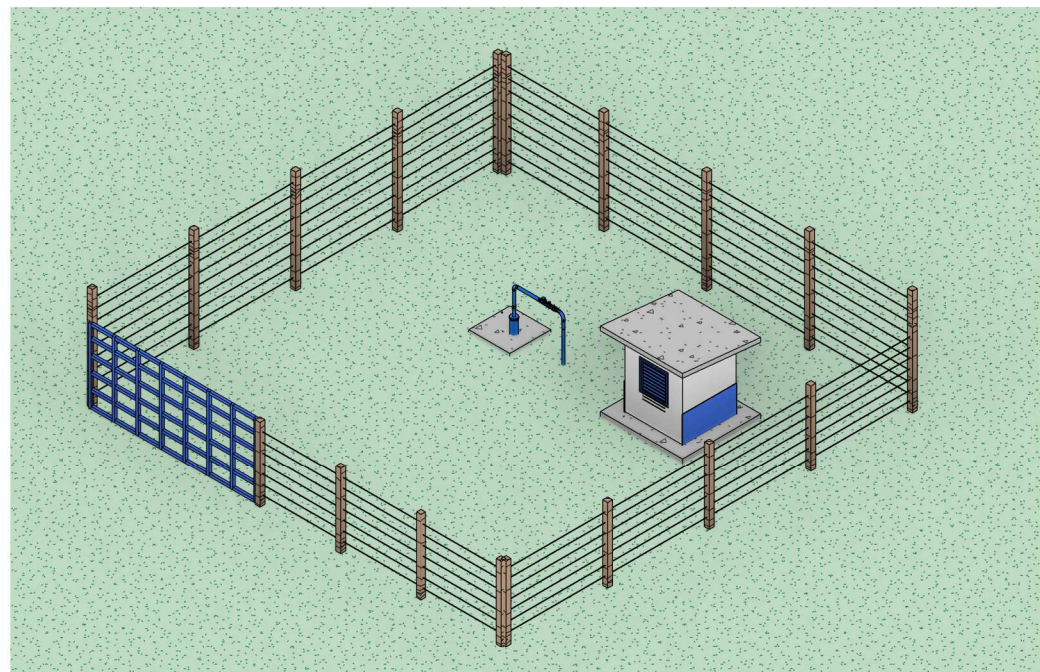

01 Perspectiva PTP 03
Escala

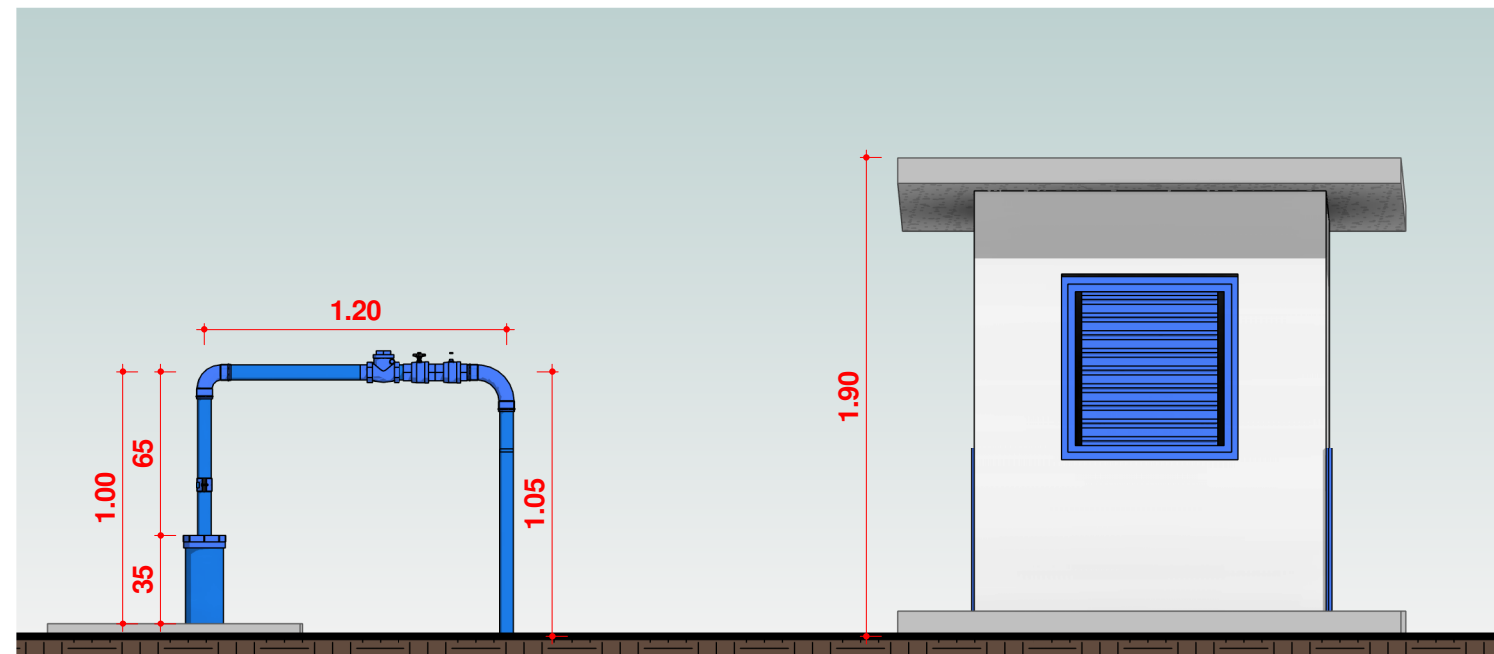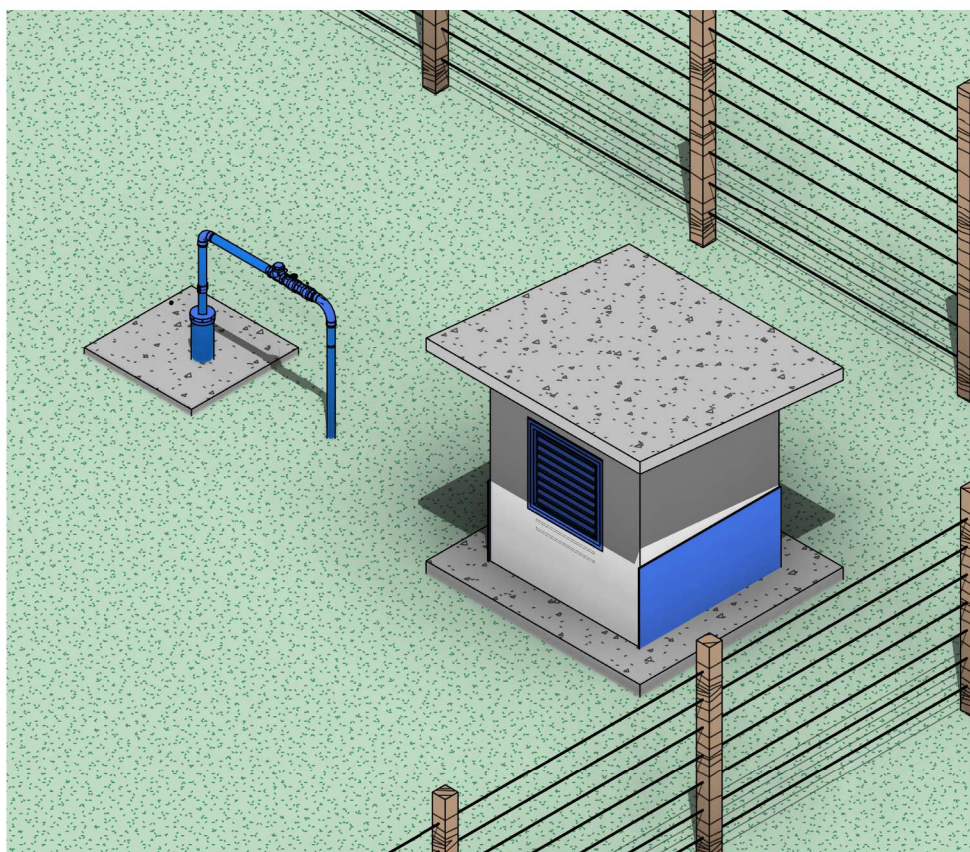

02 ELEVAÇÃO, CAVALETE PTP 03
Escala 1 : 30

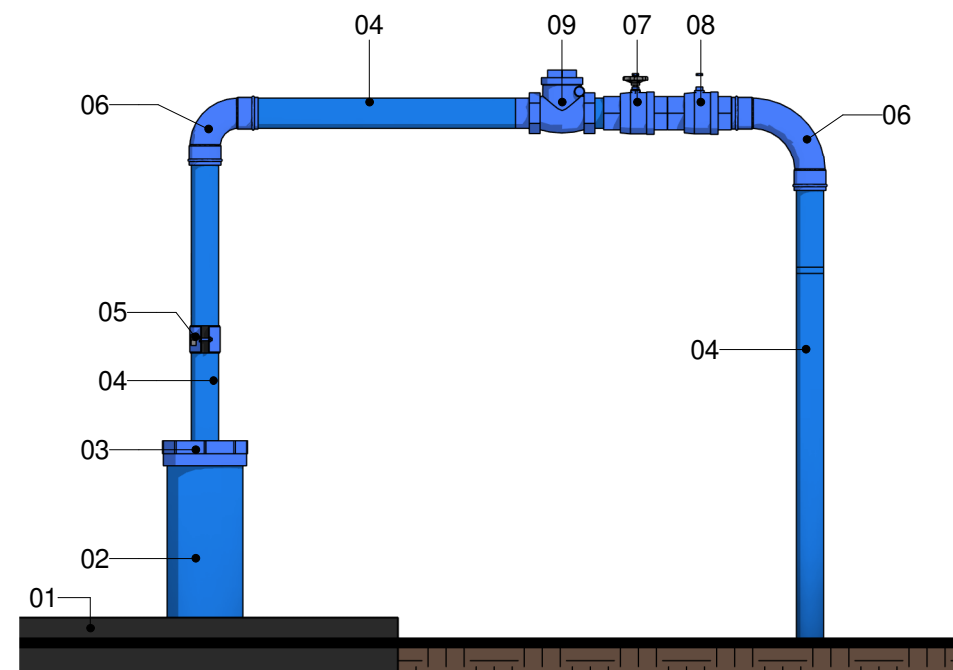

03 CAVALETE PTP 03
Escala 1 : 15

LEGENDA

- 1. Laje Proteção Sanitária
- 2. Tubo de Revestimento
- 3. Tampa de Vedação
- 4. Tubo Galvanizado Ø60m
- 5. Tê com Torneira de Amostra
- 6. Cotovelo de 90°
- 7. Válvula Ventosa
- 8. Tê de Derivação
- 9. Válvula de retenção horizontal



CONTRATADA:
VVRGROUP Engenharia e Gestão de Ativos Imobiliários Ltda.
CNPJ: 37.571.359/0001-29

RESPONSÁVEL TÉCNICO:
Vitor Vinicius Rodrigues de Matos
Engenheiro Civil e Arquiteto Urbanista
CREA nº 241924725-6 CAU nº A269556-1

ENDEREÇO:
Município de Pium, Tocantins
PTP 03

CONTRATANTE:
Hidro Forte Saneamento

PRANCHA:
DETALHAMENTO PTP 03

CONTEÚDO DA PRANCHA:
Levantamento cavalete do PTP 03

Nº RRT:

Data: 16/09/2025
Escala: Indicada

Nº Prancha:
03/ 04

ACESSAR ARQUIVOS





CONTRATADA:
VVRGROUP Engenharia e Gestão de Ativos Imobiliários Ltda.
CNPJ: 37.571.359/0001-29

RESPONSÁVEL TÉCNICO:
Vitor Vinicius Rodrigues de Matos
Engenheiro Civil e Arquiteto Urbanista
CREA nº 241924725-6 CAU nº A269556-1

ENDEREÇO:
Município de Pium, Tocantins
PTP 03

CONTRATANTE:
Hidro Forte Saneamento

PRANCHA:
REGISTROS FOTOGRÁFICOS

CONTEÚDO DA PRANCHA:
Registros Fotográficos do PTP 03

Nº RRT:

Data: 16/09/2025
Escala: Indicada

Nº Prancha:
04/ 04

