

A - CARIRI DO TOCANTINS

LOCALIZAÇÃO DOS ATIVOS



LEGENDA

 LOCALIZAÇÃO DO ATIVO
PTP: POÇO TUBULAR PROFUNFO
RAP: RESERVATÓRIO APOIADO
UTS: UNIDADE DE TRATAMENTO SIMPLIFICADO

 PERÍMETRO URBANO
REL: RESERVATÓRIO ELEVADO
ETA: ESTAÇÃO DE TRATAMENTO DE ÁGUA
RSE: RESERVATÓRIO SEMI-ENTERRADO



B - MICROLOCALIZAÇÃO

PTP 04 - COORDENADAS: -11.901763665394057, -49.157312399369964



C - VISTORIA NO LOCAL

PTP 04 - COORDENADAS: -11.901763665394057, -49.157312399369964



CONTRATADA:
VVRGROUP Engenharia e Gestão de Ativos
Imobiliários Ltda.
CNPJ: 37.571.359/0001-29

RESPONSÁVEL TÉCNICO:
Vitor Vinicius Rodrigues de Matos
Engenheiro Civil e Arquiteto Urbanista
CREA nº 241924725-6 CAU nº A269556-1

ENDEREÇO:
Município de Cariri do Tocantins, Tocantins
PTP 04

CONTRATANTE:
Hidro Forte Saneamento

PRANCHA:
LOCALIZAÇÃO PTP 04

CONTEÚDO DA PRANCHA:
Localização do PTP 04


Nº RRT:

Data: 11/09/2025
Escala: Indicada

Nº Prancha:
01/ 04


ACESSAR ARQUIVOS



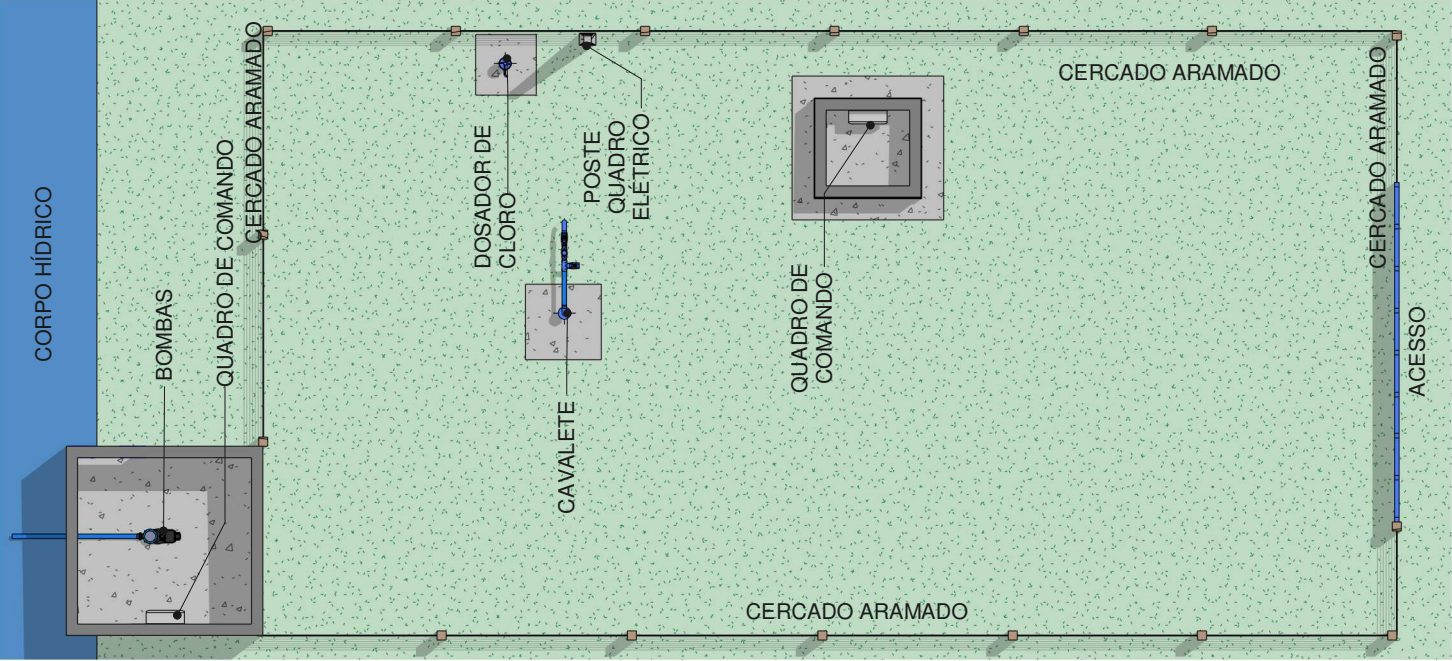

1

Planta Baixa Layout
Escala 1 : 100

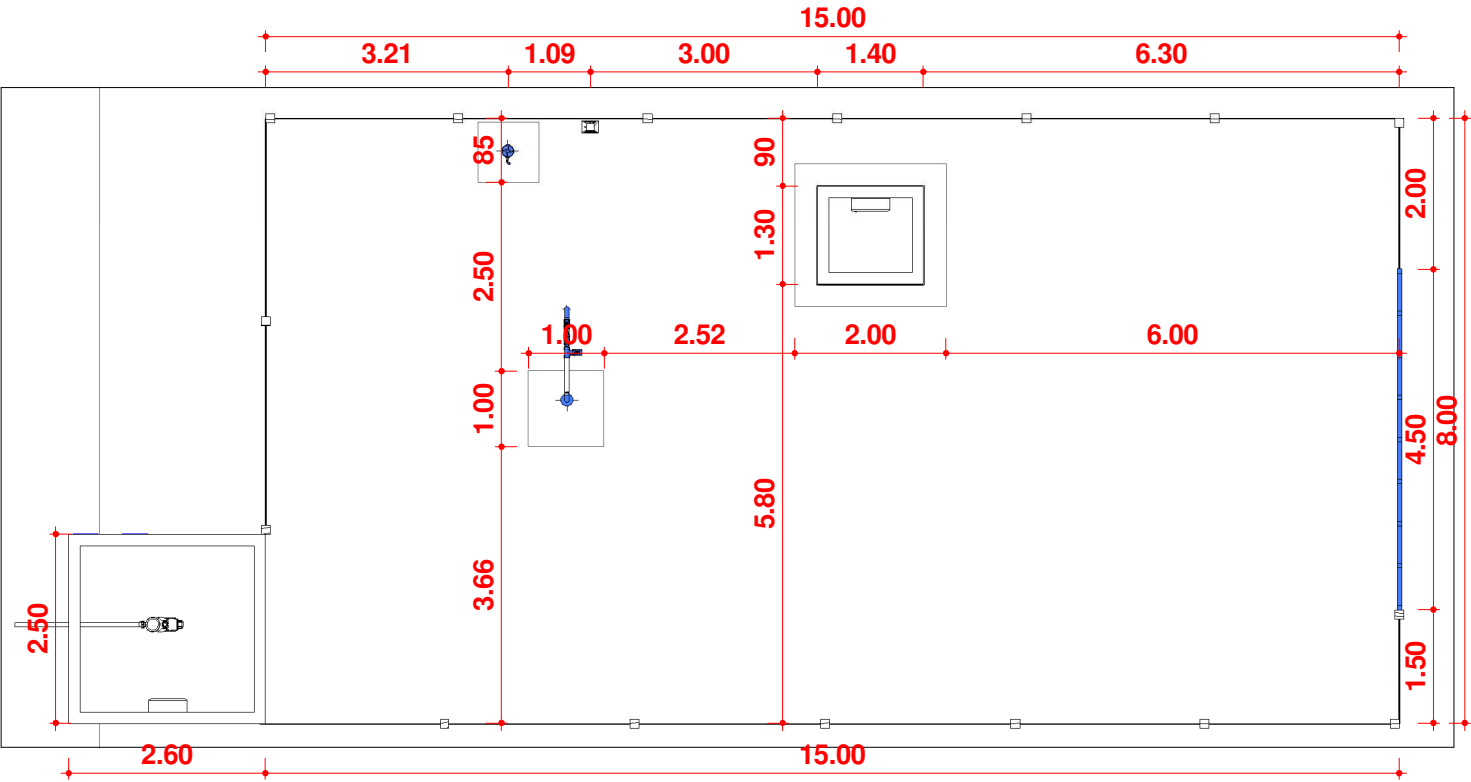

2

Planta Baixa Técnica
Escala 1 : 100



CONTRATADA:
VVRGROUP Engenharia e Gestão de Ativos Imobiliários Ltda.
CNPJ: 37.571.359/0001-29

RESPONSÁVEL TÉCNICO:
Vitor Vinicius Rodrigues de Matos
Engenheiro Civil e Arquiteto Urbanista
CREA nº 241924725-6 CAU nº A269556-1

ENDEREÇO:
Município de Cariri do Tocantins, Tocantins
PTP 04

CONTRATANTE:
Hidro Forte Saneamento

PRANCHA:
DETALHAMENTO PTP 04


CONTEÚDO DA PRANCHA:
Levantamento plantas baixas
caveleto do PTP 04

Nº RRT:



Data: 11/09/2025
Escala: Indicada

Nº Prancha:
02/ 04




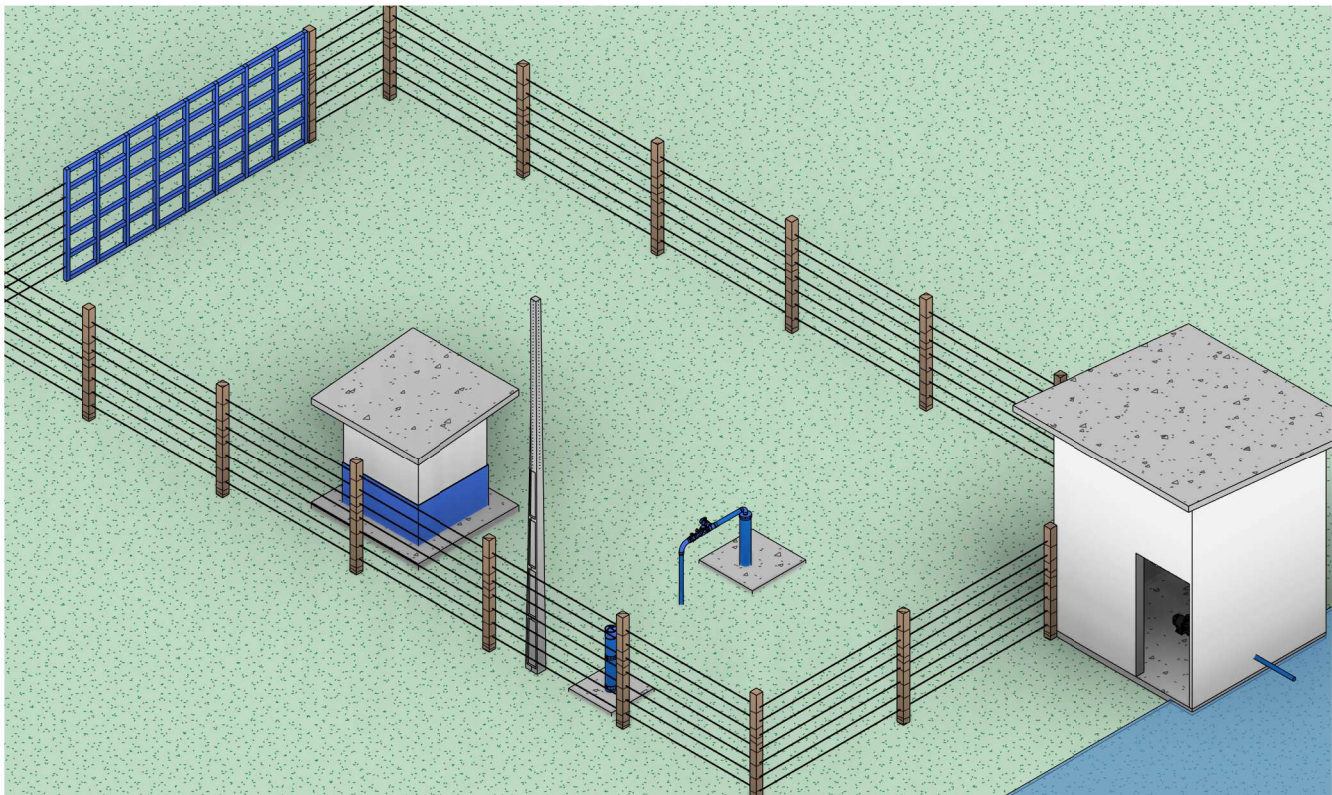

01 Perspectivas PTP 04
Escala

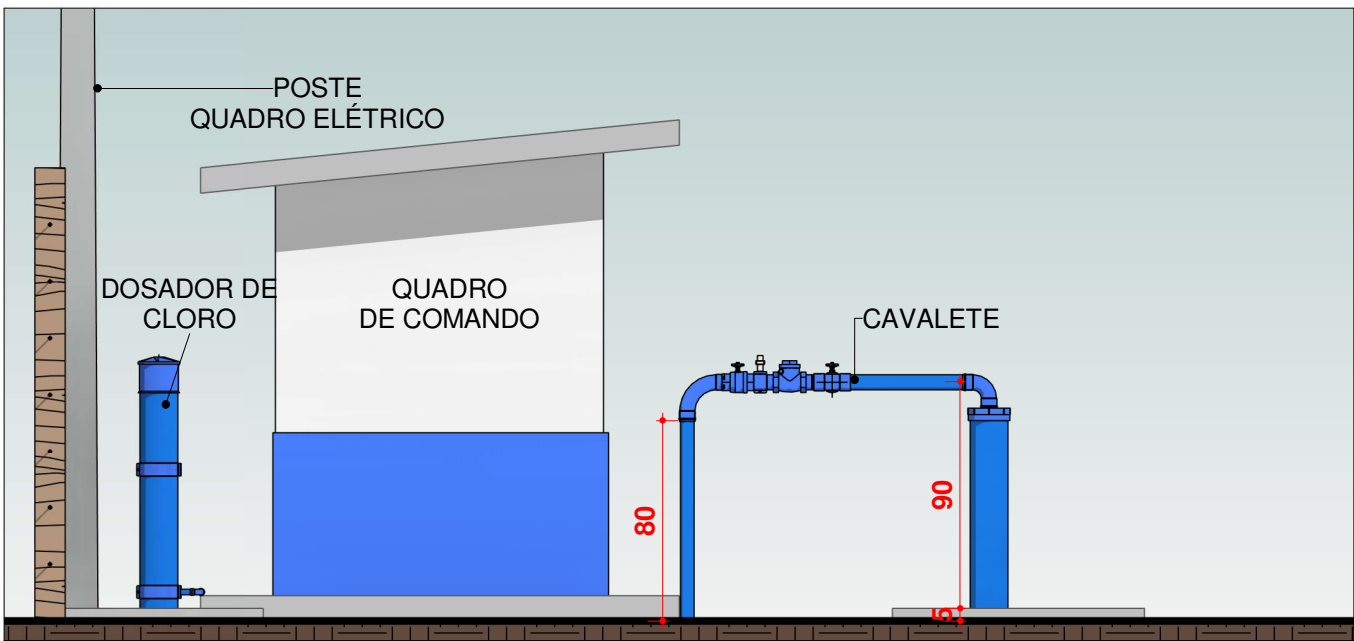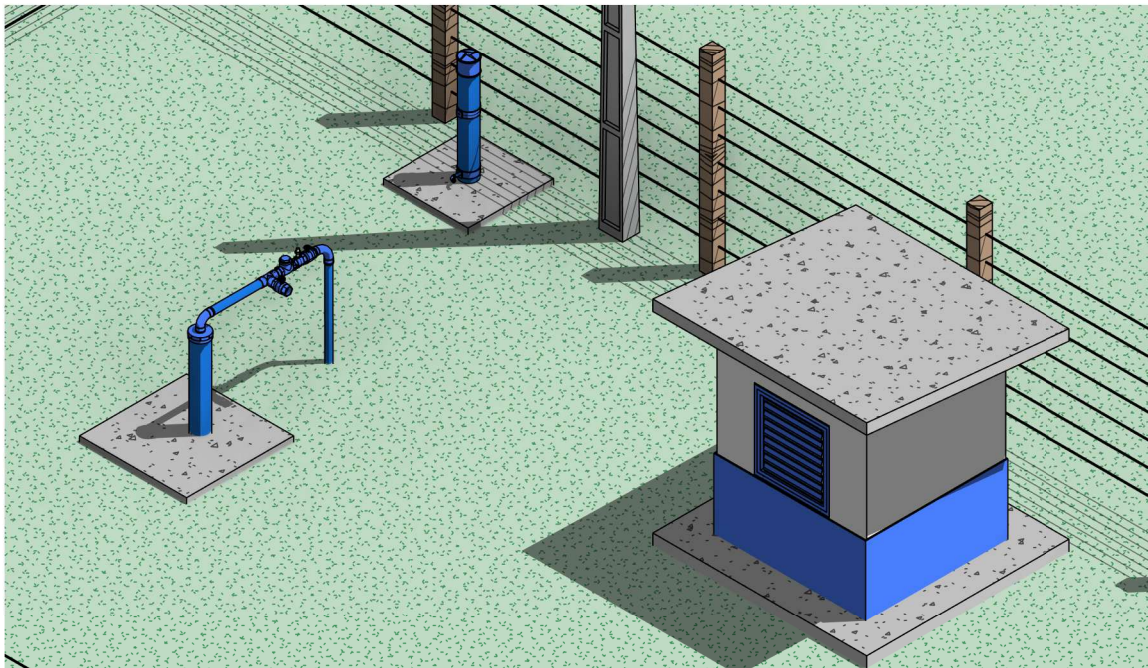

5 ELEVAÇÃO, CAVALETE PTP 04
Escala 1 : 30

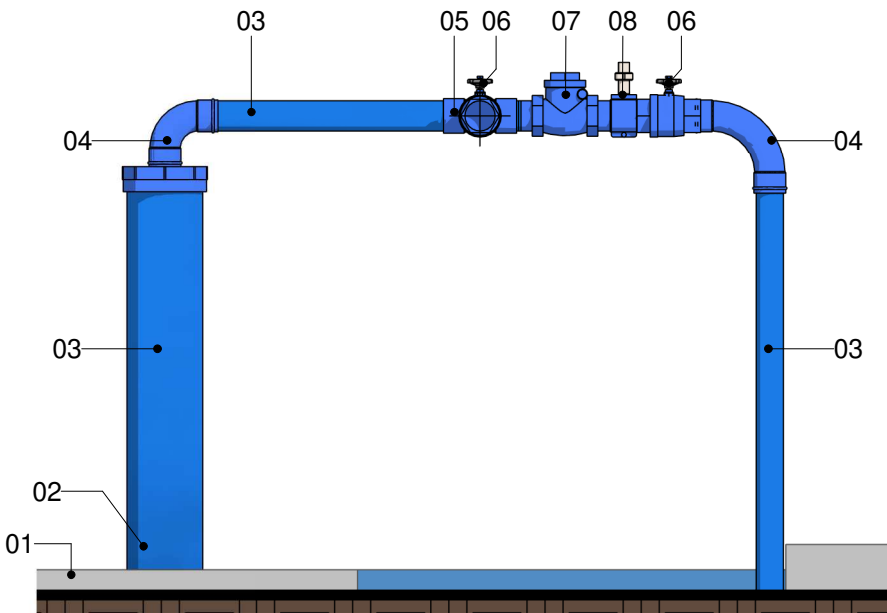

4 CAVALETE PTP 04
Escala 1 : 15

- LEGENDA**
- 1. Laje Proteção Sanitária
 - 2. Tampa de Vedação
 - 3. Tubo Galvanizado Ø60m
 - 4. Cotovelo de 90°
 - 5. Tê de Derivação
 - 6. Registro de Gaveta
 - 7. Válvula de retenção horizontal
 - 8. Tê com Torneira de Amostra



CONTRATADA:
VVRGROUP Engenharia e Gestão de Ativos Imobiliários Ltda.
CNPJ: 37.571.359/0001-29

RESPONSÁVEL TÉCNICO:
Vitor Vinicius Rodrigues de Matos
Engenheiro Civil e Arquiteto Urbanista
CREA nº 241924725-6 CAU nº A269556-1

ENDEREÇO:
Município de Cariri do Tocantins, Tocantins
PTP 04

CONTRATANTE:
Hidro Forte Saneamento

PRANCHA:
DETALHAMENTO PTP 04

CONTEÚDO DA PRANCHA:
Levantamento cavalete do PTP 04



Nº RRT:

Data: 11/09/2025
Escala: Indicada

Nº Prancha:
03/ 04

ACESSAR ARQUIVOS



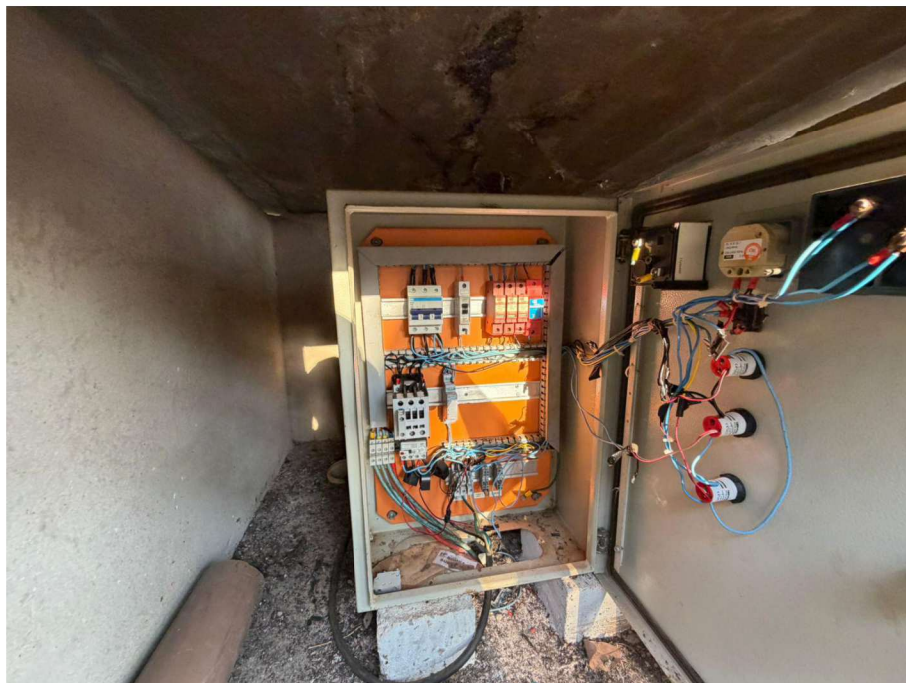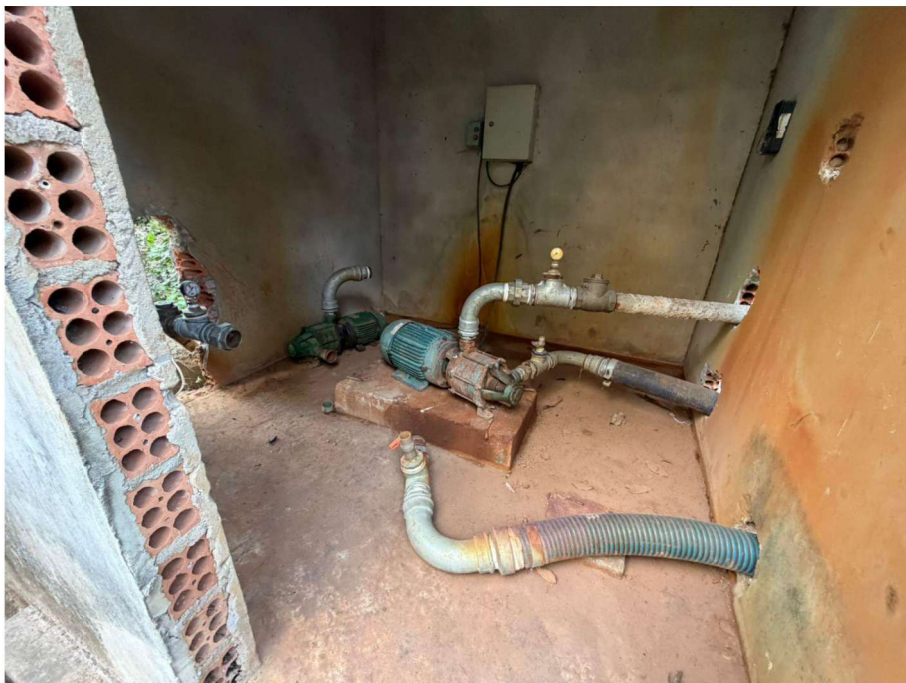

 VVR GROUP ENGENHARIA E GESTÃO DE ATIVOS IMOBILIÁRIOS	CONTRATADA: VVRGROUP Engenharia e Gestão de Ativos Imobiliários Ltda. CNPJ: 37.571.359/0001-29	ENDEREÇO: Município de Cariri do Tocantins, Tocantins PTP 04	PRANCHA: REGISTROS FOTOGRÁFICOS CONTEÚDO DA PRANCHA: Registros Fotográficos do PTP 04 Nº RRT:	Data: 11/09/2025 Escala: Indicada Nº Prancha: 04/ 04	ACESSAR ARQUIVOS 
	RESPONSÁVEL TÉCNICO: Vitor Vinicius Rodrigues de Matos Engenheiro Civil e Arquiteto Urbanista CREA nº 241924725-6 CAU nº A269556-1	CONTRATANTE: Hidro Forte Saneamento			