

A - CHAPADA DE AREIA

LOCALIZAÇÃO DOS ATIVOS



LEGENDA

LOCALIZAÇÃO DO ATIVO

PTP: POÇO TUBULAR PROFUNFO

RAP: RESERVATÓRIO APOIADO

UTS: UNIDADE DE TRATAMENTO SIMPLIFICADO

PERÍMETRO URBANO

REL: RESERVATÓRIO ELEVADO


ETA: ESTAÇÃO DE TRATAMENTO DE ÁGUA

RSE: RESERVATÓRIO SEMI-ENTERRADO



B - MICROLOCALIZAÇÃO

REL 004, PTP 07, PTP 08 - COORDENADAS: -10.145846250079906, -49.1813912154703

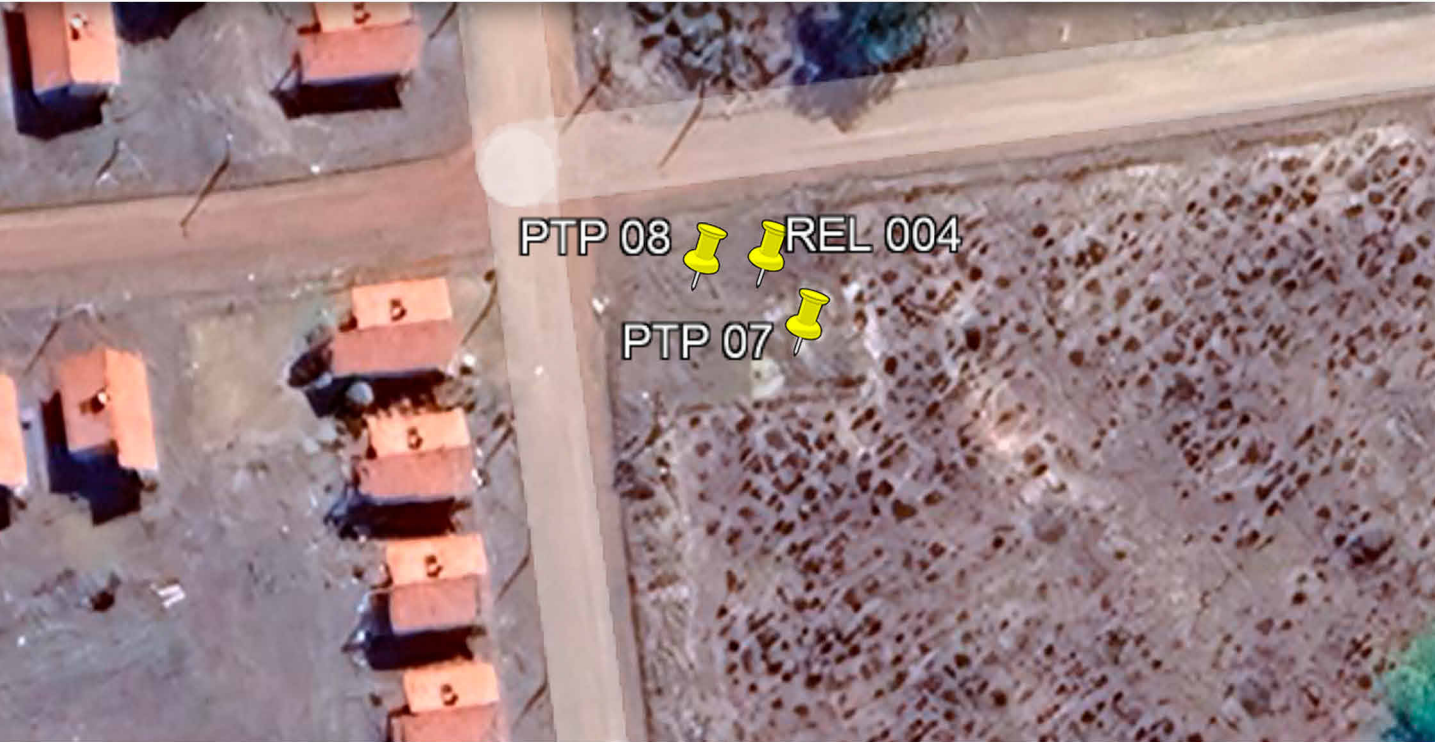

C - VISTORIA NO LOCAL

REL 004, PTP 07, PTP 08 - COORDENADAS: -10.145846250079906, -49.1813912154703



CONTRATADA:
VVRGROUP Engenharia e Gestão de Ativos Imobiliários Ltda.
CNPJ: 37.571.359/0001-29

RESPONSÁVEL TÉCNICO:
Vitor Vinicius Rodrigues de Matos
Engenheiro Civil e Arquiteto Urbanista
CREA nº 241924725-6 CAU nº A269556-1

ENDEREÇO:
Município de Chapada de Areia, Tocantins
PTP 07, PTP 08 REL 004

CONTRATANTE:
Hidro Forte Saneamento

PRANCHA:
LOCALIZAÇÃO PTP 07, PTP 08 REL 004

CONTEÚDO DA PRANCHA:
Localização do PTP 07, PTP 08, REL 004


Nº RRT:

Data: 11/09/2025
Escala: Indicada


Nº Prancha:
01/ 04

[ACESSAR ARQUIVOS](#)



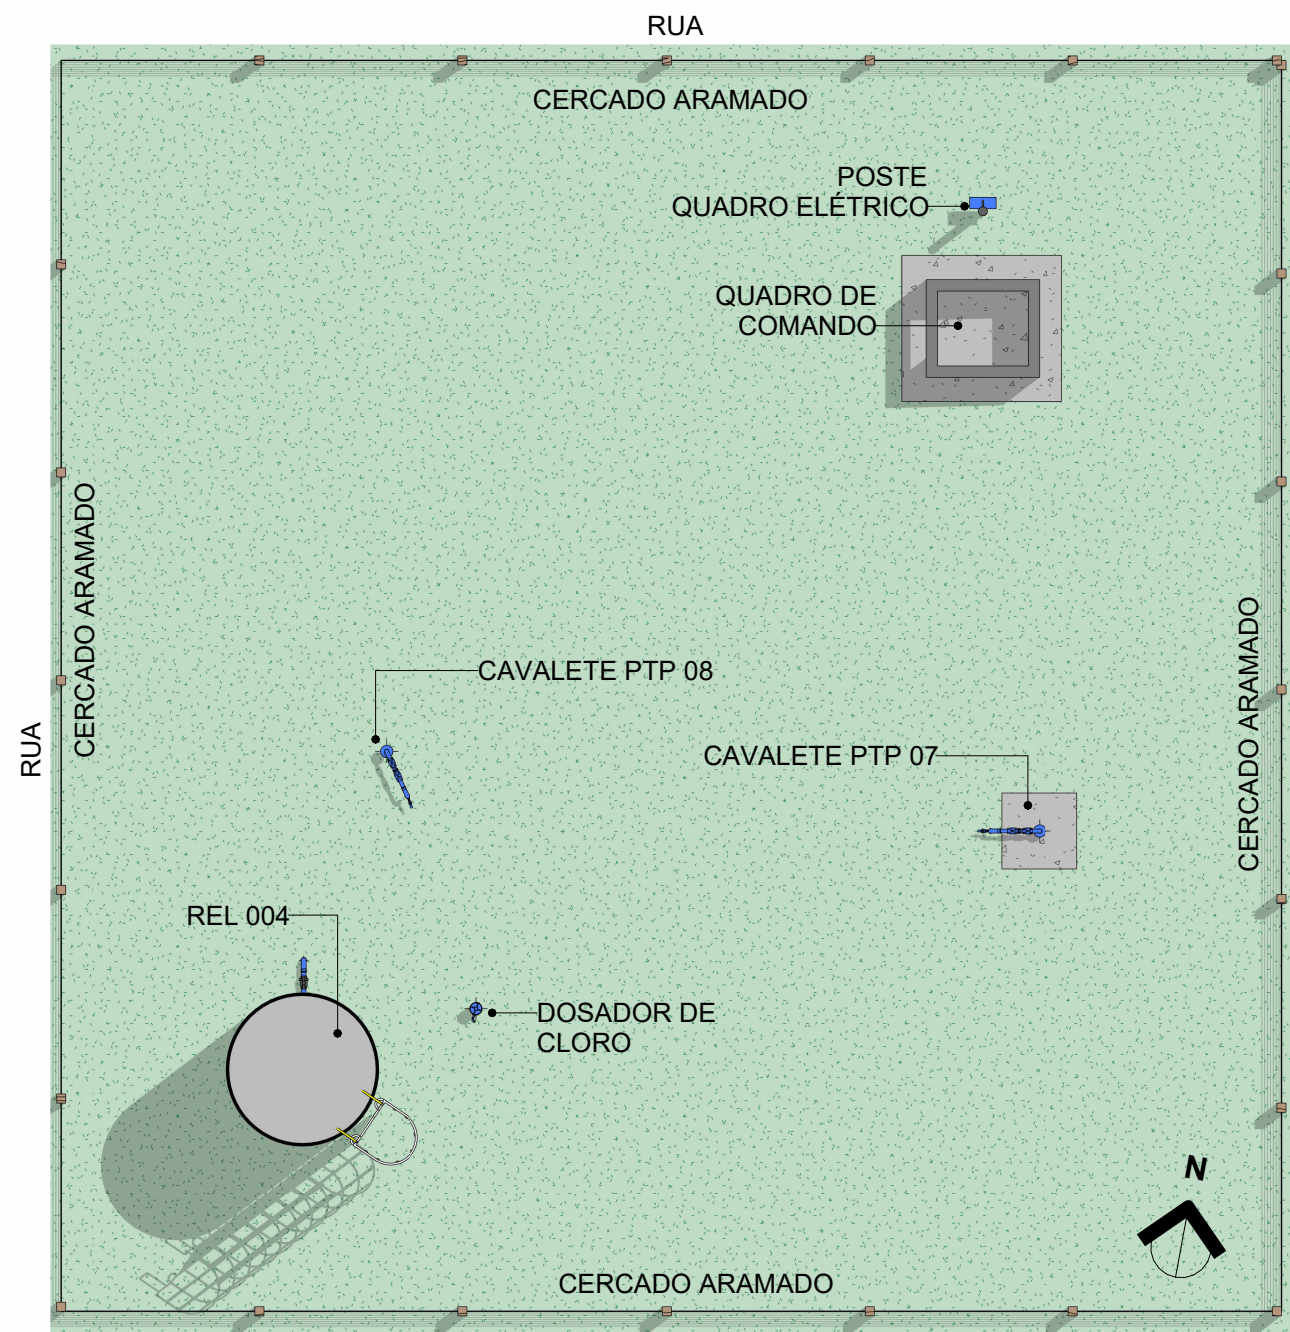

1 Planta Baixa Layout
Escala 1 : 100

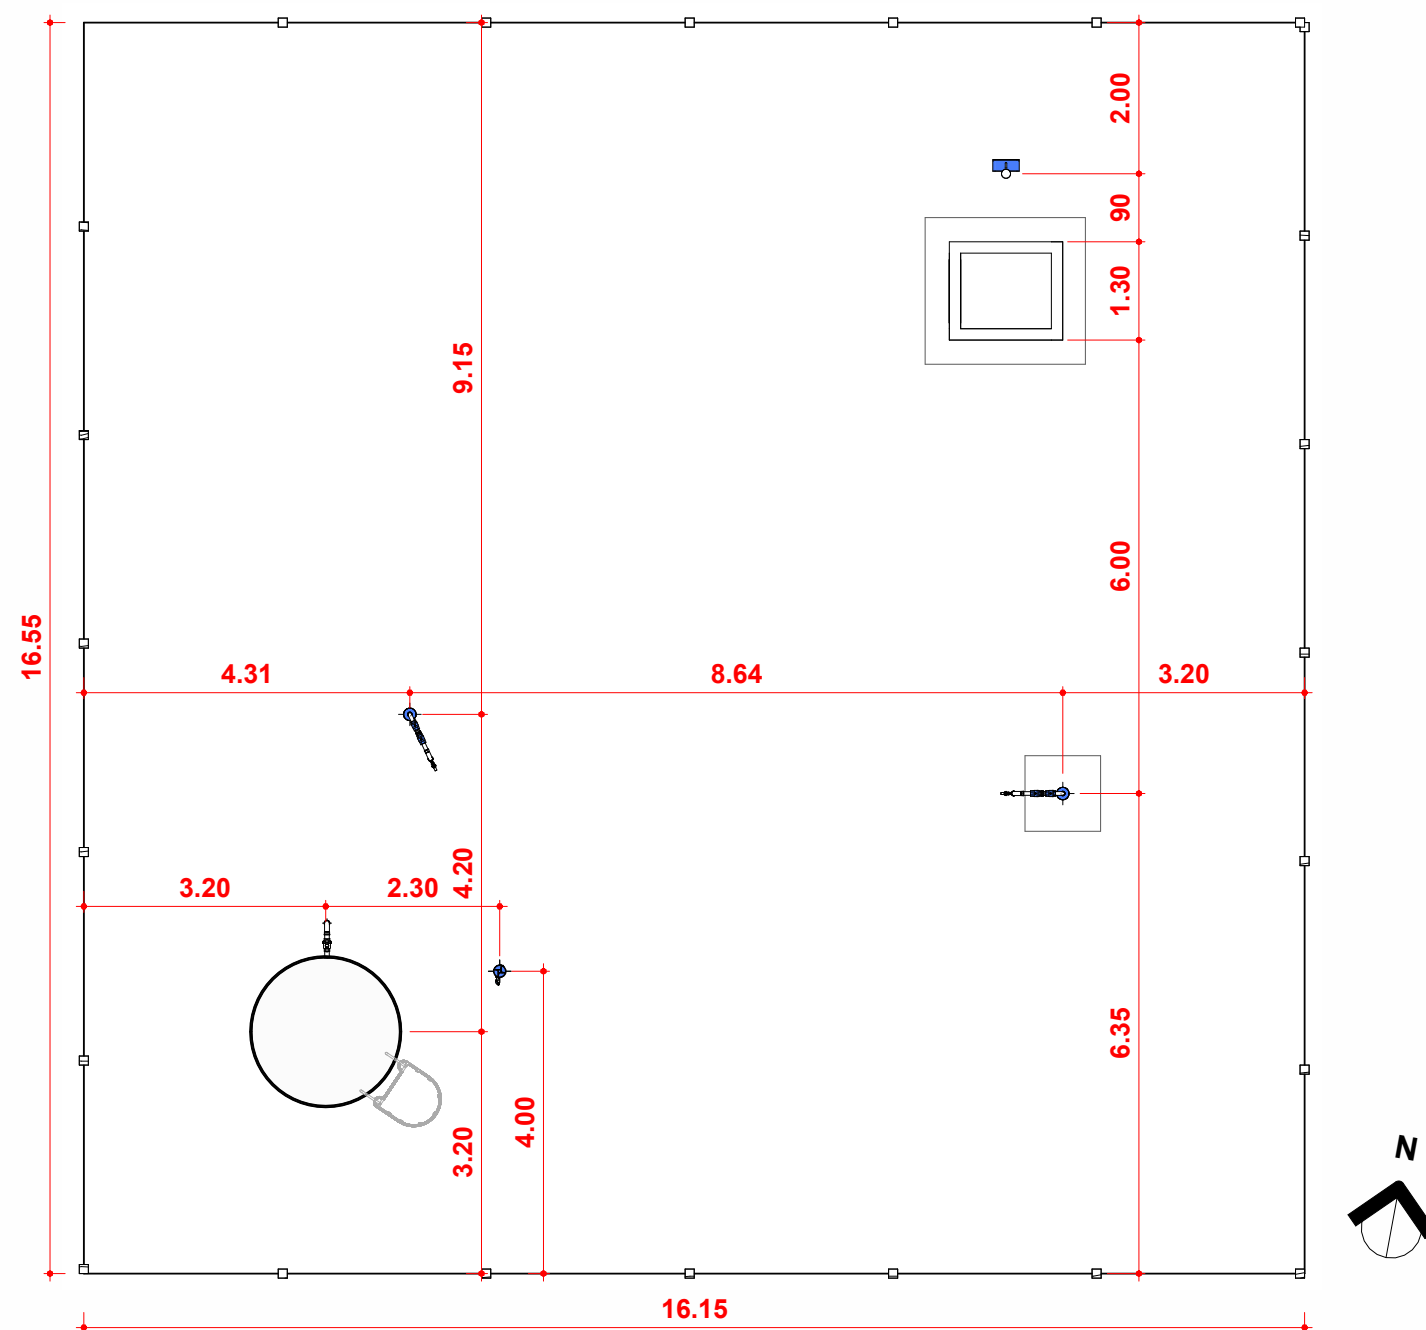

2 Planta Baixa Técnica
Escala 1 : 100



CONTRATADA:
VVRGROUP Engenharia e Gestão de Ativos Imobiliários Ltda.
CNPJ: 37.571.359/0001-29

RESPONSÁVEL TÉCNICO:
Vitor Vinicius Rodrigues de Matos
Engenheiro Civil e Arquiteto Urbanista
CREA nº 241924725-6 CAU nº A269556-1

ENDEREÇO:
Município de Chapada de Areia, Tocantins
PTP 07, PTP 08 REL 004

CONTRATANTE:
Hidro Forte Saneamento

PRANCHA:
DETALHAMENTO PTP 07, PTP 08 e REL 004

CONTEÚDO DA PRANCHA:
Levantamento plantas baixas
REL 004 e cavalete dos PTPs 07 e 08



Nº RRT:

Data: 11/09/2025
Escala: Indicada


Nº Prancha:
02/ 04

[ACESSAR ARQUIVOS](#)



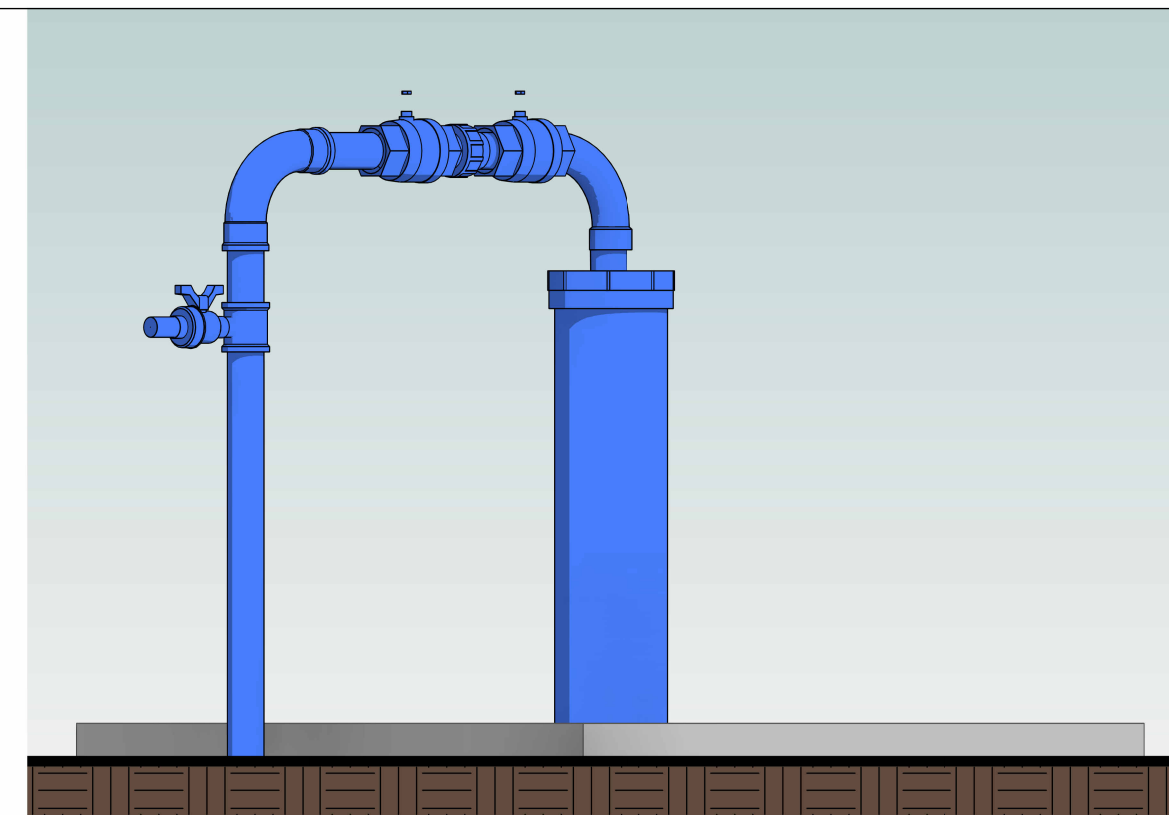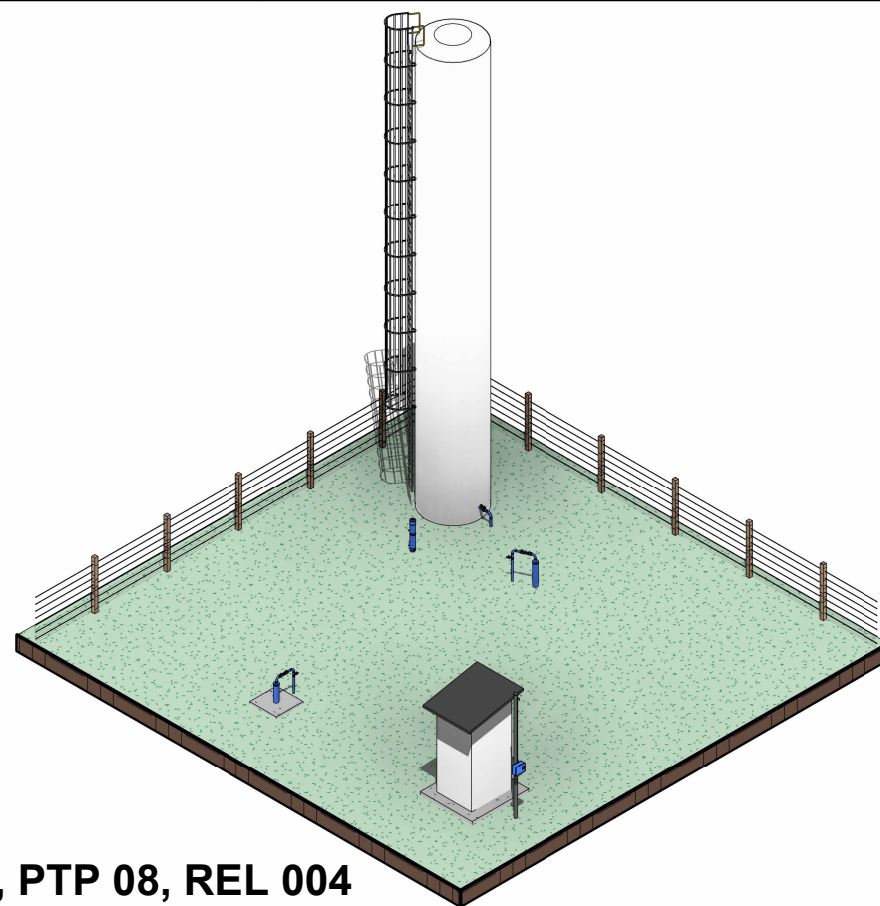


02 ELEVÇÃO, CAVALETE PTP 07
Escala 1 : 10

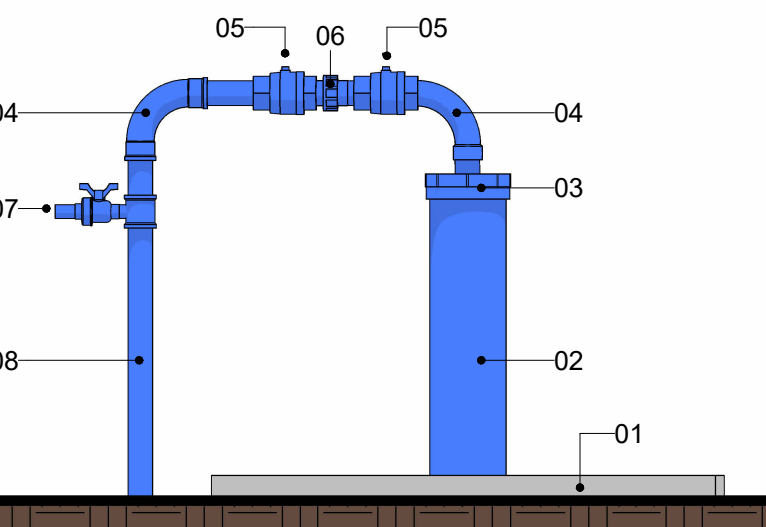


- LEGENDA**
- 1. Laje Proteção Sanitária
 - 2. Tubo de Revestimento
 - 3. Tampa de Vedação
 - 4. Curva Ø 42mm
 - 5. Registro
 - 6. União/Conexão rosca
 - 7. Derivação com registro
 - 8. Tubulação de saída Ø 42mm

04 CAVALETE PTP 07
Escala 1 : 15

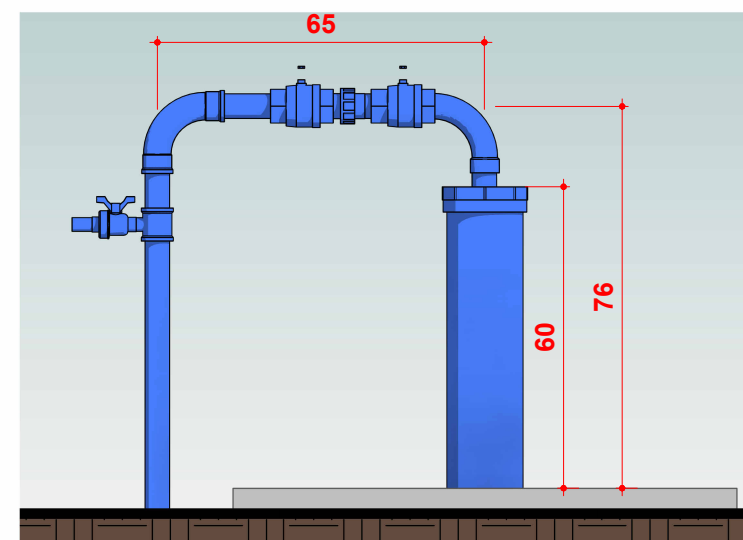

03 CAVALETE PTP 7
Escala 1 : 15

01 Perspectiva PTP 07, PTP 08, REL 004
Escala

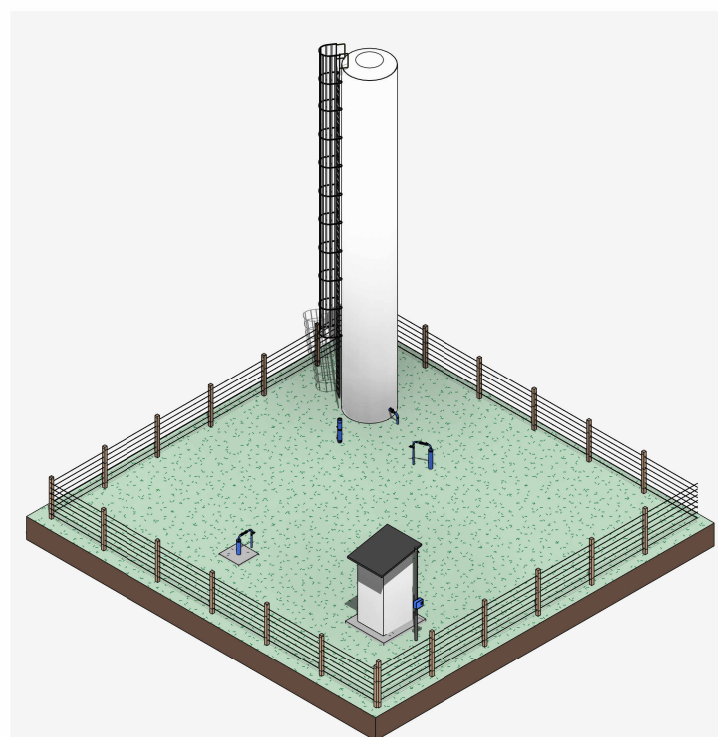

CONTRATADA:
VVRGROUP Engenharia e Gestão de Ativos Imobiliários Ltda.
CNPJ: 37.571.359/0001-29

RESPONSÁVEL TÉCNICO:
Vitor Vinicius Rodrigues de Matos
Engenheiro Civil e Arquiteto Urbanista
CREA nº 241924725-6 CAU nº A269556-1

ENDEREÇO:
Município de Chapada de Areia, Tocantins
PTP 07, PTP 08 REL 004

CONTRATANTE:
Hidro Forte Saneamento

PRANCHA:
DETALHAMENTO PTP 07

CONTEÚDO DA PRANCHA:
Levantamento cavalete do PTP 07


Nº RRT:

Data: 11/09/2025
Escala: Indicada



Nº Prancha:
03/ 04

ACESSAR ARQUIVOS




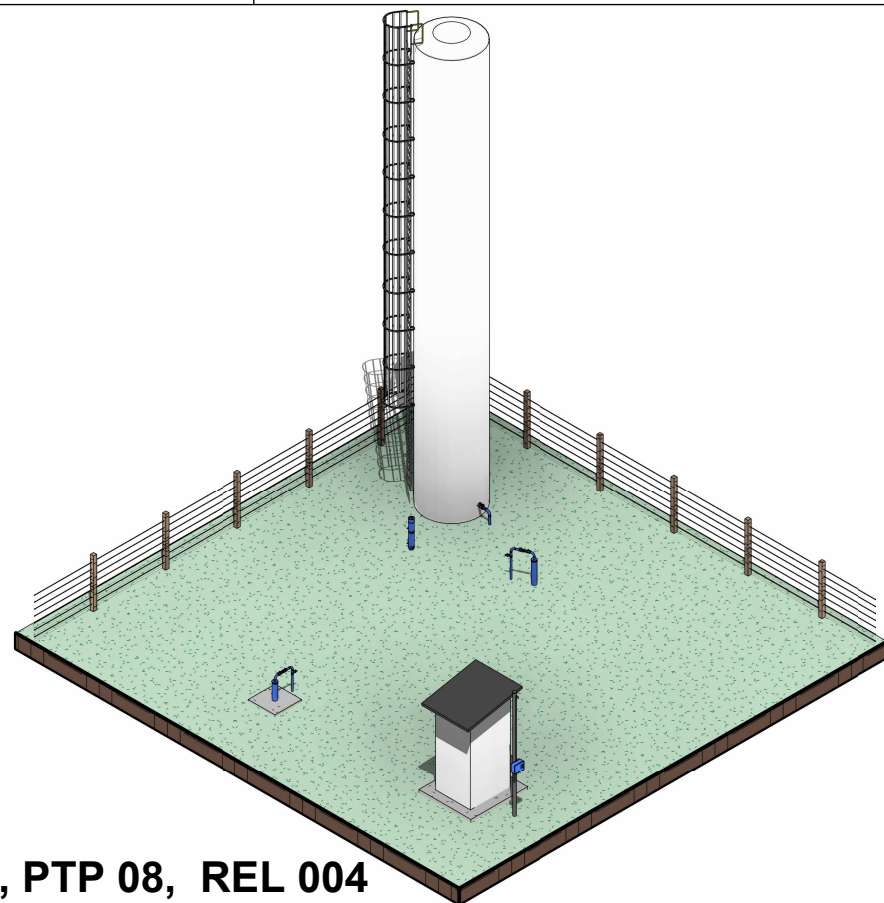


1 Perspectiva PTP 07, PTP 08, REL 004
Escala

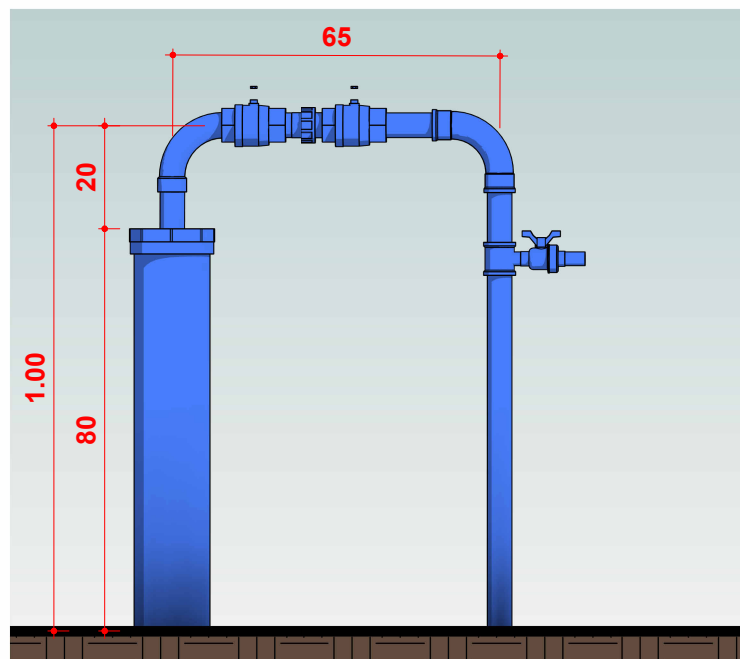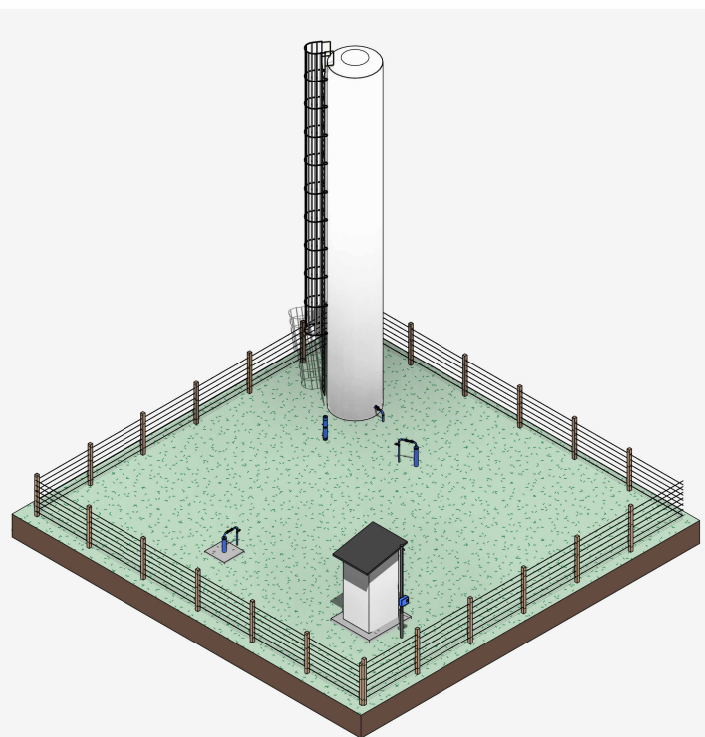

3 CAVALETE PTP 8
Escala 1 : 15

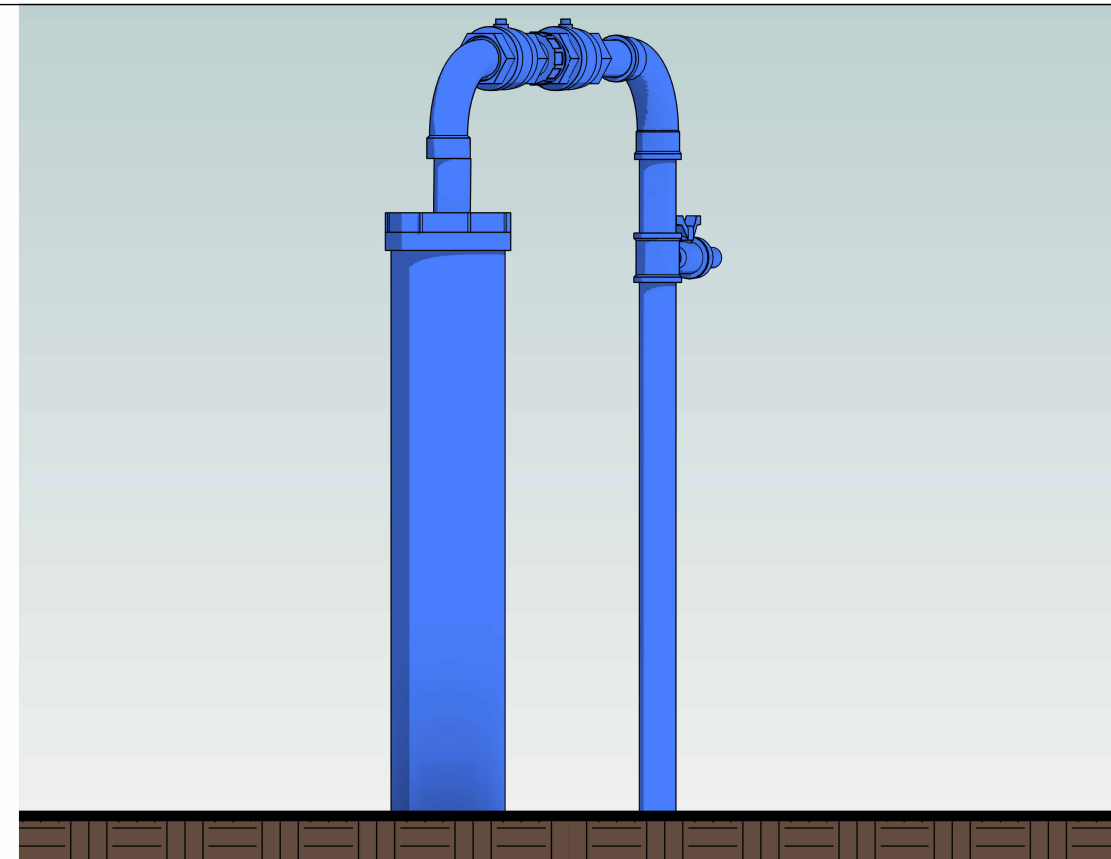

2 ELEVAÇÃO, CAVALETE PTP 8
Escala 1 : 10

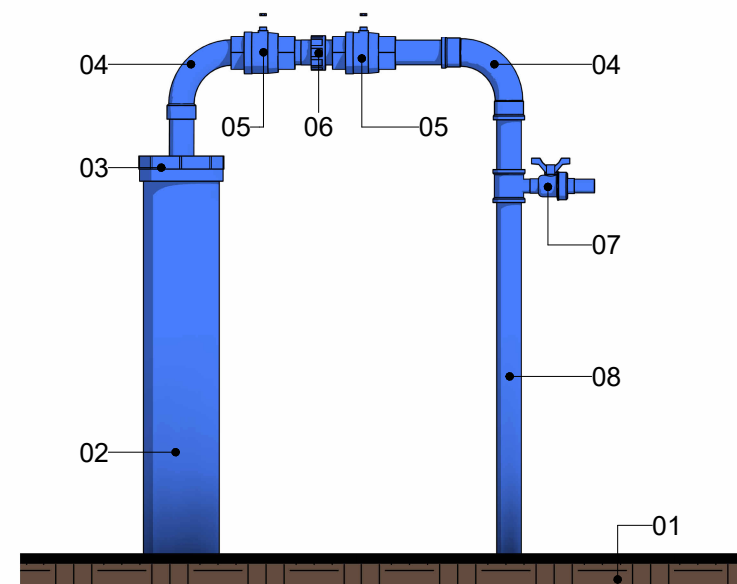

4 CAVALETE PTP 8
Escala 1 : 15

LEGENDA

1. Ausência de Laje Proteção Sanitária
2. Tubo de Revestimento
3. Tampa de Vedação
4. Curva Ø 42mm
5. Registro
6. União/Conexão rosca
7. Derivação com registro
8. Tubulação de saída Ø 42mm



CONTRATADA:
VVRGROUP Engenharia e Gestão de Ativos Imobiliários Ltda.
CNPJ: 37.571.359/0001-29

RESPONSÁVEL TÉCNICO:
Vitor Vinicius Rodrigues de Matos
Engenheiro Civil e Arquiteto Urbanista
CREA nº 241924725-6 CAU nº A269556-1

ENDEREÇO:
Município de Chapada de Areia, Tocantins
PTP 07, PTP 08 REL 004

CONTRATANTE:
Hidro Forte Saneamento

PRANCHA:
DETALHAMENTO PTP 08

CONTEÚDO DA PRANCHA:
Levantamento cavalete do PTP 08



Nº RRT:

Data: 11/09/2025
Escala: Indicada

Nº Prancha:
04/ 04

ACESSAR ARQUIVOS



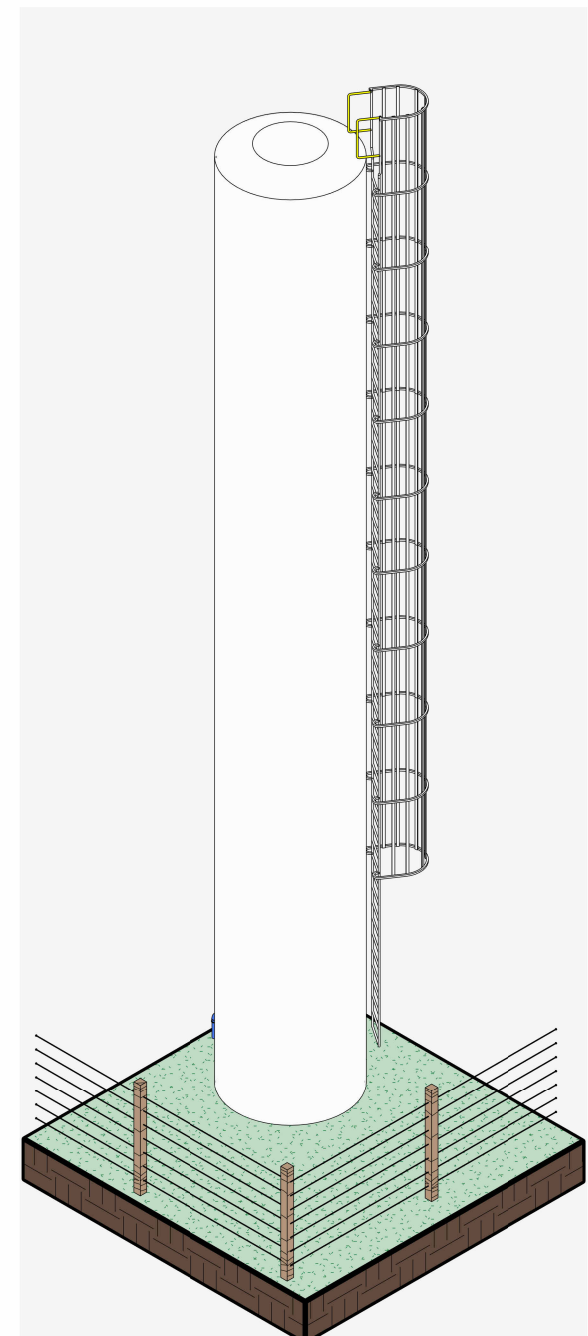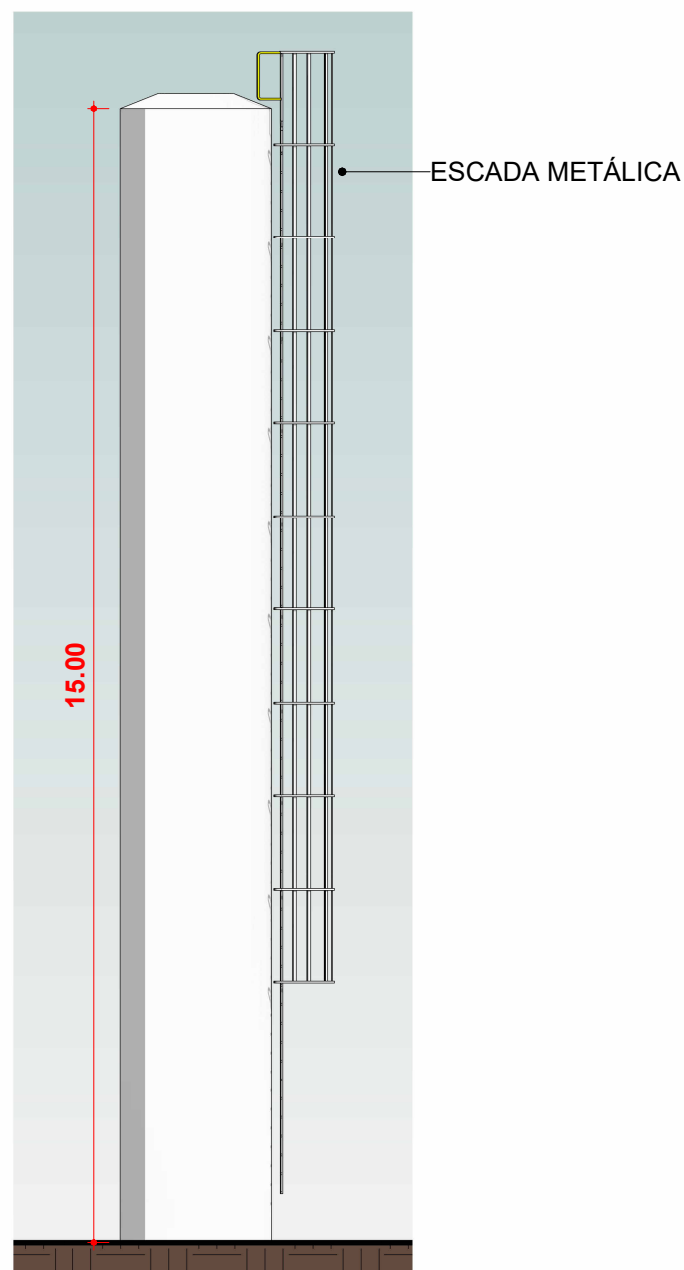


1

REL 004 - VISTA FRONTAL
Escala 1 : 100

2

REL 004 PERSPECTIVA
Escala

 VVR GROUP ENGENHARIA E GESTÃO DE ATIVOS IMOBILIÁRIOS	CONTRATADA: VVRGROUP Engenharia e Gestão de Ativos Imobiliários Ltda. CNPJ: 37.571.359/0001-29	ENDEREÇO: Município de Chapada de Areia, Tocantins PTP 07, PTP 08 REL 004	PRANCHA: DETALHAMENTO REL 004	ACESSAR ARQUIVOS 
	RESPONSÁVEL TÉCNICO: Vitor Vinicius Rodrigues de Matos Engenheiro Civil e Arquiteto Urbanista CREA nº 241924725-6 CAU nº A269556-1	CONTRATANTE: Hidro Forte Saneamento		
			Nº RRT:	Nº Prancha: 05/ 04

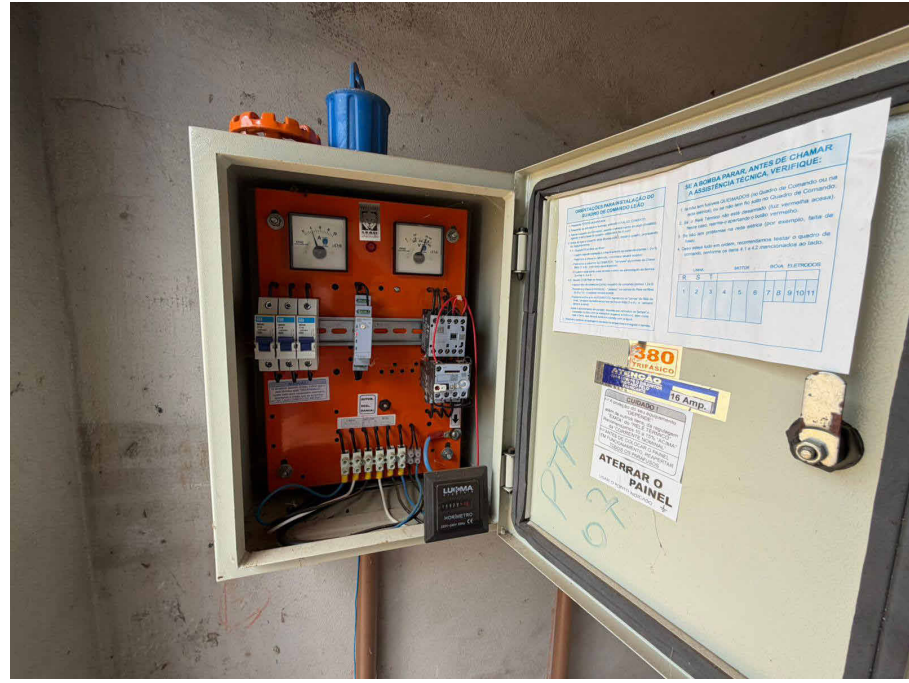

CONTRATADA:
VVRGROUP Engenharia e Gestão de Ativos
Imobiliários Ltda.
CNPJ: 37.571.359/0001-29

RESPONSÁVEL TÉCNICO:
Vitor Vinicius Rodrigues de Matos
Engenheiro Civil e Arquiteto Urbanista
CREA nº 241924725-6 CAU nº A269556-1

ENDEREÇO:
Município de Chapada de Areia, Tocantins
PTP 07, PTP 08 REL 004

CONTRATANTE:
Hidro Forte Saneamento

PRANCHA:
REGISTROS FOTOGRÁFICOS

CONTEÚDO DA PRANCHA:
Registros Fotográficos do PTP 07, PTP 08 e REL 004

Nº RRT:

Data: 11/09/2025
Escala: Indicada

Nº Prancha:
06/ 04

[ACESSAR ARQUIVOS](#)

