

A - PINDORAMA

LOCALIZAÇÃO DOS ATIVOS




LEGENDA

- LOCALIZAÇÃO DO ATIVO
- PTP: POÇO TUBULAR PROFUNFO
- RAP: RESERVATÓRIO APOIADO
- UTS: UNIDADE DE TRATAMENTO SIMPLIFICADO
- PERÍMETRO URBANO
- REL: RESERVATÓRIO ELEVADO
- ETA: ESTAÇÃO DE TRATAMENTO DE ÁGUA
- RSE: RESERVATÓRIO SEMI-ENTERRADO

B - MICROLOCALIZAÇÃO

RAP 001 - COORDENADAS: -11.133999946420092, -47.57399863558196

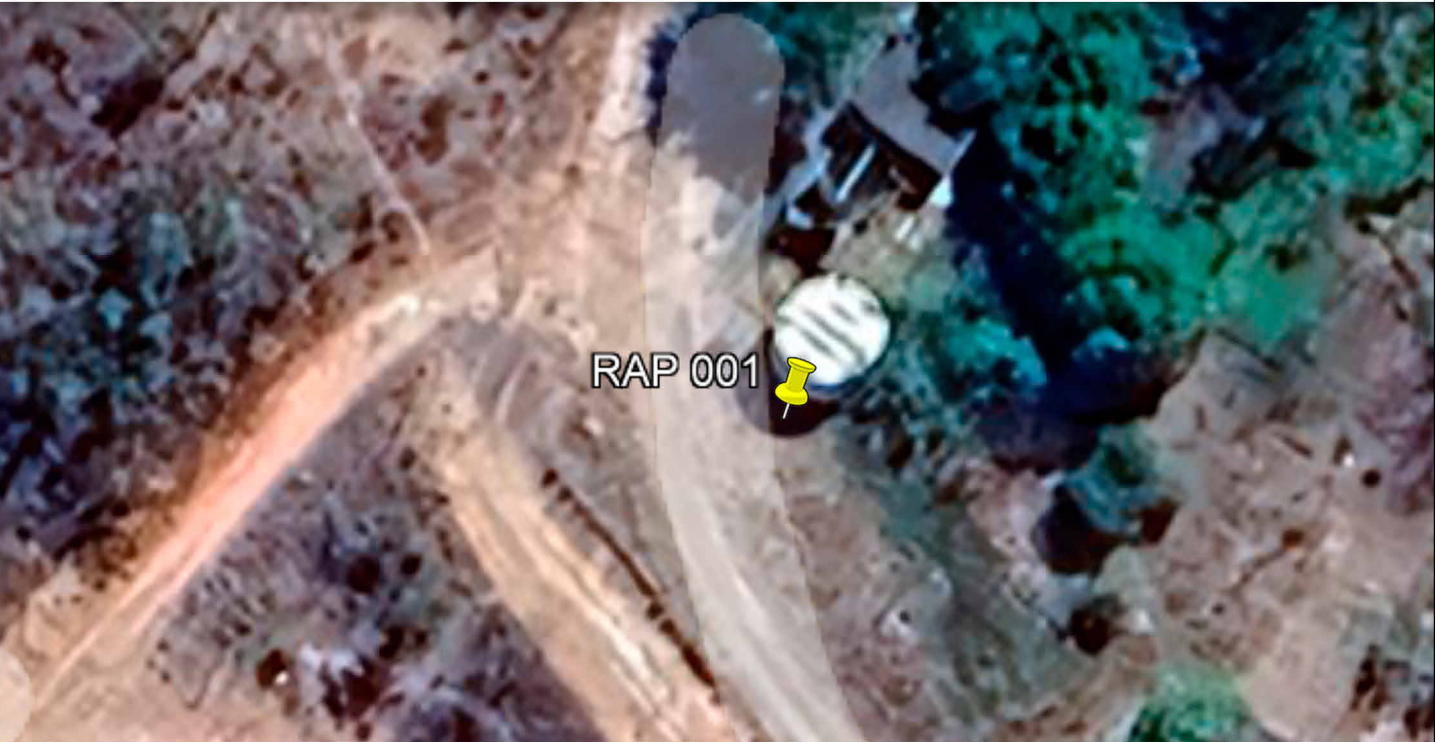

C - VISTORIA NO LOCAL

RAP 001 - COORDENADAS: -11.133999946420092, -47.57399863558196



VVR GROUP
ENGENHARIA E GESTÃO
DE ATIVOS IMOBILIÁRIOS

CONTRATADA:
VVRGROUP Engenharia e Gestão de Ativos
Imobiliários Ltda.
CNPJ: 37.571.359/0001-29

RESPONSÁVEL TÉCNICO:
Vitor Vinicius Rodrigues de Matos
Engenheiro Civil e Arquiteto Urbanista
CREA nº 241924725-6 CAU nº A269556-1

ENDEREÇO:
Município de Pindorama do Tocantins, Tocantins
RAP 001

CONTRATANTE:
Hidro Forte Saneamento

PRANCHA:
LOCALIZAÇÃO RAP 01

CONTEÚDO DA PRANCHA:
Localização do RAP 01


Nº RRT:

Data: 11/09/2025
Escala: Indicada

Nº Prancha:
01/ 04


ACESSAR ARQUIVOS



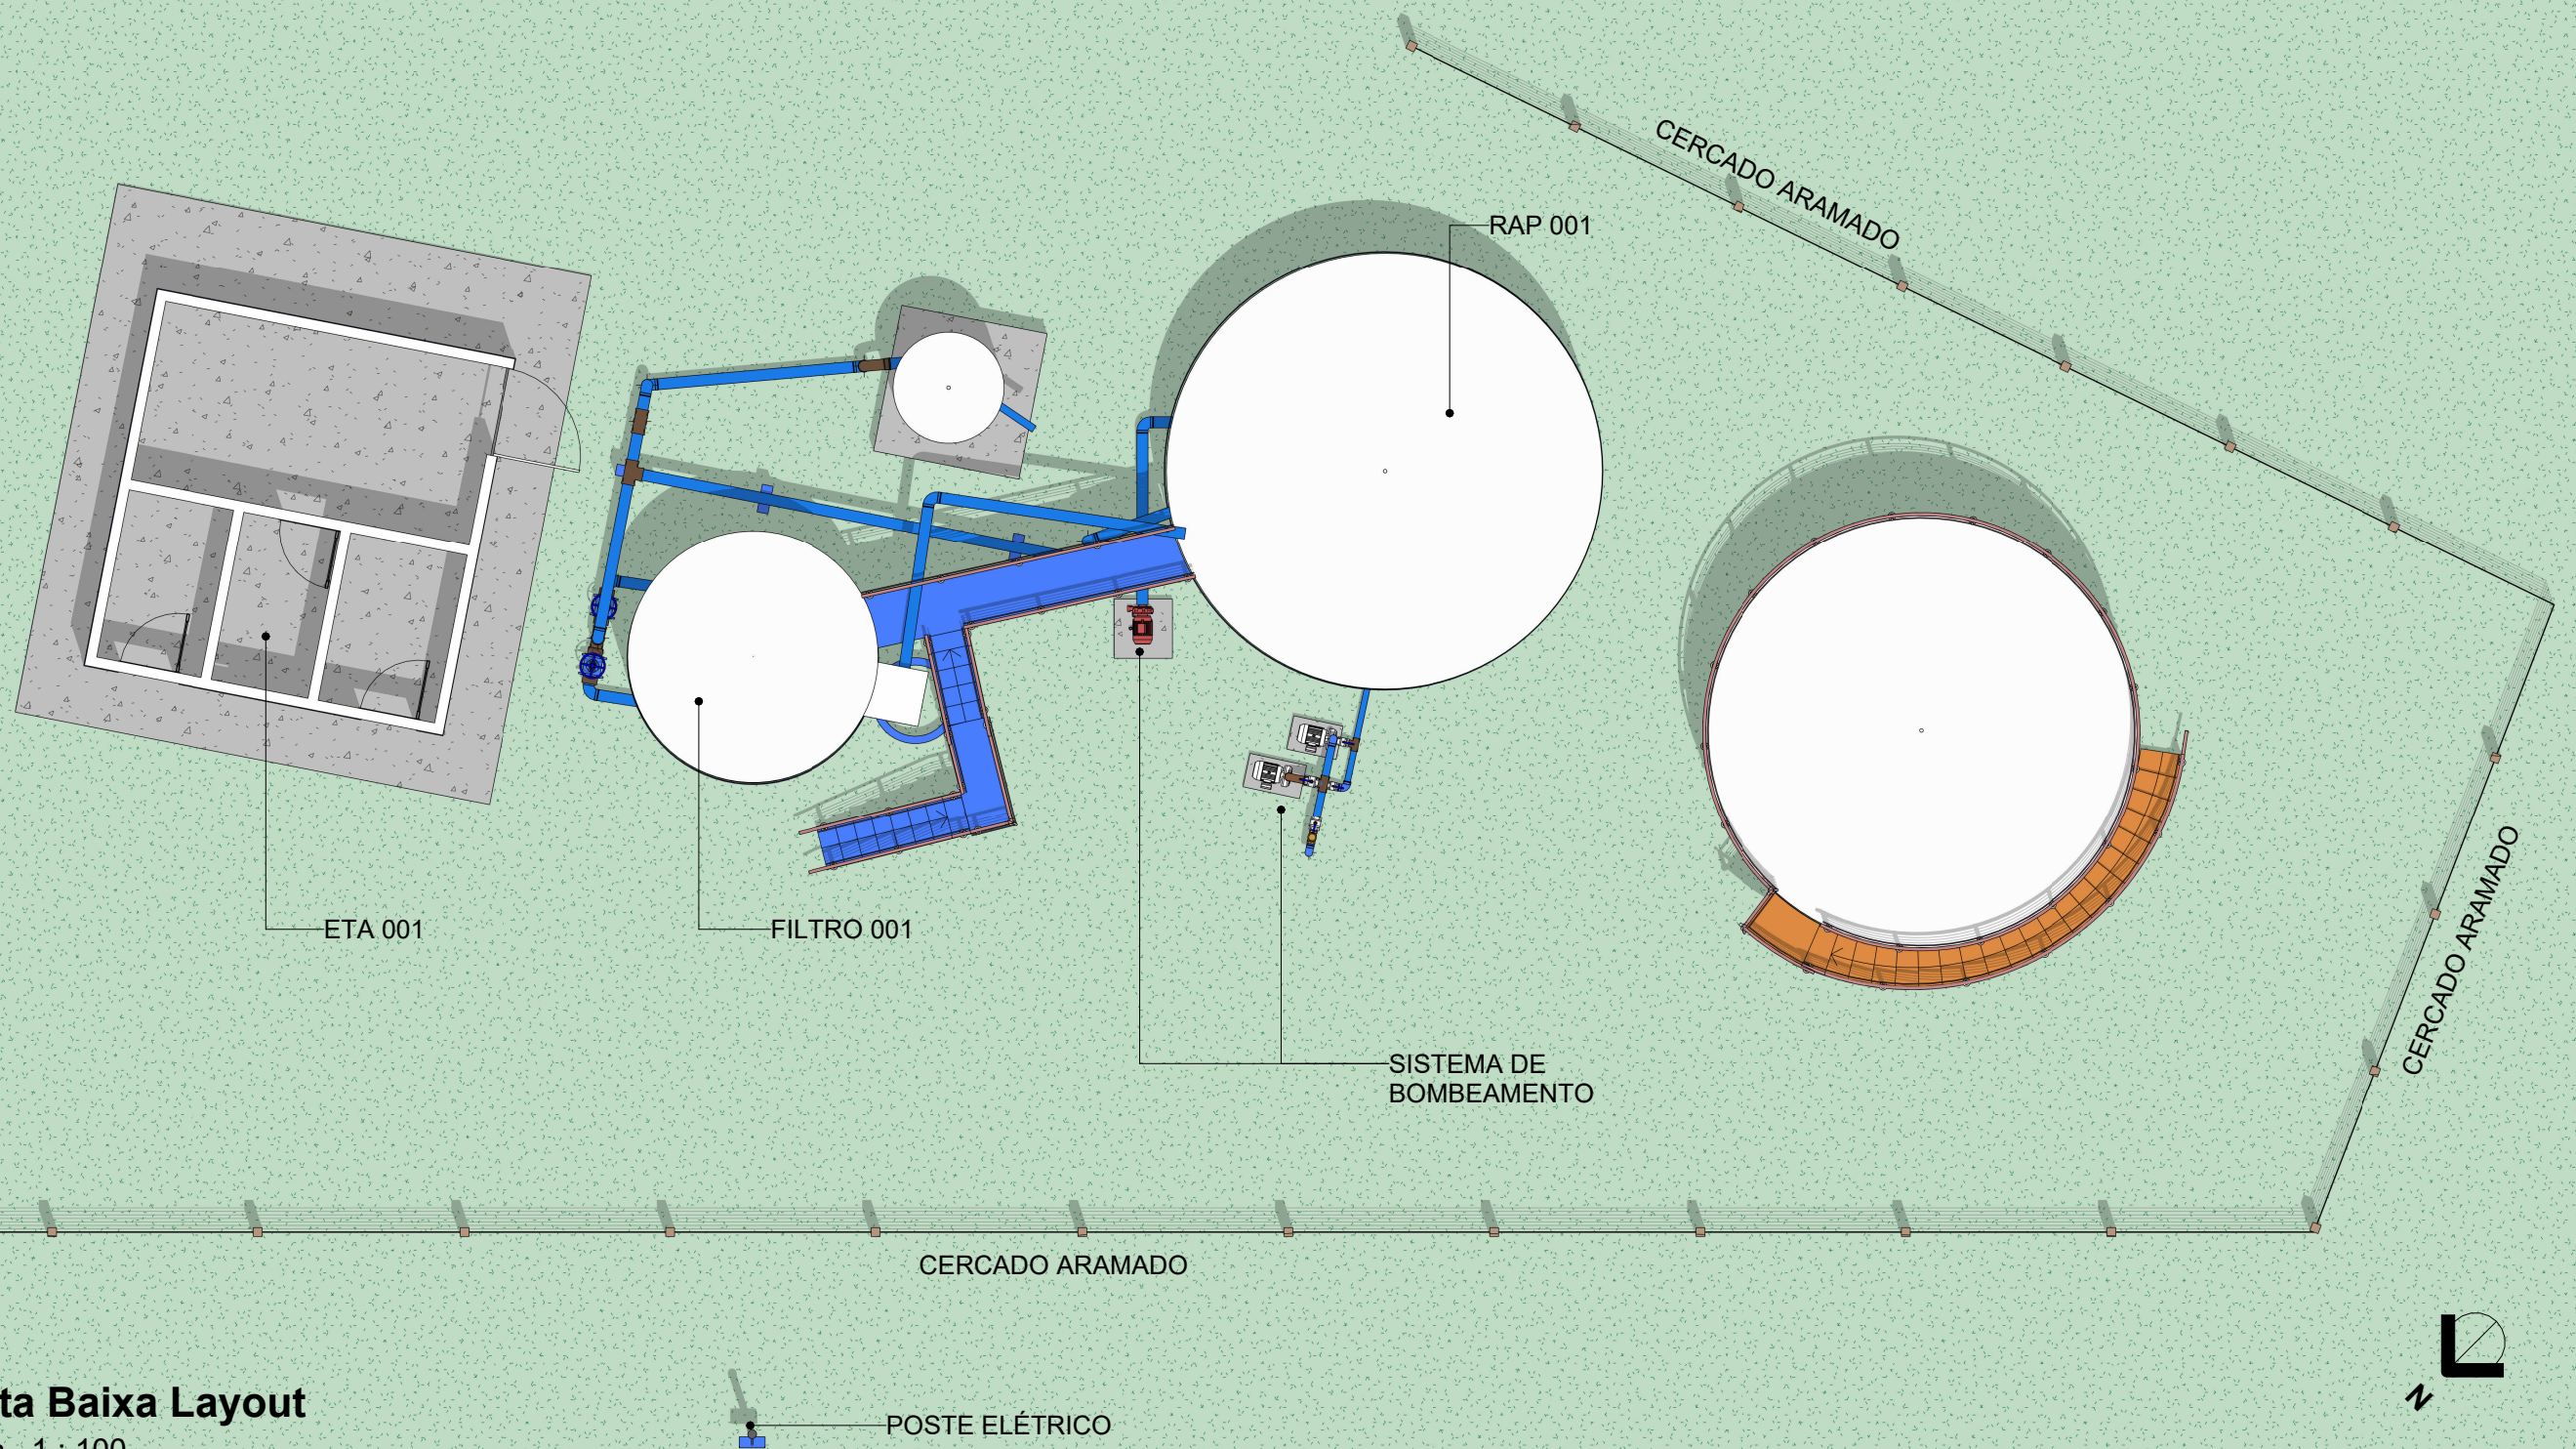

1 Planta Baixa Layout
Escala 1 : 100



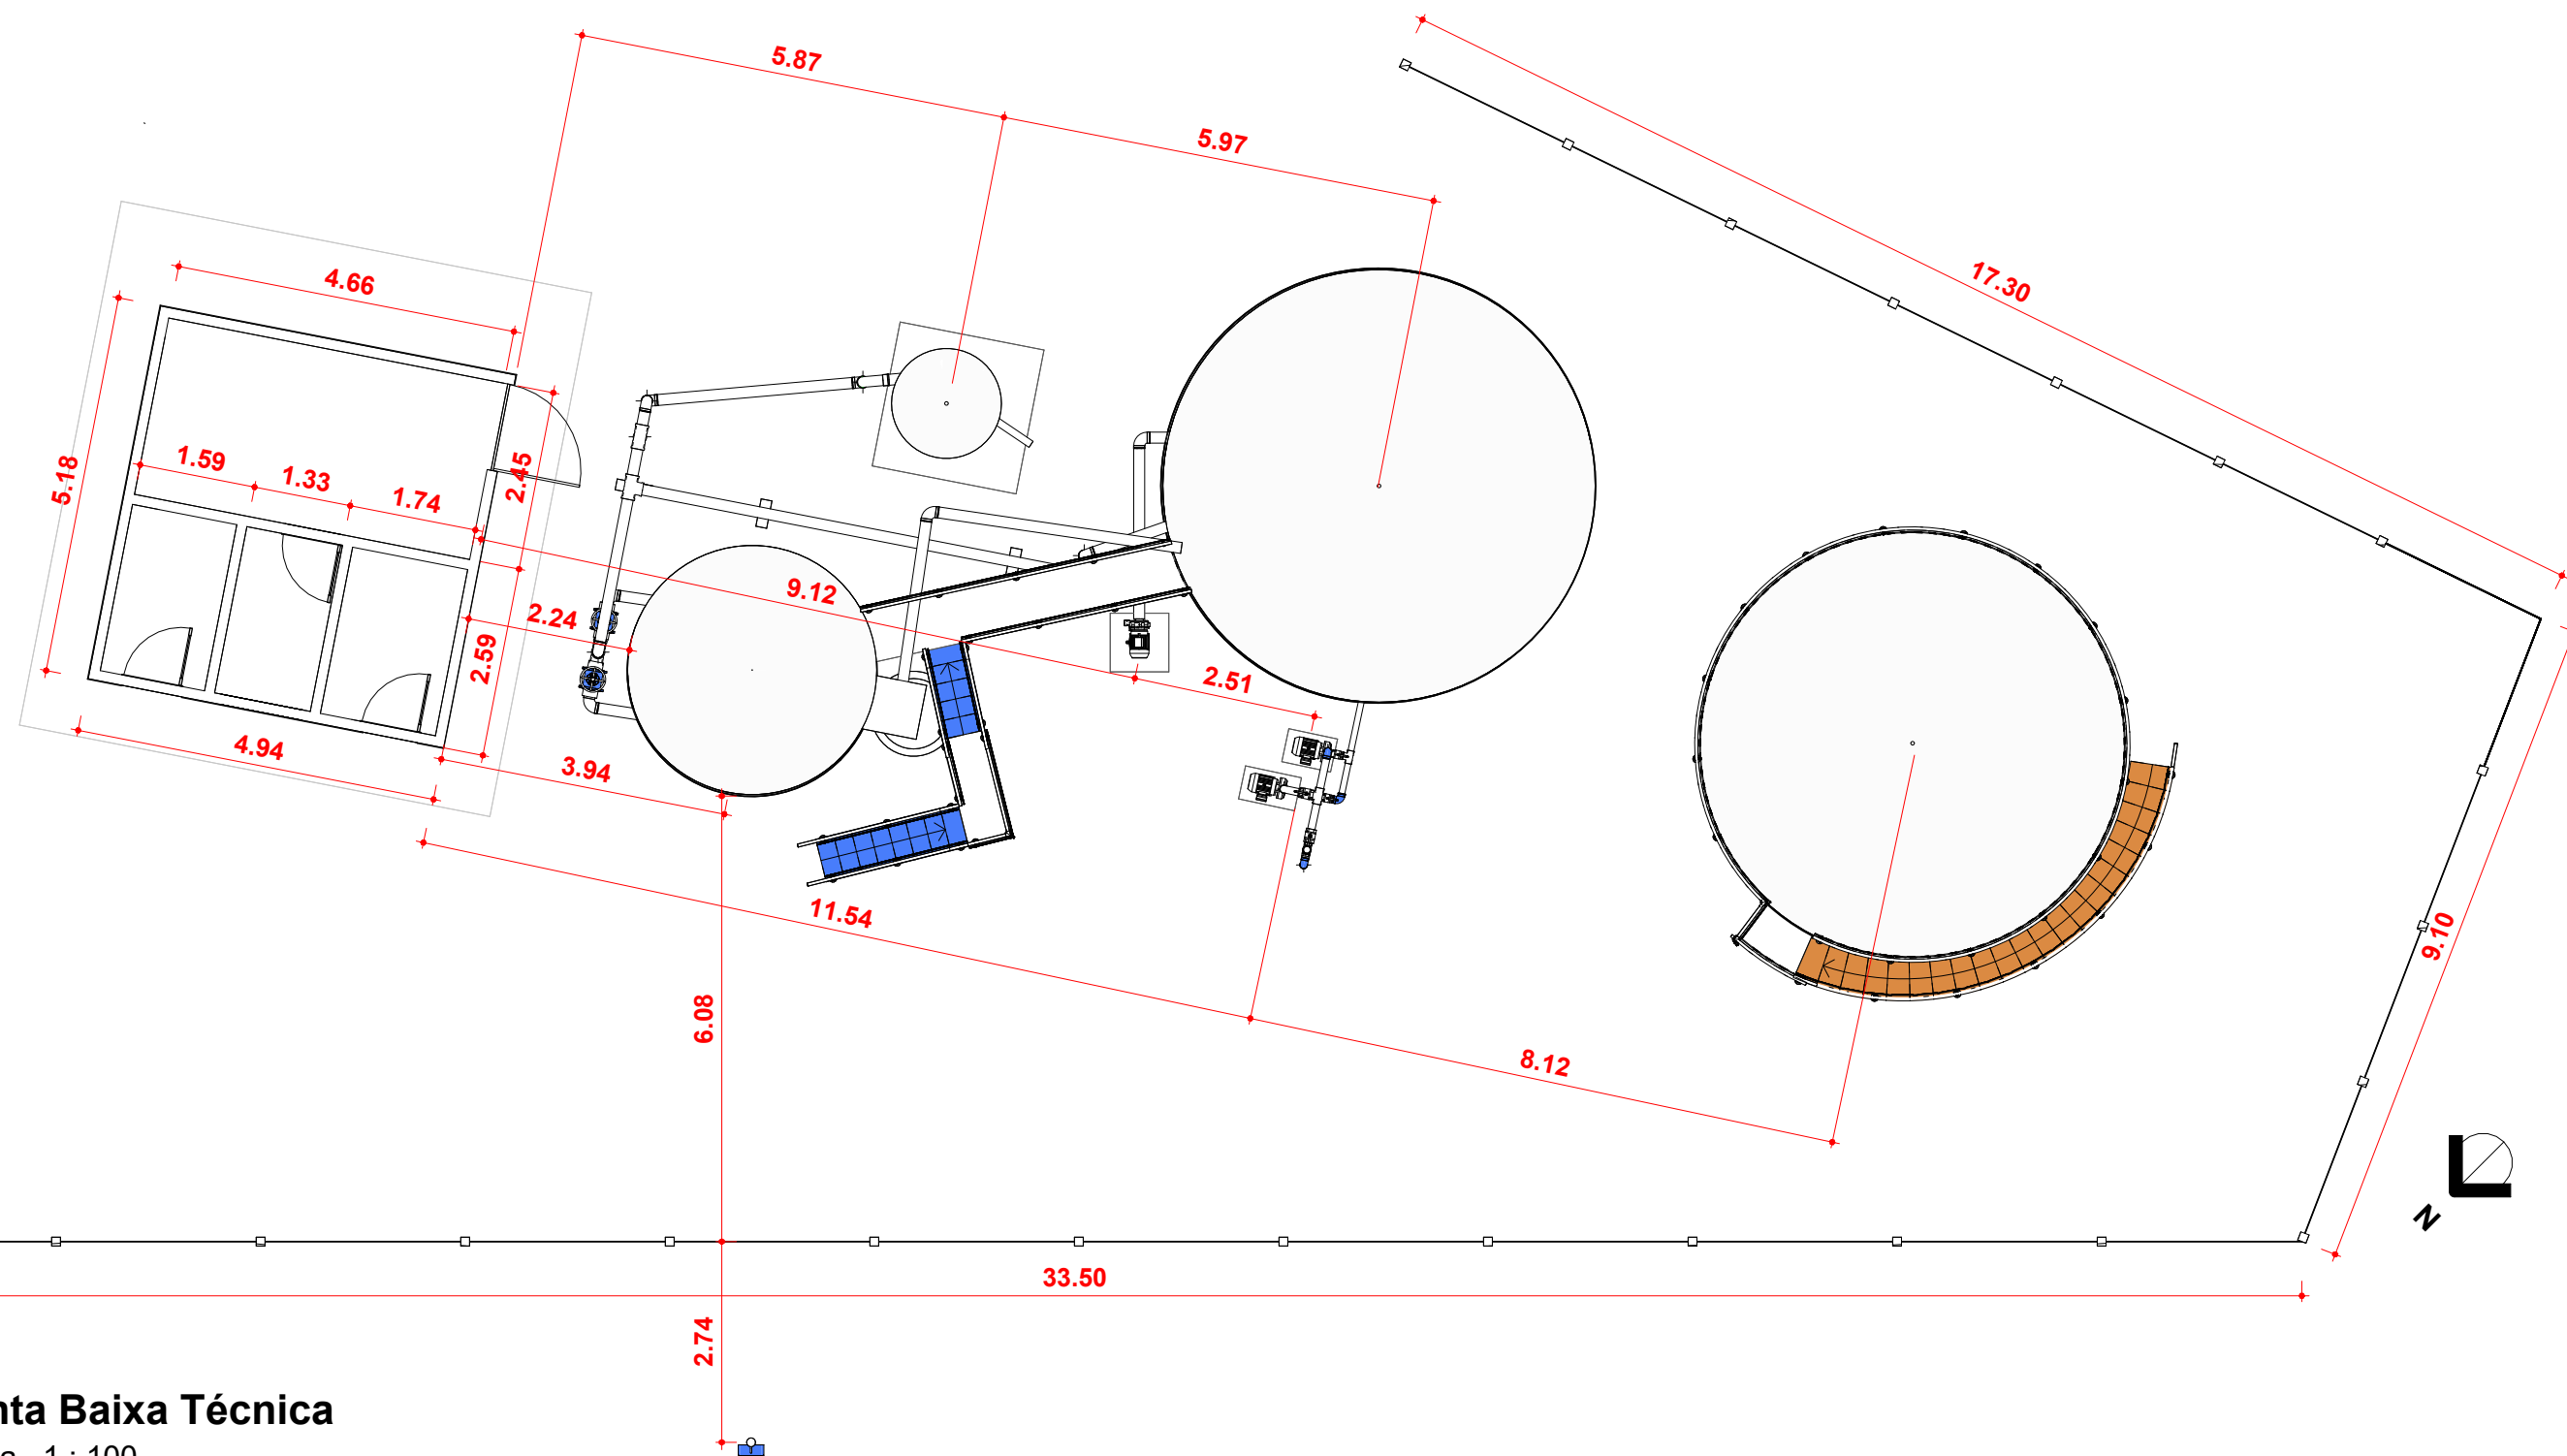

1 Planta Baixa Técnica
Escala 1 : 100



CONTRATADA:
VVRGROUP Engenharia e Gestão de Ativos Imobiliários Ltda.
CNPJ: 37.571.359/0001-29

RESPONSÁVEL TÉCNICO:
Vitor Vinicius Rodrigues de Matos
Engenheiro Civil e Arquiteto Urbanista
CREA nº 241924725-6 CAU nº A269556-1

ENDEREÇO:
Município de Pindorama do Tocantins, Tocantins
RAP 001

CONTRATANTE:
Hidro Forte Saneamento

PRANCHA:
DETALHAMENTO RAP 01

CONTEÚDO DA PRANCHA:
Planta Baixa ETA - RAP 01, Filtro 001


Nº RRT:

Data: 11/09/2025
Escala: Indicada


Nº Prancha:
03/ 04

[ACESSAR ARQUIVOS](#)



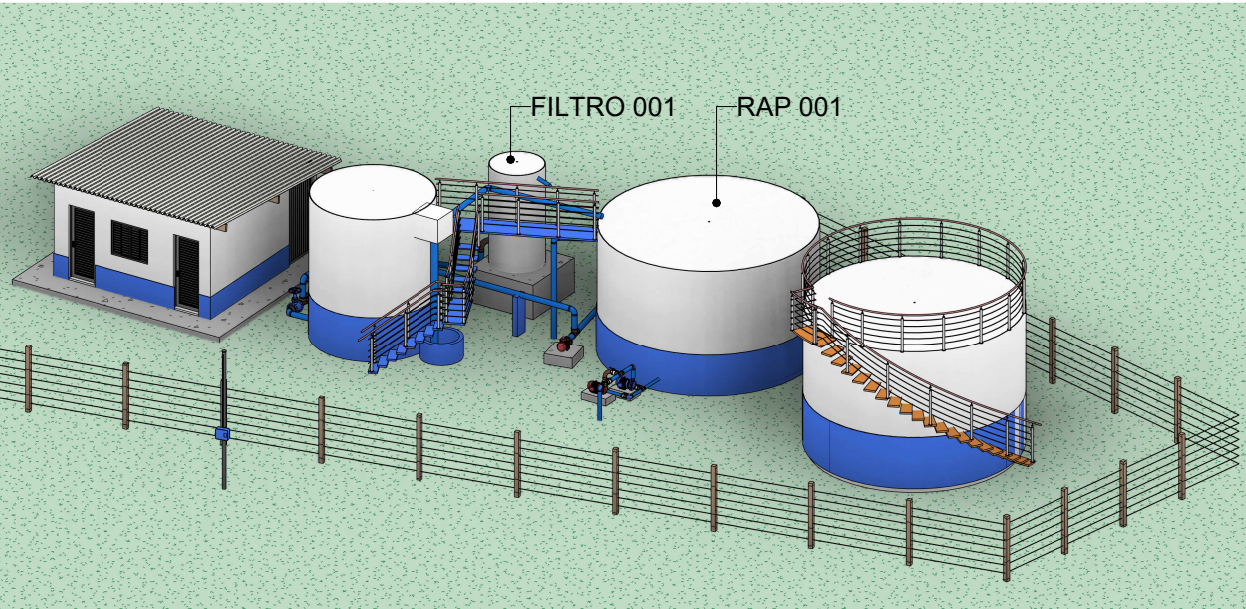

1 ETA - RAP 01, FILTRO 01
Escala

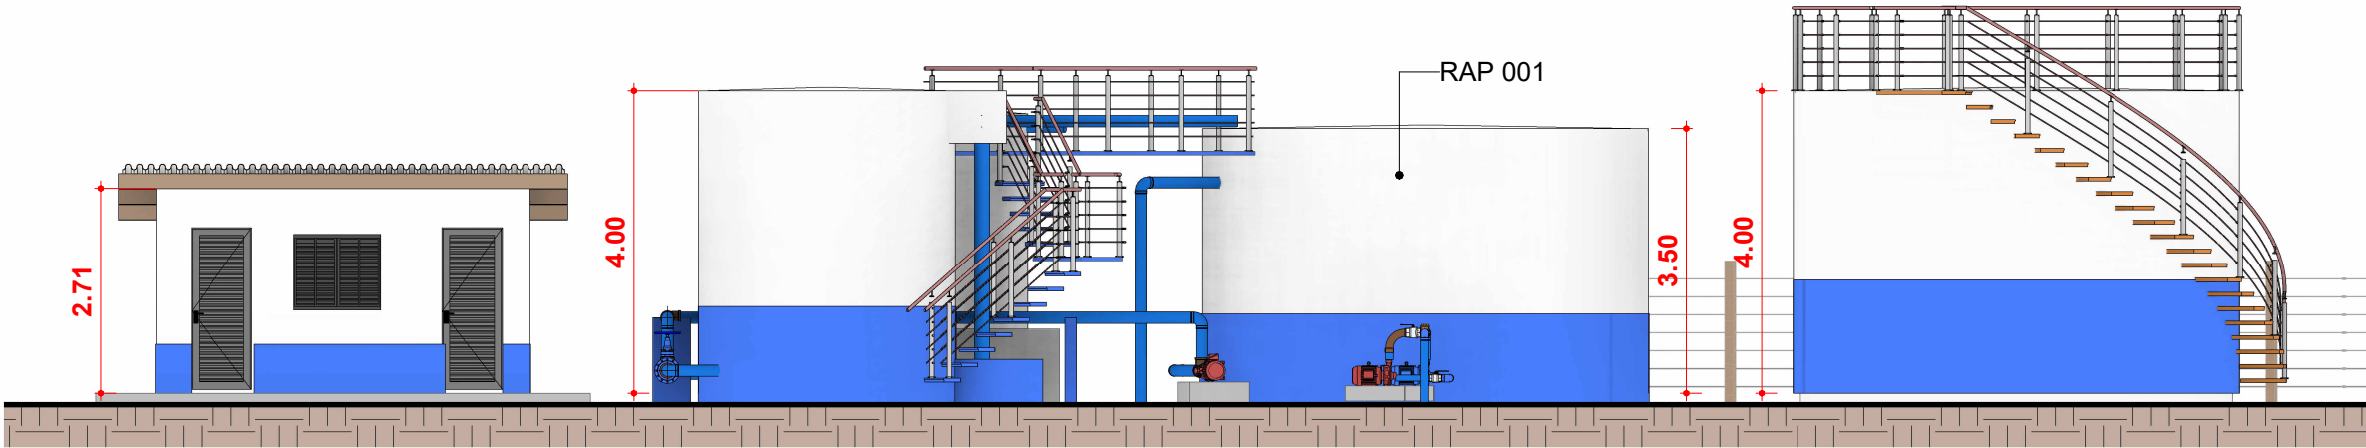

2 VISTA FRONTAL ETA - RAP 01, FILTRO 01
Escala 1 : 100



CONTRATADA:
VVRGROUP Engenharia e Gestão de Ativos Imobiliários Ltda.
CNPJ: 37.571.359/0001-29

RESPONSÁVEL TÉCNICO:
Vitor Vinicius Rodrigues de Matos
Engenheiro Civil e Arquiteto Urbanista
CREA nº 241924725-6 CAU nº A269556-1

ENDEREÇO:
Município de Pindorama do Tocantins, Tocantins
RAP 001

CONTRATANTE:
Hidro Forte Saneamento

PRANCHA:
DETALHAMENTO RAP 01

CONTEÚDO DA PRANCHA:

Perspectiva, Registro Fotográfico e Vista frontal da ETA - RAP 001, FILTRO 001

Nº RRT:

Data: 11/09/2025
Escala: Indicada

Nº Prancha:
04/ 04

[ACESSAR ARQUIVOS](#)







VVR GROUP

ENGENHARIA E GESTÃO
DE ATIVOS IMOBILIÁRIOS

CONTRATADA:
VVRGROUP Engenharia e Gestão de Ativos
Imobiliários Ltda.
CNPJ: 37.571.359/0001-29

RESPONSÁVEL TÉCNICO:
Vitor Vinicius Rodrigues de Matos
Engenheiro Civil e Arquiteto Urbanista
CREA nº 241924725-6 CAU nº A269556-1

ENDEREÇO:
Município de Pindorama do Tocantins, Tocantins
RAP 001

CONTRATANTE:
Hidro Forte Saneamento

PRANCHA:
REGISTROS FOTOGRÁFICOS

CONTEÚDO DA PRANCHA:
Registros Fotográficos do RAP 001

Nº RRT:

Data: 11/09/2025
Escala: Indicada

Nº Prancha:
05/ 04

[ACESSAR ARQUIVOS](#)

