


A - CHAPADA DA NATIVIDADE

LOCALIZAÇÃO DOS ATIVOS

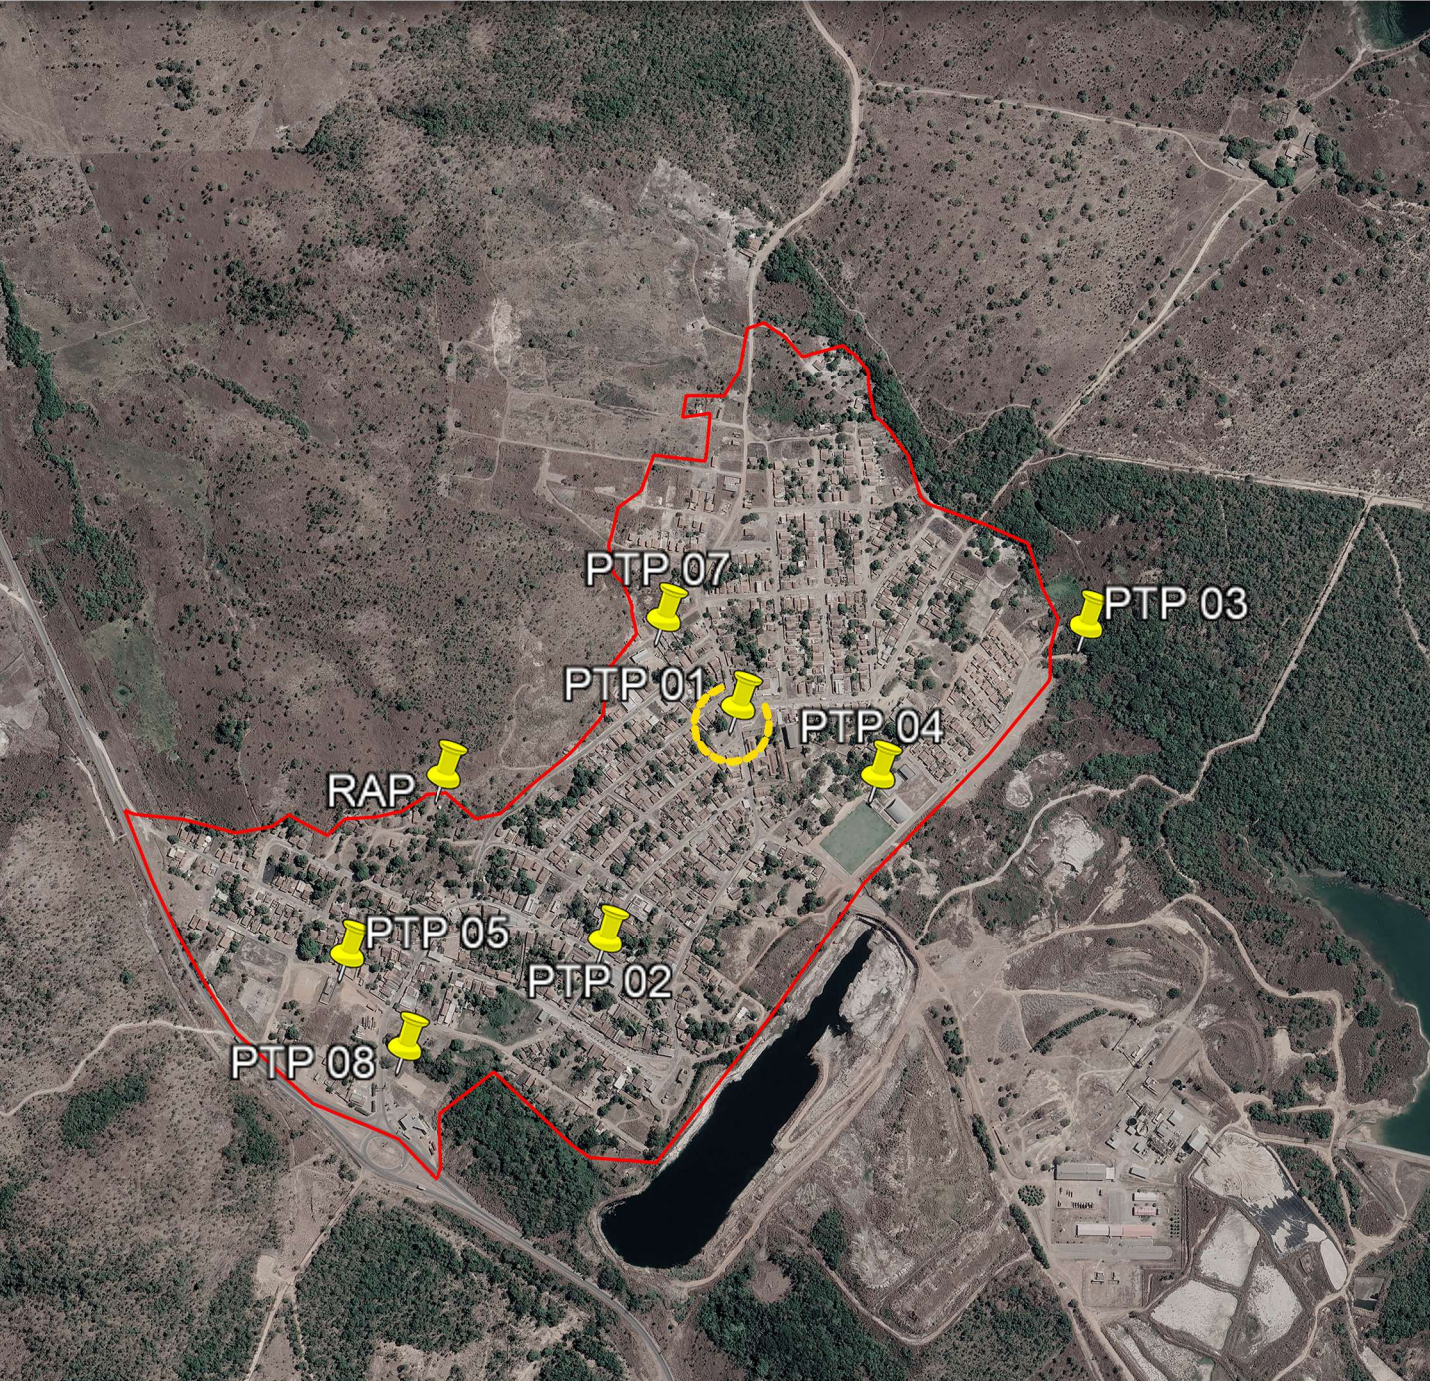

LEGENDA

LOCALIZAÇÃO DO ATIVO

PTP: POÇO TUBULAR PROFUNFO

RAP: RESERVATÓRIO APOIADO

UTS: UNIDADE DE TRATAMENTO SIMPLIFICADO

PERÍMETRO URBANO

REL: RESERVATÓRIO ELEVADO

ETA: ESTAÇÃO DE TRATAMENTO DE ÁGUA

RSE: RESERVATÓRIO SEMI-ENTERRADO



B - MICROLOCALIZAÇÃO

PTP 01 - COORDENADAS: -11.612913039168678, -47.749904317394595



C - VISTORIA NO LOCAL

PTP 01 - COORDENADAS: -11.612913039168678, -47.749904317394595



VVR GROUP
ENGENHARIA E GESTÃO
DE ATIVOS IMOBILIÁRIOS

CONTRATADA:
VVRGROUP Engenharia e Gestão de Ativos
Imobiliários Ltda.
CNPJ: 37.571.359/0001-29

RESPONSÁVEL TÉCNICO:
Vitor Vinicius Rodrigues de Matos
Engenheiro Civil e Arquiteto Urbanista
CREA nº 241924725-6 CAU nº A269556-1

ENDEREÇO:
Município de Chapada da Natividade, Tocantins
PTP 01

CONTRATANTE:
Hidro Forte Saneamento

PRANCHA:
DETALHAMENTO PTP 01

CONTEÚDO DA PRANCHA:
Localização do PTP 01

Nº RRT:


Data: 11/09/2025
Escala: Indicada

Nº Prancha:
01/ 04

ACESSAR ARQUIVOS



1 Planta Baixa Layout
Escala 1 : 100

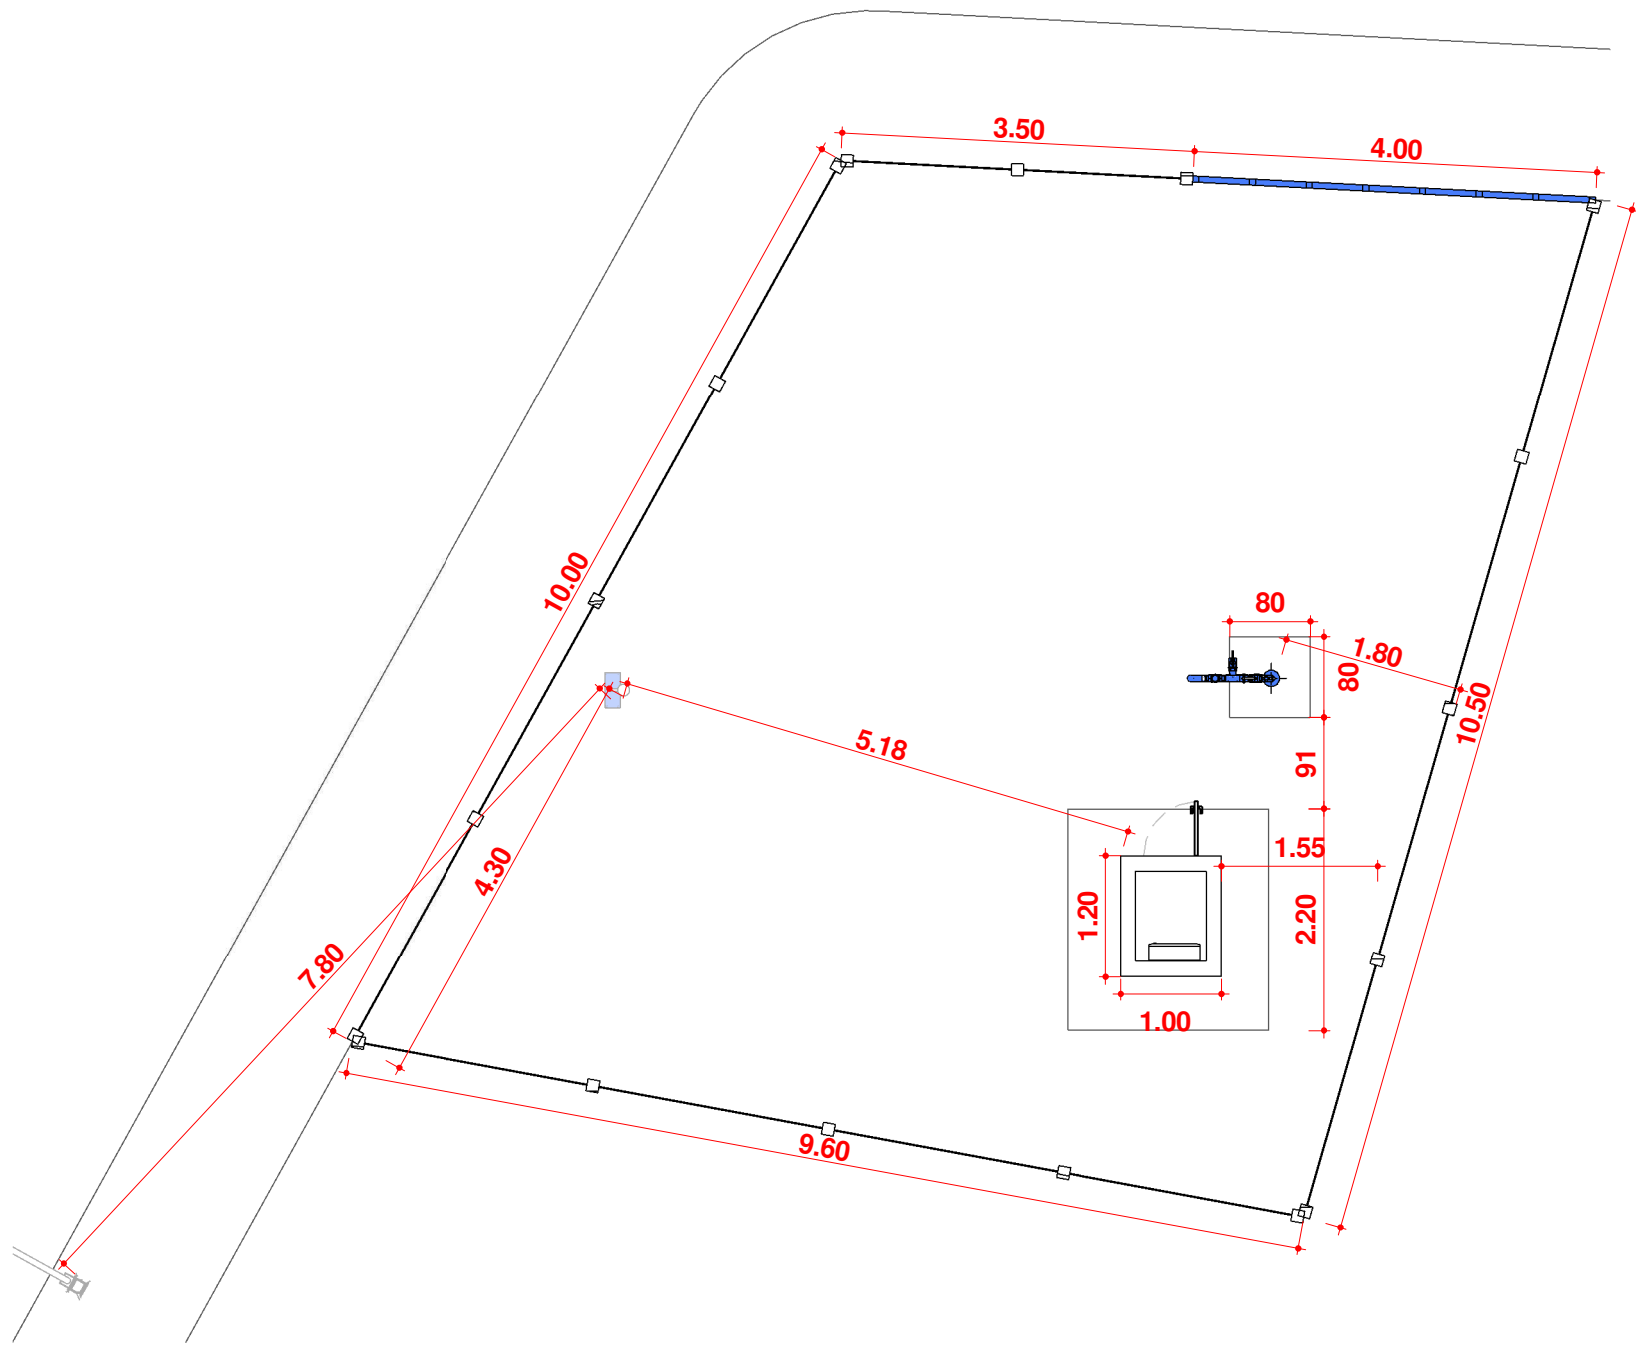

2 Planta Baixa Técnica
Escala 1 : 75



VVR GROUP

ENGENHARIA E GESTÃO
DE ATIVOS IMOBILIÁRIOS

CONTRATADA:
VVRGROUP Engenharia e Gestão de Ativos
Imobiliários Ltda.
CNPJ: 37.571.359/0001-29

RESPONSÁVEL TÉCNICO:
Vitor Vinicius Rodrigues de Matos
Engenheiro Civil e Arquiteto Urbanista
CREA nº 241924725-6 CAU nº A269556-1

ENDEREÇO:
Município de Chapada da Natividade, Tocantins
PTP 01

CONTRATANTE:
Hidro Forte Saneamento

PRANCHA:
DETALHAMENTO PTP 01

CONTEÚDO DA PRANCHA:
Plantas baixas do PTP 01


Nº RRT:

Data: 11/09/2025
Escala: Indicada

Nº Prancha:
02/ 04

ACESSAR ARQUIVOS




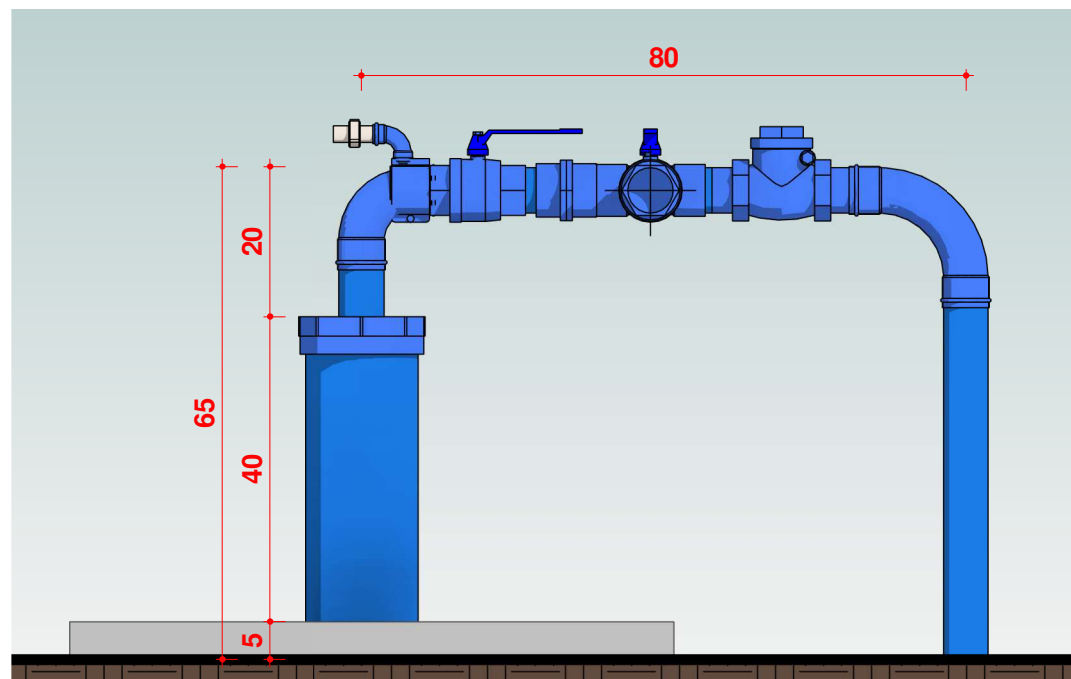

1

Cavalete PTP 01

Escala 1 : 10

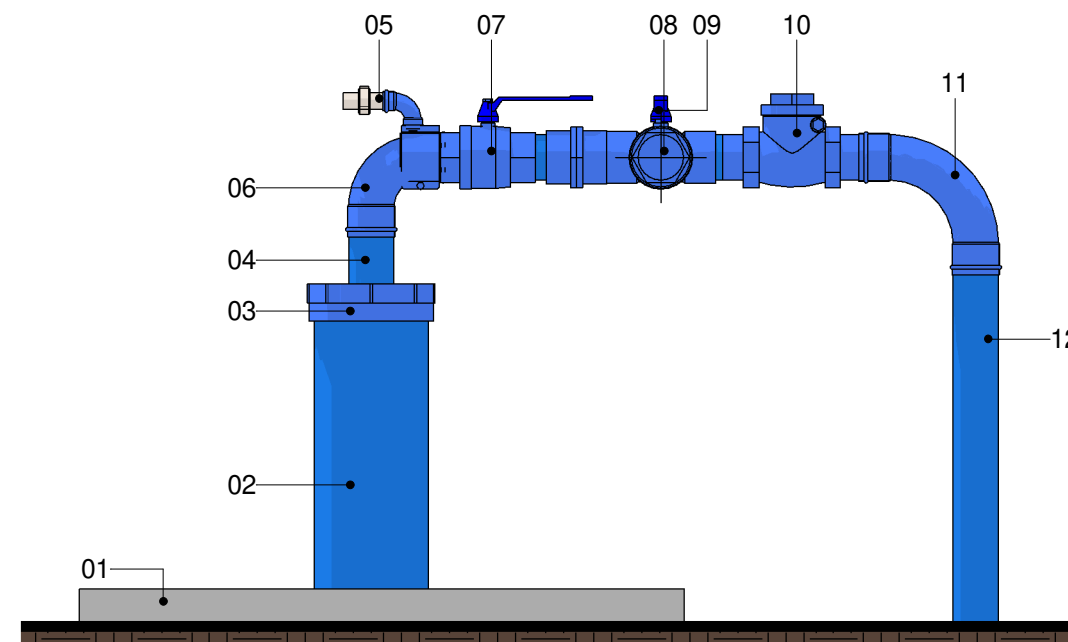

2


Cavalete PTP 01.

Escala 1 : 10

LEGENDA

- | | | |
|---------------------------|-------------------------------|------------------------------------|
| 1. Base de Concreto | 5. Tê com Torneira de Amostra | 9. Registro de Gaveta |
| 2. Tubo de Revestimento | 6. Cotovelo de 90° | 10. Válvula de retenção horizontal |
| 3. Tampa de Vedação | 7. Válvula Ventosa | 11. Cotovelo de 90° |
| 4. Tubo de Recalque Ø60mm | 8. Tê de Derivação Ø50mm | 12. Tubo de Descida Ø60mm |



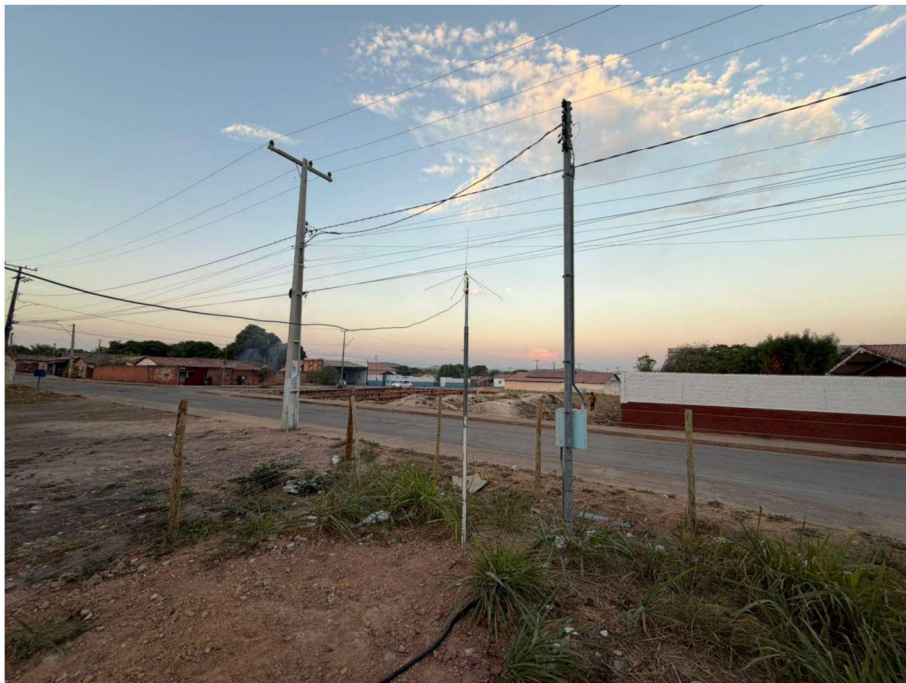

CONTRATADA:
VVRGROUP Engenharia e Gestão de Ativos
Imobiliários Ltda.
CNPJ: 37.571.359/0001-29

RESPONSÁVEL TÉCNICO:
Vitor Vinicius Rodrigues de Matos
Engenheiro Civil e Arquiteto Urbanista
CREA nº 241924725-6 CAU nº A269556-1

ENDEREÇO:
Município de Chapada da Natividade, Tocantins
PTP 01

CONTRATANTE:
Hidro Forte Saneamento

PRANCHA:
REGISTROS FOTOGRÁFICOS

CONTEÚDO DA PRANCHA:
Registros Fotográficos do PTP 01

Nº RRT:

Data: 11/09/2025
Escala: Indicada

Nº Prancha:
04/ 04

[ACESSAR ARQUIVOS](#)

