


A - PIUM

LOCALIZAÇÃO DOS ATIVOS

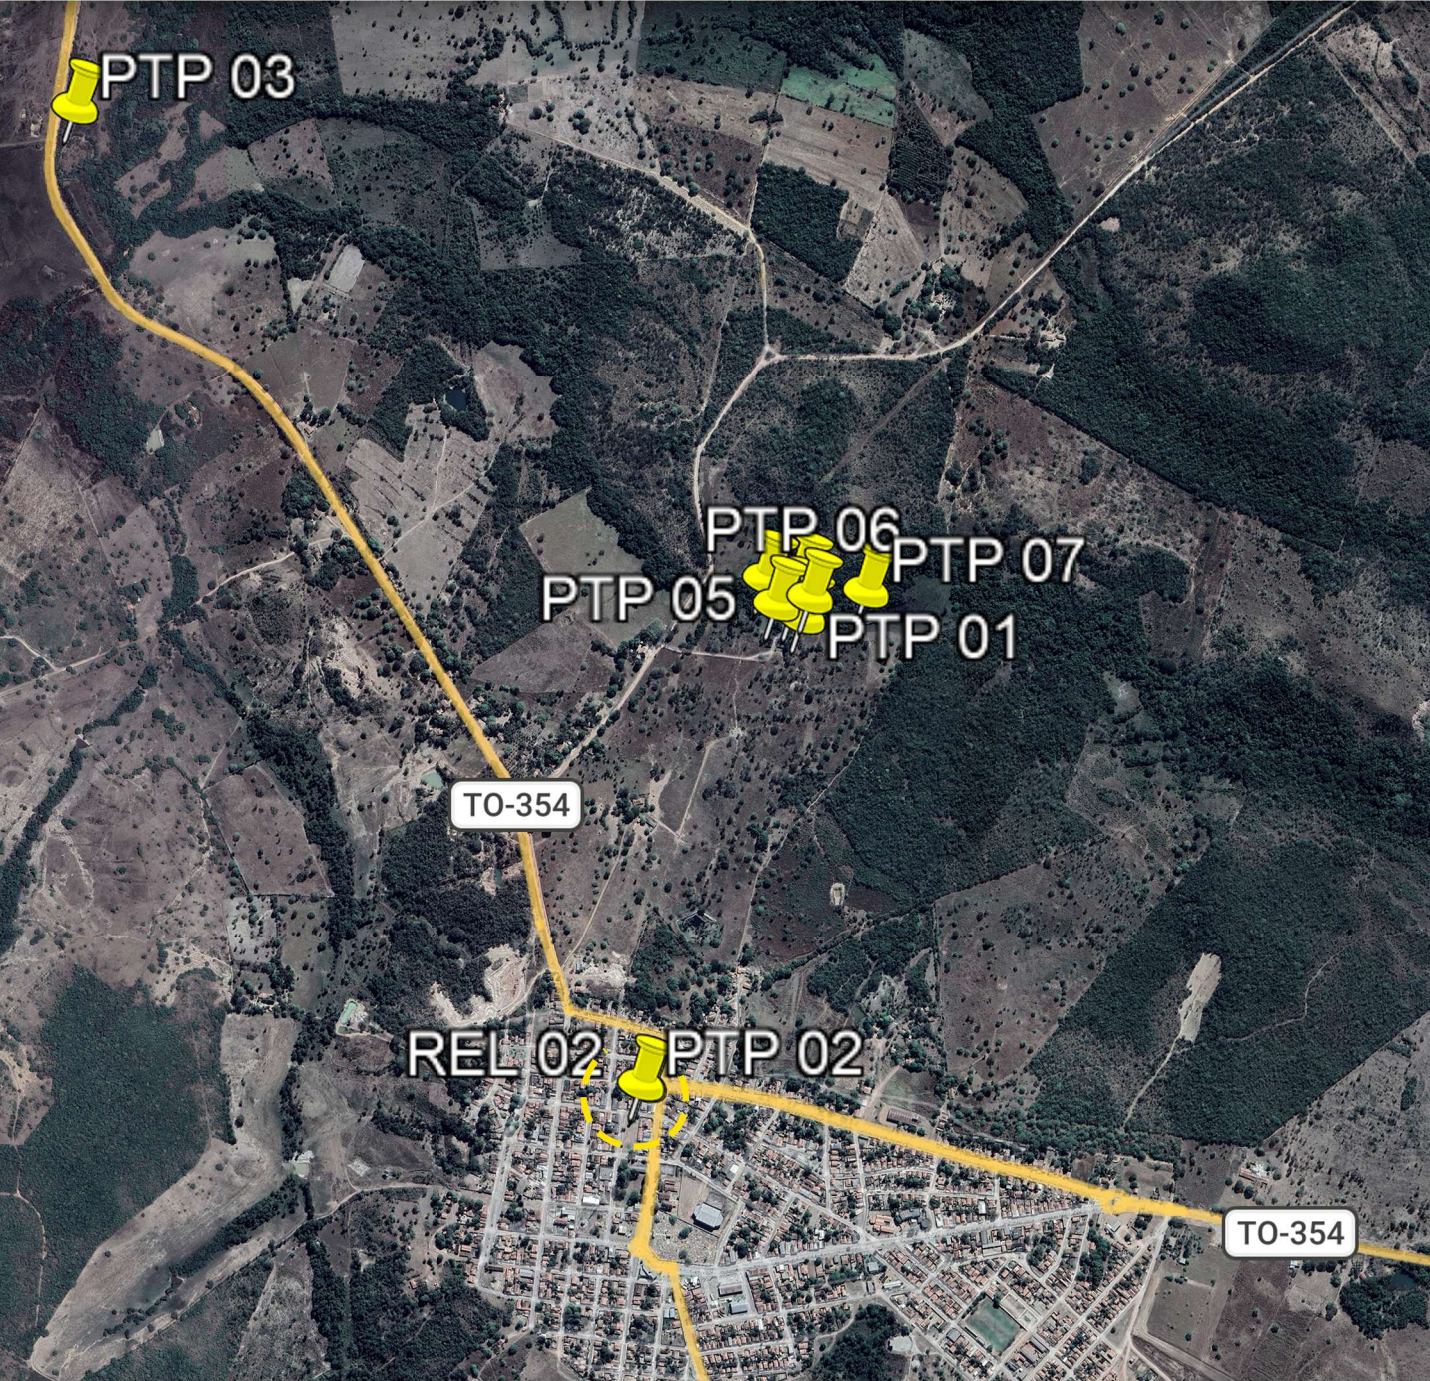

LEGENDA

- LOCALIZAÇÃO DO ATIVO
- PERÍMETRO URBANO
- PTP: POÇO TUBULAR PROFUNFO
- REL: RESERVATÓRIO ELEVADO
- RAP: RESERVATÓRIO APOIADO
- ETA: ESTAÇÃO DE TRATAMENTO DE ÁGUA
- UTS: UNIDADE DE TRATAMENTO SIMPLIFICADO
- RSE: RESERVATÓRIO SEMI-ENTERRADO


VVR GROUP
ENGENHARIA E GESTÃO
DE ATIVOS IMOBILIÁRIOS

CONTRATADA:
VVRGROUP Engenharia e Gestão de Ativos
Imobiliários Ltda.
CNPJ: 37.571.359/0001-29

RESPONSÁVEL TÉCNICO:
Vitor Vinicius Rodrigues de Matos
Engenheiro Civil e Arquiteto Urbanista
CREA nº 241924725-6 CAU nº A269556-1

ENDEREÇO:
Município de Pium, Tocantins
PTP 01 e REL 01

CONTRATANTE:
Hidro Forte Saneamento

B - MICROLOCALIZAÇÃO

REL 02 - COORDENADAS: -10.440156248910737, -49.180088860606425



C - VISTORIA NO LOCAL

REL 02 - COORDENADAS: -10.440156248910737, -49.180088860606425



PRANCHA:
LOCALIZAÇÃO PTP 01 e REL 01

CONTEÚDO DA PRANCHA:
Localização do PTP 01 e REL 01


Nº RRT:

Data: 14/09/2026
Escala: Indicada

Nº Prancha:
01/ 06


ACESSAR ARQUIVOS



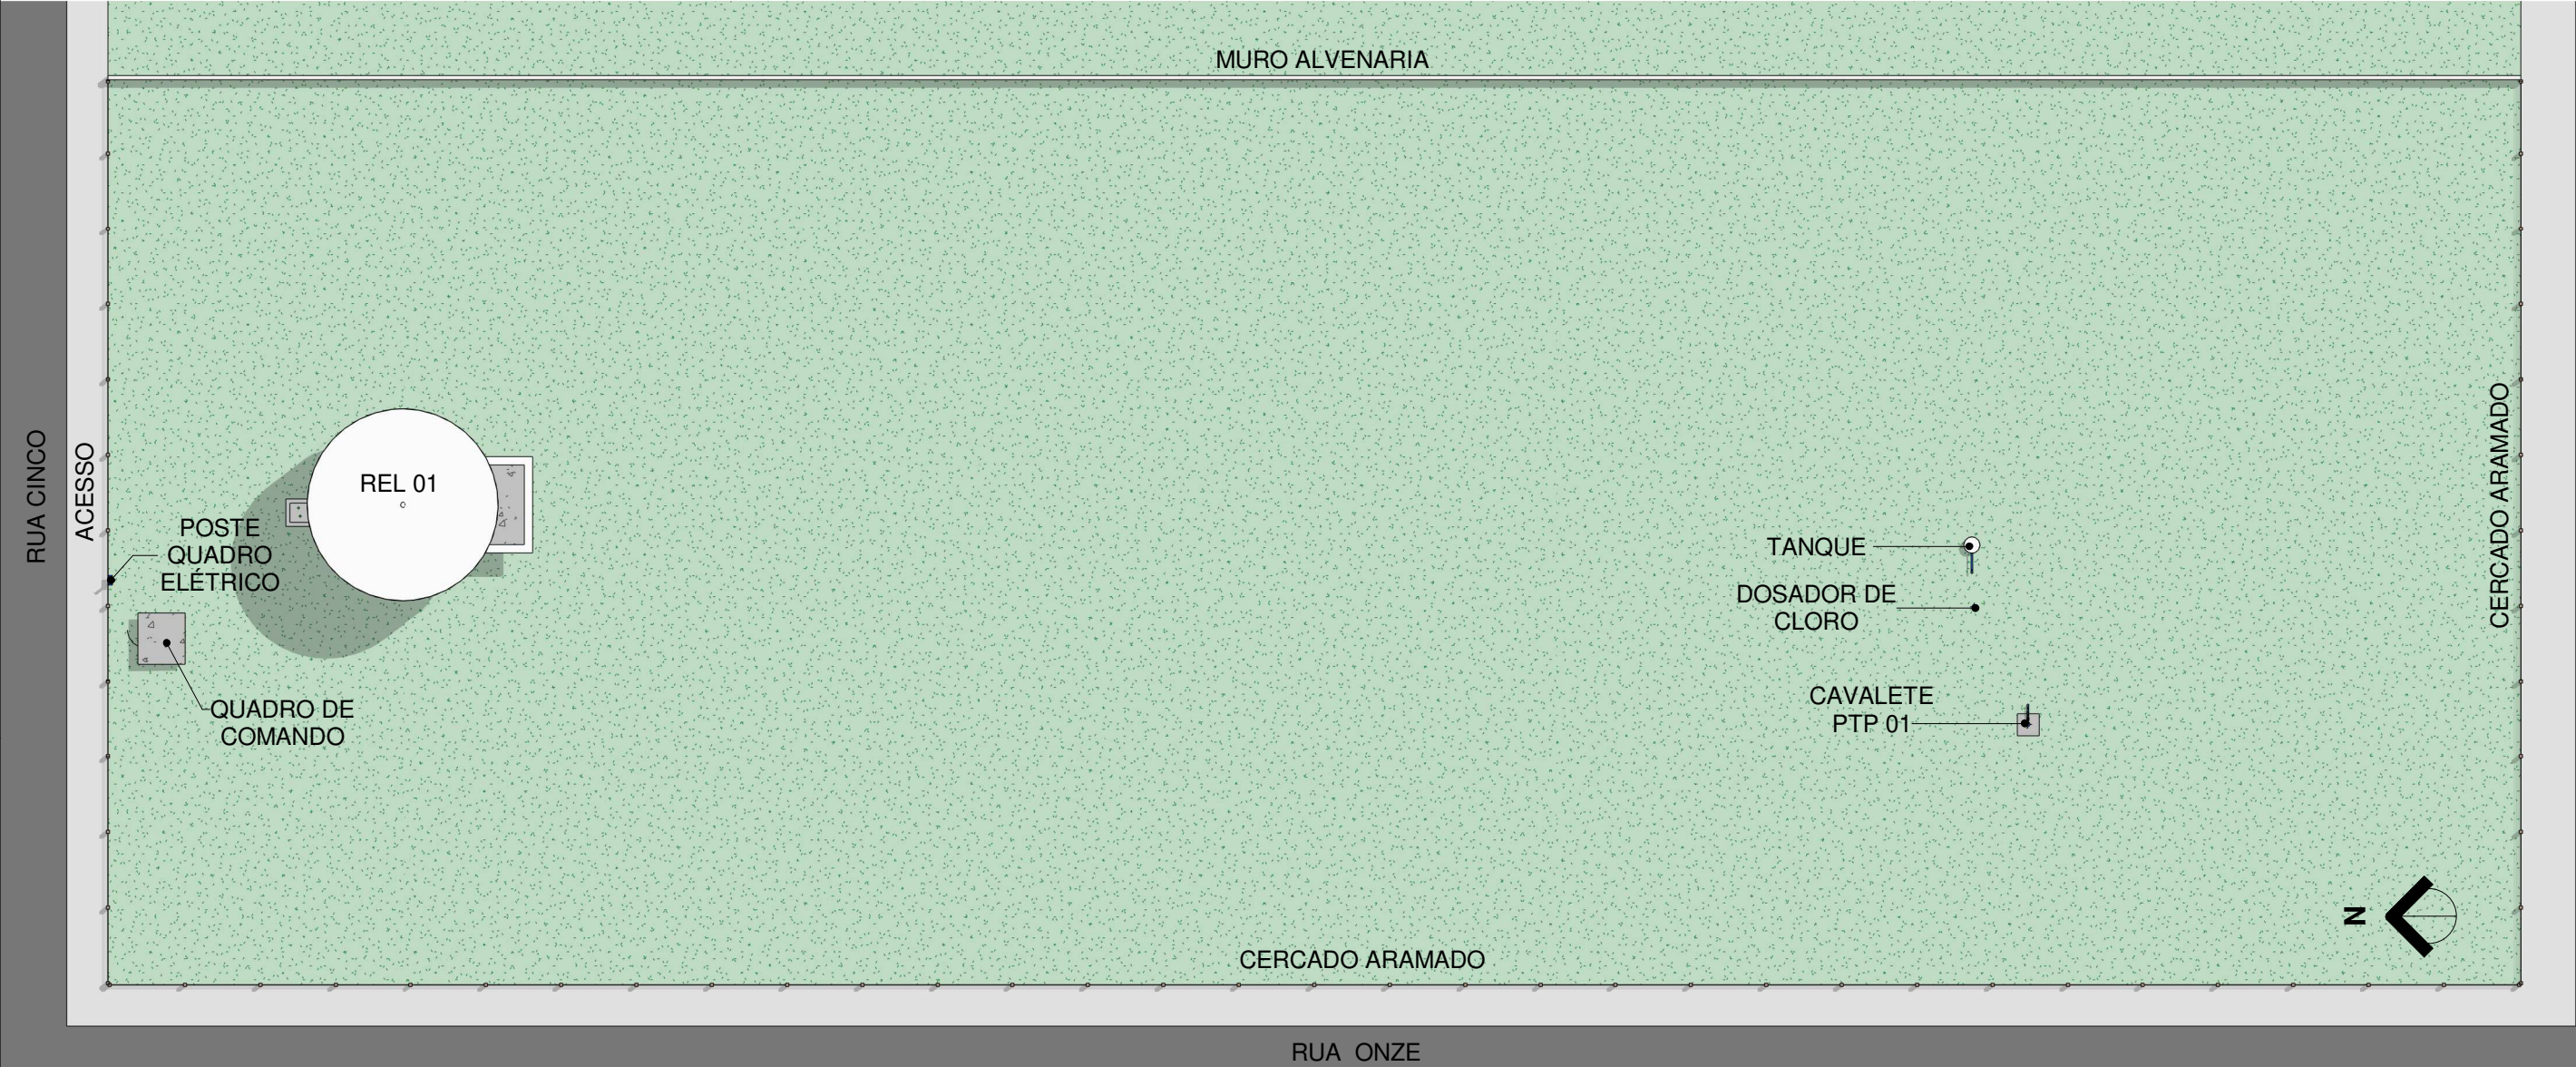

1 Planta Baixa Layout
Escala 1 : 250

 ENGENHARIA E GESTÃO DE ATIVOS IMOBILIÁRIOS	CONTRATADA: VVRGROUP Engenharia e Gestão de Ativos Imobiliários Ltda. CNPJ: 37.571.359/0001-29	ENDEREÇO: Município de Pium, Tocantins PTP 01 e REL 01	PRANCHA: DETALHAMENTO PTP 01 e REL 01 CONTEÚDO DA PRANCHA: Levantamento plantas baixas PTP 01 e REL 01 Nº RRT:	ACESSAR ARQUIVOS 
	RESPONSÁVEL TÉCNICO: Vitor Vinicius Rodrigues de Matos Engenheiro Civil e Arquiteto Urbanista CREA nº 241924725-6 CAU nº A269556-1	CONTRATANTE: Hidro Forte Saneamento		

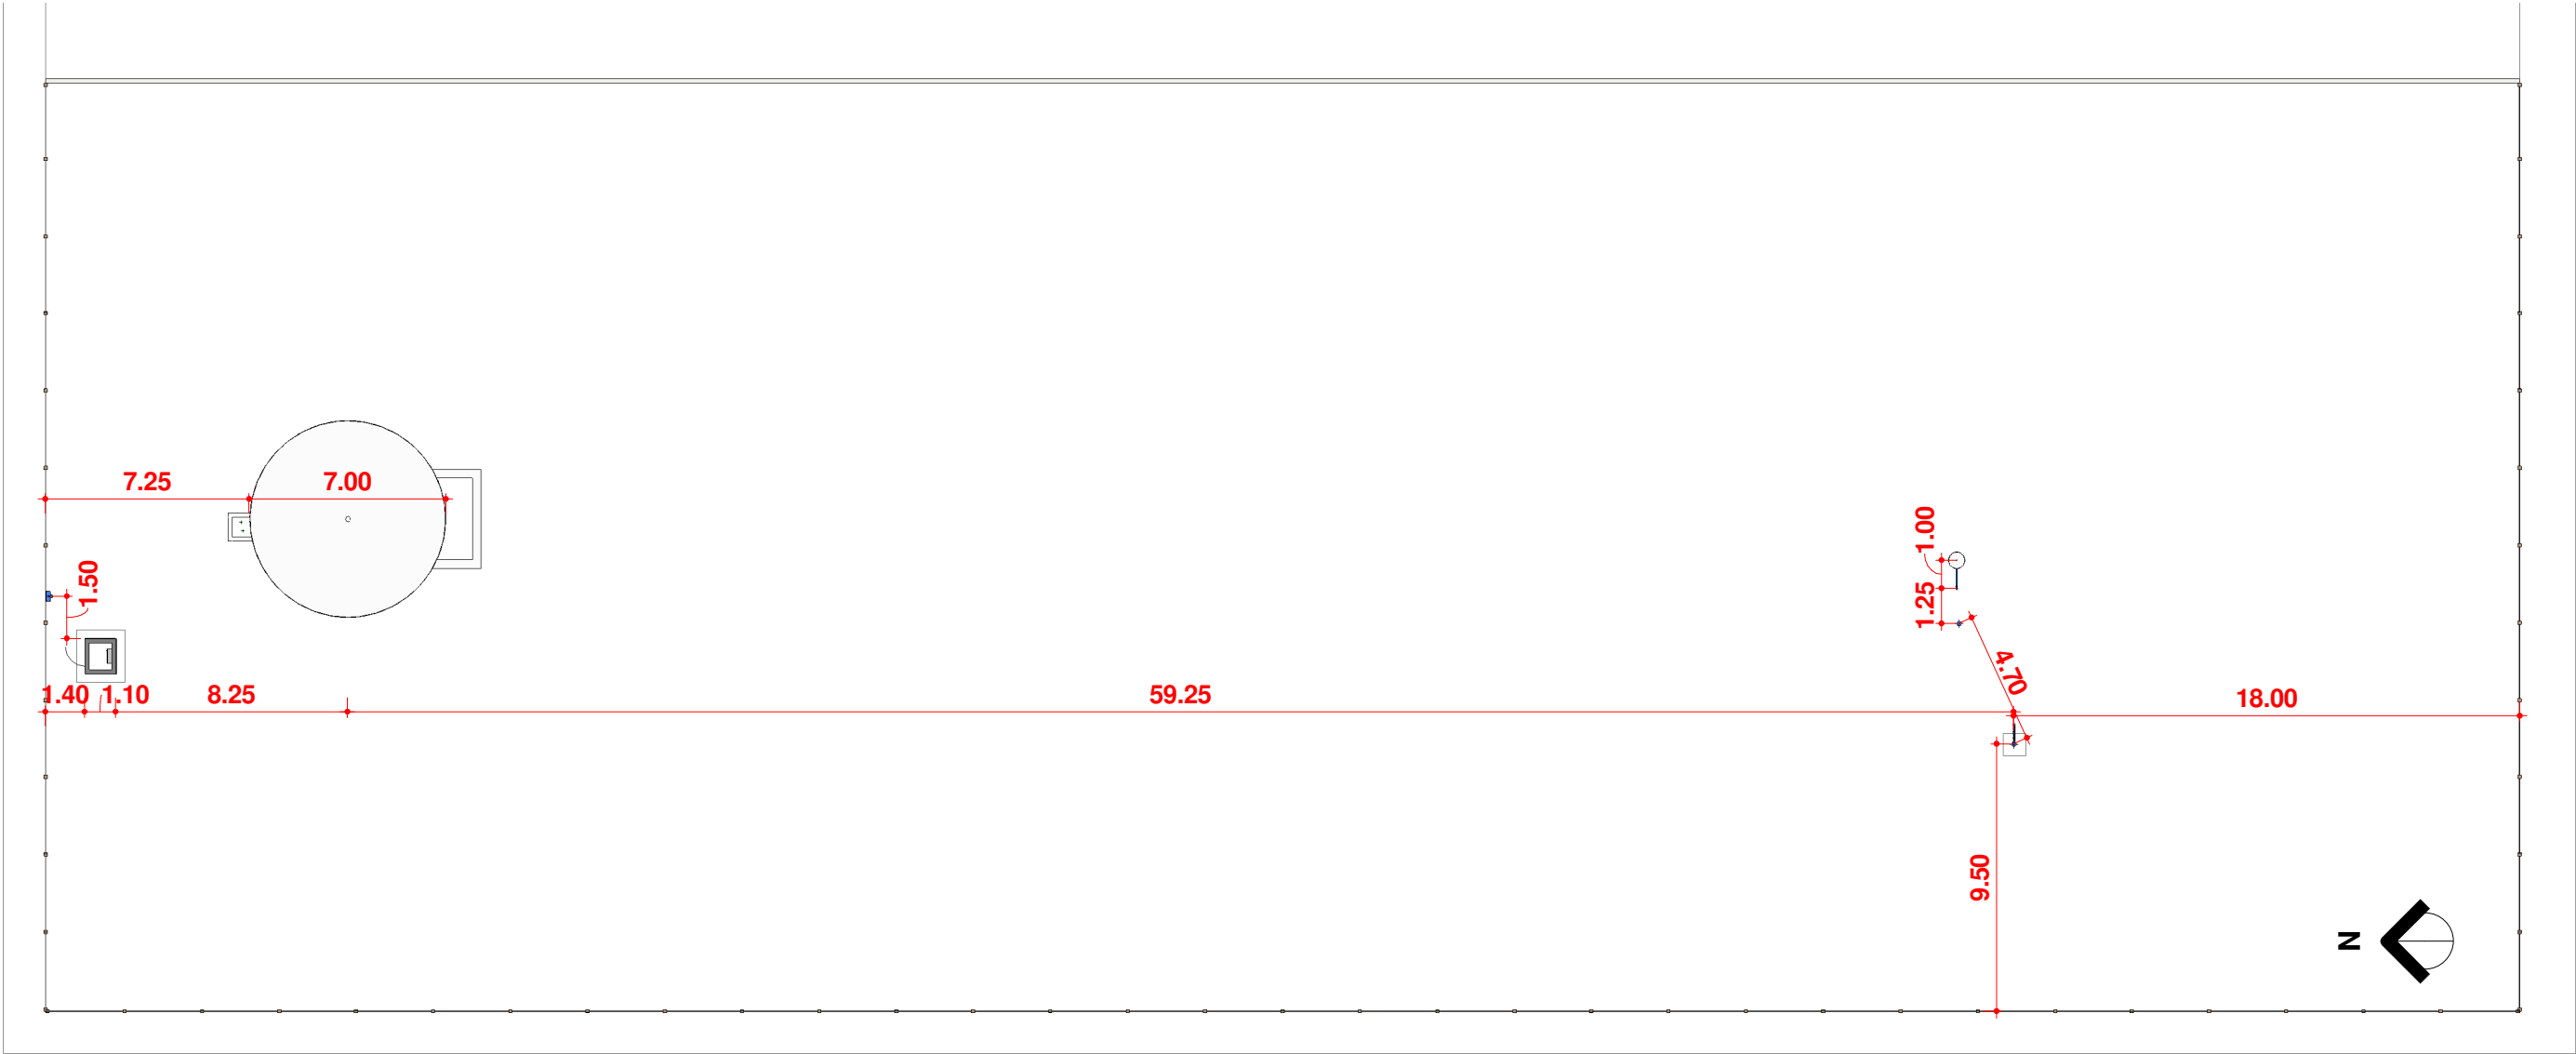

1 Planta Baixa Técnica

Escala 1 : 250



CONTRATADA:
VVRGROUP Engenharia e Gestão de Ativos
Imobiliários Ltda.
CNPJ: 37.571.359/0001-29

RESPONSÁVEL TÉCNICO:
Vitor Vinicius Rodrigues de Matos
Engenheiro Civil e Arquiteto Urbanista
CREA nº 241924725-6 CAU nº A269556-1

ENDEREÇO:
Município de Pium, Tocantins
PTP 01 e REL 01

CONTRATANTE:
Hidro Forte Saneamento

PRANCHA:
DETALHAMENTO PTP 01 e REL 01


CONTEÚDO DA PRANCHA:
Levantamento plantas baixas
PTP 01 e REL 01

Nº RRT:


Data: 14/09/2026
Escala: Indicada

Nº Prancha:
03/ 06



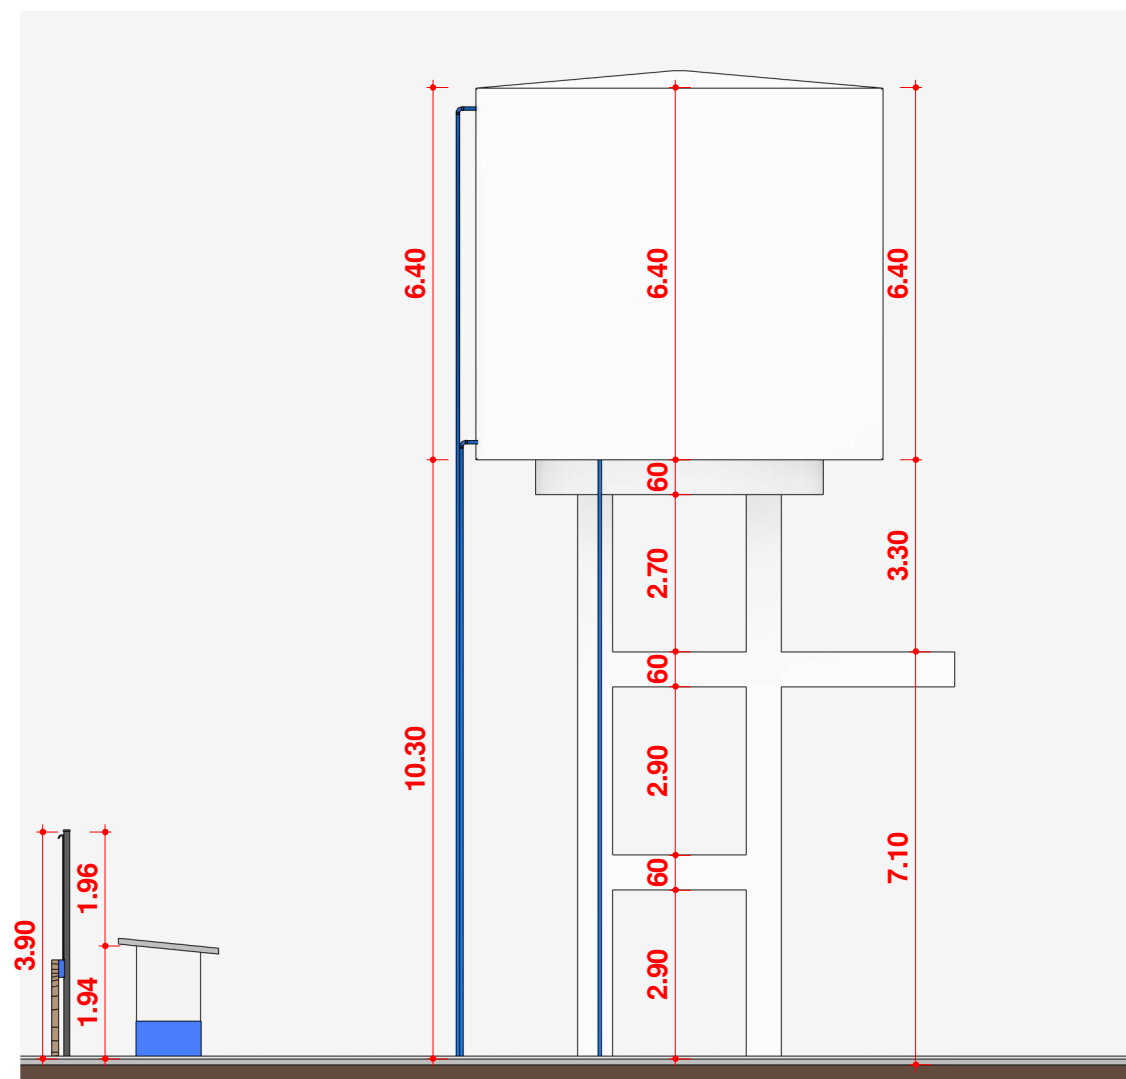


1 VISTA LATERAL REL 01
Escala


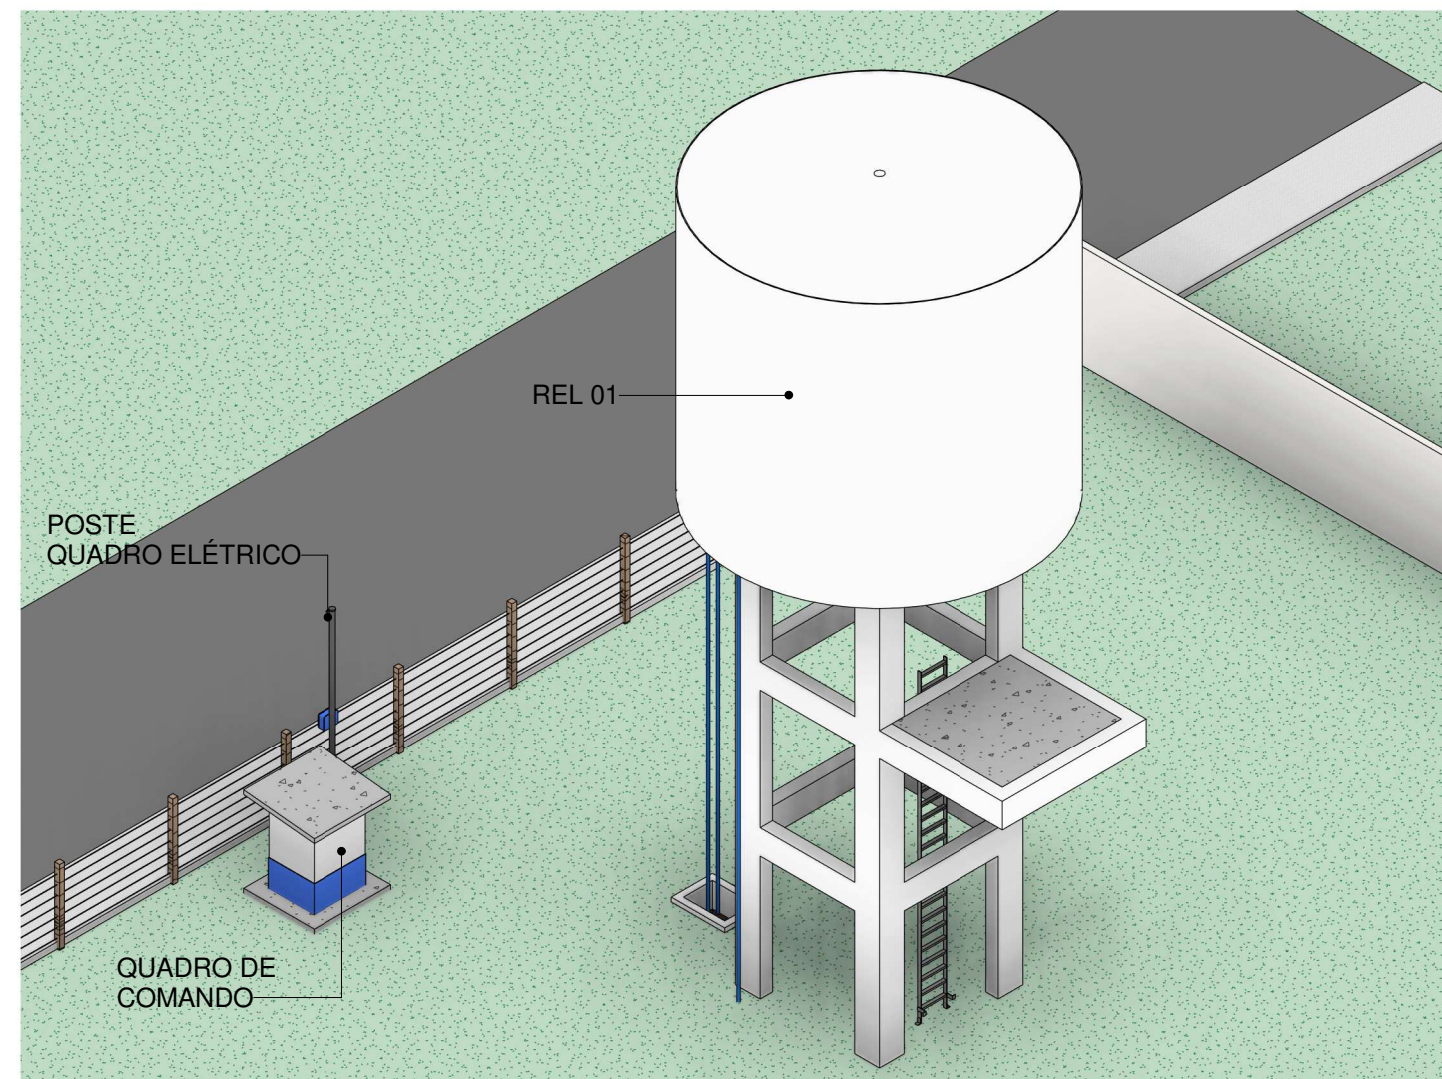


2 REL 01 - PERSPECTIVA
Escala




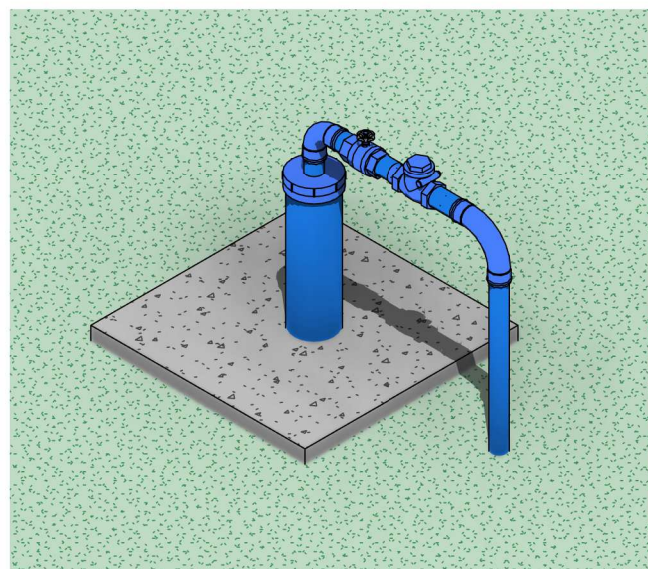

01 Perspectiva PTP 01
Escala

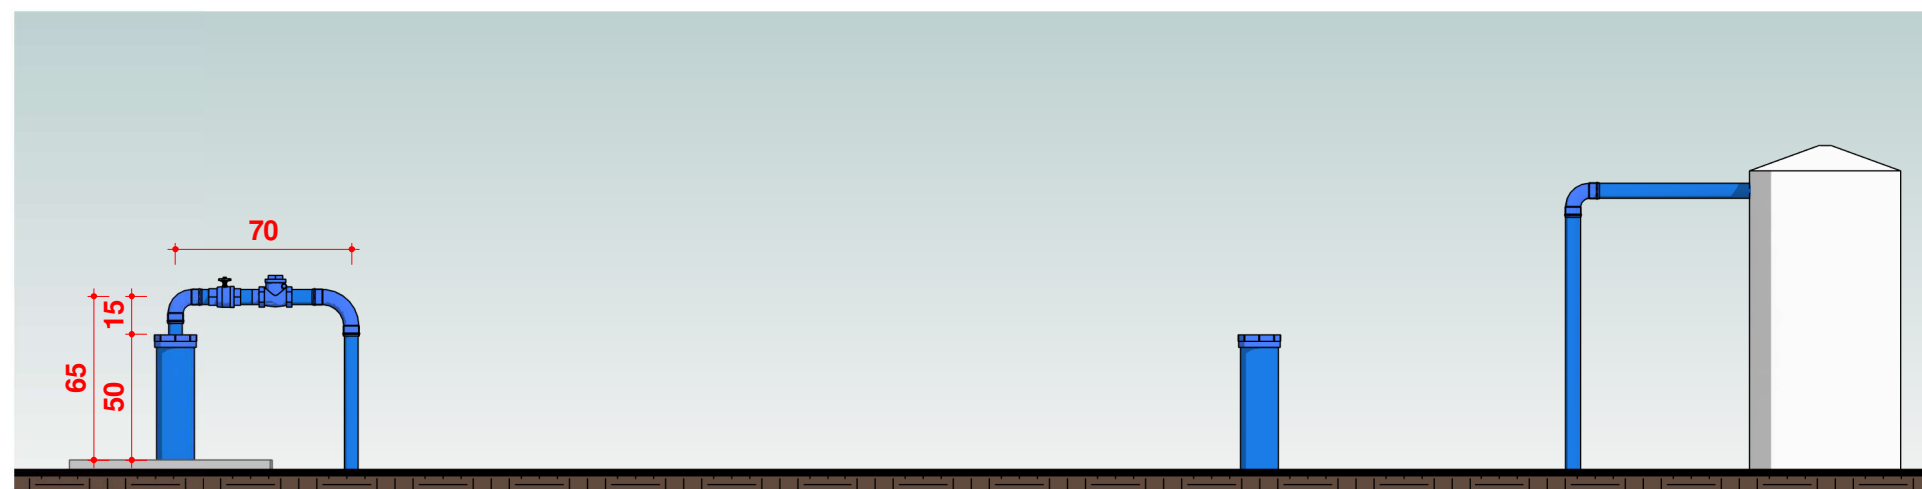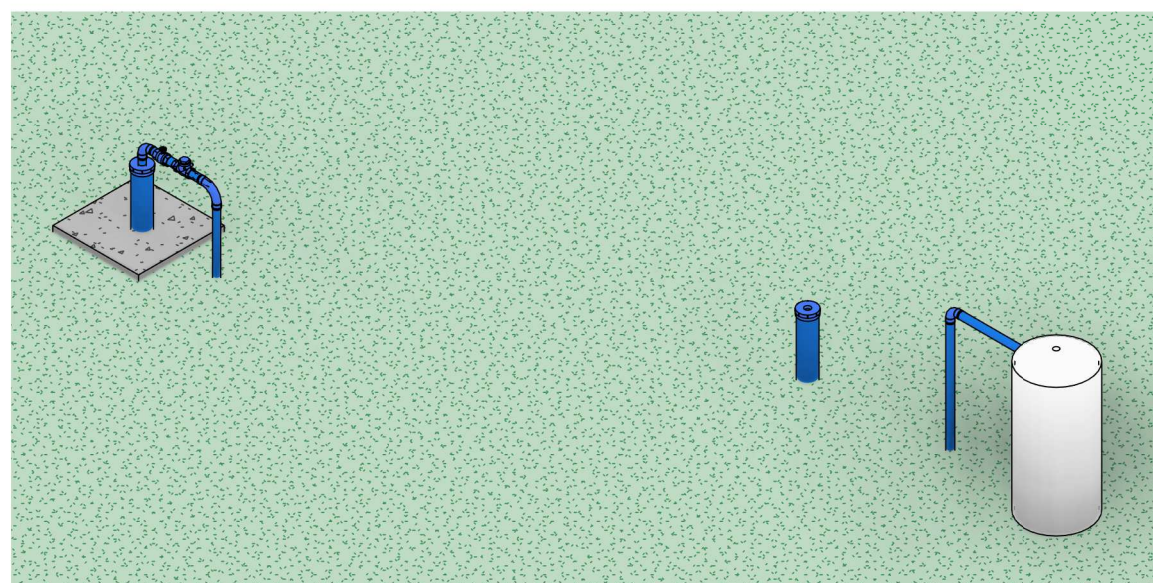

02 ELEVAÇÃO, CAVALETE PTP 01
Escala 1 : 30

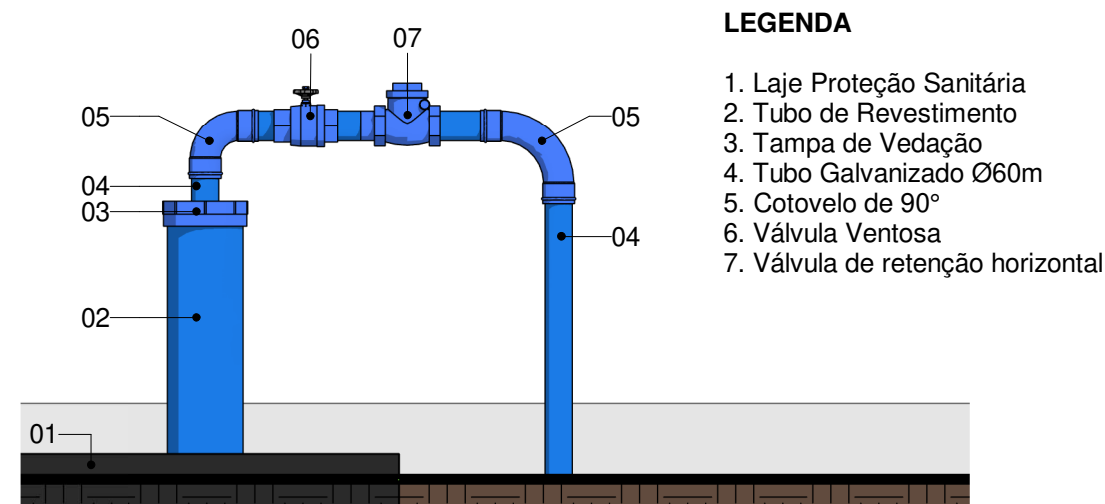

03 CAVALETE PTP 01
Escala 1 : 15

LEGENDA

- 1. Laje Proteção Sanitária
- 2. Tubo de Revestimento
- 3. Tampa de Vedação
- 4. Tubo Galvanizado Ø60m
- 5. Cotovelo de 90°
- 6. Válvula Ventosa
- 7. Válvula de retenção horizontal



CONTRATADA:
VVRGROUP Engenharia e Gestão de Ativos Imobiliários Ltda.
CNPJ: 37.571.359/0001-29

RESPONSÁVEL TÉCNICO:
Vitor Vinicius Rodrigues de Matos
Engenheiro Civil e Arquiteto Urbanista
CREA nº 241924725-6 CAU nº A269556-1

ENDEREÇO:
Município de Pium, Tocantins
PTP 01 e REL 01

CONTRATANTE:
Hidro Forte Saneamento

PRANCHA:
DETALHAMENTO PTP 01

CONTEÚDO DA PRANCHA:
Levantamento PTP 01

Nº RRT:

Data: 14/09/2026
Escala: Indicada

Nº Prancha:
05/ 06

ACESSAR ARQUIVOS







VVR GROUP

ENGENHARIA E GESTÃO
DE ATIVOS IMOBILIÁRIOS

CONTRATADA:
VVRGROUP Engenharia e Gestão de Ativos
Imobiliários Ltda.
CNPJ: 37.571.359/0001-29

RESPONSÁVEL TÉCNICO:
Vitor Vinicius Rodrigues de Matos
Engenheiro Civil e Arquiteto Urbanista
CREA nº 241924725-6 CAU nº A269556-1

ENDEREÇO:
Município de Pium, Tocantins
PTP 01 e REL 01

CONTRATANTE:
Hidro Forte Saneamento

PRANCHA:
REGISTROS FOTOGRÁFICOS

CONTEÚDO DA PRANCHA:
Registros Fotográficos do PTP 01 e REL 01

Nº RRT:

Data: 14/09/2026
Escala: Indicada

Nº Prancha:
06/ 06

ACESSAR ARQUIVOS

