


A - DUERÉ

LOCALIZAÇÃO DOS ATIVOS

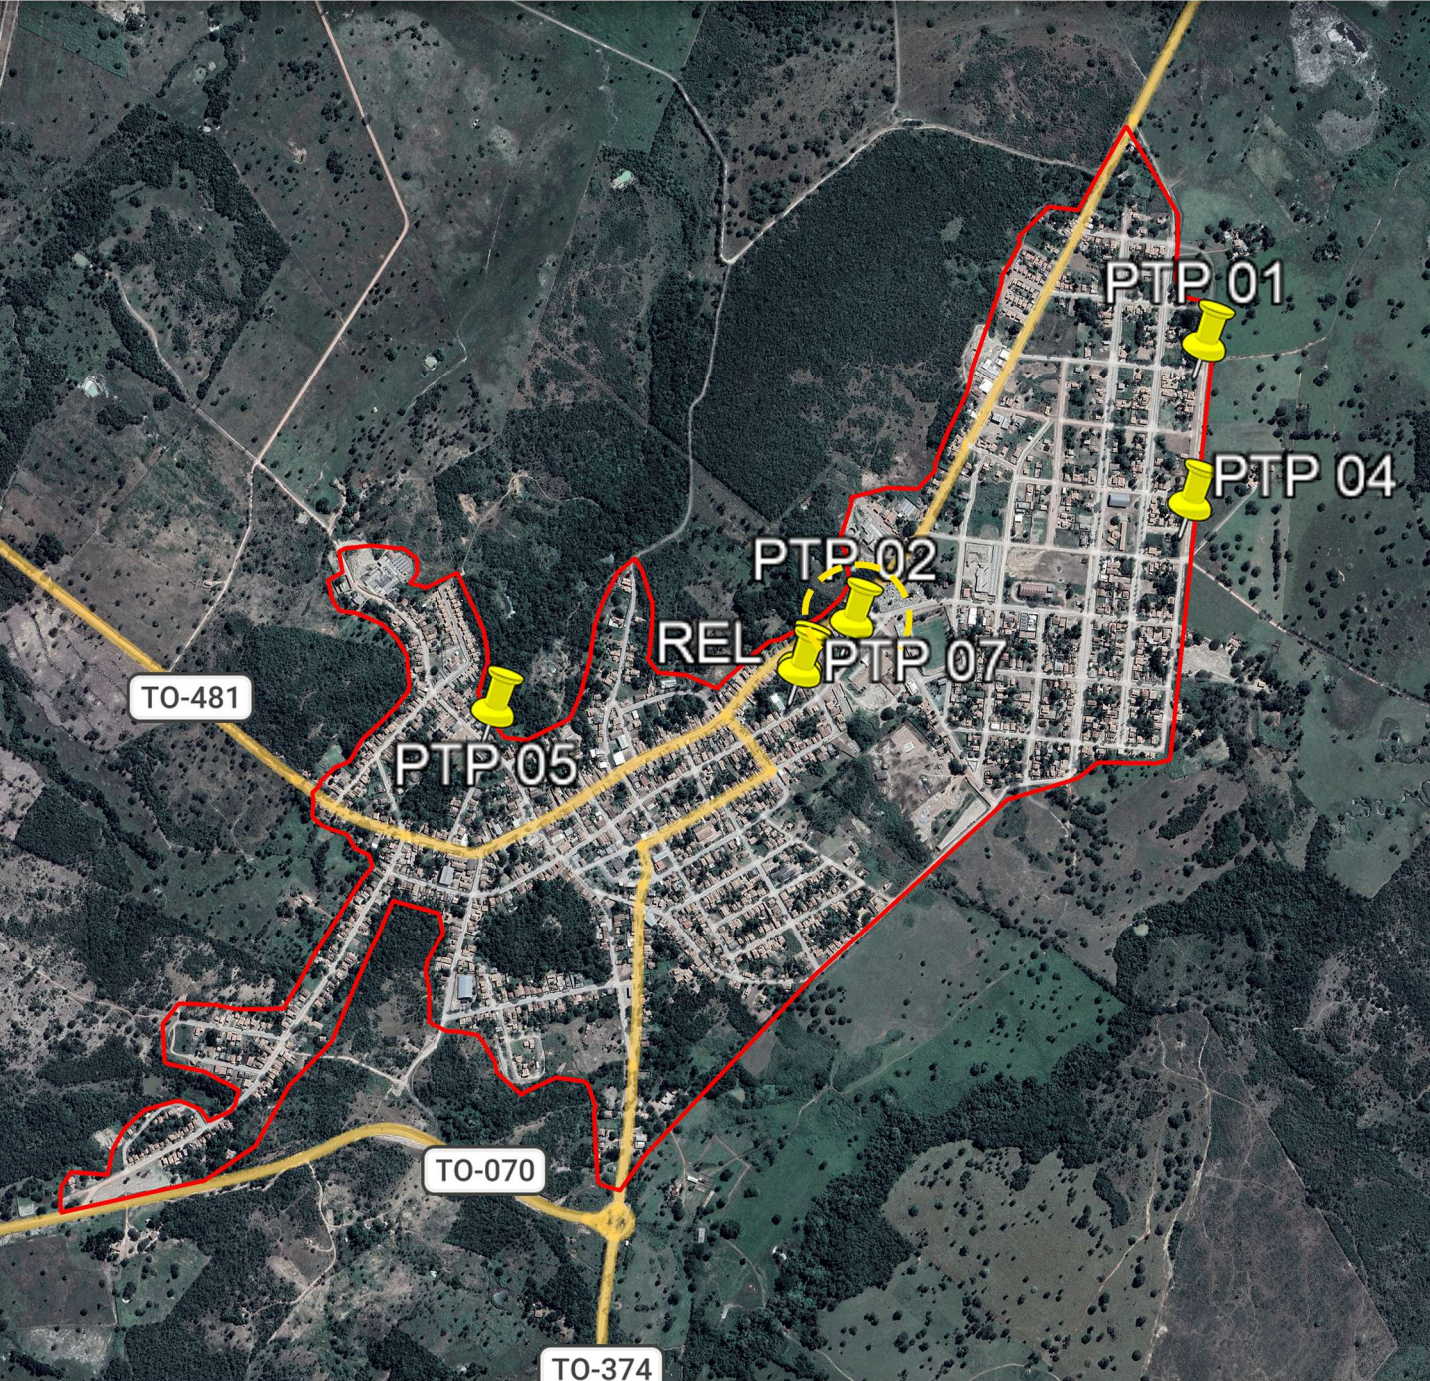

LEGENDA

-  LOCALIZAÇÃO DO ATIVO
-  PERÍMETRO URBANO
- 
- PTP: POÇO TUBULAR PROFUNFO
- REL: RESERVATÓRIO ELEVADO
- RAP: RESERVATÓRIO APOIADO
- ETA: ESTAÇÃO DE TRATAMENTO DE ÁGUA
- UTS: UNIDADE DE TRATAMENTO SIMPLIFICADO
- RSE: RESERVATÓRIO SEMI-ENTERRADO

B - MICROLOCALIZAÇÃO

PTP 07, REL - COORDENADAS: -11.339761896607822, -49.26608120885675



C - VISTORIA NO LOCAL

PTP 07, REL - COORDENADAS: -11.339761896607822, -49.26608120885675





VVR GROUP

ENGENHARIA E GESTÃO
DE ATIVOS IMOBILIÁRIOS

CONTRATADA:
VVRGROUP Engenharia e Gestão de Ativos
Imobiliários Ltda.
CNPJ: 37.571.359/0001-29

RESPONSÁVEL TÉCNICO:
Vitor Vinicius Rodrigues de Matos
Engenheiro Civil e Arquiteto Urbanista
CREA nº 241924725-6 CAU nº A269556-1

ENDEREÇO:
Município de Dueré, Tocantins
PTP 07 e REL

CONTRATANTE:
Hidro Forte Saneamento

PRANCHA:
LOCALIZAÇÃO PTP 07 e REL

CONTEÚDO DA PRANCHA:
Localização do PTP 07 e REL


Nº RRT:

Data: 11/09/2025
Escala: Indicada


Nº Prancha:
01/ 05

ACESSAR ARQUIVOS



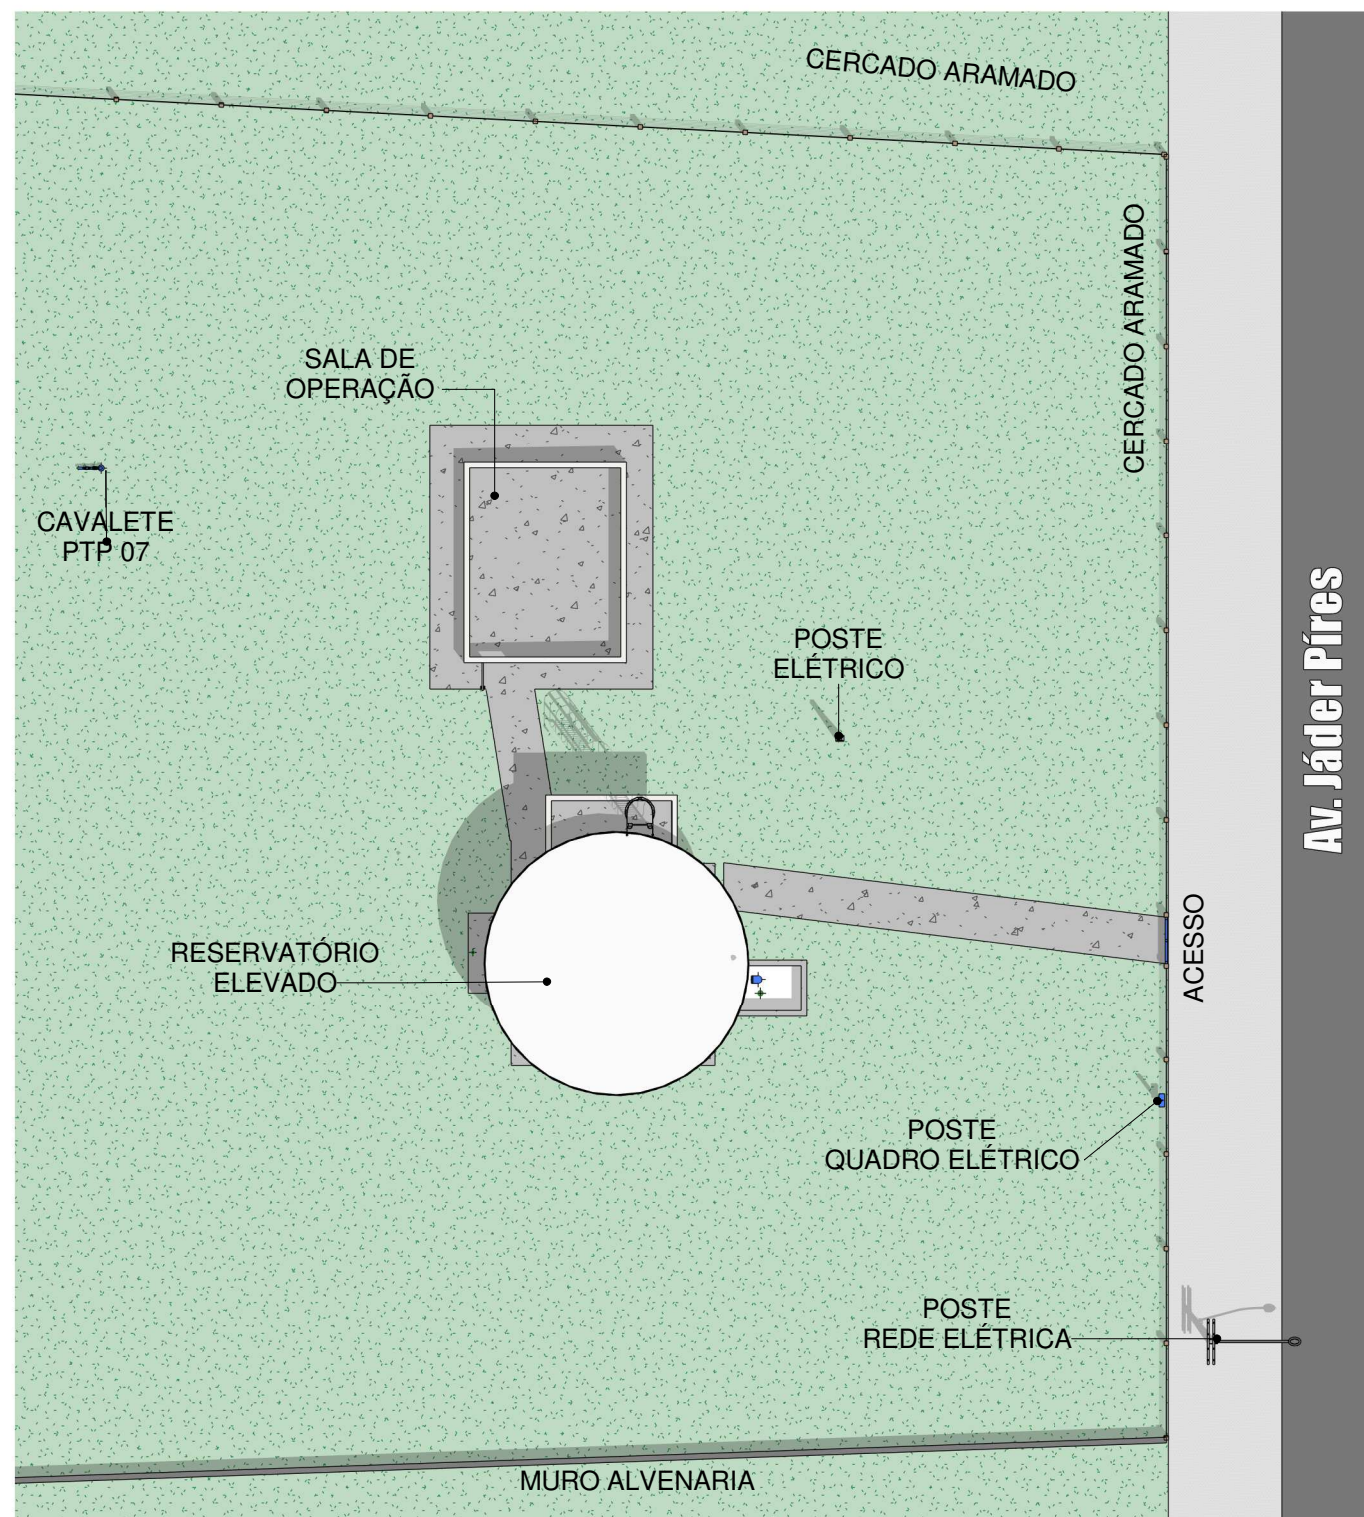

1 Planta Baixa Layout
Escala 1 : 200

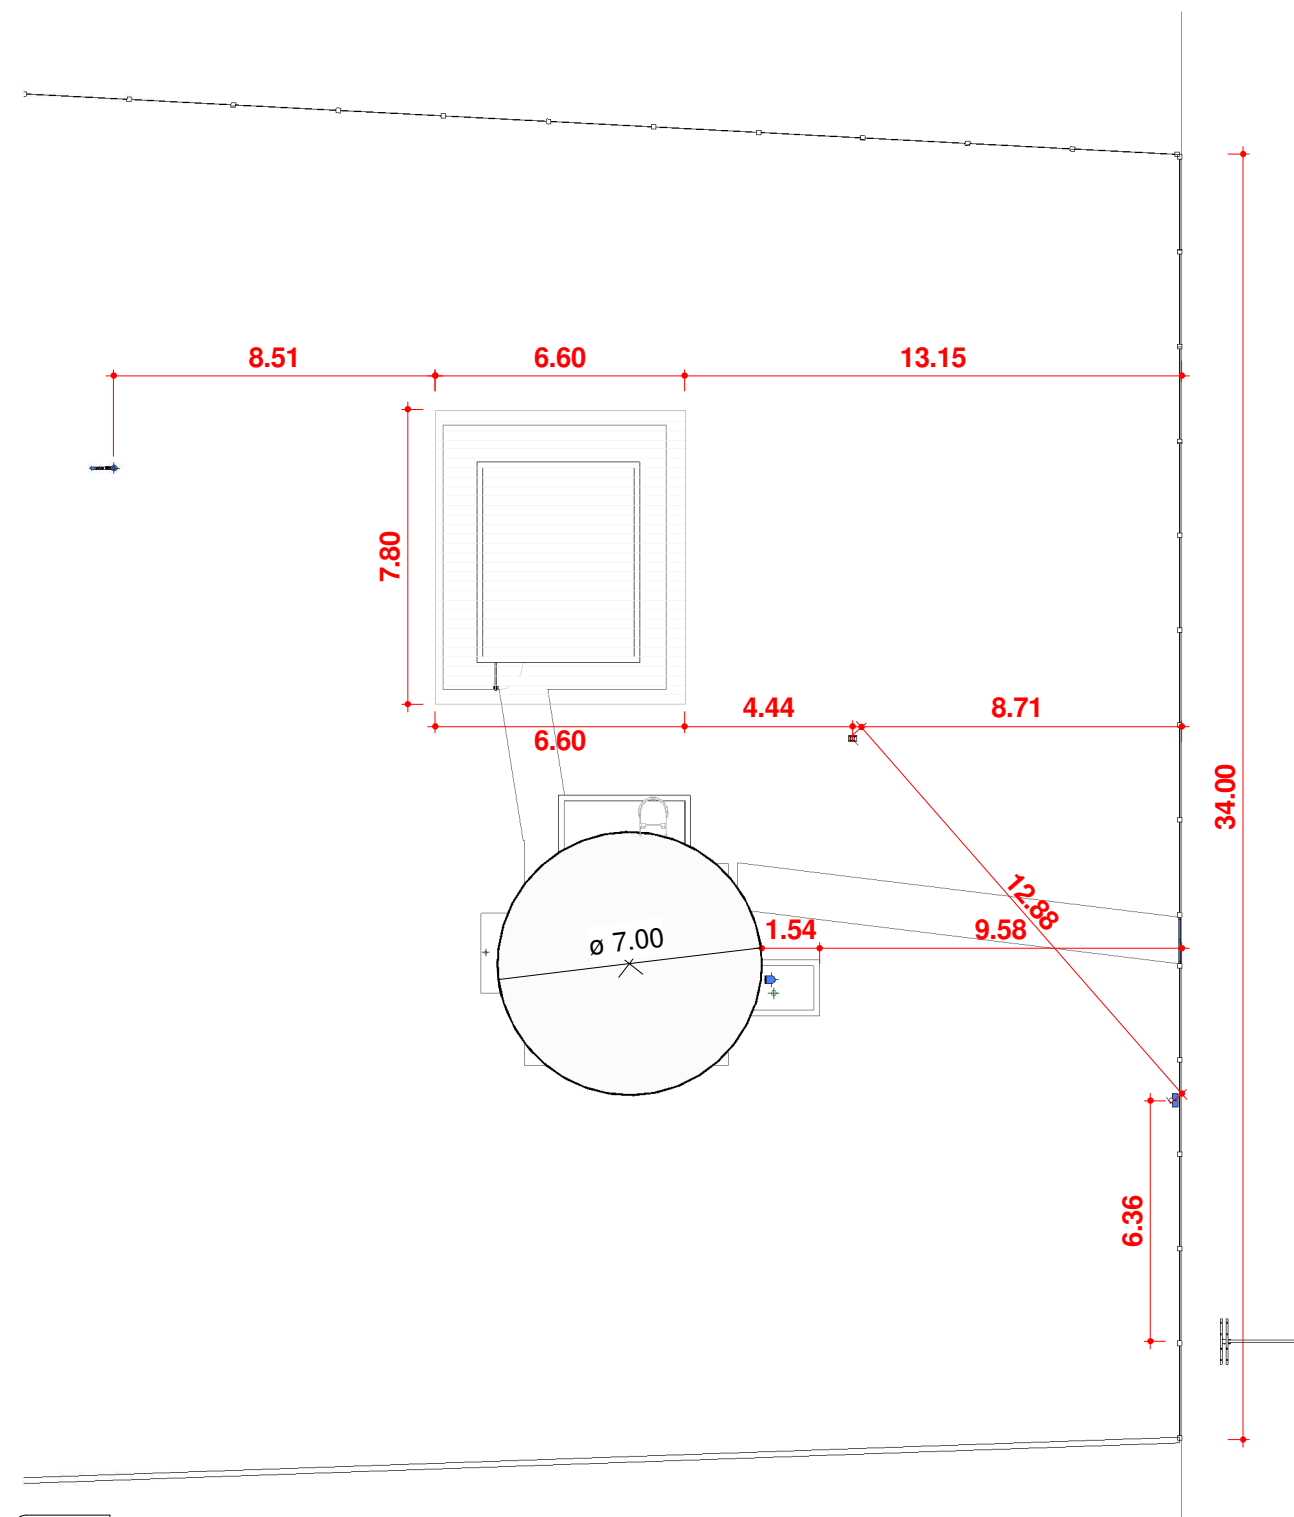

2 Planta Baixa Técnica
Escala 1 : 200



CONTRATADA:
VVRGROUP Engenharia e Gestão de Ativos
Imobiliários Ltda.
CNPJ: 37.571.359/0001-29

RESPONSÁVEL TÉCNICO:
Vitor Vinicius Rodrigues de Matos
Engenheiro Civil e Arquiteto Urbanista
CREA nº 241924725-6 CAU nº A269556-1

ENDEREÇO:
Município de Dueré, Tocantins
PTP 07 e REL

CONTRATANTE:
Hidro Forte Saneamento

PRANCHA:
DETALHAMENTO PTP 07 e REL

CONTEÚDO DA PRANCHA:
Levantamento plantas baixas
cavelete do PTP 07 e REL


Nº RRT:

Data: 11/09/2025
Escala: Indicada


Nº Prancha:
02/ 05

ACESSAR ARQUIVOS



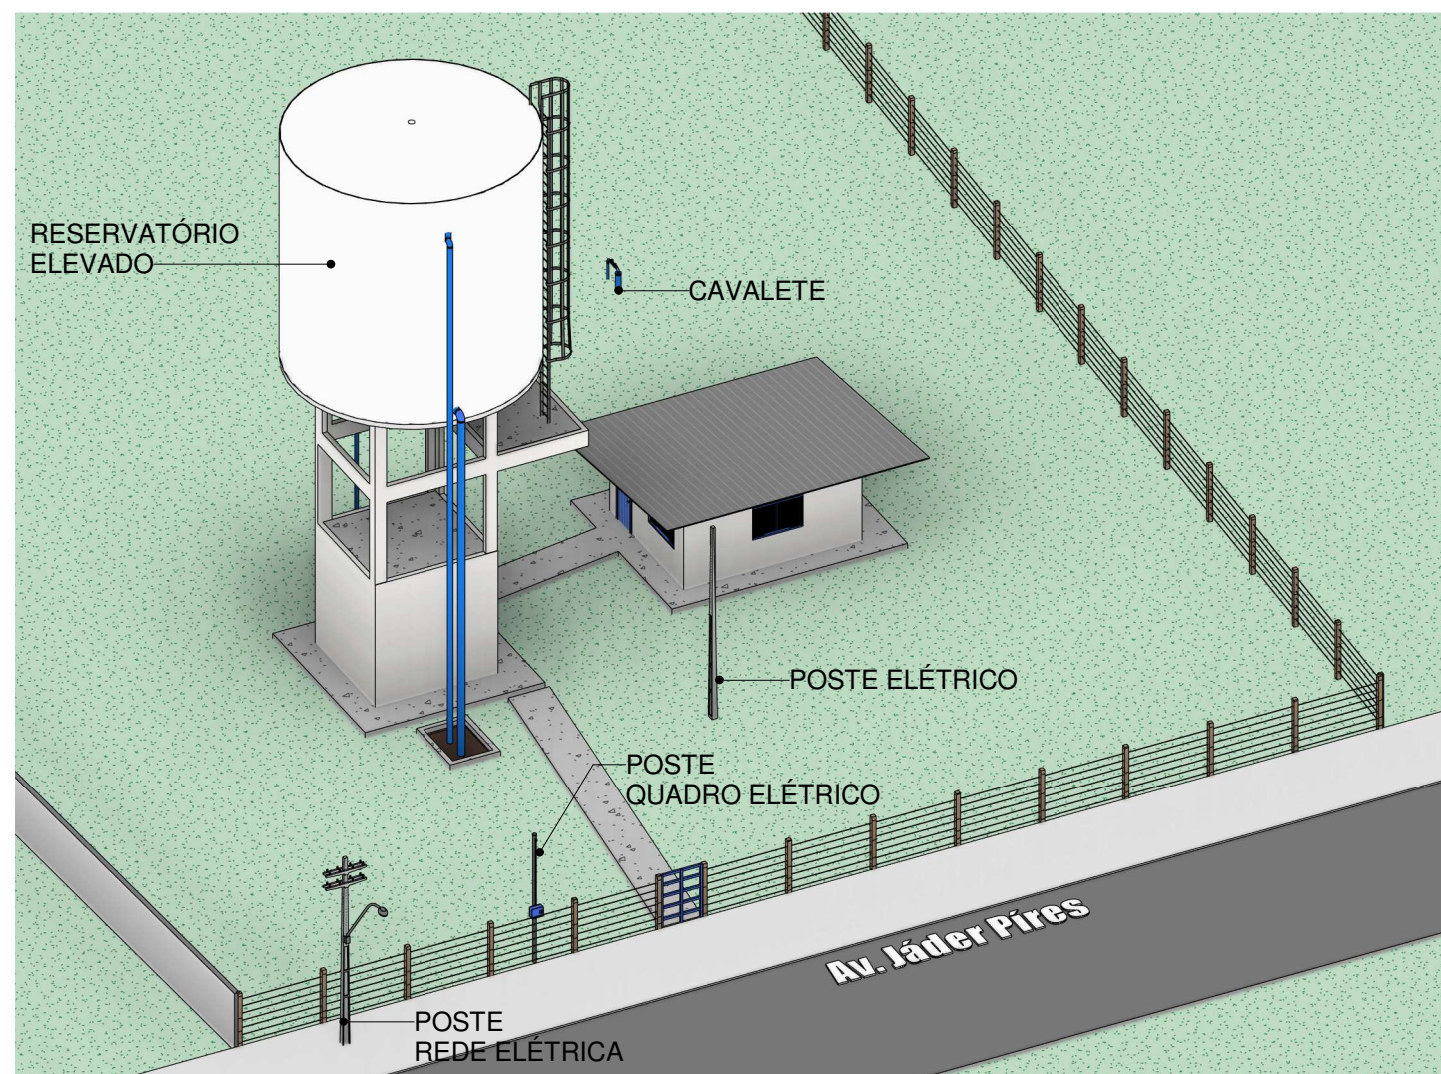

01 Perspectiva PTP 07 e REL
Escala

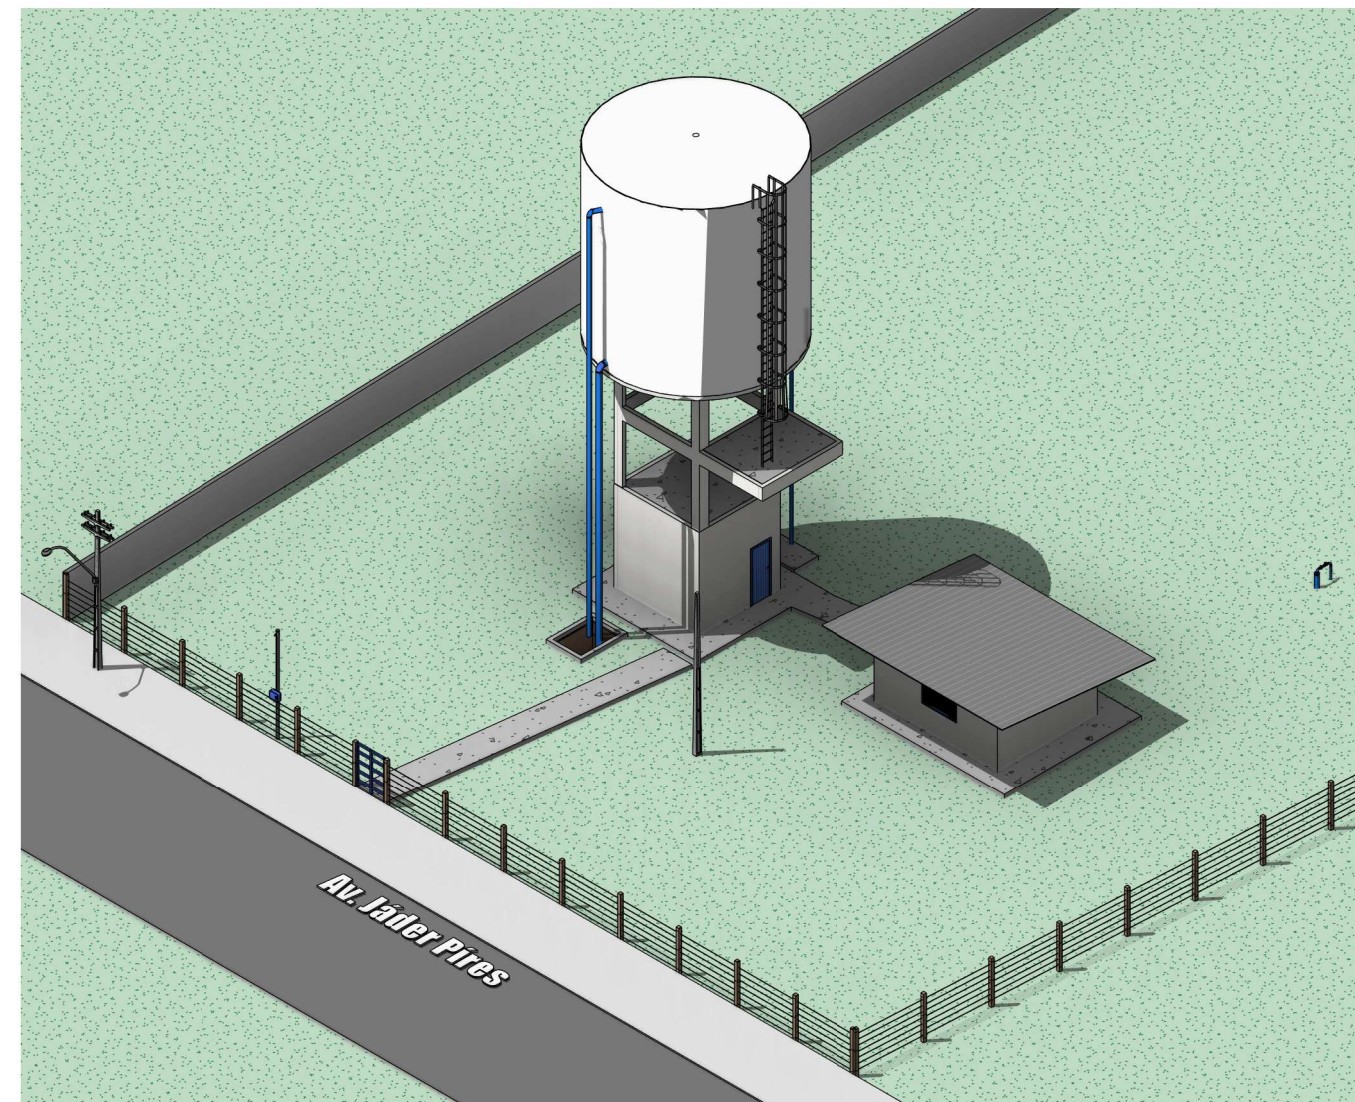

02 Perspectivas PTP 07 e REL
Escala



CONTRATADA:
VVRGROUP Engenharia e Gestão de Ativos
Imobiliários Ltda.
CNPJ: 37.571.359/0001-29

RESPONSÁVEL TÉCNICO:
Vitor Vinicius Rodrigues de Matos
Engenheiro Civil e Arquiteto Urbanista
CREA nº 241924725-6 CAU nº A269556-1

ENDEREÇO:
Município de Dueré, Tocantins
PTP 07 e REL

CONTRATANTE:
Hidro Forte Saneamento

PRANCHA:
DETALHAMENTO PTP 07 e REL

CONTEÚDO DA PRANCHA:
Levantamento cavalete do PTP 07 e REL


Nº RRT:

Data: 11/09/2025
Escala: Indicada


Nº Prancha:
03/ 05

[ACESSAR ARQUIVOS](#)




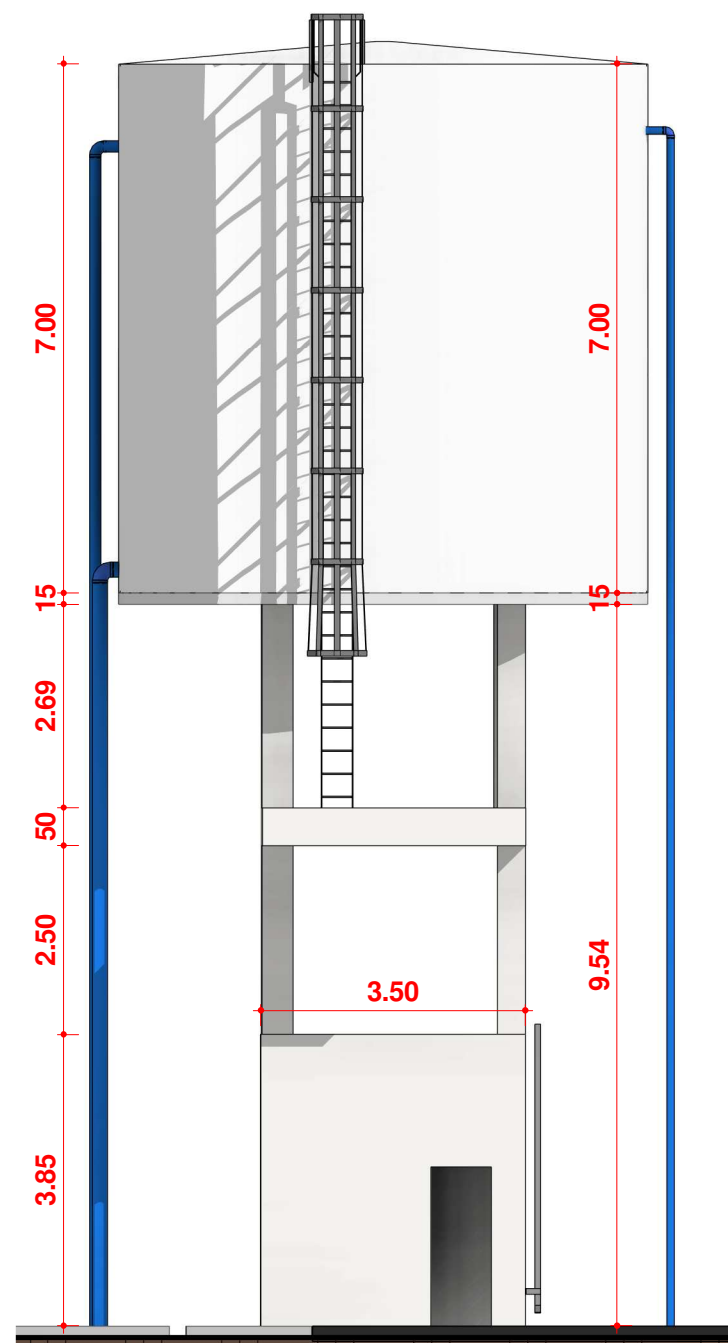

2 VISTA FRONTAL RESERVATÓRIO
Escala 1 : 100

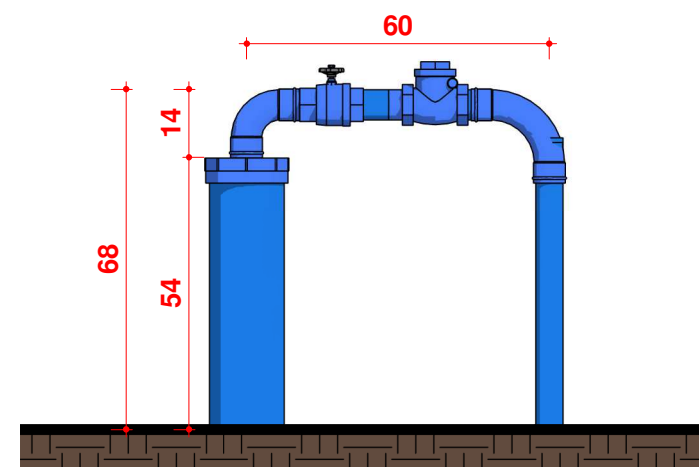

1 CAVALETE PTP 7
Escala 1 : 15

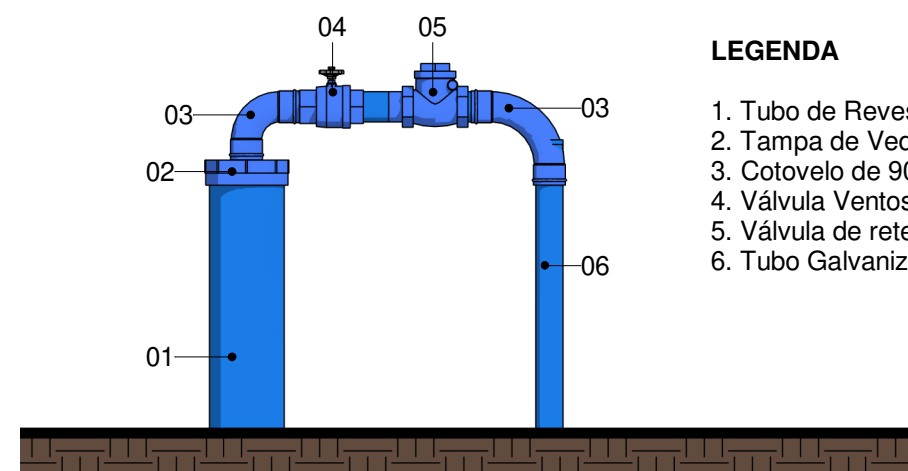

4 CAVALETE PTP 7
Escala 1 : 15

LEGENDA

- 1. Tubo de Revestimento
- 2. Tampa de Vedação
- 3. Cotovelo de 90°
- 4. Válvula Ventosa
- 5. Válvula de retenção horizontal
- 6. Tubo Galvanizado Ø60m



CONTRATADA:
VVRGROUP Engenharia e Gestão de Ativos Imobiliários Ltda.
CNPJ: 37.571.359/0001-29

RESPONSÁVEL TÉCNICO:
Vitor Vinicius Rodrigues de Matos
Engenheiro Civil e Arquiteto Urbanista
CREA nº 241924725-6 CAU nº A269556-1

ENDEREÇO:
Município de Dueré, Tocantins
PTP 07 e REL

CONTRATANTE:
Hidro Forte Saneamento

PRANCHA:
DETALHAMENTO PTP 07 e REL

CONTEÚDO DA PRANCHA:
Levantamento cavalete do PTP 07 e REL

Nº RRT:

Data: 11/09/2025
Escala: Indicada

Nº Prancha:
04/ 05

ACESSAR ARQUIVOS







VVR GROUP

ENGENHARIA E GESTÃO
DE ATIVOS IMOBILIÁRIOS

CONTRATADA: VVRGROUP Engenharia e Gestão de Ativos Imobiliários Ltda. CNPJ: 37.571.359/0001-29	ENDEREÇO: Município de Dueré, Tocantins PTP 07 e REL
RESPONSÁVEL TÉCNICO: Vitor Vinicius Rodrigues de Matos Engenheiro Civil e Arquiteto Urbanista CREA nº 241924725-6 CAU nº A269556-1	CONTRATANTE: Hidro Forte Saneamento

PRANCHA: REGISTROS FOTOGRÁFICOS	
CONTEÚDO DA PRANCHA: Registros Fotográficos do PTP 07 e REL	Data: 11/09/2025 Escala: Indicada
Nº RRT:	Nº Prancha: 05/ 05

ACESSAR ARQUIVOS

