

A - CHAPADA DE AREIA

LOCALIZAÇÃO DOS ATIVOS



LEGENDA

-  LOCALIZAÇÃO DO ATIVO
-  PERÍMETRO URBANO
- 
- PTP:** POÇO TUBULAR PROFUNFO
- REL:** RESERVATÓRIO ELEVADO
- RAP:** RESERVATÓRIO APOIADO
- ETA:** ESTAÇÃO DE TRATAMENTO DE ÁGUA
- UTS:** UNIDADE DE TRATAMENTO SIMPLIFICADO
- RSE:** RESERVATÓRIO SEMI-ENTERRADO



VVR GROUP

ENGENHARIA E GESTÃO
DE ATIVOS IMOBILIÁRIOS

CONTRATADA:
VVRGROUP Engenharia e Gestão de Ativos
Imobiliários Ltda.
CNPJ: 37.571.359/0001-29

RESPONSÁVEL TÉCNICO:
Vitor Vinicius Rodrigues de Matos
Engenheiro Civil e Arquiteto Urbanista
CREA nº 241924725-6 CAU nº A269556-1

ENDEREÇO:
Município de Chapada de Areia, Tocantins
PTP 04, REL 002

CONTRATANTE:
Hidro Forte Saneamento

PRANCHA:
LOCALIZAÇÃO PTP 04, REL 002

CONTEÚDO DA PRANCHA:
Localização do PTP 04, REL 002

Nº RRT:

Data: 11/09/2025
Escala: Indicada

Nº Prancha:
01/ 04

ACESSAR ARQUIVOS



B - MICROLOCALIZAÇÃO


PTP 04, REL 002 - COORDENADAS: -10.138898304981376, -49.17685705964981




C - VISTORIA NO LOCAL

PTP 04, REL 002 - COORDENADAS: -10.138898304981376, -49.17685705964981



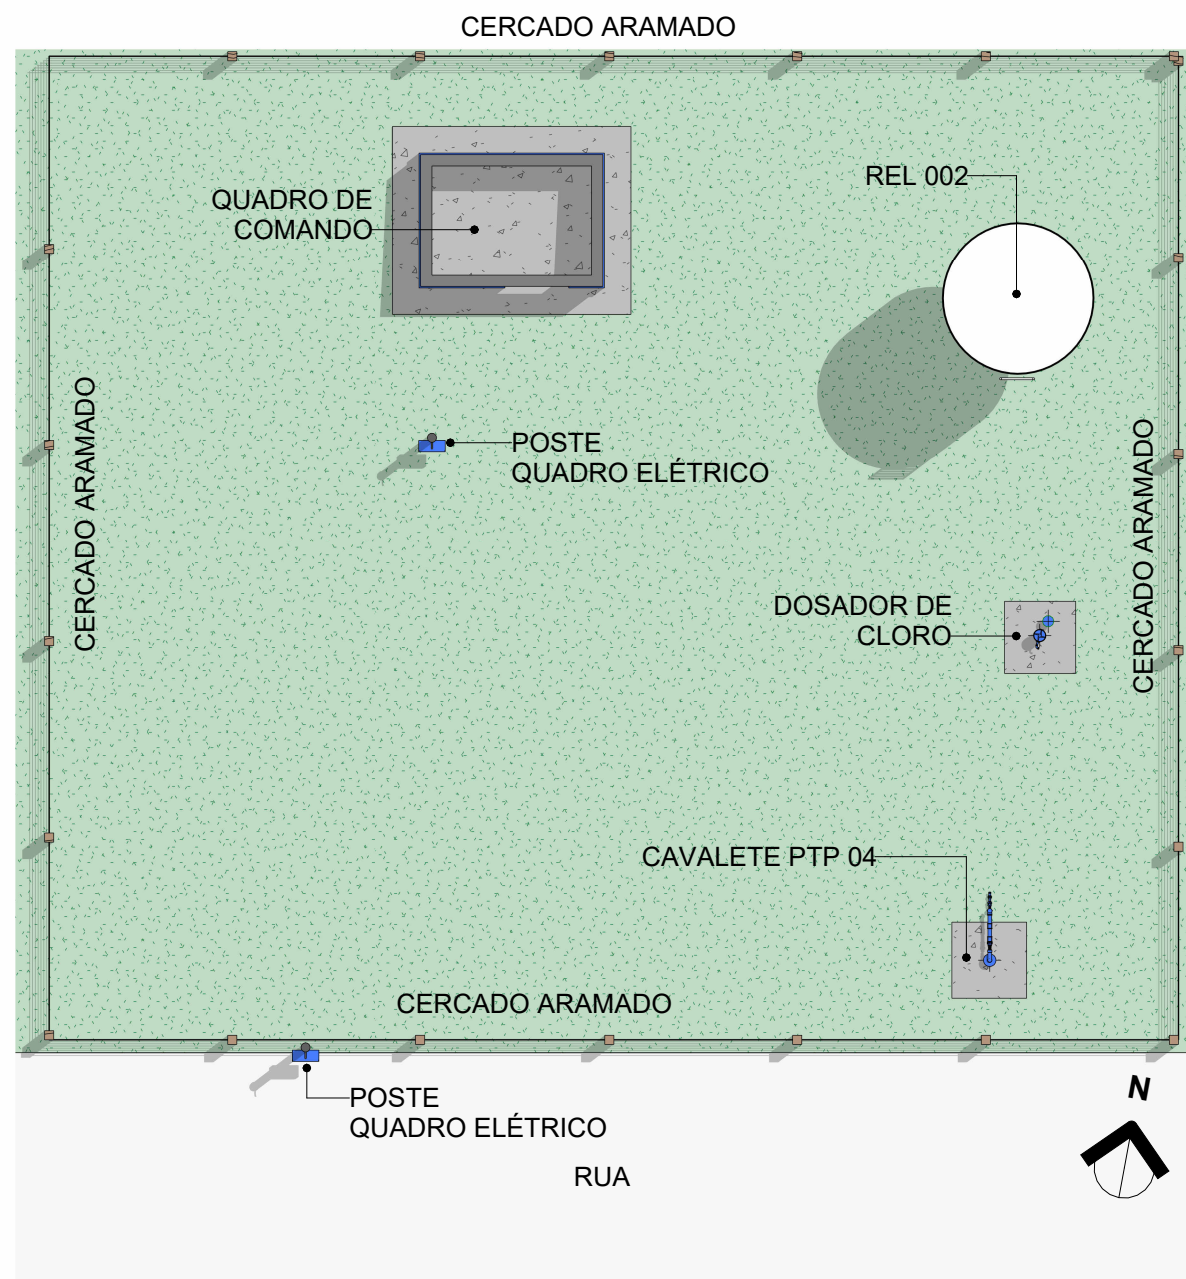

1 Planta Baixa Layout
Escala 1 : 100

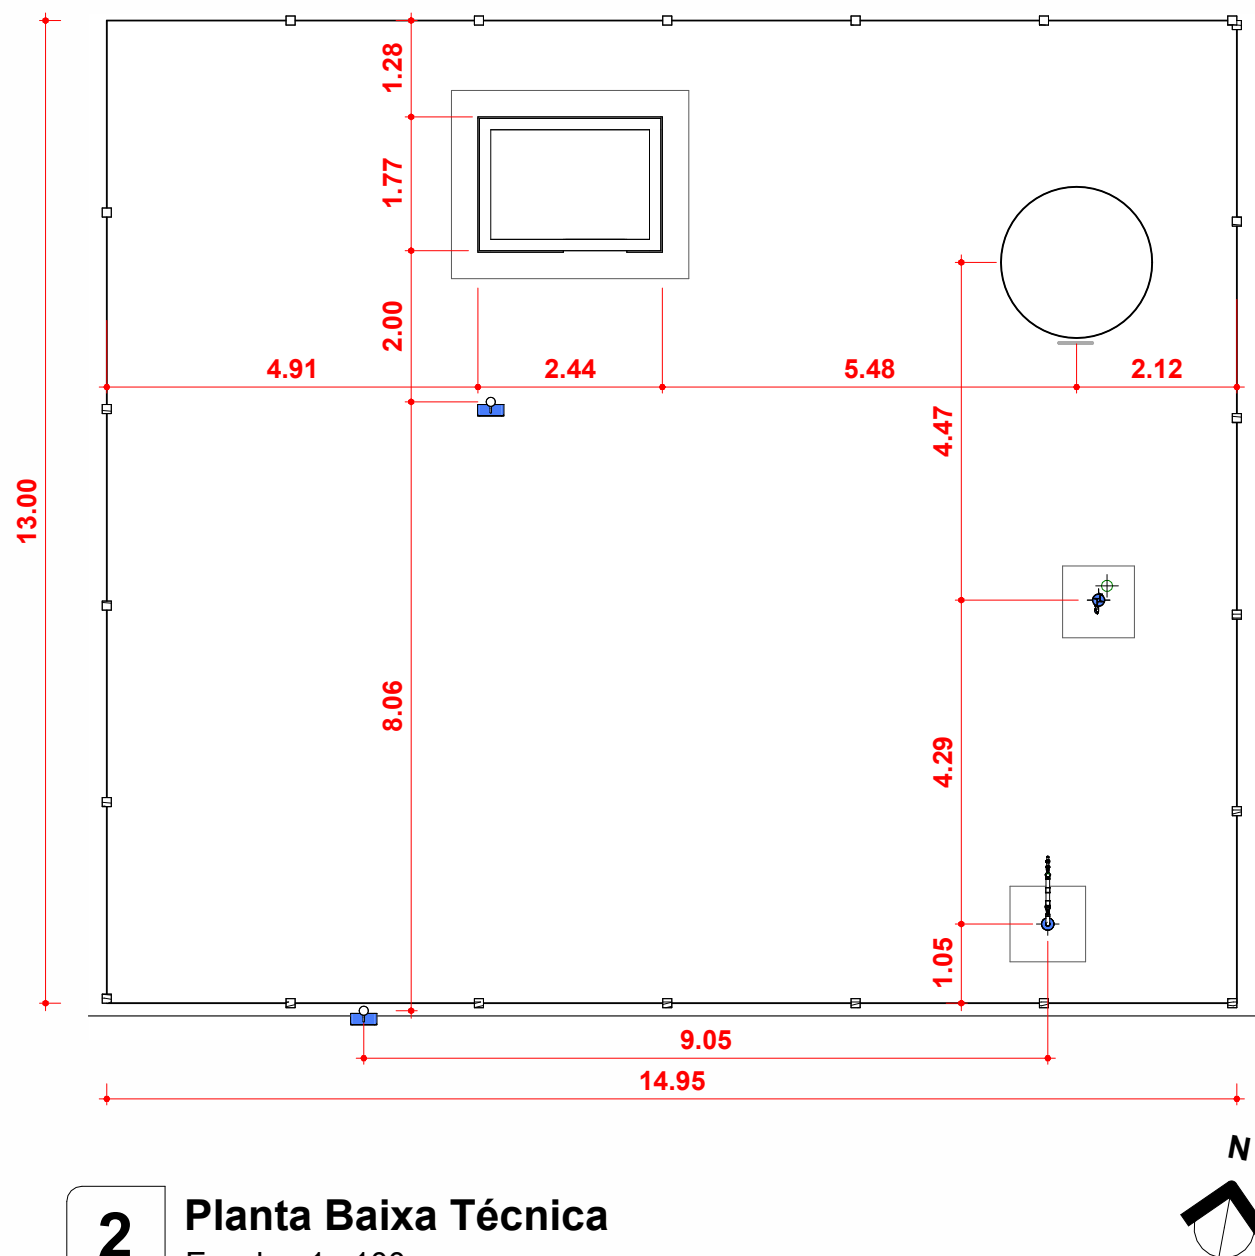

2 Planta Baixa Técnica
Escala 1 : 100



CONTRATADA:
VVRGROUP Engenharia e Gestão de Ativos Imobiliários Ltda.
CNPJ: 37.571.359/0001-29

RESPONSÁVEL TÉCNICO:
Vitor Vinicius Rodrigues de Matos
Engenheiro Civil e Arquiteto Urbanista
CREA nº 241924725-6 CAU nº A269556-1

ENDEREÇO:
Município de Chapada de Areia, Tocantins
PTP 04, REL 002

CONTRATANTE:
Hidro Forte Saneamento

PRANCHA:
DETALHAMENTO PTP 04 e REL 002

CONTEÚDO DA PRANCHA:
Levantamento plantas baixas
REL 002 e cavalete do PTP 04


Nº RRT:

Data: 11/09/2025
Escala: Indicada


Nº Prancha:
02/ 04

[ACESSAR ARQUIVOS](#)





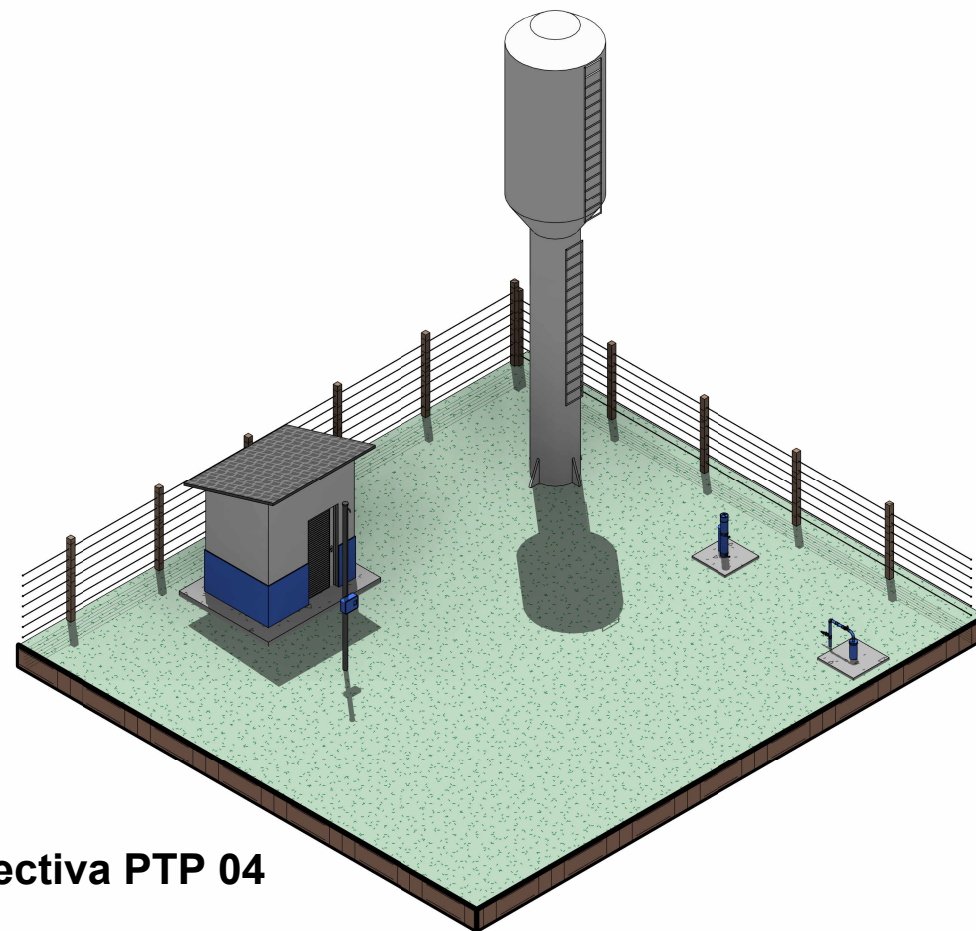


01 Perspectiva PTP 04
Escala

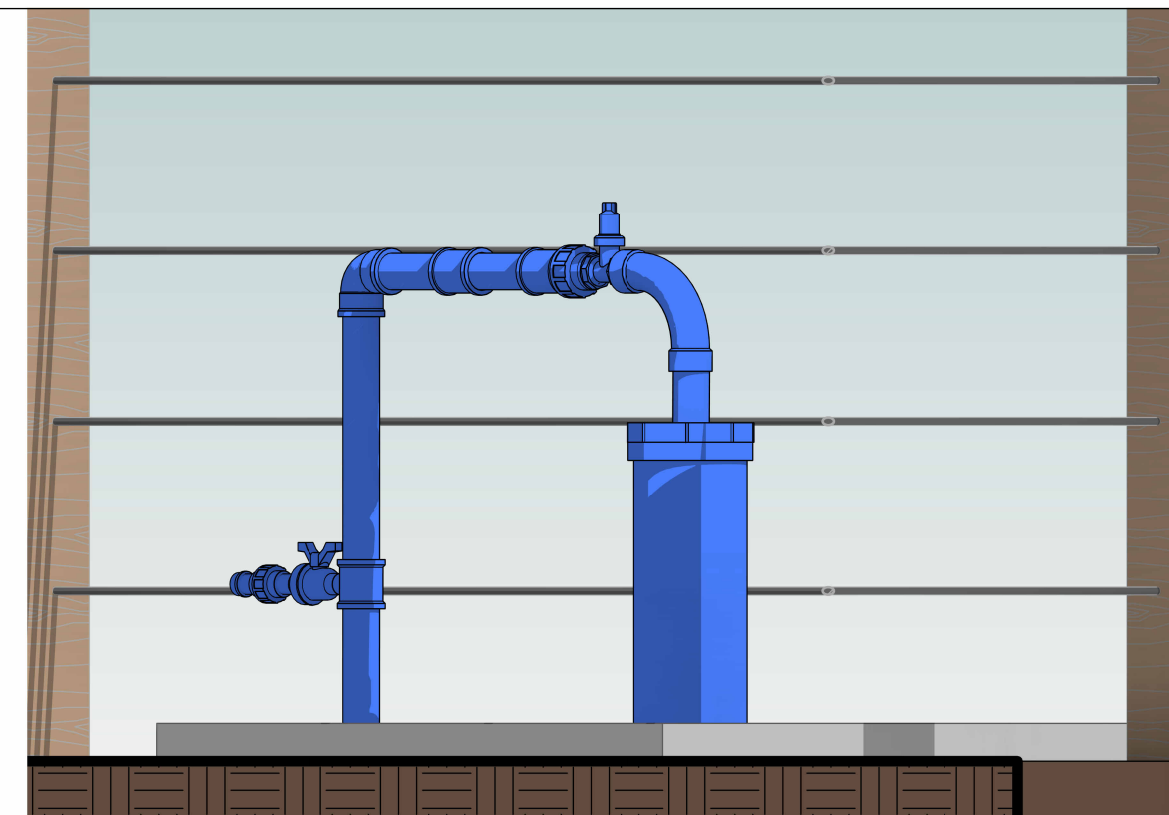

02 ELEVÇÃO, CAVALETE PTP 04
Escala 1 : 10

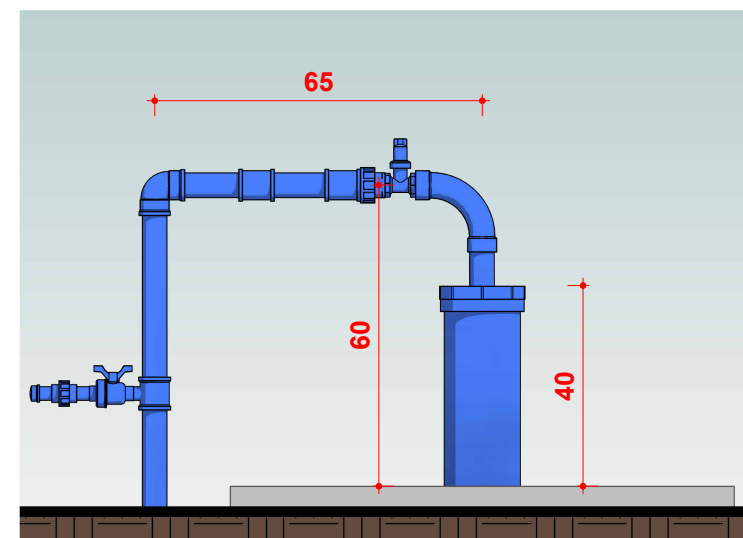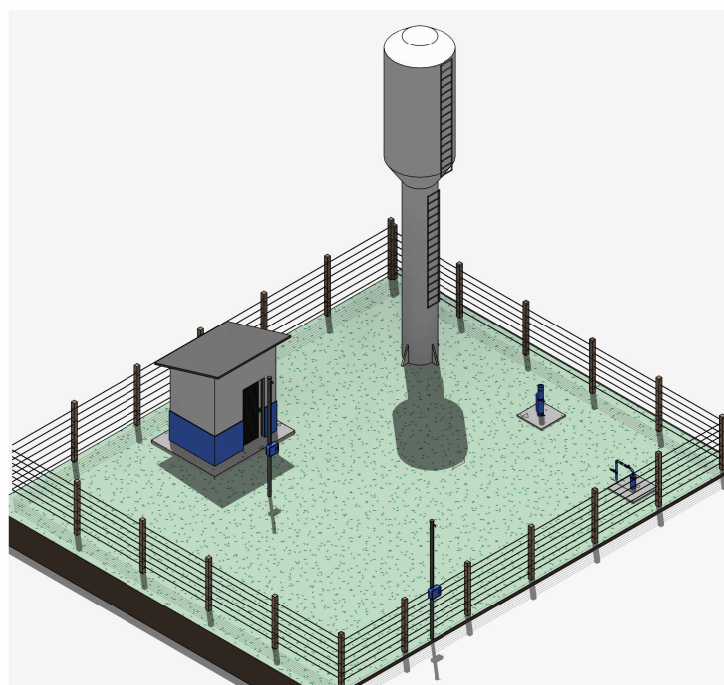

03 CAVALETE PTP 4
Escala 1 : 15

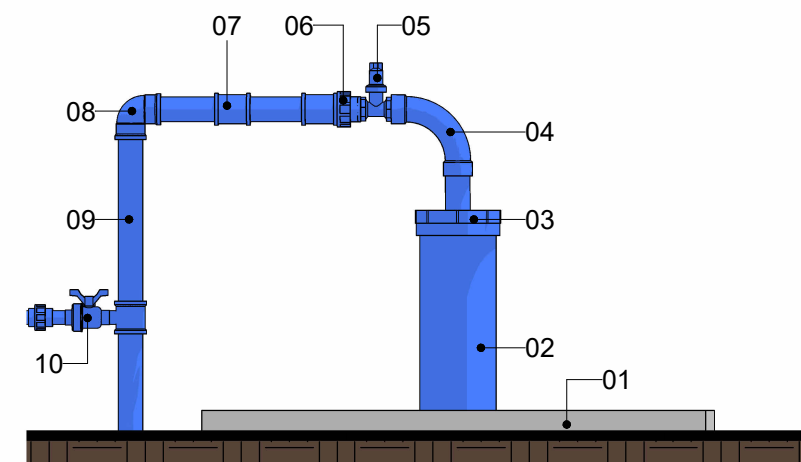

04 CAVALETE PTP 04
Escala 1 : 15

LEGENDA

1. Laje Proteção Sanitária
2. Tubo de Revestimento
3. Tampa de Vedação
4. Curva
5. Registro
6. União/Conexão rosca
7. Luva
8. Curva
9. Tubulação de saída
10. Derivação com registro



CONTRATADA:
VVRGROUP Engenharia e Gestão de Ativos
Imobiliários Ltda.
CNPJ: 37.571.359/0001-29

RESPONSÁVEL TÉCNICO:
Vitor Vinicius Rodrigues de Matos
Engenheiro Civil e Arquiteto Urbanista
CREA nº 241924725-6 CAU nº A269556-1

ENDEREÇO:
Município de Chapada de Areia, Tocantins
PTP 04, REL 002

CONTRATANTE:
Hidro Forte Saneamento

PRANCHA:
DETALHAMENTO PTP 04

CONTEÚDO DA PRANCHA:
Levantamento cavalete do PTP 04



Nº RRT:

Data: 11/09/2025
Escala: Indicada

Nº Prancha:
03/ 04

ACESSAR ARQUIVOS



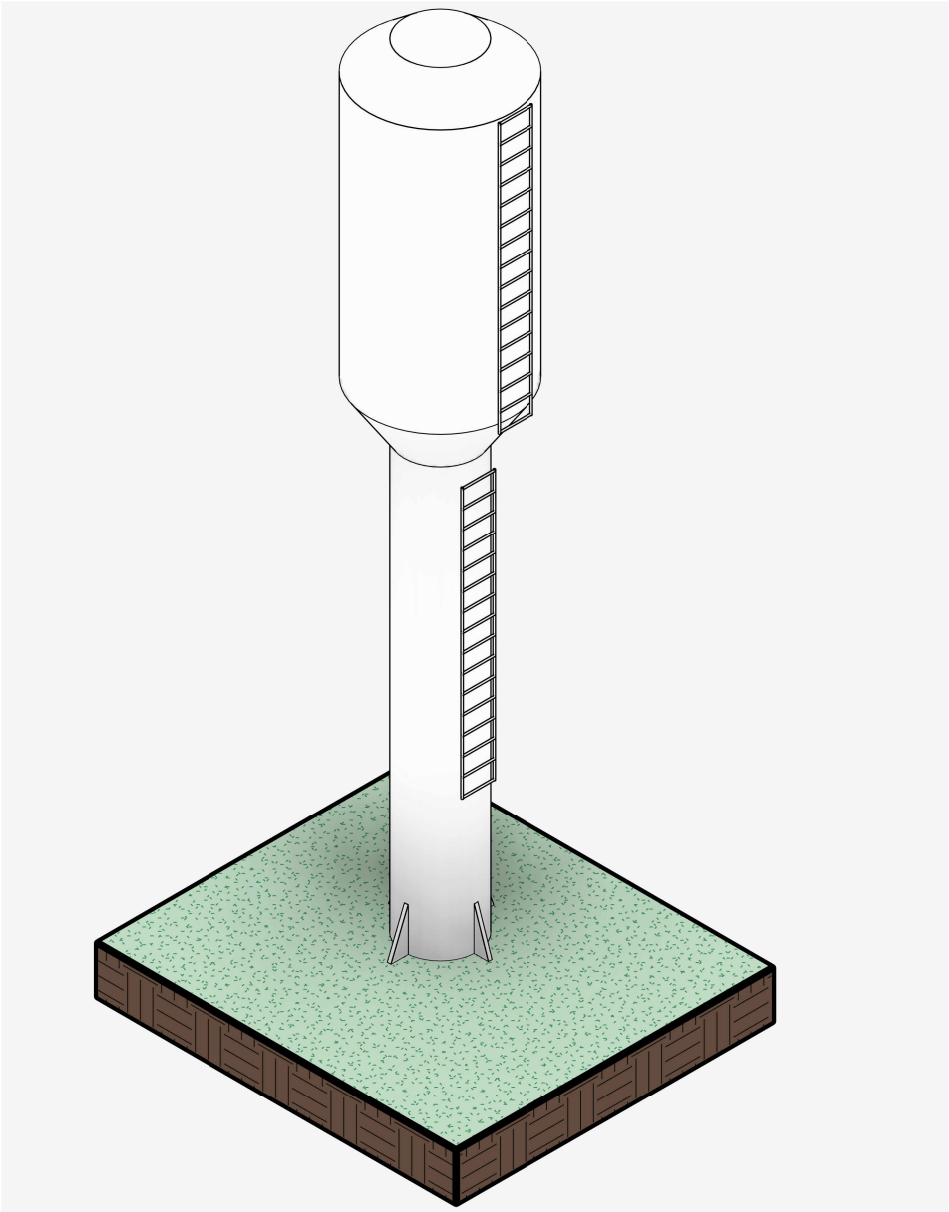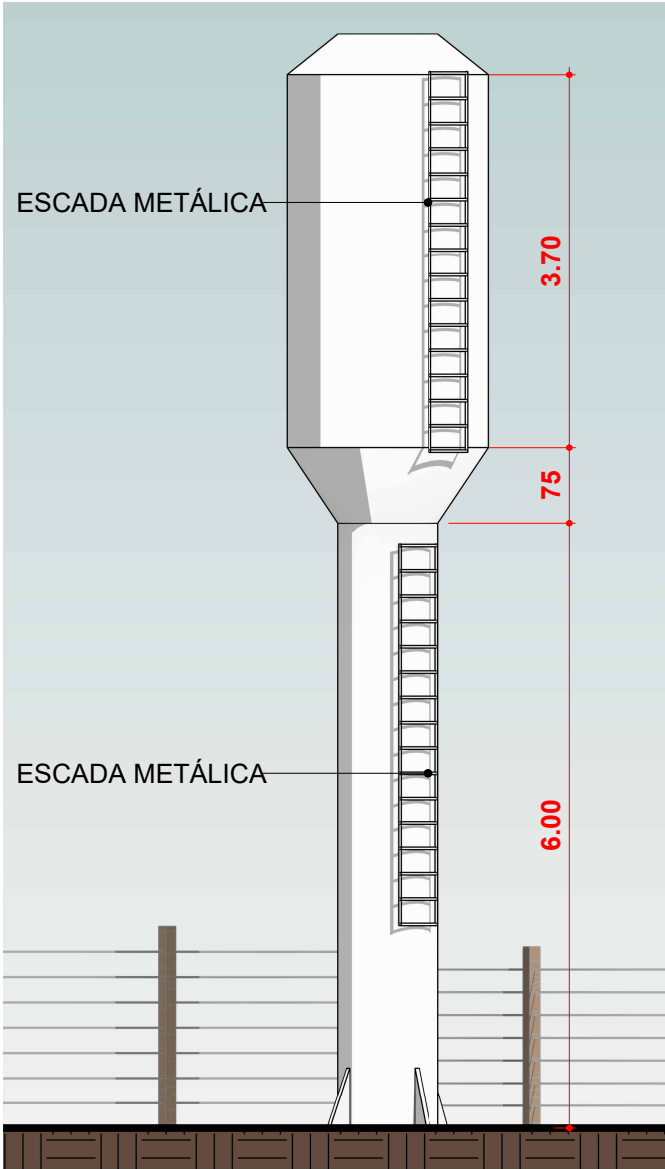

1 REL 002 - VISTA FRONTAL
Escala 1 : 75

2 REL 002 PERSPECTIVA
Escala



CONTRATADA:
VVRGROUP Engenharia e Gestão de Ativos Imobiliários Ltda.
CNPJ: 37.571.359/0001-29

RESPONSÁVEL TÉCNICO:
Vitor Vinicius Rodrigues de Matos
Engenheiro Civil e Arquiteto Urbanista
CREA nº 241924725-6 CAU nº A269556-1

ENDEREÇO:
Município de Chapada de Areia, Tocantins
PTP 04, REL 002

CONTRATANTE:
Hidro Forte Saneamento

PRANCHA:
DETALHAMENTO REL 002

CONTEÚDO DA PRANCHA:
Levantamento cavalete do REL 002


Nº RRT:

Data: 11/09/2025
Escala: Indicada

Nº Prancha:
04/ 04

[ACESSAR ARQUIVOS](#)



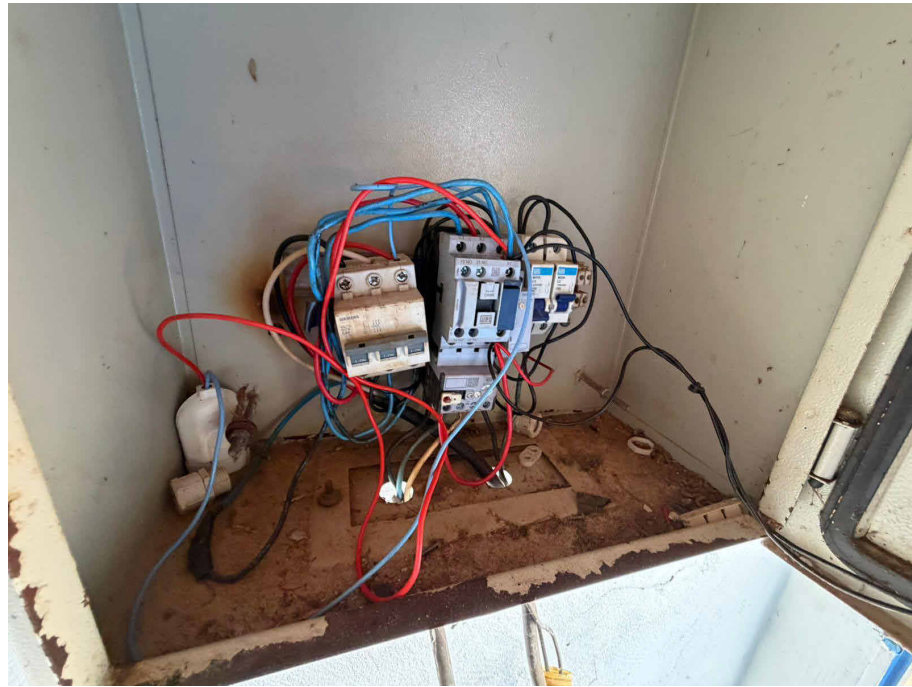

 ENGENHARIA E GESTÃO DE ATIVOS IMOBILIÁRIOS	CONTRATADA: VVRGROUP Engenharia e Gestão de Ativos Imobiliários Ltda. CNPJ: 37.571.359/0001-29	ENDEREÇO: Município de Chapada de Areia, Tocantins PTP 04, REL 002	PRANCHA: REGISTROS FOTOGRÁFICOS	ACESSAR ARQUIVOS 
	RESPONSÁVEL TÉCNICO: Vitor Vinicius Rodrigues de Matos Engenheiro Civil e Arquiteto Urbanista CREA nº 241924725-6 CAU nº A269556-1	CONTRATANTE: Hidro Forte Saneamento	CONTEÚDO DA PRANCHA: Registros Fotográficos do PTP 04 e REL 002 Nº RRT:	

Data: 11/09/2025
Escala: Indicada

Nº Prancha:
05/ 04