


A - SÍTIO NOVO DO TOCANTINS

LOCALIZAÇÃO DOS ATIVOS

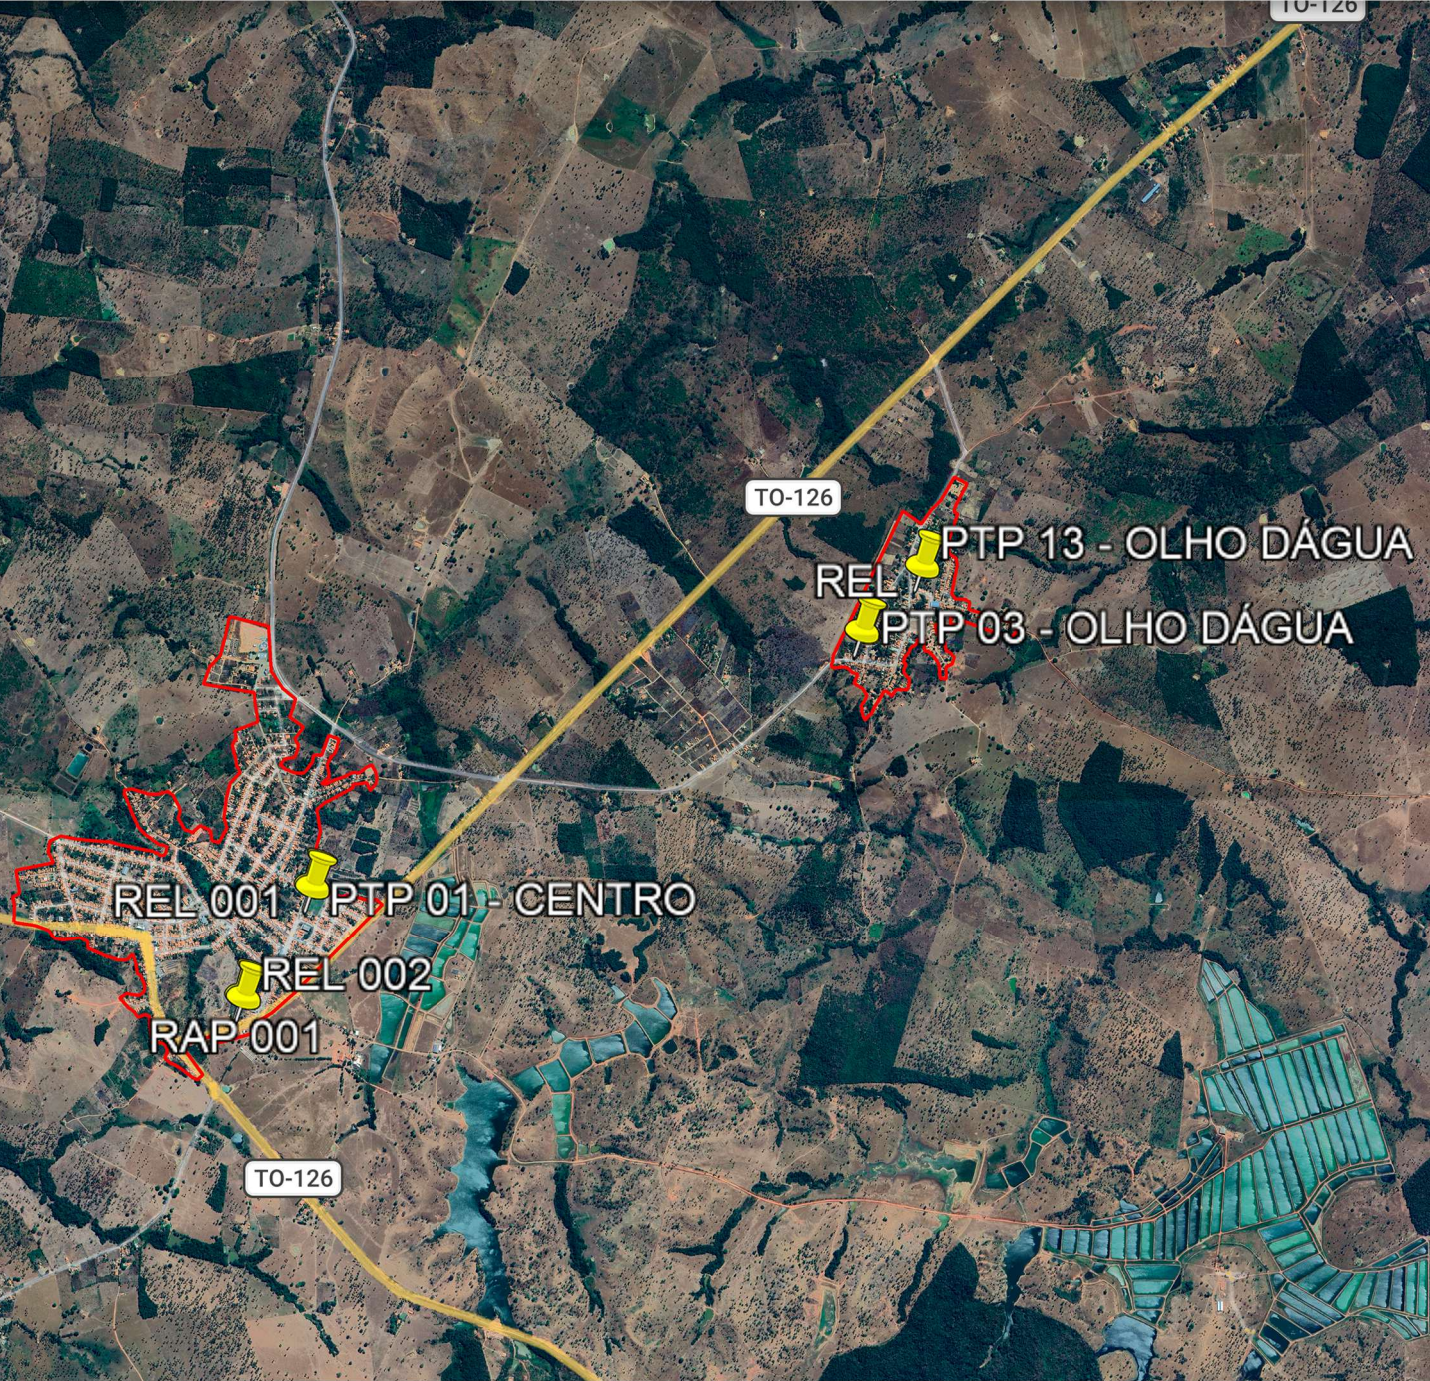

LEGENDA

- LOCALIZAÇÃO DO ATIVO
- PTP: POÇO TUBULAR PROFUNDO
- RAP: RESERVATÓRIO APOIADO
- UTS: UNIDADE DE TRATAMENTO SIMPLIFICADO
- PERÍMETRO URBANO
- REL: RESERVATÓRIO ELEVADO
- ETA: ESTAÇÃO DE TRATAMENTO DE ÁGUA
- RSE: RESERVATÓRIO SEMI-ENTERRADO

B - MICROLOCALIZAÇÃO

RAP 001, REL 002 - COORDENADAS: -5.6072409559211005, -47.63581780307732



C - VISTORIA NO LOCAL

RAP 001, REL 002 - COORDENADAS: -5.6072409559211005, -47.63581780307732



VVR GROUP
ENGENHARIA E GESTÃO
DE ATIVOS IMOBILIÁRIOS

CONTRATADA:
VVRGROUP Engenharia e Gestão de Ativos
Imobiliários Ltda.
CNPJ: 37.571.359/0001-29

RESPONSÁVEL TÉCNICO:
Vitor Vinicius Rodrigues de Matos
Engenheiro Civil e Arquiteto Urbanista
CREA nº 241924725-6 CAU nº A269556-1

ENDEREÇO:
Município Sítio Novo do Tocantins, Tocantins
RAP 01, REL 02

CONTRATANTE:
Hidro Forte Saneamento

PRANCHA:
LOCALIZAÇÃO RAP 01, REL 02


CONTEÚDO DA PRANCHA:
Localização RAP 01, REL 02

Nº RRT:

Data: 16/09/2026
Escala: Indicada

Nº Prancha:
01/ 04


ACESSAR ARQUIVOS

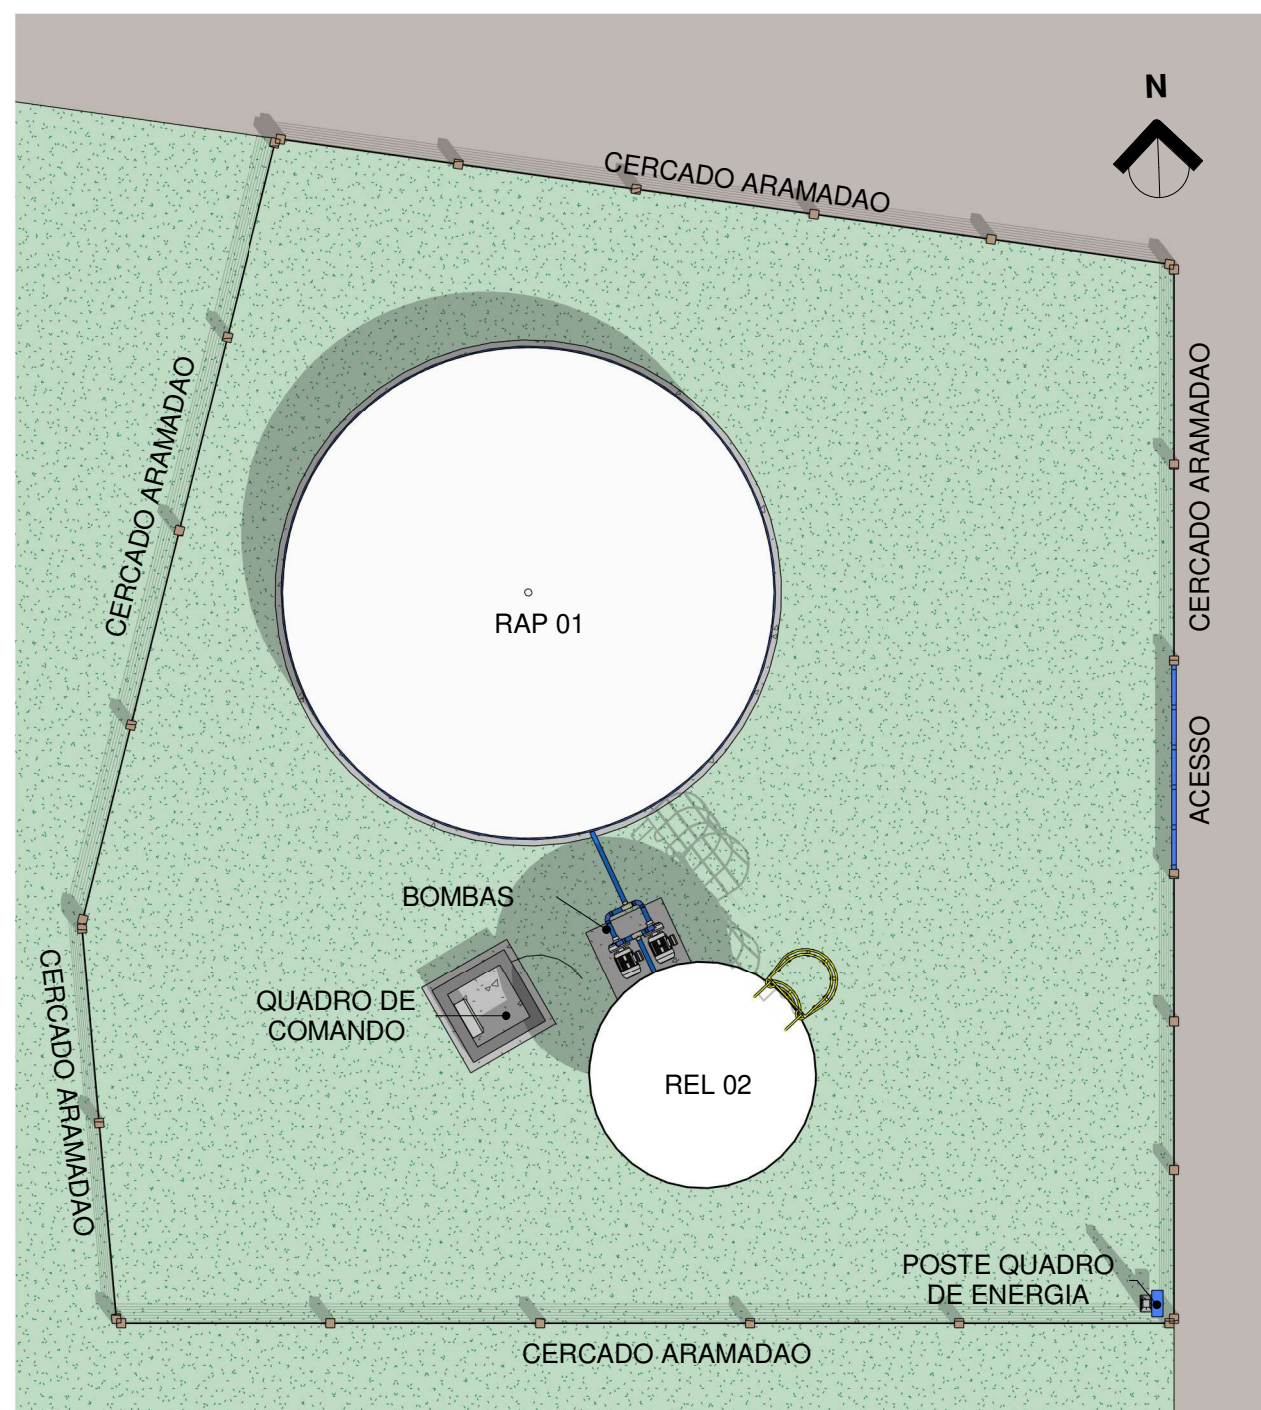

1

Planta Baixa Layout RAP 01, REL 02

Escala 1 : 100

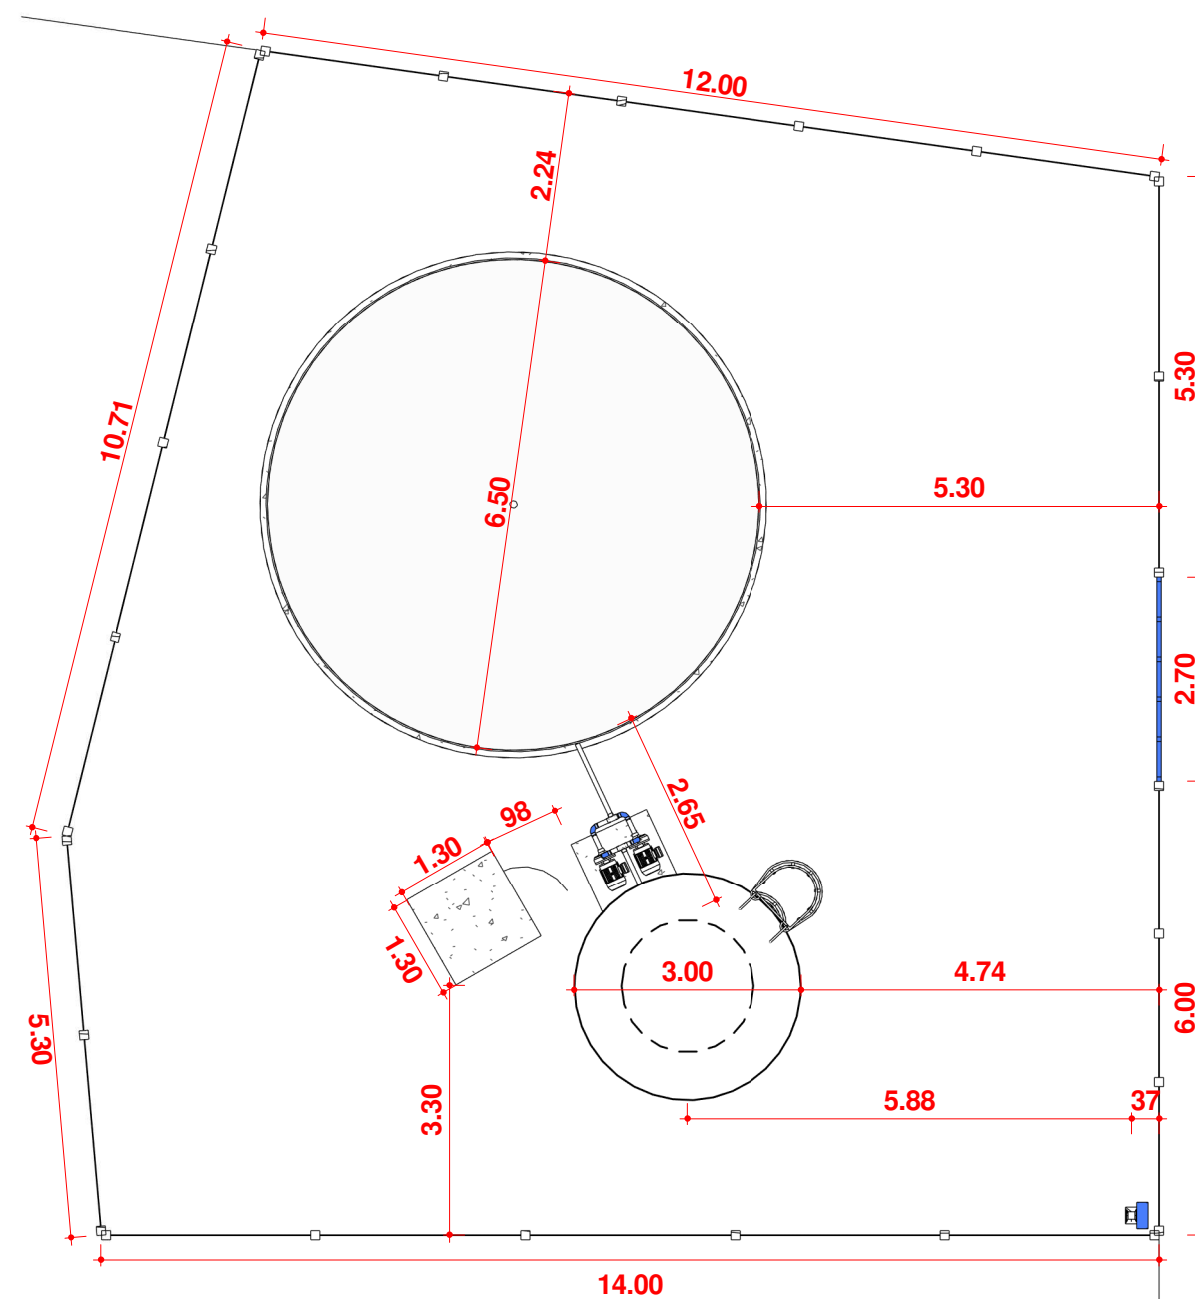

2

Planta Baixa Técnica

Escala 1 : 100



CONTRATADA:

VVRGROUP Engenharia e Gestão de Ativos
Imobiliários Ltda.
CNPJ: 37.571.359/0001-29

RESPONSÁVEL TÉCNICO:

Vitor Vinicius Rodrigues de Matos
Engenheiro Civil e Arquiteto Urbanista
CREA nº 241924725-6 CAU nº A269556-1

ENDEREÇO:

Município Sitio Novo do Tocantins, Tocantins
RAP 01, REL 02

CONTRATANTE:

Hidro Forte Saneamento

PRANCHA:

DETALHAMENTO RAP 01, REL 02

CONTEÚDO DA PRANCHA:

Levantamento RAP 01, REL 02

Nº RRT:

Data: 16/09/2026


Escala: Indicada

Nº Prancha:


02/ 04

ACESSAR ARQUIVOS



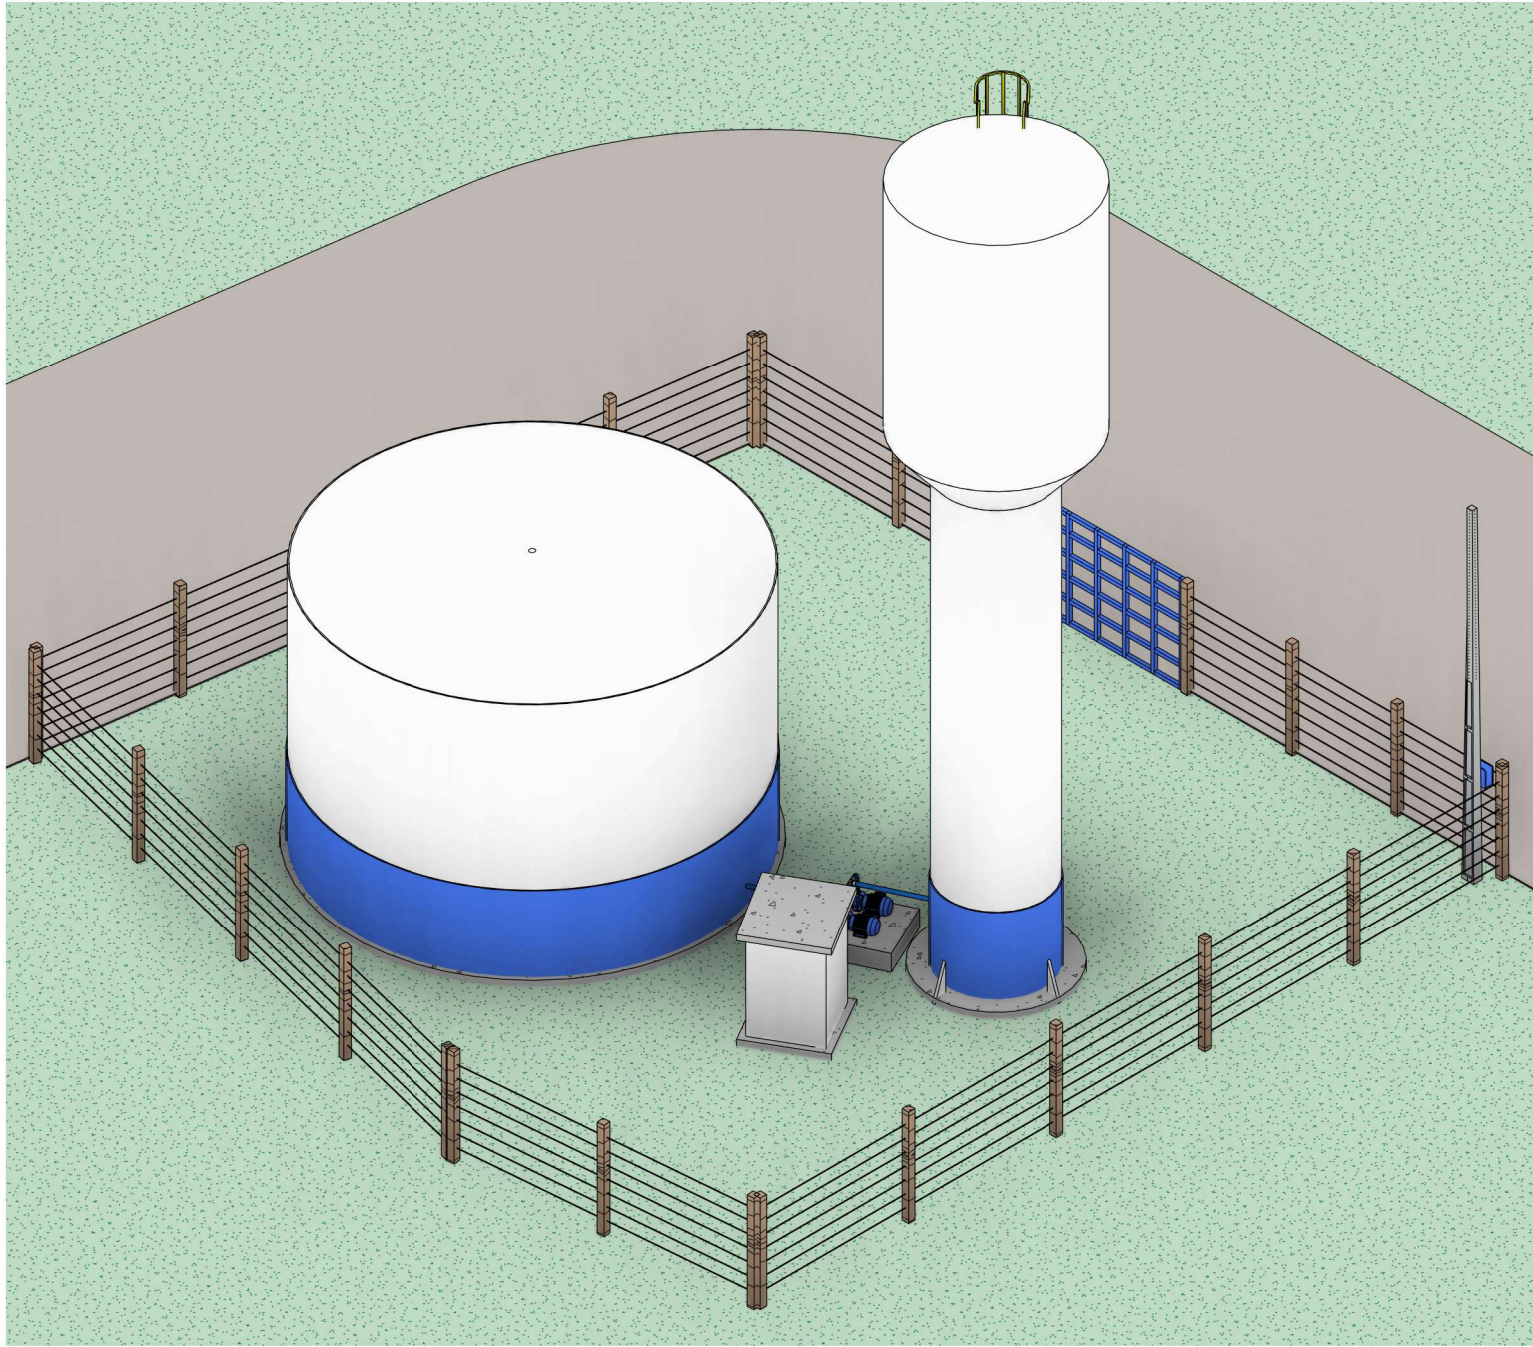

01 PERSPECTIVA RAP 01, REL 02
Escala

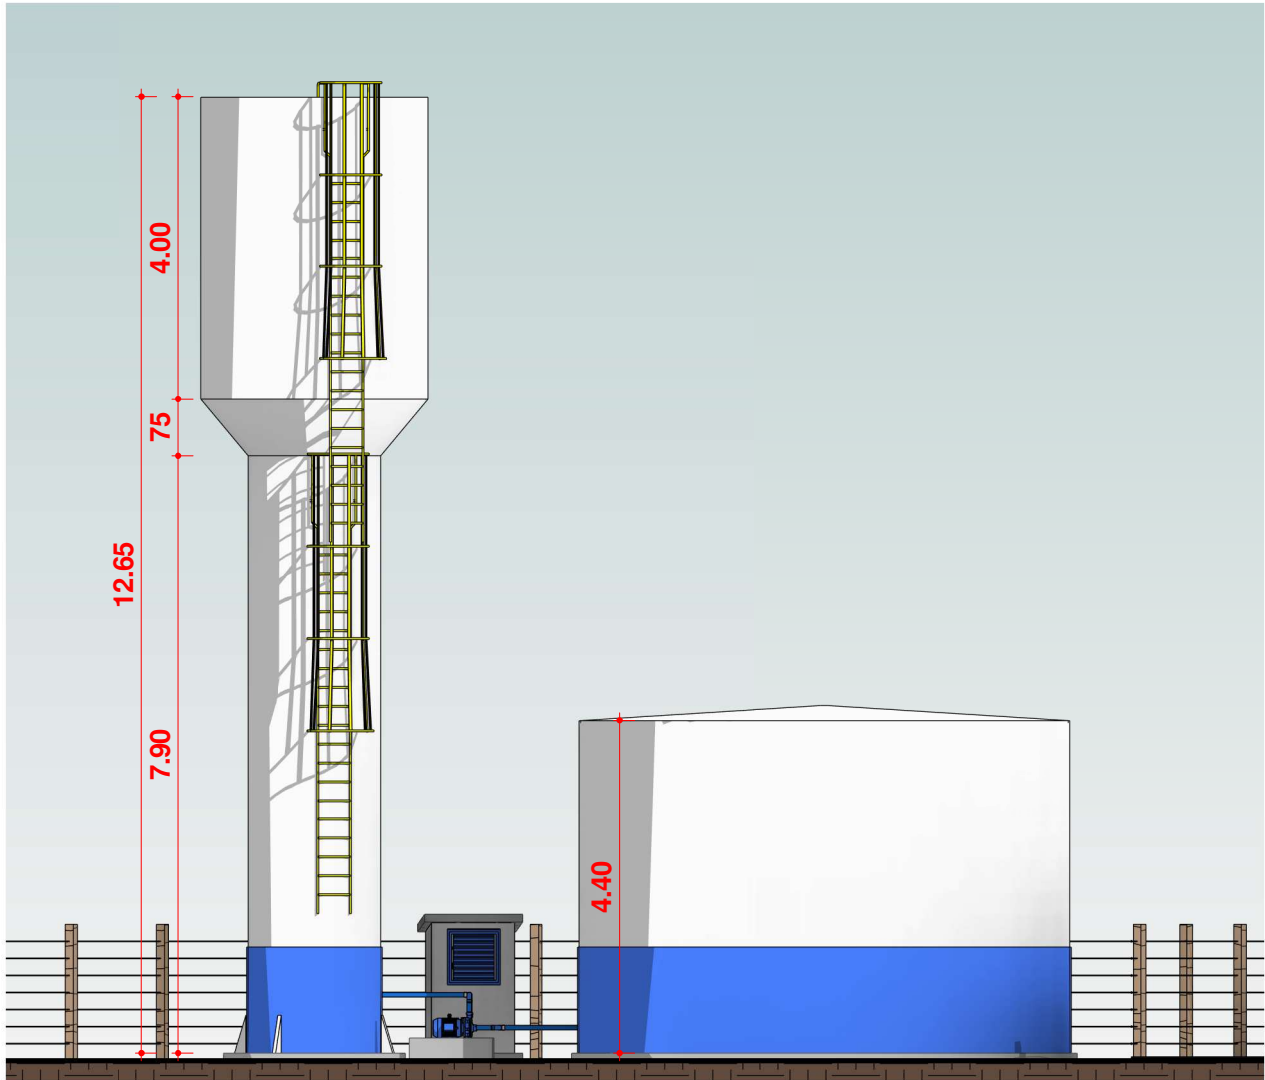

2 ELEVAÇÃO RAP 01, REL 02
Escala 1 : 100



CONTRATADA:
VVRGROUP Engenharia e Gestão de Ativos
Imobiliários Ltda.
CNPJ: 37.571.359/0001-29

RESPONSÁVEL TÉCNICO:
Vitor Vinicius Rodrigues de Matos
Engenheiro Civil e Arquiteto Urbanista
CREA nº 241924725-6 CAU nº A269556-1

ENDEREÇO:
Município Sitio Novo do Tocantins, Tocantins
RAP 01, REL 02

CONTRATANTE:
Hidro Forte Saneamento

PRANCHA:
DETALHAMENTO RAP 01, REL 02

CONTEÚDO DA PRANCHA:
Levantamento RAP 01, REL 02



Nº RRT:

Data: 16/09/2026
Escala: Indicada

Nº Prancha:
03/ 04

[ACESSAR ARQUIVOS](#)



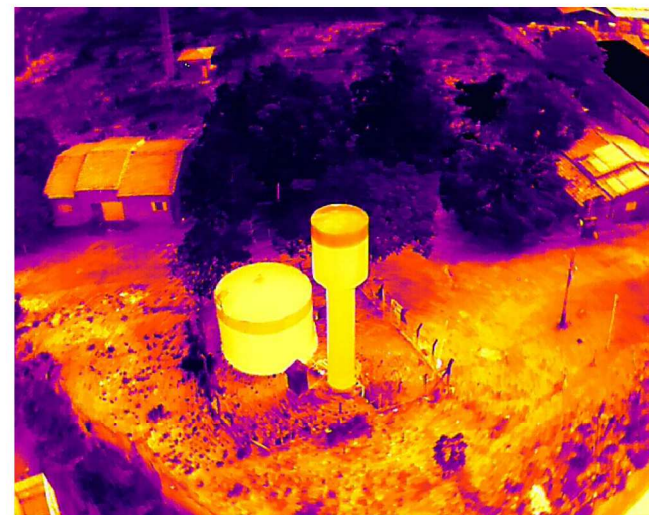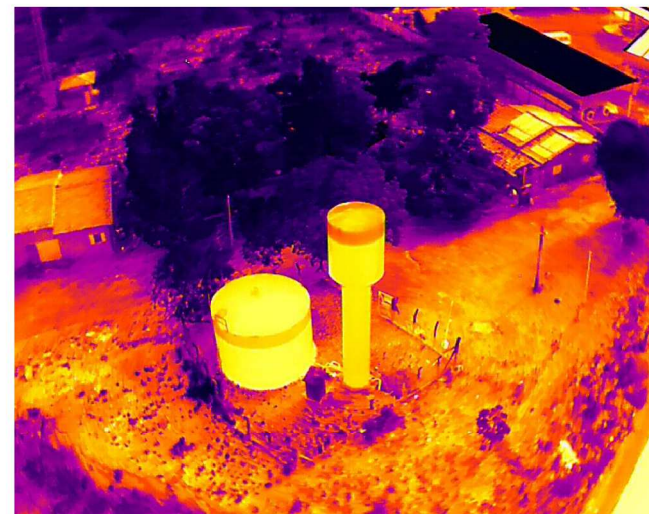

CONTRATADA:
VVRGROUP Engenharia e Gestão de Ativos Imobiliários Ltda.
CNPJ: 37.571.359/0001-29

RESPONSÁVEL TÉCNICO:
Vitor Vinicius Rodrigues de Matos
Engenheiro Civil e Arquiteto Urbanista
CREA nº 241924725-6 CAU nº A269556-1

ENDEREÇO:
Município Sitio Novo do Tocantins, Tocantins
RAP 01, REL 02

CONTRATANTE:
Hidro Forte Saneamento

PRANCHA:
LEVANTAMENTO FOTOGRÁFICO RAP 01, REL 02

CONTEÚDO DA PRANCHA:
Imagens RAP 01, REL 02

Nº RRT:

Data: 16/09/2026
Escala: Indicada

Nº Prancha:
04/ 04

[ACESSAR ARQUIVOS](#)

