

A - CHAPADA DE AREIA

LOCALIZAÇÃO DOS ATIVOS



LEGENDA

LOCALIZAÇÃO DO ATIVO

PTP: POÇO TUBULAR PROFUNFO

RAP: RESERVATÓRIO APOIADO

UTS: UNIDADE DE TRATAMENTO SIMPLIFICADO

PERÍMETRO URBANO

REL: RESERVATÓRIO ELEVADO

ETA: ESTAÇÃO DE TRATAMENTO DE ÁGUA

RSE: RESERVATÓRIO SEMI-ENTERRADO



CONTRATADA:

VVRGROUP Engenharia e Gestão de Ativos
Imobiliários Ltda.
CNPJ: 37.571.359/0001-29

RESPONSÁVEL TÉCNICO:

Vitor Vinicius Rodrigues de Matos
Engenheiro Civil e Arquiteto Urbanista
CREA nº 241924725-6 CAU nº A269556-1

ENDEREÇO:

Município de Chapada de Areia, Tocantins
PTP 05

CONTRATANTE:

Hidro Forte Saneamento

B - MICROLOCALIZAÇÃO

PTP 05 - COORDENADAS: -10.143118128129377, -49.183282694997146



C - VISTORIA NO LOCAL

PTP 05 - COORDENADAS: -10.143118128129377, -49.183282694997146



PRANCHA:

LOCALIZAÇÃO PTP 05

CONTEÚDO DA PRANCHA:

Localização do PTP 05

Nº RRT:

Data: 11/09/2025


Escala: Indicada

Nº Prancha:


01/ 04

ACESSAR ARQUIVOS



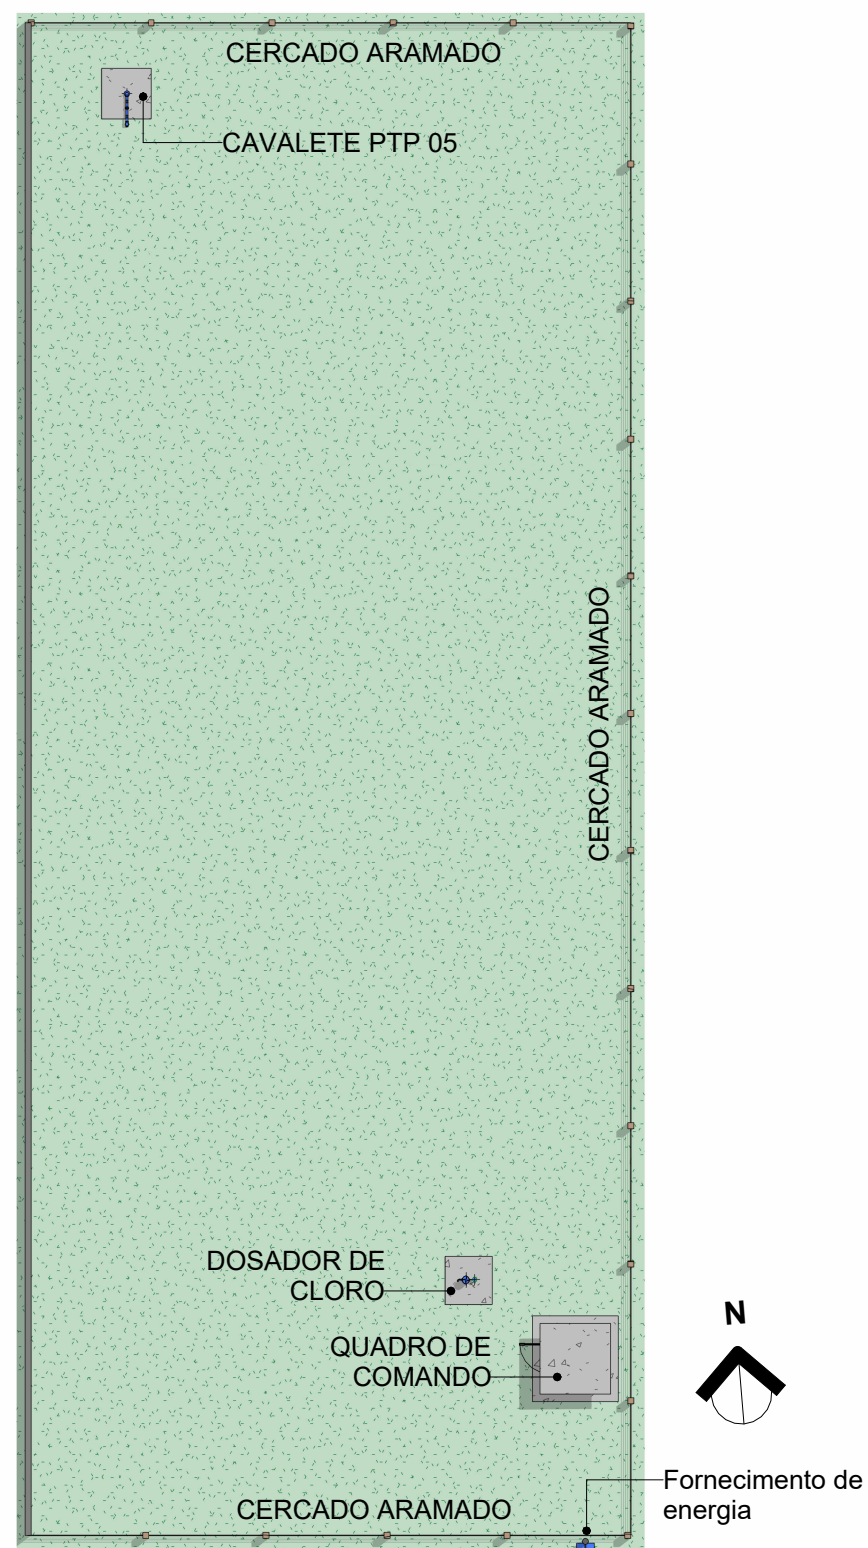

1 Planta Baixa Layout
Escala 1 : 150

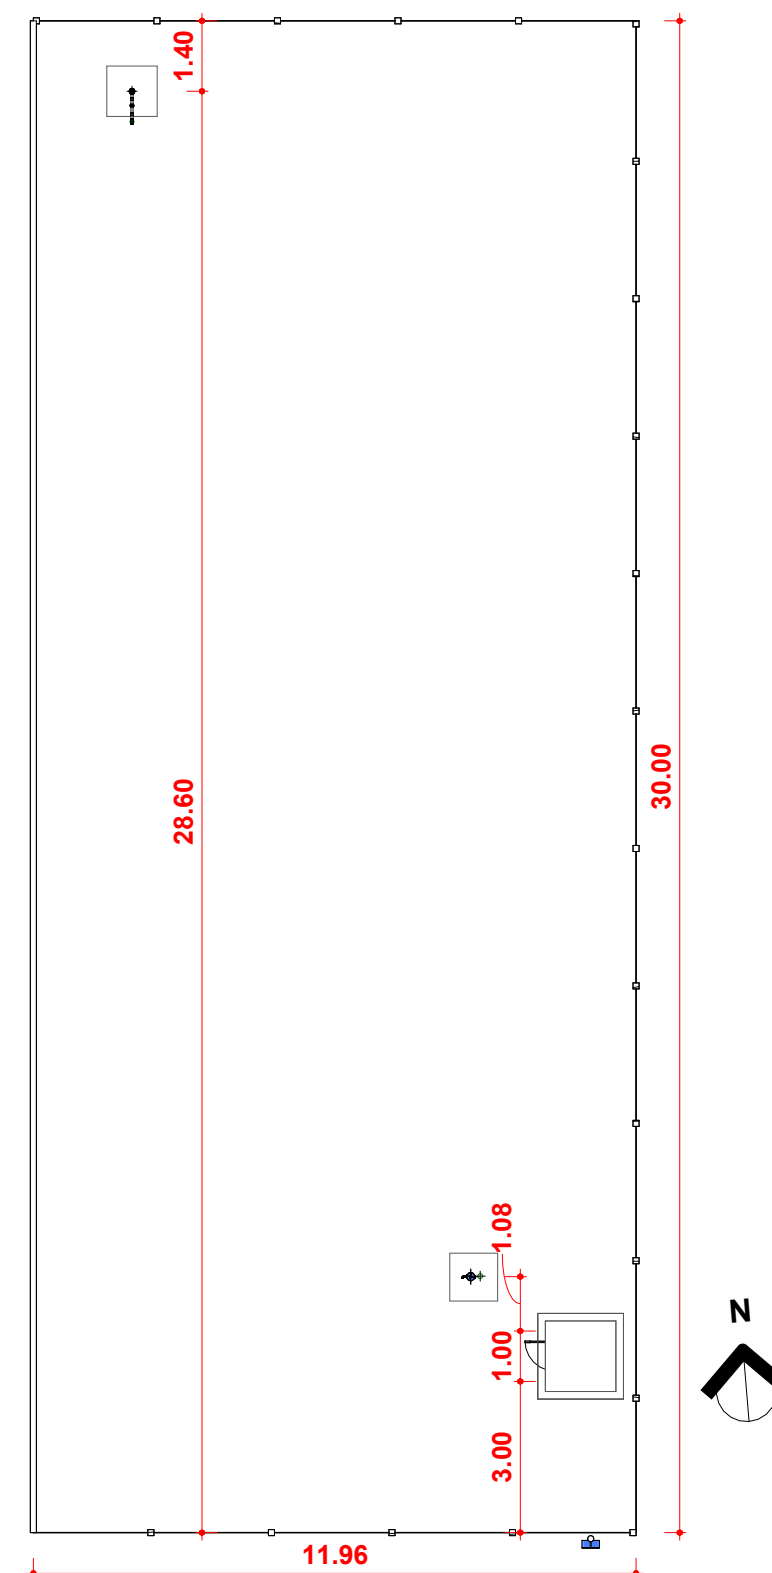

2 Planta Baixa Técnica
Escala 1 : 150



CONTRATADA:
VVRGROUP Engenharia e Gestão de Ativos Imobiliários Ltda.
CNPJ: 37.571.359/0001-29

RESPONSÁVEL TÉCNICO:
Vitor Vinicius Rodrigues de Matos
Engenheiro Civil e Arquiteto Urbanista
CREA nº 241924725-6 CAU nº A269556-1

ENDEREÇO:
Município de Chapada de Areia, Tocantins
PTP 05

CONTRATANTE:
Hidro Forte Saneamento

PRANCHA:
DETALHAMENTO PTP 05

CONTEÚDO DA PRANCHA:
Levantamento plantas baixas
cavelete do PTP 05


Nº RRT:

Data: 11/09/2025
Escala: Indicada



Nº Prancha:
02/ 04

[ACESSAR ARQUIVOS](#)




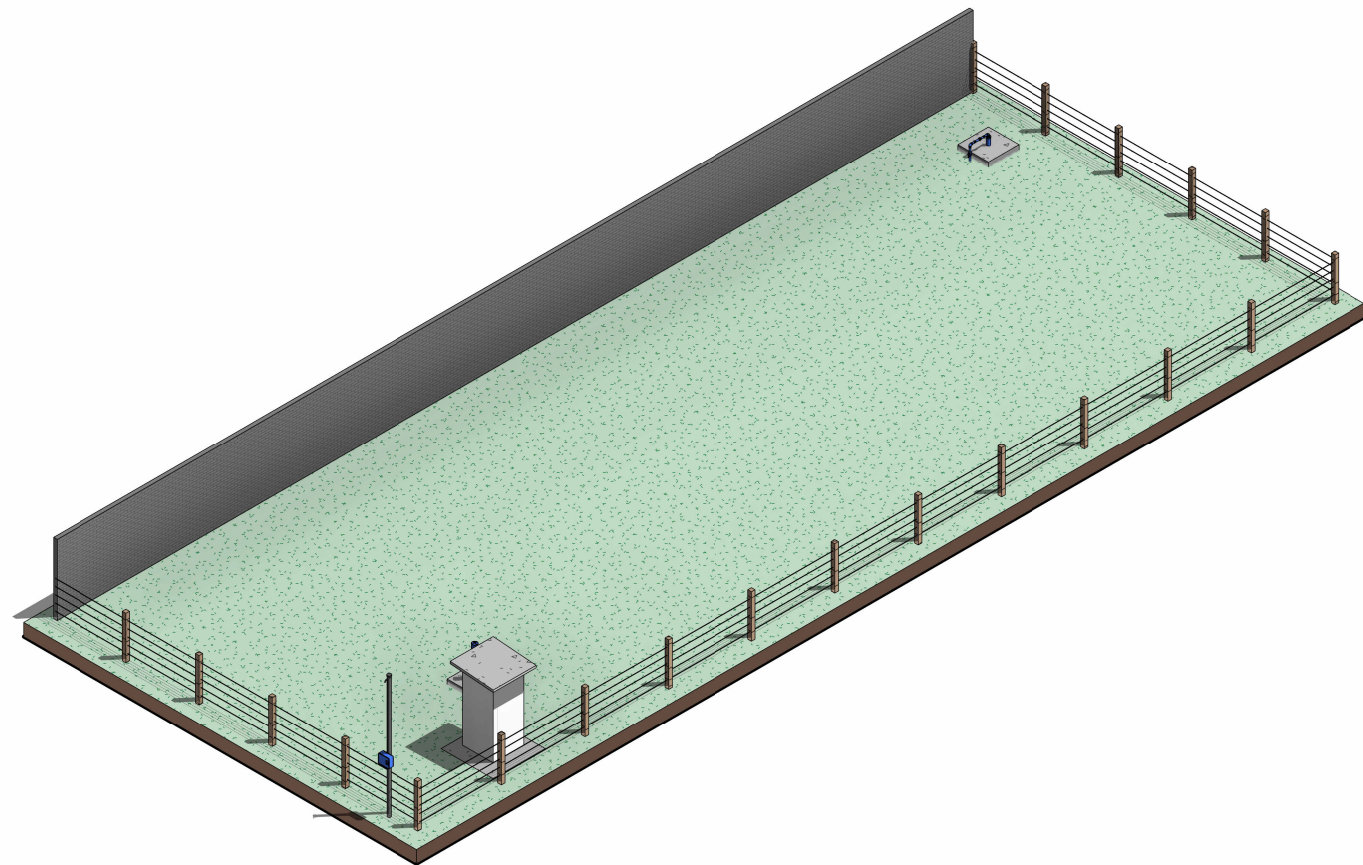


01 Perspectiva PTP 05
Escala

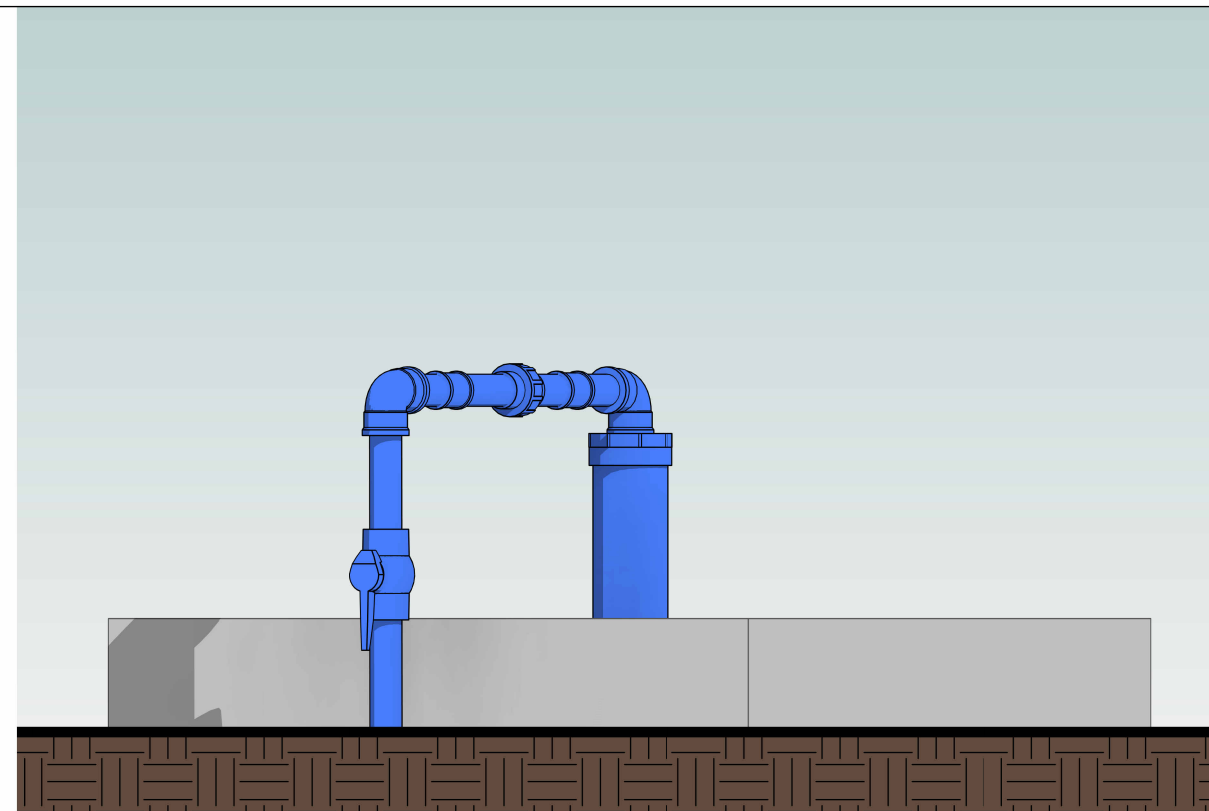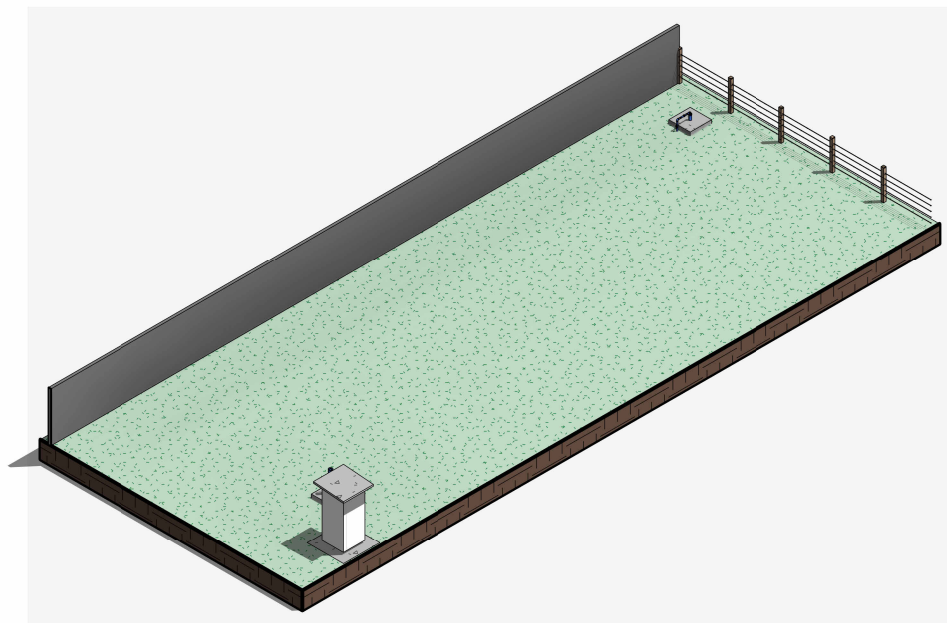

02 ELEVÇÃO, CAVALETE PTP 05
Escala 1 : 10

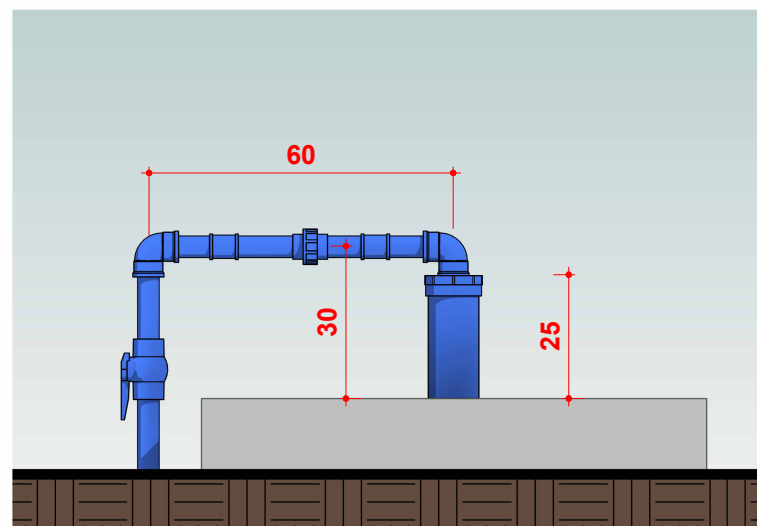

03 CAVALETE PTP 5
Escala 1 : 15

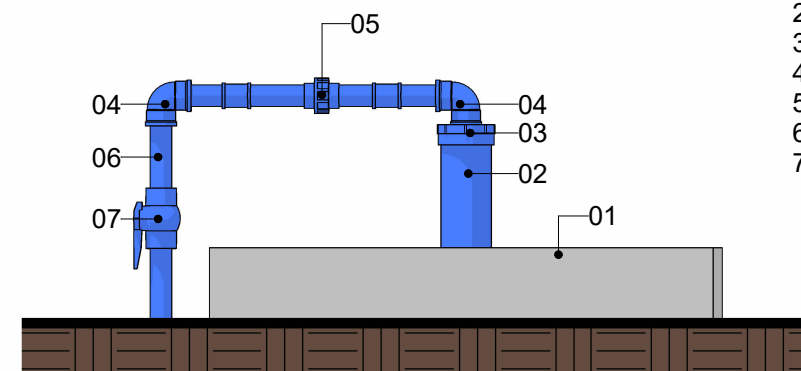

04 CAVALETE PTP 05
Escala 1 : 15

LEGENDA

1. Laje Proteção Sanitária
2. Tubo de Revestimento
3. Tampa de Vedação
4. Joelho 90°
5. Conexão/luva
6. Tubo de descida Ø 32mm
7. Registro



CONTRATADA:
VVRGROUP Engenharia e Gestão de Ativos Imobiliários Ltda.
CNPJ: 37.571.359/0001-29

RESPONSÁVEL TÉCNICO:
Vitor Vinicius Rodrigues de Matos
Engenheiro Civil e Arquiteto Urbanista
CREA nº 241924725-6 CAU nº A269556-1

ENDEREÇO:
Município de Chapada de Areia, Tocantins
PTP 05

CONTRATANTE:
Hidro Forte Saneamento

PRANCHA:
DETALHAMENTO PTP 05

CONTEÚDO DA PRANCHA:
Levantamento cavalete do PTP 05

Nº RRT:

Data: 11/09/2025
Escala: Indicada

Nº Prancha:
03/ 04

ACESSAR ARQUIVOS







VVR GROUP

ENGENHARIA E GESTÃO
DE ATIVOS IMOBILIÁRIOS

CONTRATADA:
VVRGROUP Engenharia e Gestão de Ativos
Imobiliários Ltda.
CNPJ: 37.571.359/0001-29

RESPONSÁVEL TÉCNICO:
Vitor Vinicius Rodrigues de Matos
Engenheiro Civil e Arquiteto Urbanista
CREA nº 241924725-6 CAU nº A269556-1

ENDEREÇO:
Município de Chapada de Areia, Tocantins
PTP 05

CONTRATANTE:
Hidro Forte Saneamento

PRANCHA:
REGISTROS FOTOGRÁFICOS

CONTEÚDO DA PRANCHA:
Registros Fotográficos do PTP 05

Nº RRT:

Data: 11/09/2025
Escala: Indicada

Nº Prancha:
04/ 04

[ACESSAR ARQUIVOS](#)

