


A - CHAPADA DA NATIVIDADE

LOCALIZAÇÃO DOS ATIVOS

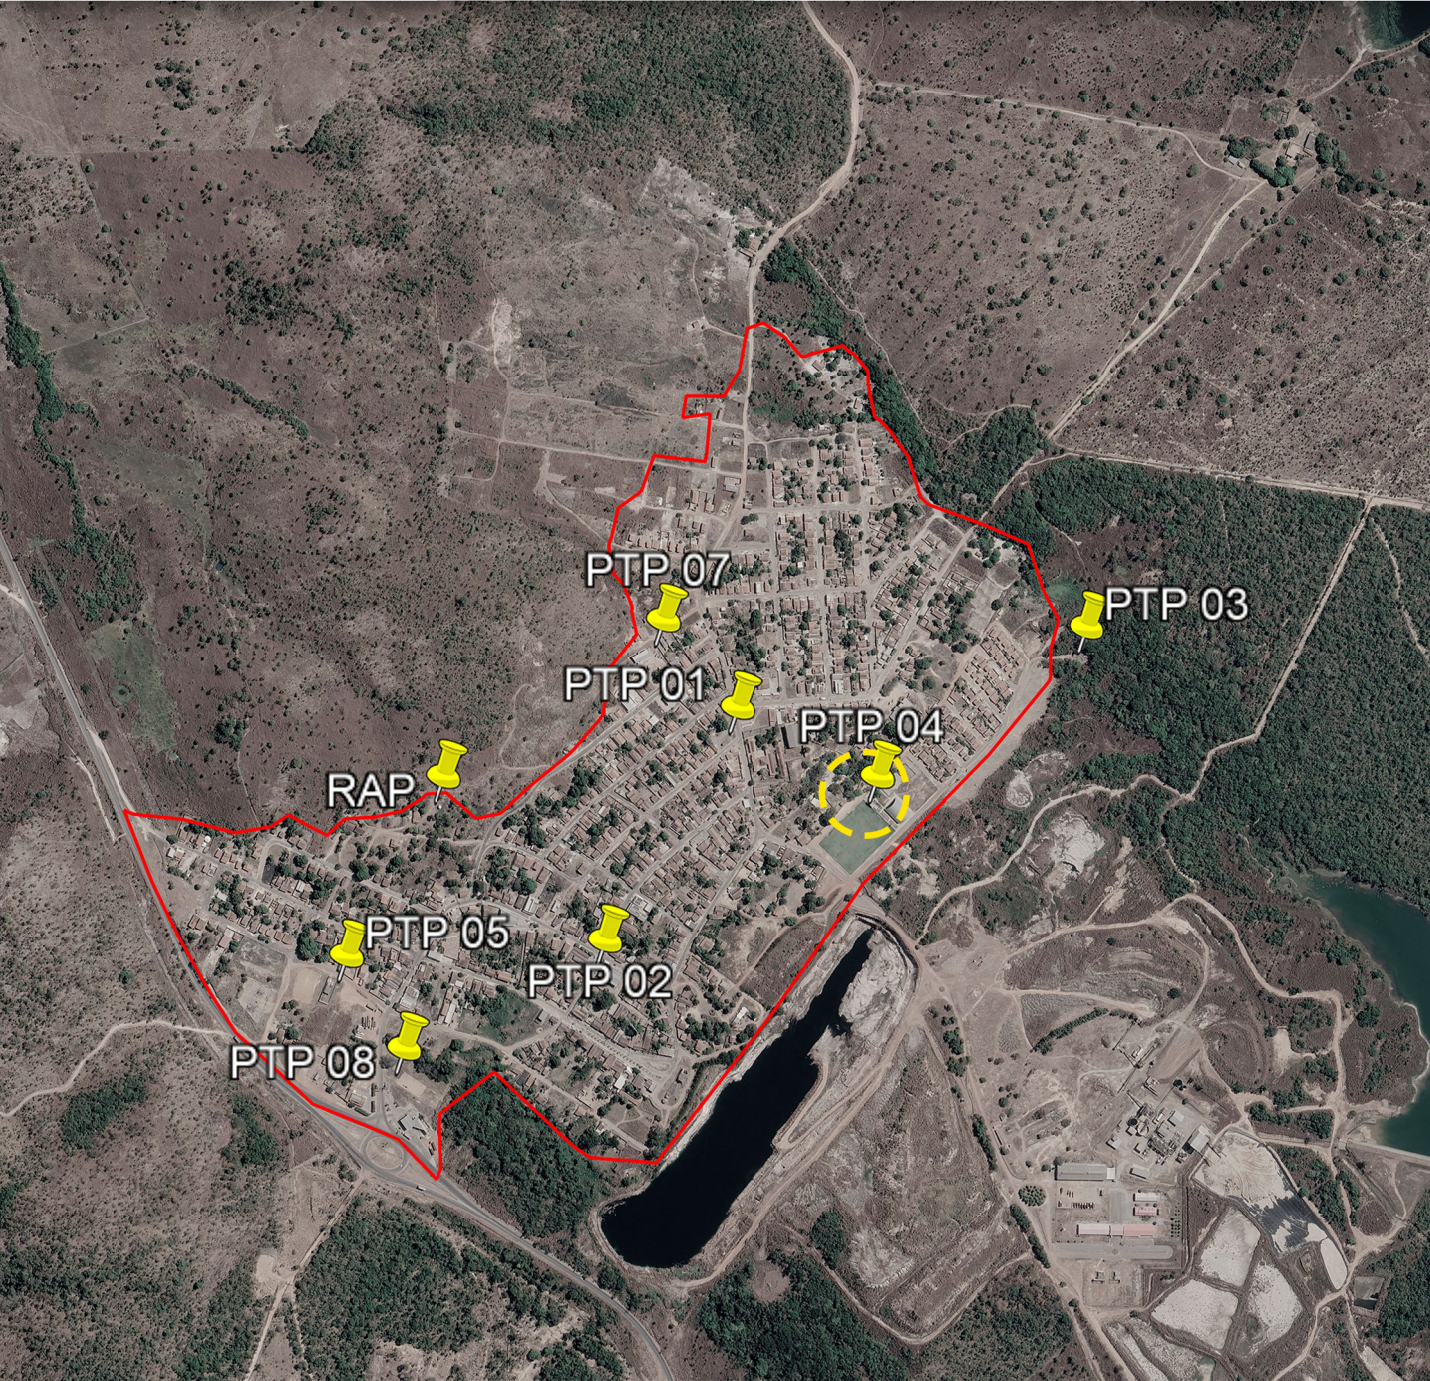

LEGENDA

-  LOCALIZAÇÃO DO ATIVO
-  PERÍMETRO URBANO
- PTP:** POÇO TUBULAR PROFUNFO
- RAP:** RESERVATÓRIO APOIADO
- UTS:** UNIDADE DE TRATAMENTO SIMPLIFICADO
- REL:** RESERVATÓRIO ELEVADO
- ETA:** ESTAÇÃO DE TRATAMENTO DE ÁGUA
- RSE:** RESERVATÓRIO SEMI-ENTERRADO



VVR GROUP

ENGENHARIA E GESTÃO
DE ATIVOS IMOBILIÁRIOS

CONTRATADA:
VVRGROUP Engenharia e Gestão de Ativos
Imobiliários Ltda.
CNPJ: 37.571.359/0001-29

RESPONSÁVEL TÉCNICO:
Vitor Vinicius Rodrigues de Matos
Engenheiro Civil e Arquiteto Urbanista
CREA nº 241924725-6 CAU nº A269556-1

ENDEREÇO:
Município de Chapada da Natividade, Tocantins
PTP 04

CONTRATANTE:
Hidro Forte Saneamento

B - MICROLOCALIZAÇÃO

PTP 04 - COORDENADAS: -11.613839737662593, -47.747857131536804



C - VISTORIA NO LOCAL

PTP 04 - COORDENADAS: -11.613839737662593, -47.747857131536804



PRANCHA:
LOCALIZAÇÃO PTP 04

CONTEÚDO DA PRANCHA:
Localização do PTP 04


Nº RRT:

Data: 11/09/2025
Escala: Indicada

Nº Prancha:
01/ 04

ACESSAR ARQUIVOS




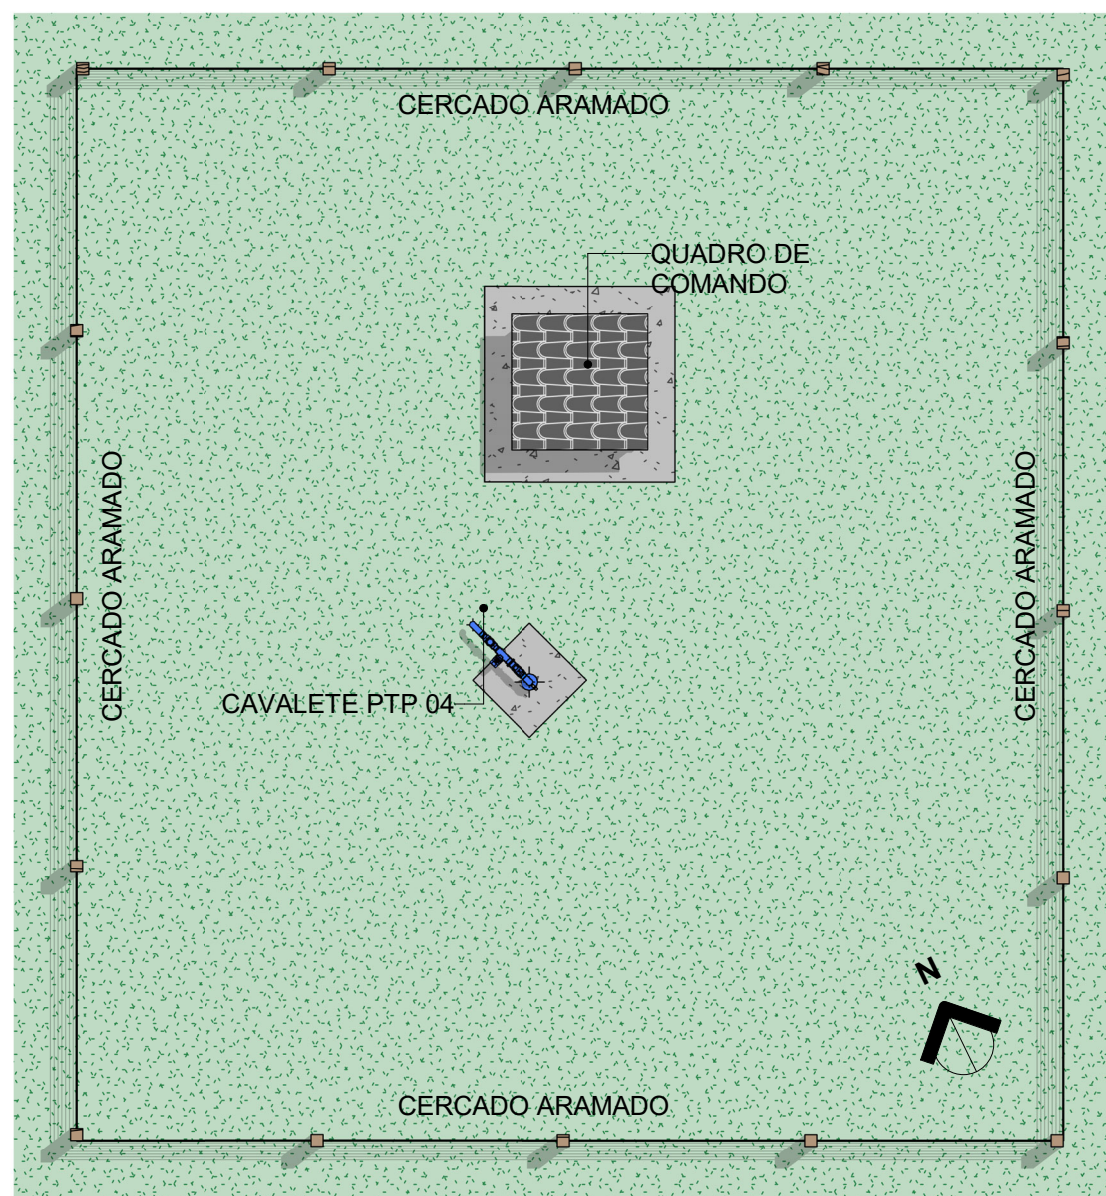

1

Planta Baixa Layout

Escala 1 : 75

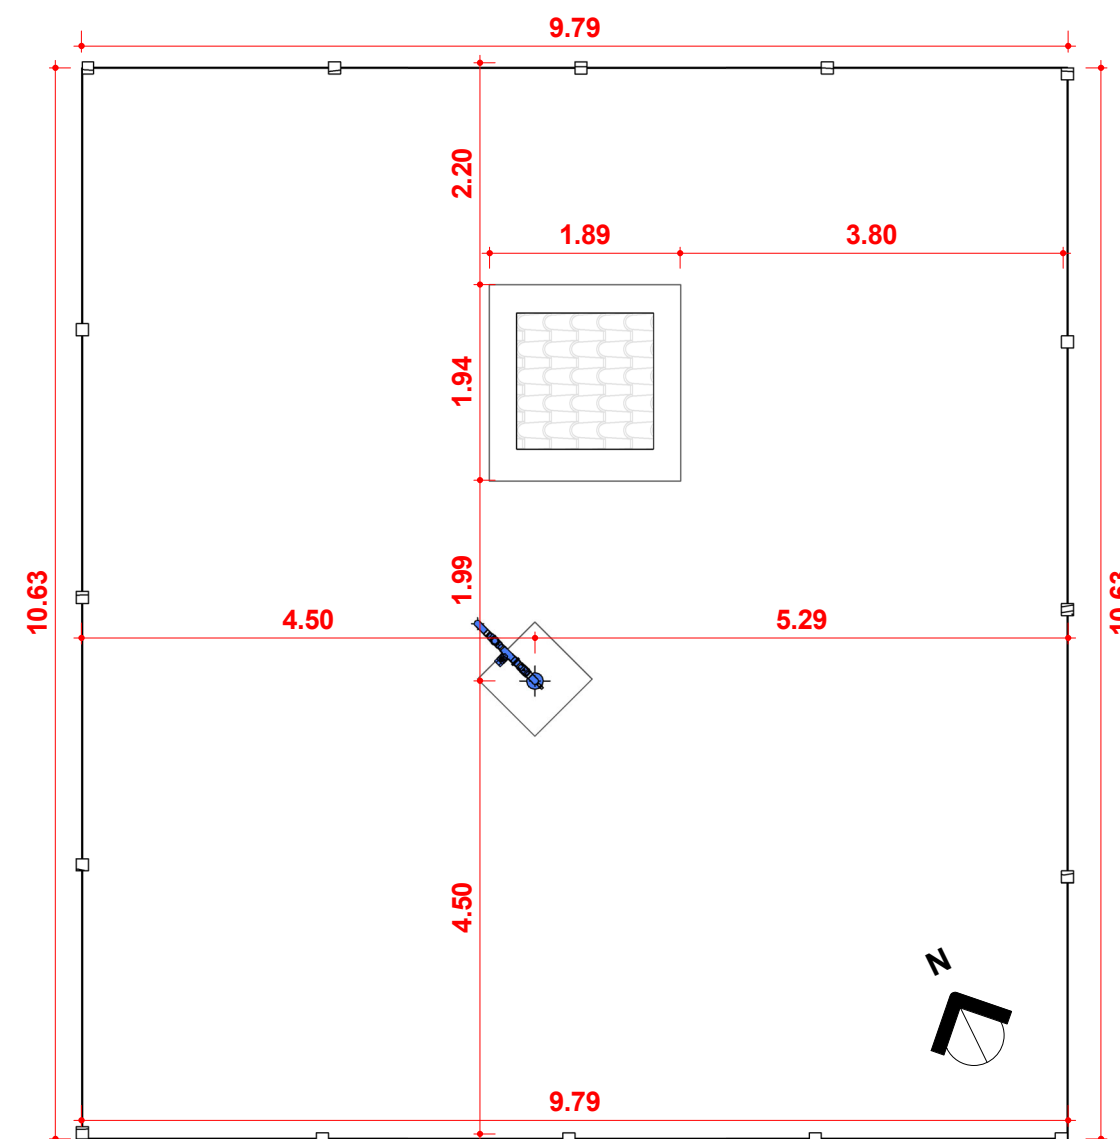

2

Planta Baixa Técnica

Escala 1 : 75



CONTRATADA:
VVRGROUP Engenharia e Gestão de Ativos Imobiliários Ltda.
CNPJ: 37.571.359/0001-29

RESPONSÁVEL TÉCNICO:
Vitor Vinicius Rodrigues de Matos
Engenheiro Civil e Arquiteto Urbanista
CREA nº 241924725-6 CAU nº A269556-1

ENDEREÇO:
Município de Chapada da Natividade, Tocantins
PTP 04

CONTRATANTE:
Hidro Forte Saneamento

PRANCHA:
DETALHAMENTO PTP 04

CONTEÚDO DA PRANCHA:
Levantamento plantas baixas
caveleto do PTP 04


Nº RRT:

Data: 11/09/2025
Escala: Indicada


Nº Prancha:
02/ 04

[ACESSAR ARQUIVOS](#)





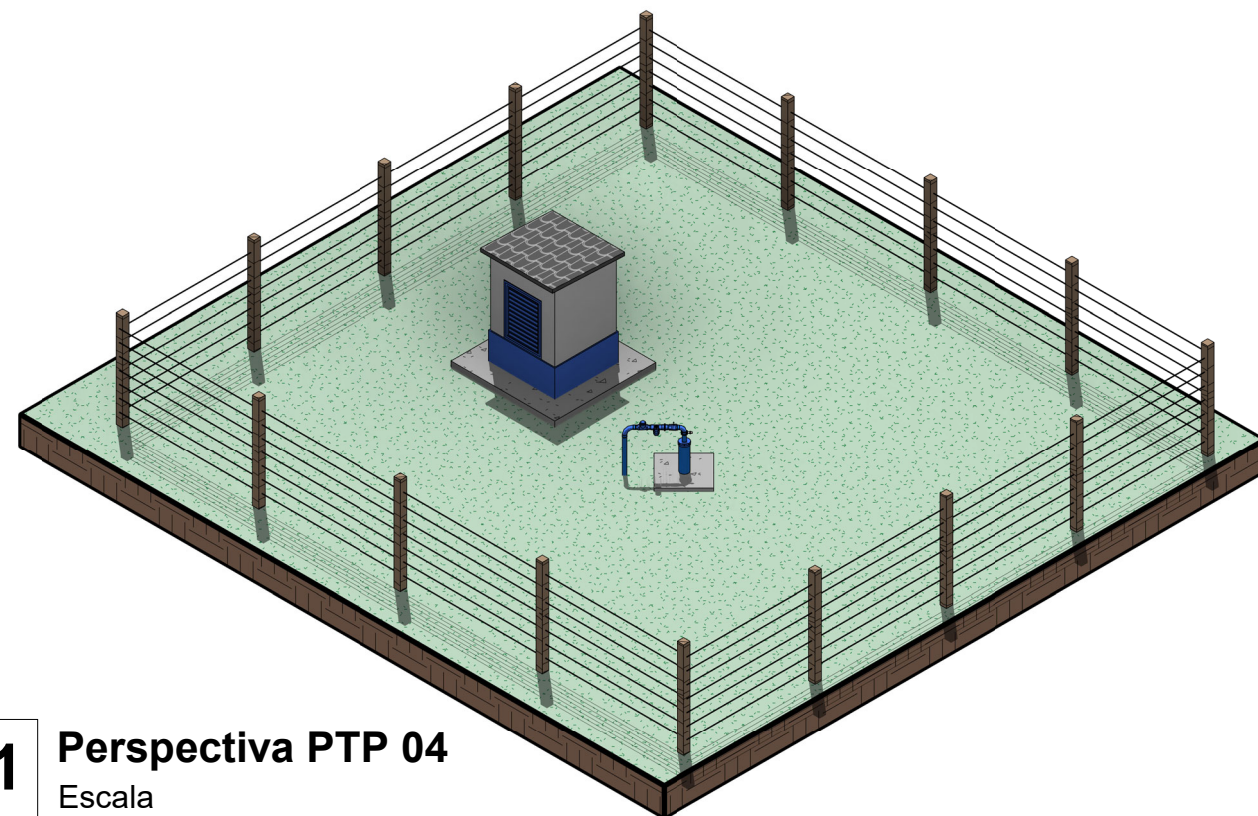


01 Perspectiva PTP 04
Escala

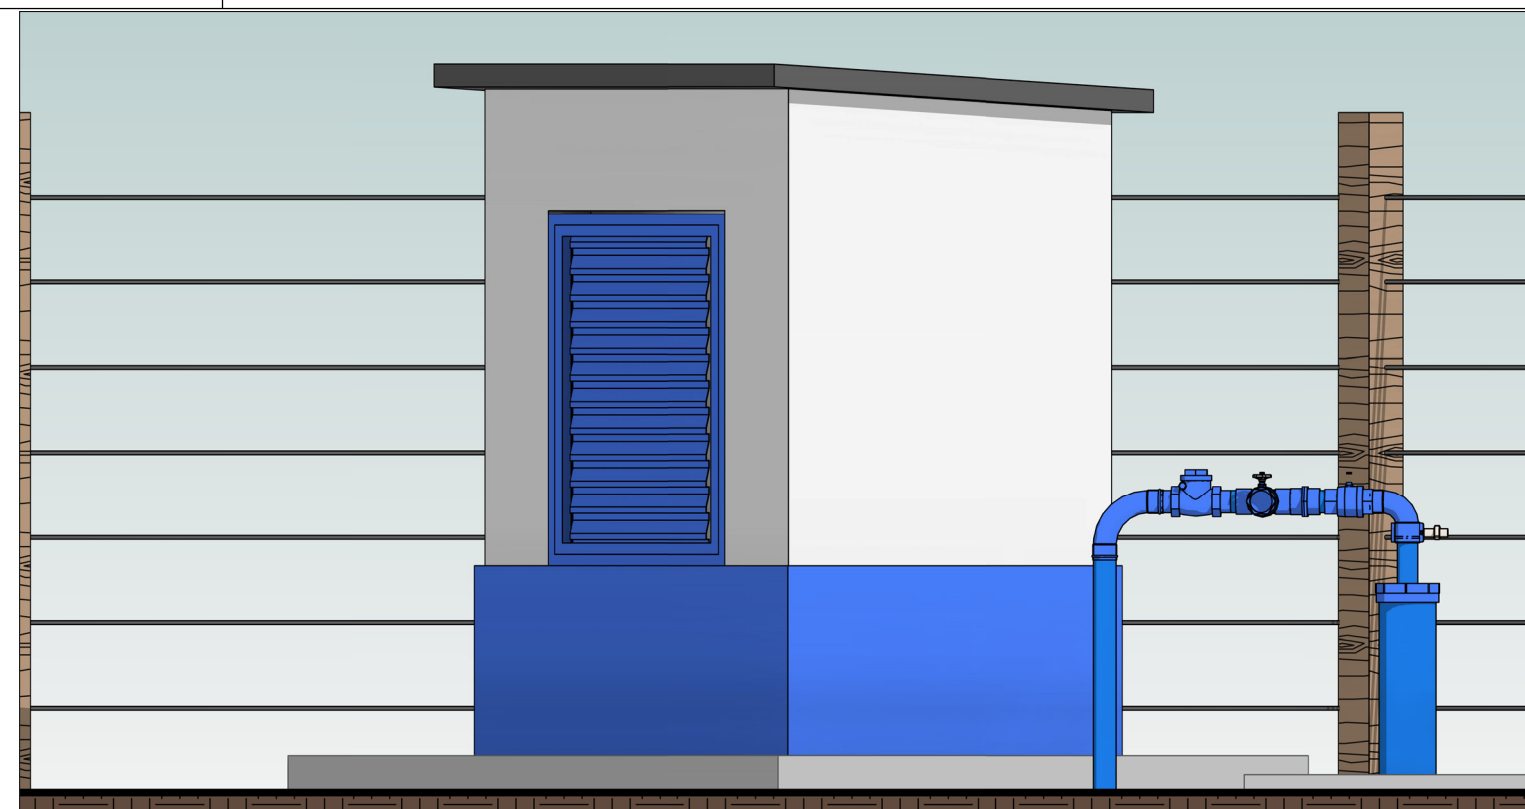

02 ELEVÇÃO, CAVALETE PTP 04
Escala 1 : 20

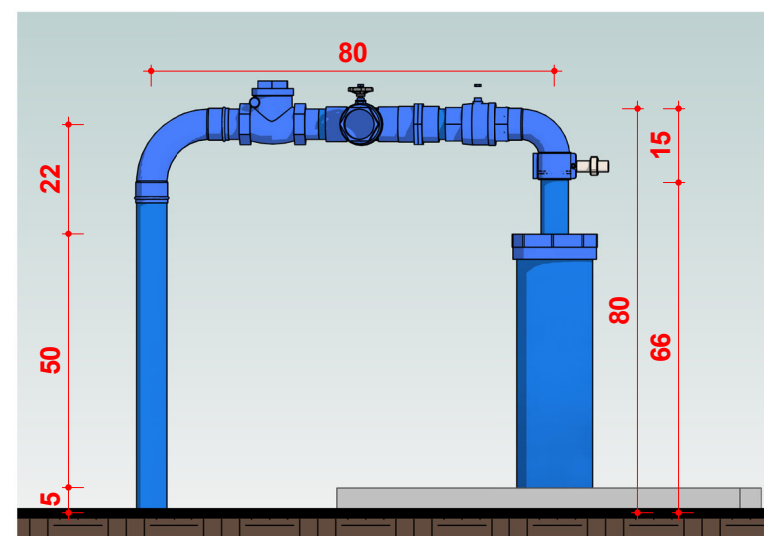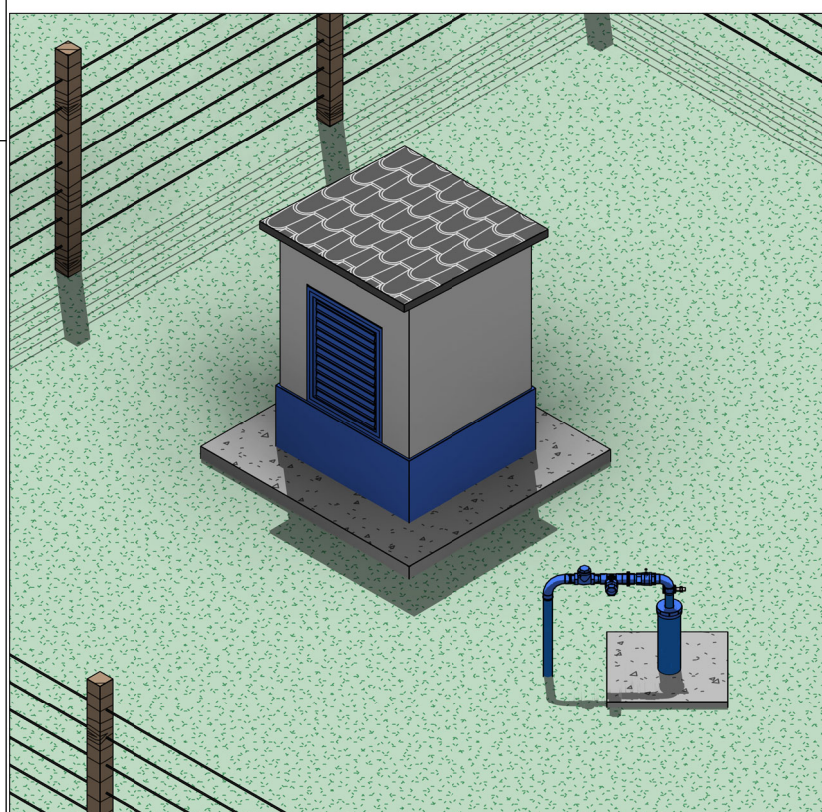

03 CAVALETE PTP 4.
Escala 1 : 15

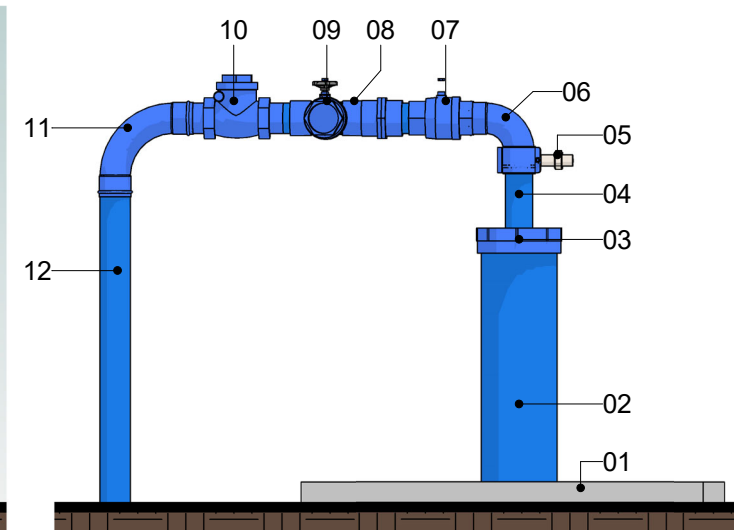

04 CAVALETE PTP 04
Escala 1 : 15

LEGENDA

1. Laje Proteção Sanitária
2. Tubo de Revestimento
3. Tampa de Vedação
4. Tubo de Recalque Ø60mm
5. Tê com Torneira de Amostra
6. Cotovelo de 90°
7. Registro de Gaveta
8. Tê de Derivação Ø50mm
9. Válvula de Retenção
10. Válvula de retenção horizontal
11. Cotovelo de 90°
12. Tubo de Descida Ø60mm



CONTRATADA:
VVRGROUP Engenharia e Gestão de Ativos
Imobiliários Ltda.
CNPJ: 37.571.359/0001-29

RESPONSÁVEL TÉCNICO:
Vitor Vinicius Rodrigues de Matos
Engenheiro Civil e Arquiteto Urbanista
CREA nº 241924725-6 CAU nº A269556-1

ENDEREÇO:
Município de Chapada da Natividade, Tocantins
PTP 04

CONTRATANTE:
Hidro Forte Saneamento

PRANCHA:
DETALHAMENTO PTP 04

CONTEÚDO DA PRANCHA:
Levantamento cavalete do PTP 04

Nº RRT:

Data: 11/09/2025
Escala: Indicada

Nº Prancha:
03/ 04

ACESSAR ARQUIVOS







VVR GROUP

ENGENHARIA E GESTÃO
DE ATIVOS IMOBILIÁRIOS

CONTRATADA:
VVRGROUP Engenharia e Gestão de Ativos
Imobiliários Ltda.
CNPJ: 37.571.359/0001-29

RESPONSÁVEL TÉCNICO:
Vitor Vinicius Rodrigues de Matos
Engenheiro Civil e Arquiteto Urbanista
CREA nº 241924725-6 CAU nº A269556-1

ENDEREÇO:
Município de Chapada da Natividade, Tocantins
PTP 04

CONTRATANTE:
Hidro Forte Saneamento

PRANCHA:
REGISTROS FOTOGRÁFICOS

CONTEÚDO DA PRANCHA:
Registros Fotográficos do PTP 04

Nº RRT:

Data: 11/09/2025
Escala: Indicada

Nº Prancha:
04/ 04

[ACESSAR ARQUIVOS](#)

