


A - DUERÉ

LOCALIZAÇÃO DOS ATIVOS

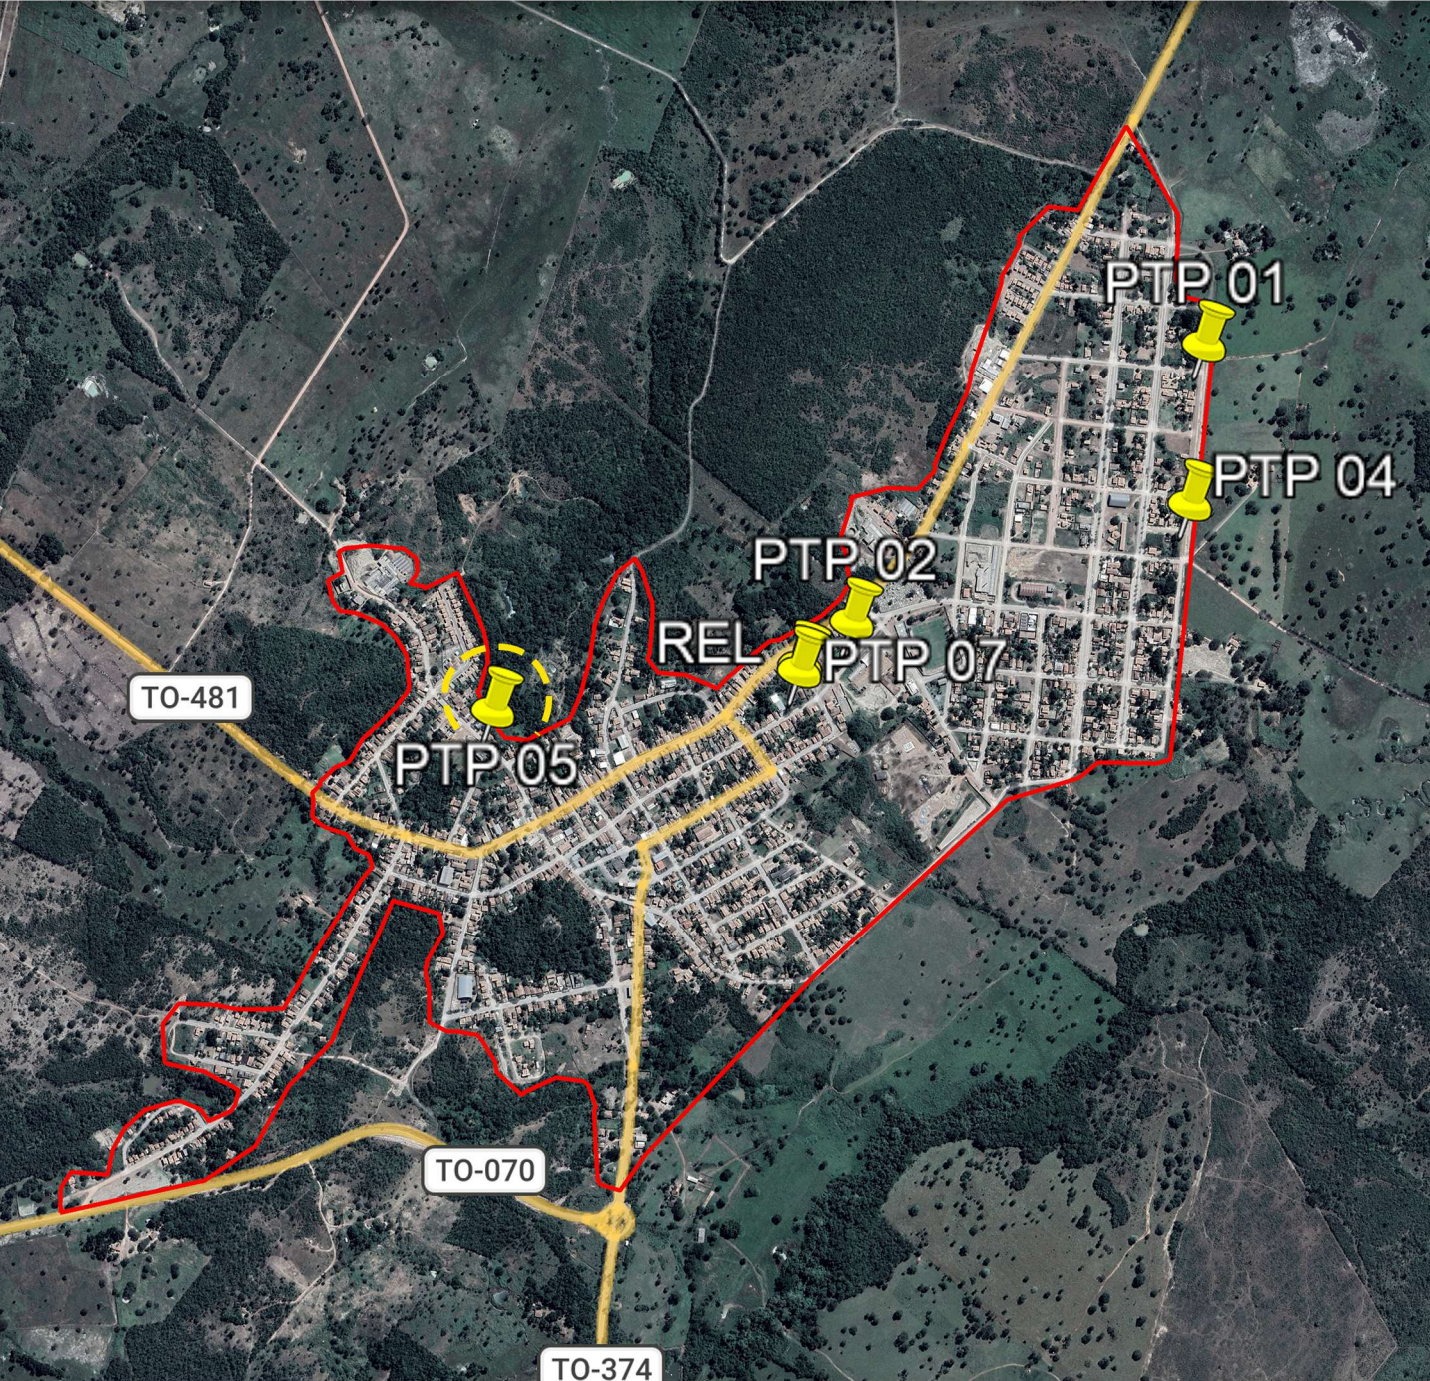

LEGENDA

- LOCALIZAÇÃO DO ATIVO
- PTP:** POÇO TUBULAR PROFUNFO
- RAP:** RESERVATÓRIO APOIADO
- UTS:** UNIDADE DE TRATAMENTO SIMPLIFICADO
- PERÍMETRO URBANO
- REL:** RESERVATÓRIO ELEVADO
- ETA:** ESTAÇÃO DE TRATAMENTO DE ÁGUA
- RSE:** RESERVATÓRIO SEMI-ENTERRADO
-

VVR GROUP

ENGENHARIA E GESTÃO
DE ATIVOS IMOBILIÁRIOS

CONTRATADA:
VVRGROUP Engenharia e Gestão de Ativos
Imobiliários Ltda.
CNPJ: 37.571.359/0001-29

RESPONSÁVEL TÉCNICO:
Vitor Vinicius Rodrigues de Matos
Engenheiro Civil e Arquiteto Urbanista
CREA nº 241924725-6 CAU nº A269556-1

ENDEREÇO:
Município de Dueré, Tocantins
PTP 05

CONTRATANTE:
Hidro Forte Saneamento

PRANCHA:
LOCALIZAÇÃO PTP 05

CONTEÚDO DA PRANCHA:
Localização do PTP 05

Nº RRT:

Data: 11/09/2025
Escala: Indicada

Nº Prancha:
01/ 03

ACESSAR ARQUIVOS

B - MICROLOCALIZAÇÃO


PTP 05 - COORDENADAS: -11.340683639314593, -49.272002744133545




C - VISTORIA NO LOCAL

PTP 05 - COORDENADAS: -11.340683639314593, -49.272002744133545



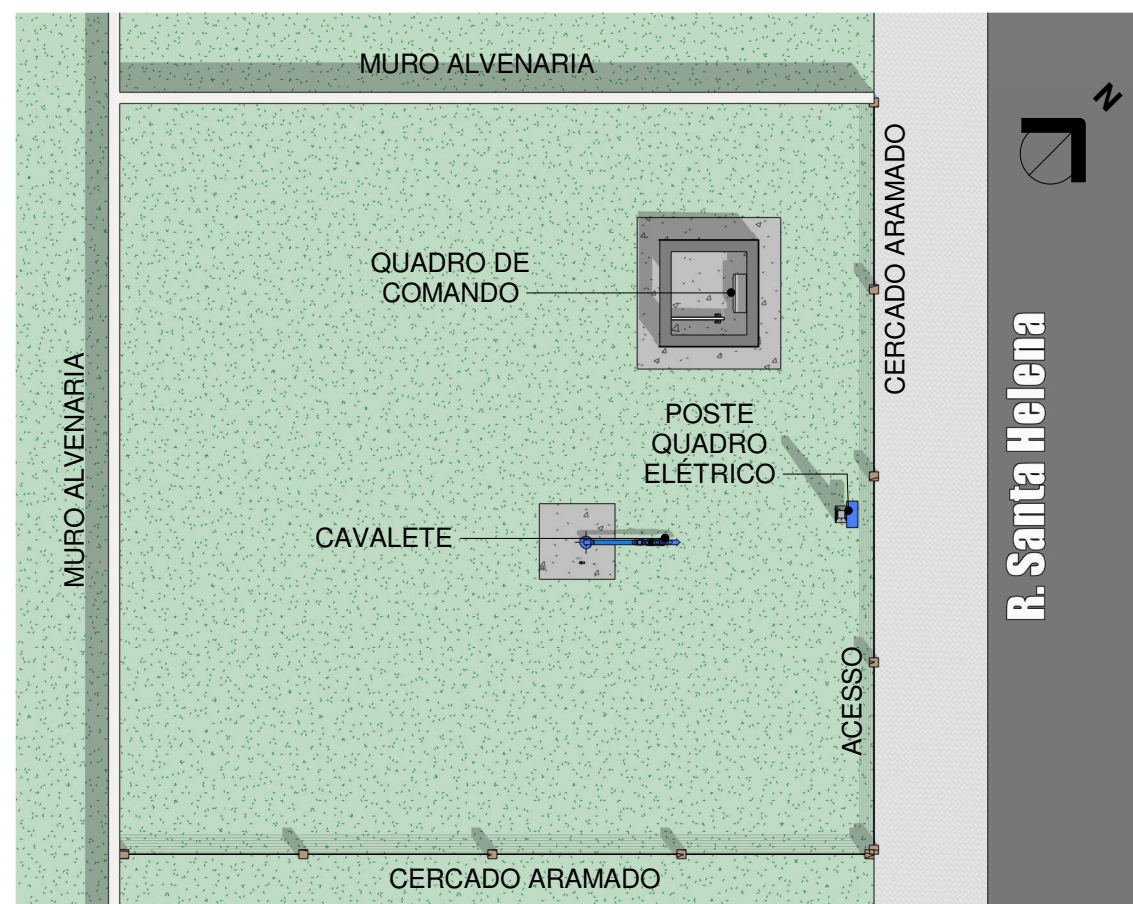

1 Planta Baixa Layout
Escala 1 : 100

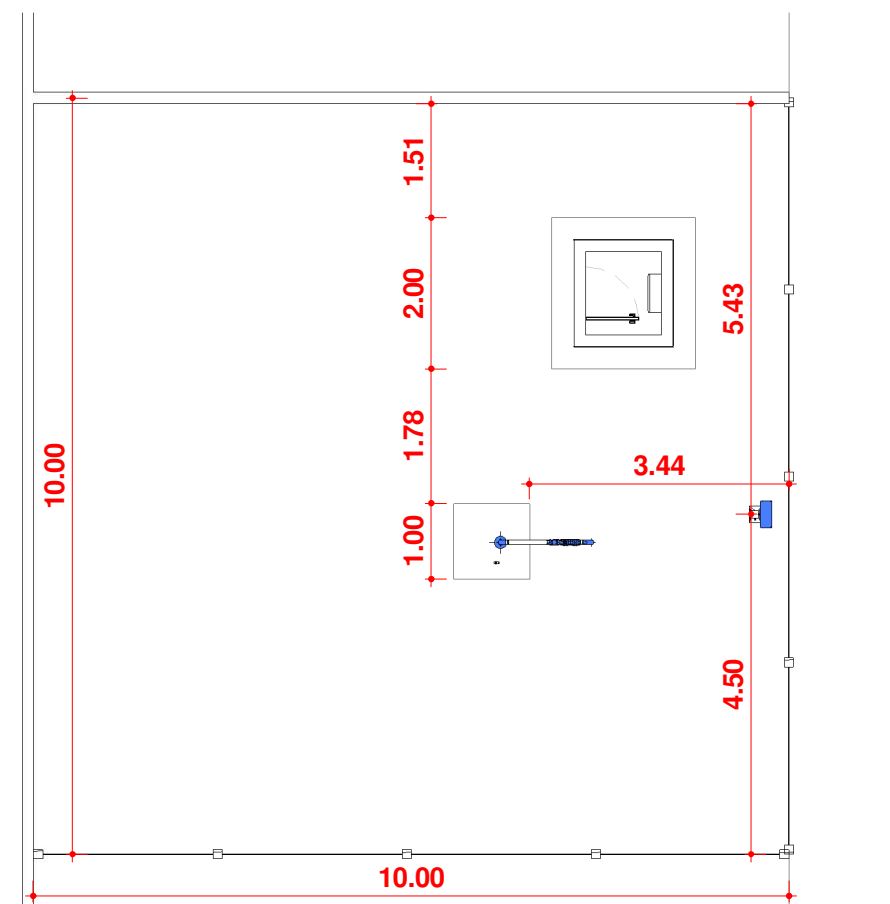

2 Planta Baixa Técnica
Escala 1 : 100



CONTRATADA:
VVRGROUP Engenharia e Gestão de Ativos
Imobiliários Ltda.
CNPJ: 37.571.359/0001-29

RESPONSÁVEL TÉCNICO:
Vitor Vinicius Rodrigues de Matos
Engenheiro Civil e Arquiteto Urbanista
CREA nº 241924725-6 CAU nº A269556-1

ENDEREÇO:
Município de Dueré, Tocantins
PTP 05

CONTRATANTE:
Hidro Forte Saneamento

PRANCHA:
DETALHAMENTO PTP 05

CONTEÚDO DA PRANCHA:
Levantamento plantas baixas
caveleto do PTP 05


Nº RRT:

Data: 11/09/2025
Escala: Indicada



Nº Prancha:
02/ 03

[ACESSAR ARQUIVOS](#)




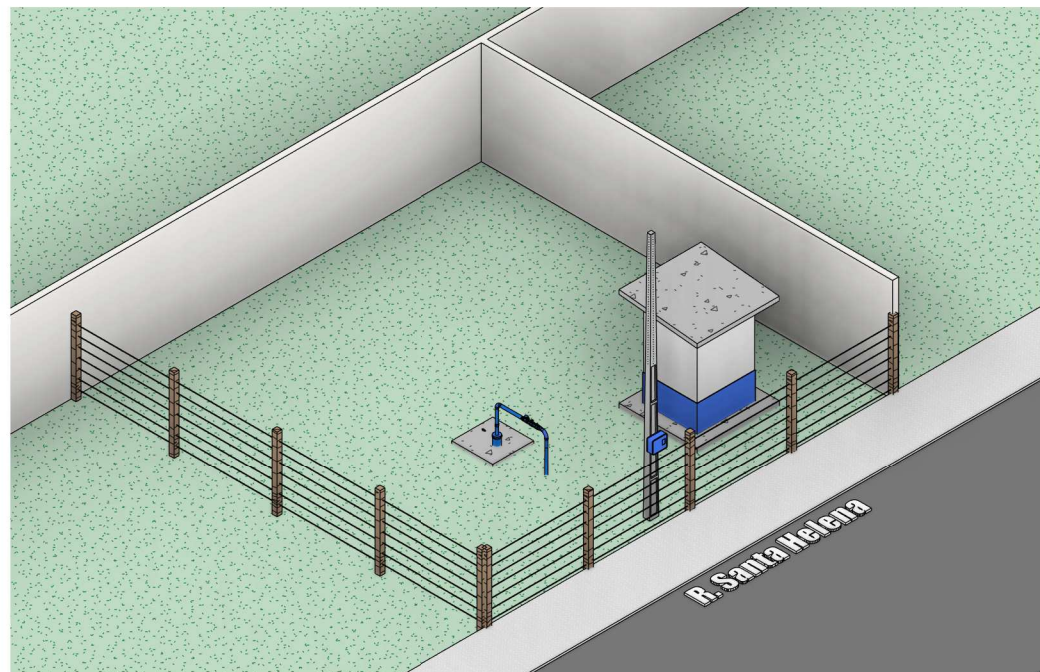

01 Perspectiva PTP 05
Escala

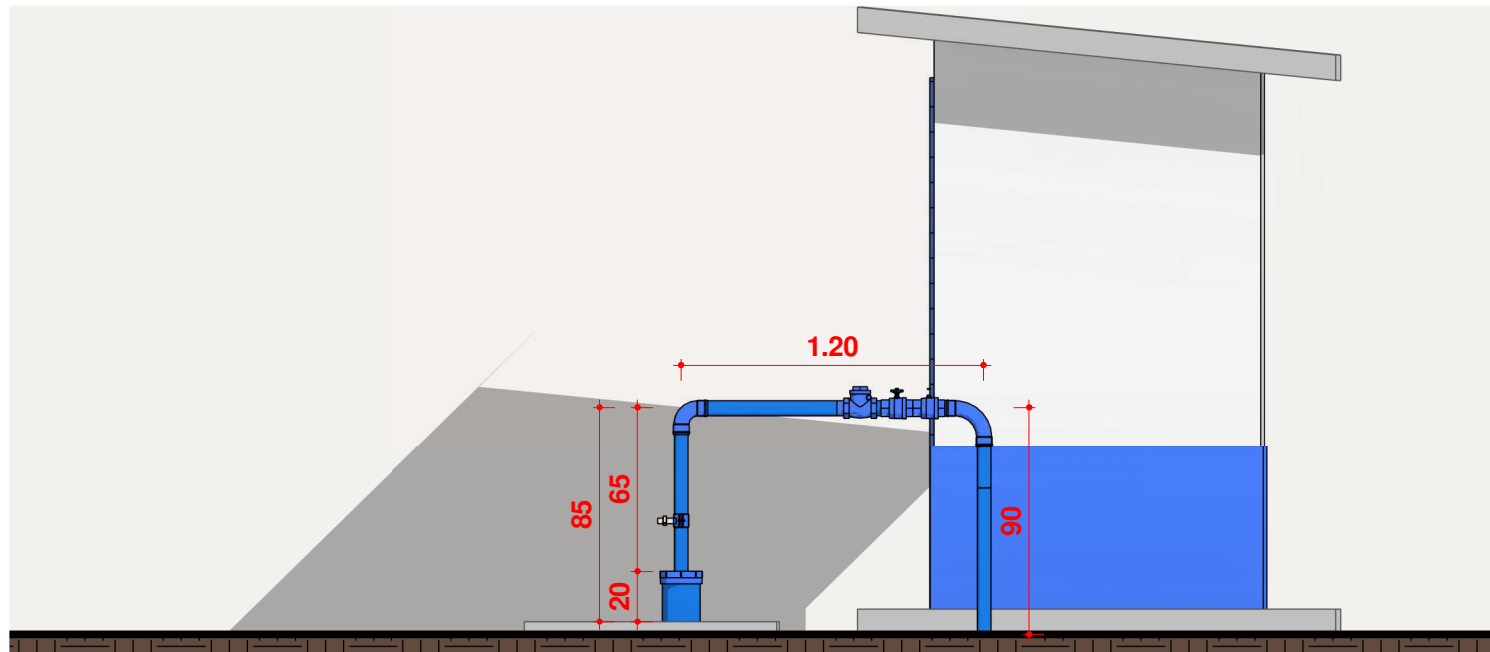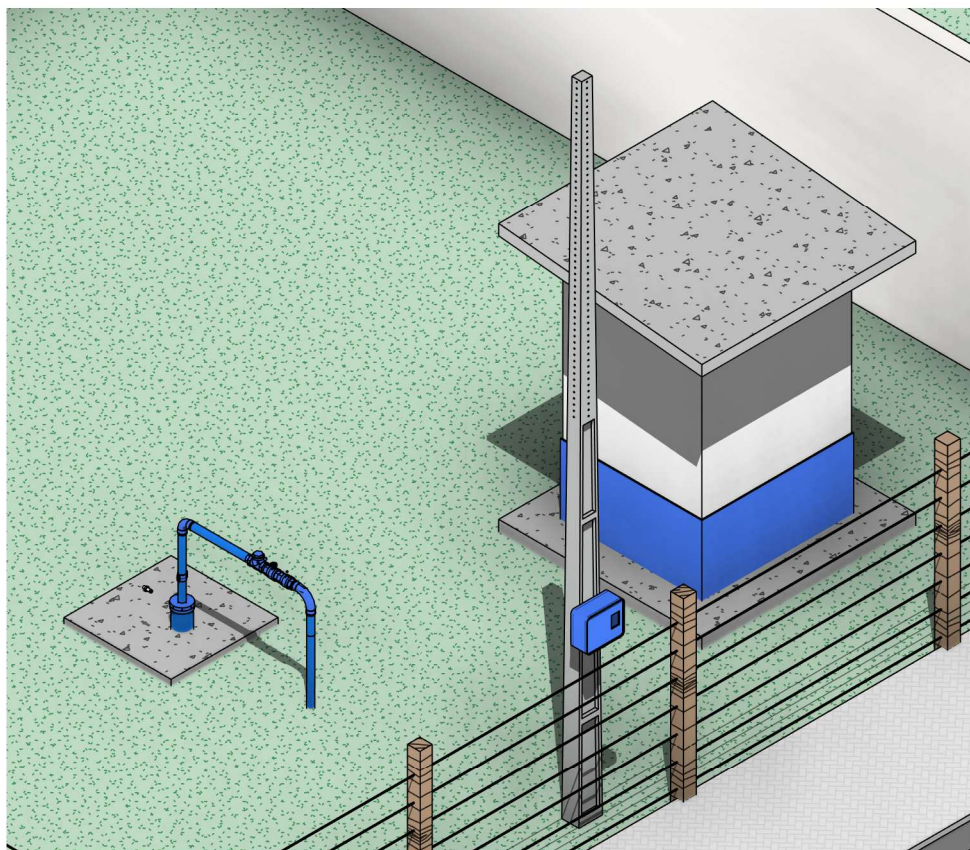

02 ELEVÇÃO, CAVALETE PTP 05
Escala 1 : 30

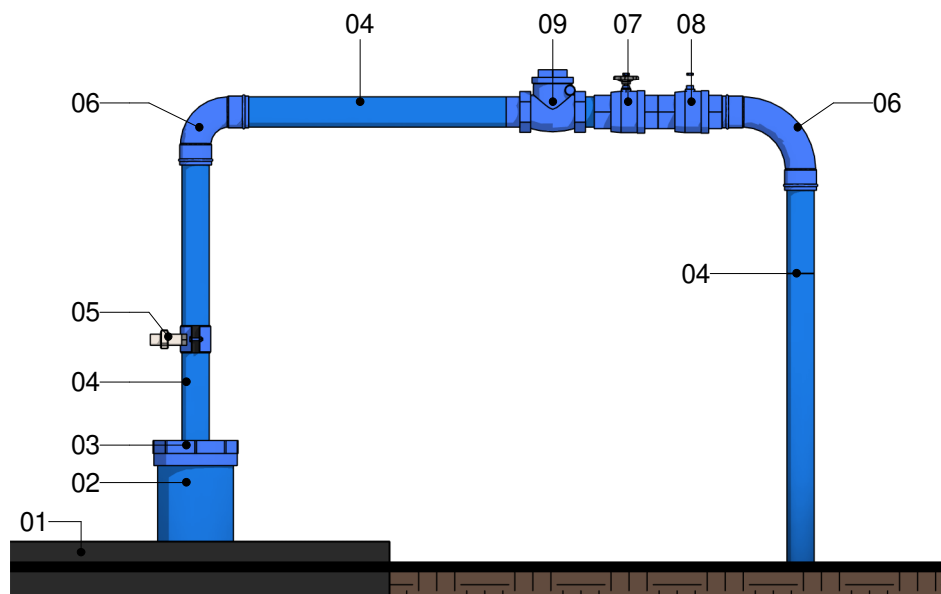

LEGENDA

1. Laje Proteção Sanitária
2. Tubo de Revestimento
3. Tampa de Vedação
4. Tubo Galvanizado Ø60m
5. Tê com Torneira de Amostra
6. Cotovelo de 90°
7. Válvula Ventosa
8. Tê de Derivação
9. Válvula de retenção horizontal

03 CAVALETE PTP 05
Escala 1 : 15



CONTRATADA:
VVRGROUP Engenharia e Gestão de Ativos
Imobiliários Ltda.
CNPJ: 37.571.359/0001-29

RESPONSÁVEL TÉCNICO:
Vitor Vinicius Rodrigues de Matos
Engenheiro Civil e Arquiteto Urbanista
CREA nº 241924725-6 CAU nº A269556-1

ENDEREÇO:
Município de Dueré, Tocantins
PTP 05

CONTRATANTE:
Hidro Forte Saneamento

PRANCHA:
DETALHAMENTO PTP 05

CONTEÚDO DA PRANCHA:
Levantamento cavalete do PTP 05

Nº RRT:

Data: 11/09/2025
Escala: Indicada

Nº Prancha:
03/ 03

[ACESSAR ARQUIVOS](#)







VVR GROUP
ENGENHARIA E GESTÃO
DE ATIVOS IMOBILIÁRIOS

CONTRATADA: VVRGROUP Engenharia e Gestão de Ativos Imobiliários Ltda. CNPJ: 37.571.359/0001-29	ENDEREÇO: Município de Dueré, Tocantins PTP 05
RESPONSÁVEL TÉCNICO: Vitor Vinicius Rodrigues de Matos Engenheiro Civil e Arquiteto Urbanista CREA nº 241924725-6 CAU nº A269556-1	CONTRATANTE: Hidro Forte Saneamento

PRANCHA: REGISTROS FOTOGRÁFICOS	ACESSAR ARQUIVOS 
CONTEÚDO DA PRANCHA: Registros Fotográficos do PTP 05	Data: 11/09/2025 Escala: Indicada
Nº RRT:	Nº Prancha: 04/ 03