


A - SÃO VALÉRIO DA NATIVIDADE

LOCALIZAÇÃO DOS ATIVOS

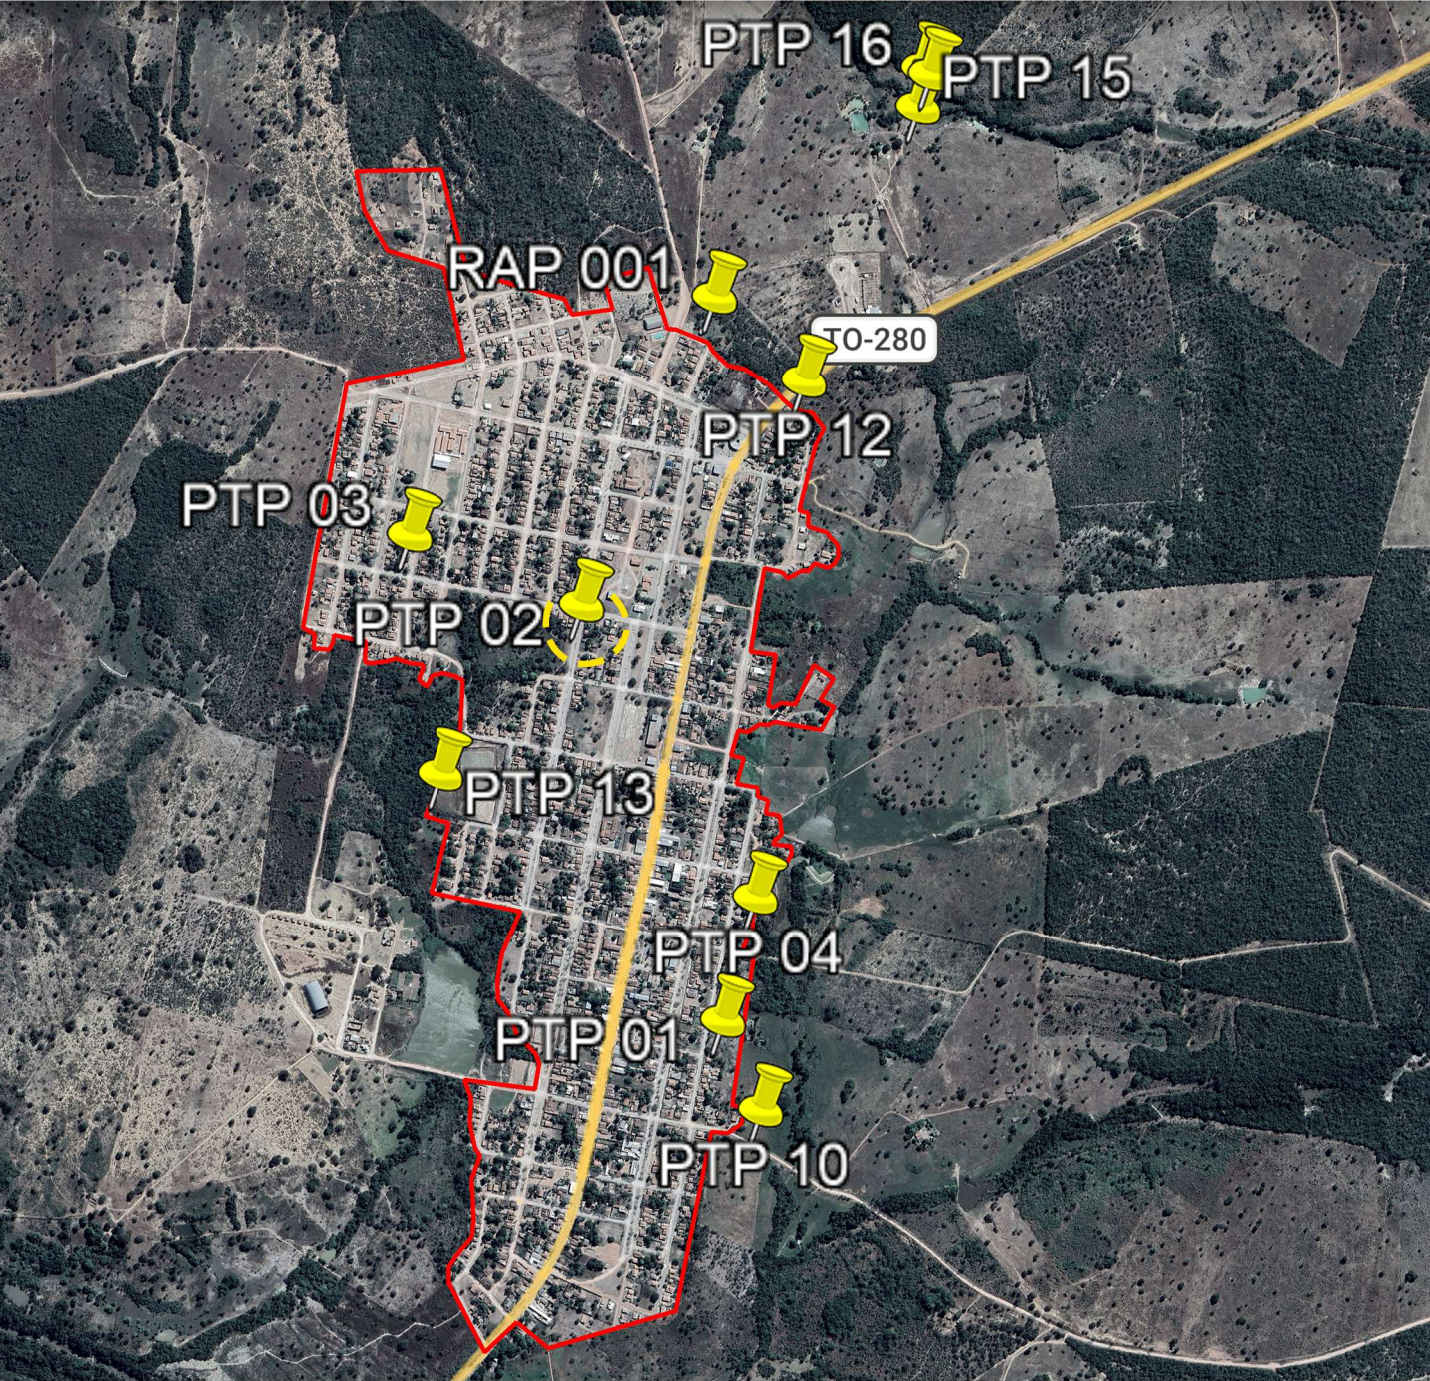

LEGENDA

-  LOCALIZAÇÃO DO ATIVO
-  PERÍMETRO URBANO
- 
- PTP: POÇO TUBULAR PROFUNFO
- REL: RESERVATÓRIO ELEVADO
- RAP: RESERVATÓRIO APOIADO
- ETA: ESTAÇÃO DE TRATAMENTO DE ÁGUA
- UTS: UNIDADE DE TRATAMENTO SIMPLIFICADO
- RSE: RESERVATÓRIO SEMI-ENTERRADO

B - MICROLOCALIZAÇÃO

PTP 02 - COORDENADAS: -11.969229575173518, -48.23492381349178



C - VISTORIA NO LOCAL

PTP 02 - COORDENADAS: -11.969229575173518, -48.23492381349178





VVR GROUP

ENGENHARIA E GESTÃO
DE ATIVOS IMOBILIÁRIOS

CONTRATADA:
VVRGROUP Engenharia e Gestão de Ativos
Imobiliários Ltda.
CNPJ: 37.571.359/0001-29

RESPONSÁVEL TÉCNICO:
Vitor Vinicius Rodrigues de Matos
Engenheiro Civil e Arquiteto Urbanista
CREA nº 241924725-6 CAU nº A269556-1

ENDEREÇO:
Município de São Valerio da Natividade, Tocantins
PTP 02

CONTRATANTE:
Hidro Forte Saneamento

PRANCHA:
LOCALIZAÇÃO PTP 02

CONTEÚDO DA PRANCHA:
Localização do PTP 02


Nº RRT:

Data: 11/09/2025
Escala: Indicada

Nº Prancha:
01/ 05

ACESSAR ARQUIVOS



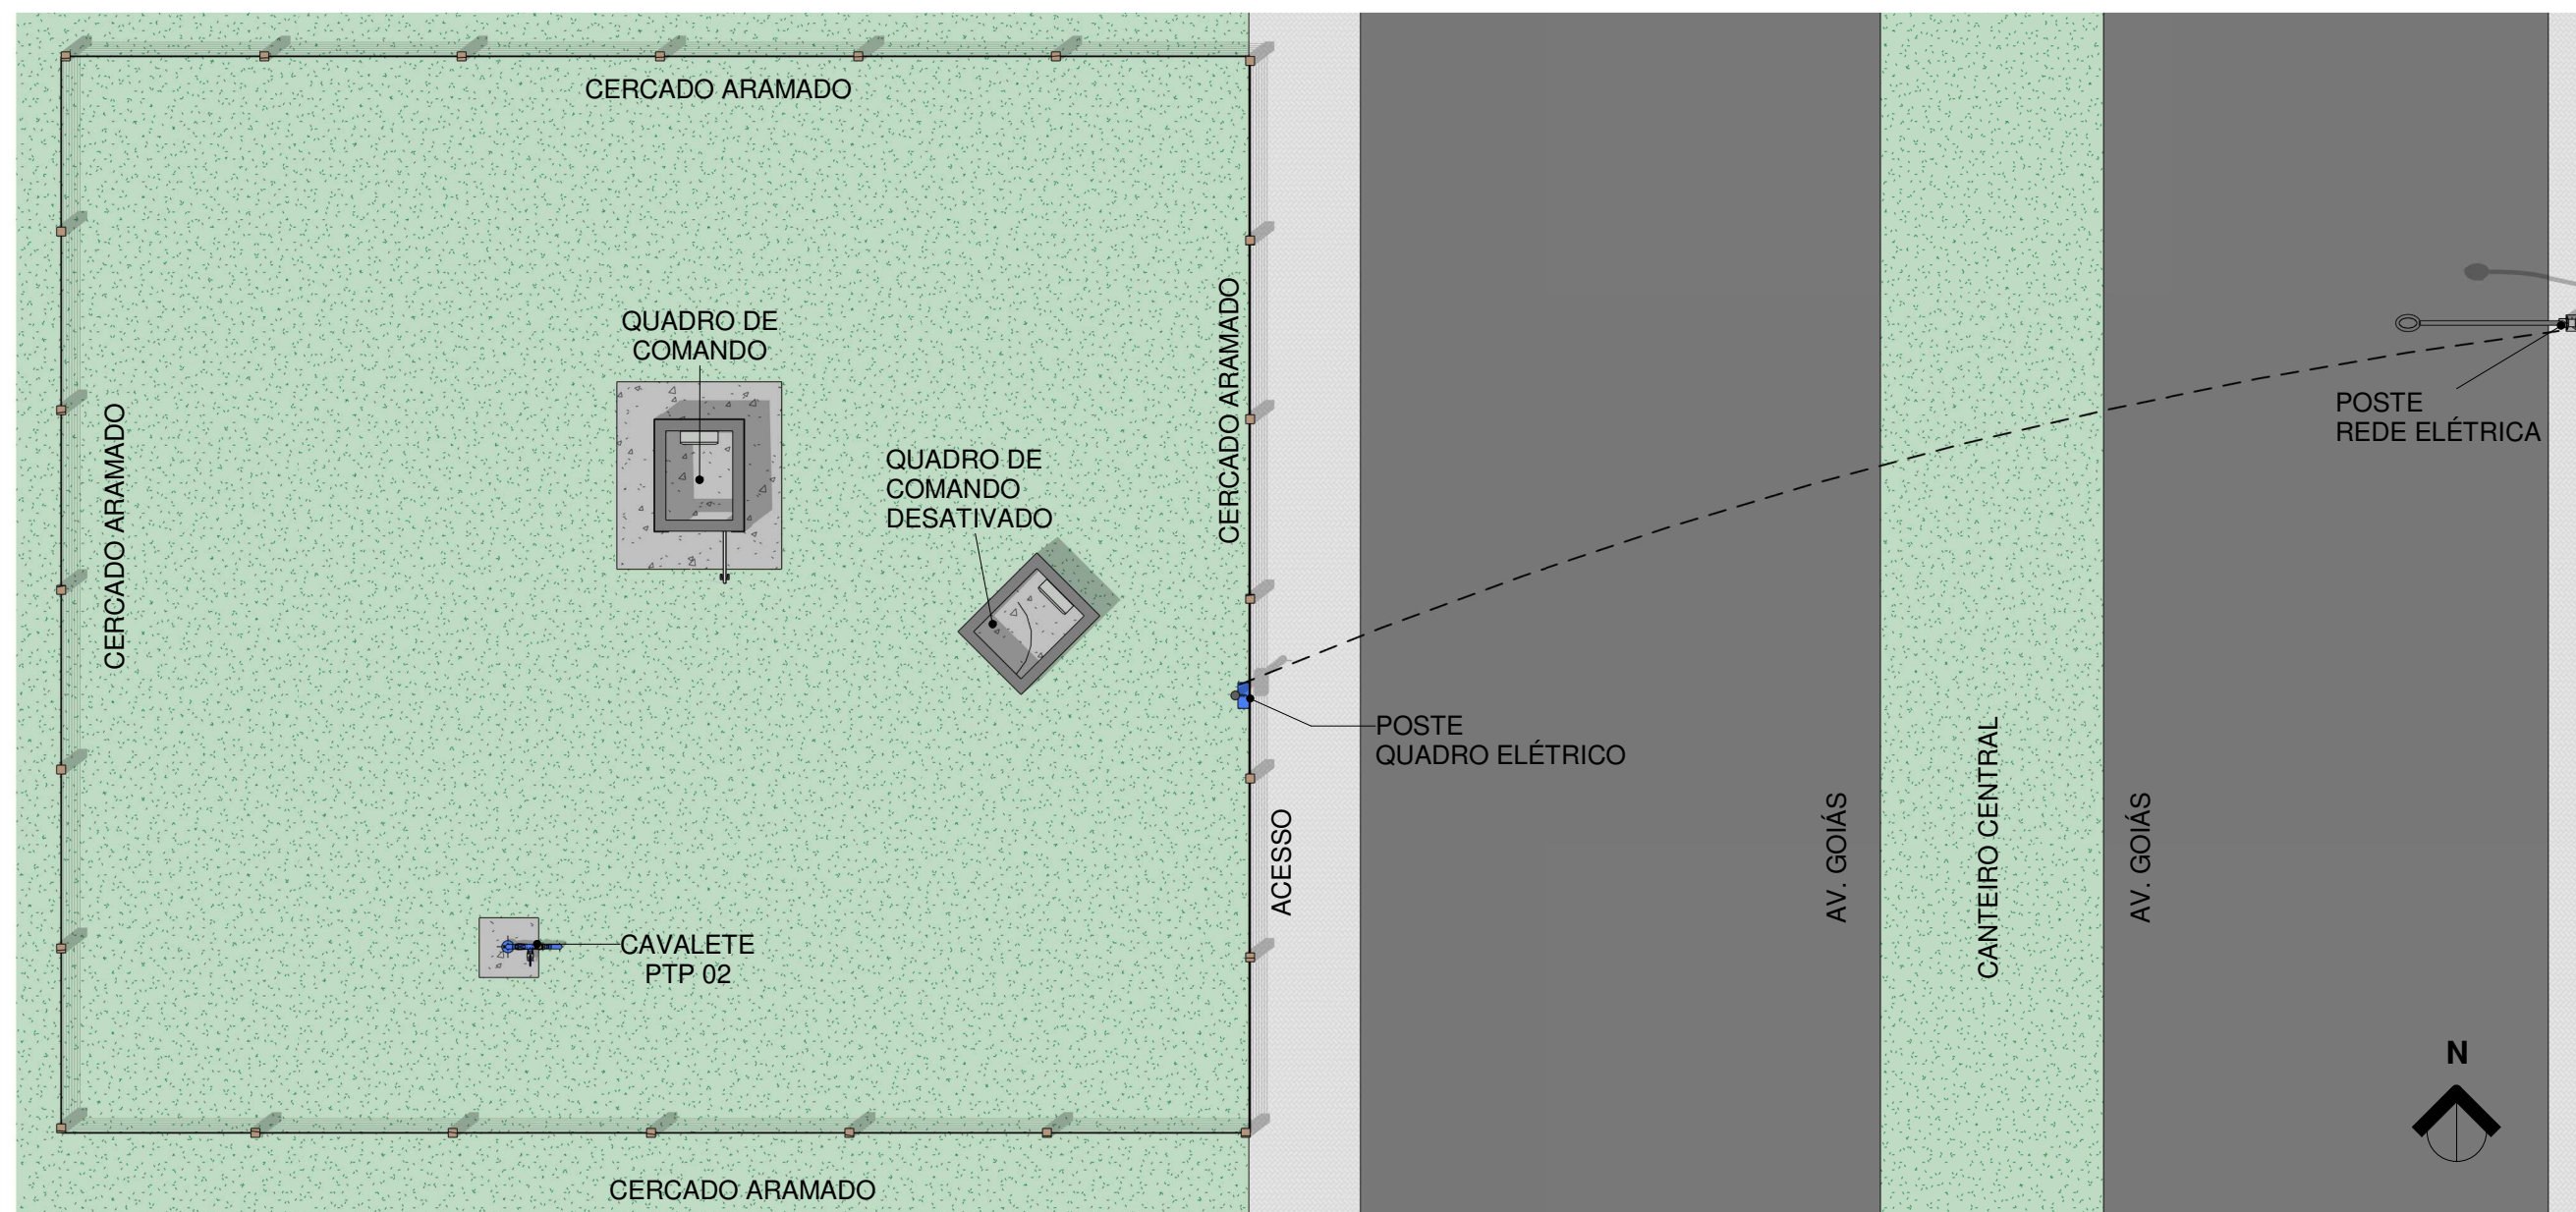

1 Planta Baixa Layout

Escala 1 : 100



CONTRATADA:
VVRGROUP Engenharia e Gestão de Ativos
Imobiliários Ltda.
CNPJ: 37.571.359/0001-29

RESPONSÁVEL TÉCNICO:
Vitor Vinicius Rodrigues de Matos
Engenheiro Civil e Arquiteto Urbanista
CREA nº 241924725-6 CAU nº A269556-1

ENDEREÇO:
Município de São Valerio da Natividade, Tocantins
PTP 02

CONTRATANTE:
Hidro Forte Saneamento

PRANCHA:
DETALHAMENTO PTP 02

CONTEÚDO DA PRANCHA:
Levantamento plantas baixas
cavelete do PTP 02


Nº RRT:

Data: 11/09/2025
Escala: Indicada

Nº Prancha:
02/ 05

[ACESSAR ARQUIVOS](#)



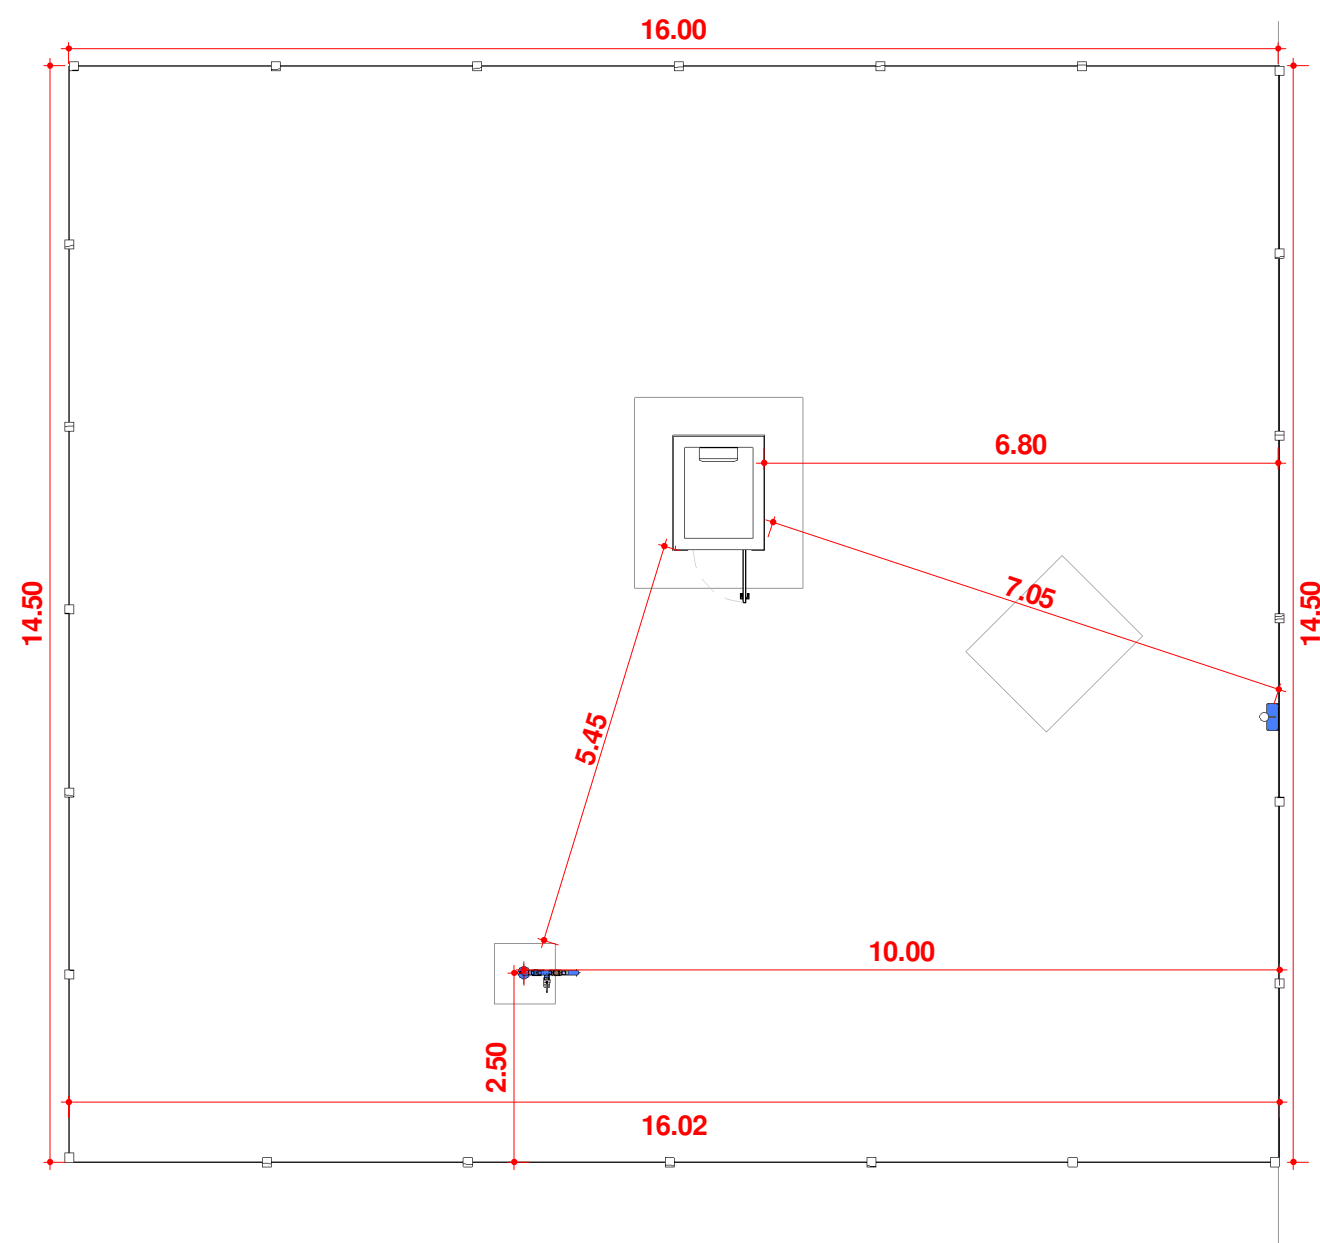

1 Planta Baixa Técnica
Escala 1 : 100



CONTRATADA:
VVRGROUP Engenharia e Gestão de Ativos Imobiliários Ltda.
CNPJ: 37.571.359/0001-29

RESPONSÁVEL TÉCNICO:
Vitor Vinicius Rodrigues de Matos
Engenheiro Civil e Arquiteto Urbanista
CREA nº 241924725-6 CAU nº A269556-1

ENDEREÇO:
Município de São Valerio da Natividade, Tocantins
PTP 02

CONTRATANTE:
Hidro Forte Saneamento

PRANCHA:
DETALHAMENTO PTP 02



CONTEÚDO DA PRANCHA:
Levantamento plantas baixas
caveleto do PTP 02

Nº RRT:


Data: 11/09/2025
Escala: Indicada

Nº Prancha:
03/ 05



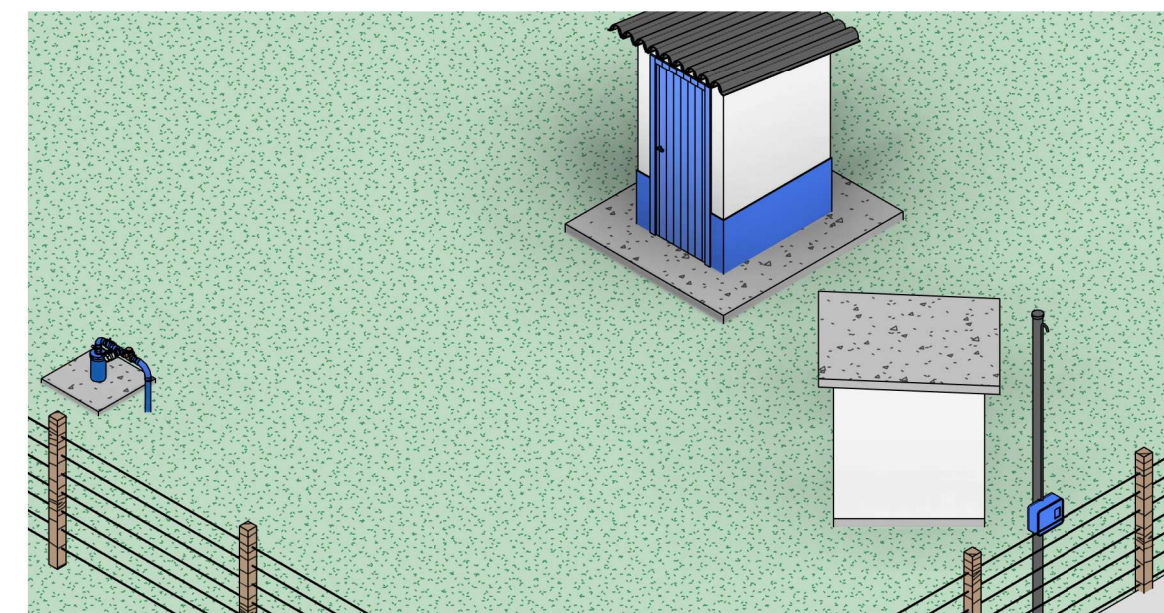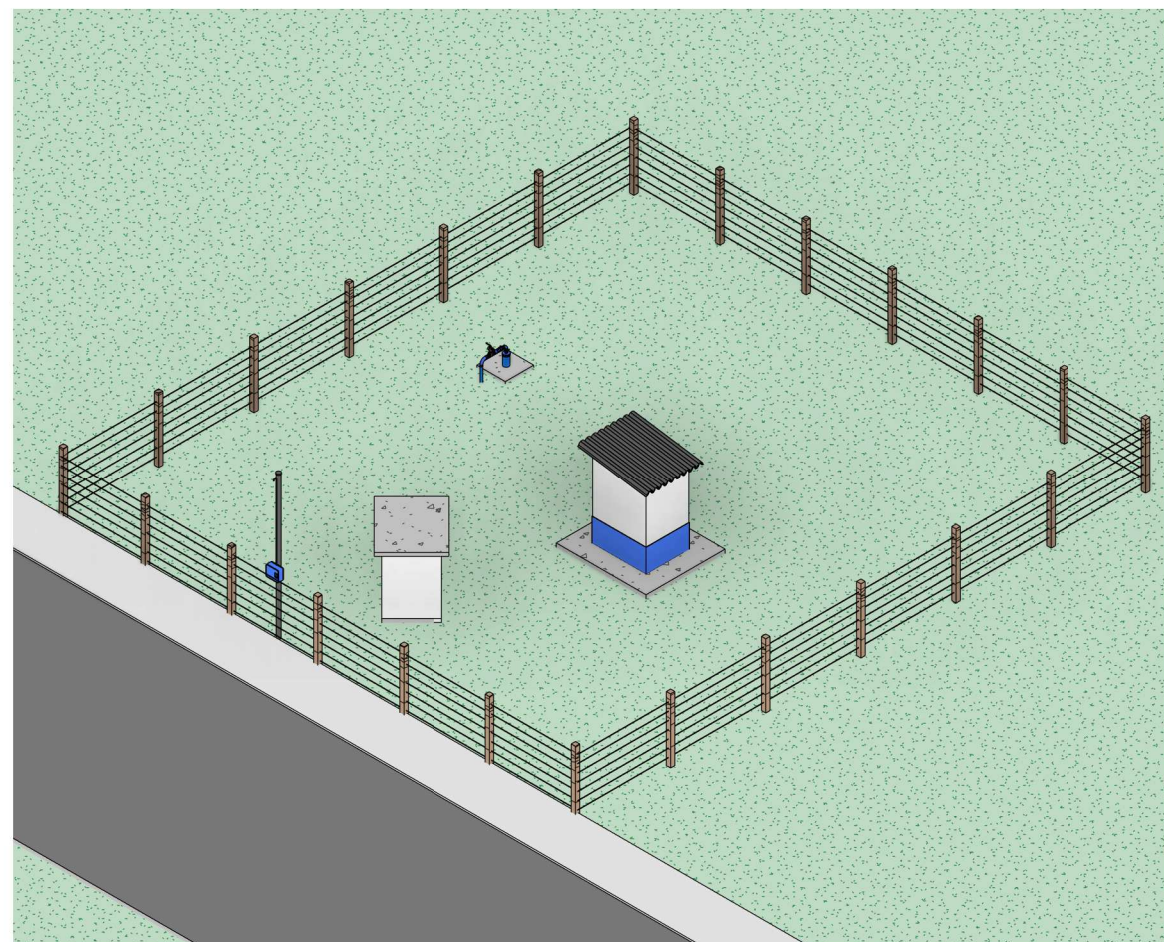


01 Perspectivas PTP 02
Escala

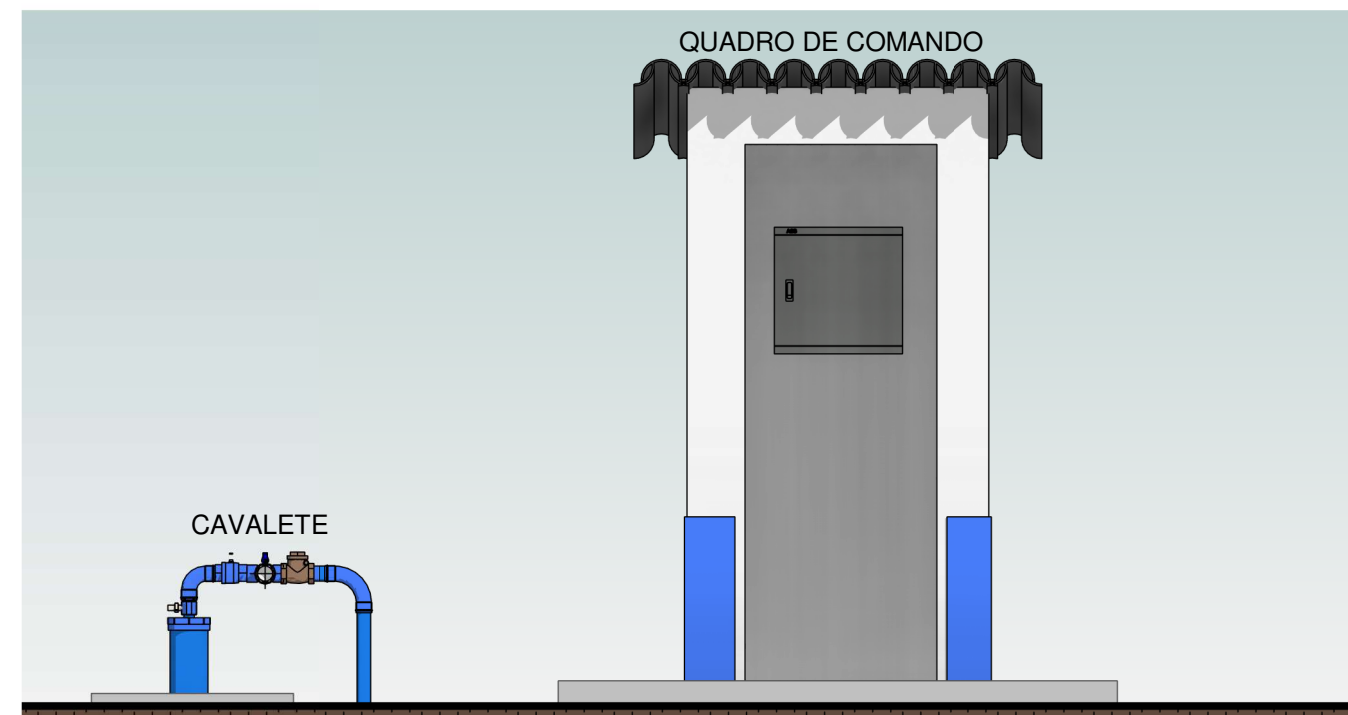


02 ELEVAÇÃO, CAVALETE PTP 02
Escala 1 : 30

LEGENDA

1. Laje Proteção Sanitária
2. Tubo de Revestimento
3. Tampa de Vedação
4. Tê com Torneira de Amostra
5. Cotovelo de 90°
6. Tê com Válvula Ventosa
7. Cruzeta com Ventosa e Ponto de Purga
8. Válvula de retenção horizontal

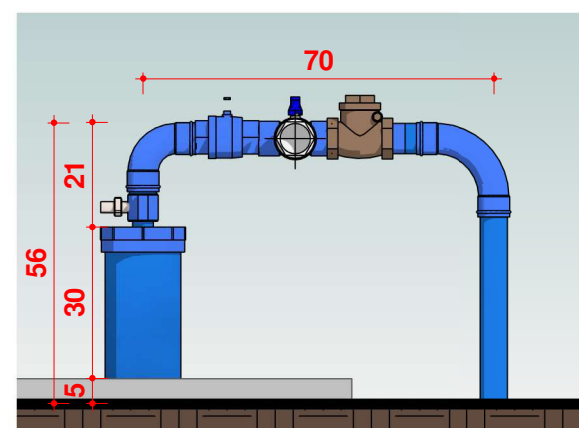

03 CAVALETE PTP 02
Escala 1 : 15

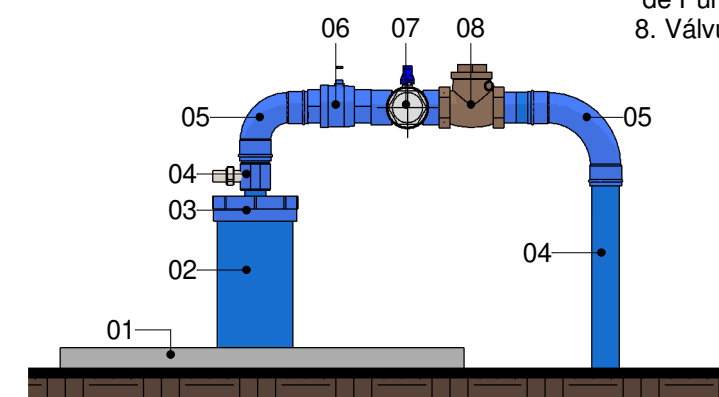

04 CAVALETE PTP 02.
Escala 1 : 15



CONTRATADA:
VVRGROUP Engenharia e Gestão de Ativos Imobiliários Ltda.
CNPJ: 37.571.359/0001-29

RESPONSÁVEL TÉCNICO:
Vitor Vinicius Rodrigues de Matos
Engenheiro Civil e Arquiteto Urbanista
CREA nº 241924725-6 CAU nº A269556-1

ENDEREÇO:
Município de São Valerio da Natividade, Tocantins PTP 02

CONTRATANTE:
Hidro Forte Saneamento

PRANCHA:
DETALHAMENTO PTP 02

CONTEÚDO DA PRANCHA:
Levantamento cavalete do PTP 02

Nº RRT:

Data: 11/09/2025
Escala: Indicada

Nº Prancha:
04/ 05

ACESSAR ARQUIVOS







VVR GROUP

ENGENHARIA E GESTÃO
DE ATIVOS IMOBILIÁRIOS

CONTRATADA:
VVRGROUP Engenharia e Gestão de Ativos
Imobiliários Ltda.
CNPJ: 37.571.359/0001-29

RESPONSÁVEL TÉCNICO:
Vitor Vinicius Rodrigues de Matos
Engenheiro Civil e Arquiteto Urbanista
CREA nº 241924725-6 CAU nº A269556-1

ENDEREÇO:
Município de São Valerio da Natividade, Tocantins
PTP 02

CONTRATANTE:
Hidro Forte Saneamento

PRANCHA:
REGISTROS FOTOGRÁFICOS

CONTEÚDO DA PRANCHA:
Registros Fotográficos do PTP 02

Nº RRT:

Data: 11/09/2025
Escala: Indicada

Nº Prancha:
05/ 05

ACESSAR ARQUIVOS

