


A - SÍTIO NOVO DO TOCANTINS

LOCALIZAÇÃO DOS ATIVOS

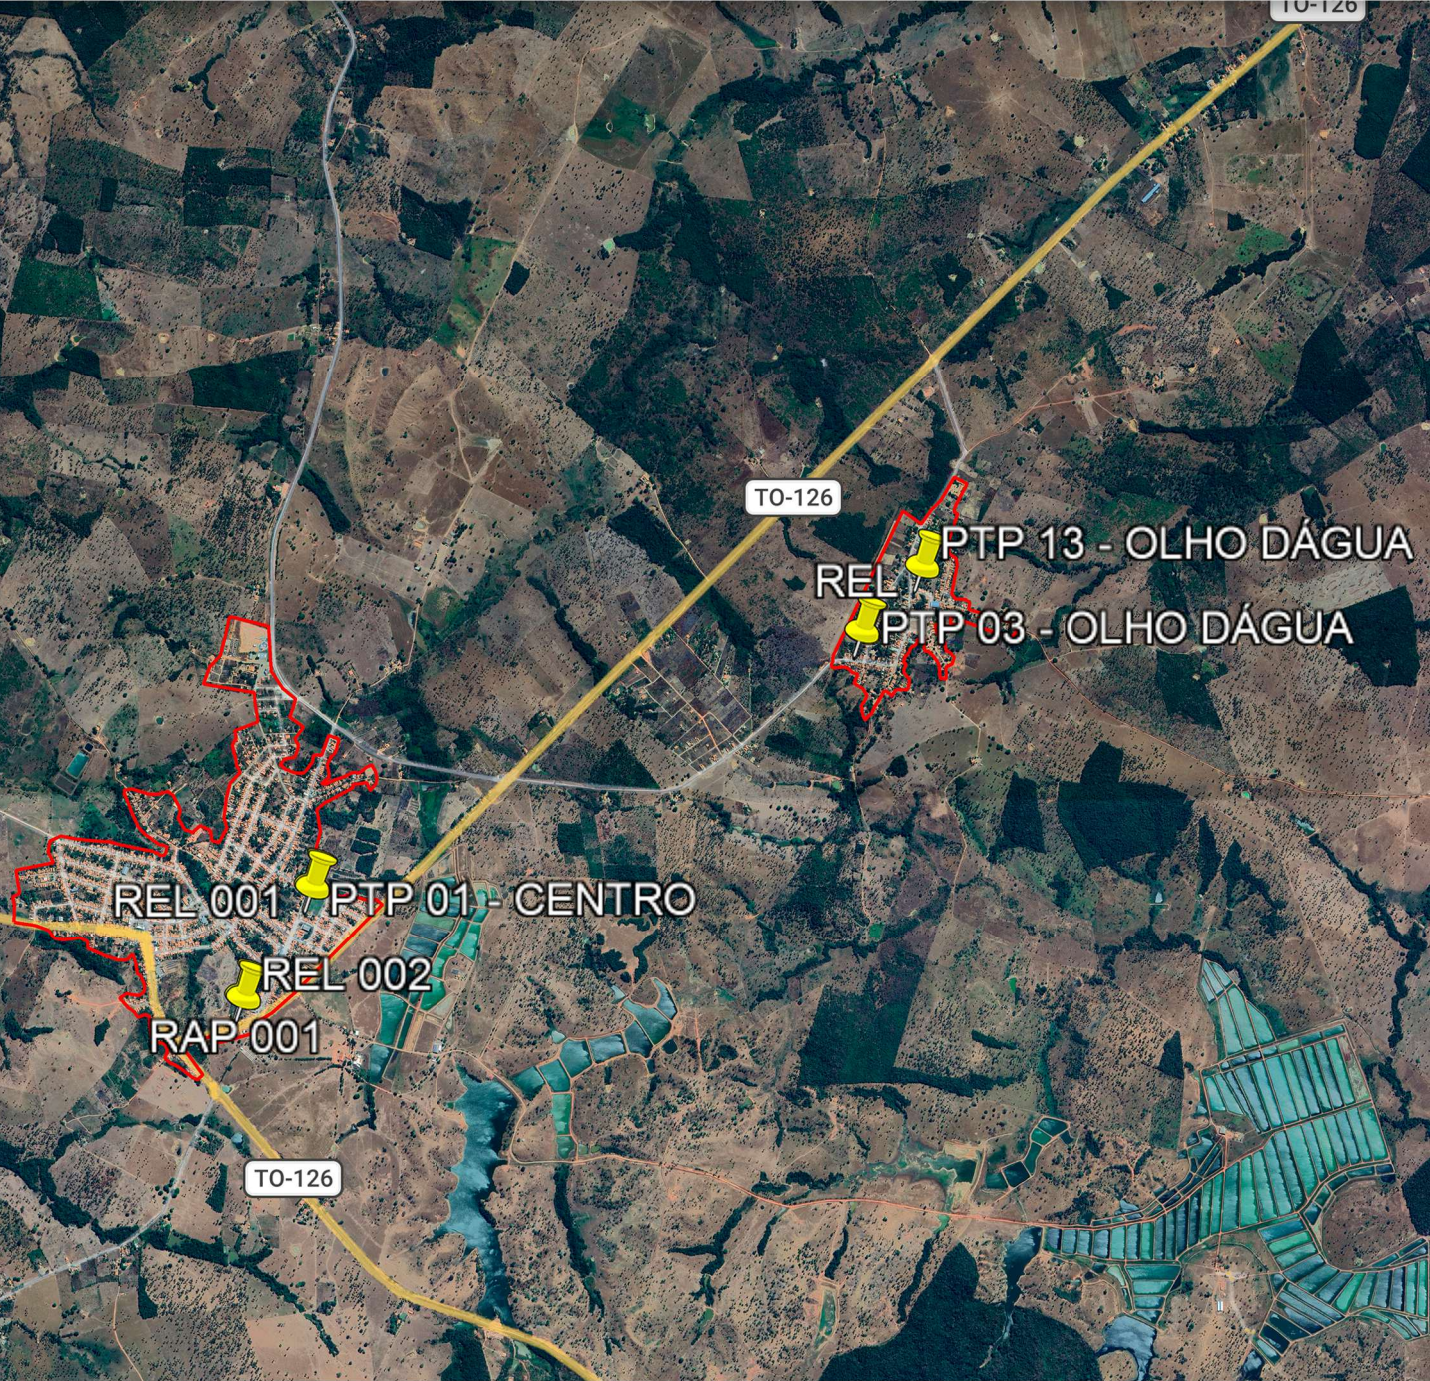

LEGENDA

- LOCALIZAÇÃO DO ATIVO
- PTP: POÇO TUBULAR PROFUNFO
- RAP: RESERVATÓRIO APOIADO
- UTS: UNIDADE DE TRATAMENTO SIMPLIFICADO
- PERÍMETRO URBANO
- REL: RESERVATÓRIO ELEVADO
- ETA: ESTAÇÃO DE TRATAMENTO DE ÁGUA
- RSE: RESERVATÓRIO SEMI-ENTERRADO

VVR GROUP
ENGENHARIA E GESTÃO
DE ATIVOS IMOBILIÁRIOS

CONTRATADA:
VVRGROUP Engenharia e Gestão de Ativos
Imobiliários Ltda.
CNPJ: 37.571.359/0001-29

RESPONSÁVEL TÉCNICO:
Vitor Vinicius Rodrigues de Matos
Engenheiro Civil e Arquiteto Urbanista
CREA nº 241924725-6 CAU nº A269556-1

ENDEREÇO:
Município Sítio Novo do Tocantins, Tocantins
PTP 03, PTP 04, UTS 001 e REL 03

CONTRATANTE:
Hidro Forte Saneamento

B - MICROLOCALIZAÇÃO

PTP 03, REL - COORDENADAS: -5.5902232272259385, -47.6068427735701



C - VISTORIA NO LOCAL

PTP 03, REL - COORDENADAS: -5.5902232272259385, -47.6068427735701



PRANCHA:
LOCALIZAÇÃO PTP 03, PTP 04, UTS 001 e REL 03

CONTEÚDO DA PRANCHA:
Localização PTP 03, PTP 04, UTS 001 e REL 03


Nº RRT:

Data: 16/09/2026
Escala: Indicada


Nº Prancha:
01/ 04

ACESSAR ARQUIVOS



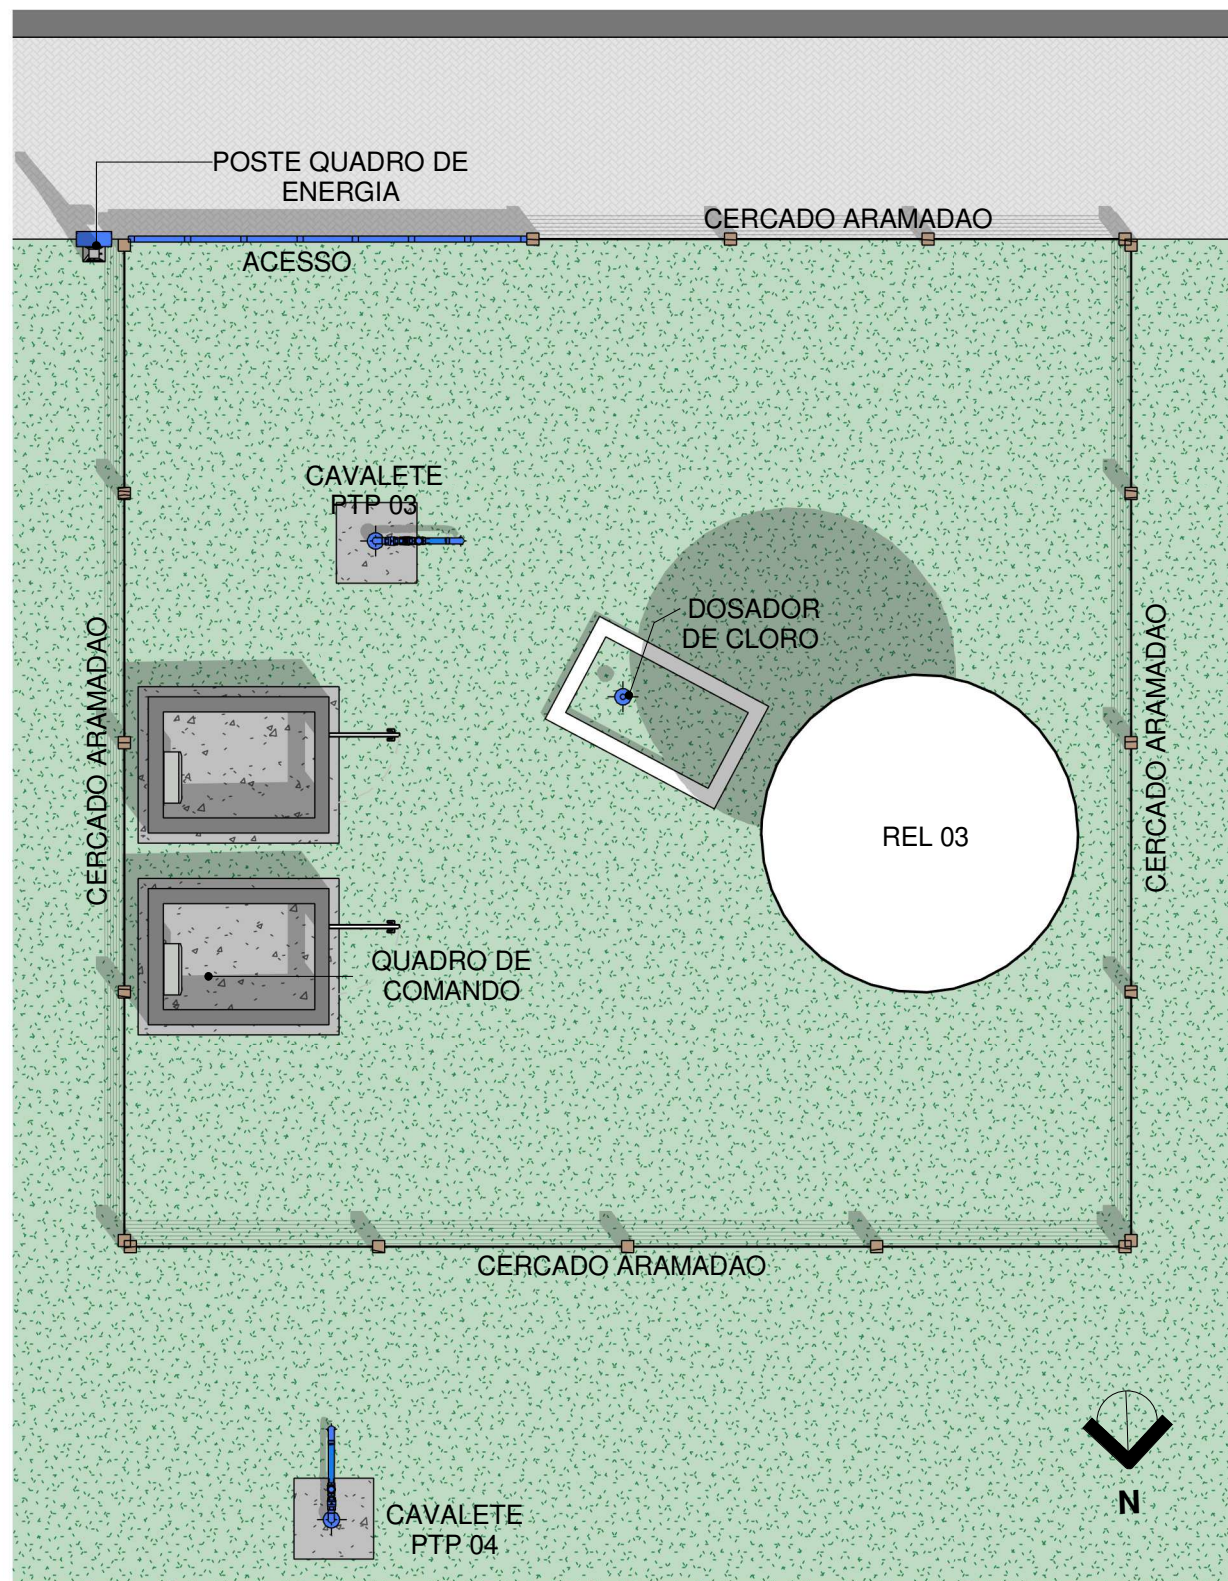


1 Planta Baixa Layout PTP 03, PTP 04, UTS 001 e REL 03
Escala 1 : 75

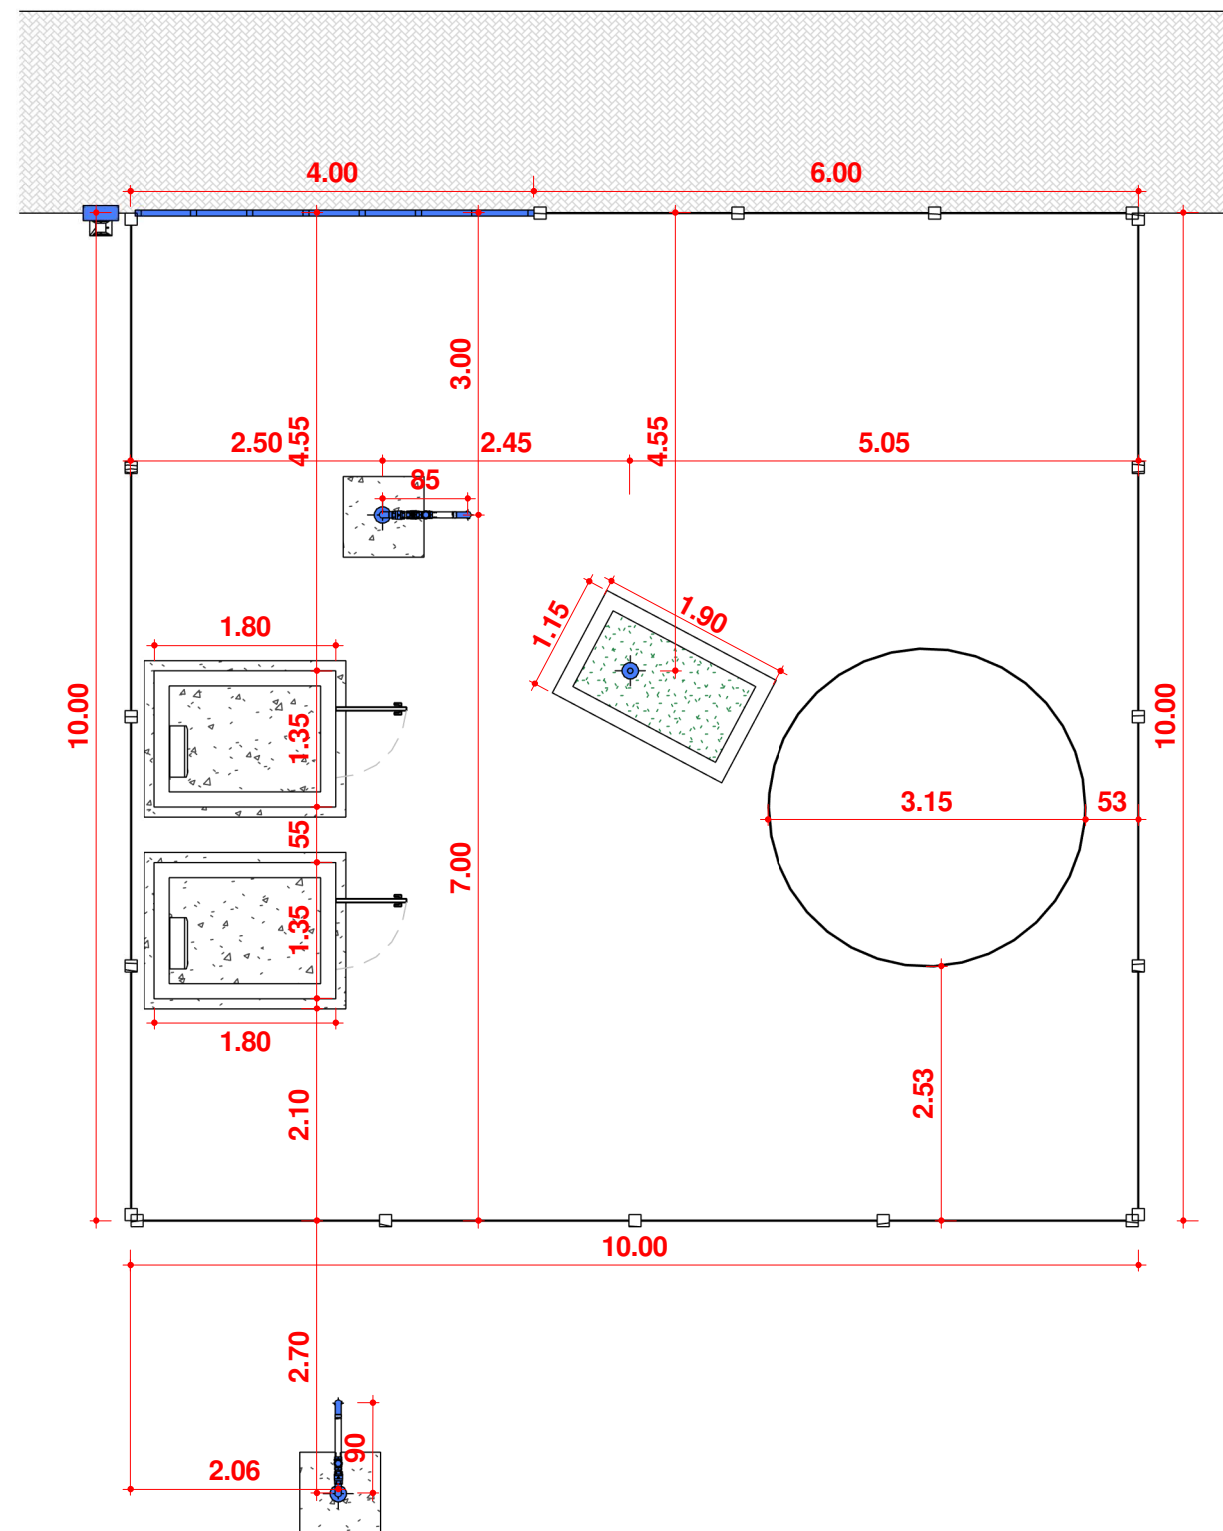


2 Planta Baixa Técnica
Escala 1 : 75



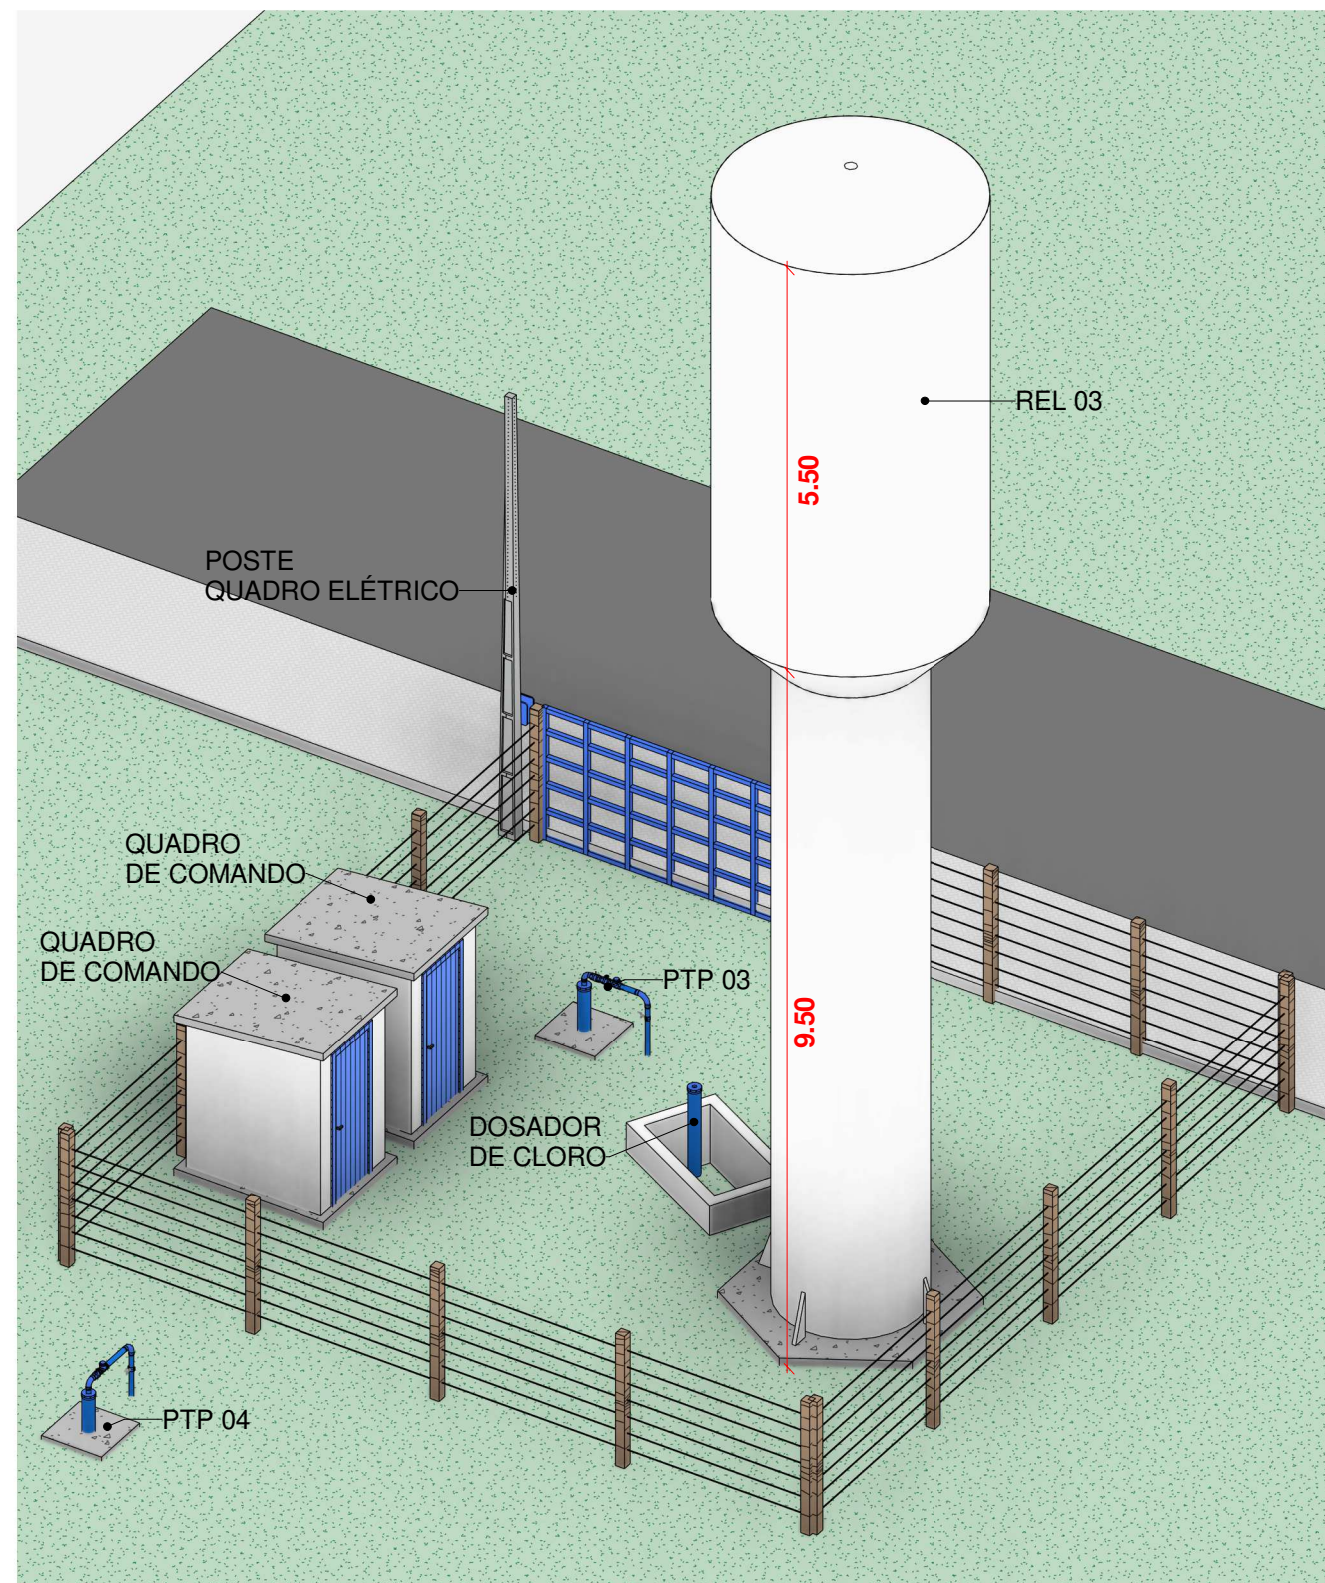


01 PERSPECTIVA PTP 03, PTP 04, UTS 001 e REL 03
Escala

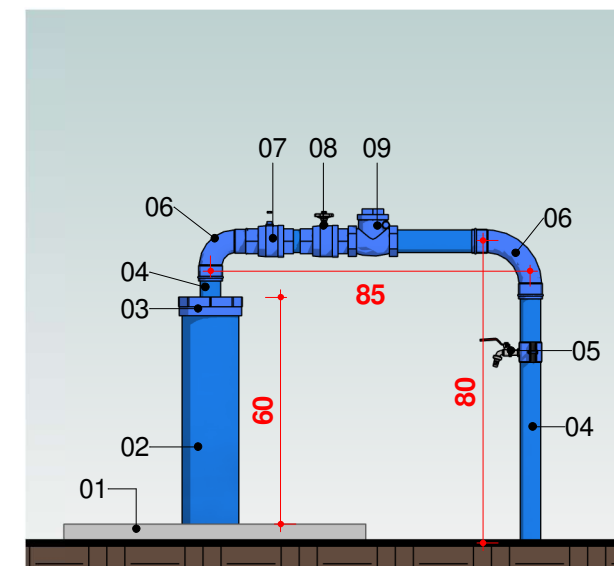

02 CAVALETE PTP 03
Escala 1 : 20

LEGENDA

1. Laje Proteção Sanitária
2. Tubo de Revestimento
3. Tampa de Vedação
4. Tubo Galvanizado Ø60m
5. Tê com Torneira de Amostra
6. Cotovelo de 90°
7. Tê de Derivação
8. Válvula Ventosa
9. Válvula de retenção horizontal

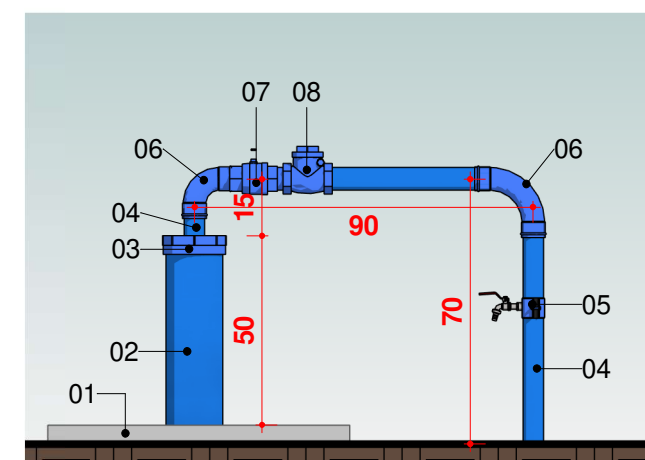

03 CAVALETE PTP 04
Escala 1 : 20

LEGENDA

1. Laje Proteção Sanitária
2. Tubo de Revestimento
3. Tampa de Vedação
4. Tubo Galvanizado Ø60m
5. Tê com Torneira de Amostra
6. Cotovelo de 90°
7. Válvula Ventosa
8. Válvula de retenção horizontal



CONTRATADA:
VVRGROUP Engenharia e Gestão de Ativos Imobiliários Ltda.
CNPJ: 37.571.359/0001-29

RESPONSÁVEL TÉCNICO:
Vitor Vinicius Rodrigues de Matos
Engenheiro Civil e Arquiteto Urbanista
CREA nº 241924725-6 CAU nº A269556-1

ENDEREÇO:
Município Sitio Novo do Tocantins, Tocantins
PTP 03, PTP 04, UTS 001 e REL 03

CONTRATANTE:
Hidro Forte Saneamento

PRANCHA:
DETALHAMENTO PTP 03, PTP 04, UTS 001 e REL 03

CONTEÚDO DA PRANCHA:
Levantamento PTP 03, PTP 04, UTS 001 e REL 03

Nº RRT:

Data: 16/09/2026
Escala: Indicada

Nº Prancha:
03/ 04

ACESSAR ARQUIVOS





CONTRATADA:
VVRGROUP Engenharia e Gestão de Ativos
Imobiliários Ltda.
CNPJ: 37.571.359/0001-29

RESPONSÁVEL TÉCNICO:
Vitor Vinicius Rodrigues de Matos
Engenheiro Civil e Arquiteto Urbanista
CREA nº 241924725-6 CAU nº A269556-1

ENDEREÇO:
Município Sitio Novo do Tocantins, Tocantins
PTP 03, PTP 04, UTS 001 e REL 03

CONTRATANTE:
Hidro Forte Saneamento

PRANCHA:
LEVANTAMENTO FOTOGRÁFICO PTP 03, PTP 04, UTS 001 e REL 03

CONTEÚDO DA PRANCHA:
Imagens PTP 03, PTP 04, UTS 001 e REL 03

Nº RRT:

Data: 16/09/2026
Escala: Indicada

Nº Prancha:
04/ 04

[ACESSAR ARQUIVOS](#)

