


A - DUERÉ

LOCALIZAÇÃO DOS ATIVOS

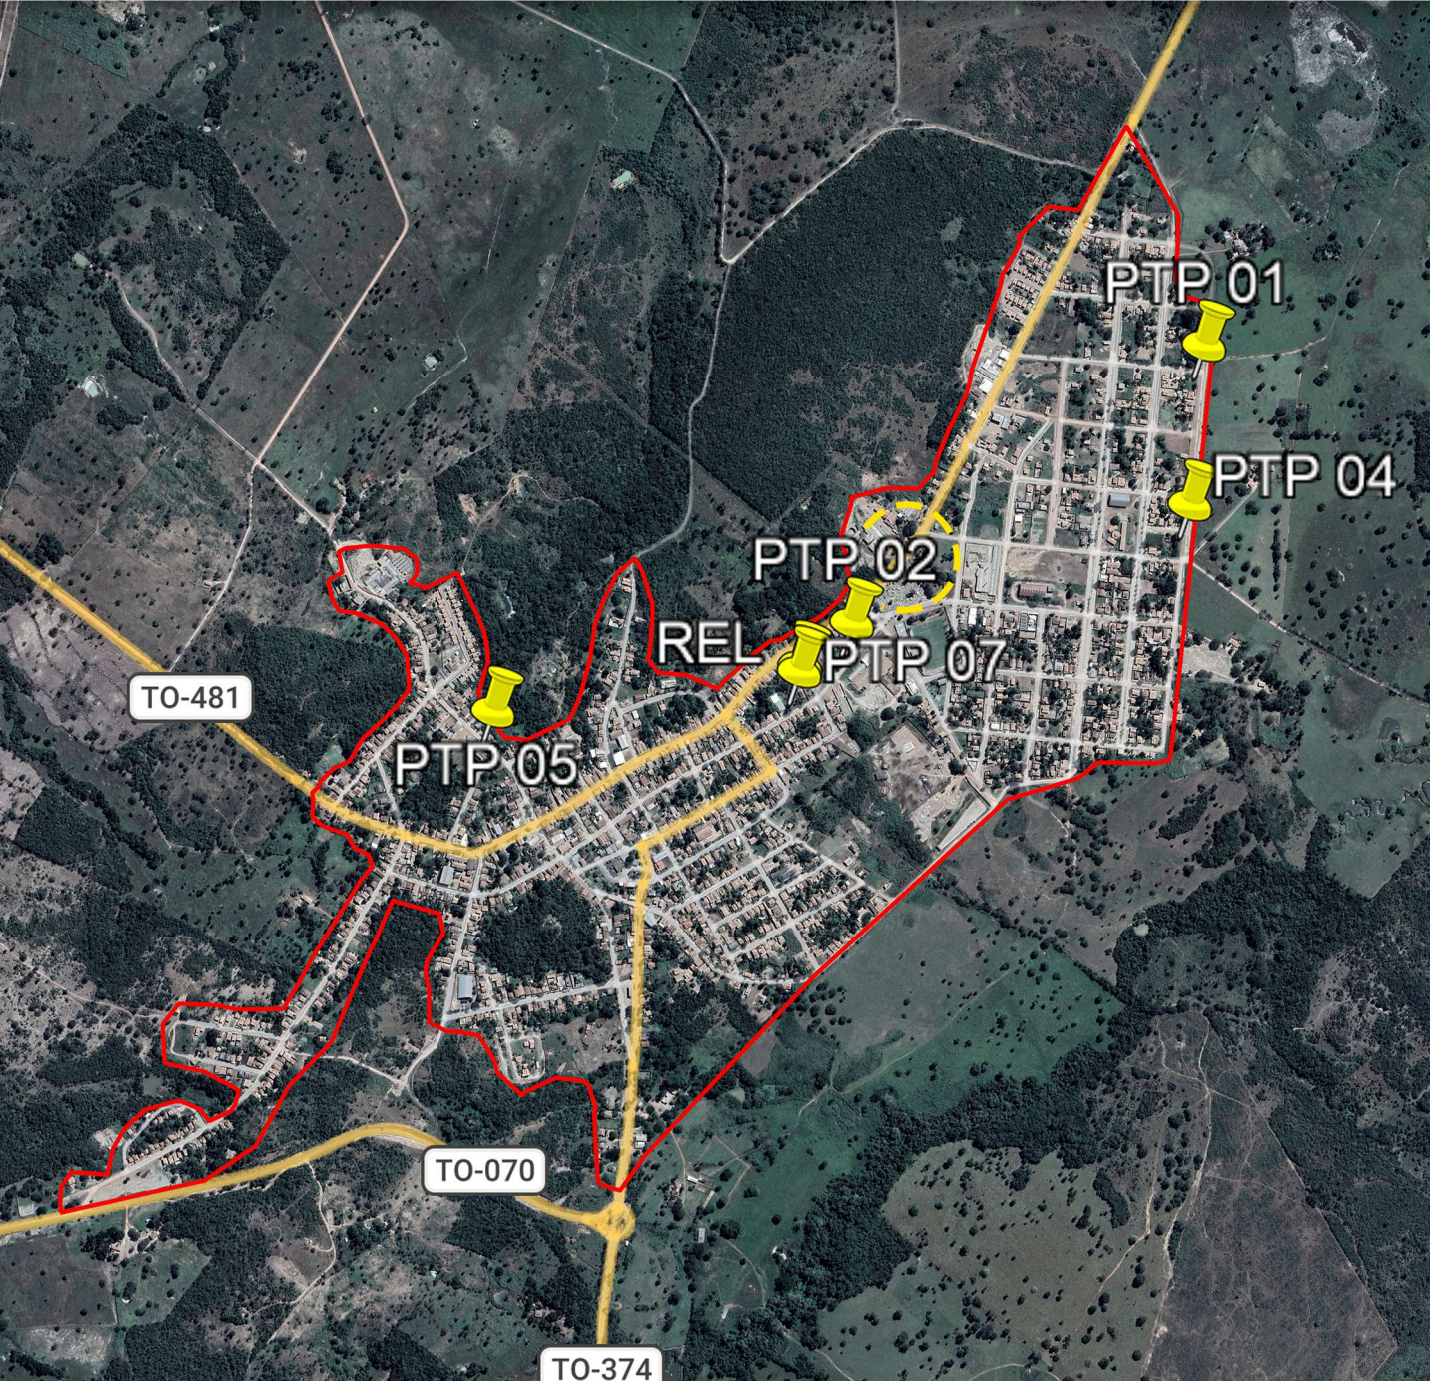

LEGENDA

-  LOCALIZAÇÃO DO ATIVO
-  PERÍMETRO URBANO
- 
- PTP: POÇO TUBULAR PROFUNFO
- REL: RESERVATÓRIO ELEVADO
- RAP: RESERVATÓRIO APOIADO
- ETA: ESTAÇÃO DE TRATAMENTO DE ÁGUA
- UTS: UNIDADE DE TRATAMENTO SIMPLIFICADO
- RSE: RESERVATÓRIO SEMI-ENTERRADO



VVR GROUP

ENGENHARIA E GESTÃO
DE ATIVOS IMOBILIÁRIOS

CONTRATADA:
VVRGROUP Engenharia e Gestão de Ativos
Imobiliários Ltda.
CNPJ: 37.571.359/0001-29

RESPONSÁVEL TÉCNICO:
Vitor Vinicius Rodrigues de Matos
Engenheiro Civil e Arquiteto Urbanista
CREA nº 241924725-6 CAU nº A269556-1

ENDEREÇO:
Município de Dueré, Tocantins
PTP 02

CONTRATANTE:
Hidro Forte Saneamento


B - MICROLOCALIZAÇÃO

PTP 02 - COORDENADAS: -11.338951410028008, -49.26521136141552



C - VISTORIA NO LOCAL

PTP 02 - COORDENADAS: -11.338951410028008, -49.26521136141552

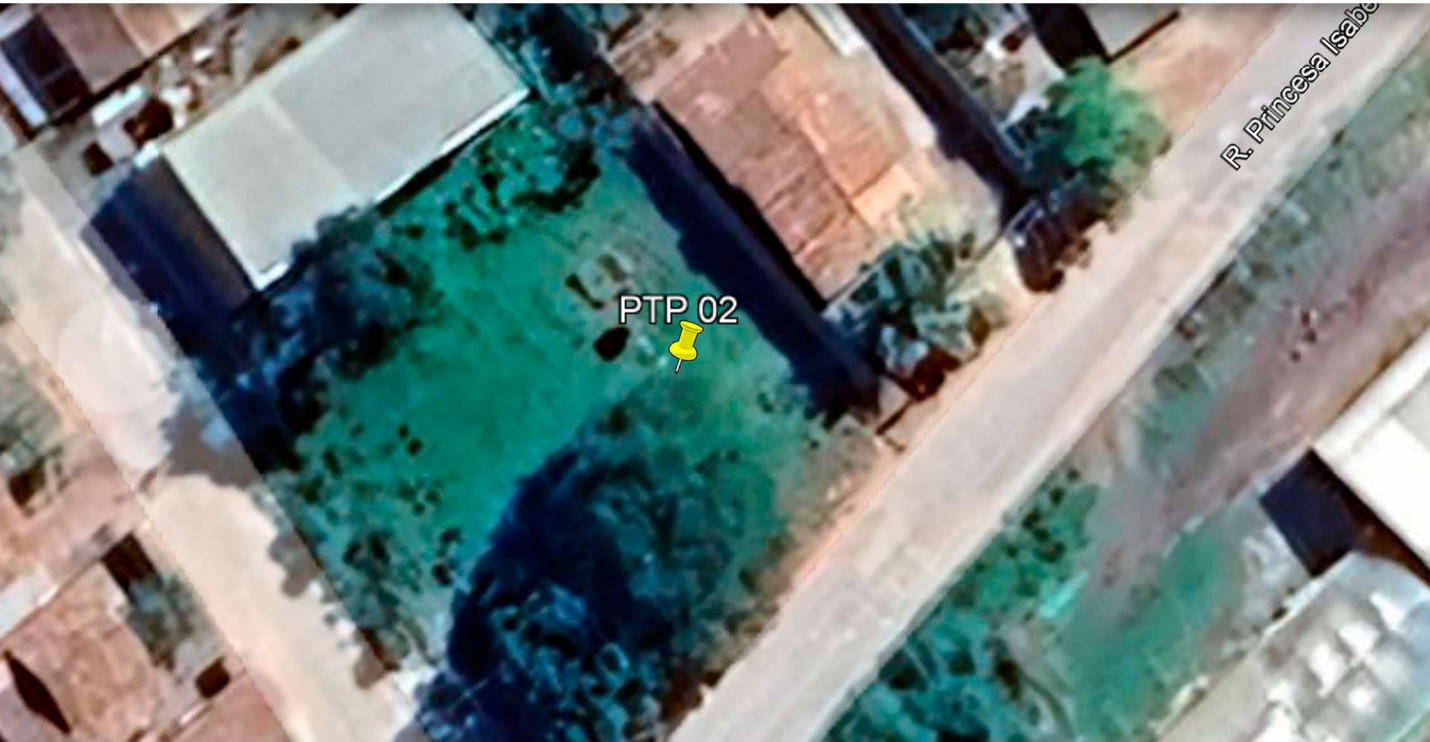

PRANCHA:
LOCALIZAÇÃO PTP 02

CONTEÚDO DA PRANCHA:
Localização do PTP 02


Nº RRT:

Data: 11/09/2025
Escala: Indicada


Nº Prancha:
01/ 03

ACESSAR ARQUIVOS



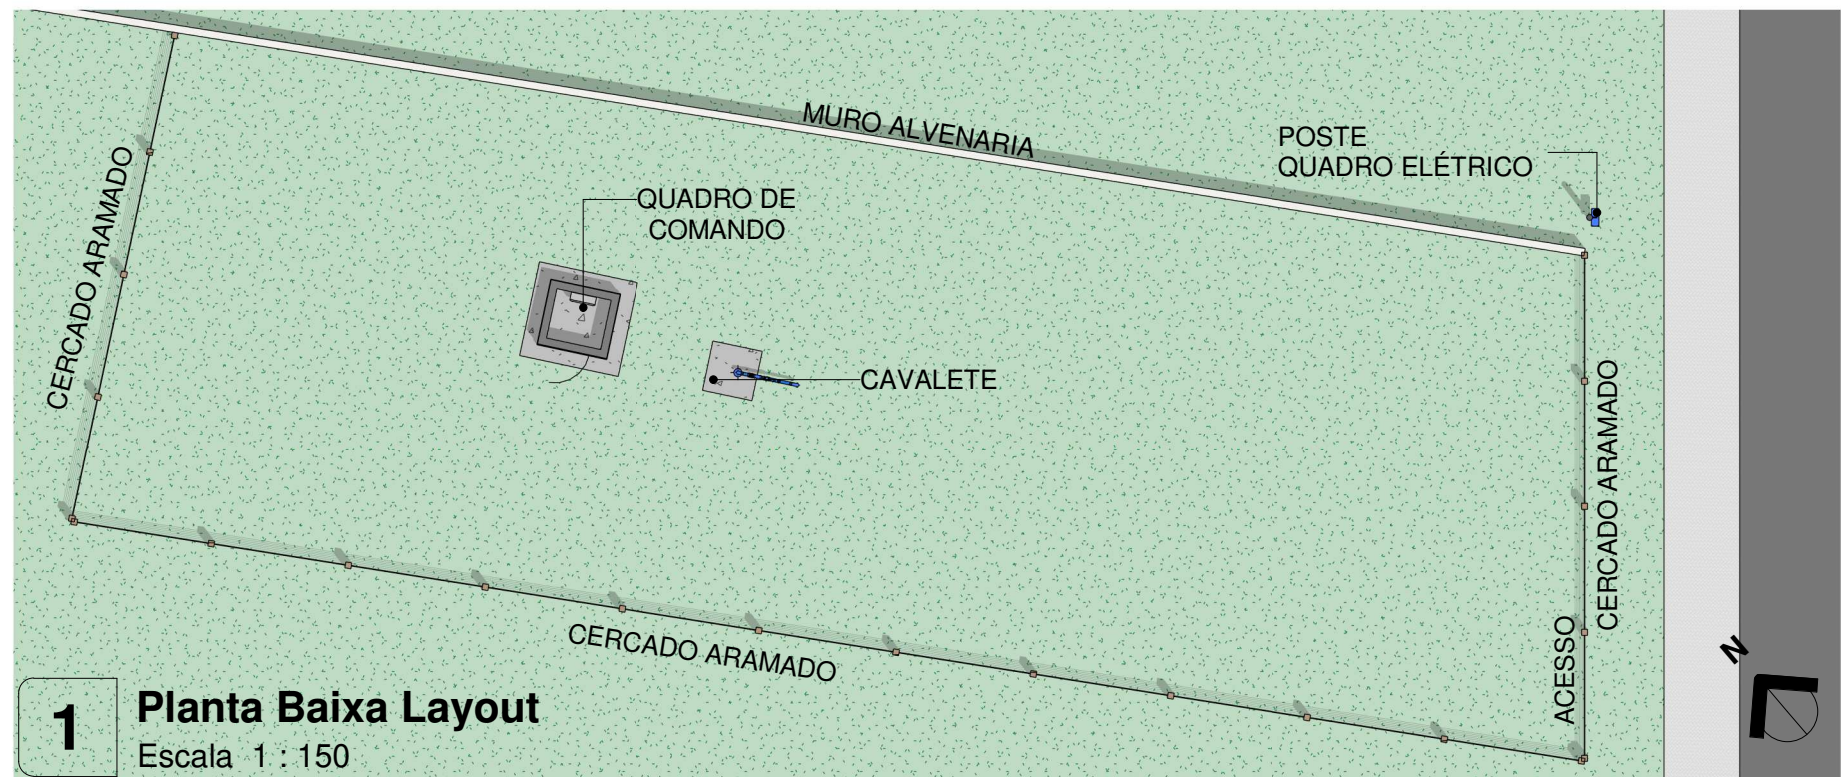

1 Planta Baixa Layout
Escala 1 : 150

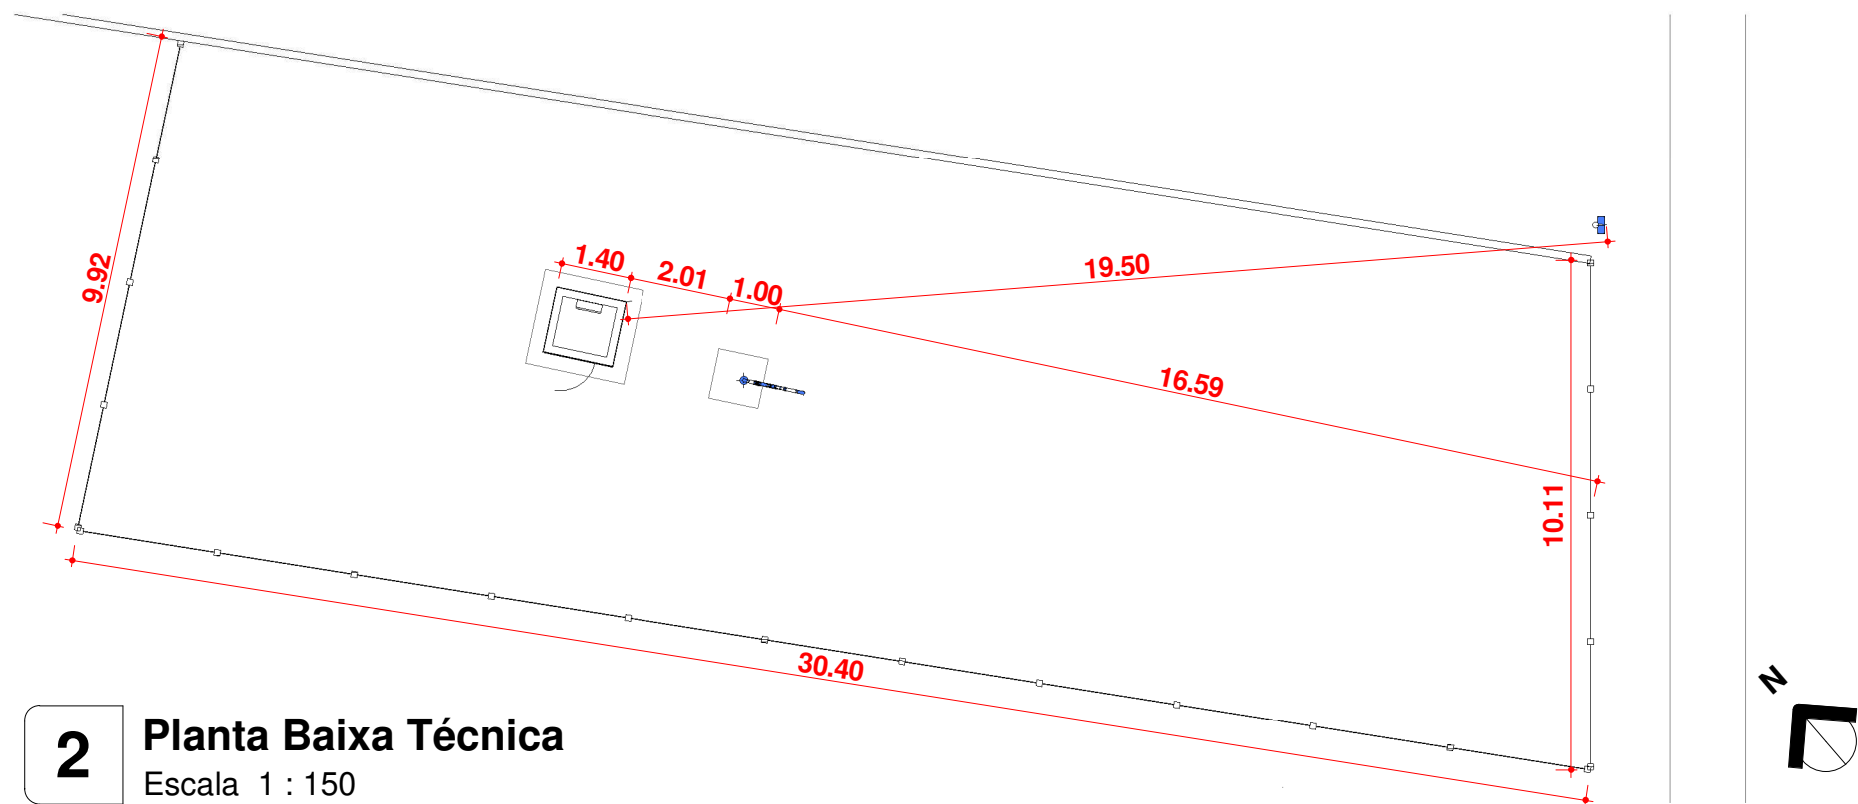

2 Planta Baixa Técnica
Escala 1 : 150



CONTRATADA:
VVRGROUP Engenharia e Gestão de Ativos
Imobiliários Ltda.
CNPJ: 37.571.359/0001-29

RESPONSÁVEL TÉCNICO:
Vitor Vinicius Rodrigues de Matos
Engenheiro Civil e Arquiteto Urbanista
CREA nº 241924725-6 CAU nº A269556-1

ENDEREÇO:
Município de Dueré, Tocantins
PTP 02

CONTRATANTE:
Hidro Forte Saneamento

PRANCHA:
DETALHAMENTO PTP 02

CONTEÚDO DA PRANCHA:
Levantamento plantas baixas
caveleto do PTP 02


Nº RRT:

Data: 11/09/2025
Escala: Indicada



Nº Prancha:
02/ 03

[ACESSAR ARQUIVOS](#)




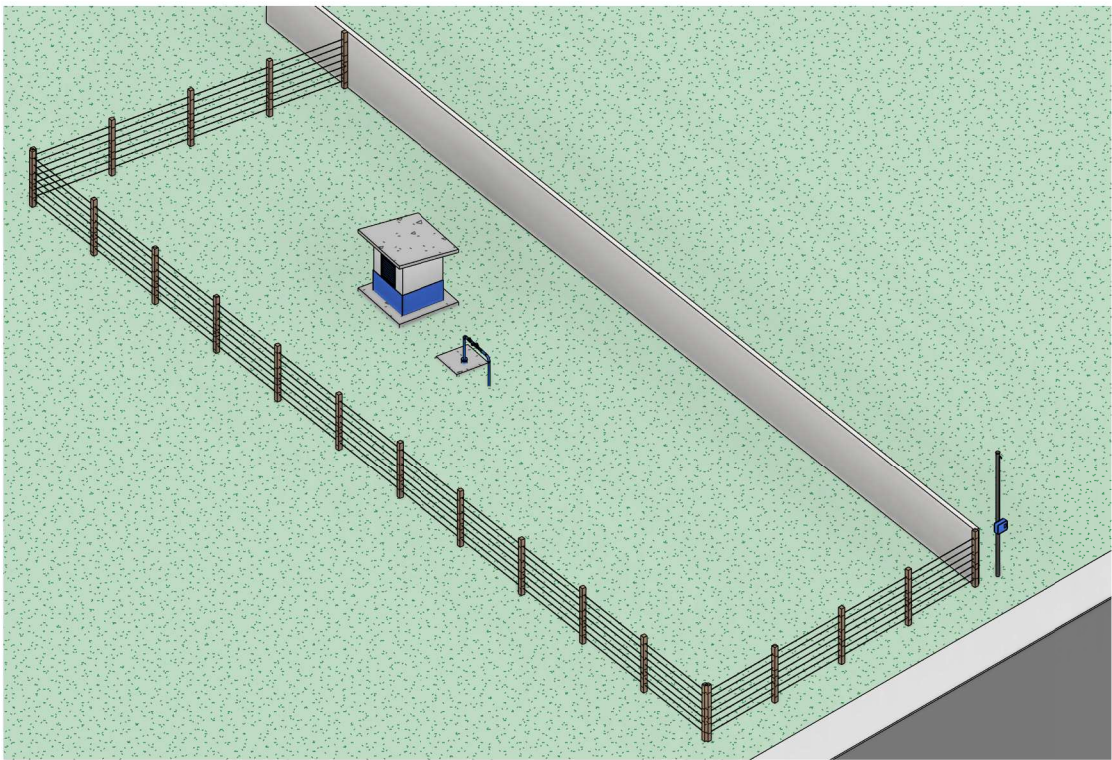

01 Perspectiva PTP 02
Escala

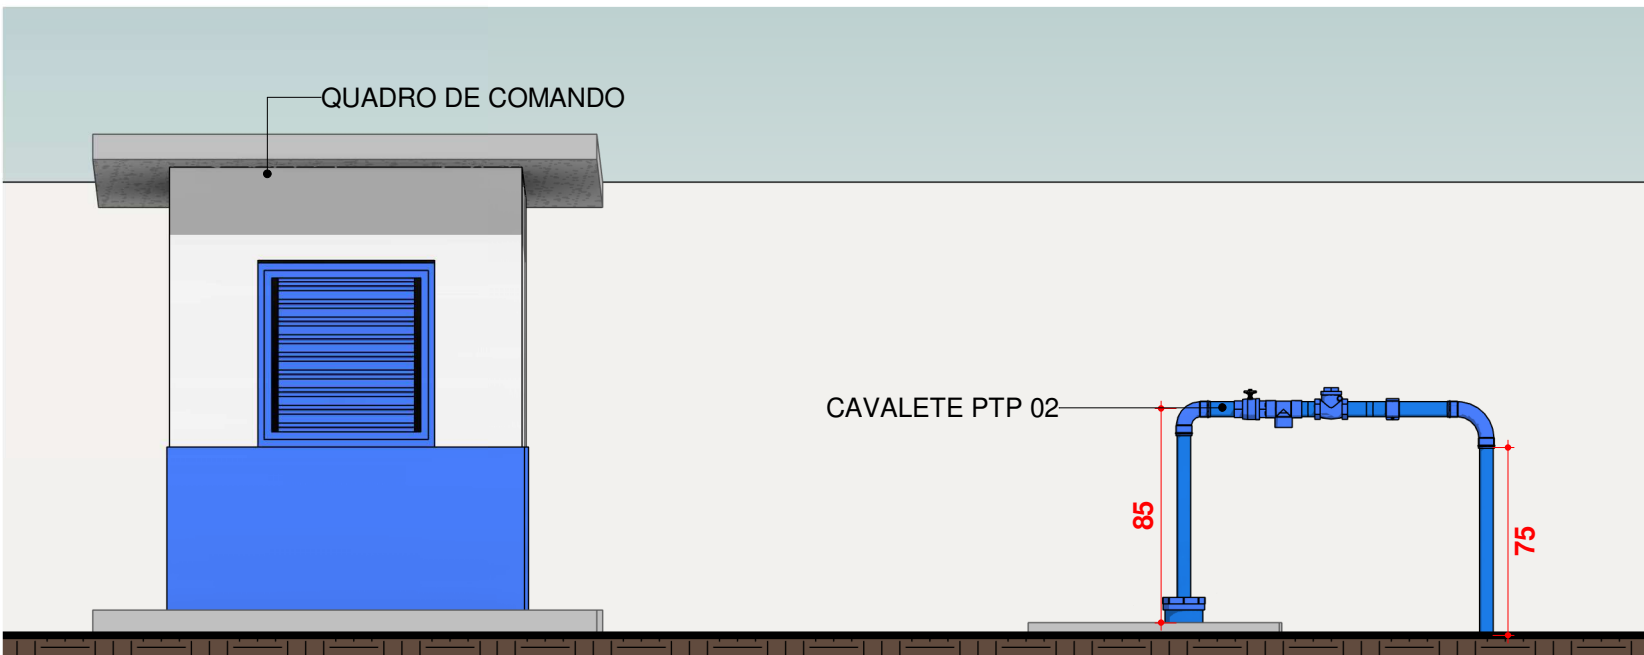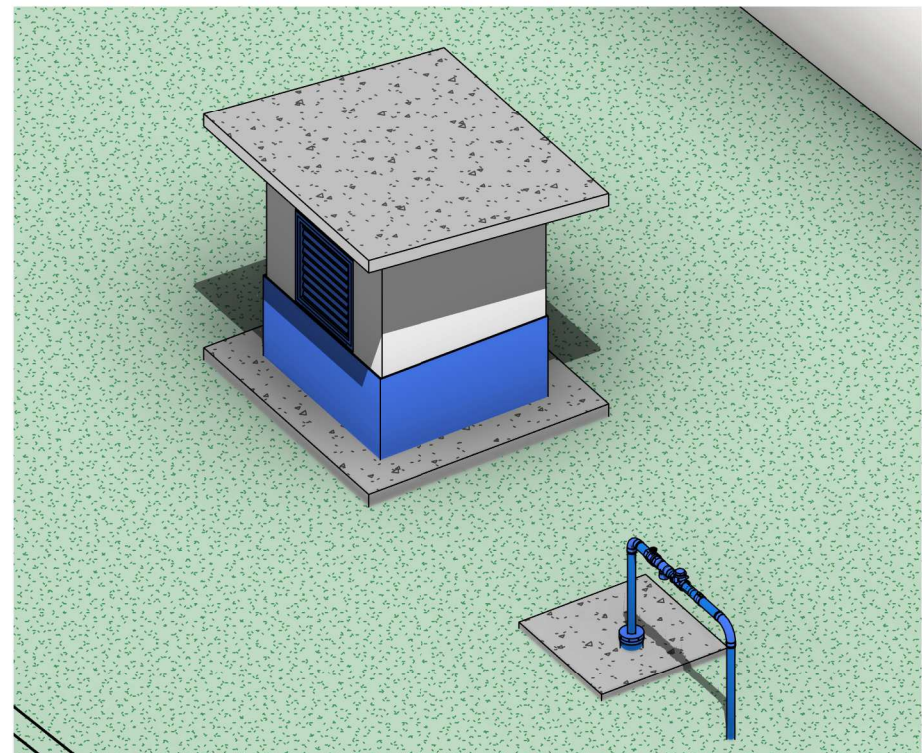

02 ELEVAÇÃO, CAVALETE PTP 2
Escala 1 : 30

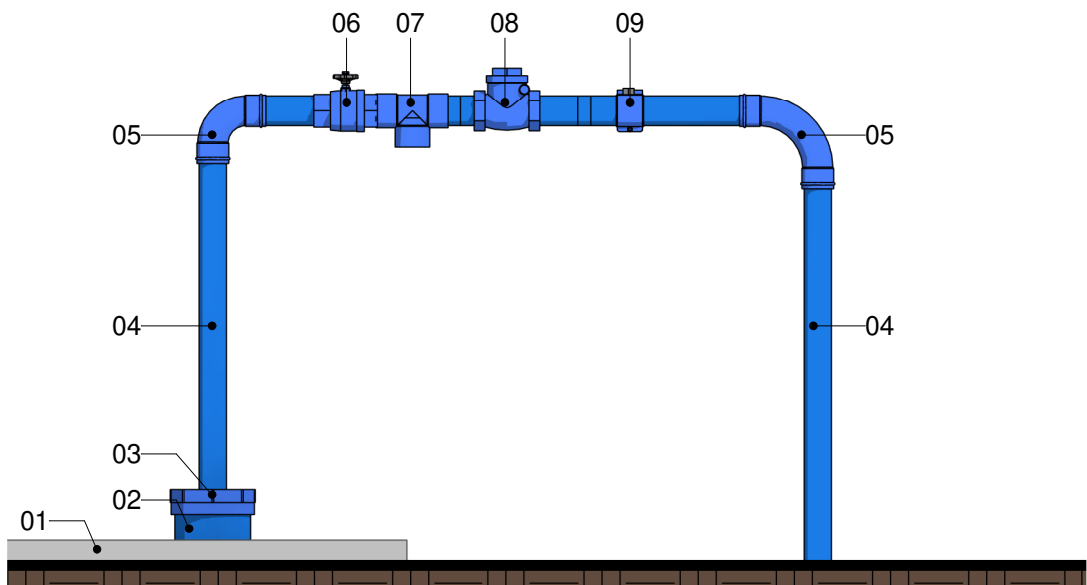

- LEGENDA**
- 1. Laje Proteção Sanitária
 - 2. Tubo de Revestimento
 - 3. Tampa de Vedação
 - 4. Tubo Galvanizado Ø60m
 - 5. Cotovelo de 90°
 - 6. Válvula Ventosa
 - 7. Tê de Derivação
 - 8. Válvula de retenção horizontal
 - 9. Tê com Torneira de Amostra

03 CAVALETE PTP 2
Escala 1 : 15



CONTRATADA:
VVRGROUP Engenharia e Gestão de Ativos Imobiliários Ltda.
CNPJ: 37.571.359/0001-29

RESPONSÁVEL TÉCNICO:
Vitor Vinicius Rodrigues de Matos
Engenheiro Civil e Arquiteto Urbanista
CREA nº 241924725-6 CAU nº A269556-1

ENDEREÇO:
Município de Dueré, Tocantins
PTP 02

CONTRATANTE:
Hidro Forte Saneamento

PRANCHA:
DETALHAMENTO PTP 02

CONTEÚDO DA PRANCHA:
Levantamento cavalete do PTP 02

Nº RRT:

Data: 11/09/2025
Escala: Indicada

Nº Prancha:
03/ 03

ACESSAR ARQUIVOS





VVR GROUP

ENGENHARIA E GESTÃO
DE ATIVOS IMOBILIÁRIOS

CONTRATADA:
VVRGROUP Engenharia e Gestão de Ativos
Imobiliários Ltda.
CNPJ: 37.571.359/0001-29

RESPONSÁVEL TÉCNICO:
Vitor Vinicius Rodrigues de Matos
Engenheiro Civil e Arquiteto Urbanista
CREA nº 241924725-6 CAU nº A269556-1

ENDEREÇO:
Município de Dueré, Tocantins
PTP 02

CONTRATANTE:
Hidro Forte Saneamento

PRANCHA:
REGISTROS FOTOGRÁFICOS

CONTEÚDO DA PRANCHA:
Registros Fotográficos do PTP 02

Nº RRT:

Data: 11/09/2025
Escala: Indicada

Nº Prancha:
04/ 03

ACESSAR ARQUIVOS

