


A - DUERÉ

LOCALIZAÇÃO DOS ATIVOS

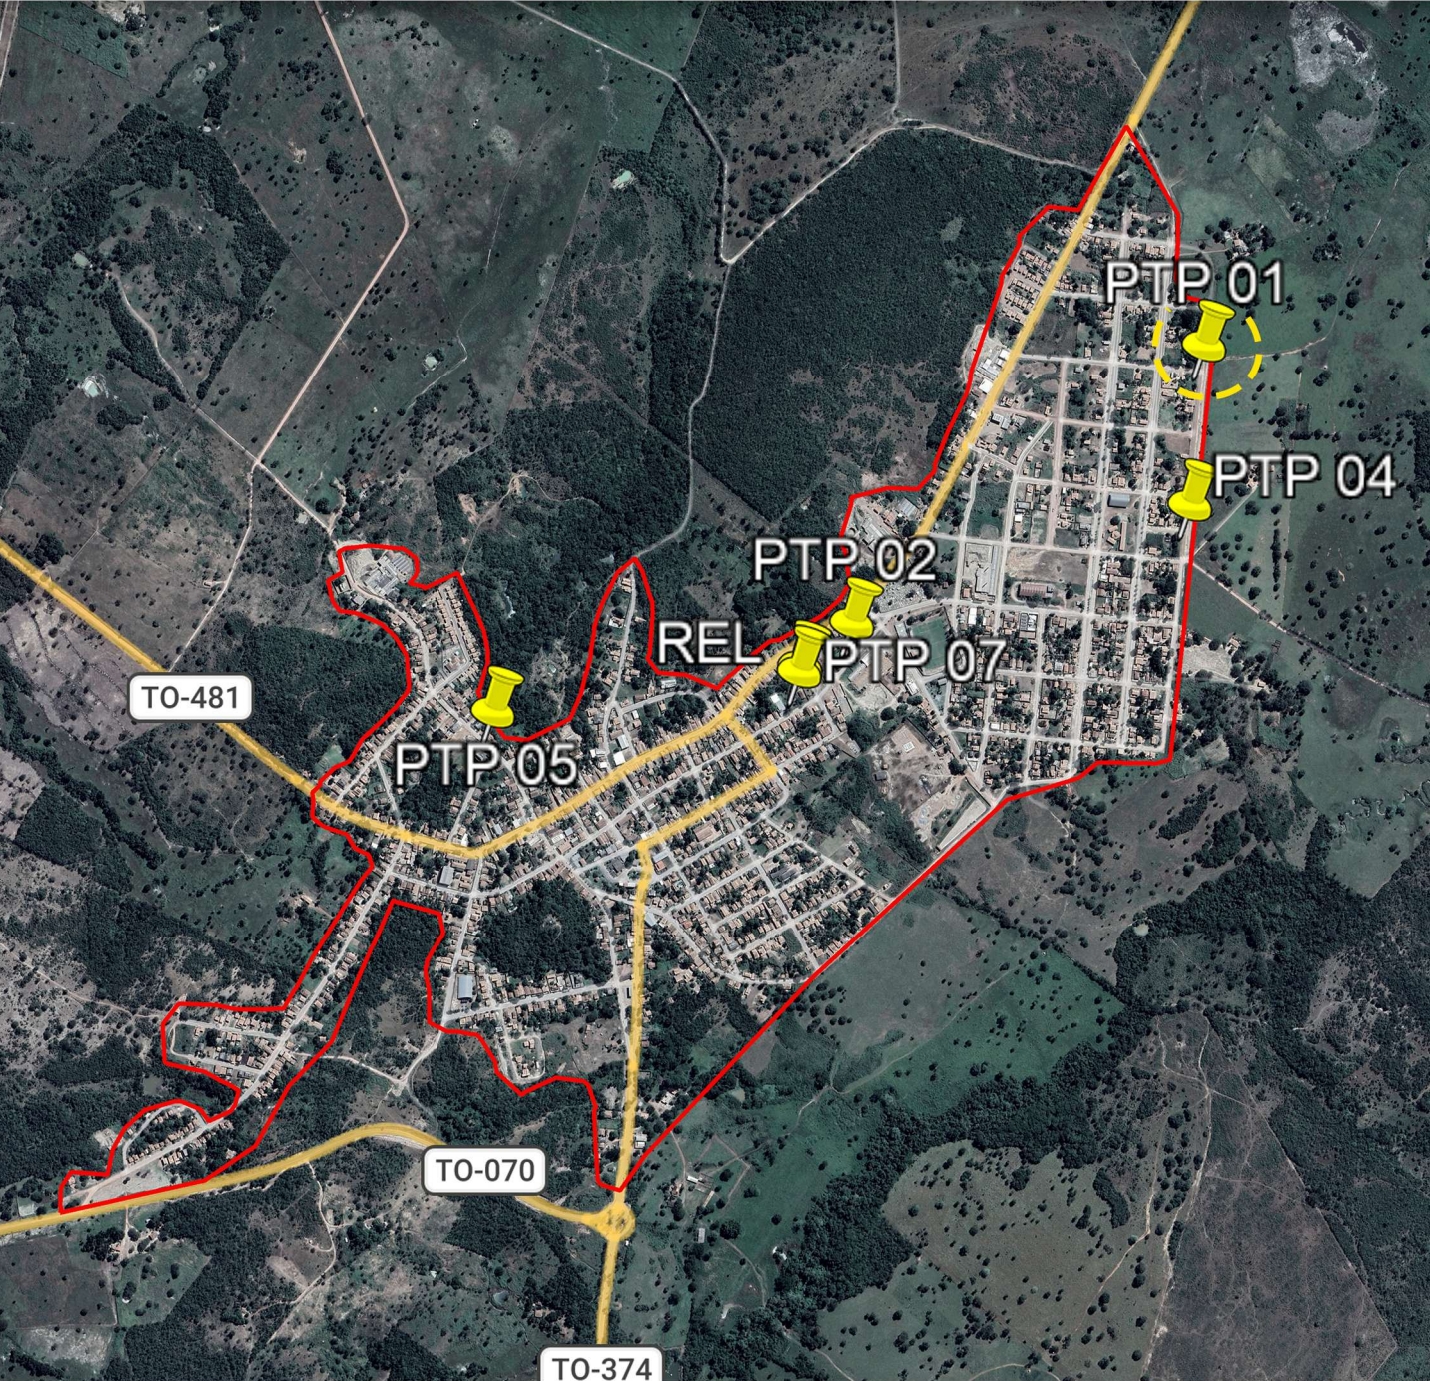

LEGENDA

-  LOCALIZAÇÃO DO ATIVO
-  PERÍMETRO URBANO
- 
- PTP: POÇO TUBULAR PROFUNFO
- REL: RESERVATÓRIO ELEVADO
- RAP: RESERVATÓRIO APOIADO
- ETA: ESTAÇÃO DE TRATAMENTO DE ÁGUA
- UTS: UNIDADE DE TRATAMENTO SIMPLIFICADO
- RSE: RESERVATÓRIO SEMI-ENTERRADO

B - MICROLOCALIZAÇÃO

PTP 01 - COORDENADAS: -11.333688288255322, -49.25837004976302



C - VISTORIA NO LOCAL

PTP 01 - COORDENADAS: -11.333688288255322, -49.25837004976302





VVR GROUP

ENGENHARIA E GESTÃO
DE ATIVOS IMOBILIÁRIOS

CONTRATADA:
VVRGROUP Engenharia e Gestão de Ativos
Imobiliários Ltda.
CNPJ: 37.571.359/0001-29

RESPONSÁVEL TÉCNICO:
Vitor Vinicius Rodrigues de Matos
Engenheiro Civil e Arquiteto Urbanista
CREA nº 241924725-6 CAU nº A269556-1

ENDEREÇO:
Município de Dueré, Tocantins
PTP 01

CONTRATANTE:
Hidro Forte Saneamento

PRANCHA:
LOCALIZAÇÃO PTP 01

CONTEÚDO DA PRANCHA:
Localização do PTP 01


Nº RRT:

Data: 11/09/2025
Escala: Indicada

Nº Prancha:
01/ 03

ACESSAR ARQUIVOS




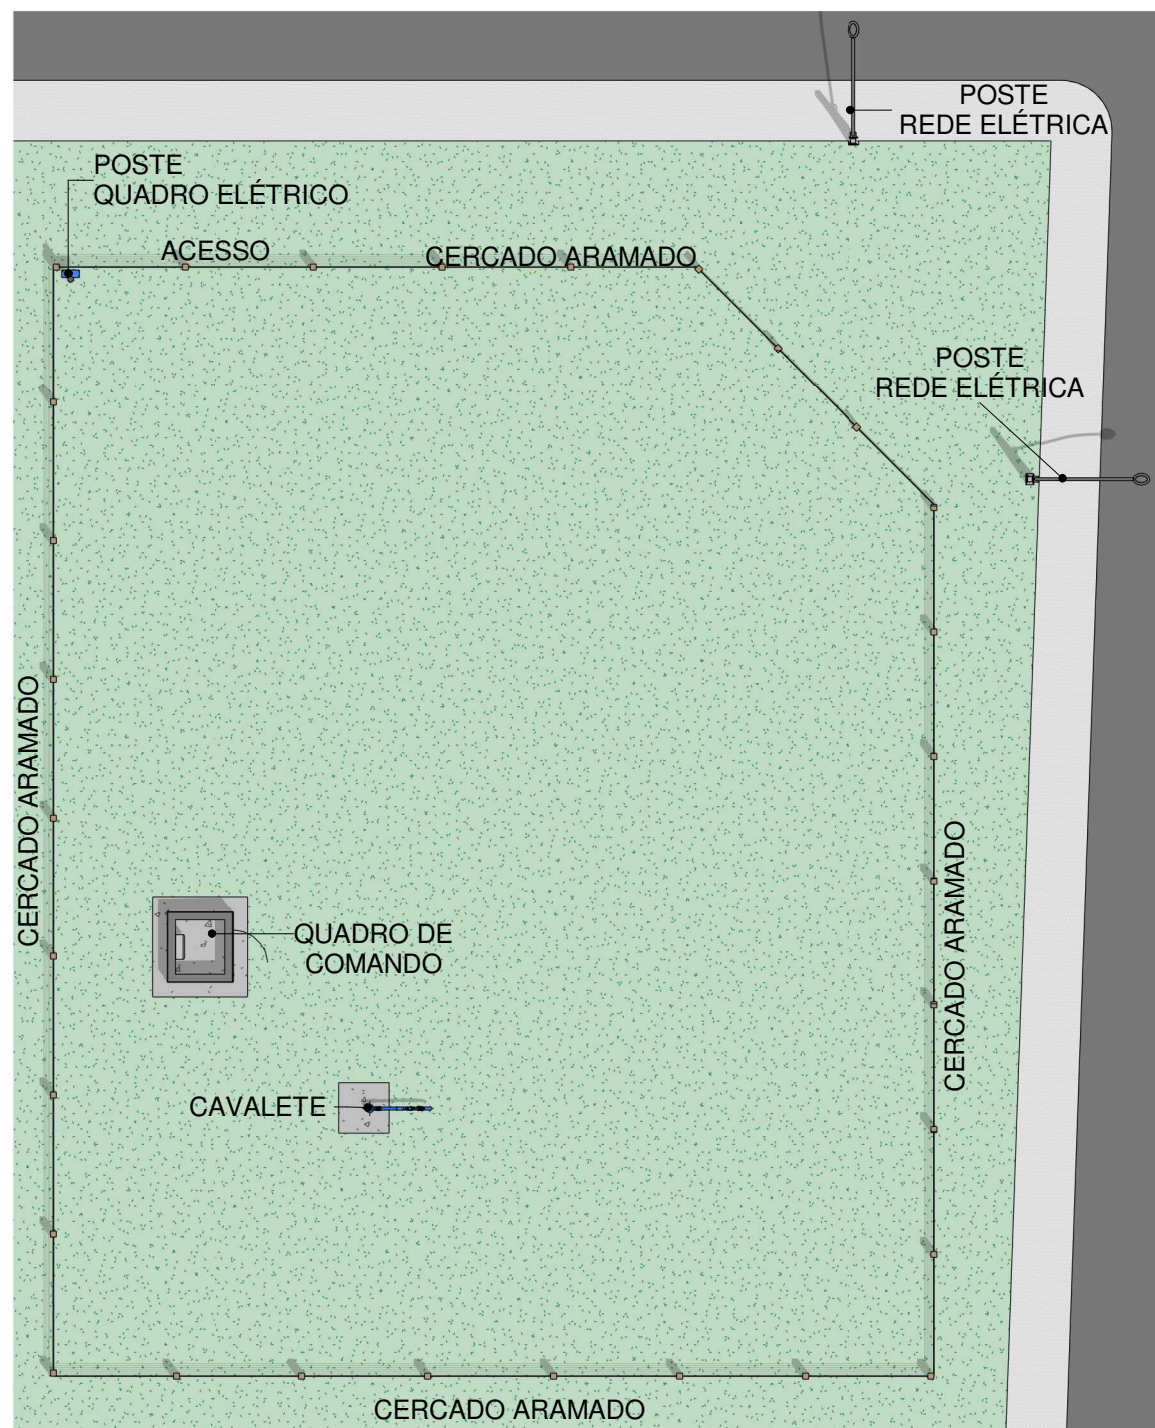

1

Planta Baixa Layout

Escala 1 : 150

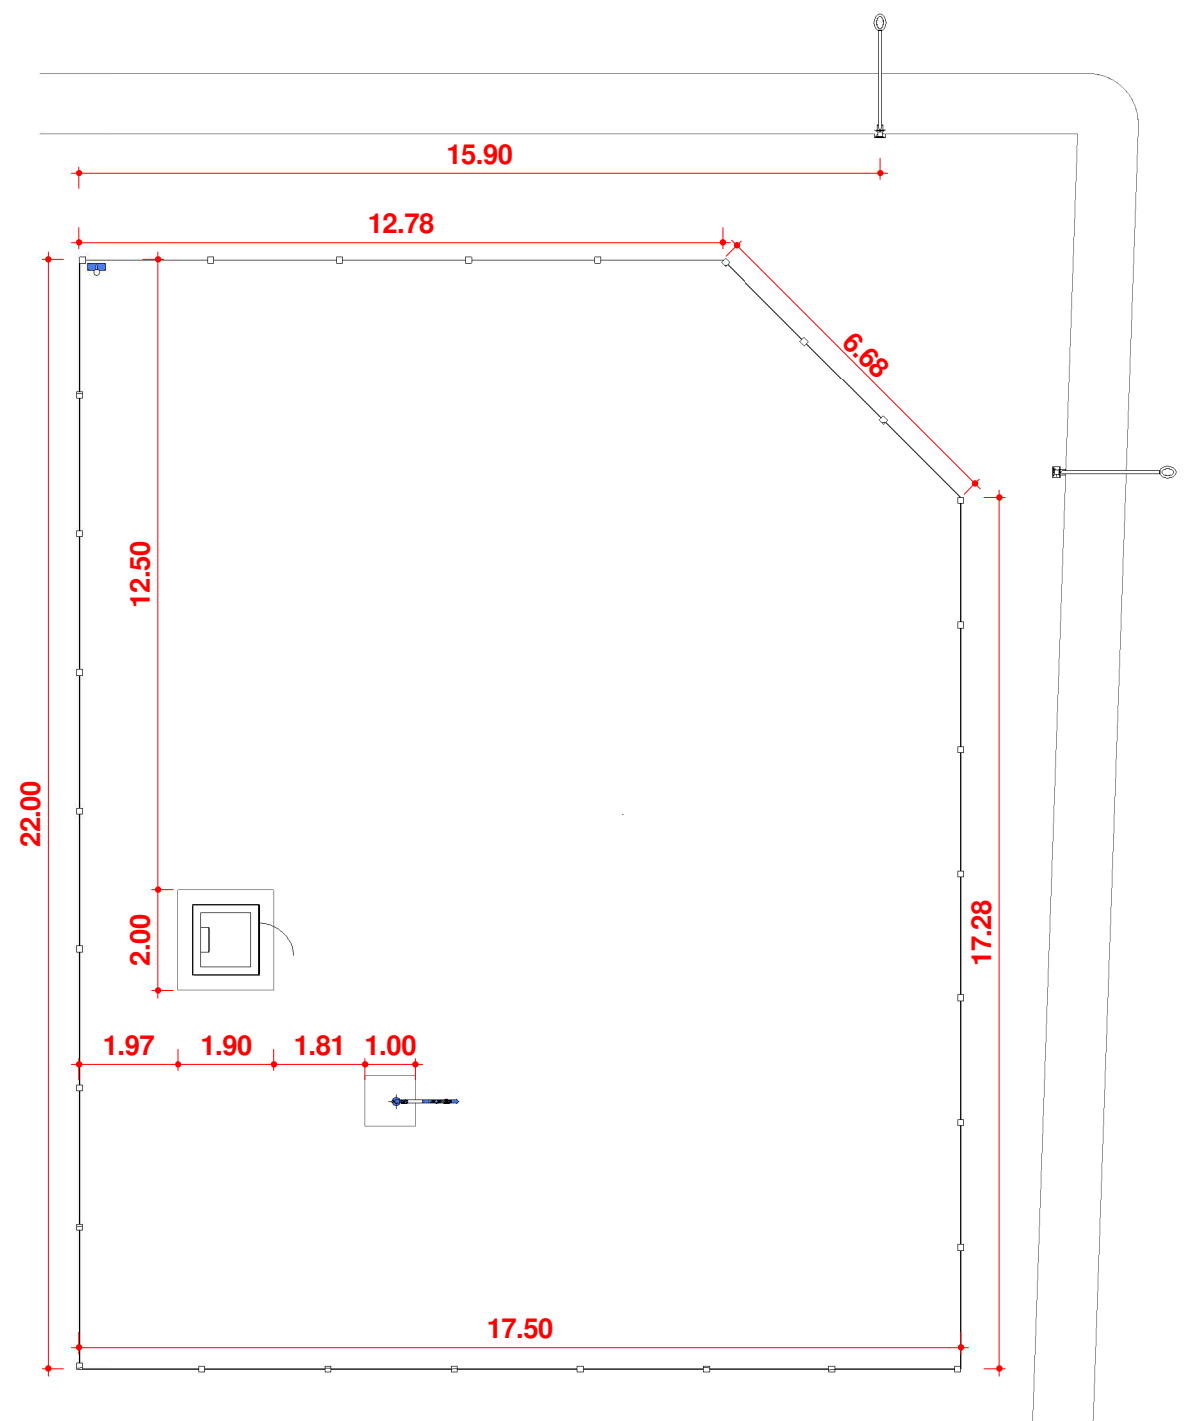

2

Planta Baixa Técnica

Escala 1 : 150



CONTRATADA:
VVRGROUP Engenharia e Gestão de Ativos Imobiliários Ltda.
CNPJ: 37.571.359/0001-29

RESPONSÁVEL TÉCNICO:
Vitor Vinicius Rodrigues de Matos
Engenheiro Civil e Arquiteto Urbanista
CREA nº 241924725-6 CAU nº A269556-1

ENDEREÇO:
Município de Dueré, Tocantins
PTP 01

CONTRATANTE:
Hidro Forte Saneamento

PRANCHA:
DETALHAMENTO PTP 01

CONTEÚDO DA PRANCHA:
Levantamento plantas baixas
caveleto do PTP 01


Nº RRT:

Data: 11/09/2025
Escala: Indicada


Nº Prancha:
02/ 03

ACESSAR ARQUIVOS




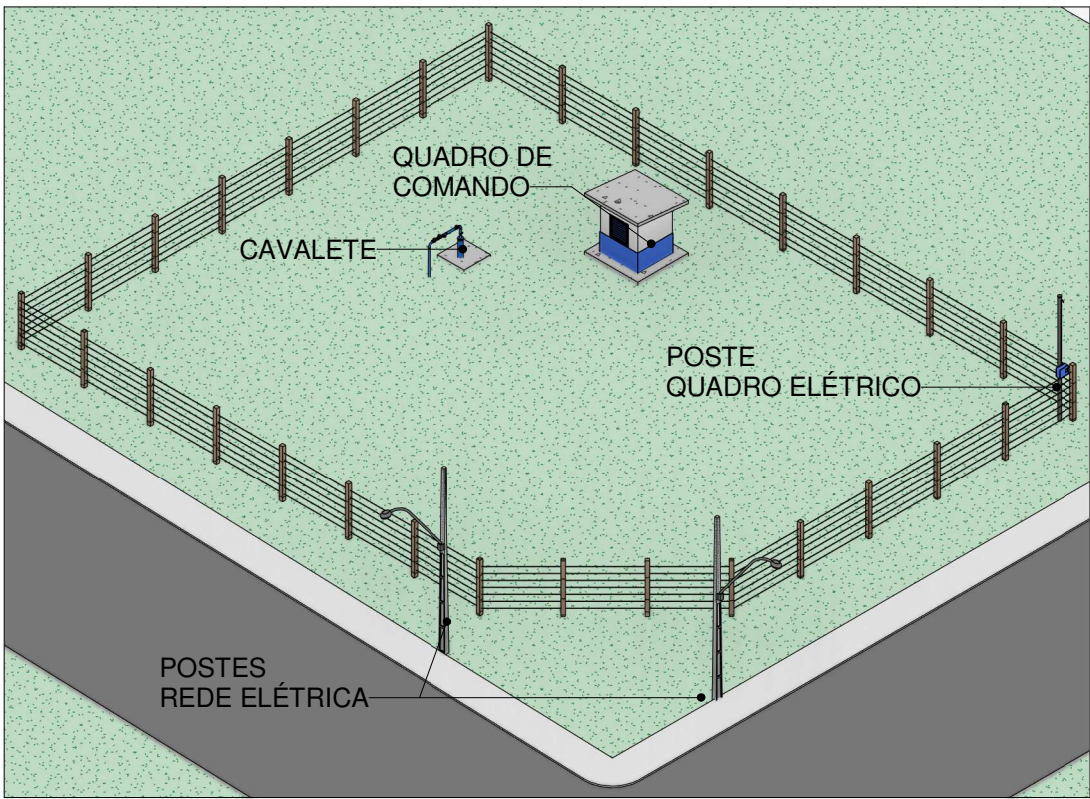


01 Perspectiva PTP 01
Escala

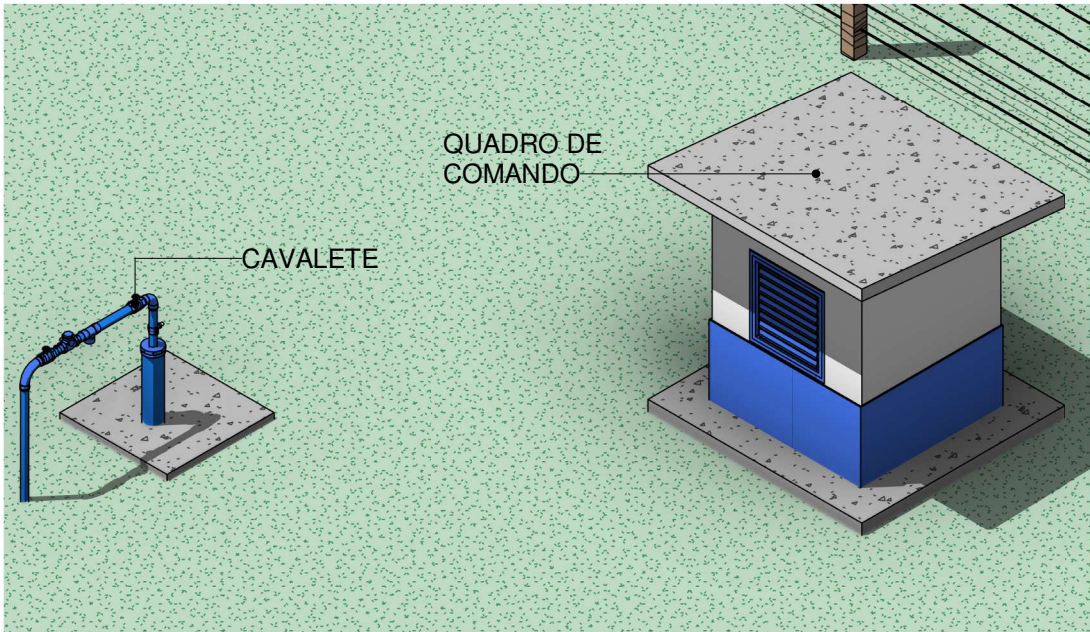

02 Perspectivas PTP 01
Escala

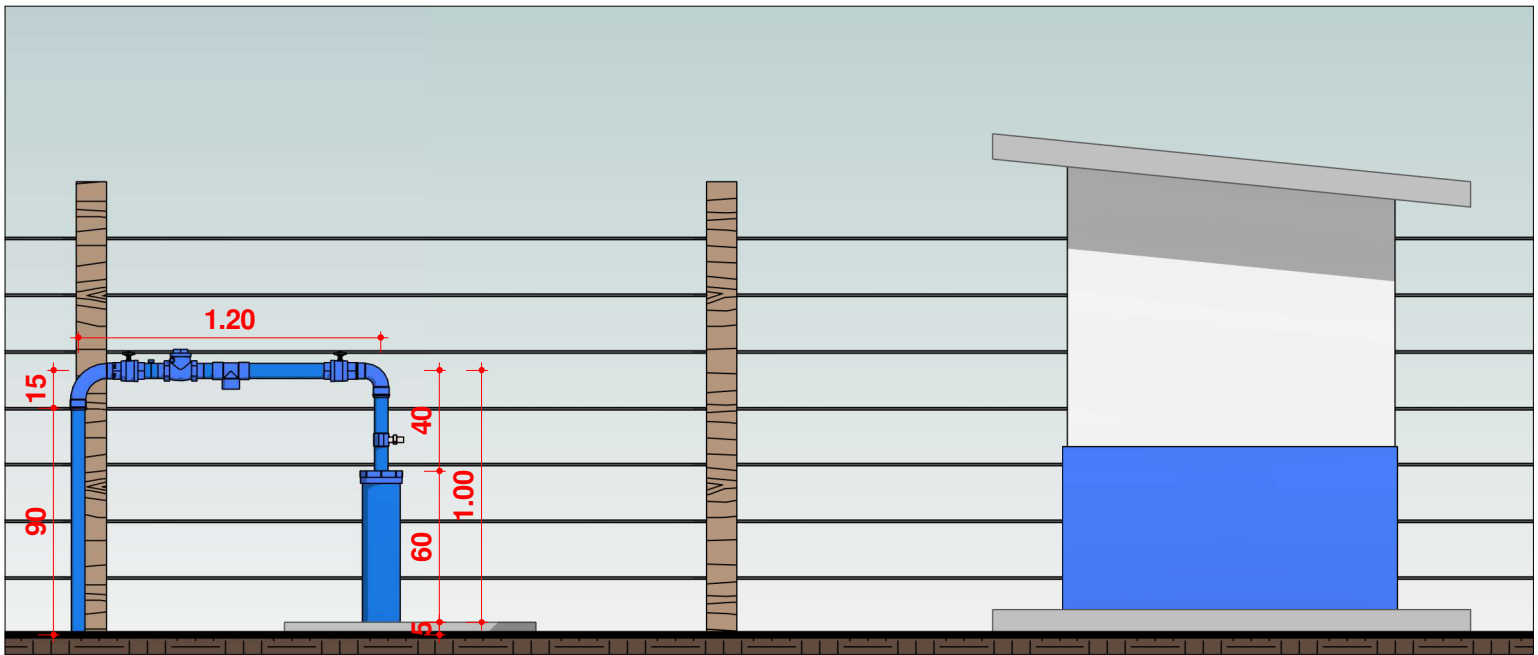

5 ELEVAÇÃO, CAVALETE PTP 01
Escala 1 : 30

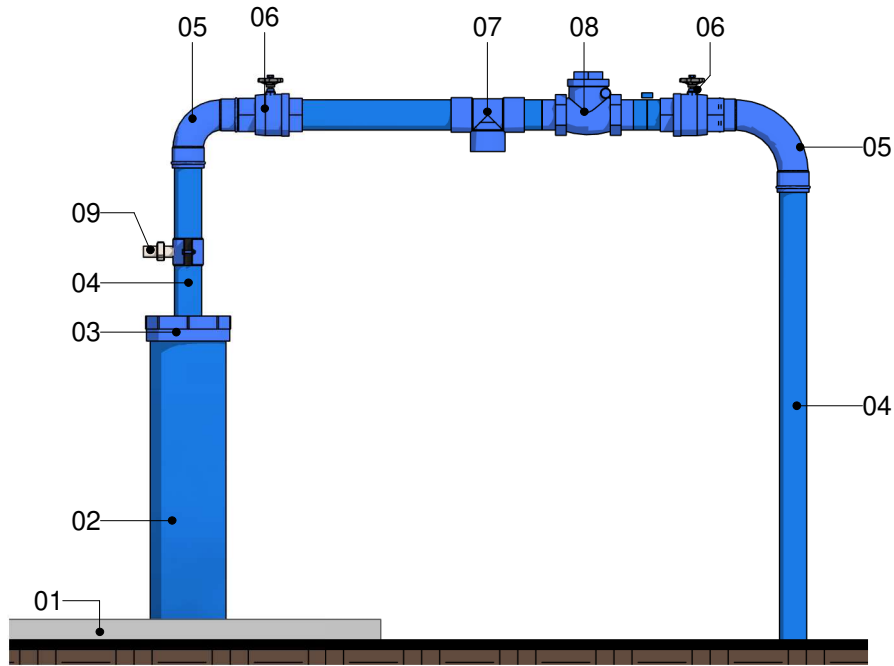

- LEGENDA**
- 1. Laje Proteção Sanitária
 - 2. Tubo de Revestimento
 - 3. Tampa de Vedação
 - 4. Tubo Galvanizado Ø60m
 - 5. Cotovelo de 90°
 - 6. Válvula Ventosa
 - 7. Tê de Derivação
 - 8. Válvula de retenção horizontal
 - 9. Tê com Torneira de Amostra

4 CAVALETE PTP 01
Escala 1 : 15



CONTRATADA:
VVRGROUP Engenharia e Gestão de Ativos Imobiliários Ltda.
CNPJ: 37.571.359/0001-29

RESPONSÁVEL TÉCNICO:
Vitor Vinicius Rodrigues de Matos
Engenheiro Civil e Arquiteto Urbanista
CREA nº 241924725-6 CAU nº A269556-1

ENDEREÇO:
Município de Dueré, Tocantins
PTP 01

CONTRATANTE:
Hidro Forte Saneamento

PRANCHA:
DETALHAMENTO PTP 01

CONTEÚDO DA PRANCHA:
Levantamento cavalete do PTP 01

Nº RRT:

Data: 11/09/2025
Escala: Indicada

Nº Prancha:
03/ 03

[ACESSAR ARQUIVOS](#)

