


A - SÍTIO NOVO DO TOCANTINS

LOCALIZAÇÃO DOS ATIVOS

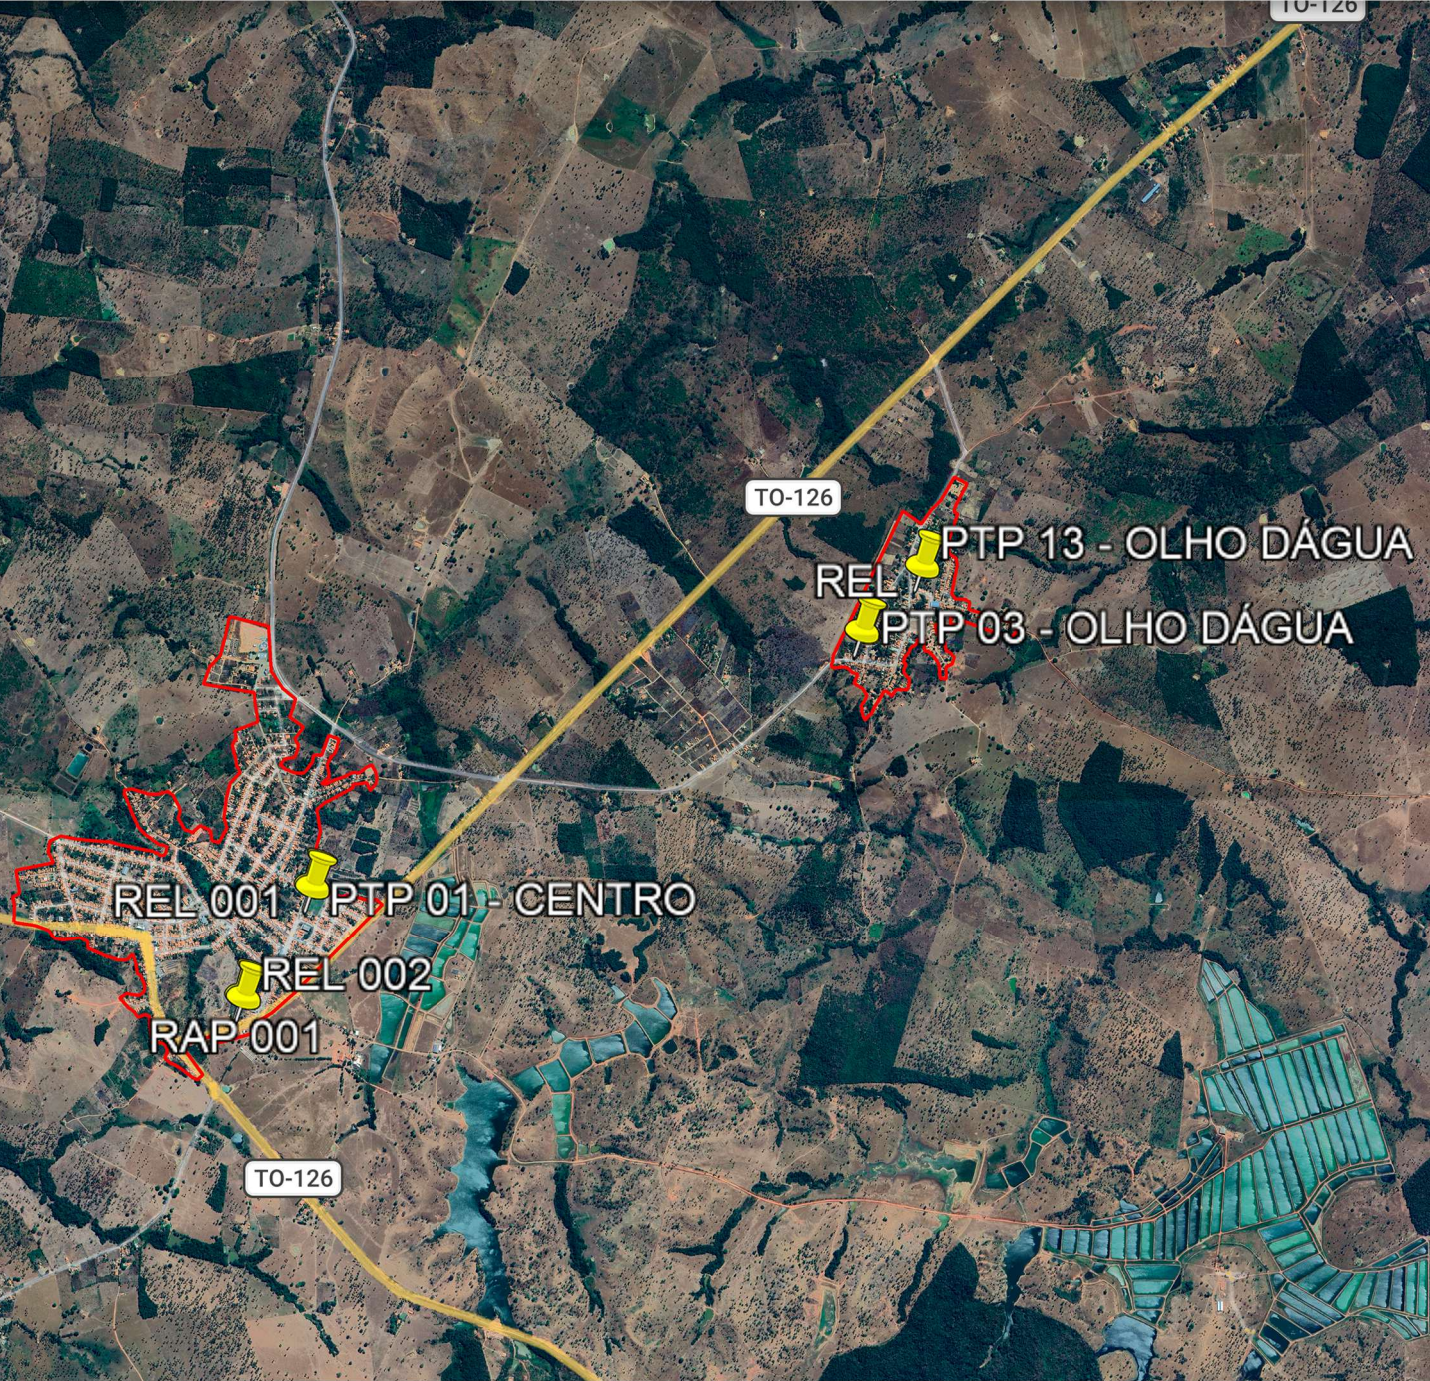

LEGENDA

-  LOCALIZAÇÃO DO ATIVO
-  PERÍMETRO URBANO
- 
- PTP:** POÇO TUBULAR PROFUNFO
- REL:** RESERVATÓRIO ELEVADO
- RAP:** RESERVATÓRIO APOIADO
- ETA:** ESTAÇÃO DE TRATAMENTO DE ÁGUA
- UTS:** UNIDADE DE TRATAMENTO SIMPLIFICADO
- RSE:** RESERVATÓRIO SEMI-ENTERRADO



VVR GROUP

ENGENHARIA E GESTÃO
DE ATIVOS IMOBILIÁRIOS

CONTRATADA:
VVRGROUP Engenharia e Gestão de Ativos
Imobiliários Ltda.
CNPJ: 37.571.359/0001-29

RESPONSÁVEL TÉCNICO:
Vitor Vinicius Rodrigues de Matos
Engenheiro Civil e Arquiteto Urbanista
CREA nº 241924725-6 CAU nº A269556-1

ENDEREÇO:
Município Sítio Novo do Tocantins, Tocantins
PTP 13

CONTRATANTE:
Hidro Forte Saneamento

B - MICROLOCALIZAÇÃO

PTP 13 - COORDENADAS: -5.587165223584452, -47.60400199430573



C - VISTORIA NO LOCAL

PTP 13 - COORDENADAS: -5.587165223584452, -47.60400199430573



PRANCHA:
LOCALIZAÇÃO PTP 13

CONTEÚDO DA PRANCHA:
Localização PTP 13


Nº RRT:

Data: 16/09/2025
Escala: Indicada

Nº Prancha:
01 / 03

ACESSAR ARQUIVOS




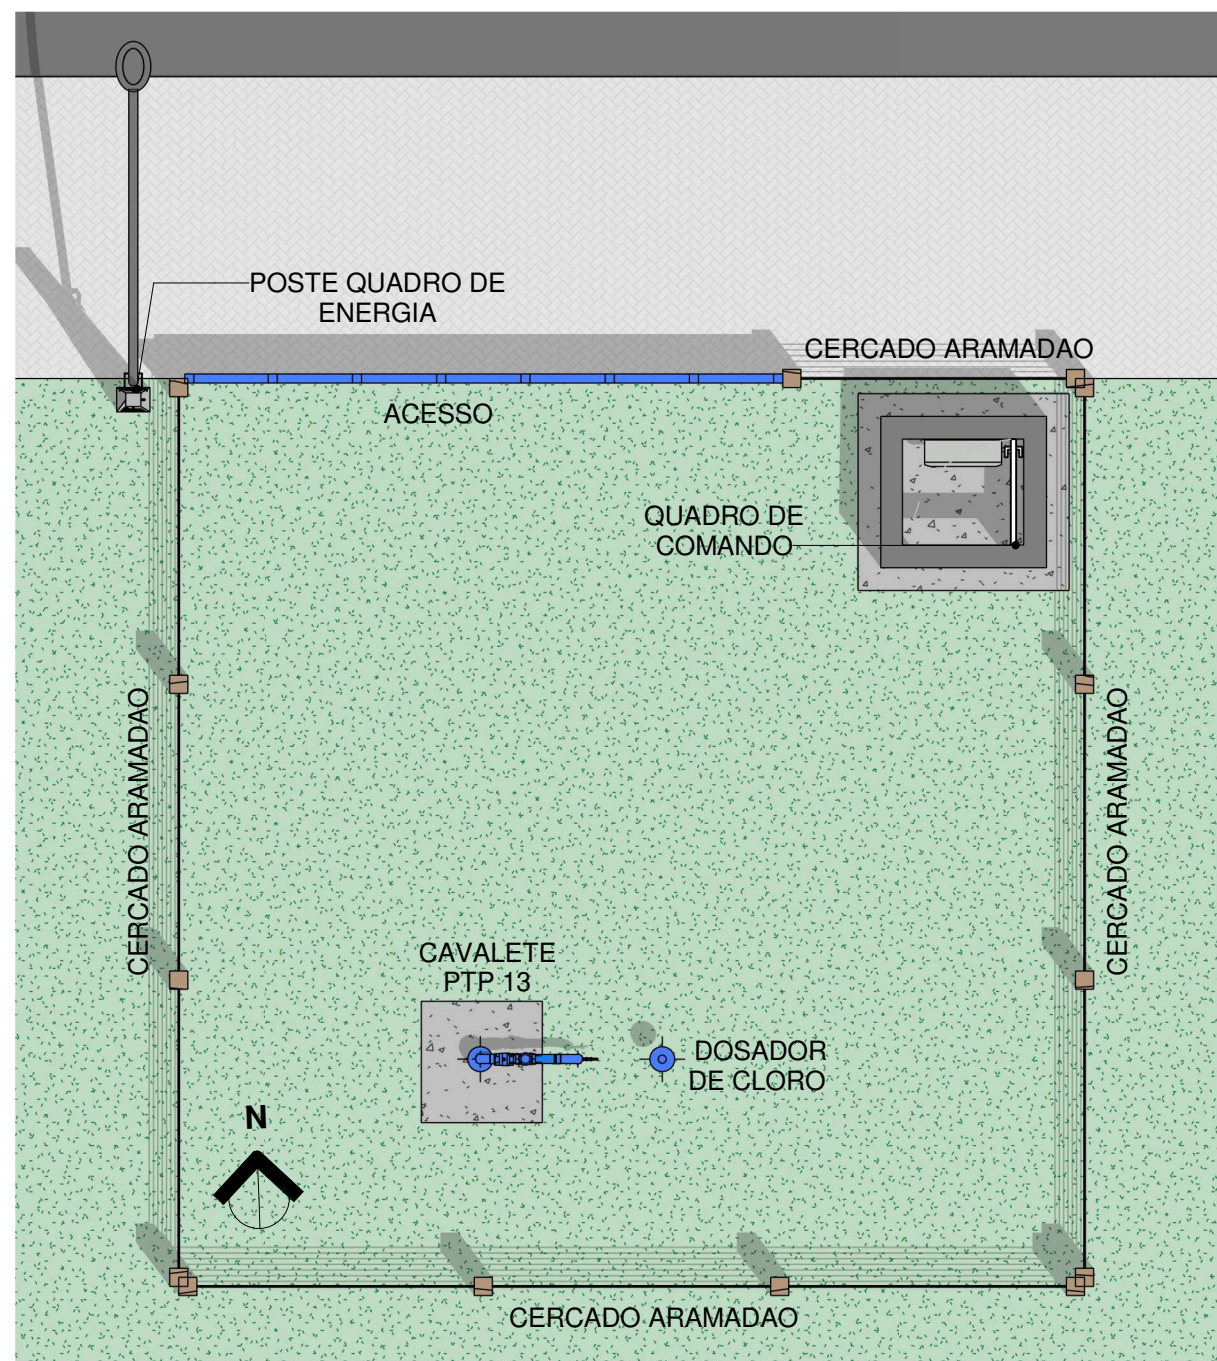

1

Planta Baixa Layout PTP 13

Escala 1 : 50

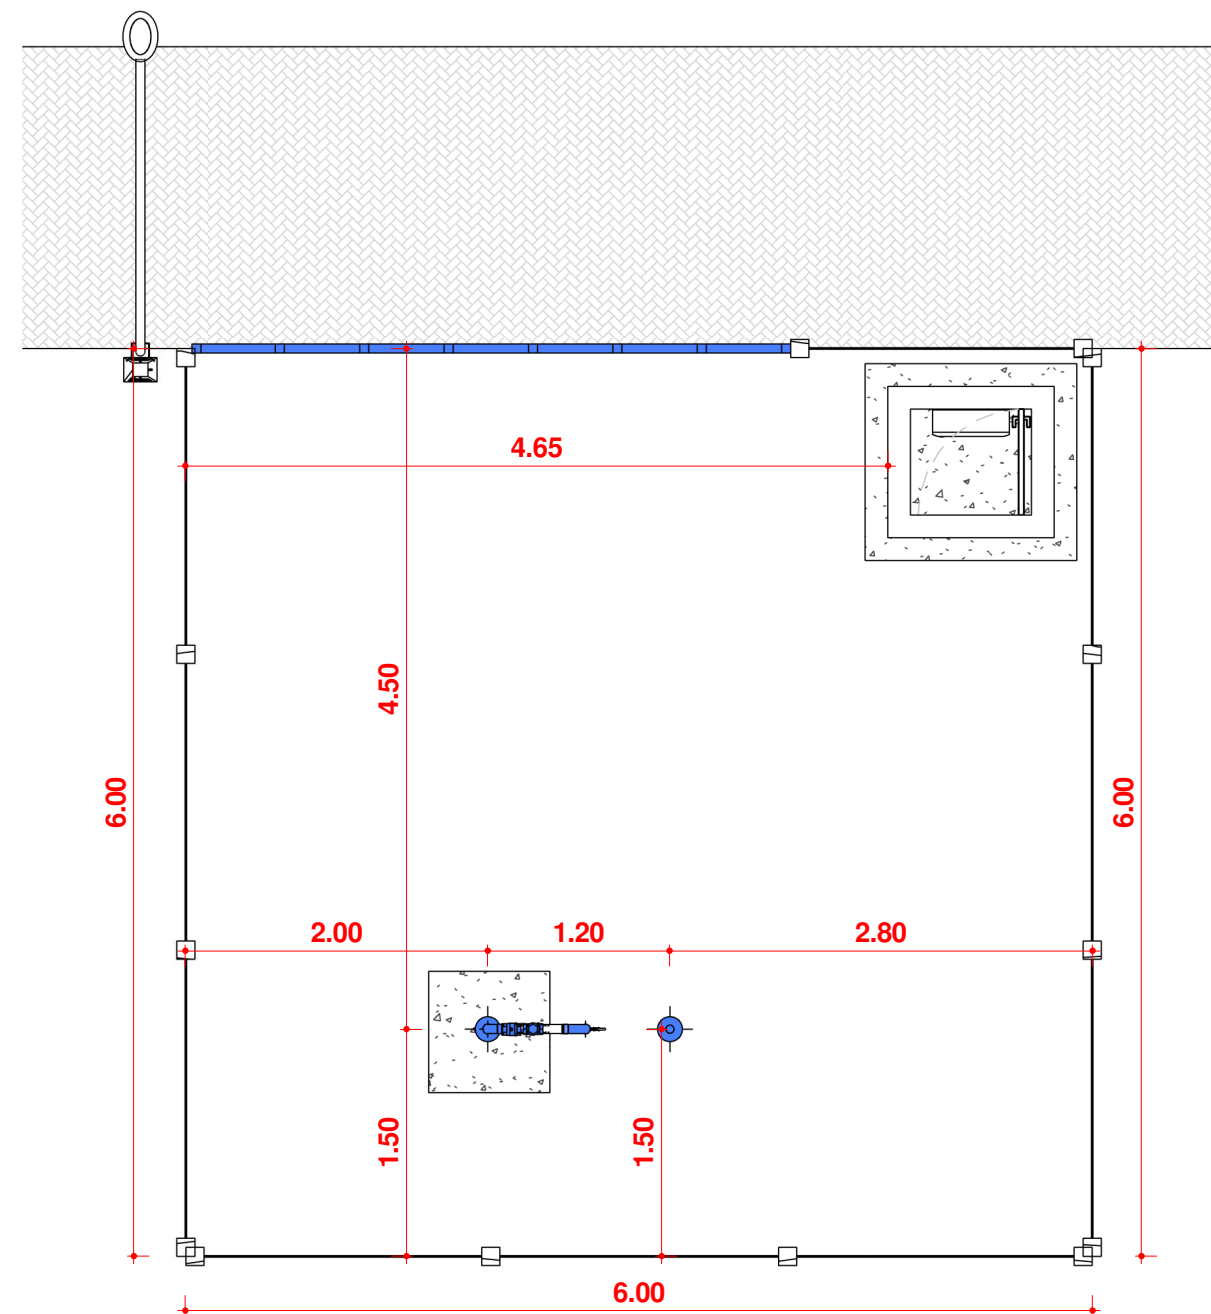

2

Planta Baixa Técnica

Escala 1 : 50



CONTRATADA:
VVRGROUP Engenharia e Gestão de Ativos
Imobiliários Ltda.
CNPJ: 37.571.359/0001-29

RESPONSÁVEL TÉCNICO:
Vitor Vinicius Rodrigues de Matos
Engenheiro Civil e Arquiteto Urbanista
CREA nº 241924725-6 CAU nº A269556-1

ENDEREÇO:
Município Sitio Novo do Tocantins, Tocantins
PTP 13

CONTRATANTE:
Hidro Forte Saneamento

PRANCHA:
DETALHAMENTO PTP 13

CONTEÚDO DA PRANCHA:
Levantamento PTP 13



Nº RRT:

Data: 16/09/2025
Escala: Indicada


Nº Prancha:
02/ 03

[ACESSAR ARQUIVOS](#)



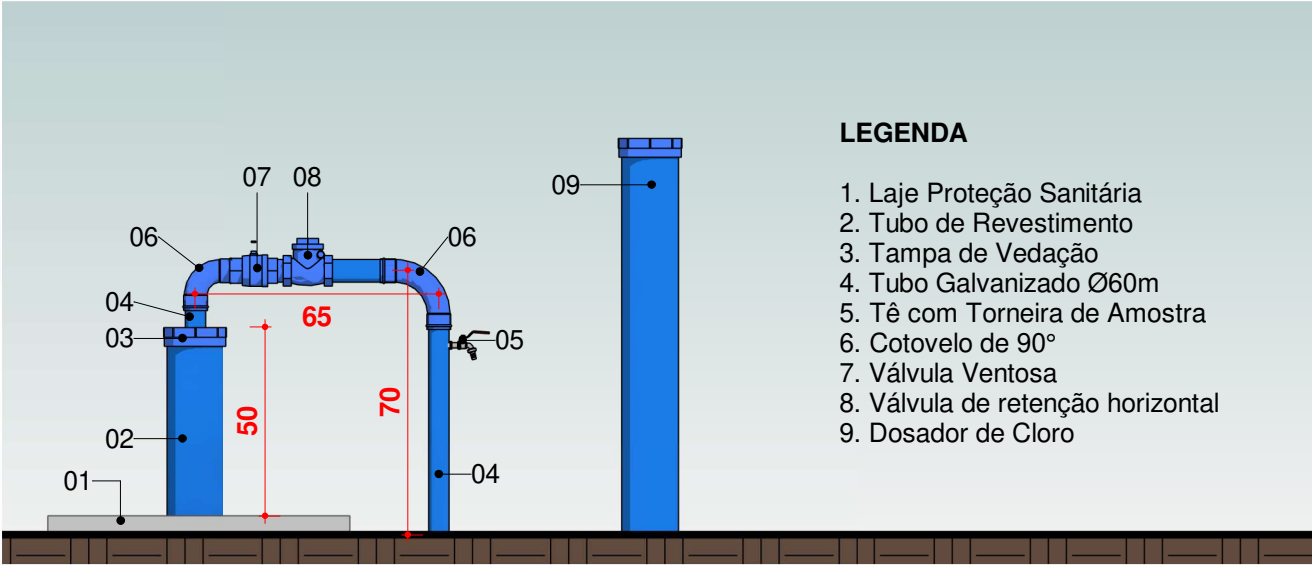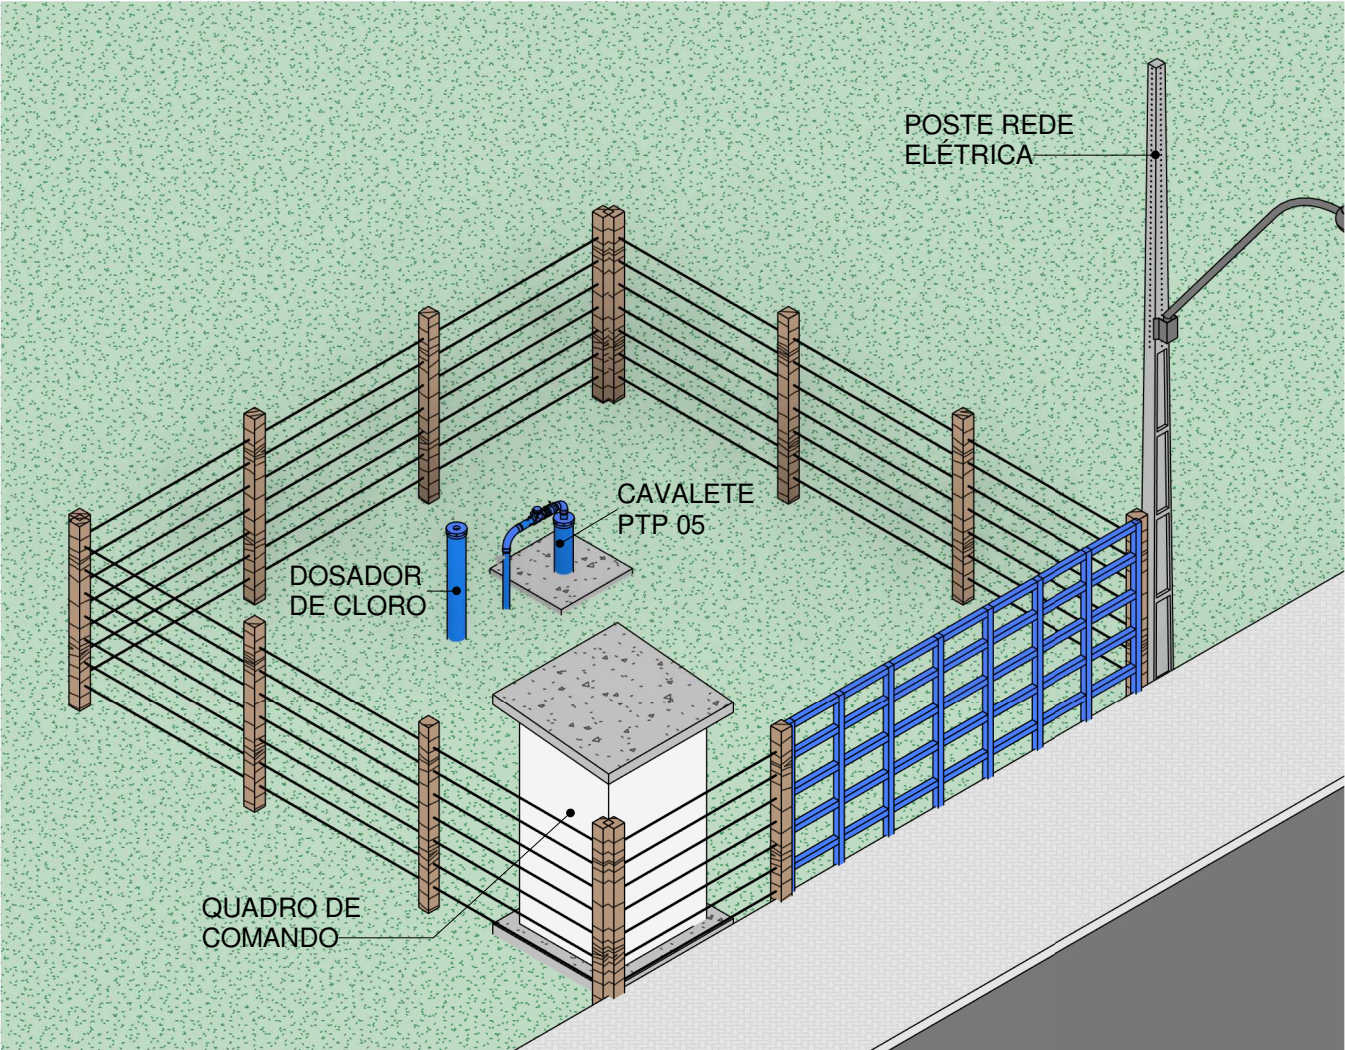

2 VISTA FRONTAL - CAVALETE PTP 13
Escala 1 : 20

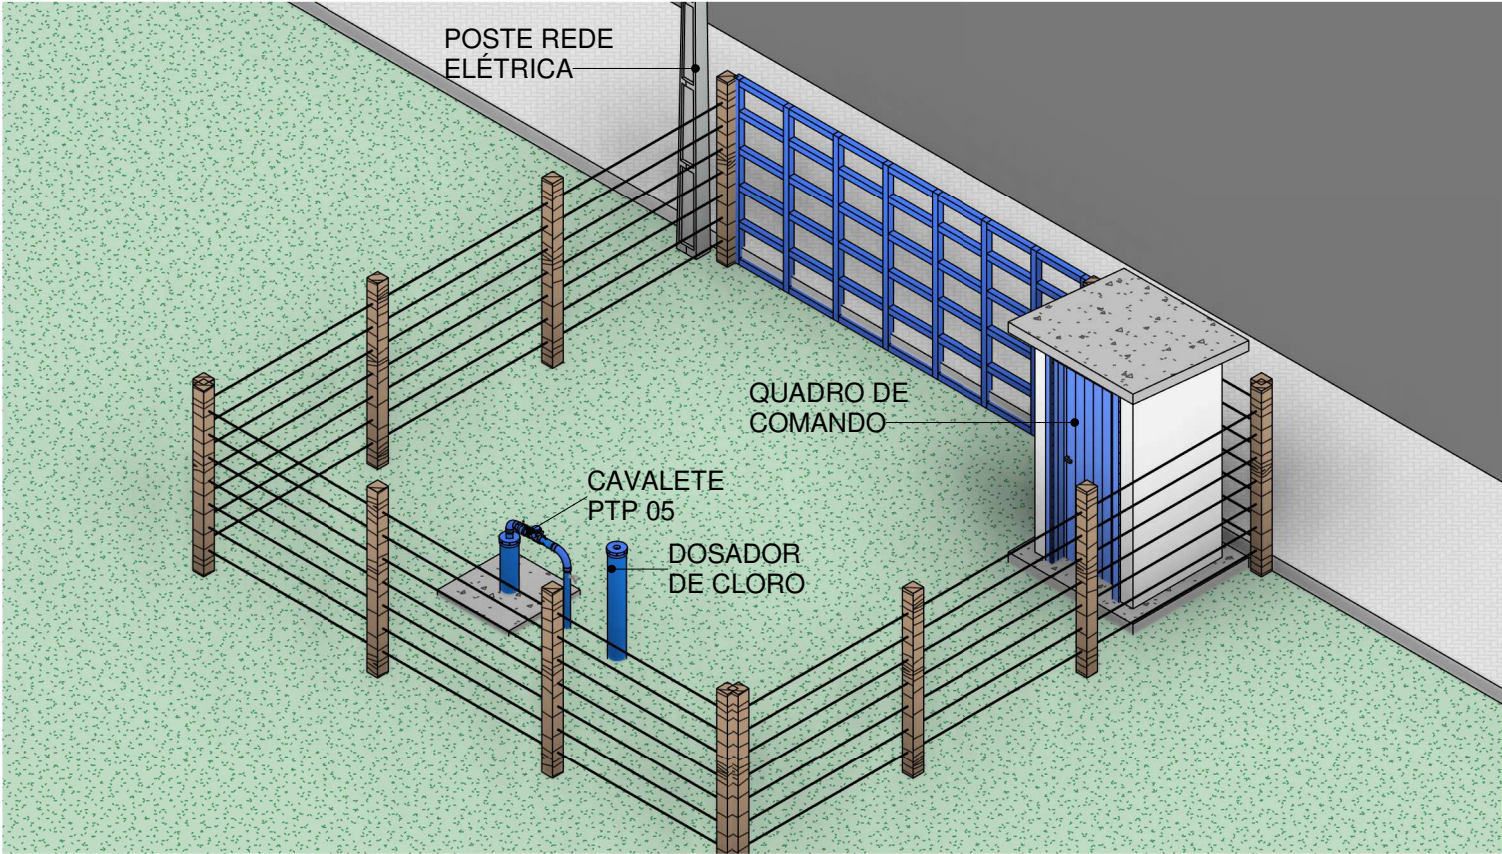

CONTRATADA:
VVRGROUP Engenharia e Gestão de Ativos Imobiliários Ltda.
CNPJ: 37.571.359/0001-29

RESPONSÁVEL TÉCNICO:
Vitor Vinicius Rodrigues de Matos
Engenheiro Civil e Arquiteto Urbanista
CREA nº 241924725-6 CAU nº A269556-1

ENDEREÇO:
Município Sitio Novo do Tocantins, Tocantins PTP 13

CONTRATANTE:
Hidro Forte Saneamento

PRANCHA:
DETALHAMENTO PTP 13

CONTEÚDO DA PRANCHA:
Levantamento PTP 13

Nº RRT:

Data: 16/09/2025
Escala: Indicada

Nº Prancha:
03/ 03

[ACESSAR ARQUIVOS](#)





CONTRATADA:
VVRGROUP Engenharia e Gestão de Ativos
Imobiliários Ltda.
CNPJ: 37.571.359/0001-29

RESPONSÁVEL TÉCNICO:
Vitor Vinicius Rodrigues de Matos
Engenheiro Civil e Arquiteto Urbanista
CREA nº 241924725-6 CAU nº A269556-1

ENDEREÇO:
Município Sitio Novo do Tocantins, Tocantins
PTP 13

CONTRATANTE:
Hidro Forte Saneamento

PRANCHA:
LEVANTAMENTO FOTOGRÁFICO PTP 13

CONTEÚDO DA PRANCHA:
Imagens PTP 13

Nº RRT:

Data: 16/09/2025
Escala: Indicada

Nº Prancha:
04/ 03

[ACESSAR ARQUIVOS](#)

