


A - SÍTIO NOVO DO TOCANTINS

LOCALIZAÇÃO DOS ATIVOS

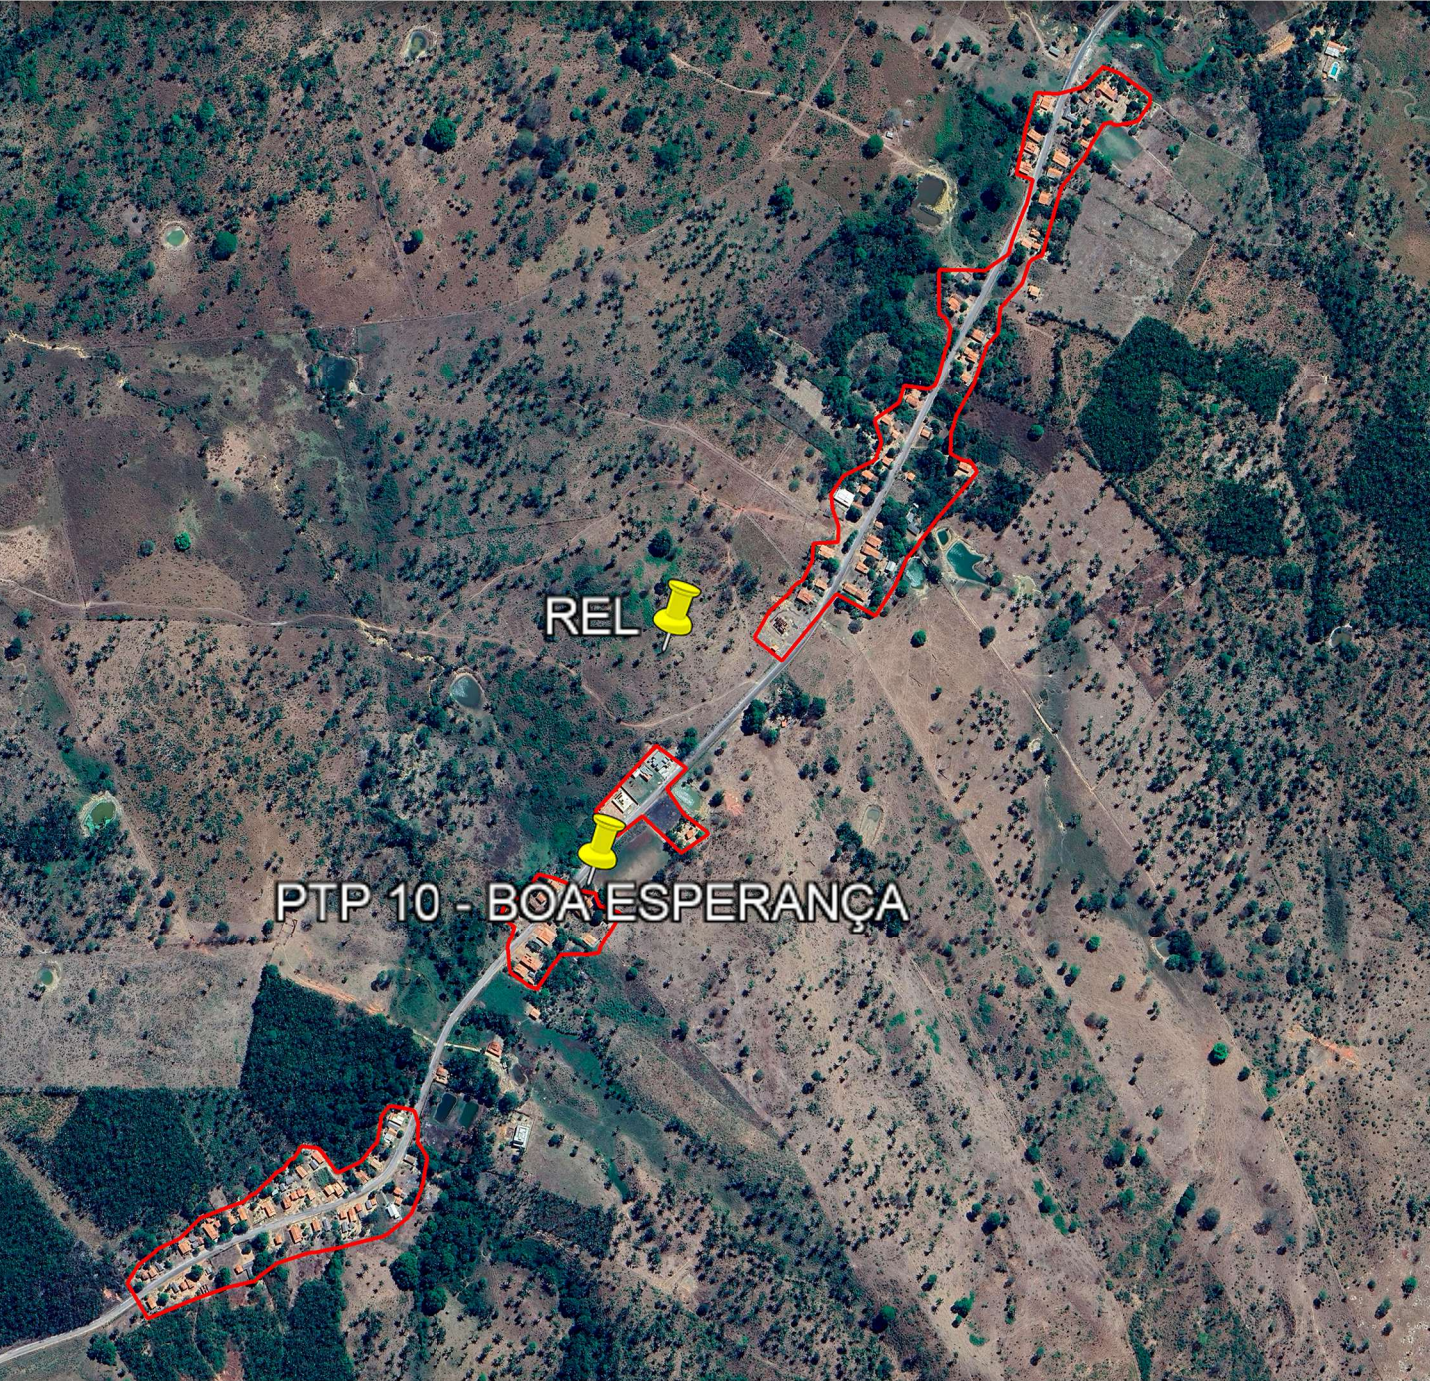

LEGENDA

- LOCALIZAÇÃO DO ATIVO
- PTP: POÇO TUBULAR PROFUNFO
- RAP: RESERVATÓRIO APOIADO
- UTS: UNIDADE DE TRATAMENTO SIMPLIFICADO
- PERÍMETRO URBANO
- REL: RESERVATÓRIO ELEVADO
- ETA: ESTAÇÃO DE TRATAMENTO DE ÁGUA
- RSE: RESERVATÓRIO SEMI-ENTERRADO

B - MICROLOCALIZAÇÃO

PTP 10 - COORDENADAS: -5.630918213443638, -47.65477786940868



C - VISTORIA NO LOCAL

PTP 10 - COORDENADAS: -5.630918213443638, -47.65477786940868



VVR GROUP
ENGENHARIA E GESTÃO
DE ATIVOS IMOBILIÁRIOS

CONTRATADA:
VVRGROUP Engenharia e Gestão de Ativos
Imobiliários Ltda.
CNPJ: 37.571.359/0001-29

RESPONSÁVEL TÉCNICO:
Vitor Vinicius Rodrigues de Matos
Engenheiro Civil e Arquiteto Urbanista
CREA nº 241924725-6 CAU nº A269556-1

ENDEREÇO:
Município Sítio Novo do Tocantins, Tocantins
PTP 10

CONTRATANTE:
Hidro Forte Saneamento

PRANCHA:
LOCALIZAÇÃO PTP 10

CONTEÚDO DA PRANCHA:
Localização PTP 10


Nº RRT:

Data: 16/09/2026
Escala: Indicada


Nº Prancha:
01/ 04

ACESSAR ARQUIVOS



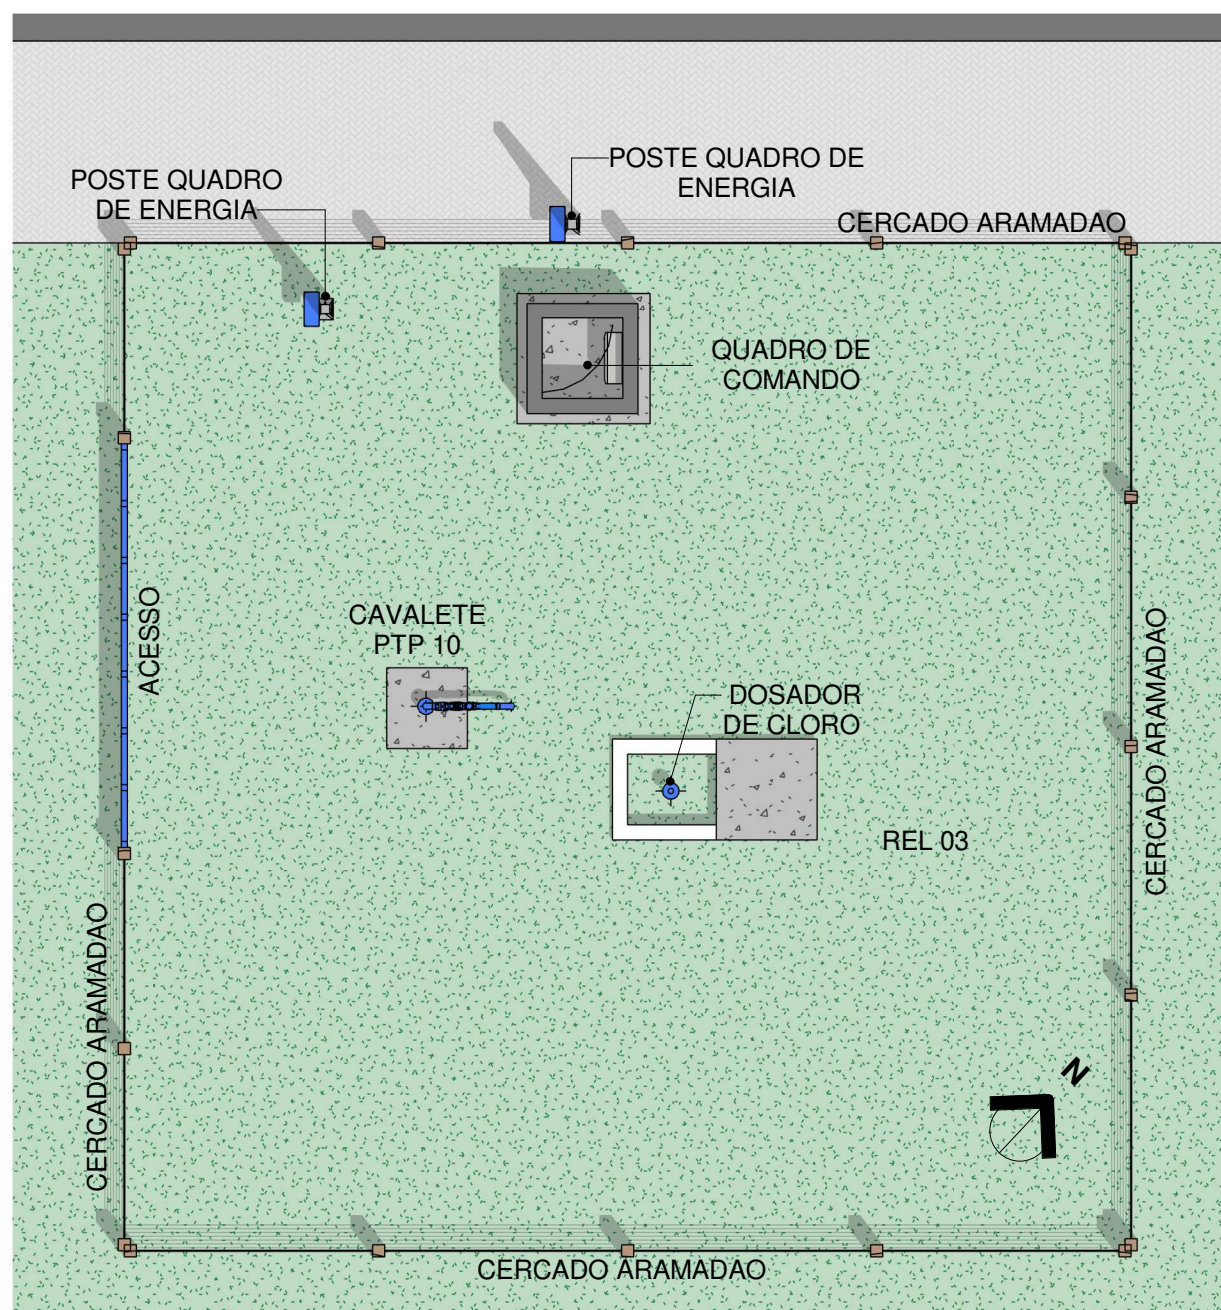

1 Planta Baixa Layout PTP 10
Escala 1 : 75

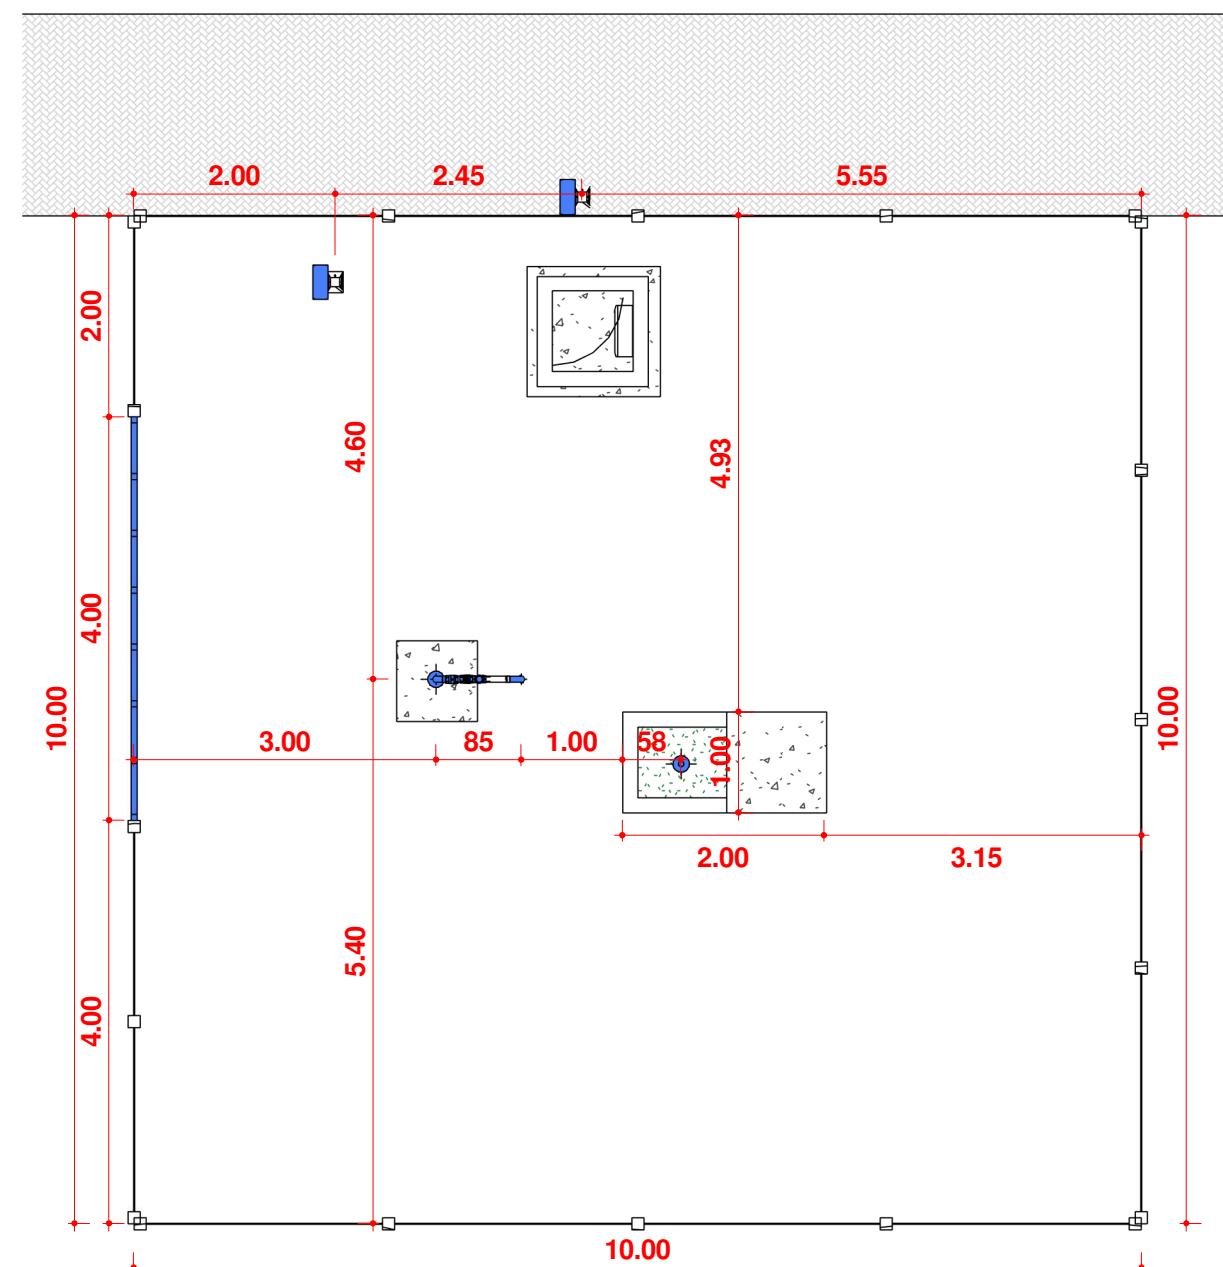

2 Planta Baixa Técnica
Escala 1 : 75



CONTRATADA:
VVRGROUP Engenharia e Gestão de Ativos Imobiliários Ltda.
CNPJ: 37.571.359/0001-29

RESPONSÁVEL TÉCNICO:
Vitor Vinicius Rodrigues de Matos
Engenheiro Civil e Arquiteto Urbanista
CREA nº 241924725-6 CAU nº A269556-1

ENDEREÇO:
Município Sitio Novo do Tocantins, Tocantins
PTP 10

CONTRATANTE:
Hidro Forte Saneamento

PRANCHA:
DETALHAMENTO PTP 10

CONTEÚDO DA PRANCHA:
Levantamento PTP 10


Nº RRT:

Data: 16/09/2026
Escala: Indicada


Nº Prancha:
02/ 04

[ACESSAR ARQUIVOS](#)




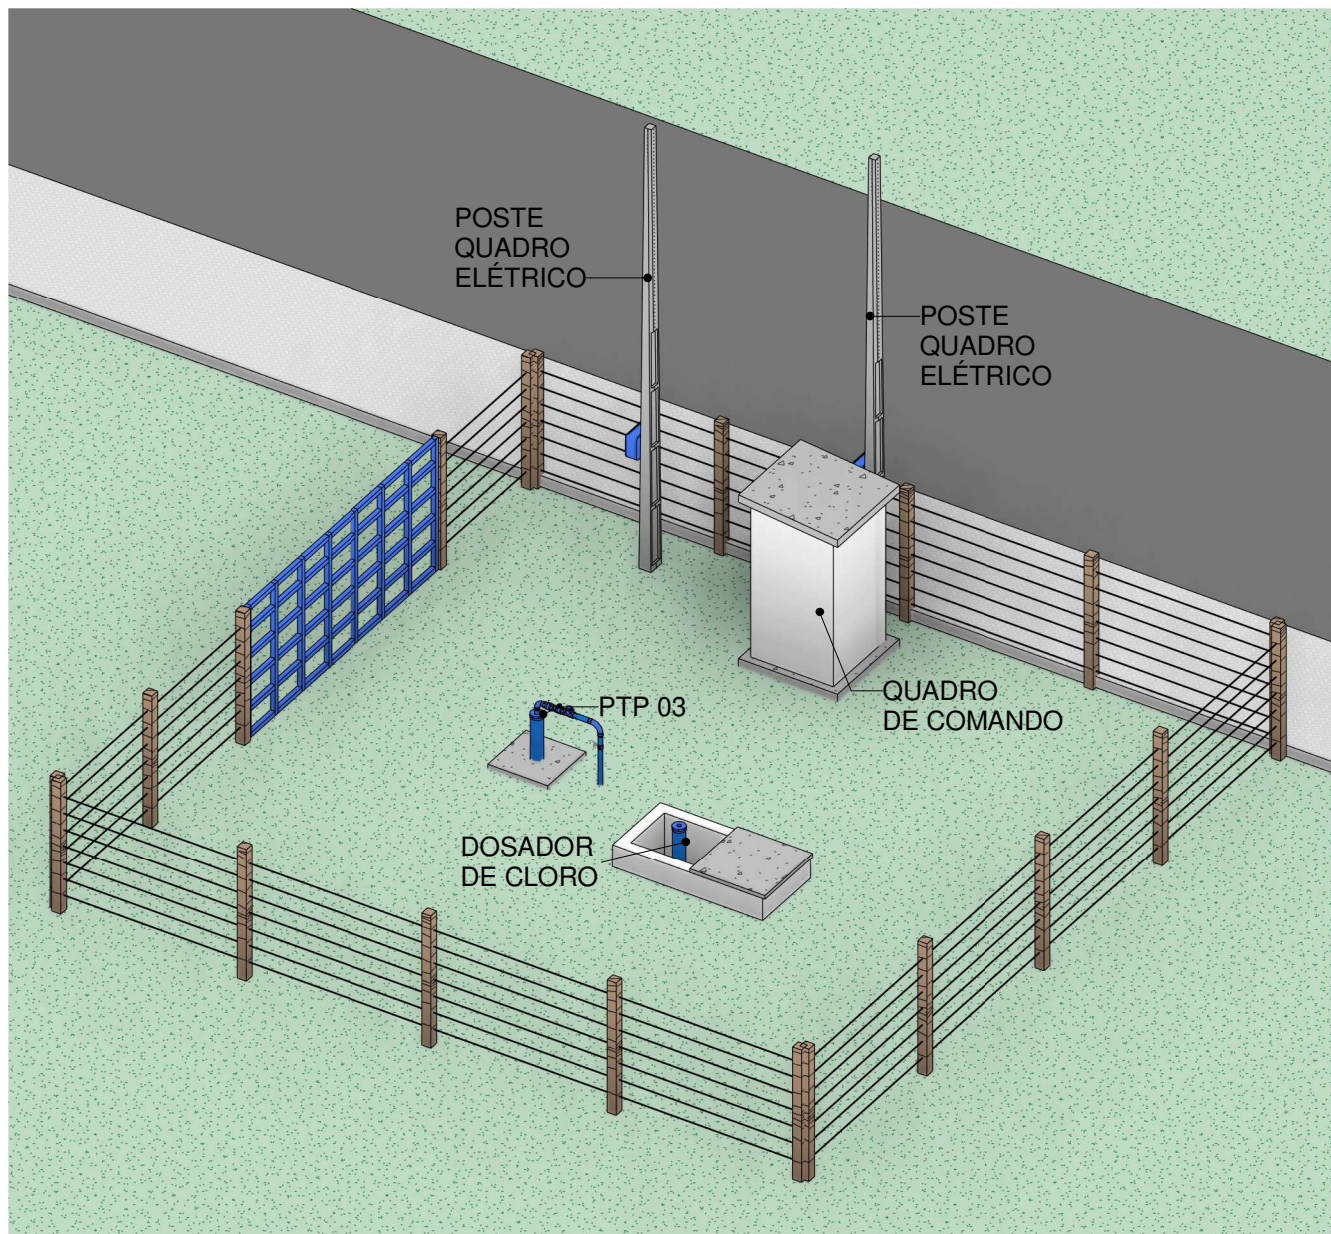

01 PERSPECTIVA PTP 10
Escala

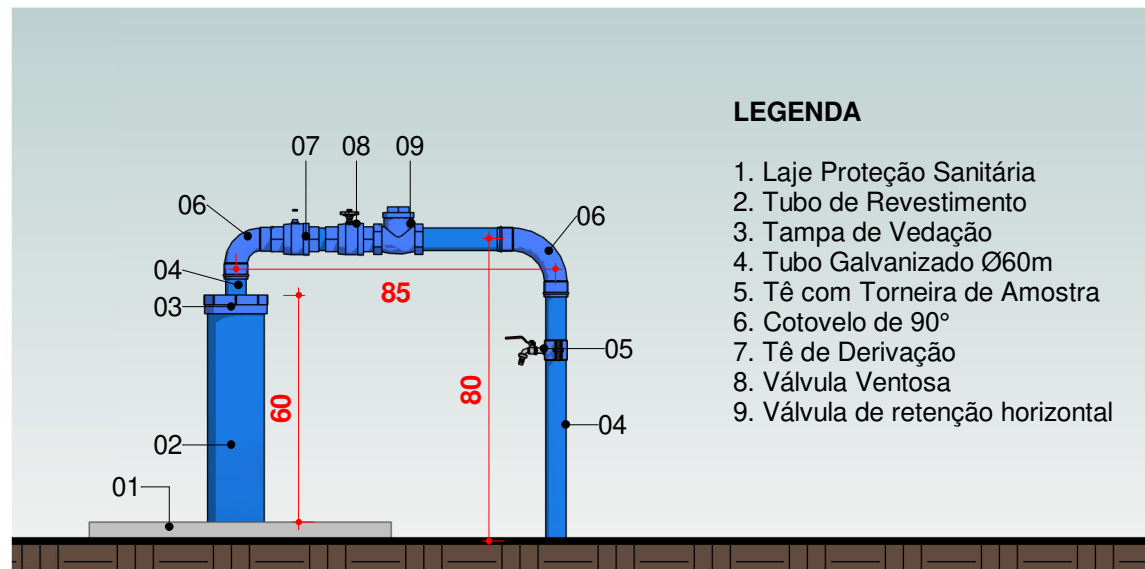


02 CAVALETE PTP 03
Escala 1 : 20

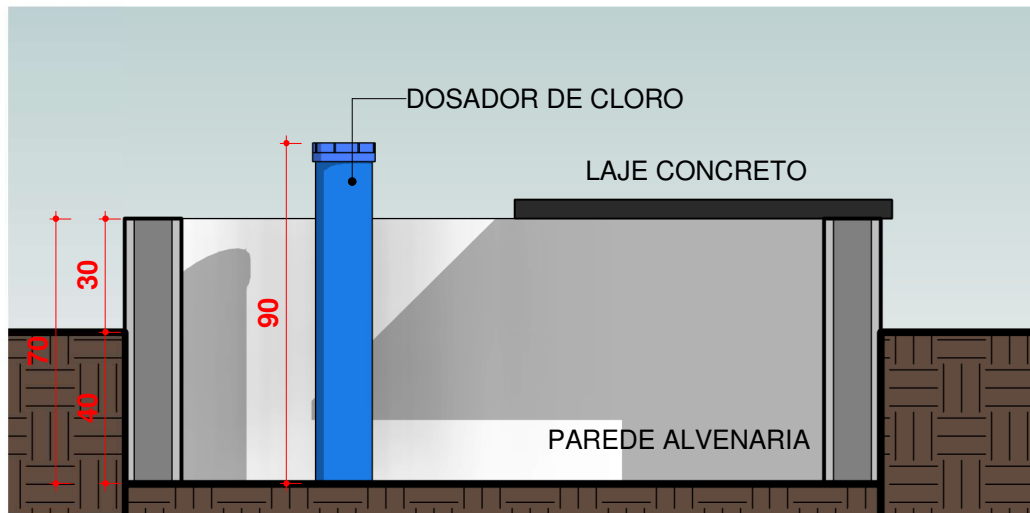

03 DOSADOR DE CLORO
Escala 1 : 20



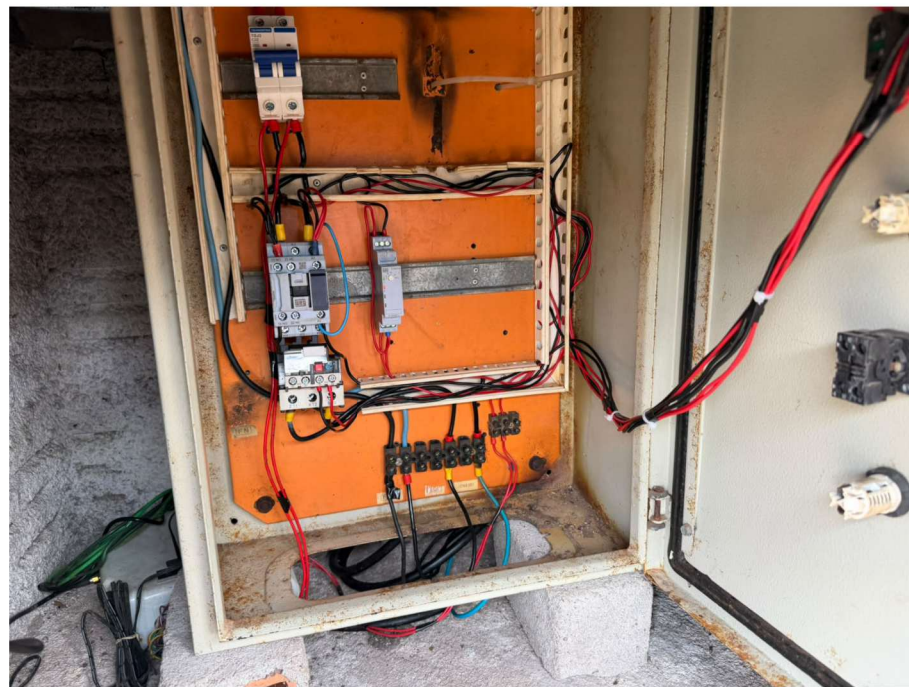



VVR GROUP

ENGENHARIA E GESTÃO
DE ATIVOS IMOBILIÁRIOS

CONTRATADA:
VVRGROUP Engenharia e Gestão de Ativos
Imobiliários Ltda.
CNPJ: 37.571.359/0001-29

RESPONSÁVEL TÉCNICO:
Vitor Vinicius Rodrigues de Matos
Engenheiro Civil e Arquiteto Urbanista
CREA nº 241924725-6 CAU nº A269556-1

ENDEREÇO:
Município Sitio Novo do Tocantins, Tocantins
PTP 10

CONTRATANTE:
Hidro Forte Saneamento

PRANCHA:
LEVANTAMENTO FOTOGRÁFICO PTP 10

CONTEÚDO DA PRANCHA:
Imagens PTP 10

Nº RRT:

Data: 16/09/2026
Escala: Indicada

Nº Prancha:
04/ 04

ACESSAR ARQUIVOS

