

A - CHAPADA DE AREIA

LOCALIZAÇÃO DOS ATIVOS



LEGENDA

LOCALIZAÇÃO DO ATIVO

PTP: POÇO TUBULAR PROFUNFO

RAP: RESERVATÓRIO APOIADO

UTS: UNIDADE DE TRATAMENTO SIMPLIFICADO

PERÍMETRO URBANO

REL: RESERVATÓRIO ELEVADO

ETA: ESTAÇÃO DE TRATAMENTO DE ÁGUA

RSE: RESERVATÓRIO SEMI-ENTERRADO



B - MICROLOCALIZAÇÃO

PTP 02 (UTS 002) - COORDENADAS: -10.141136257314743, -49.17443847272779



C - VISTORIA NO LOCAL

PTP 02 (UTS 002) - COORDENADAS: -10.141136257314743, -49.17443847272779



CONTRATADA:

VVRGROUP Engenharia e Gestão de Ativos
Imobiliários Ltda.
CNPJ: 37.571.359/0001-29

RESPONSÁVEL TÉCNICO:

Vitor Vinicius Rodrigues de Matos
Engenheiro Civil e Arquiteto Urbanista
CREA nº 241924725-6 CAU nº A269556-1

ENDEREÇO:

Município de Chapada de Areia, Tocantins
PTP 02

CONTRATANTE:

Hidro Forte Saneamento

PRANCHA:

LOCALIZAÇÃO PTP 02

CONTEÚDO DA PRANCHA:

Localização do PTP 02

Nº RRT:

Data: 11/09/2025


Escala: Indicada

Nº Prancha:


01/ 04

ACESSAR ARQUIVOS



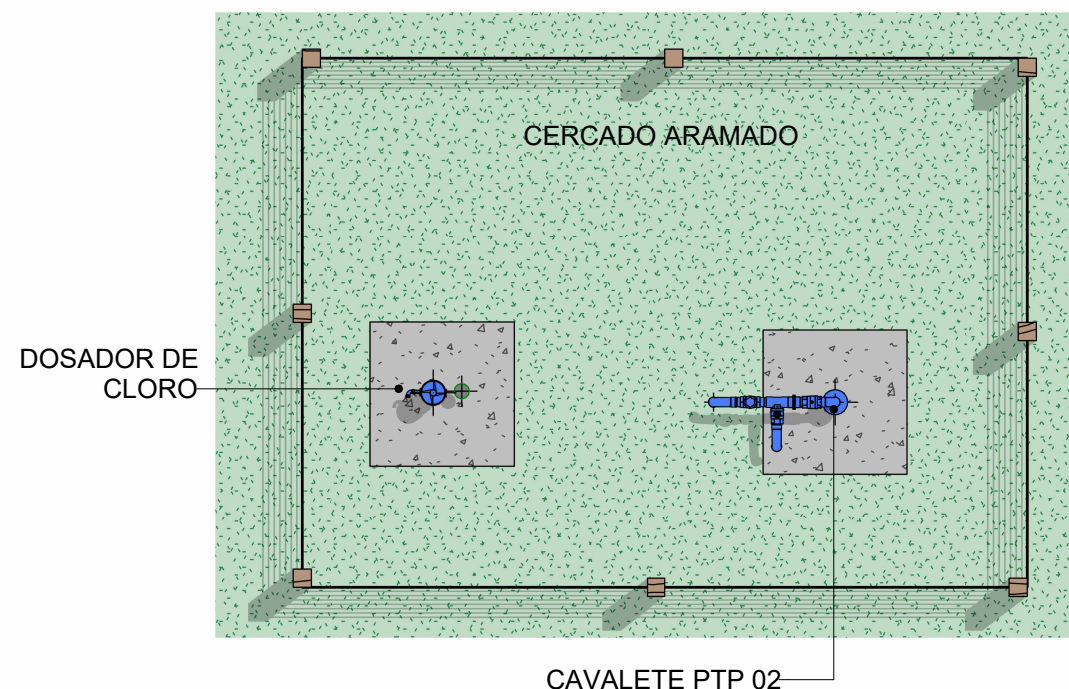

1 Planta Baixa Layout
Escala 1 : 50

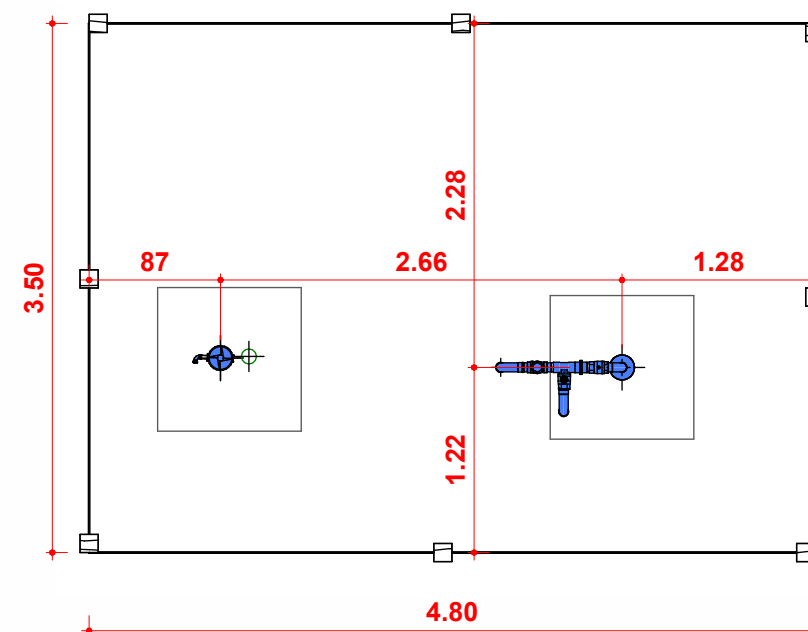

2 Planta Baixa Técnica
Escala 1 : 50



CONTRATADA:
VVRGROUP Engenharia e Gestão de Ativos
Imobiliários Ltda.
CNPJ: 37.571.359/0001-29

RESPONSÁVEL TÉCNICO:
Vitor Vinicius Rodrigues de Matos
Engenheiro Civil e Arquiteto Urbanista
CREA nº 241924725-6 CAU nº A269556-1

ENDEREÇO:
Município de Chapada de Areia, Tocantins
PTP 02

CONTRATANTE:
Hidro Forte Saneamento

PRANCHA:
DETALHAMENTO PTP 02

CONTEÚDO DA PRANCHA:
Levantamento plantas baixas
cavelete do PTP 01


Nº RRT:

Data: 11/09/2025
Escala: Indicada



Nº Prancha:
02/ 04

[ACESSAR ARQUIVOS](#)




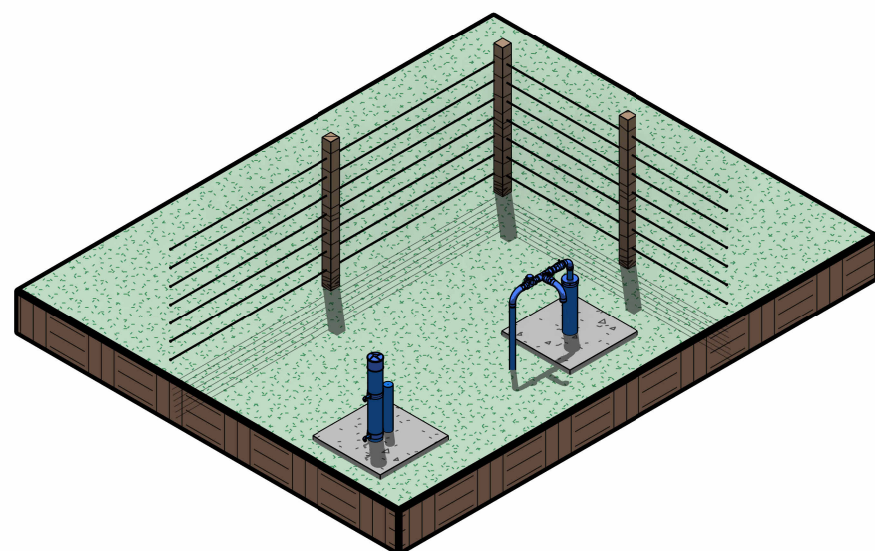


01 Perspectiva PTP 02
Escala

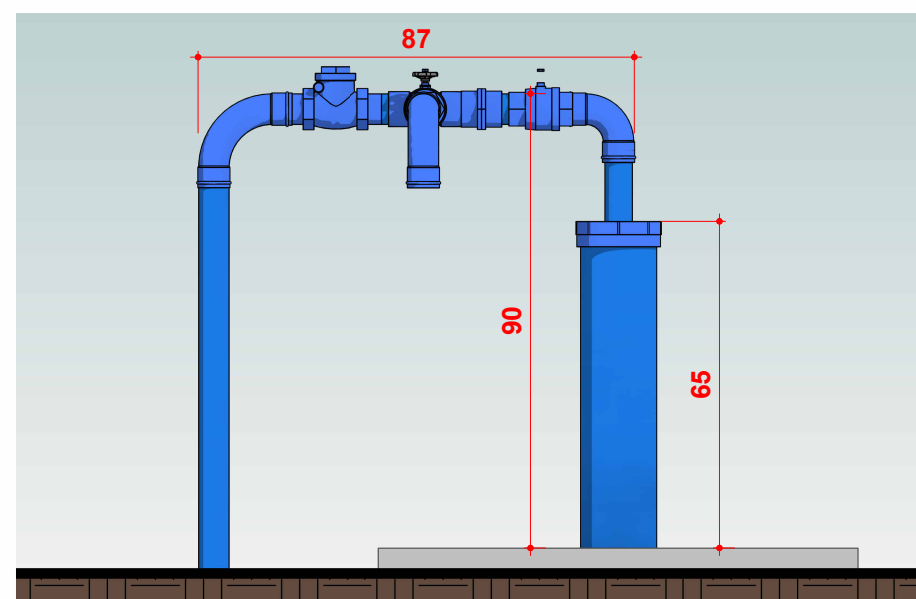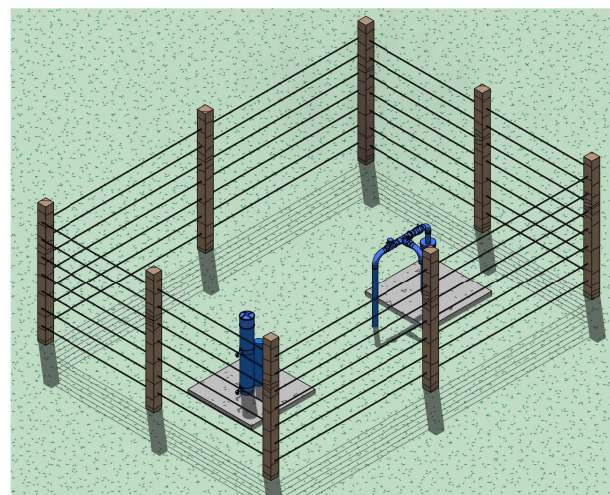

03 CAVALETE PTP 2
Escala 1 : 15

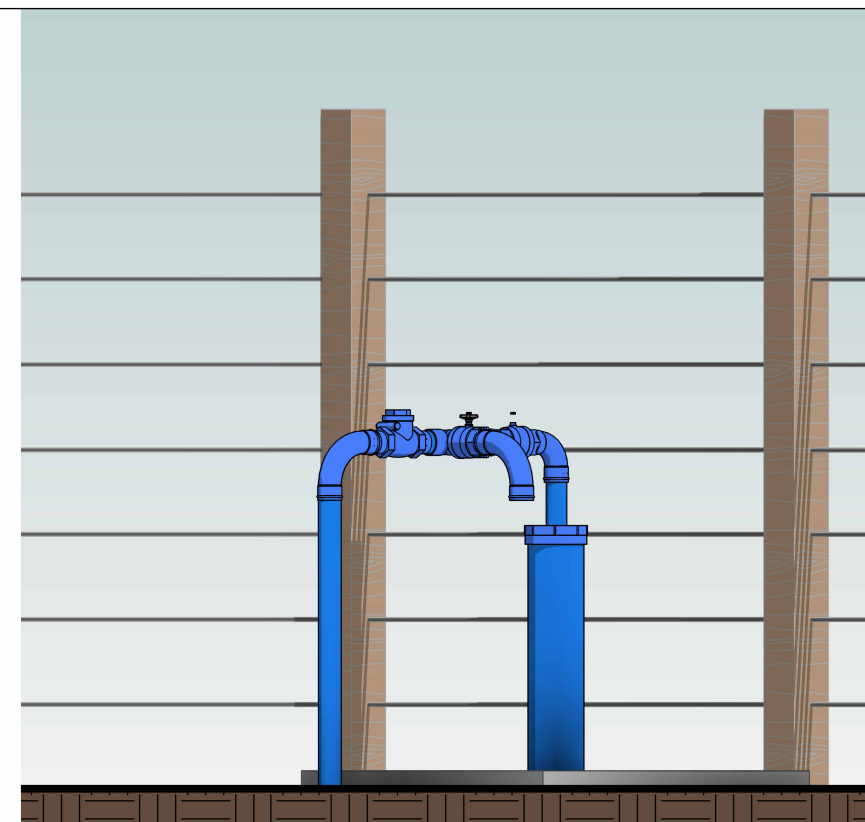

02 ELEVAÇÃO, CAVALETE PTP 02
Escala 1 : 20

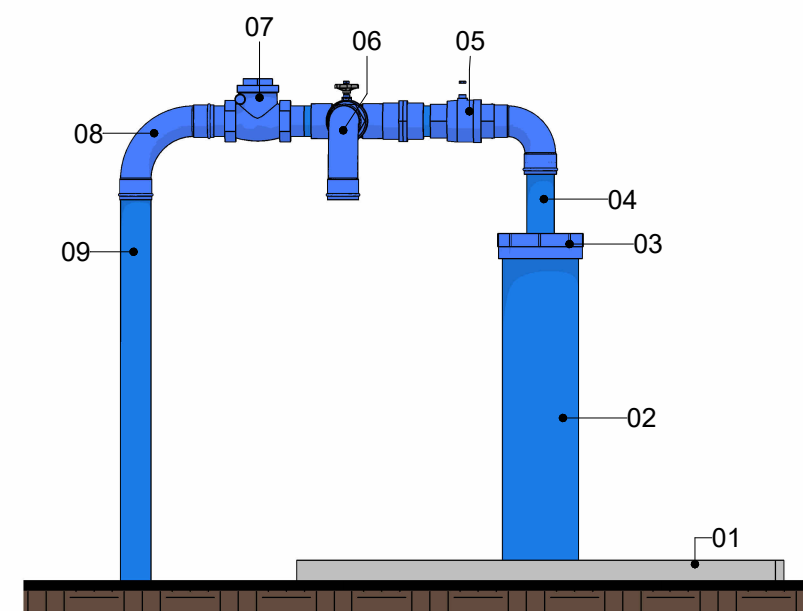

04 CAVALETE PTP 02
Escala 1 : 15

LEGENDA

- 1. Laje Proteção Sanitária
- 2. Tubo de Revestimento
- 3. Tampa de Vedação
- 4. Tubo de Recalque
- 5. Registro
- 6. Derivação com registro
- 7. Válvula de retenção
- 8. Curva
- 9. Tubulação de saída



CONTRATADA:
VVRGROUP Engenharia e Gestão de Ativos Imobiliários Ltda.
CNPJ: 37.571.359/0001-29

RESPONSÁVEL TÉCNICO:
Vitor Vinicius Rodrigues de Matos
Engenheiro Civil e Arquiteto Urbanista
CREA nº 241924725-6 CAU nº A269556-1

ENDEREÇO:
Município de Chapada de Areia, Tocantins
PTP 02

CONTRATANTE:
Hidro Forte Saneamento

PRANCHA:
DETALHAMENTO PTP 02

CONTEÚDO DA PRANCHA:
Levantamento cavalete do PTP 02

Nº RRT:

Data: 11/09/2025
Escala: Indicada

Nº Prancha:
03/ 04





CONTRATADA:
VVRGROUP Engenharia e Gestão de Ativos Imobiliários Ltda.
CNPJ: 37.571.359/0001-29

RESPONSÁVEL TÉCNICO:
Vitor Vinicius Rodrigues de Matos
Engenheiro Civil e Arquiteto Urbanista
CREA nº 241924725-6 CAU nº A269556-1

ENDEREÇO:
Município de Chapada de Areia, Tocantins
PTP 02

CONTRATANTE:
Hidro Forte Saneamento

PRANCHA:
REGISTROS FOTOGRÁFICOS

CONTEÚDO DA PRANCHA:
Registros Fotográficos do PTP 02

Nº RRT:

Data: 11/09/2025
Escala: Indicada

Nº Prancha:
04/ 04

