

A - CHAPADA DE AREIA

LOCALIZAÇÃO DOS ATIVOS



LEGENDA

-  LOCALIZAÇÃO DO ATIVO
-  PERÍMETRO URBANO
- 
- PTP: POÇO TUBULAR PROFUNFO
- REL: RESERVATÓRIO ELEVADO
- RAP: RESERVATÓRIO APOIADO
- ETA: ESTAÇÃO DE TRATAMENTO DE ÁGUA
- UTS: UNIDADE DE TRATAMENTO SIMPLIFICADO
- RSE: RESERVATÓRIO SEMI-ENTERRADO



VVR GROUP

ENGENHARIA E GESTÃO
DE ATIVOS IMOBILIÁRIOS

CONTRATADA:
VVRGROUP Engenharia e Gestão de Ativos
Imobiliários Ltda.
CNPJ: 37.571.359/0001-29

RESPONSÁVEL TÉCNICO:
Vitor Vinicius Rodrigues de Matos
Engenheiro Civil e Arquiteto Urbanista
CREA nº 241924725-6 CAU nº A269556-1

ENDEREÇO:
Município de Chapada de Areia, Tocantins
PTP 01

CONTRATANTE:
Hidro Forte Saneamento

PRANCHA:
LOCALIZAÇÃO PTP 01

CONTEÚDO DA PRANCHA:
Localização do PTP 01

Nº RRT:

Nº Prancha:
01/ 04

Data: 11/09/2025
Escala: Indicada

ACESSAR ARQUIVOS



B - MICROLOCALIZAÇÃO


PTP 01 (UTS 001) - COORDENADAS: -10.140474269934524, -49.17673938633893




C - VISTORIA NO LOCAL

PTP 01 (UTS 001) - COORDENADAS: -10.140474269934524, -49.17673938633893



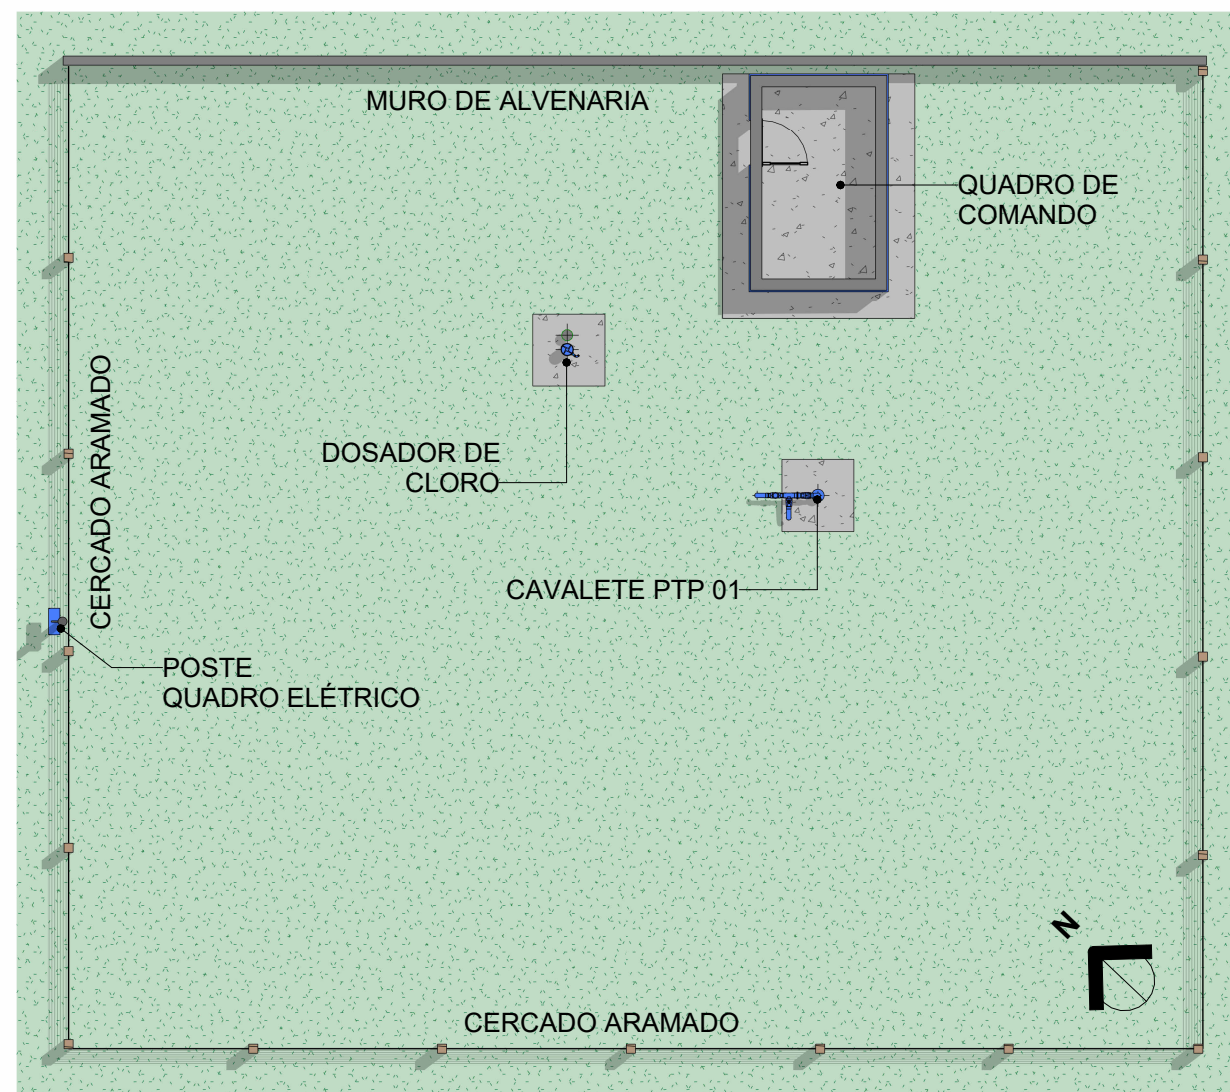

1 Planta Baixa Layout
Escala 1 : 100

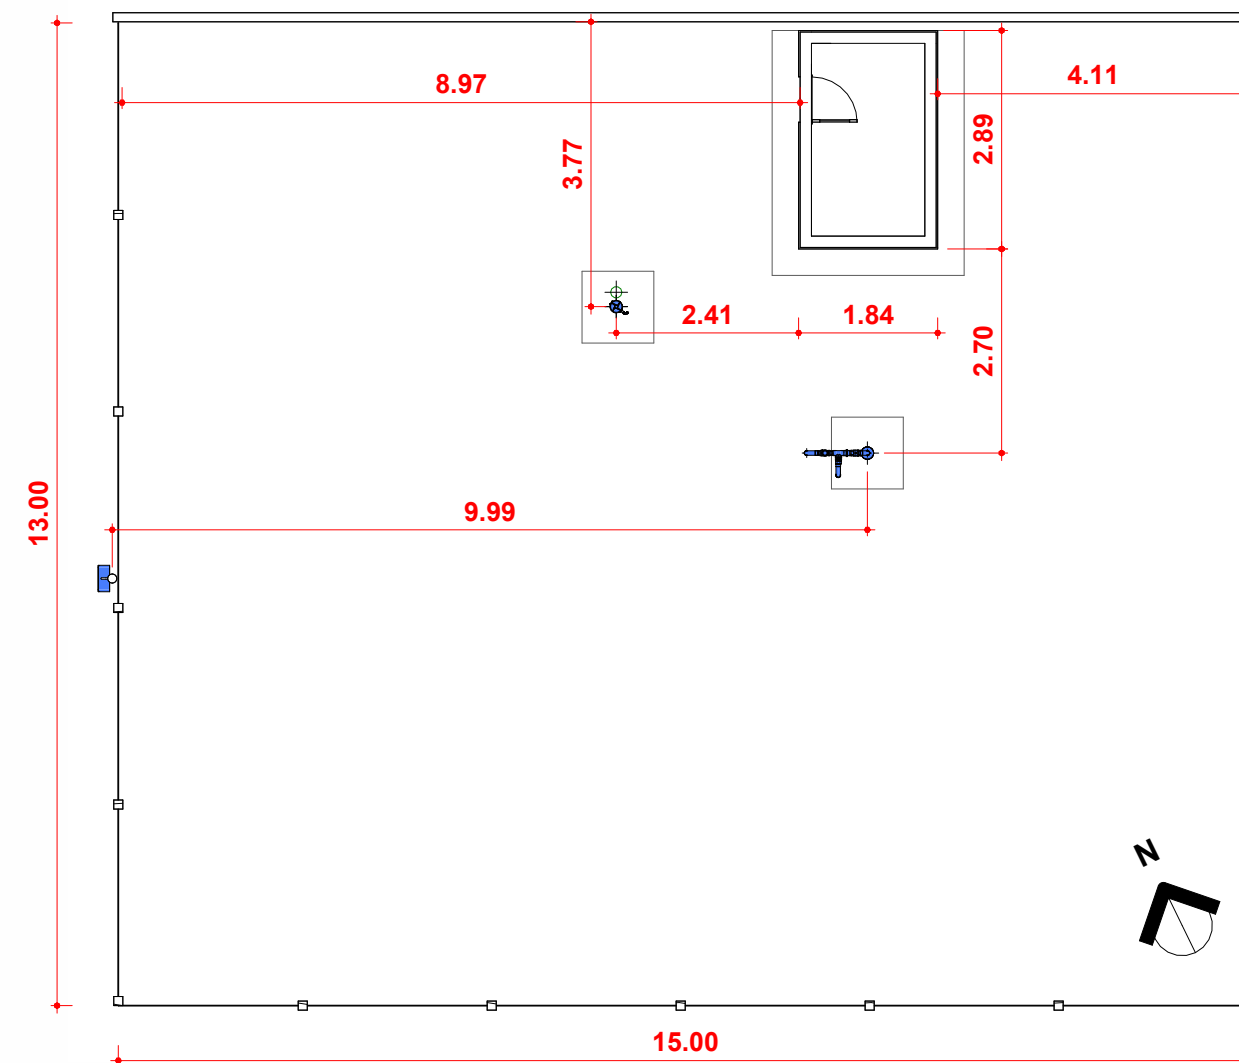

2 Planta Baixa Técnica
Escala 1 : 100



CONTRATADA:
VVRGROUP Engenharia e Gestão de Ativos Imobiliários Ltda.
CNPJ: 37.571.359/0001-29

RESPONSÁVEL TÉCNICO:
Vitor Vinicius Rodrigues de Matos
Engenheiro Civil e Arquiteto Urbanista
CREA nº 241924725-6 CAU nº A269556-1

ENDEREÇO:
Município de Chapada de Areia, Tocantins
PTP 01

CONTRATANTE:
Hidro Forte Saneamento

PRANCHA:
DETALHAMENTO PTP 01

CONTEÚDO DA PRANCHA:
Levantamento plantas baixas
caveleto do PTP 01


Nº RRT:

Data: 11/09/2025
Escala: Indicada


Nº Prancha:
02/ 04

[ACESSAR ARQUIVOS](#)





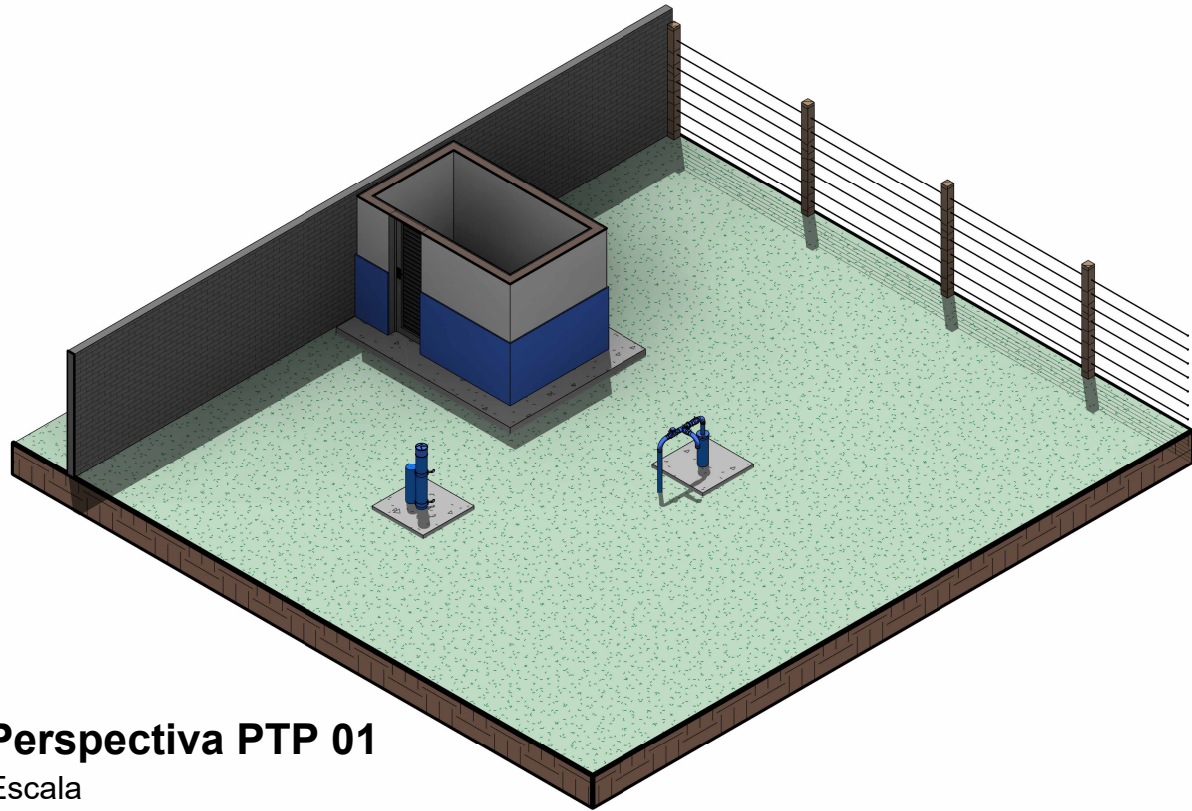


01 Perspectiva PTP 01
Escala

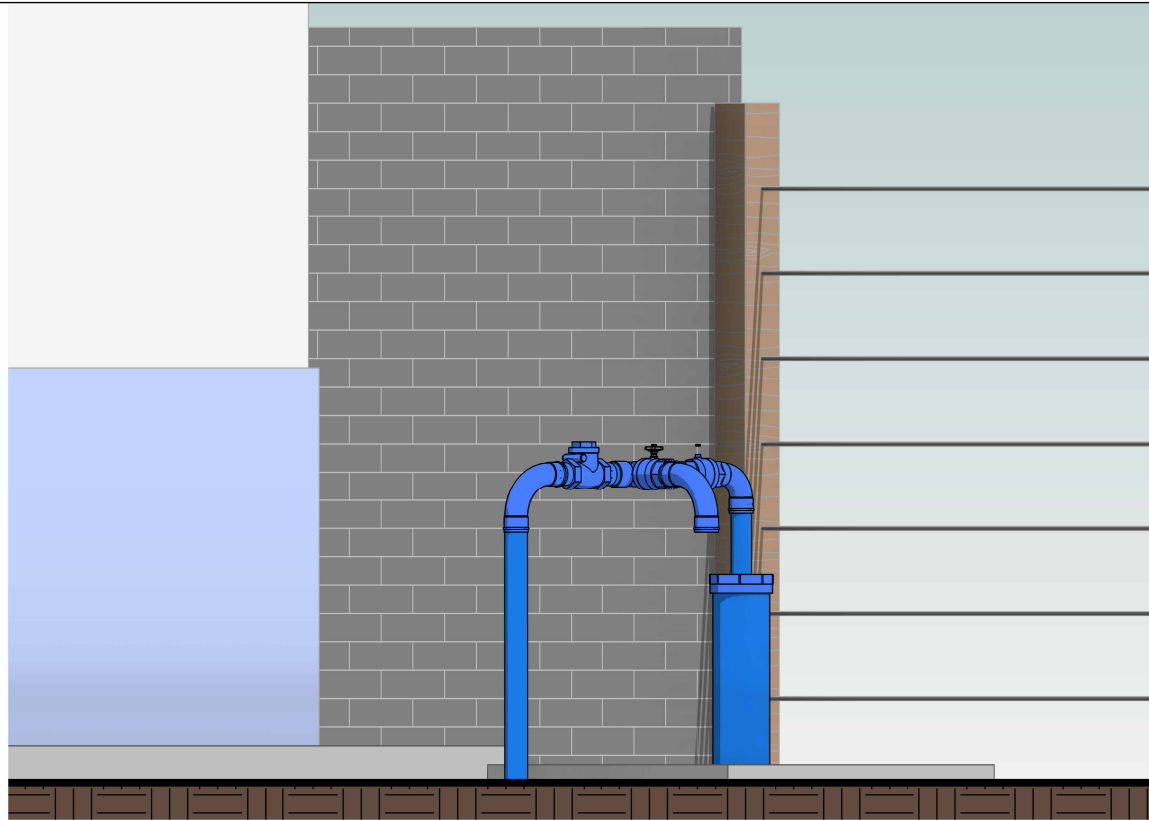

02 ELEVÇÃO, CAVALETE PTP 01
Escala 1 : 20

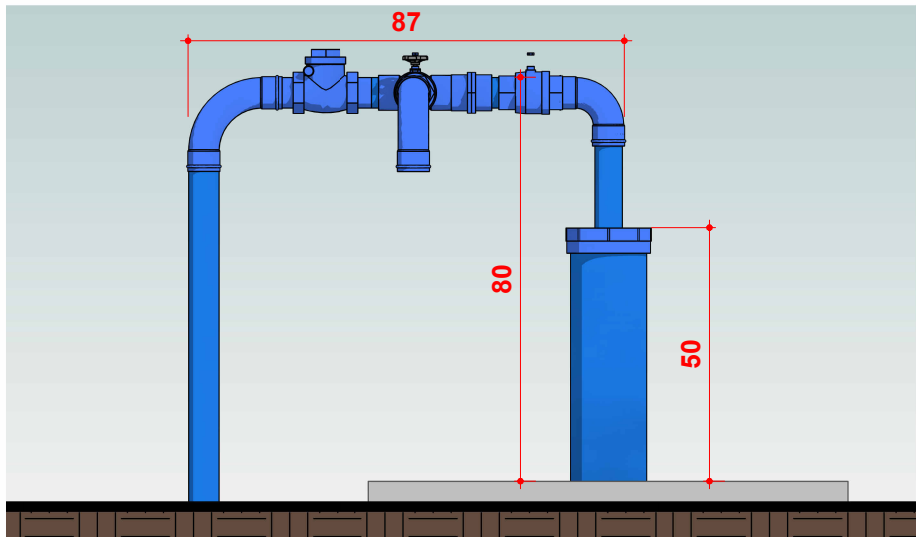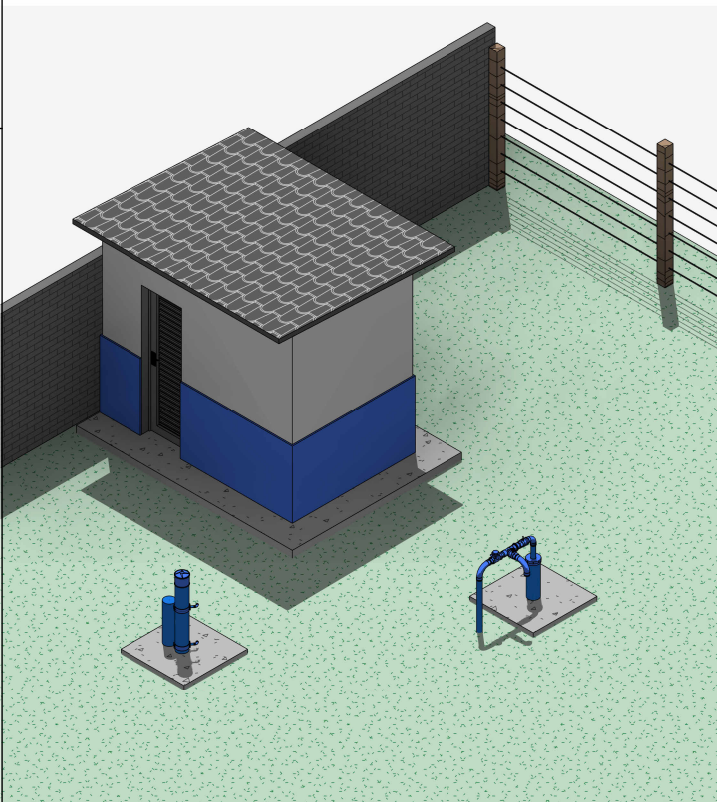

03 CAVALETE PTP 1
Escala 1 : 15

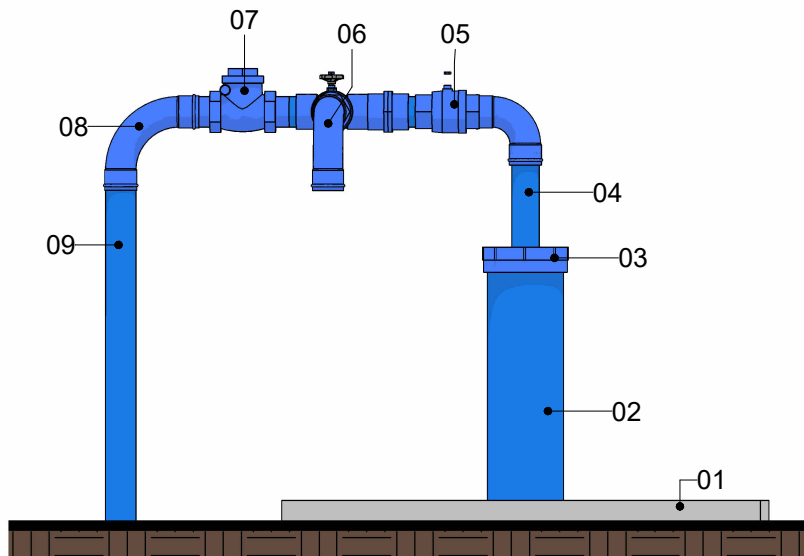

04 CAVALETE PTP 01
Escala 1 : 15

LEGENDA

- 1. Laje Proteção Sanitária
- 2. Tubo de Revestimento
- 3. Tampa de Vedação
- 4. Tubo de Recalque Ø67mm
- 5. Registro
- 6. Derivação com registro
- 7. Válvula de retenção
- 8. Curva
- 9. Tubulação de saída Ø60mm



CONTRATADA:
VVRGROUP Engenharia e Gestão de Ativos Imobiliários Ltda.
CNPJ: 37.571.359/0001-29

RESPONSÁVEL TÉCNICO:
Vitor Vinicius Rodrigues de Matos
Engenheiro Civil e Arquiteto Urbanista
CREA nº 241924725-6 CAU nº A269556-1

ENDEREÇO:
Município de Chapada de Areia, Tocantins
PTP 01

CONTRATANTE:
Hidro Forte Saneamento

PRANCHA:
DETALHAMENTO PTP 01

CONTEÚDO DA PRANCHA:
Levantamento cavalete do PTP 01


Nº RRT:

Data: 11/09/2025
Escala: Indicada

Nº Prancha:
03/ 04

ACESSAR ARQUIVOS



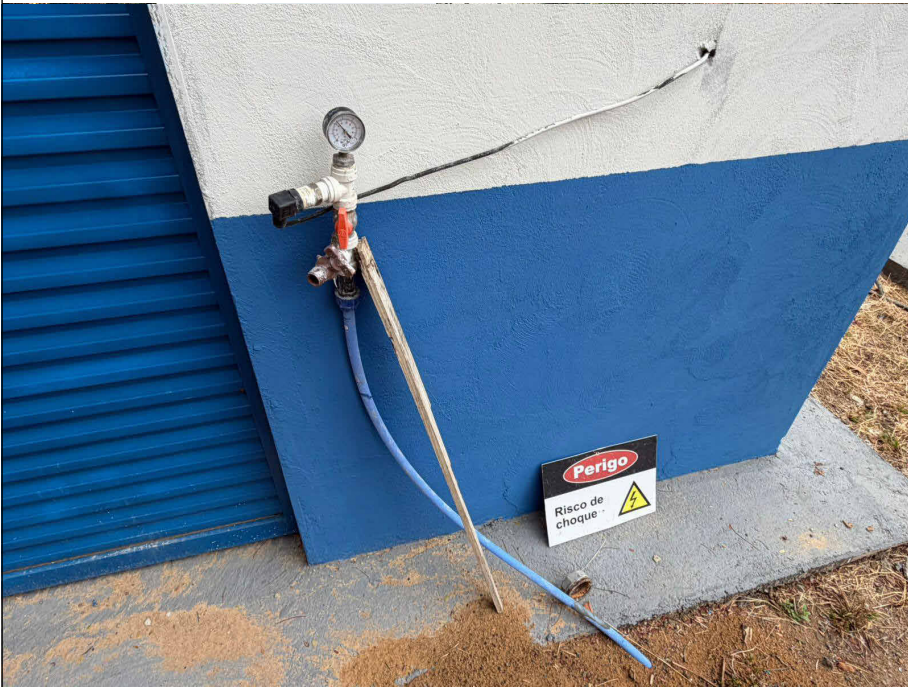

CONTRATADA:
VVRGROUP Engenharia e Gestão de Ativos
Imobiliários Ltda.
CNPJ: 37.571.359/0001-29

RESPONSÁVEL TÉCNICO:
Vitor Vinicius Rodrigues de Matos
Engenheiro Civil e Arquiteto Urbanista
CREA nº 241924725-6 CAU nº A269556-1

ENDEREÇO:
Município de Chapada de Areia, Tocantins
PTP 01

CONTRATANTE:
Hidro Forte Saneamento

PRANCHA:
REGISTROS FOTOGRÁFICOS

CONTEÚDO DA PRANCHA:
Registros Fotográficos do PTP 01

Nº RRT:

Data: 11/09/2025
Escala: Indicada

Nº Prancha:
04/ 04

[ACESSAR ARQUIVOS](#)

