


A - DUERÉ

LOCALIZAÇÃO DOS ATIVOS

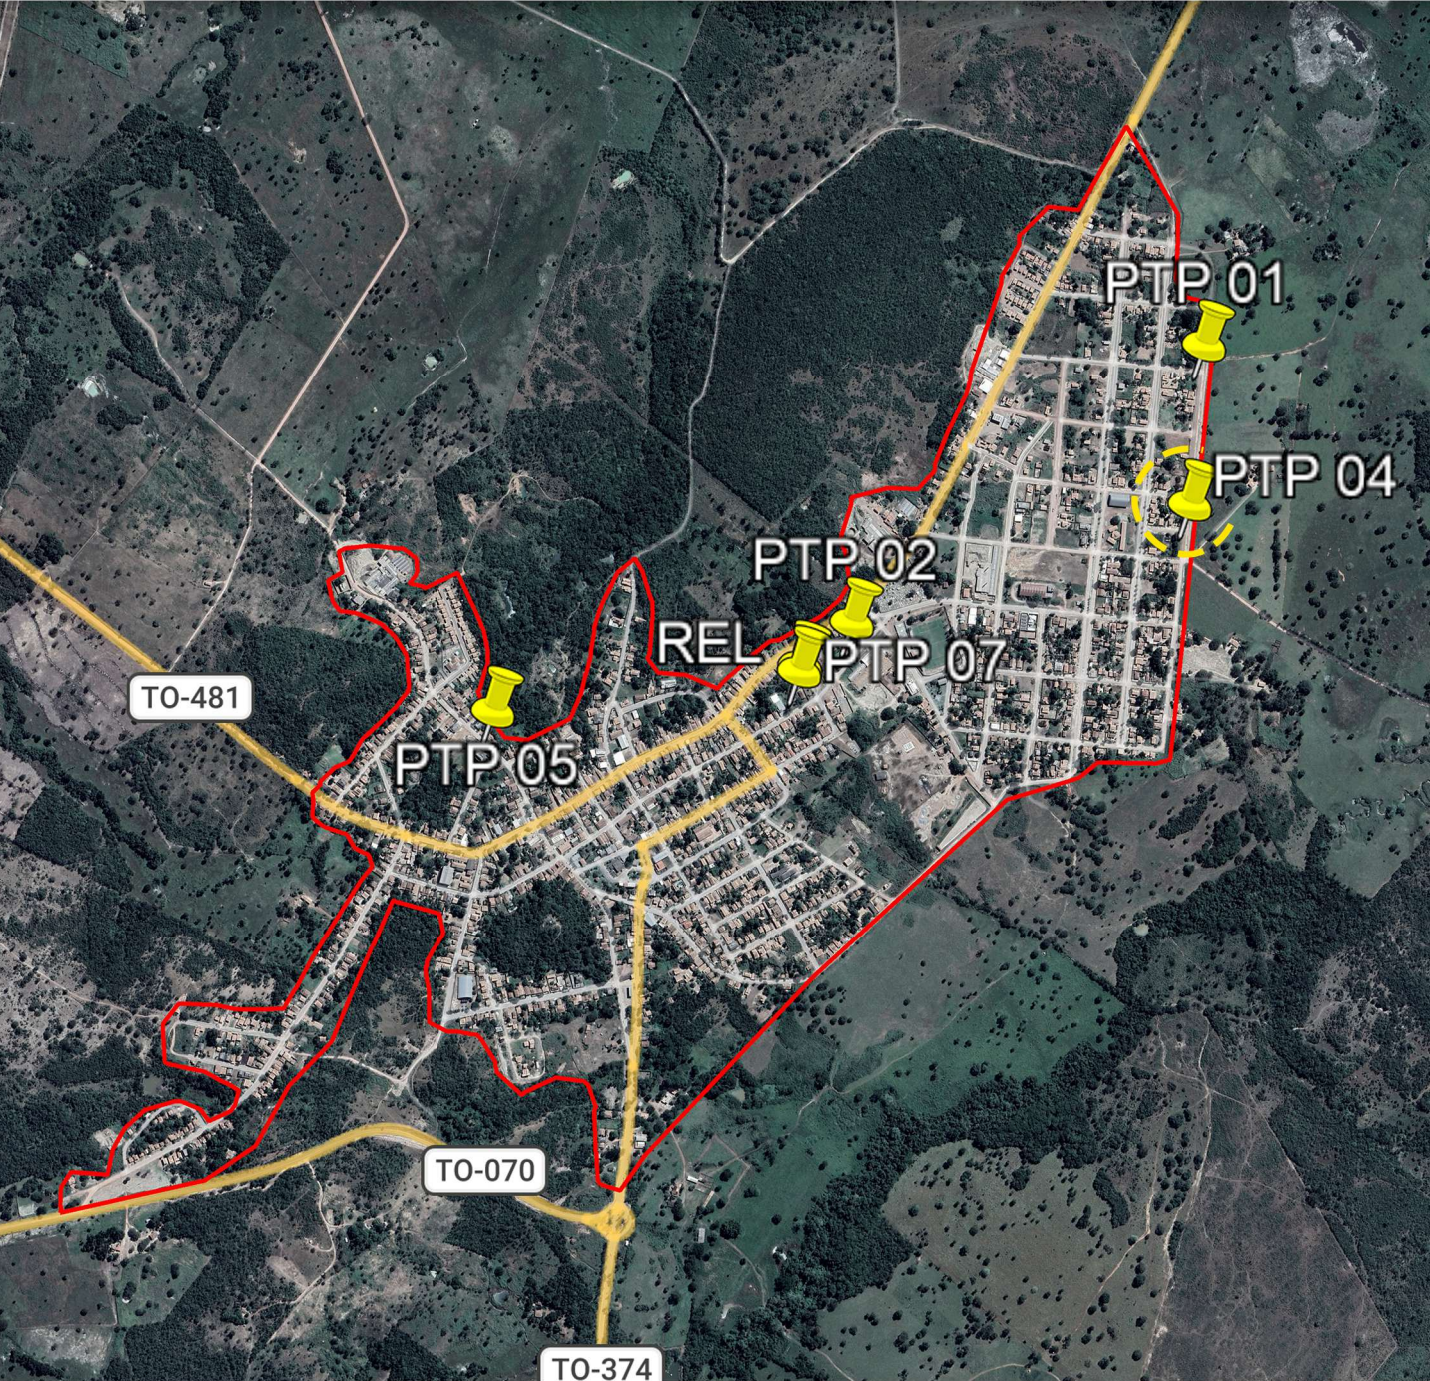

LEGENDA

-  LOCALIZAÇÃO DO ATIVO
-  PERÍMETRO URBANO
- 
- PTP: POÇO TUBULAR PROFUNFO
- REL: RESERVATÓRIO ELEVADO
- RAP: RESERVATÓRIO APOIADO
- ETA: ESTAÇÃO DE TRATAMENTO DE ÁGUA
- UTS: UNIDADE DE TRATAMENTO SIMPLIFICADO
- RSE: RESERVATÓRIO SEMI-ENTERRADO



VVR GROUP

ENGENHARIA E GESTÃO
DE ATIVOS IMOBILIÁRIOS

CONTRATADA:
VVRGROUP Engenharia e Gestão de Ativos
Imobiliários Ltda.
CNPJ: 37.571.359/0001-29

RESPONSÁVEL TÉCNICO:
Vitor Vinicius Rodrigues de Matos
Engenheiro Civil e Arquiteto Urbanista
CREA nº 241924725-6 CAU nº A269556-1

ENDEREÇO:
Município de Dueré, Tocantins
PTP 04

CONTRATANTE:
Hidro Forte Saneamento

B - MICROLOCALIZAÇÃO

PTP 04 - COORDENADAS: -11.336715041949374, -49.25865851669214



C - VISTORIA NO LOCAL

PTP 04 - COORDENADAS: -11.336715041949374, -49.25865851669214



PRANCHA:
LOCALIZAÇÃO PTP 04

CONTEÚDO DA PRANCHA:
Localização do PTP 04


Nº RRT:

Data: 11/09/2025
Escala: Indicada


Nº Prancha:
01/ 03

ACESSAR ARQUIVOS



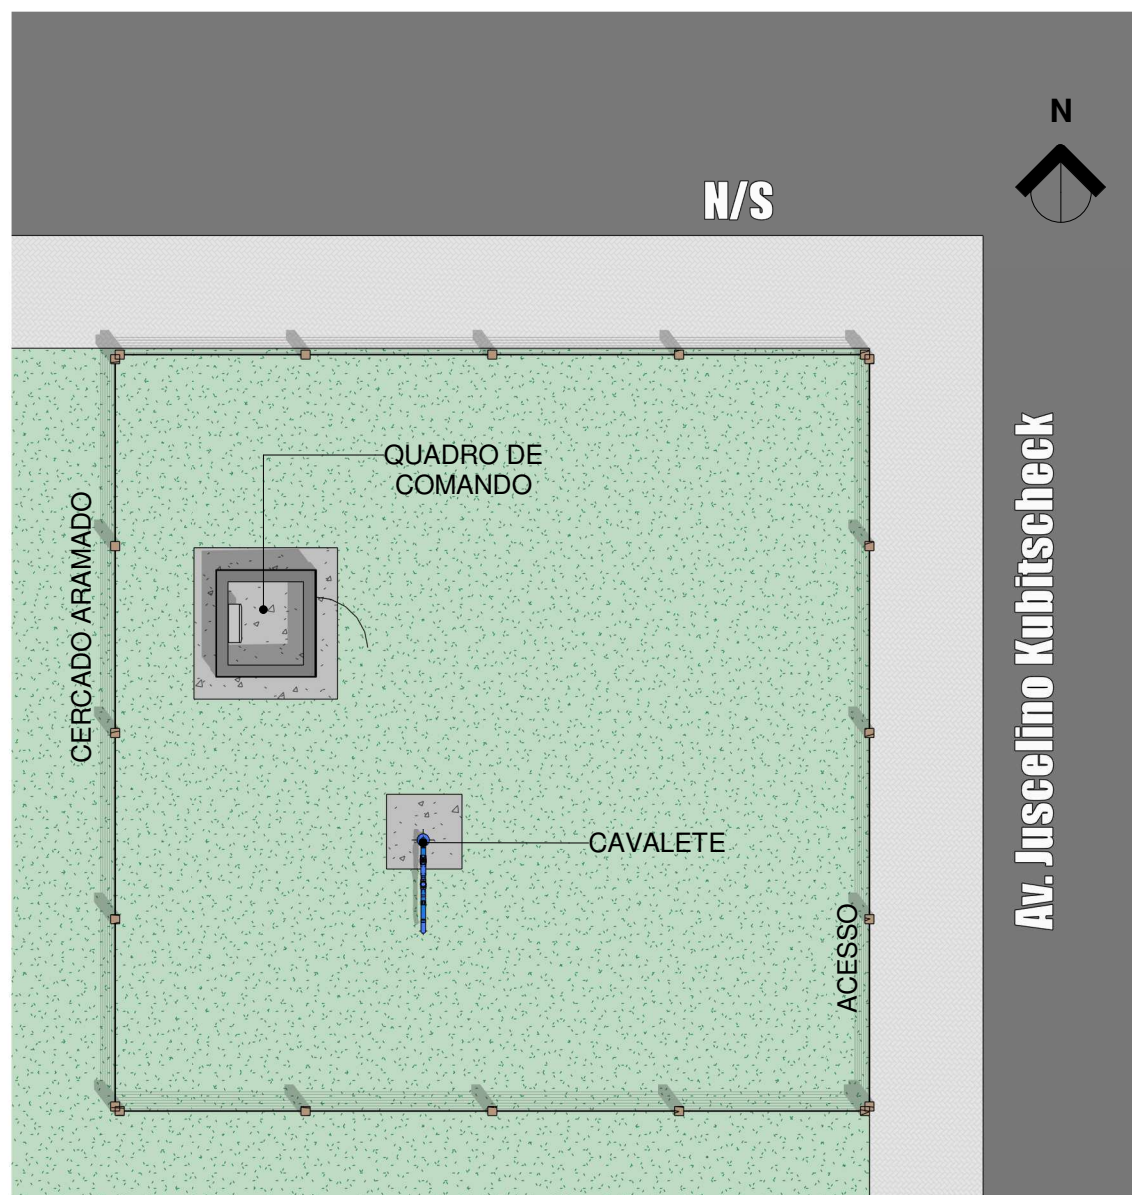

1 Planta Baixa Layout
Escala 1 : 100

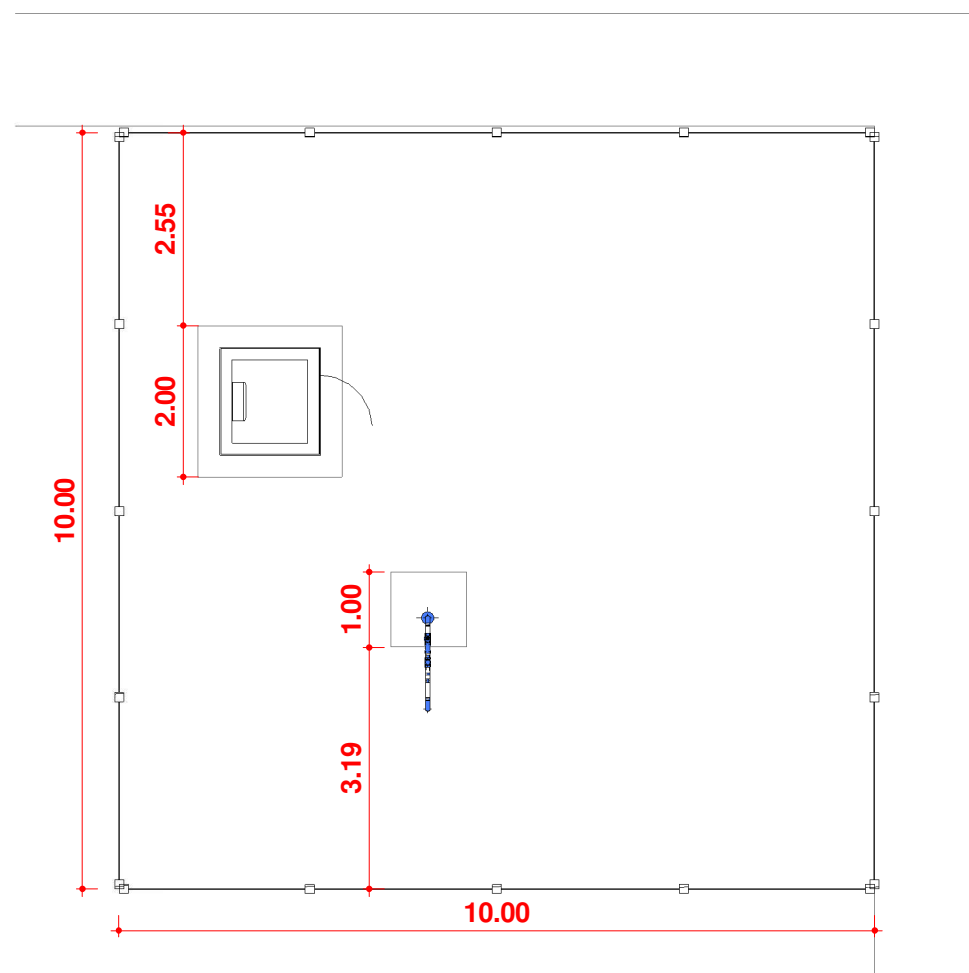

2 Planta Baixa Técnica
Escala 1 : 100



CONTRATADA:
VVRGROUP Engenharia e Gestão de Ativos
Imobiliários Ltda.
CNPJ: 37.571.359/0001-29

RESPONSÁVEL TÉCNICO:
Vitor Vinicius Rodrigues de Matos
Engenheiro Civil e Arquiteto Urbanista
CREA nº 241924725-6 CAU nº A269556-1

ENDEREÇO:
Município de Dueré, Tocantins
PTP 04

CONTRATANTE:
Hidro Forte Saneamento

PRANCHA:
DETALHAMENTO PTP 04

CONTEÚDO DA PRANCHA:
Levantamento plantas baixas
caveleto do PTP 04


Nº RRT:

Data: 11/09/2025
Escala: Indicada



Nº Prancha:
02/ 03

[ACESSAR ARQUIVOS](#)




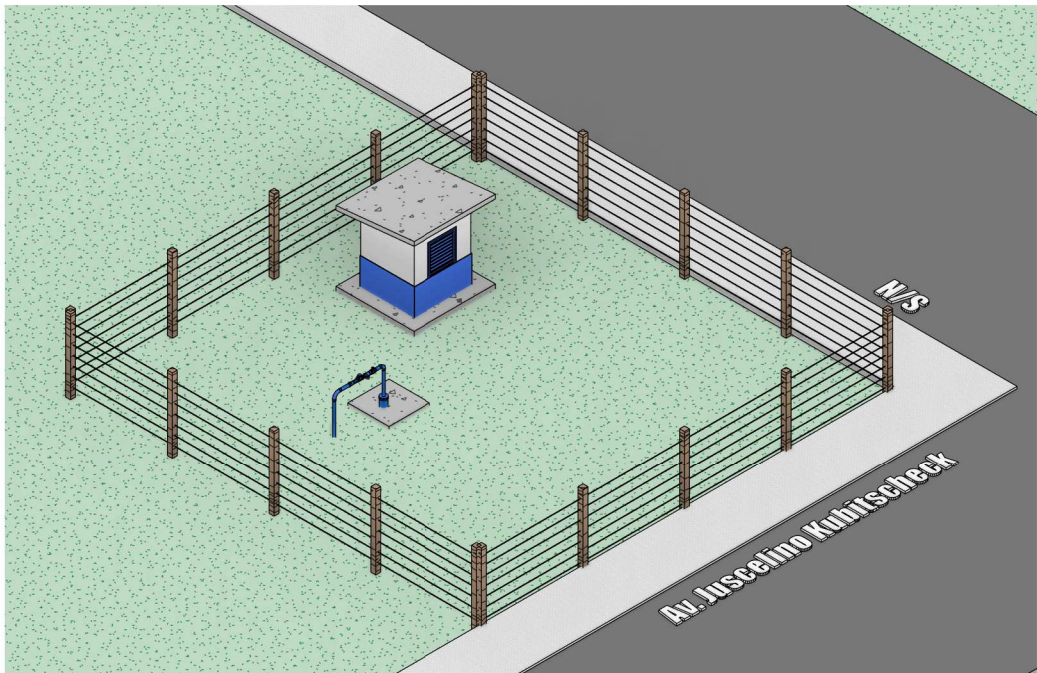

01 Perspectiva PTP 04
Escala

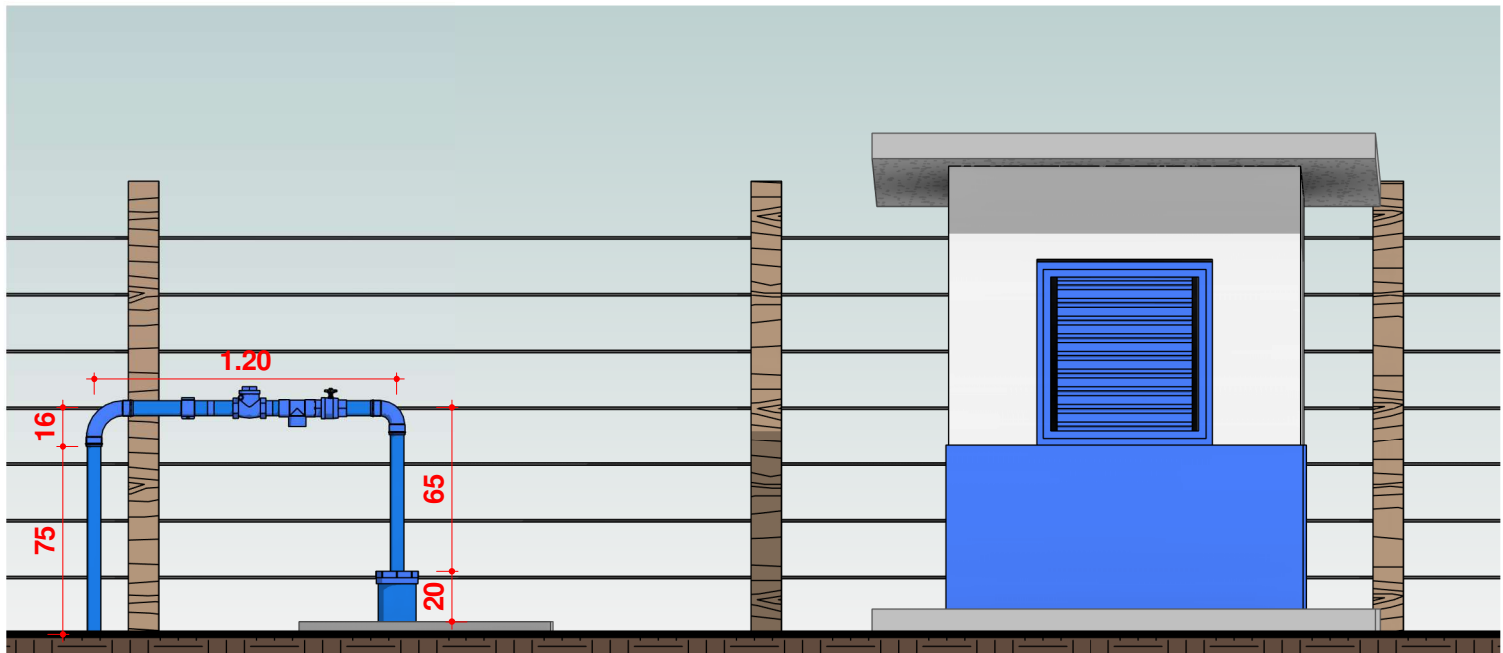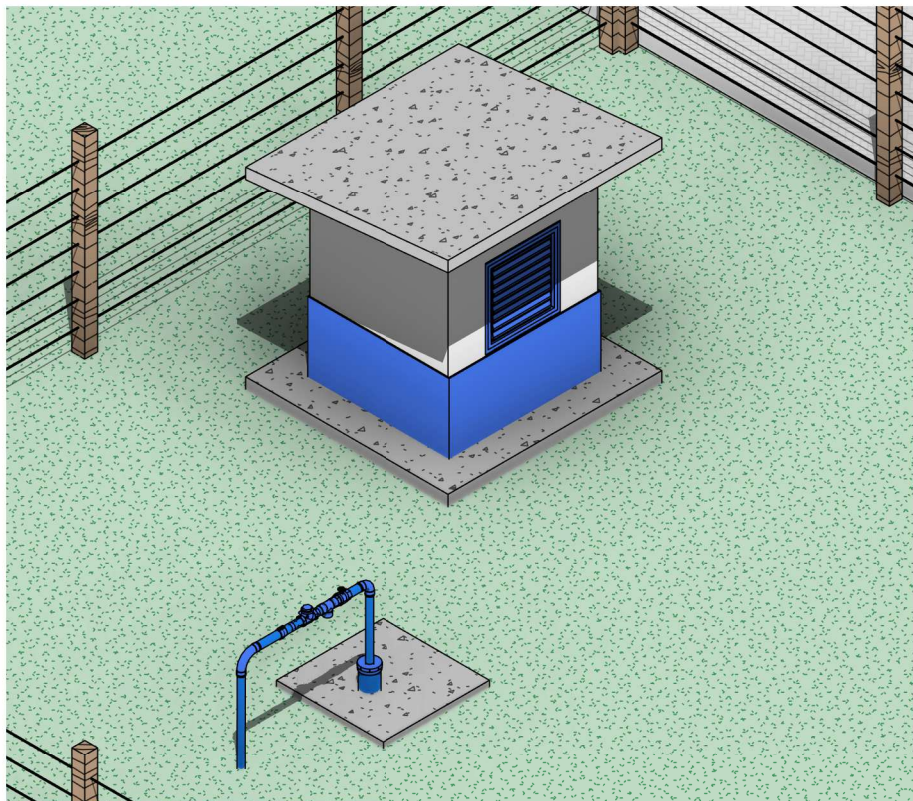

3 ELEVAÇÃO, CAVALETE PTP 04
Escala 1 : 30

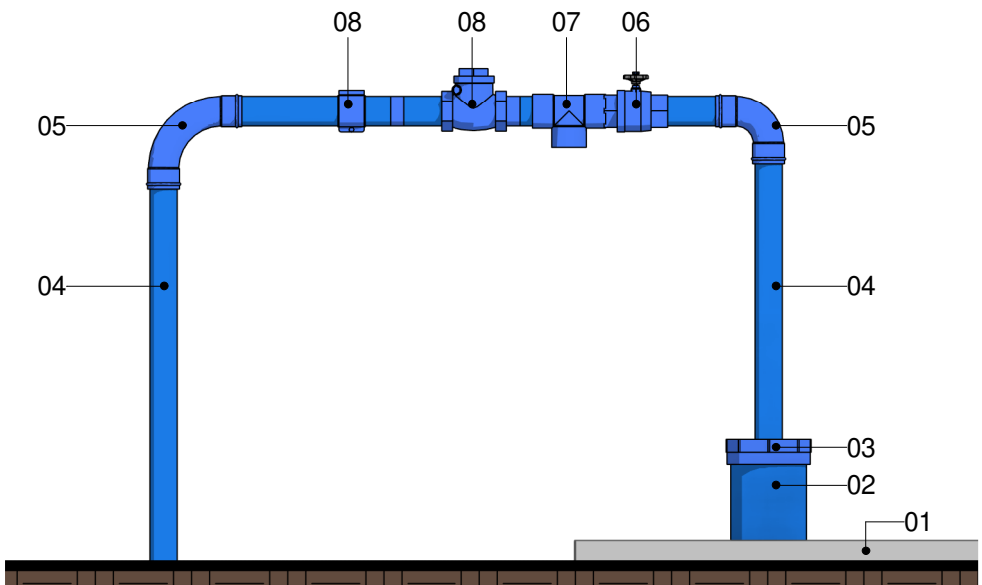

5 CAVALETE PTP 04
Escala 1 : 15

LEGENDA

- 1. Laje Proteção Sanitária
- 2. Tubo de Revestimento
- 3. Tampa de Vedação
- 4. Tubo Galvanizado Ø60m
- 5. Cotovelo de 90°
- 6. Válvula Ventosa
- 7. Tê de Derivação
- 8. Válvula de retenção horizontal
- 9. Tê com Torneira de Amostra



CONTRATADA:
VVRGROUP Engenharia e Gestão de Ativos
Imobiliários Ltda.
CNPJ: 37.571.359/0001-29

RESPONSÁVEL TÉCNICO:
Vitor Vinicius Rodrigues de Matos
Engenheiro Civil e Arquiteto Urbanista
CREA nº 241924725-6 CAU nº A269556-1

ENDEREÇO:
Município de Dueré, Tocantins
PTP 04

CONTRATANTE:
Hidro Forte Saneamento

PRANCHA:
DETALHAMENTO PTP 04

CONTEÚDO DA PRANCHA:
Levantamento cavalete do PTP 04

Nº RRT:

Data: 11/09/2025
Escala: Indicada

Nº Prancha:
03/ 03

ACESSAR ARQUIVOS





VVR GROUP

ENGENHARIA E GESTÃO
DE ATIVOS IMOBILIÁRIOS

CONTRATADA:
VVRGROUP Engenharia e Gestão de Ativos
Imobiliários Ltda.
CNPJ: 37.571.359/0001-29

RESPONSÁVEL TÉCNICO:
Vitor Vinicius Rodrigues de Matos
Engenheiro Civil e Arquiteto Urbanista
CREA nº 241924725-6 CAU nº A269556-1

ENDEREÇO:
Município de Dueré, Tocantins
PTP 04

CONTRATANTE:
Hidro Forte Saneamento

PRANCHA:
REGISTROS FOTOGRÁFICOS

CONTEÚDO DA PRANCHA:
Registros Fotográficos do PTP 04

Nº RRT:

Data: 11/09/2025
Escala: Indicada

Nº Prancha:
04/ 03

ACESSAR ARQUIVOS

